

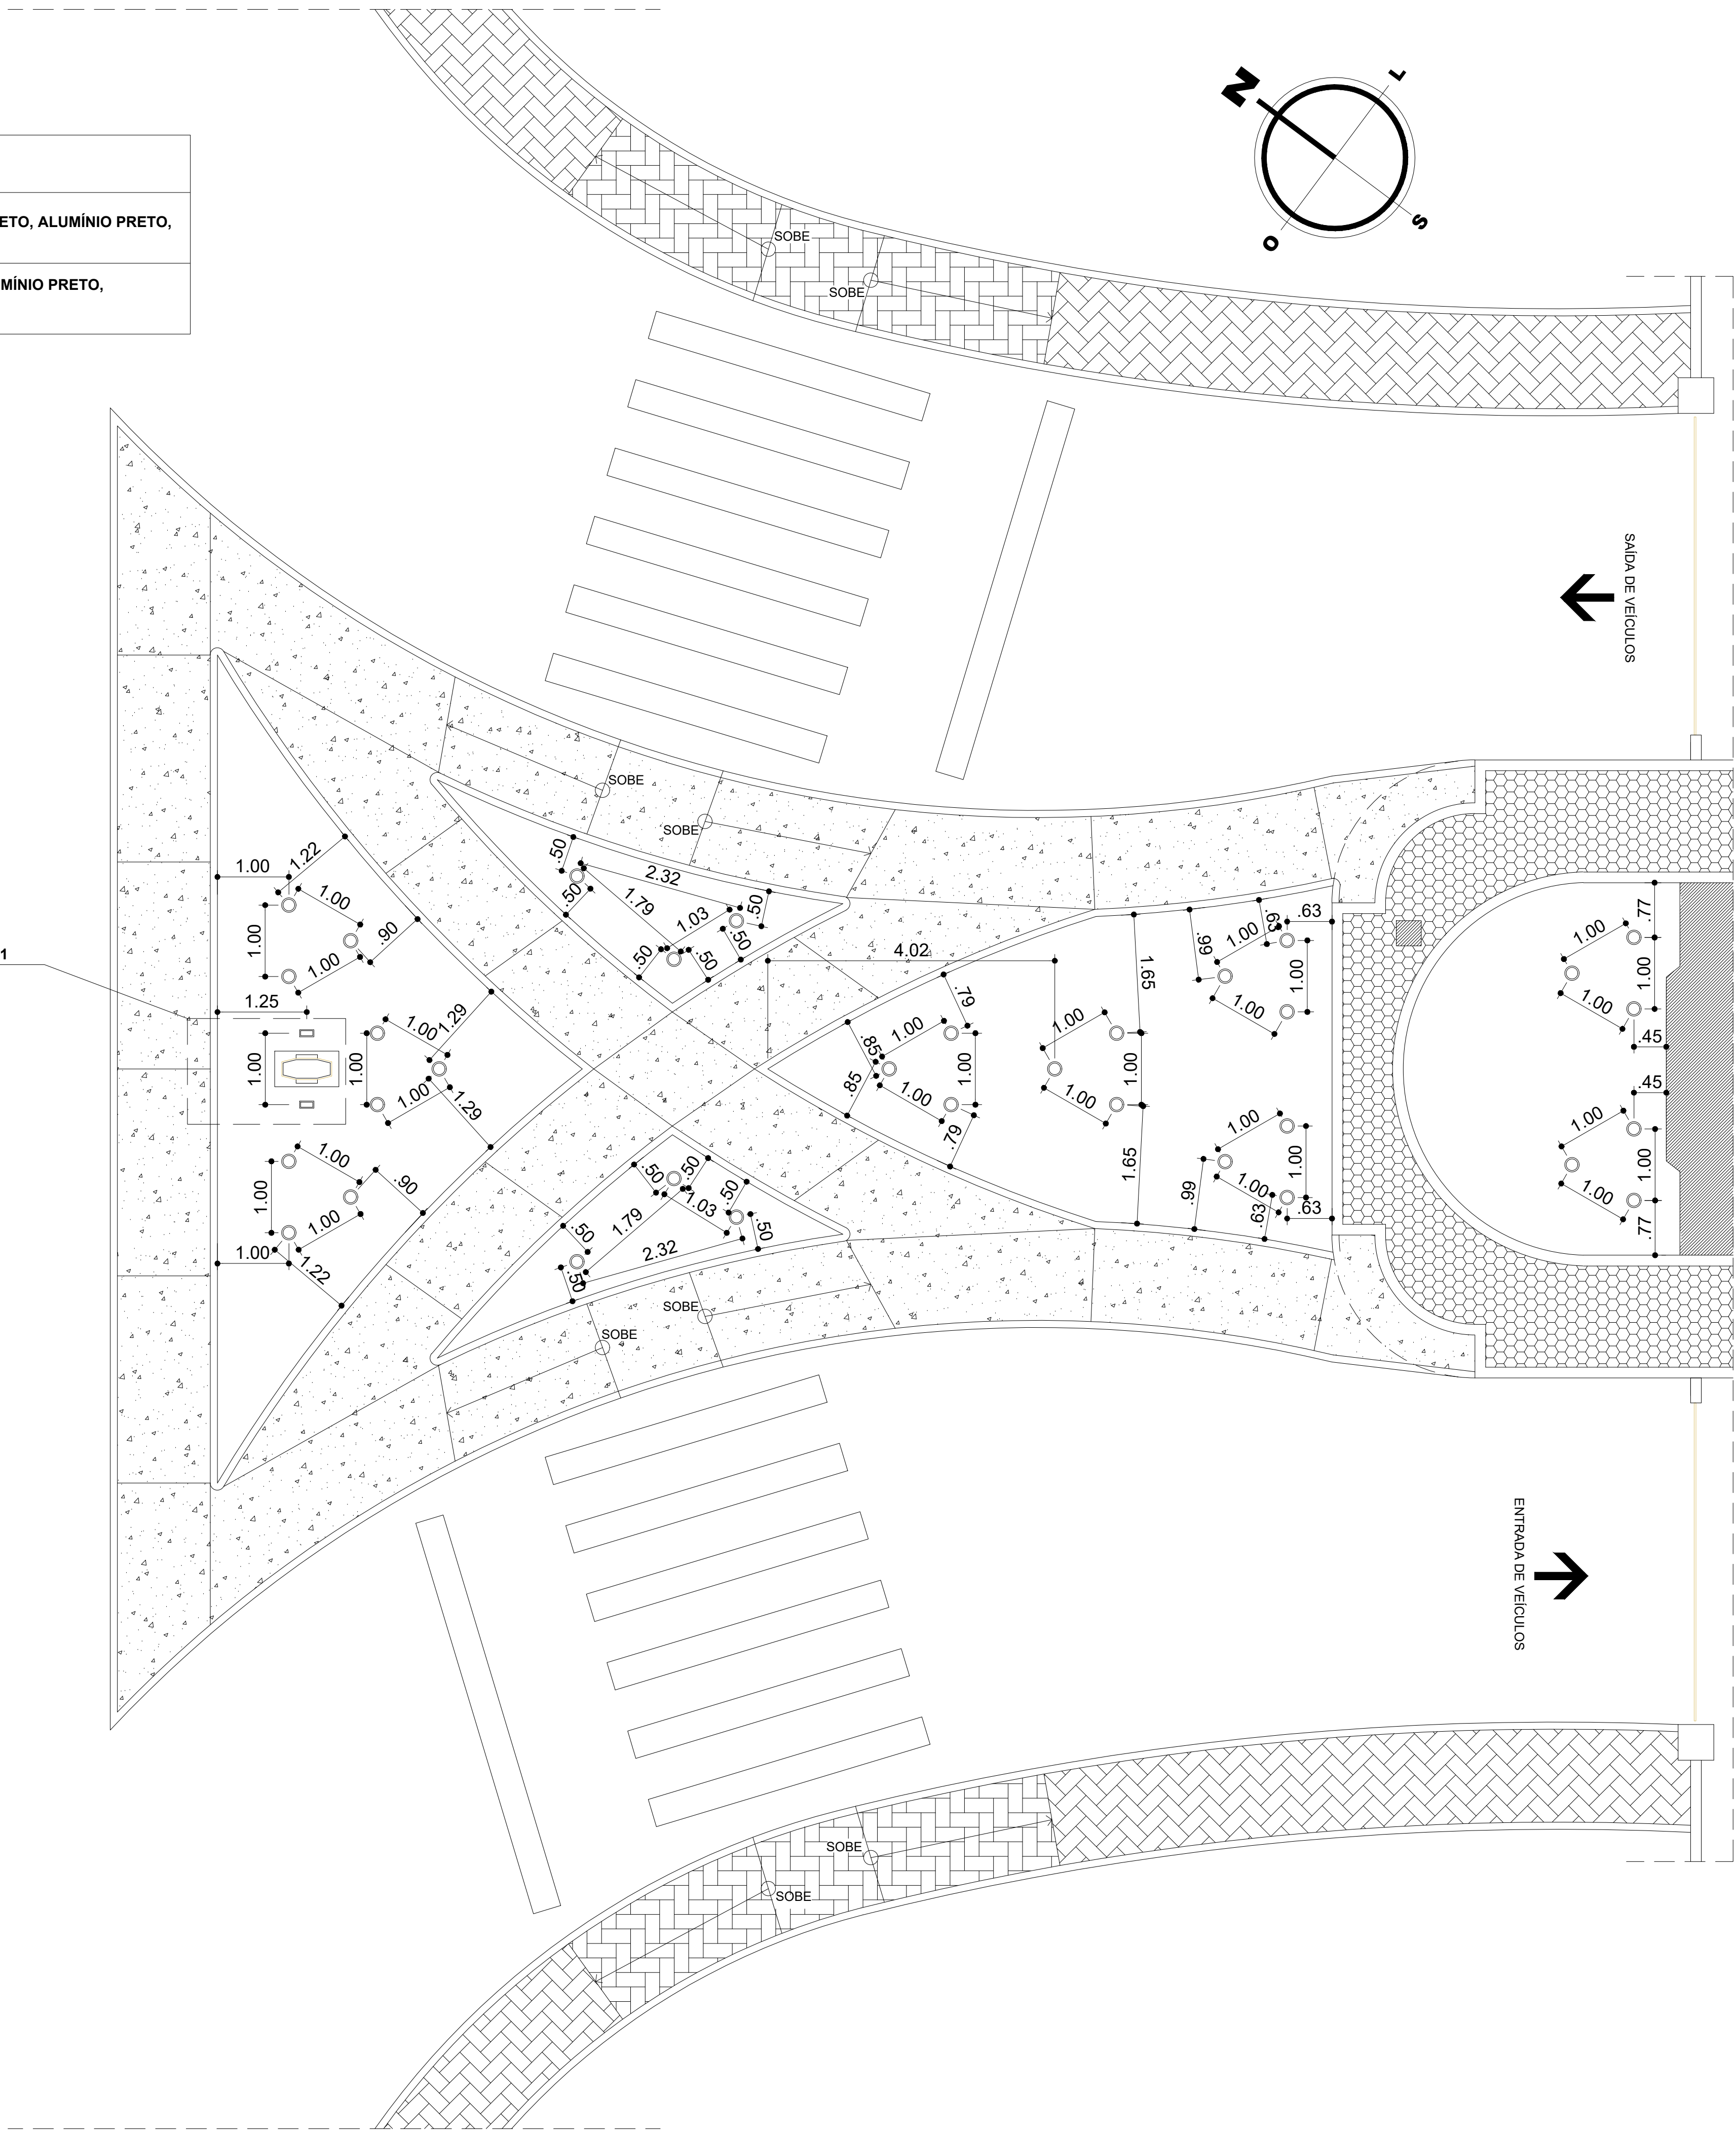


LEGENDA
LUMINÁRIA ESPETO, ALUMÍNIO PRETO, LUZ QUENTE
REFLETOR, ALUMÍNIO PRETO, LUZ QUENTE

VER DETALHE 01

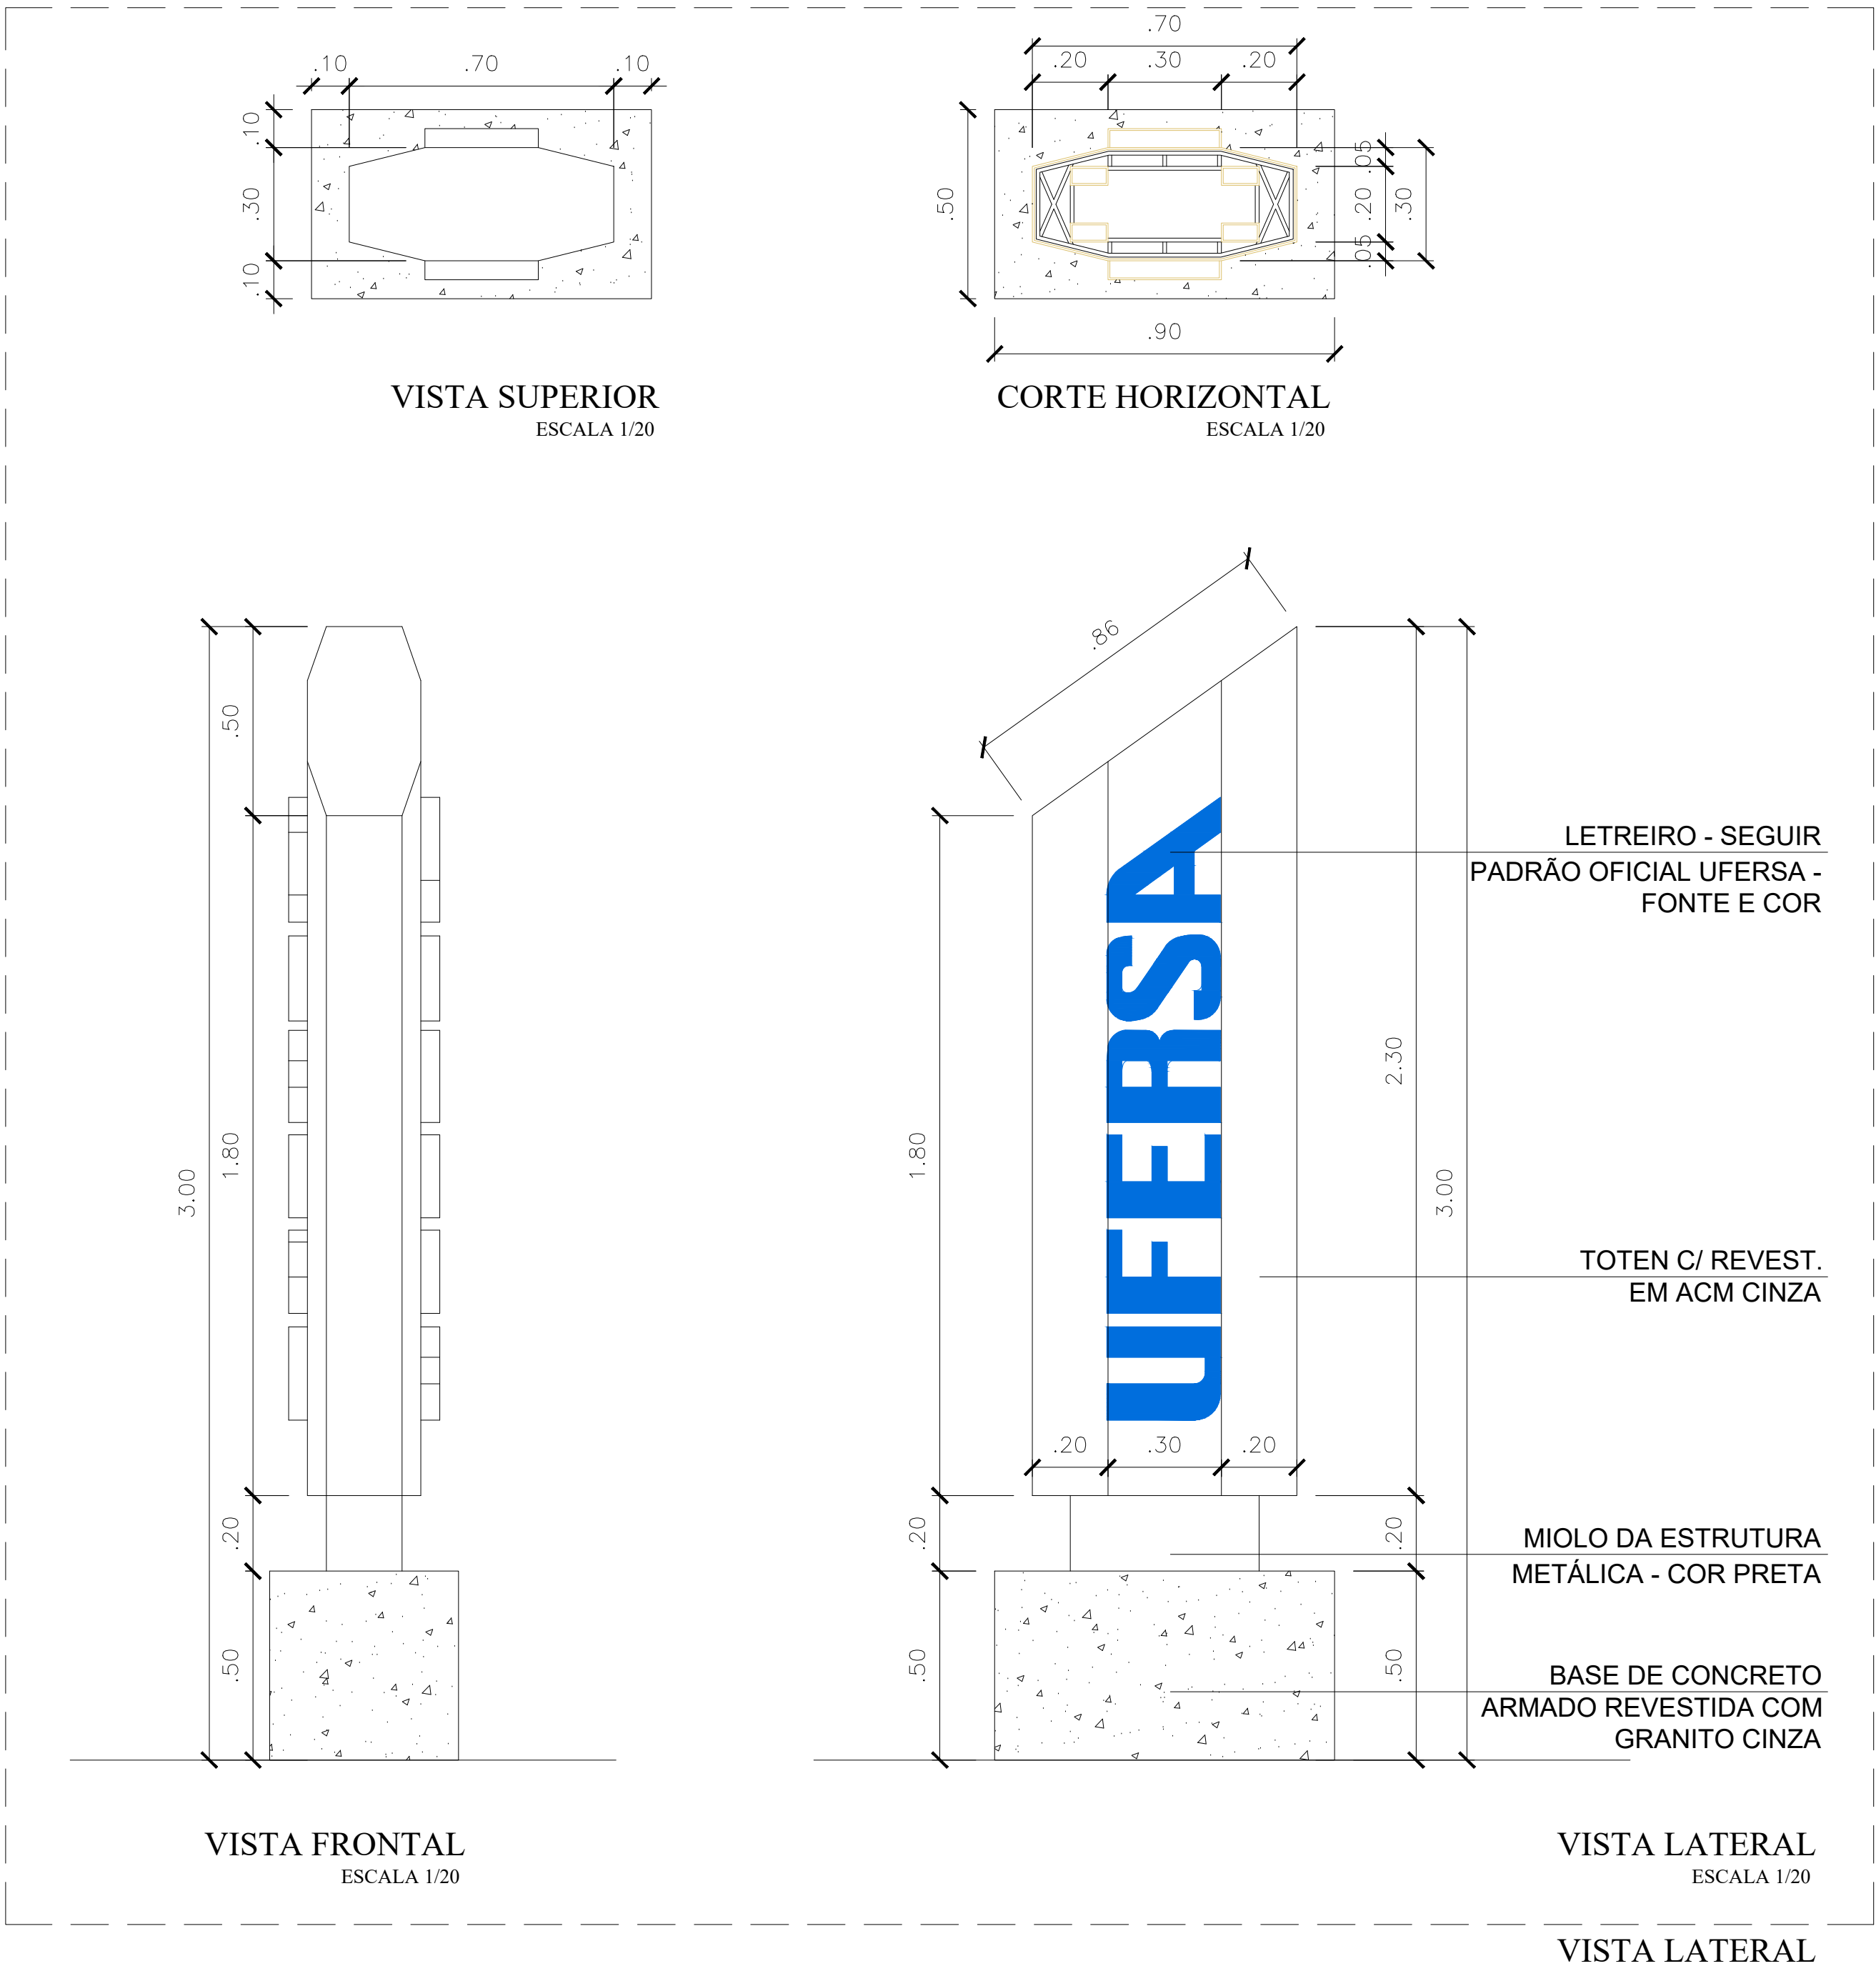

PLANTA BAIXA - ILUMINAÇÃO E SINALIZAÇÃO
ESCALA 1/75

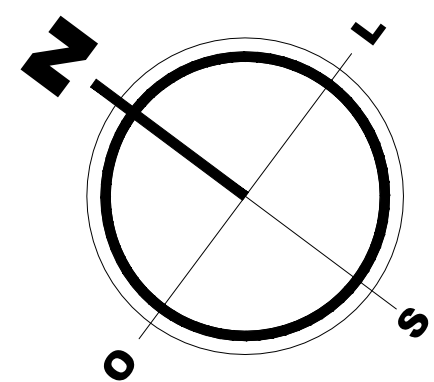

REVISÕES			
VERSÃO	ALTERAÇÕES	AUTORIA	DATA
R01	ACRESCIMADO DE UM LETREIRO VERTICAL ALÉM DE AJUSTES NA ILUMINAÇÃO	DIRETORIA DE PROJETOS E OBRAS	01/04/2025

REPRESENTANTE LEGAL:

RESPONSÁVEL TÉCNICO (PROJETO):

RESPONSÁVEL TÉCNICO (EXECUÇÃO):

UNIVERSIDADE FEDERAL

UFERSA

RURAL DO SEMI-ÁRIDO

MINISTÉRIO DA EDUCAÇÃO
UNIVERSIDADE FEDERAL RURAL DO SEMI-ÁRIDO
SUPERINTENDÊNCIA DE INFRA-ESTRUTURA
EDIFÍCIO PEDRO FERNANDES PEREIRA (ROSADÃO)
Campus Leste, Avenida Francisco Mota, 572
Baixo Pres. Costa e Silva, Mossoró/RN. CEP: 59.625-900

PROJETO:
PRAÇA DA GUARITA LESTE

ETAPA:
PROJETO

AUTORIA:
IAN CRISÓSTOMO BEZERRA DUTRA

ARQUITETO E URBANISTA
CAU/RN A39150-G

ENDEREÇO:
AV. FRANCISCO MOTA, 572, COSTA E SILVA, MOSSORÓ/RN, 59625-900

CONTEÚDO:
ILUMINAÇÃO E SINALIZAÇÃO

ESCALA:
1/75

UNIDADE:
191,46 m²

DESENHO:
IAN DUTRA

DATA:
ABRIL/2025

ARQUIVO:
MOS-IARDINGUARITA-ARQ-FXE-CP-R01.DWG

03/03

A reprodução parcial ou integral, modificações neste projeto e a sua utilização em obras diversas das abaixo especificadas, sugerirão os responsáveis às penalidades previstas na Lei dos Direitos Autorais (Lei nº 9.610/98).