


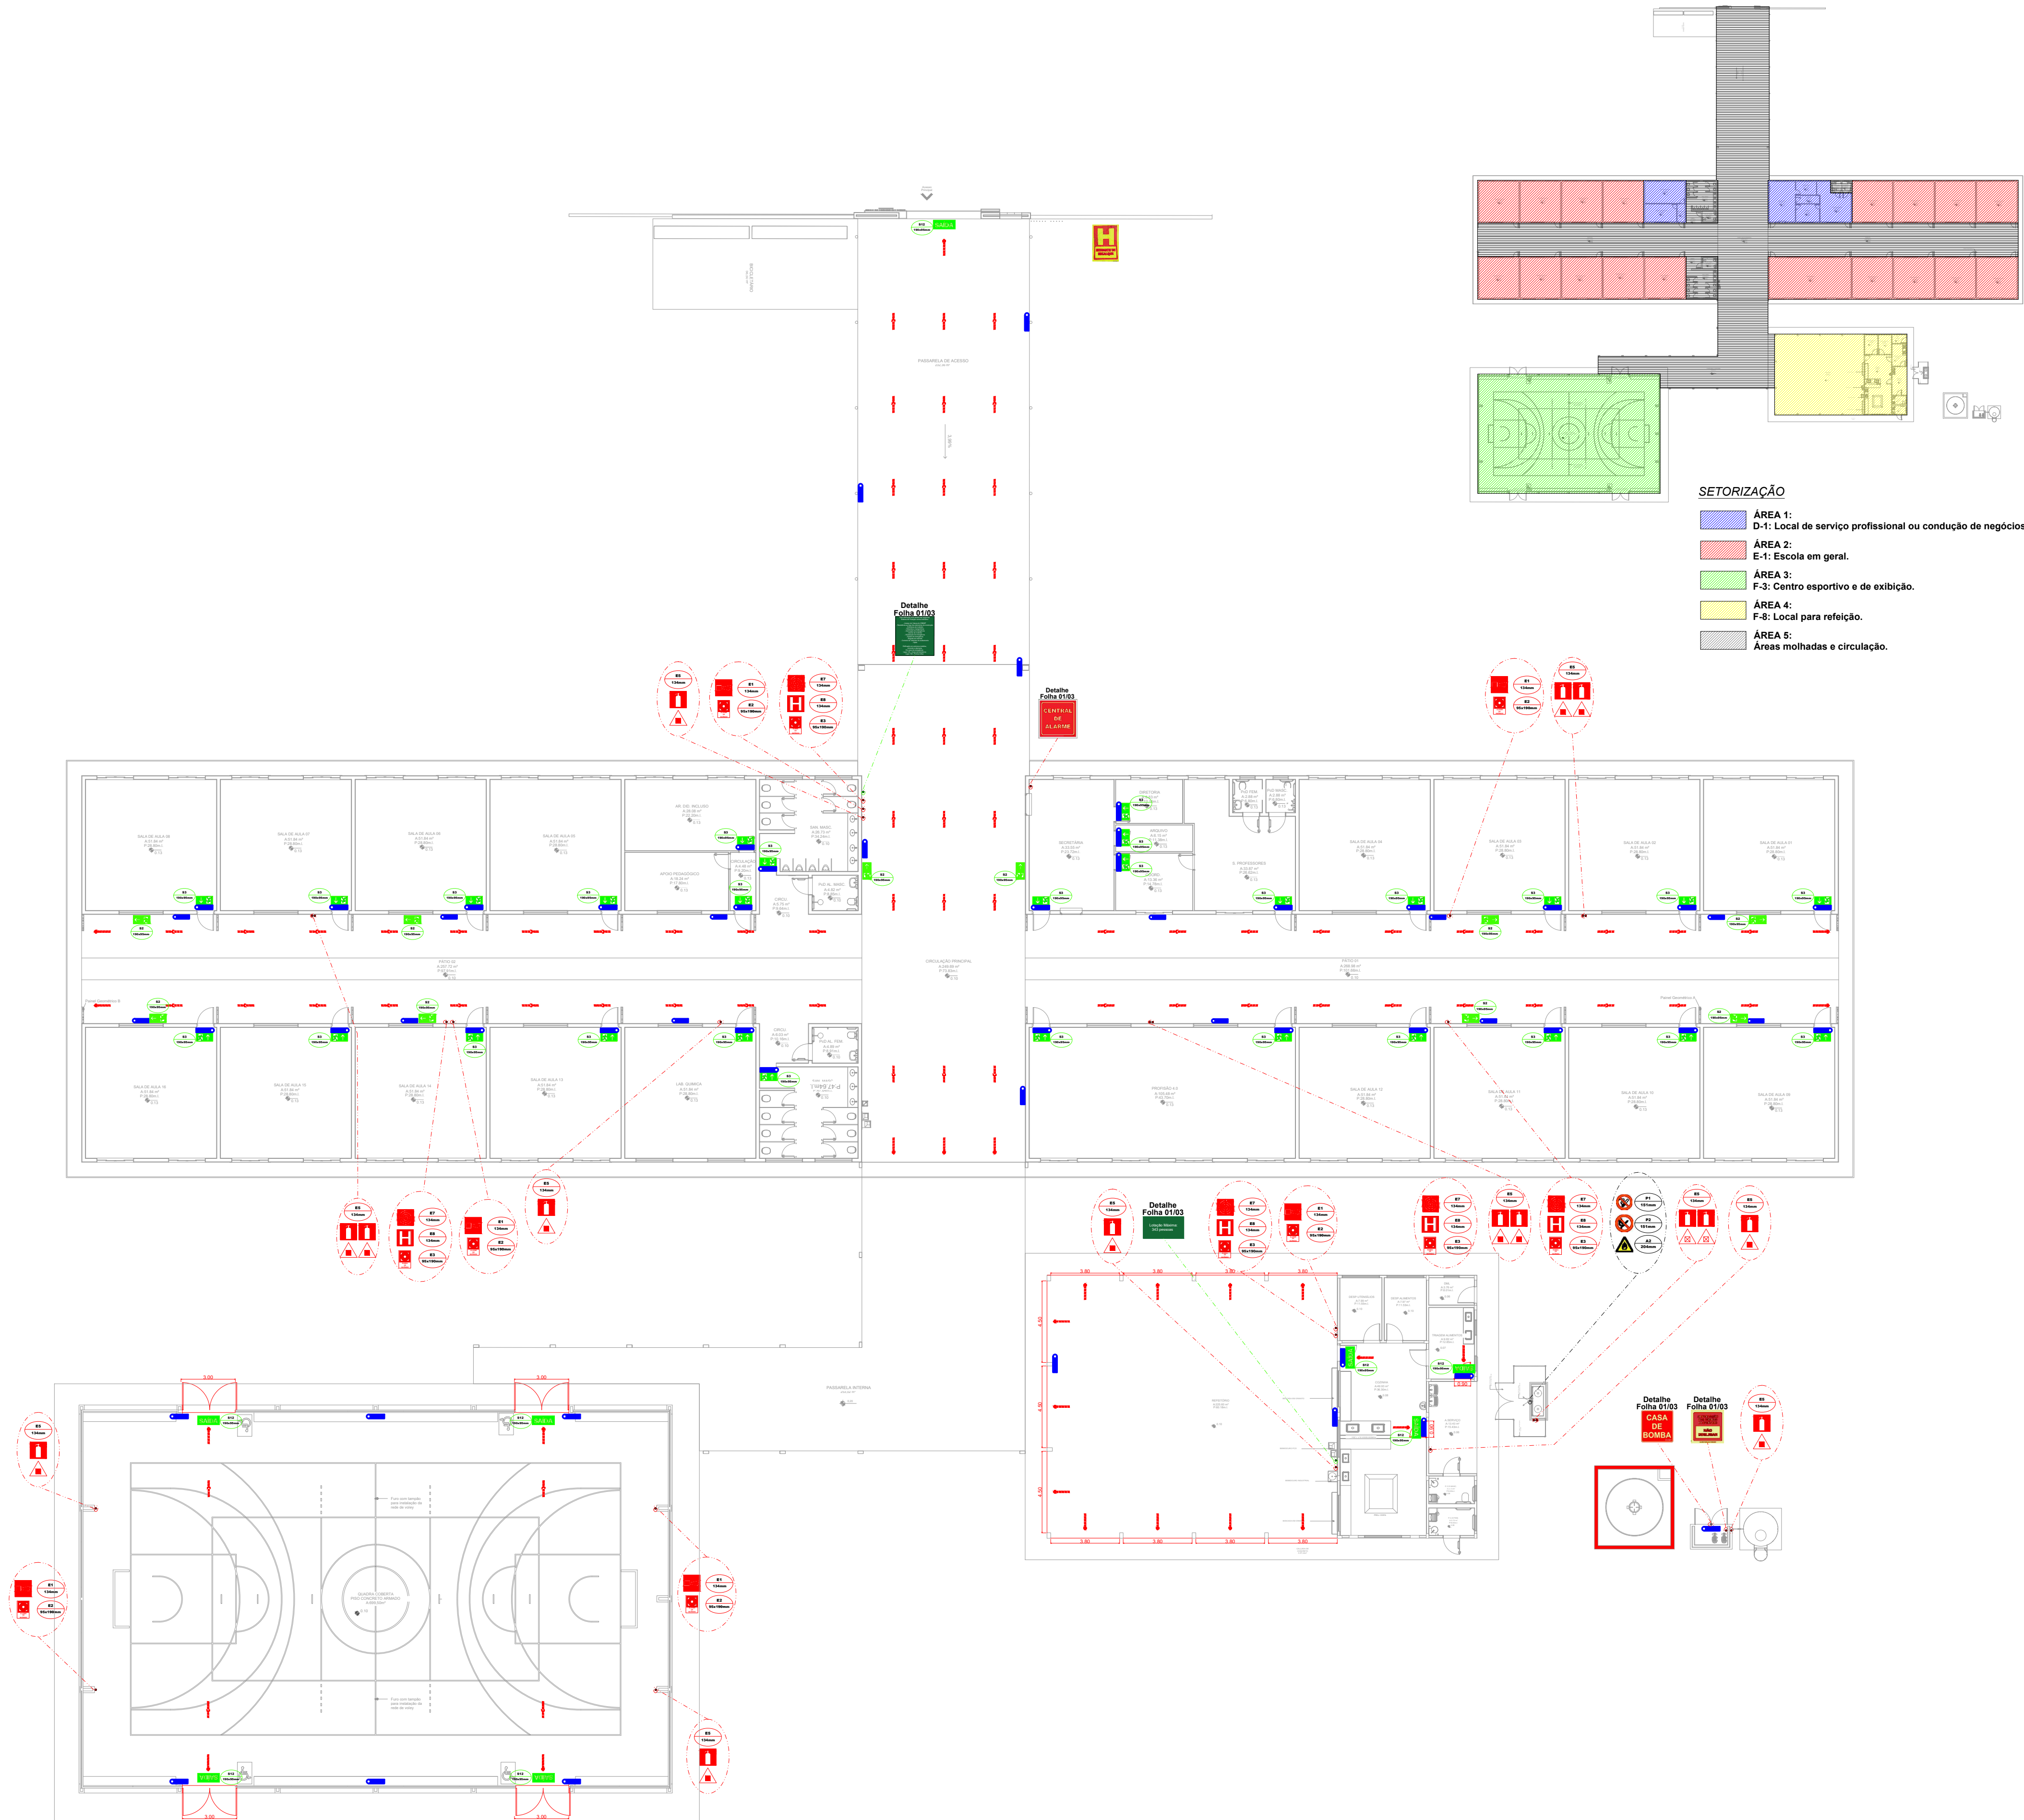

SETORIZAÇÃO

- ÁREA 1: D-1: Local de serviço profissional ou condução de negócios.
- ÁREA 2: E-1: Escola em geral.
- ÁREA 3: F-3: Centro esportivo e de exibição.
- ÁREA 4: F-8: Local para refeição.
- ÁREA 5: Áreas molhadas e circulação.

LEGENDA DE SINALIZAÇÃO				QTD.
Dimensões para distância máxima de visibilidade = 6,00m				
	P1 151mm	PROIBIDO FUMAR	Tudo local onde fumar pode aumentar o risco de incêndio	01
	P2 151mm	PROIBIDO PRODUIR CHAMA	Tudo o local onde a utilização de chama pode aumentar o risco de incêndio	01
	A2 204mm	CUIDADO, RISCO DE INCÊNDIO	Próximo a locais onde houver presença de materiais altamente inflamáveis	01
	S2 190x95mm	SAÍDA DE EMERGÊNCIA	Indicação do sentido (esquerda ou direita) de uma saída de emergência. Dimensões mínimas: L = 2,0 H	10
	S3 190x95mm	SAÍDA DE EMERGÊNCIA	Indicação de uma saída de emergência a ser afixada acima da porta, para indicar o seu acesso	28
	S12 190x95mm	SAÍDA DE EMERGÊNCIA	Indicação da saída de emergência, com ou sem complementação do pictograma fotoluminescente (seta ou imagem, ou ambos)	08
	E1 134mm	ALARME SONORO	Indicação do local de instalação do alarme de incêndio	06
	E2 95x190mm	COMANDO MANUAL DE ALARME OU BOMBA DE INCÊNDIO	Porto de acionamento de alarme de incêndio ou bomba de incêndio. Deve vir sempre acompanhado de uma mensagem escrita, designando o equipamento acionado	08
	E3 95x190mm	COMANDO MANUAL DE ALARME OU BOMBA DE INCÊNDIO	Porto de acionamento de alarme de incêndio ou bomba de incêndio. Deve vir sempre acompanhado de uma mensagem escrita, designando o equipamento acionado	04
	E5 134mm	EXTINTOR DE INCÊNDIO	Indicação de localização dos extintores de incêndio	15
	E7 134mm	ABRIGO DE MANGUEIRA E HIDRANTE	Indicação do abrigo da mangueira de incêndio com ou sem hidrante no seu interior	04
	E8 134mm	HIDRANTE DE INCÊNDIO	Indicação da localização do hidrante quando instalado fora do abrigo de mangueira	04
	M1 134mm	INDICAÇÃO DOS SISTEMAS DE PROTEÇÃO CONTRA INCÊNDIO EXISTENTES NA EDIFICAÇÃO	Na entrada principal da edificação	01
	M2 134mm	INDICAÇÃO DA LOTÇÃO MÁXIMA ADMITIDA NO RECINTO DE REUNIÃO DE PÚBLICO	Nas entradas principais dos recintos de reunião de público	01
LEGENDA - Símbolos gráficos para projeto				QTD.
	EXTINTOR PORTÁTIL DE PÓ BC - 6Kg			02
	EXTINTOR PORTÁTIL DE PÓ ABC - 6Kg			13
	PONTO DE ILUMINAÇÃO DE EMERGÊNCIA, 30 LED'S, AUTONOMIA 6 HORAS (PAREDE)			57
	DIREÇÃO DO FLUXO DA ROTA DE FUGA			00
	SAÍDA FINAL DA ROTA DE FUGA			00

ESPAÇO RESERVADO PARA USO DO CBMMT:

PROJETO DE SEGURANÇA CONTRA INCÊNDIO E PÂNICO

(X) NOVO () ATUALIZAÇÃO DO PSCIP N°: () SUBSTITUIÇÃO DO PSCIP N°:

ELABORAÇÃO:

ASSOCIAÇÃO MATOGROSSENSE DOS MUNICÍPIOS
COORDENAÇÃO DE PROJETOS
amm.org.br
centraldeprojetosamm@gmail.com
PRESIDENTE:
LEONARDO TADEU BORTOLIN

TÍTULO DO DESENHO:

SAÍDAS DE EMERGÊNCIA, EXTINTORES, SINALIZAÇÃO DE EMERGÊNCIA, ILUMINAÇÃO DE EMERGÊNCIA

Ocupação:

EDUCACIONAL E CULTURA FÍSICA, DIVISÃO: E-1, DESCRIÇÃO: ESCOLAS EM GERAL

RAZÃO SOCIAL:

PREFEITURA MUNICIPAL DE MATUPÁ

NOME FANTASIA:

CONSTRUÇÃO DE ESCOLA MUNICIPAL 16 SALAS

CNPJ:

24.772.188/0001-54

ENDEREÇO:

AV. HERMINIO OMETTO, S/N, MATUPÁ-MT

AUTOR DO PROJETO:

ROGERSON RODRIGO DA SILVA P.
Engenheiro Civil
CREA: 122136344-1
CPF: 045.648.151-64

01 Planta baixa - Preventivos
Escala: 1:200