


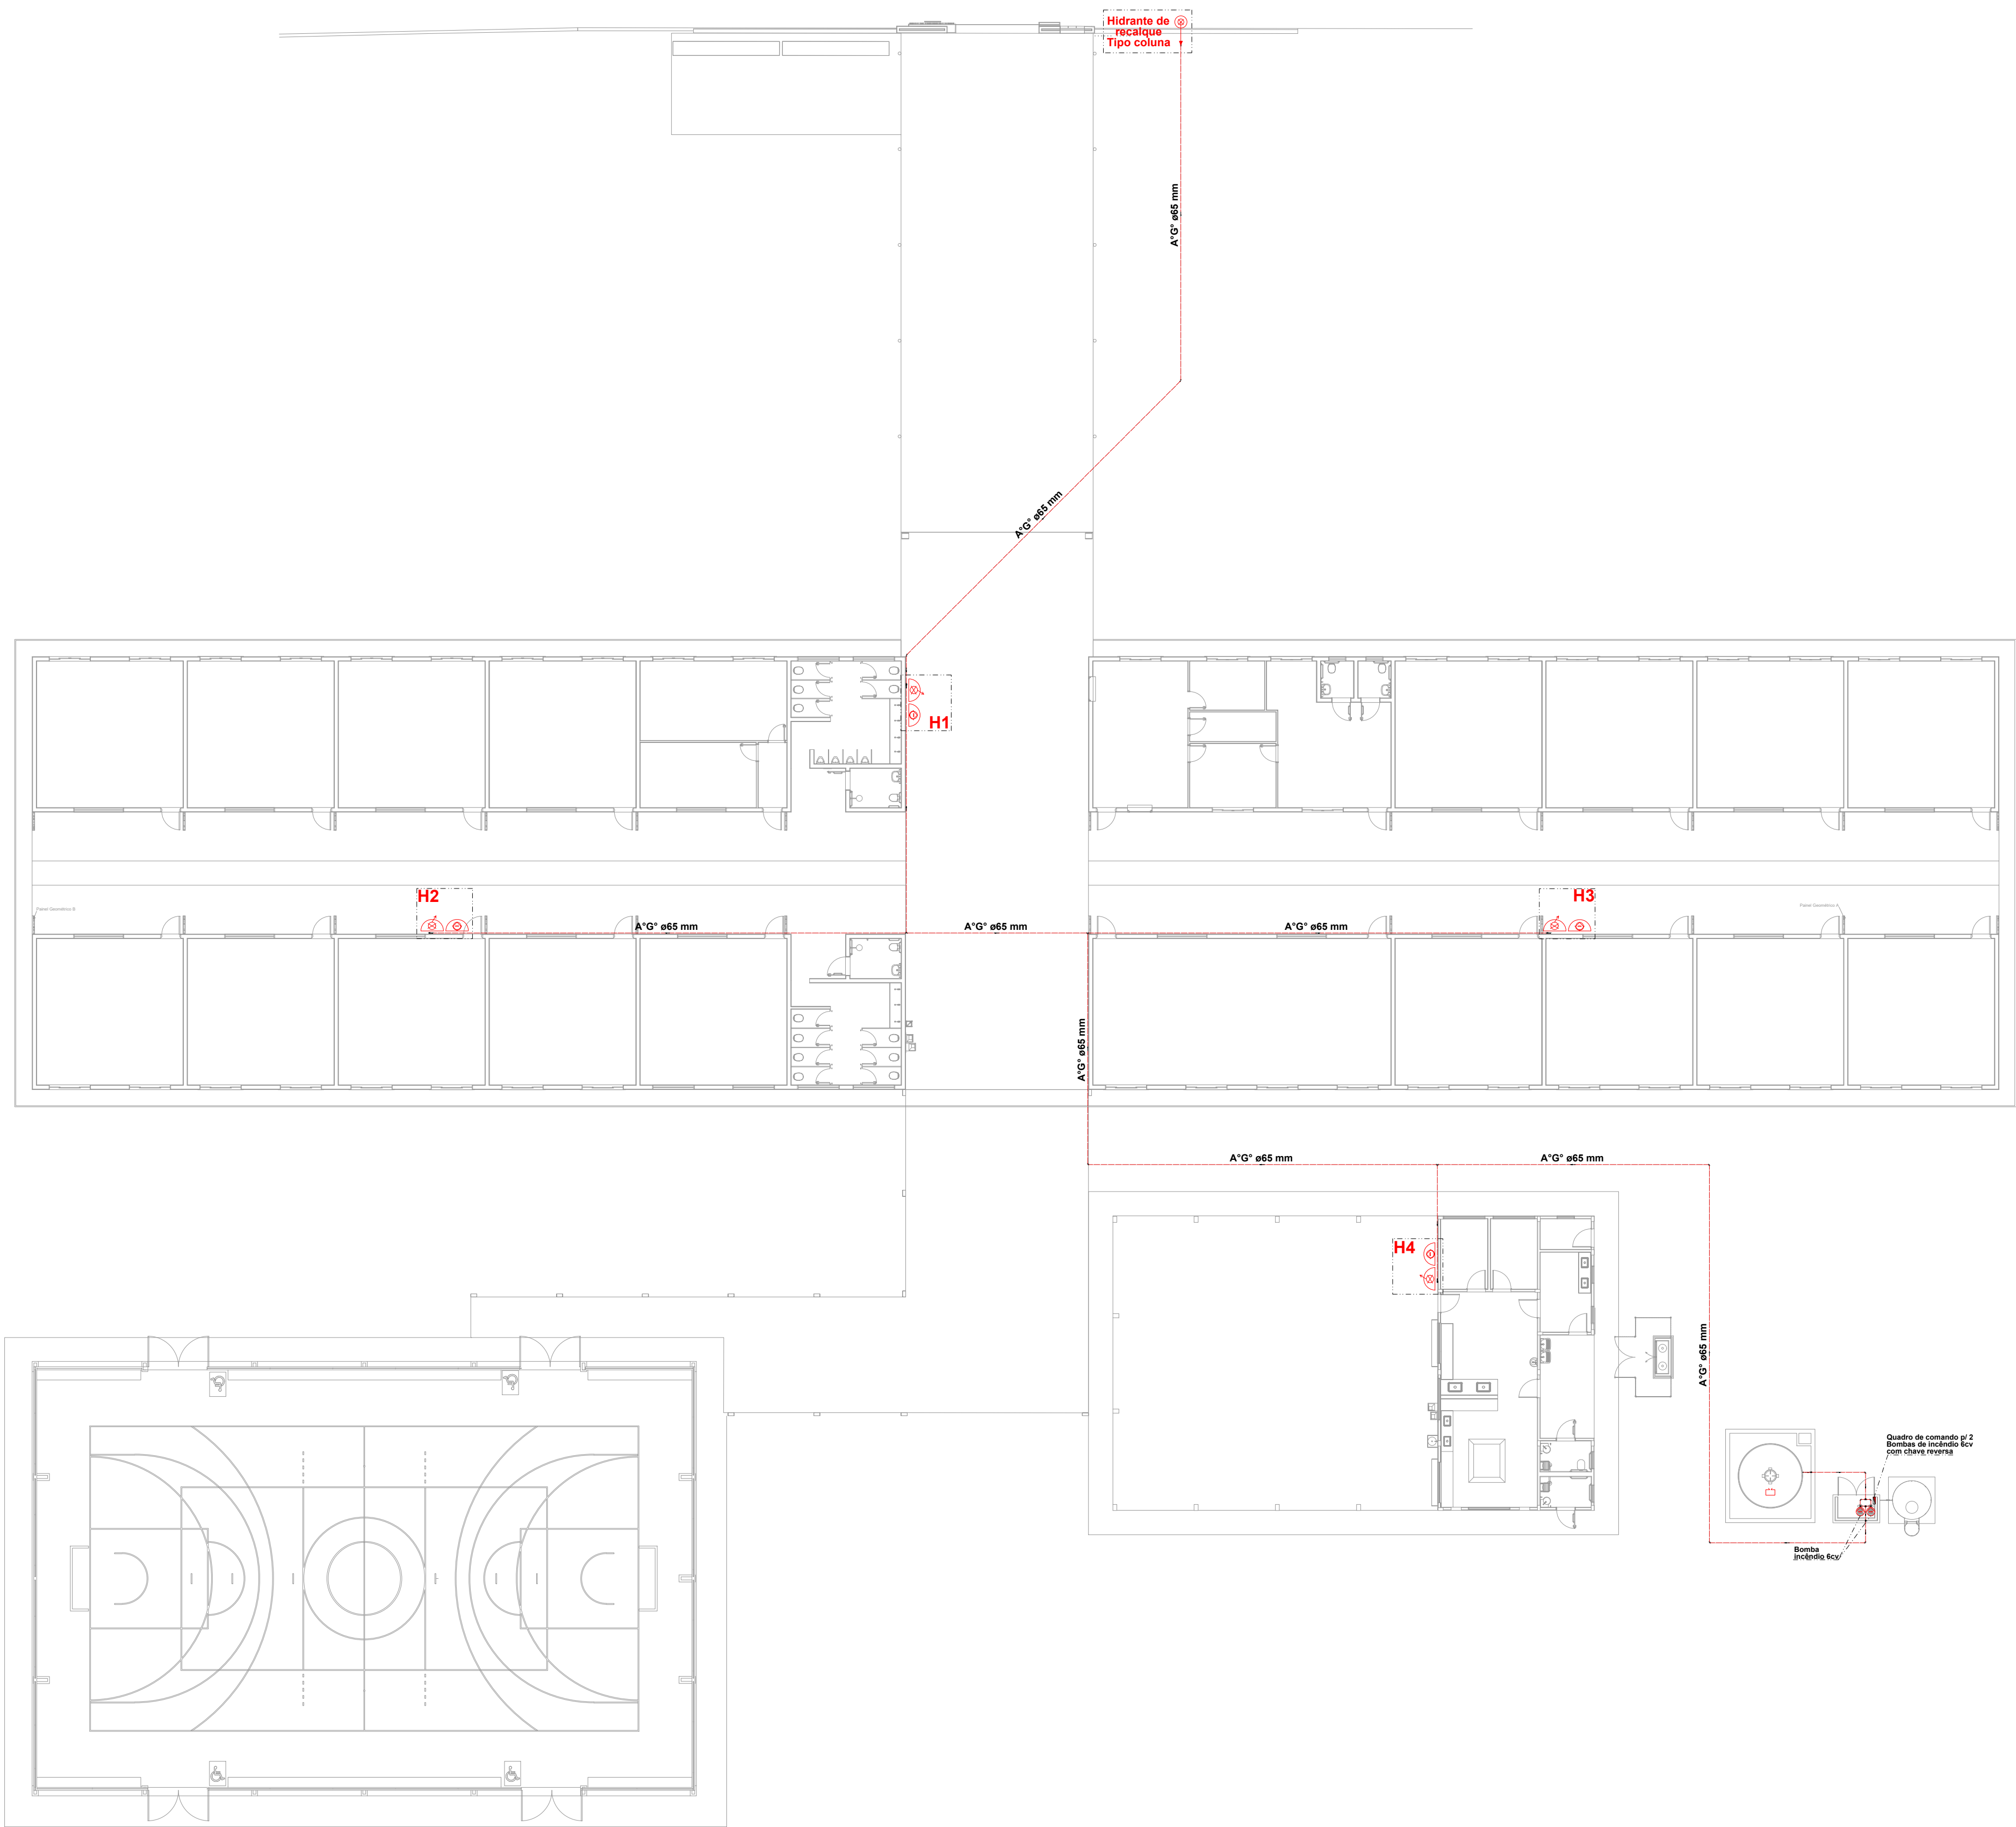

01 Planta baixa - Rede de hidrantes
Escala: 1:200

LEGENDA - Símbolos gráficos para projeto		QTD.
	HIDRANTE SIMPLES	04
	ACIONADOR DE BOMBA DE INCÊNDIO (BOTDEIRA LIGA E DESLIGA)	04
	TUBULAÇÃO DE REDE DE HIDRANTES	201,00m
	REGISTRO DE RECALQUE COM VÁLVULA DE RETENÇÃO	01
	BOMBA DE INCÊNDIO 6.0 CV	02
	RESERVA TÉCNICA PARA INCÊNDIO 12.000 LITROS	01
	QUADRO DE COMANDO P/ BOMBA DE INCÊNDIO 6.0 CV COM CHAVE REVERSA	01

ESPAÇO RESERVADO PARA USO DO CBMMT:

PROJETO DE SEGURANÇA CONTRA INCÊNDIO E PÂNICO

(X) NOVO () ATUALIZAÇÃO DO PSCIP N°: () SUBSTITUIÇÃO DO PSCIP N°:

ELABORAÇÃO:



ASSOCIAÇÃO MATOGROSSENSE DOS MUNICÍPIOS
COORDENAÇÃO DE PROJETOS
amm.org.br
centraldeprojetosamm@gmail.com



CENTRAL DE PROJETOS

PRESIDENTE:
LEONARDO TADEU BORTOLIN

TÍTULO DO DESENHO:
HIDRANTES E MANGOTINHOS
OCUPAÇÃO:
EDUCACIONAL E CULTURA FÍSICA, DIVISÃO: E-1, DESCRIÇÃO: ESCOLAS EM GERAL
RAZÃO SOCIAL:
PREFEITURA MUNICIPAL DE MATUPÁ
NOME FANTASIA:
CONSTRUÇÃO DE ESCOLA MUNICIPAL 16 SALAS
CNPJ:
24.772.188/0001-54
ENDEREÇO:
AV. HERMINIO OMETTO, S/N, MATUPÁ-MT
AUTOR DO PROJETO:

ROGERSON RODRIGO DA SILVA P.
Engenheiro Civil
CREA: 122136344-1
CPF: 045.648.151-64

DATA: AGOSTO/2025	PRANCHA:
ESCALA: INDICADA	
REVISÃO:	

INC 03b/ 03