



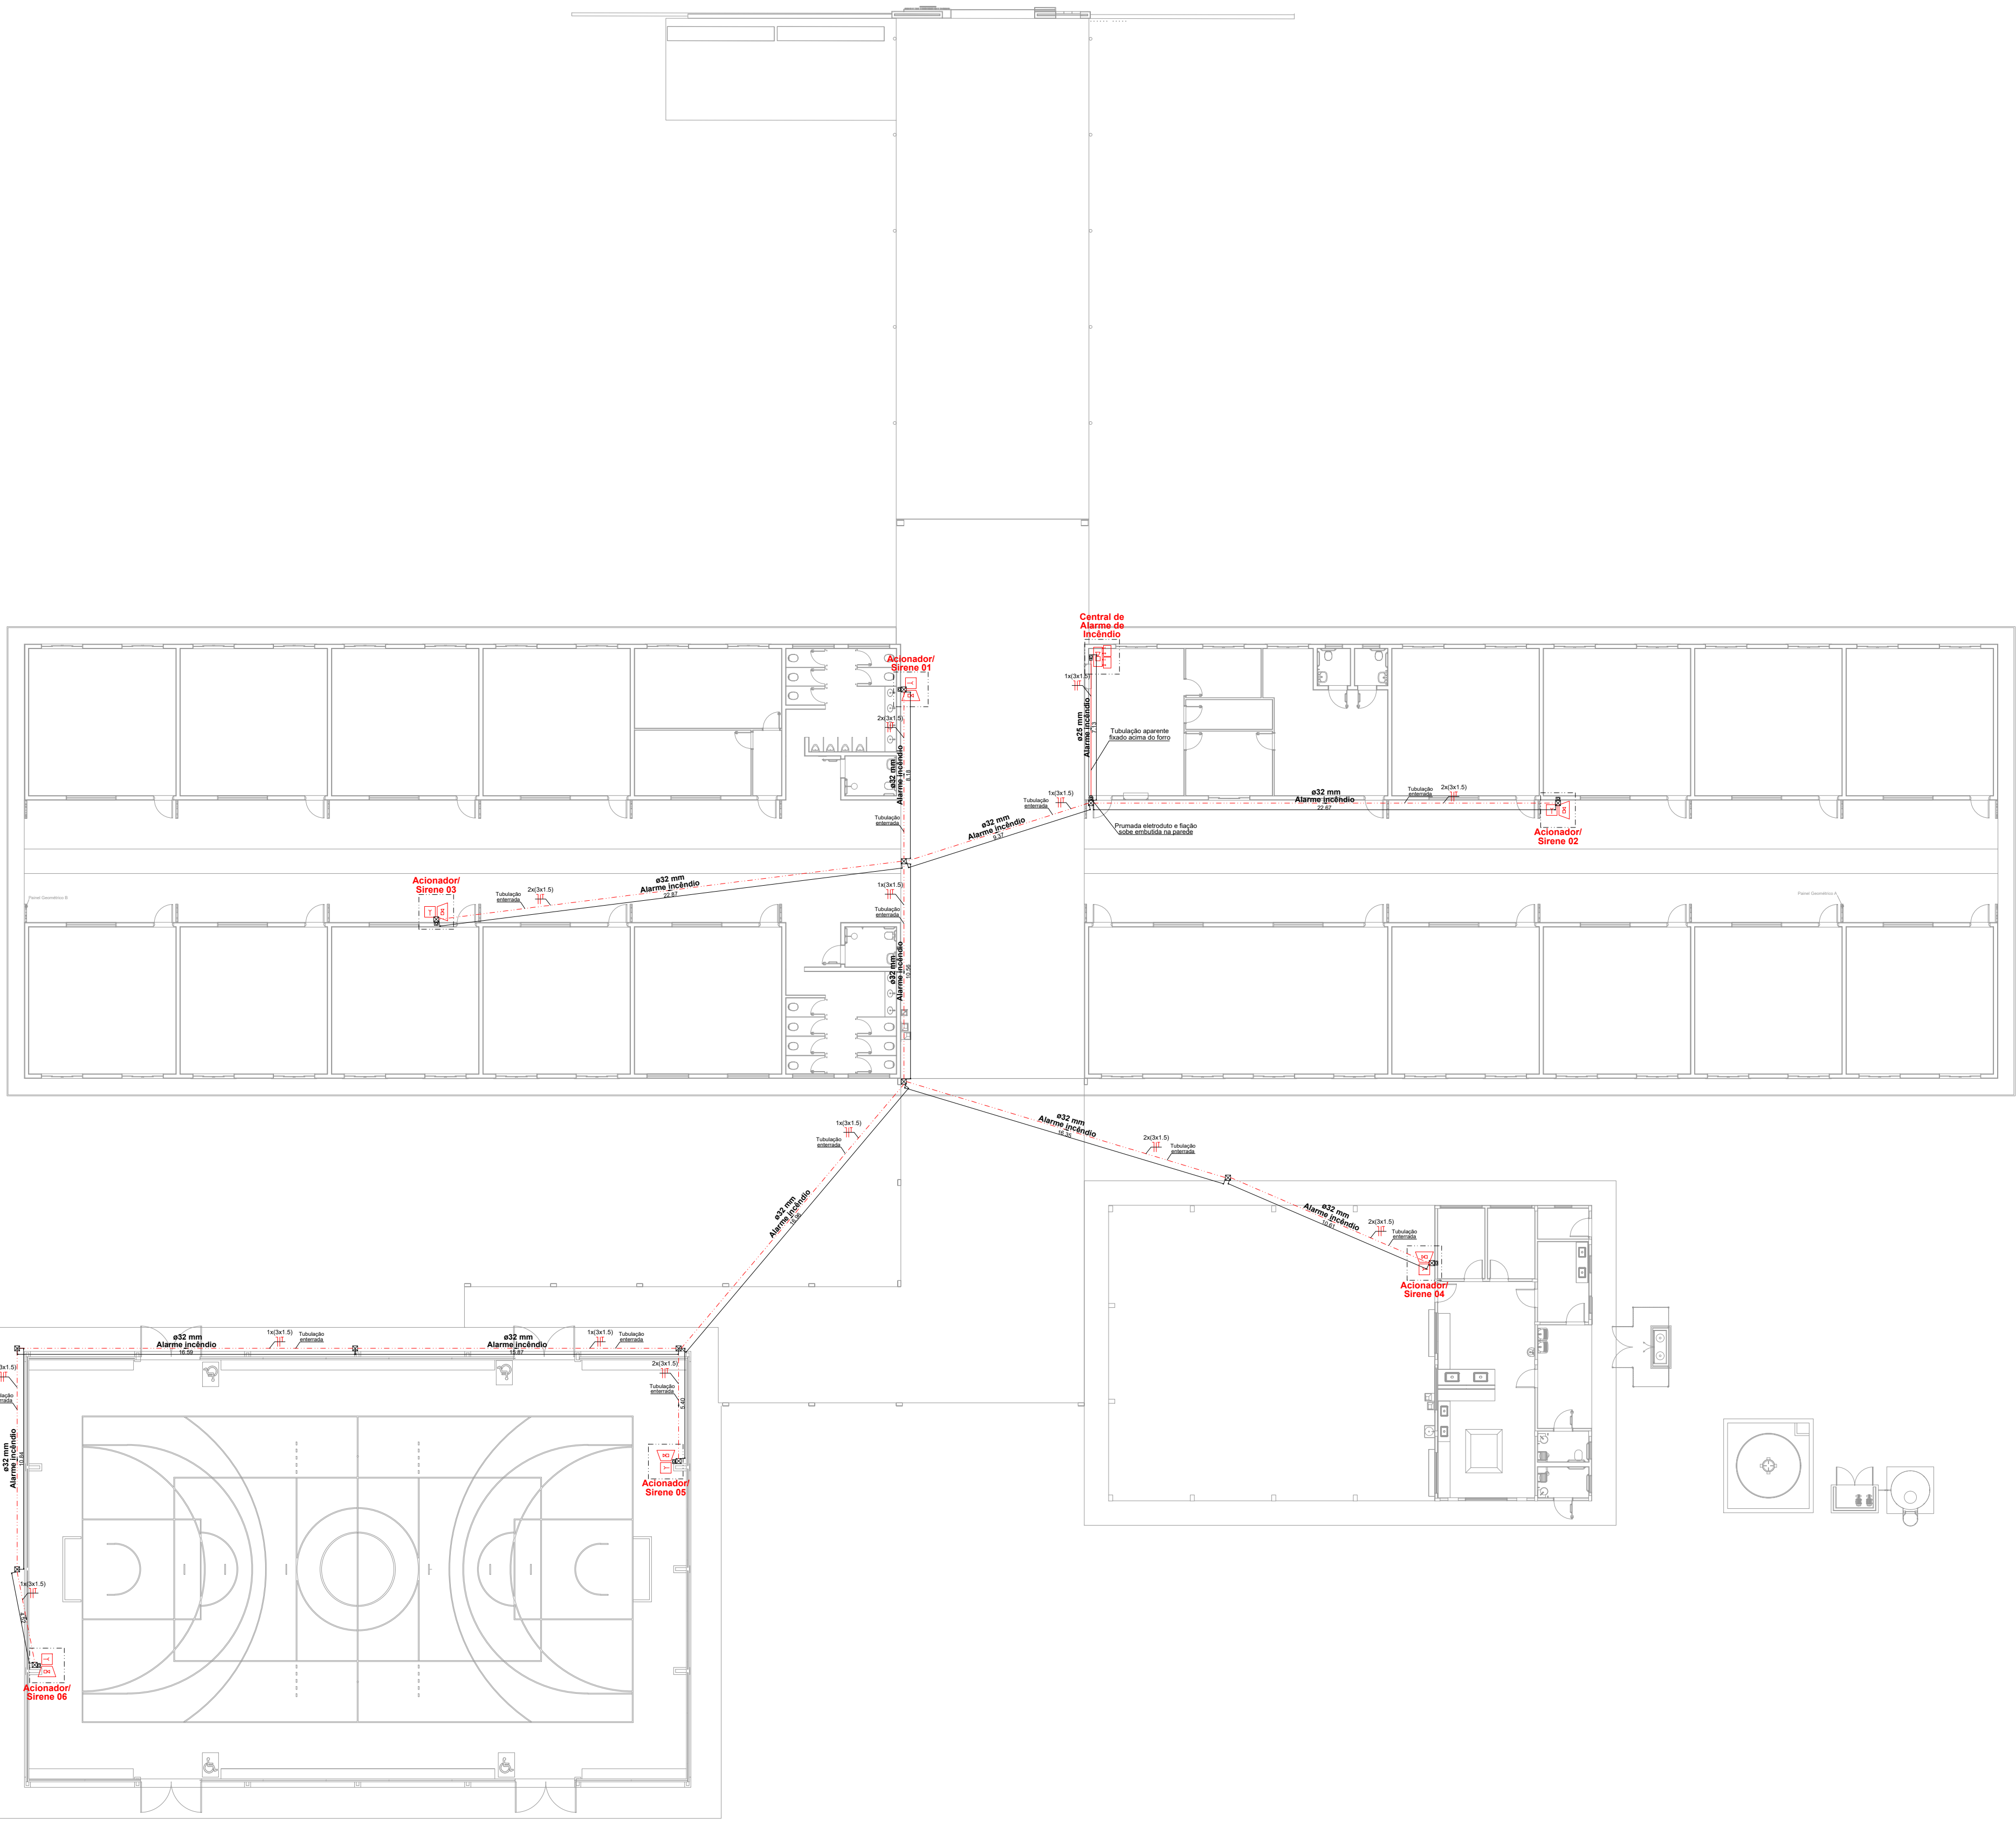

01 Planta baixa - Alarme de Incêndio
Escala: 1:200

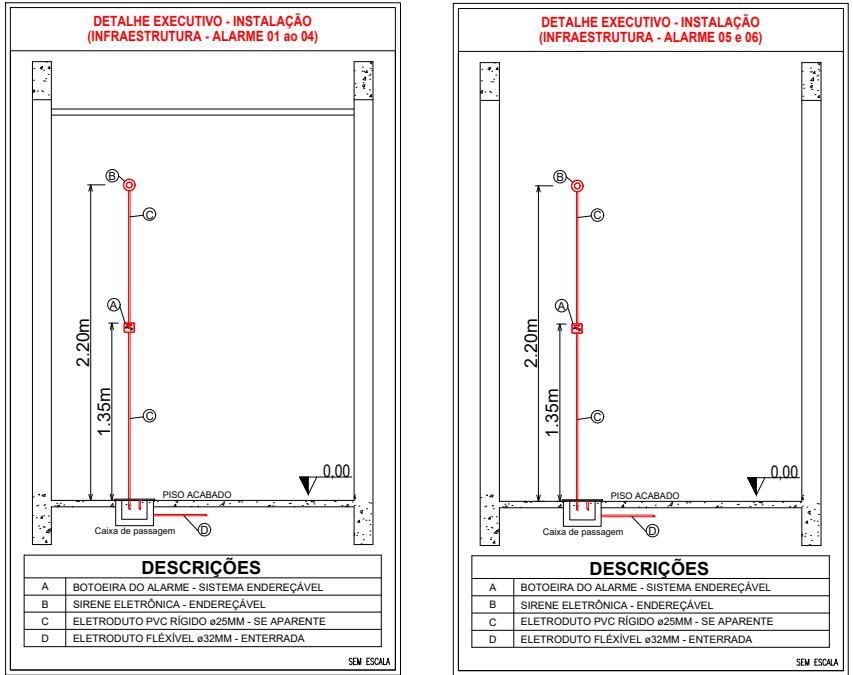

LEGENDA - Símbolos gráficos para projeto		QTD.
	AVISADOR SONORO TIPO SIRENE - ENDEREÇÁVEL	06
	ACIONADOR MANUAL DO SISTEMA DE DETECÇÃO E ALARME - ENDEREÇÁVEL	06
	CENTRAL DE DETECÇÃO E ALARME - ENDEREÇÁVEL	01
	BATERIAS DO SISTEMA DE DETECÇÃO E ALARME - ENDEREÇÁVEL	02
	ELETRODUTO RÍGIDO VERMELHO, PVC DN 25MM - (TETO)	7,13m
	ELETRODUTO RÍGIDO VERMELHO, PVC DN 25MM - (PAREDE)	7,40m
	ELETRODUTO FLEXÍVEL CORRUGADO, PVC DN 25MM - PAREDE	6,60m
	ELETRODUTO FLEXÍVEL CORRUGADO, PVC DN 32MM - ENTERRADO	170,79m
	CAIXA DE PASSAGEM ALVENARIA 15X15X20CM	14 und
	CABO P/ALARME INCÊNDIO BLINDADO 3 X 1,5MM C/ JAQUETA E DRENO VERMELHO	294,00m

ESPAÇO RESERVADO PARA USO DO CBMMT:

PROJETO DE SEGURANÇA CONTRA INCÊNDIO E PÂNICO

(X) NOVO () ATUALIZAÇÃO DO PSCIP N°: () SUBSTITUIÇÃO DO PSCIP N°:

ELABORAÇÃO:



ASSOCIAÇÃO MATOGROSSENSE DOS MUNICÍPIOS
COORDENAÇÃO DE PROJETOS
amm.org.br
centraldeprojetosamm@gmail.com
PRESIDENTE:
LEONARDO TADEU BORTOLIN



TÍTULO DO DESENHO:
ALARME DE INCÊNDIO
OCUPAÇÃO:
EDUCACIONAL E CULTURA FÍSICA, DIVISÃO: E-1, DESCRIÇÃO: ESCOLAS EM GERAL
RAZÃO SOCIAL:
PREFEITURA MUNICIPAL DE MATUPÁ
NOME FANTASIA:
CONSTRUÇÃO DE ESCOLA MUNICIPAL 16 SALAS
CNPJ:
24.772.188/0001-54
ENDEREÇO:
AV. HERMINIO OMETTO, S/N, MATUPÁ-MT
AUTOR DO PROJETO:

ROGERSON RODRIGO DA SILVA P.
Engenheiro Civil
CREA: 122136344-1
CPF: 045.648.151-64

DATA: AGOSTO/2025	PRANCHA: INC 03d/ 03
ESCALA: INDICADA	
REVISÃO:	