

ESTA MEDIDA DE SEGURANÇA FOI DIMENSIONADA ATENDENDO.
NORMA: NTCB N° 26/2020 - CORPO DE BOMBEIROS MILITAR DO
ESTADO DE MATO GROSSO
MANIPULAÇÃO, ARMAZENAMENTO, COMERCIALIZAÇÃO E
UTILIZAÇÃO DE GÁS LIQUEFEITO DE PETRÓLEO (GLP).


9.2 CENTRAL DE GLP

CENTRAL		
Quantidade de recipientes	02	
Capacidade volumétrica individual	45 kg	
Capacidade volumétrica total	90 kg	
Distâncias (recipientes)	Divisa de propriedades	5m
	Entre recipientes	Não se aplica
	Aberturas abaixo da descarga da válvula de segurança	>7m
	Fontes de ignição	1,0m
	Portas e janelas	>7m
	Produtos tóxicos, perigosos, inflamáveis e chama aberta	Não se aplica
	Materiais combustíveis	Não há proximidades
	Estocagem de oxigênio	Não se aplica
	Estocagem de hidrogênio	Não se aplica
	Redes elétricas	Nível de tensão 220w Distância >20m
Parede	Tempo de resistência	2 horas
	Altura	2,0m
	Distância do recipiente	>0,10m
	Comprimento	1,80 x 0,80m
Quantidade e capacidade dos extintores		02 extintores PÓ BC 6kg


ESTA MEDIDA DE SEGURANÇA FOI DIMENSIONADA ATENDENDO.
NORMA: NTCB N° 26/2020 - CORPO DE BOMBEIROS MILITAR DO
ESTADO DE MATO GROSSO
MANIPULAÇÃO, ARMAZENAMENTO, COMERCIALIZAÇÃO E
UTILIZAÇÃO DE GÁS LIQUEFEITO DE PETRÓLEO (GLP).

9.3 REDE DE DISTRIBUIÇÃO INTERNA DE GLP


REDE DE DISTRIBUIÇÃO INTERNA		
Tipo de tubo		Cobre soldável (Classe A)
Afastamento das tubulações aparentes		
Sistemas elétricos de potência em baixa tensão isolados	Em eletrodutos não metálicos	>1,00m
	Em eletrodutos não metálicos ou sem eletrodutos	>1,00m
Tubulação de água quente e fria		Não se aplica
Tubulação de vapor		Não se aplica
Chaminés		Não se aplica
Tubulação de gás		Não se aplica
Outras tubulações		Não se aplica

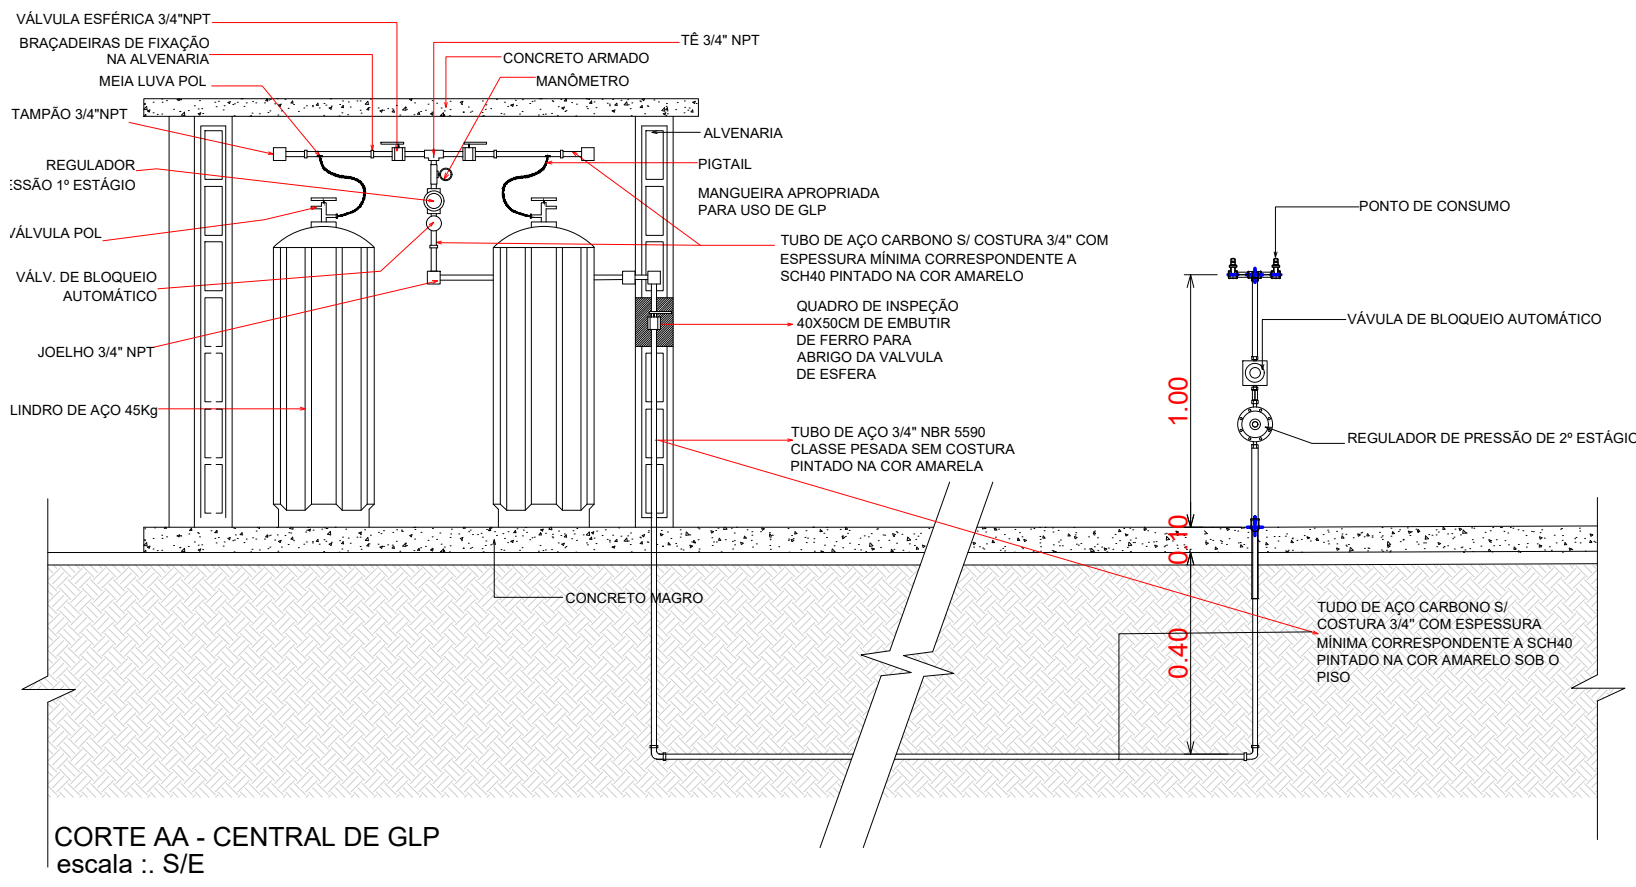


CORTE AA - CENTRAL DE GLP
escala : S/E

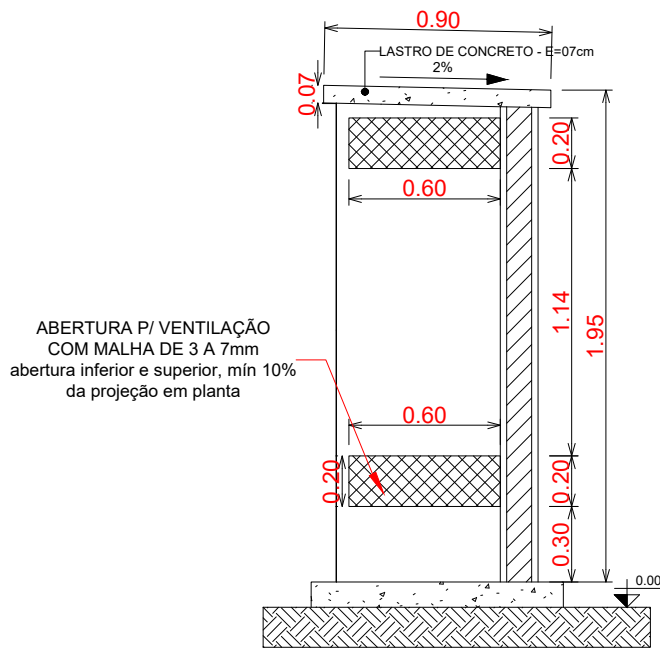


VISTA 1
VISTA LATERAL

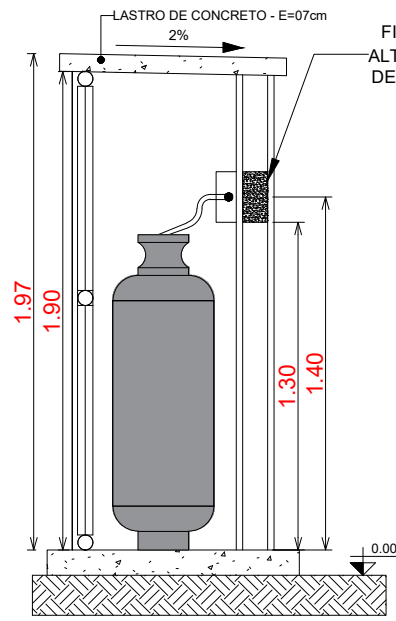


CORTE AA

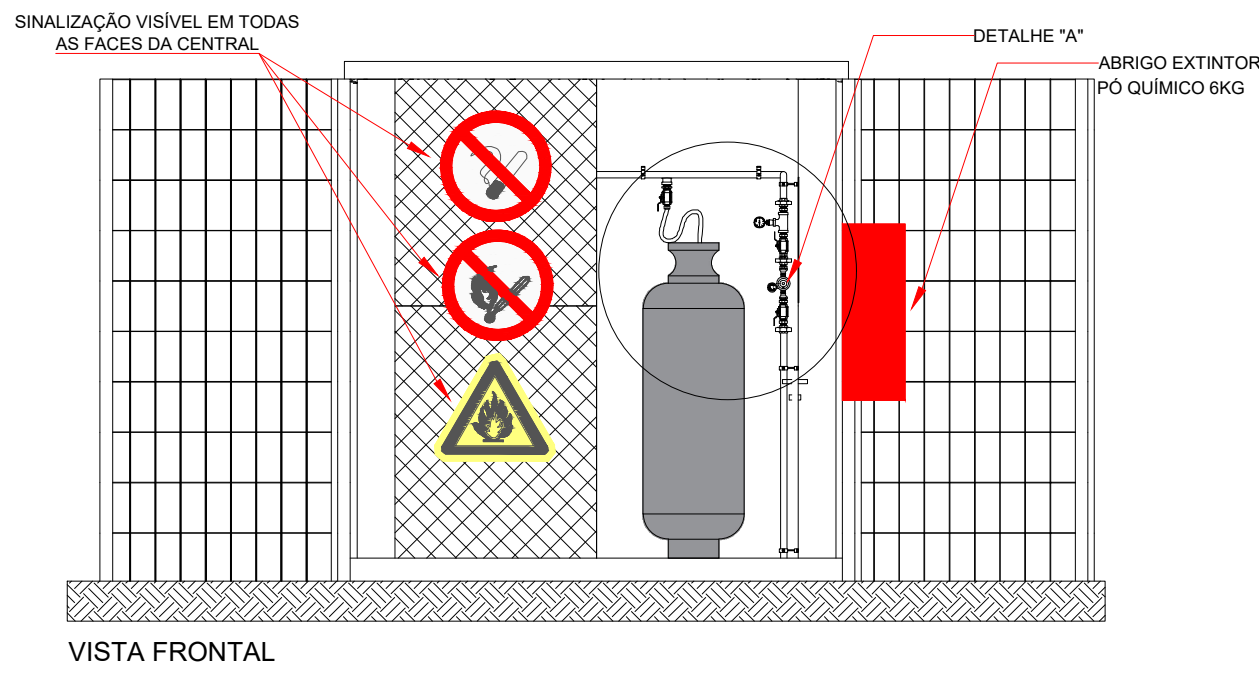


VISTA FRONTAL

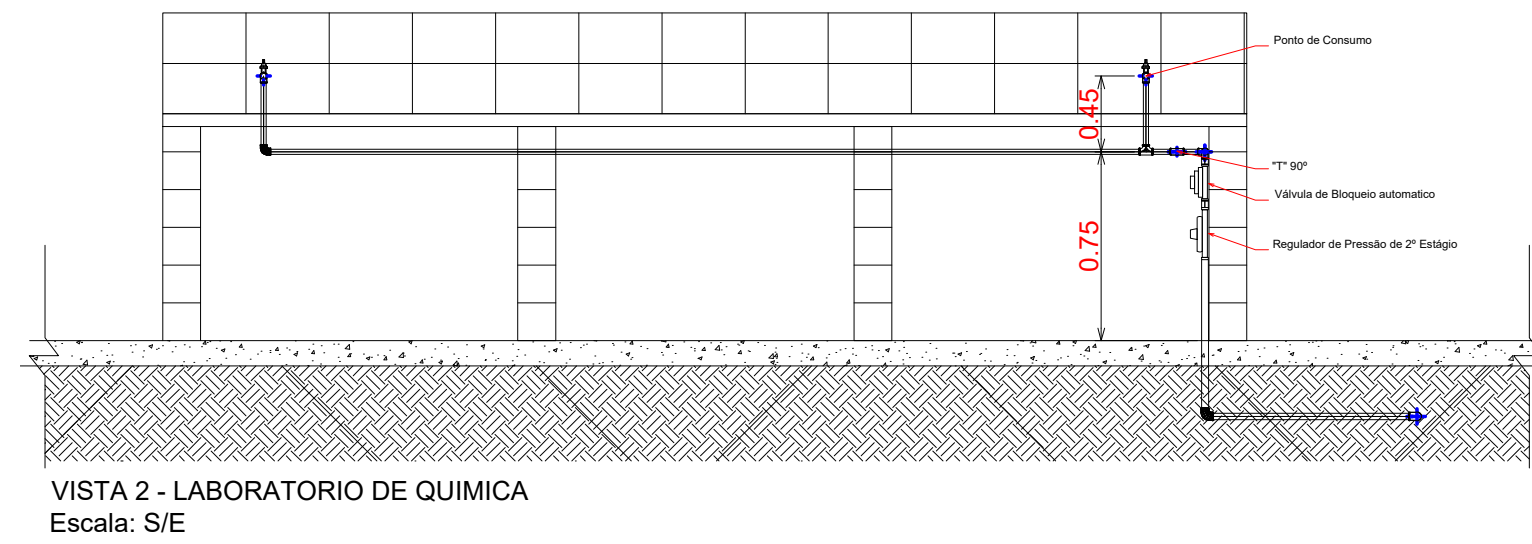


VISTA 2 - LABORATORIO DE QUIMICA
Escala: S/E

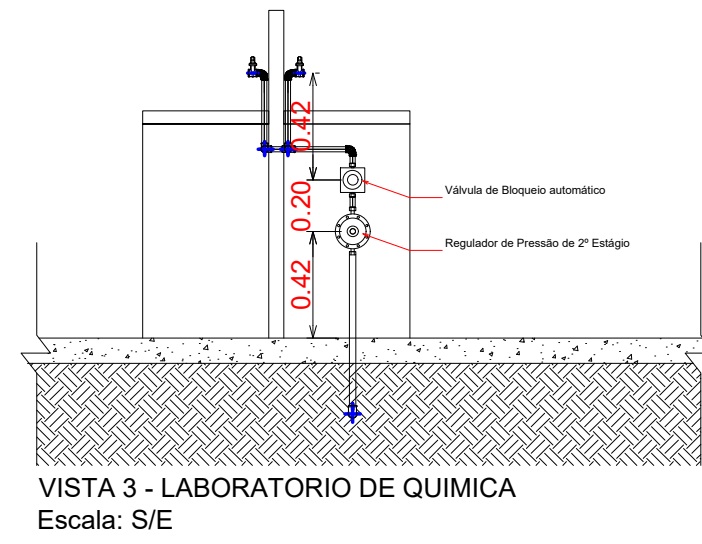


VISTA 3 - LABORATORIO DE QUIMICA
Escala: S/E

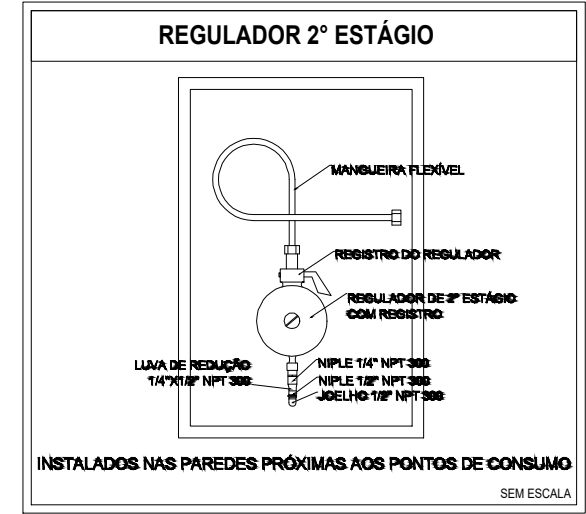




01 Detalhe "B"
ESCALA: S/E

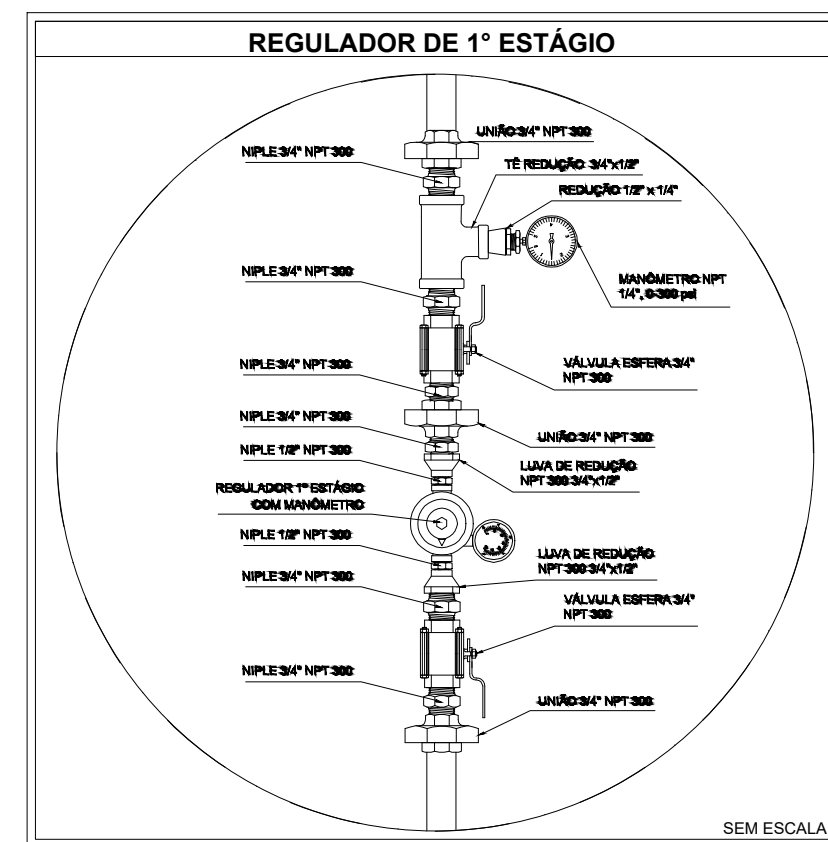


02 Detalhe "A"
ESCALA: S/E

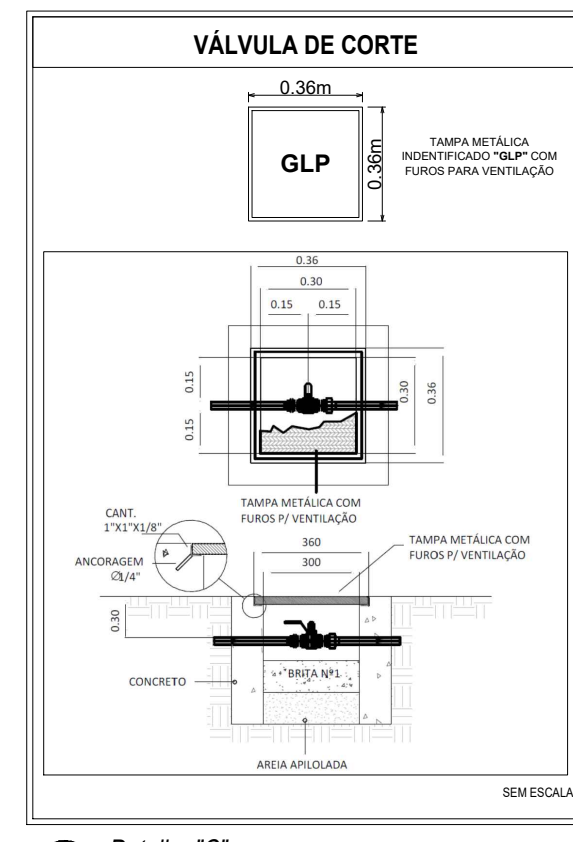

03 Detalhe "C"
ESCALA: S/E

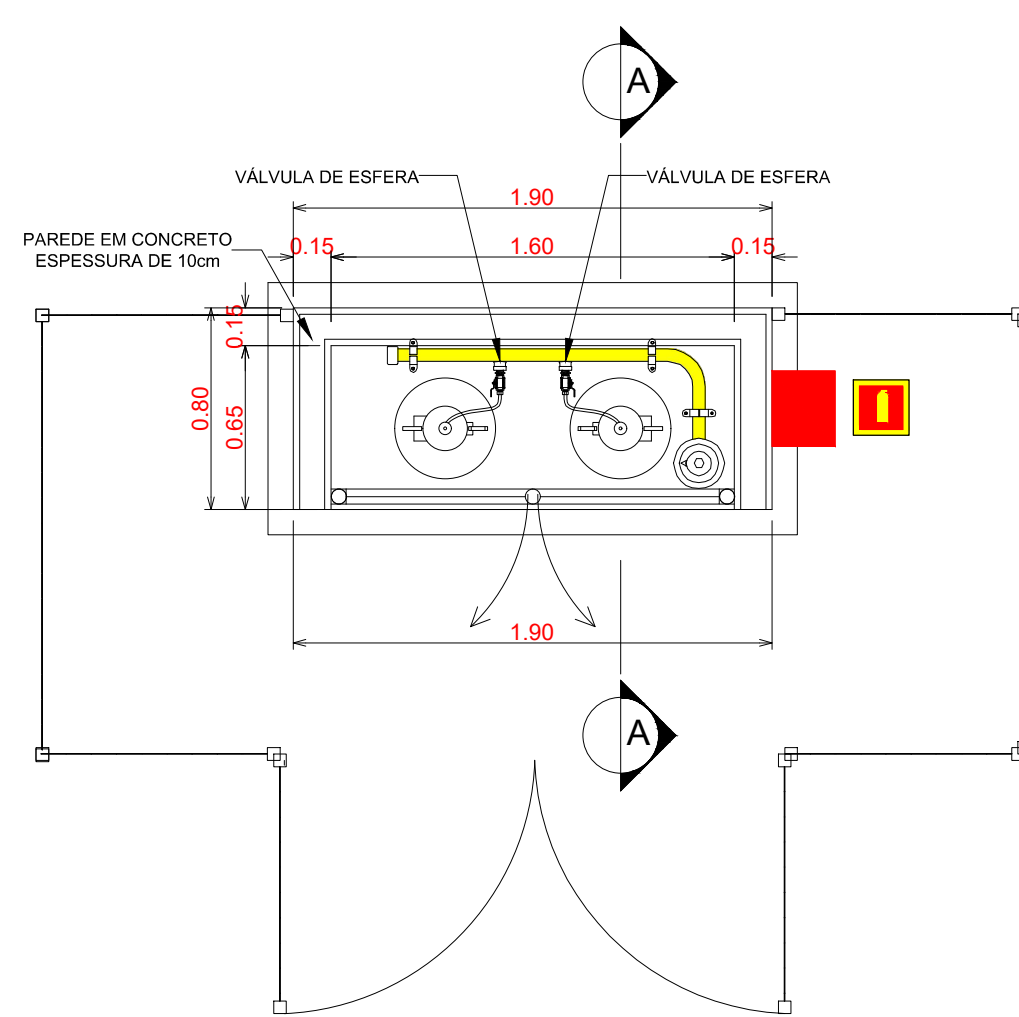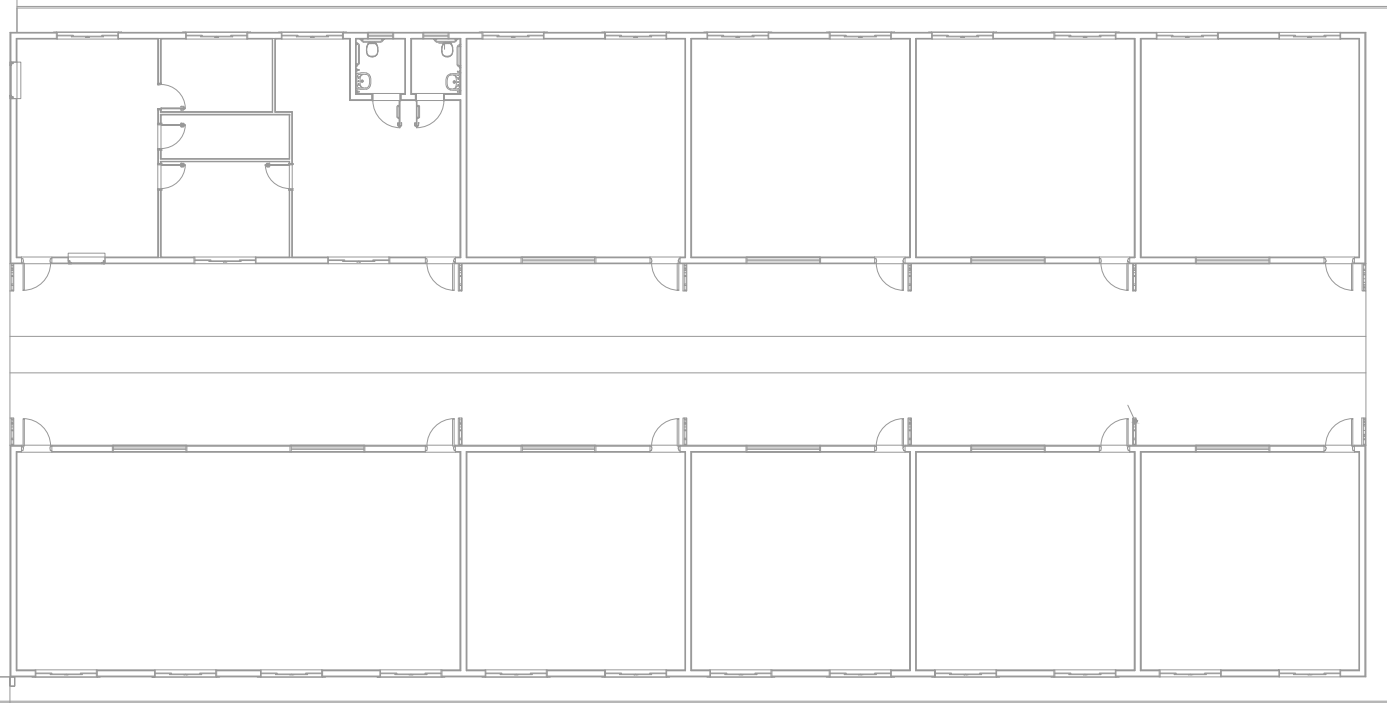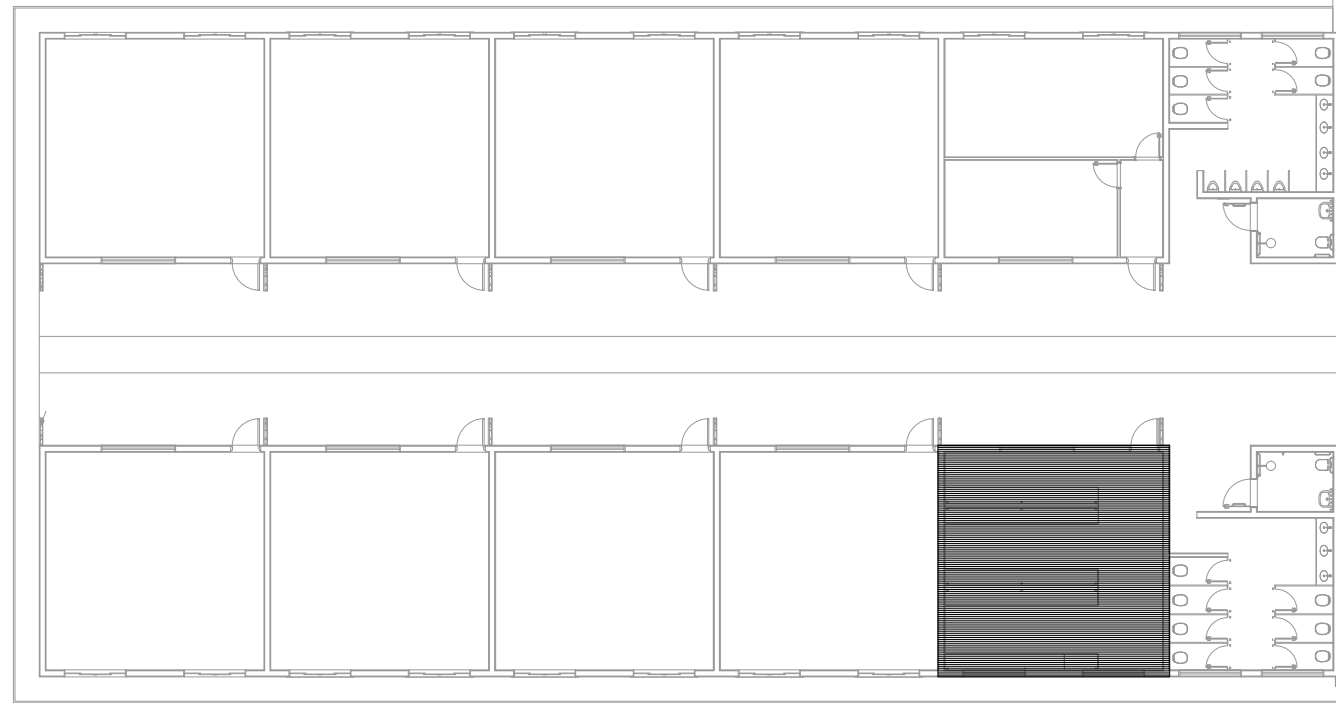

04 Detalhe central do GLP
ESCALA: S/E

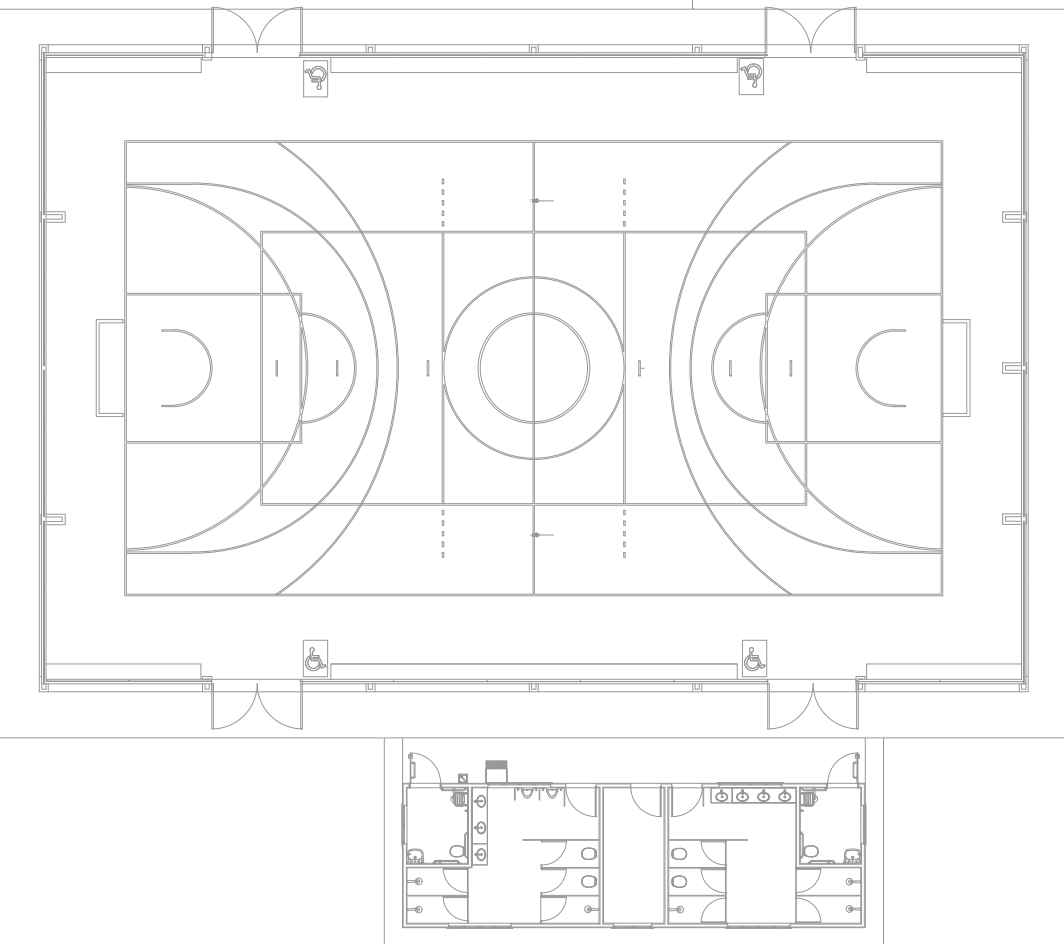

05 Planta baixa - Chave
ESCALA: 1:250

Instalação Predial de Gás Liquefeito de Petróleo - GLP



R. A. DIAS CONSULTORIA E PROJETOS - ME

OCUPAÇÃO: EDUCACIONAL E CULTURA FÍSICA, DIVISÃO: E-1, DESCRIÇÃO: ESCOLA EM GERAL

RAZÃO SOCIAL:
PREFEITURA MUNICIPAL DE MATUPÁ

NOME FANTASIA:
ESCOLA MUNICIPAL 16 SALAS

CNPJ: 24.772.188/0001-54

ENDEREÇO:
AV. HERMINIO OMETTO, S/N, MATUPÁ-MT

RESPONSÁVEL TÉCNICO:

ROGÉRIO NOGUEIRA DIAS
Arquiteto e Urbanista
CAU: A76801-4

DATA: SETEMBRO/2025

ESCALA: INDICADA

REVISÃO:

PRANCHA:

01/02