


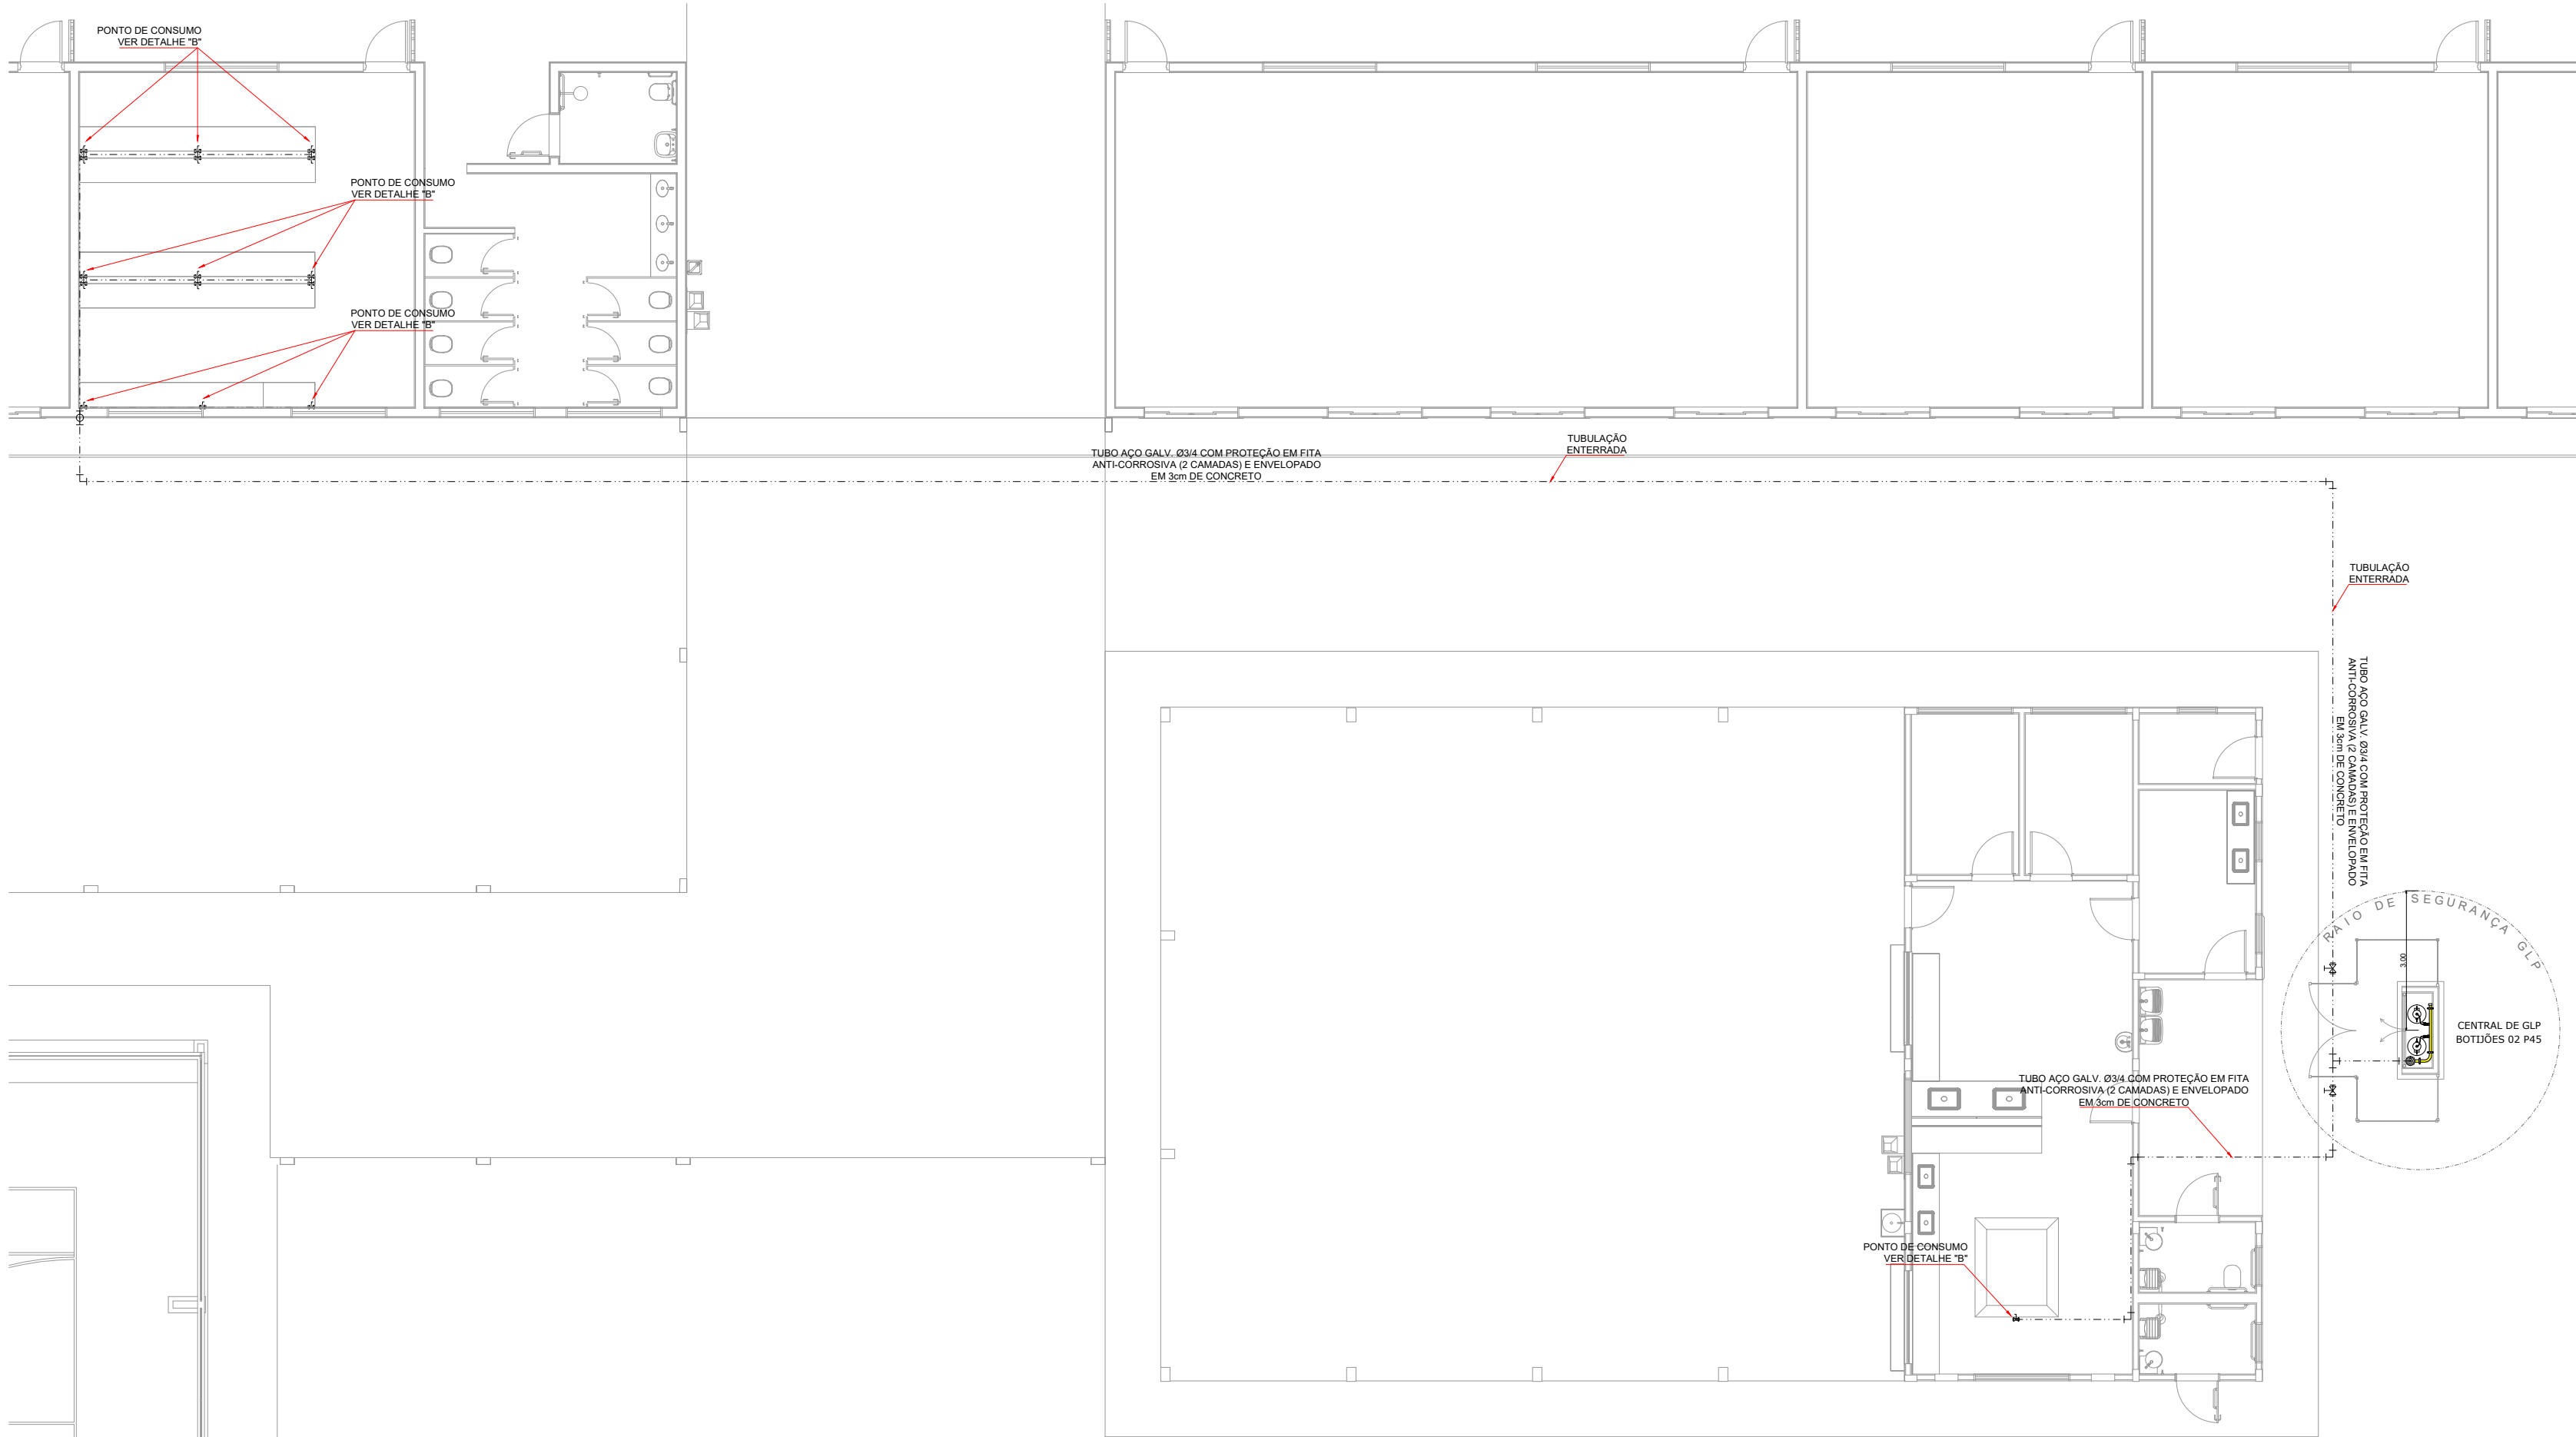

06 Planta baixa - Sistema de exaustão GLP
ESCALA: 1:125

INSTALAÇÕES DE GÁS				
Item	Código	Serviços	Memória Cálculo	und Quant.
Serviços Preliminares				
1				
1.1	93358	Escavação Manual de Vala	Distância entre a casa de gás e as conexões da cozinha (2,47+3,49+4,34+1,43+1,67+0,64+1,59+13,47+48,47+1,03) x a profundidade da escavação (0,80m)largura da vala (0,40m)	m³ 76,57
1.2	93358	Reaterro	80% do volume da escavação	m³ 61,26
Instalação GLP				
2				
2.1		Abriço de Gás	Uma unidade de abriço de gás para 12un de P45 - um abriço para atender a cozinha e laboratório	und 1
2.2	92690	Tubo de aço sem costura - tubo 3/4"	Distância entre abriço de gás e as conexões da cozinha e laboratório (2,47+3,49+4,34+1,43+1,67+0,64+1,59+13,47+48,47+1,03+0,40+0,70+0,40+1,50+0,43+0,53+0,26+0,27+0,40+0,60+0,15+0,45+0,45+0,45+2,56+2,34+2,73+0,15+0,45+0,45+0,45+2,45+2,45+2,70+0,15+0,08+0,45+0,45+2,45+1,45)	m 106,77
2.3	92701	Curva 90º 3/4"	Abriço até a cozinha + laboratório	und 17
2.4	92705	Tê de aço galvanizado 3/4"	Abriço até a cozinha + laboratório	und 15
2.5	Composição	Regulador de pressão 3/4" 2º estágio	Cozinha + laboratório	und 3
2.6	92489	Válvula Esférica 3/4"	Abriço + cozinha + laboratório	und 4
2.7	Composição	Válvula de Bloqueio Automático	Abriço + cozinha	und 2
2.8	101917	Manômetro	Abriço	und 1
2.9	Composição	Tampão 3/4"	Abriço	und 3
2.10	Composição	Regulador de pressão 3/4" 1º estágio	Abriço	und 1
2.11	Composição	Pigtail	Mangueira flexível para abriço e pontos de consumo na cozinha e laboratório	und 16
2.12	Composição	Quadro de inspeção	Quadro de inspeção 40x50cm de embutir para abriço de válvula esférica 3/4"	und 2
2.13	100721	Pintura de tubo - cor amarela, com 1 demão de zarcão	94,45 (comprimento total do tubo de 3/4")*0,06	m³ 6,41
2.14	92905	União 3/4"	Colocar a cada 6m	und 17

LEGENDA	
	TUBULAÇÃO APARENTE (VAPOR)
	TUBULAÇÃO ENTERRADA (VAPOR)
	TE COM SAÍDA PARA CIMA
	TE
	COTOVELO 90º
	COTOVELO 45º
	TUBULAÇÃO EMBUTIDA
	FLANGE CEGO
	REGULADOR DE PRESSÃO
	FILTRO "Y"
	VÁLVULA ESFÉRICA
	TAMPÃO CAPS
	PLUGUE BOIÃO
	LUVA DE REDUÇÃO
	UNIÃO
	Válvula de bloqueio automático 3/4"
	Regulador de pressão de 1º e 2º estágio 3/4"
	Manômetro
	Válvula Esférica 3/4"
	Válvula de bloqueio manual
	Ponto de consumo



07 Isométrico - Sistema de exaustão GLP
ESCALA: 1:125

Instalação Predial de Gás Liquefeito de Petróleo - GLP



R. N. DIAS CONSULTORIA E PROJETOS - ME

OCUPAÇÃO: EDUCACIONAL E CULTURA FÍSICA, DIVISÃO: E-1, DESCRIÇÃO: ESCOLA EM GERAL

RAZÃO SOCIAL:
PREFEITURA MUNICIPAL DE MATUPÁ

NOME FANTASIA:
ESCOLA MUNICIPAL 16 SALAS

CNPJ: 24.772.188/0001-54

ENDEREÇO:
AV. HERMINIO OMETTO, S/N, MATUPÁ-MT

RESPONSÁVEL TÉCNICO:

ROGÉRIO NOGUEIRA DIAS
Arquiteto e Urbanista
CAU: A76801-4

DATA: SETEMBRO/2025

ESCALA: INDICADA

REVISÃO:

PRANCHA:

02/02