



LEGENDA E QUANTITATIVOS – SINALIZAÇÃO					
SÍMBOLO	CÓDIGO	DESCRIÇÃO	IDENTIFICAÇÃO	QUANT.	TIPO
	S12	SAÍDA DE EMERGÊNCIA		08	SINALIZAÇÕES BÁSICAS DE ORIENTAÇÕES E SALVAMENTO
	S1	SAÍDA DE EMERGÊNCIA À DIREITA		11	
	S2	SAÍDA DE EMERGÊNCIA À ESQUERDA		11	
	S6	SAÍDA DE EMERGÊNCIA À DIREITA		—	
	S9	SAÍDA DE EMERGÊNCIA À ESQUERDA		4	

05			
04			
03			
02			
01			
N°.	DESCRIÇÃO	RESP.	DATA

R E V I S ã O

 SEDU	GOVERNO DO ESTADO DO ESPÍRITO SANTO SECRETARIA DE ESTADO DA EDUCAÇÃO – SEDU GERÊNCIA DE REDE FÍSICA ESCOLAR	 MAIA MELO ENGENHARIA
-----------------	---	---------------------------------

TÍTULO: RECONSTRUÇÃO CASTELO D'ÁGUA
CEEFTMI HENRIQUE COUTINHO

ENDEREÇO: R. DES EPAMINONDAS AMARAL, 190 – CENTRO, IÚNA – ES, 29390–000

PRANCHA: PLANTA	PROJETO: COMBATE A INCÊNDIO
SUBSECRETÁRIO ESTADUAL: _____ VINICIUS JOSÉ SIMÕES	
GERENTE DA GERFE: _____ MARCELO AMORIM GONÇALVES	ESCALA: INDICADA UNIDADE: METRO
COORDENADOR GERAL: _____ ARIOVALDO LUSTOSA RORIZ JÚNIOR	CREA-PE: 020310/D VISTO:
AUTOR PROJETO: _____ KLEYSIANA DE ASSIS ESPERIDON VILLELA PEDRAS	CREA-ES: 09548-D VISTO:
CO-AUTOR PROJETO: _____	VISTO:
RESPONSÁVEL TÉCNICO: _____	VISTO:
ARQUIVO: IUN01-P04-IN-E-R0-01.dwg	DESENHO: JOSIANE SARMENTO VISTO:


REFERÊNCIA:

PLANTA DE IMPLANTAÇÃO


FOLHA:



01 / 07

FORMATO: A1	OBSERVAÇÕES:	DATA: OUT/2025	VISTO:
			REVISÃO:

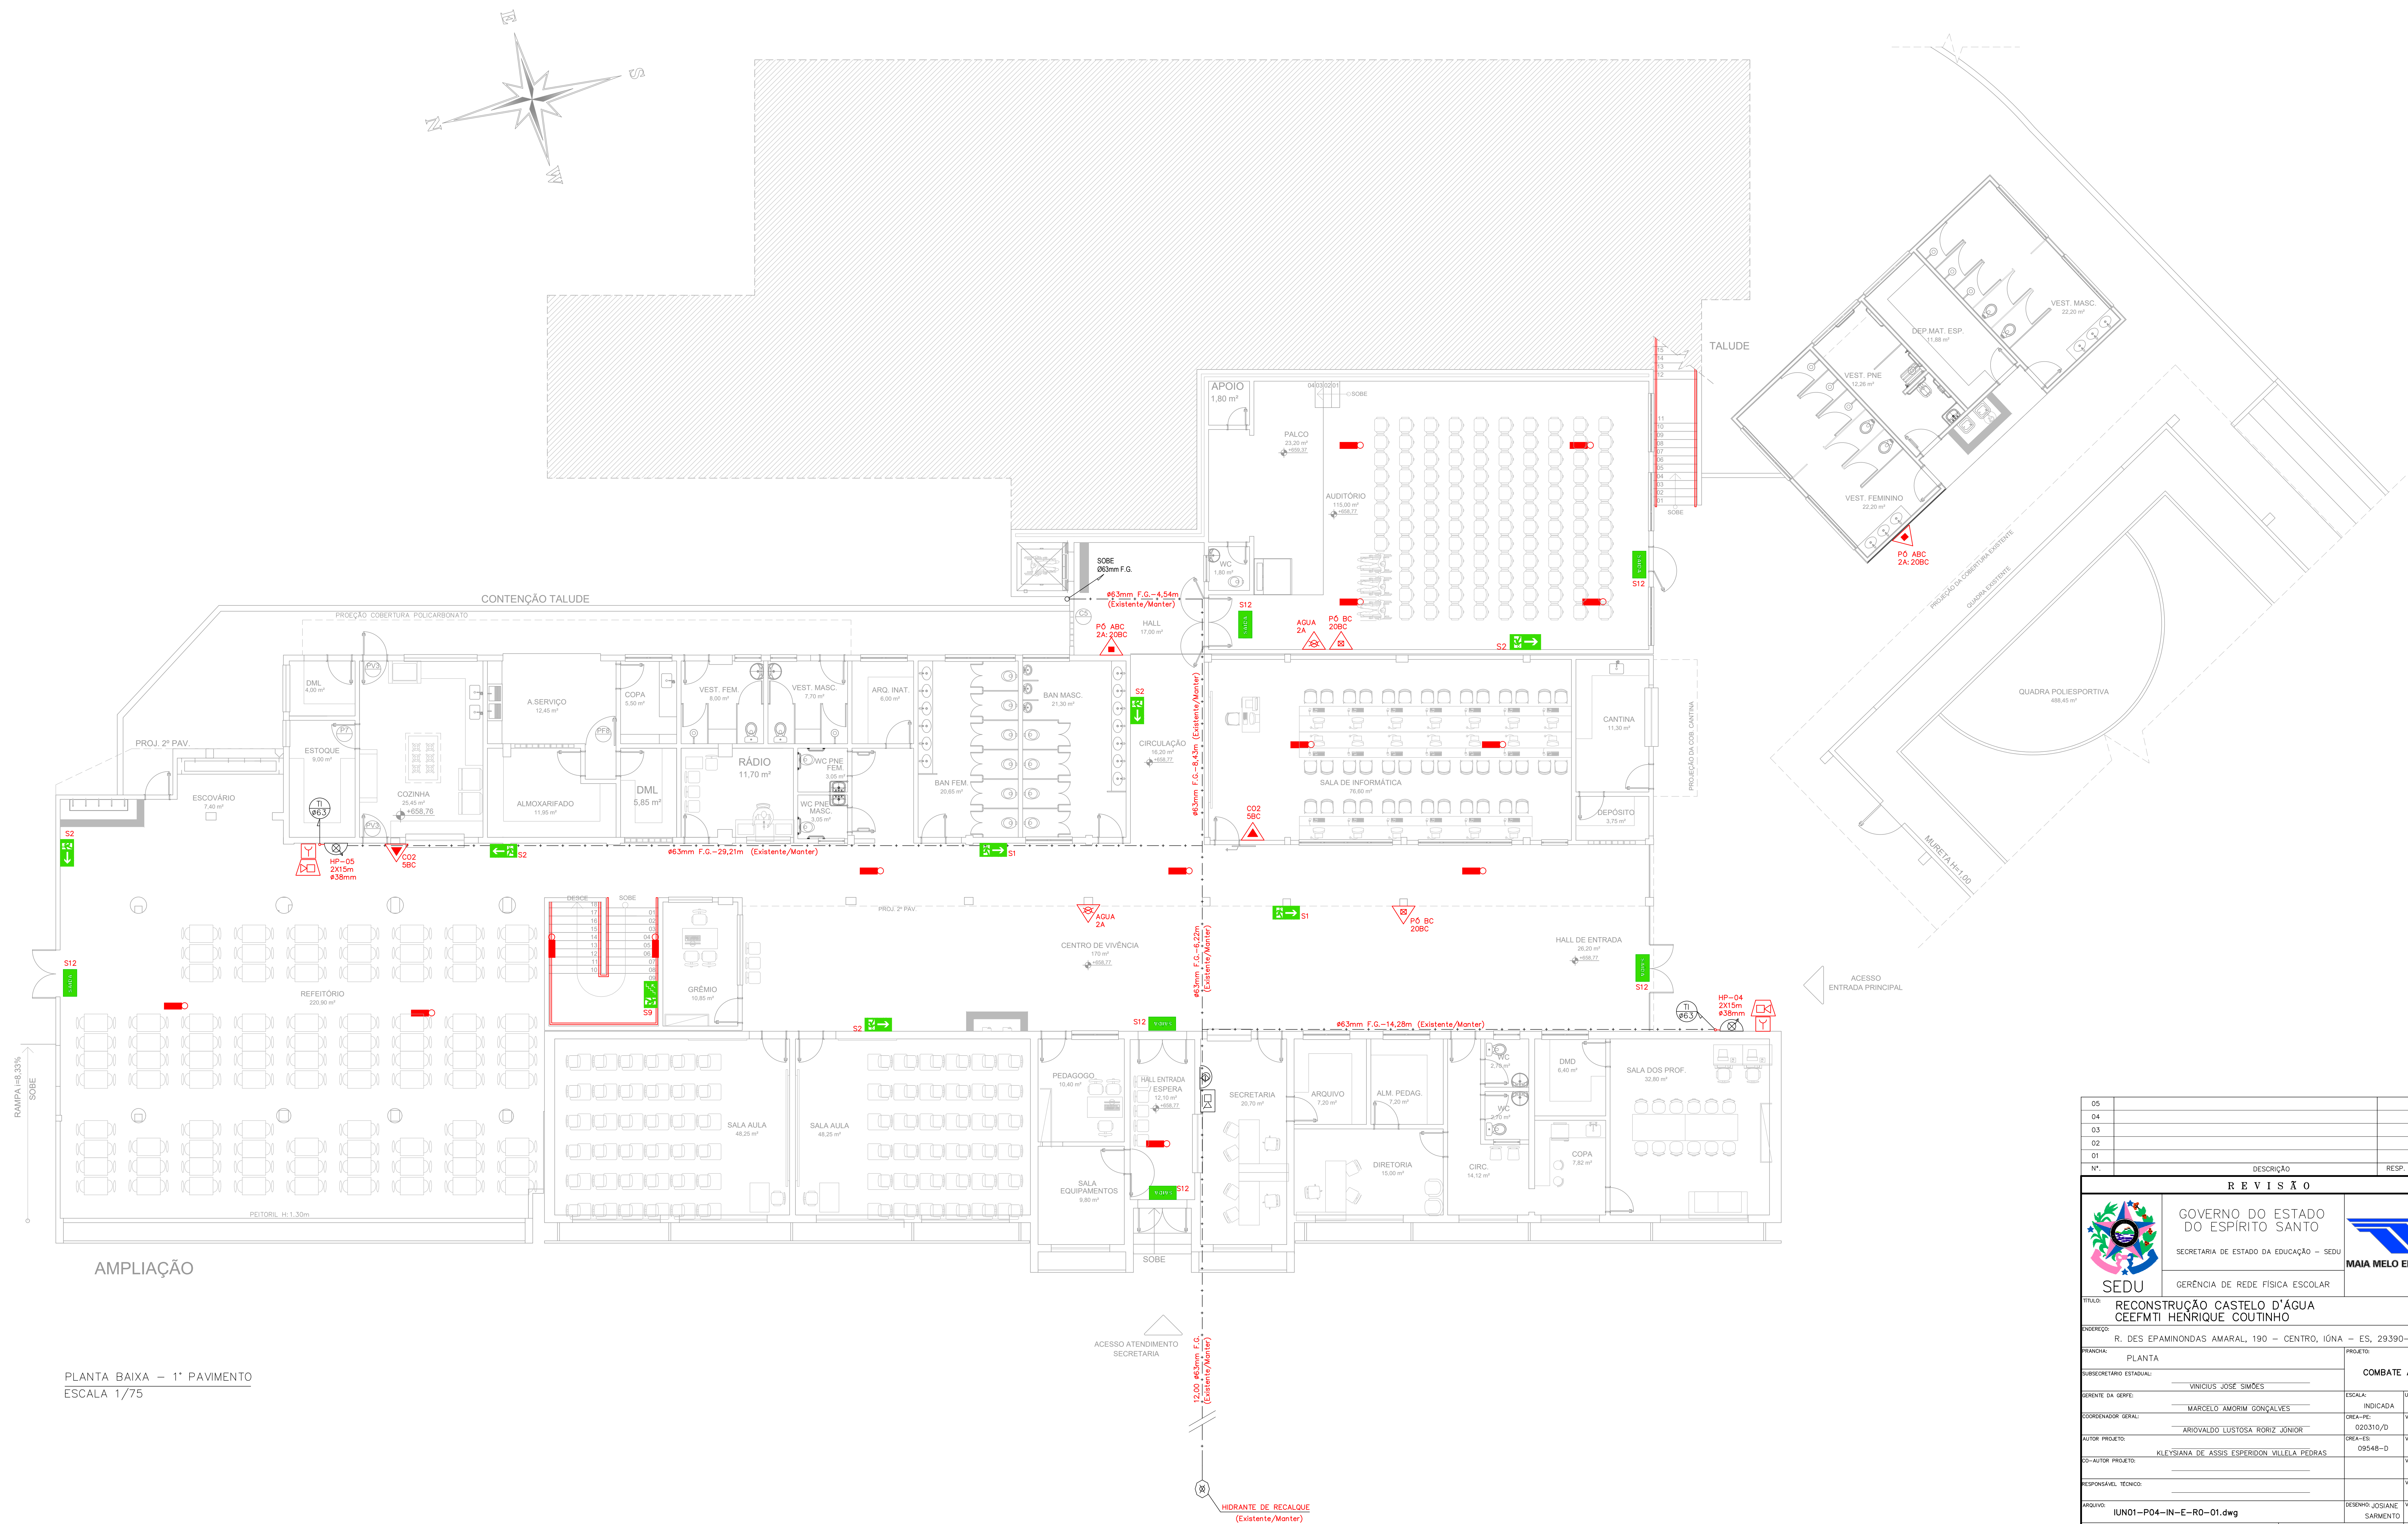

PLANTA BAIXA - 1º PAVIMENTO
ESCALA 1/75

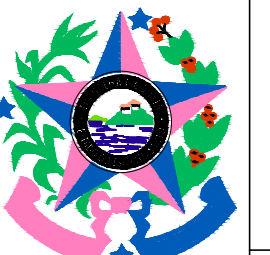05			
04			
03			
02			
01			
Nº	REVISÃO	RESP.	DATA
REVISÃO			
 GOVERNO DO ESTADO DO ESPÍRITO SANTO SECRETARIA DE ESTADO DA EDUCAÇÃO - SEDU  MAIA MELO ENGENHARIA			
SEDU			
GERÊNCIA DE REDE FÍSICA ESCOLAR			
TÍTULO RECONSTRUÇÃO CASTELO D'ÁGUA CEEFMTI HENRIQUE COUTINHO			
ENDEREÇO R. DES EPAMINONDAS AMARAL, 190 - CENTRO, IONA - ES, 29390-000			
PRANCHAS PLANTA		PROJETO COMBATE A INCÊNDIO	
SUBSECRETÁRIO ESTADUAL VINÍCIUS JOSÉ SIMÕES		ESCALA INDICADA	
GERENTE DA GERÊNCIA MARGELO AMORIM GONÇALVES		UNIDADE METRO	
COORDENADOR GERAL ARIOVALDO LUSTOSA RORIZ JÚNIOR		DESCRIÇÃO 020310/D	
AUTOR PROJETO KLEYSIANA DE ASSIS ESPERIDON VILLELA PEDRAS		VISTO 09548-D	
CO-AUTOR PROJETO		VISTO	
RESPONSÁVEL TÉCNICO		VISTO	
ARQUIVO IUN01-P04-IN-E-R0-01.dwg		DESENHADO JOSIANE SARMENTO	
REFERÊNCIA PLANTA BAIXA - 1º PAVIMENTO		FOLHA 02/07	
ORÇAMENTO A0	OBSERVAÇÕES	DATA OUT/2025	REVISÃO

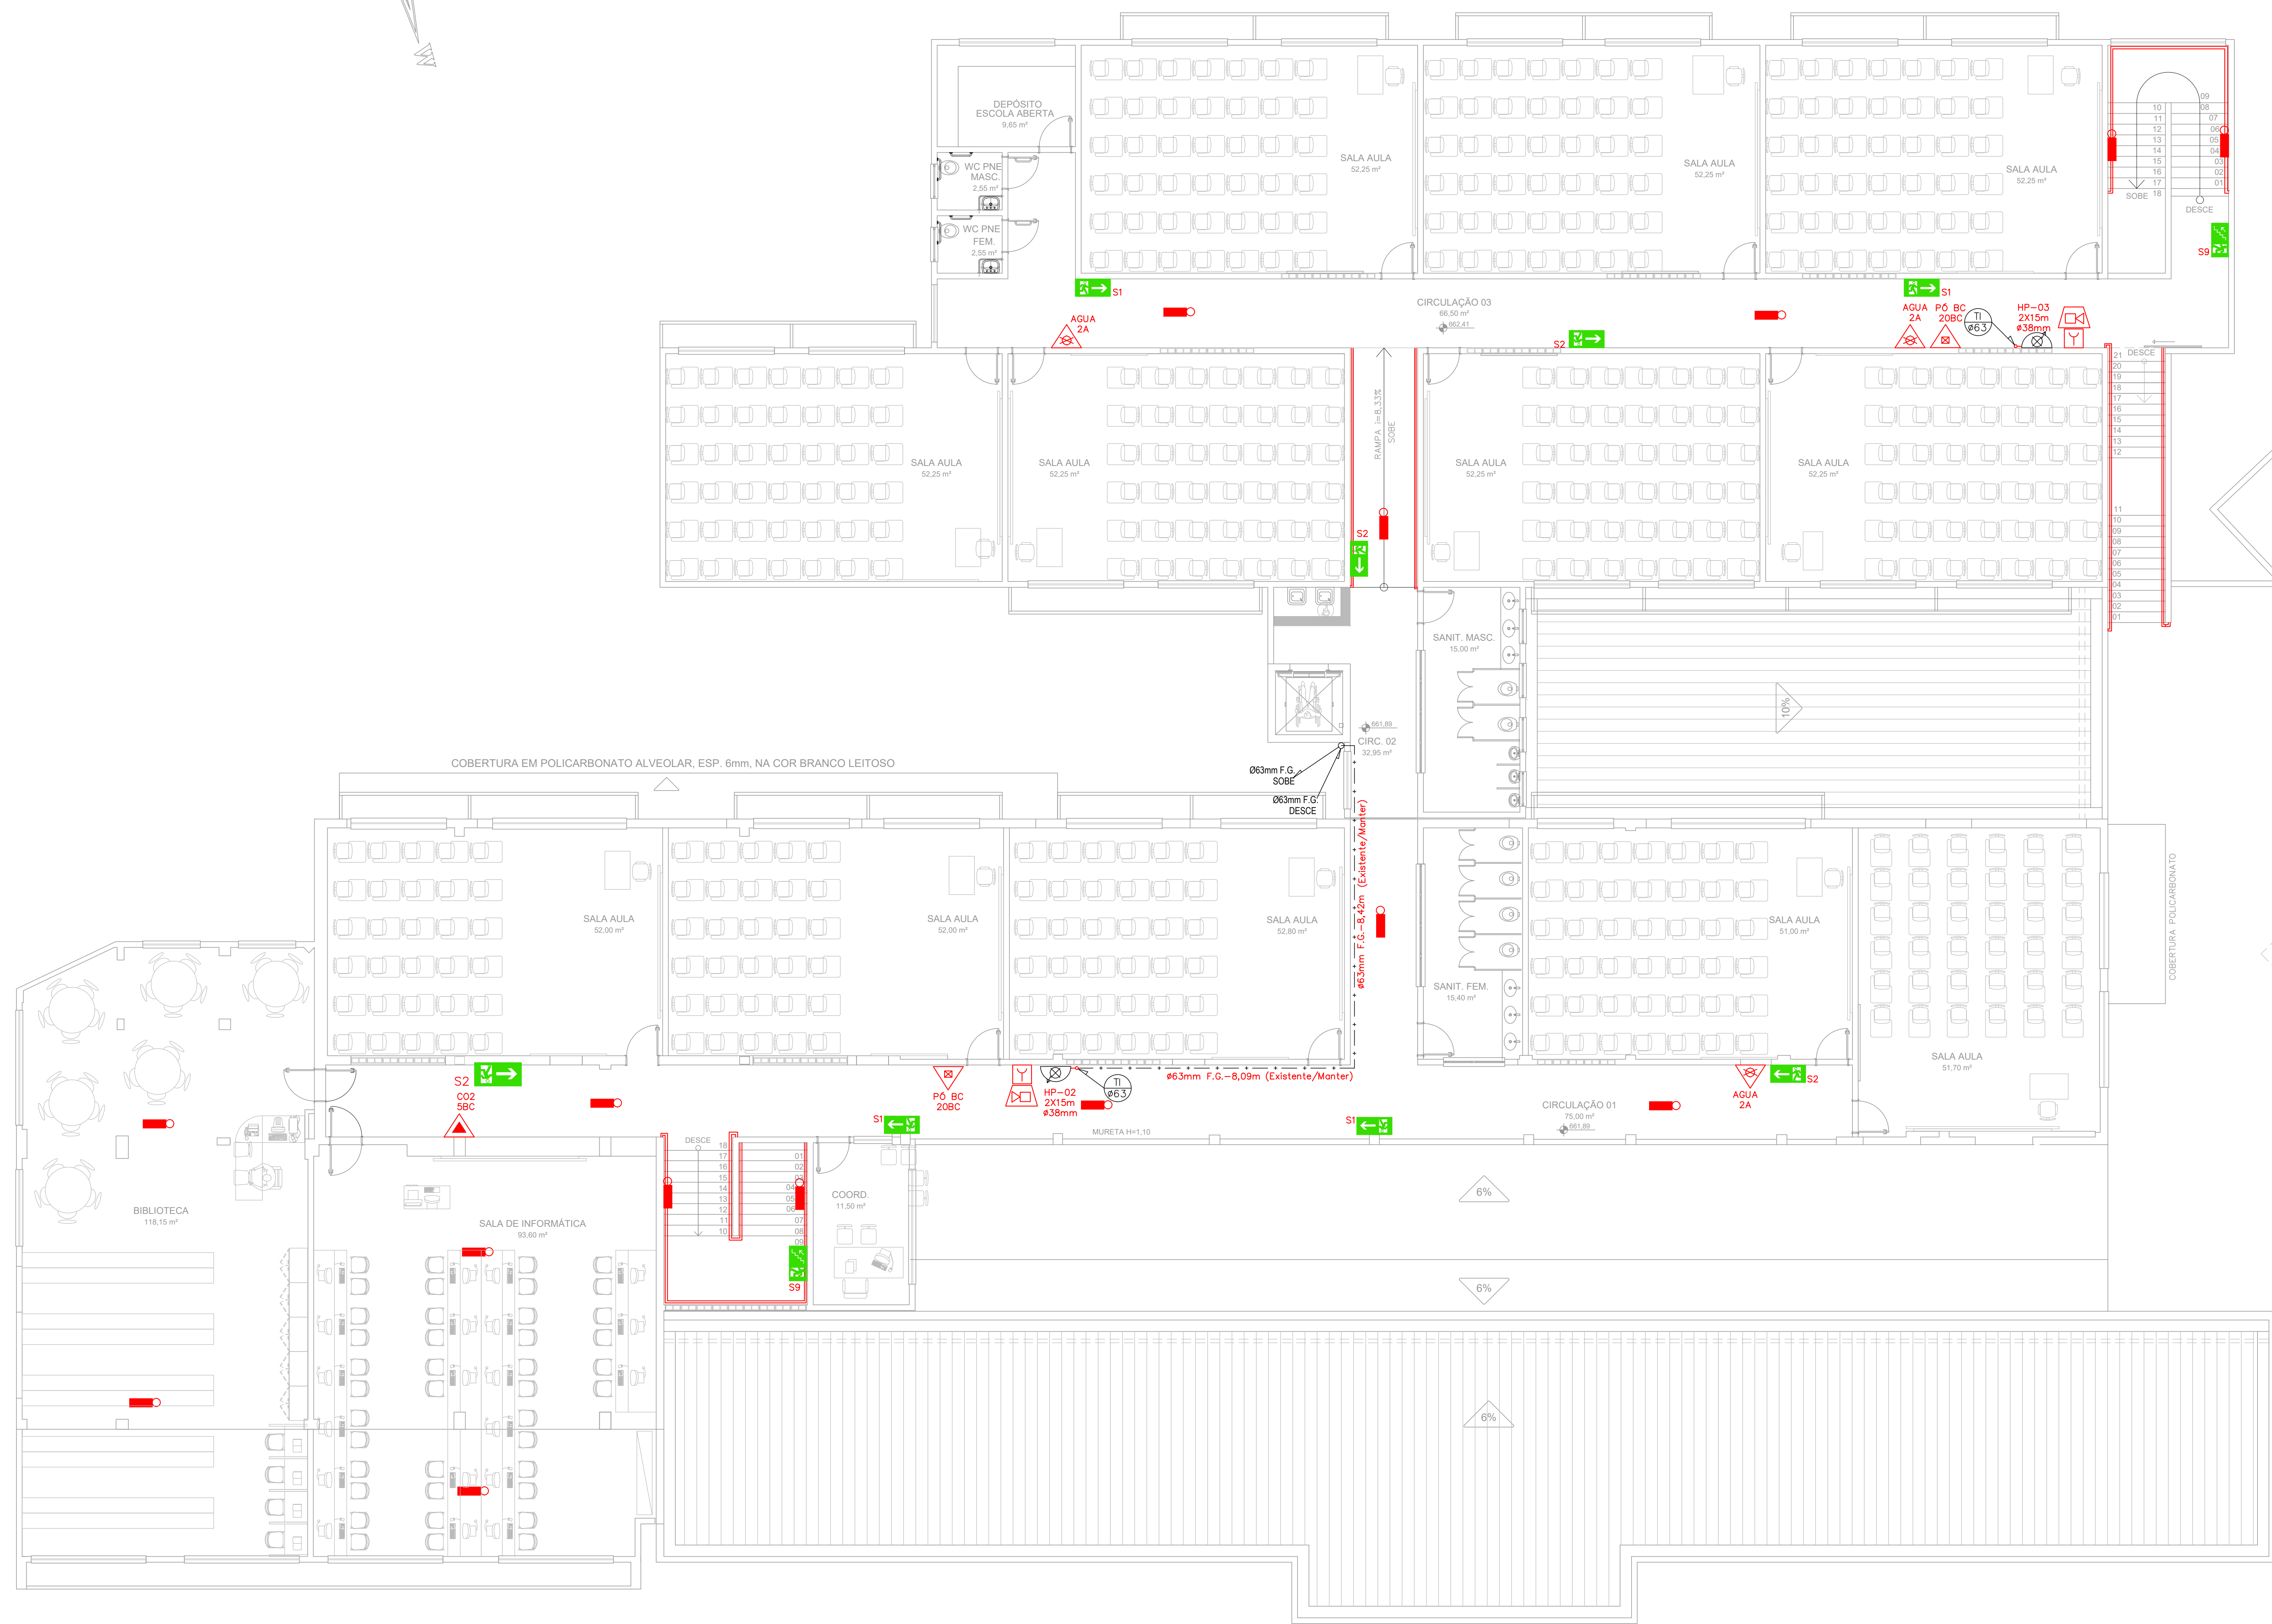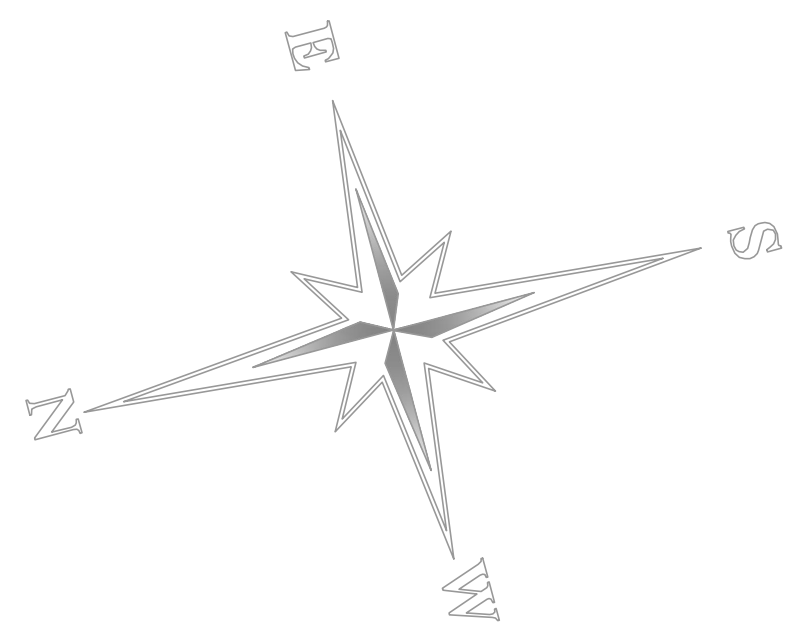

PLANTA BAIXA – 2º PAVIMENTO
ESCALA 1/75

05			
04			
03			
02			
01			
Nº.	DESCRIÇÃO	RESP.	DATA

GOVERNO DO ESTADO DO ESPÍRITO SANTO

SECRETARIA DE ESTADO DA EDUCAÇÃO – SEDU

GERÊNCIA DE REDE FÍSICA ESCOLAR

TÍTULO: RECONSTRUÇÃO CASTELO D'ÁGUA CEEFM TI HENRIQUE COUTINHO

ENDEREÇO: R. DES EPAMINONDAS AMARAL, 190 – CENTRO, IONA – ES, 29390-000

PRONOME: PLANTA

SUBSECRETÁRIO ESTADUAL: VINÍCIUS JOSÉ SIMÕES

GERENTE DA GERÊNCIA: MARCELO AMORIM GONÇALVES

COORDENADOR GERAL: ARIOLVALDO LUSTOSA RORIZ JÚNIOR

AUTOR PROJETO: KLEYSIANA DE ASSIS ESPERIDON VILLELA PEDRAS

CO-AUTOR PROJETO:

RESPONSÁVEL TÉCNICO:

ARQUIVO: IUN01-P04-IN-E-R0-01.dwg

REFERÊNCIA: PLANTA BAIXA – 2º PAVIMENTO

COMBATE A INCÊNDIO


ESCALA: INDICADA

UNIDADE: METRO

DESENHO: JOSIANE SARMENTO

DATA: 03/07/2025


REVISÃO: 03

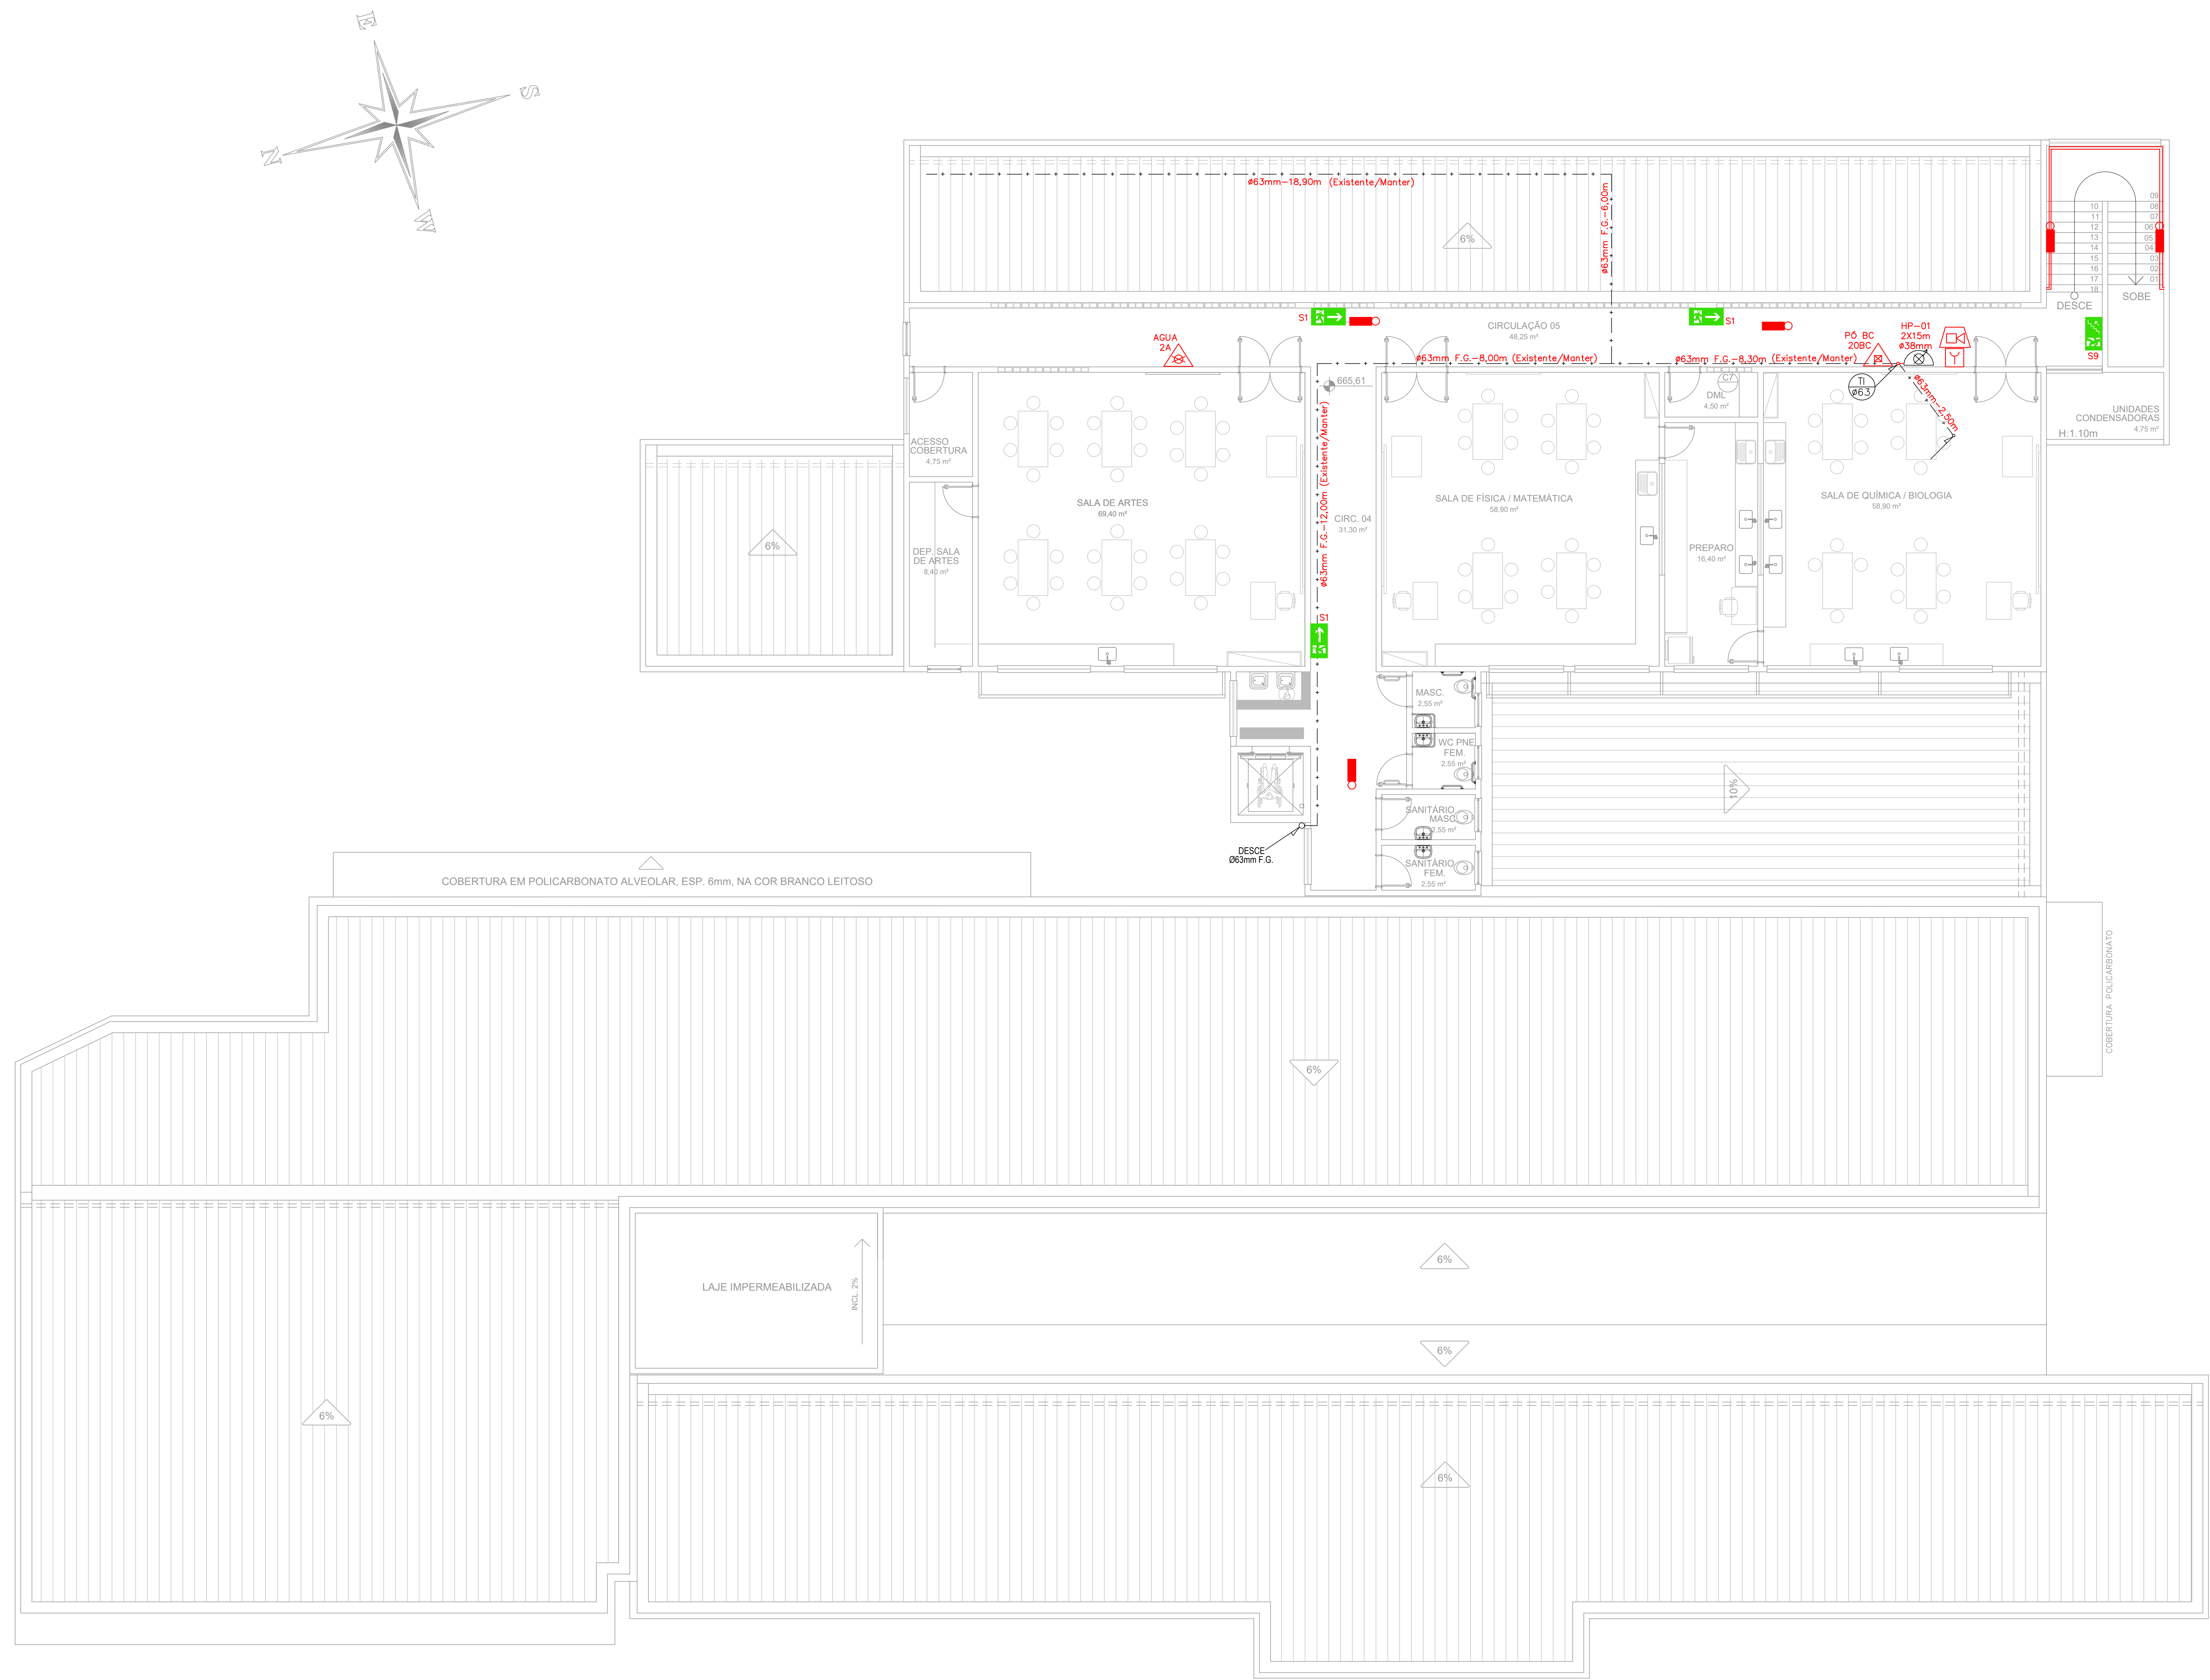

PLANTA BAIXA – 3º PAVIMENTO
ESCALA 1/75

05			
04			
03			
02			
01			
Nº	DESCRIÇÃO	RESP.	DATA


REVISÃO			
GOVERNO DO ESTADO DO ESPÍRITO SANTO			
SECRETARIA DE ESTADO DA EDUCAÇÃO – SEDU			
GERÊNCIA DE REDE FÍSICA ESCOLAR			
MAIA MELO ENGENHARIA			
TÍTULO: RECONSTRUÇÃO CASTELO D'ÁGUA CEEFMTI HENRIQUE COUTINHO			
R. DES EPAMINONDAS AMARAL, 190 – CENTRO, IÓNA – ES, 29390–000			
PRANCHAS: PLANTA		PROJETO: COMBATE A INCÊNDIO	
SUBSECRETÁRIO ESTADUAL: VINÍCIUS JOSÉ SIMÕES			
GERENTE DA GERÊNCIA: MARCELO AMORIM GONÇALVES		ESCALA: INDICADA	UNIDADE: METRO
COORDENADOR GERAL: ARIOWALDO LUSTOSA RORIZ JÚNIOR		DESA-FE: 020310/D	VISTO:
AUTOR PROJETO: KLEYSIANA DE ASSIS ESPERIDON VILLELA PEDRAS		DESA-ES: 09548-D	VISTO:
CO-AUTOR PROJETO:			VISTO:
RESPONSÁVEL TÉCNICO:			VISTO:
ARQUIVO: IJUN01-P04-IN-E-R0-01.dwg		DESENHO: JOSIANE SARMENTO	VISTO:
REFERÊNCIA: PLANTA BAIXA – 3º PAVIMENTO		FOLHA: 04/07	
ELABORADO: AD	OBSERVAÇÕES:	DATA: 04/7/2025	REVISADO:

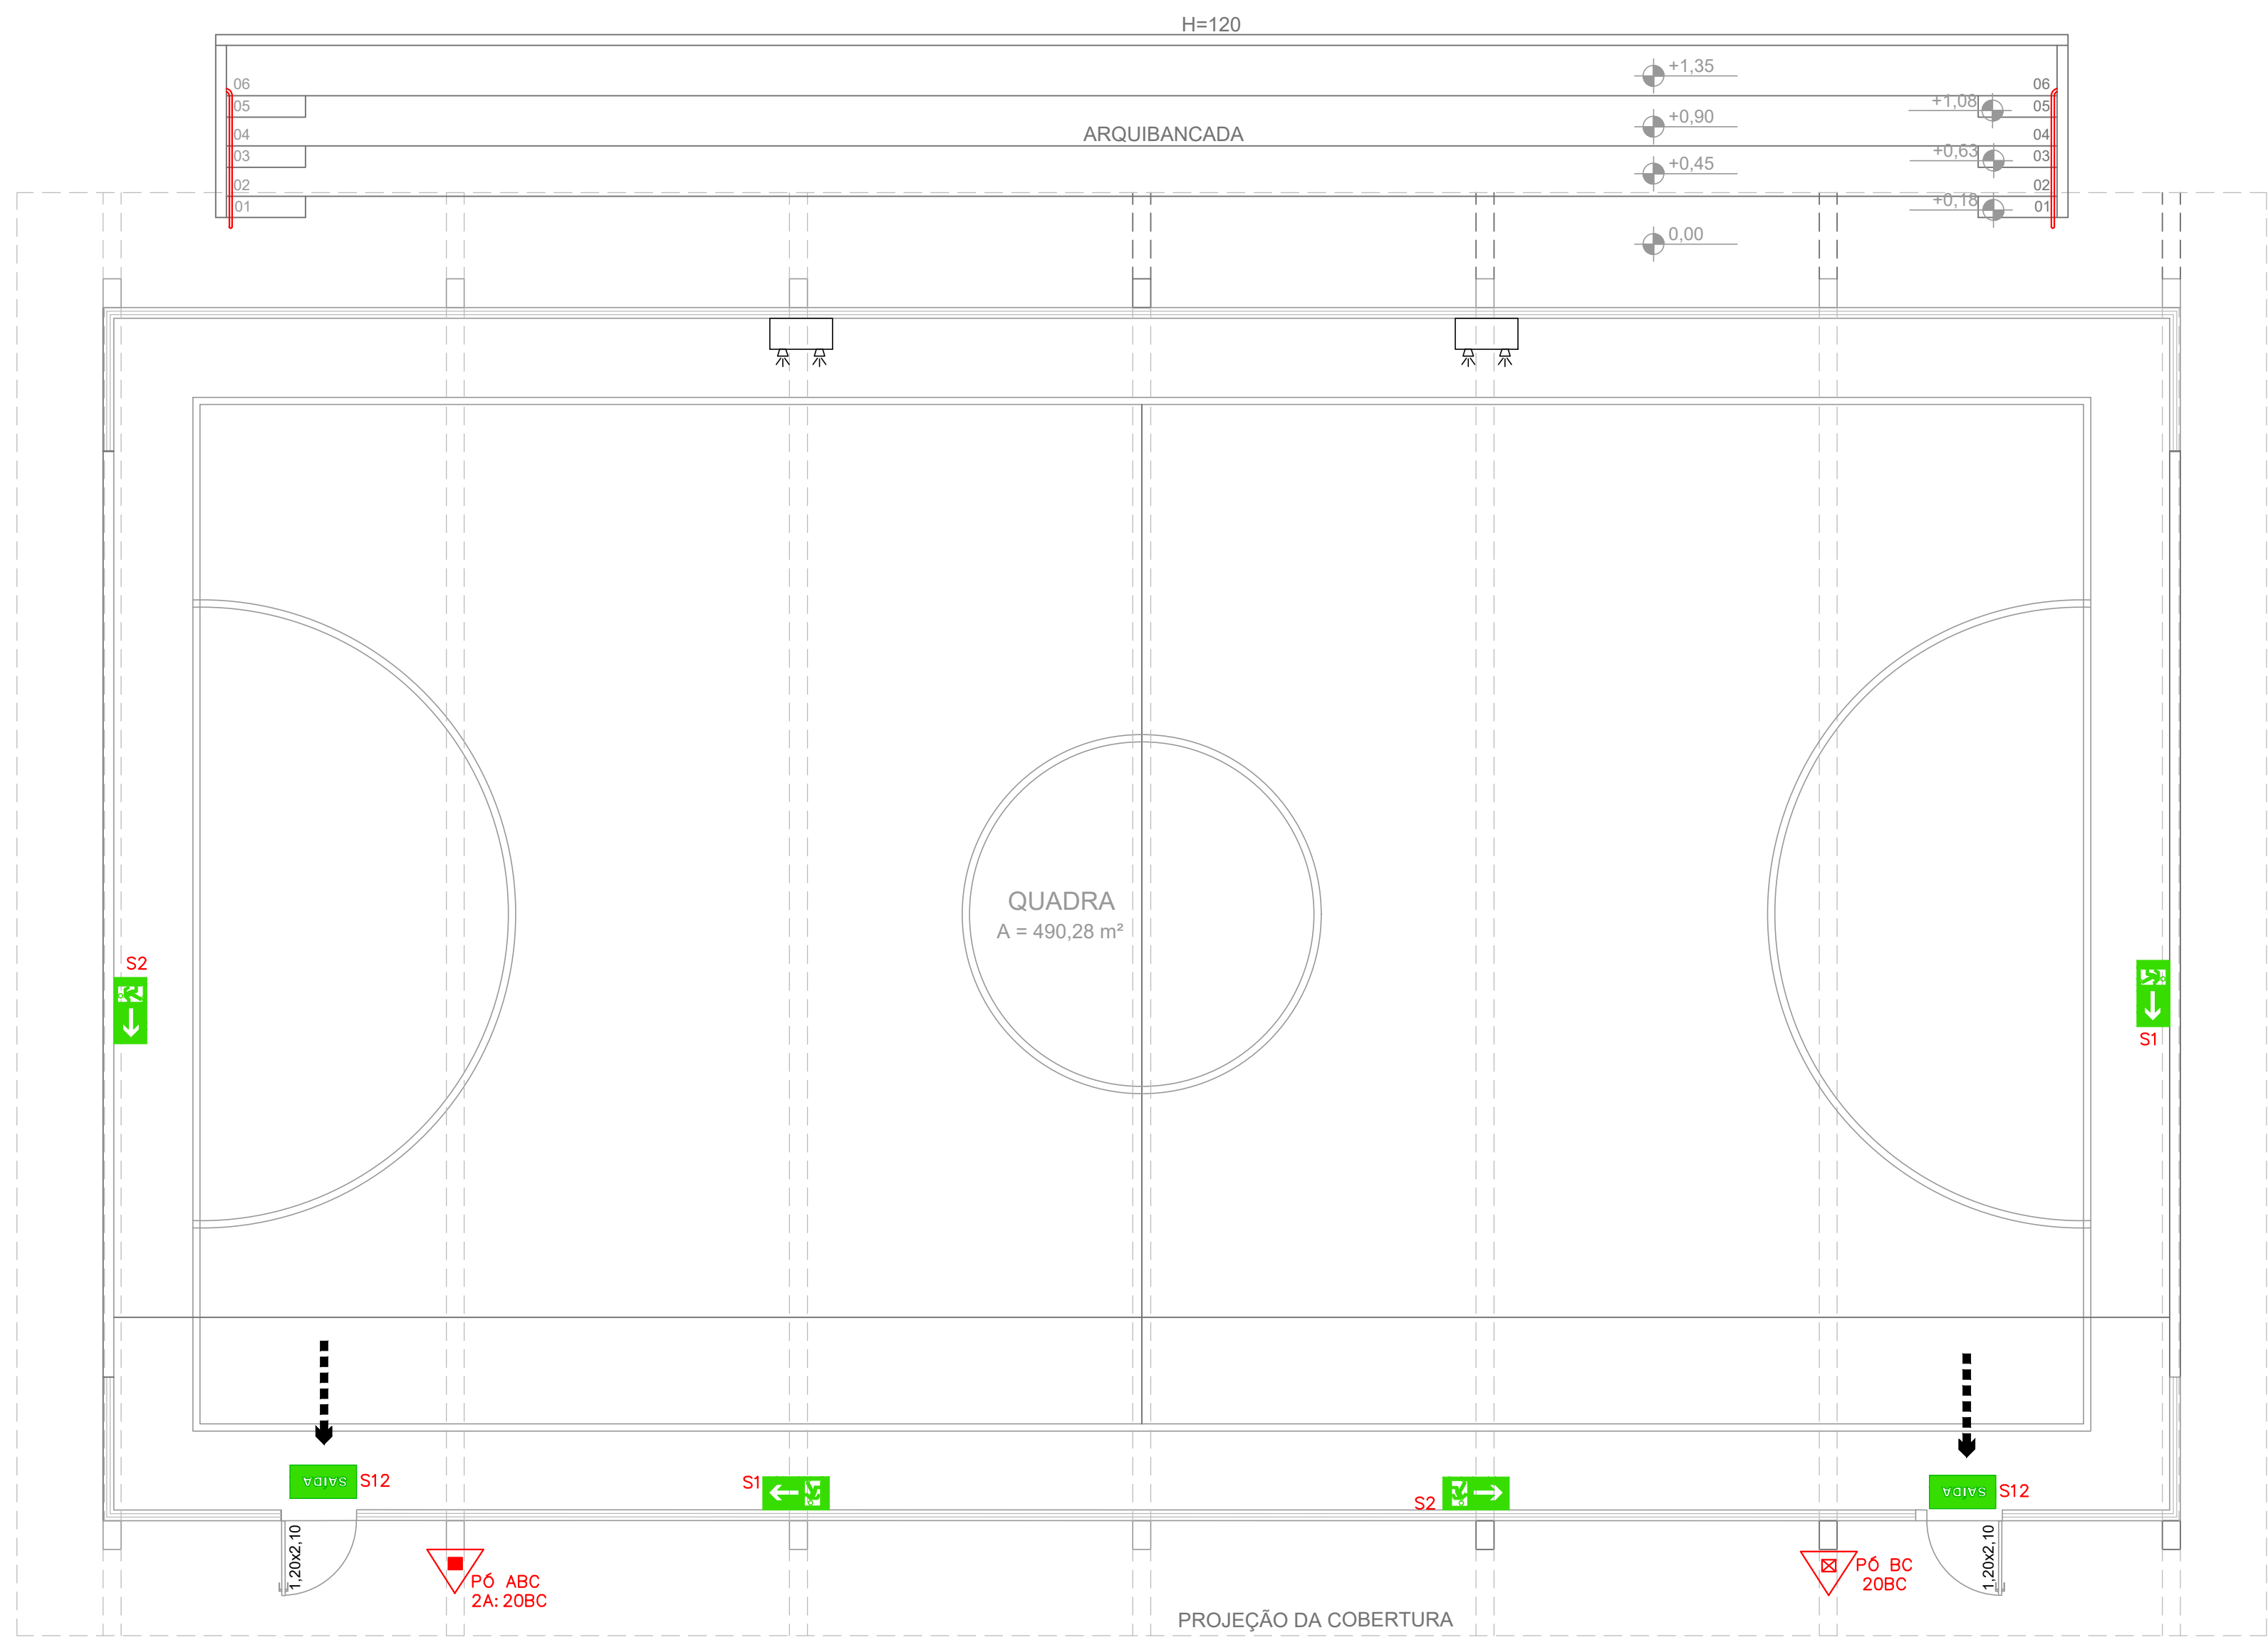


PLANTA BAIXA
ESC.: 1/100




PLANTA DE COBERTURA
ESC.: 1/100

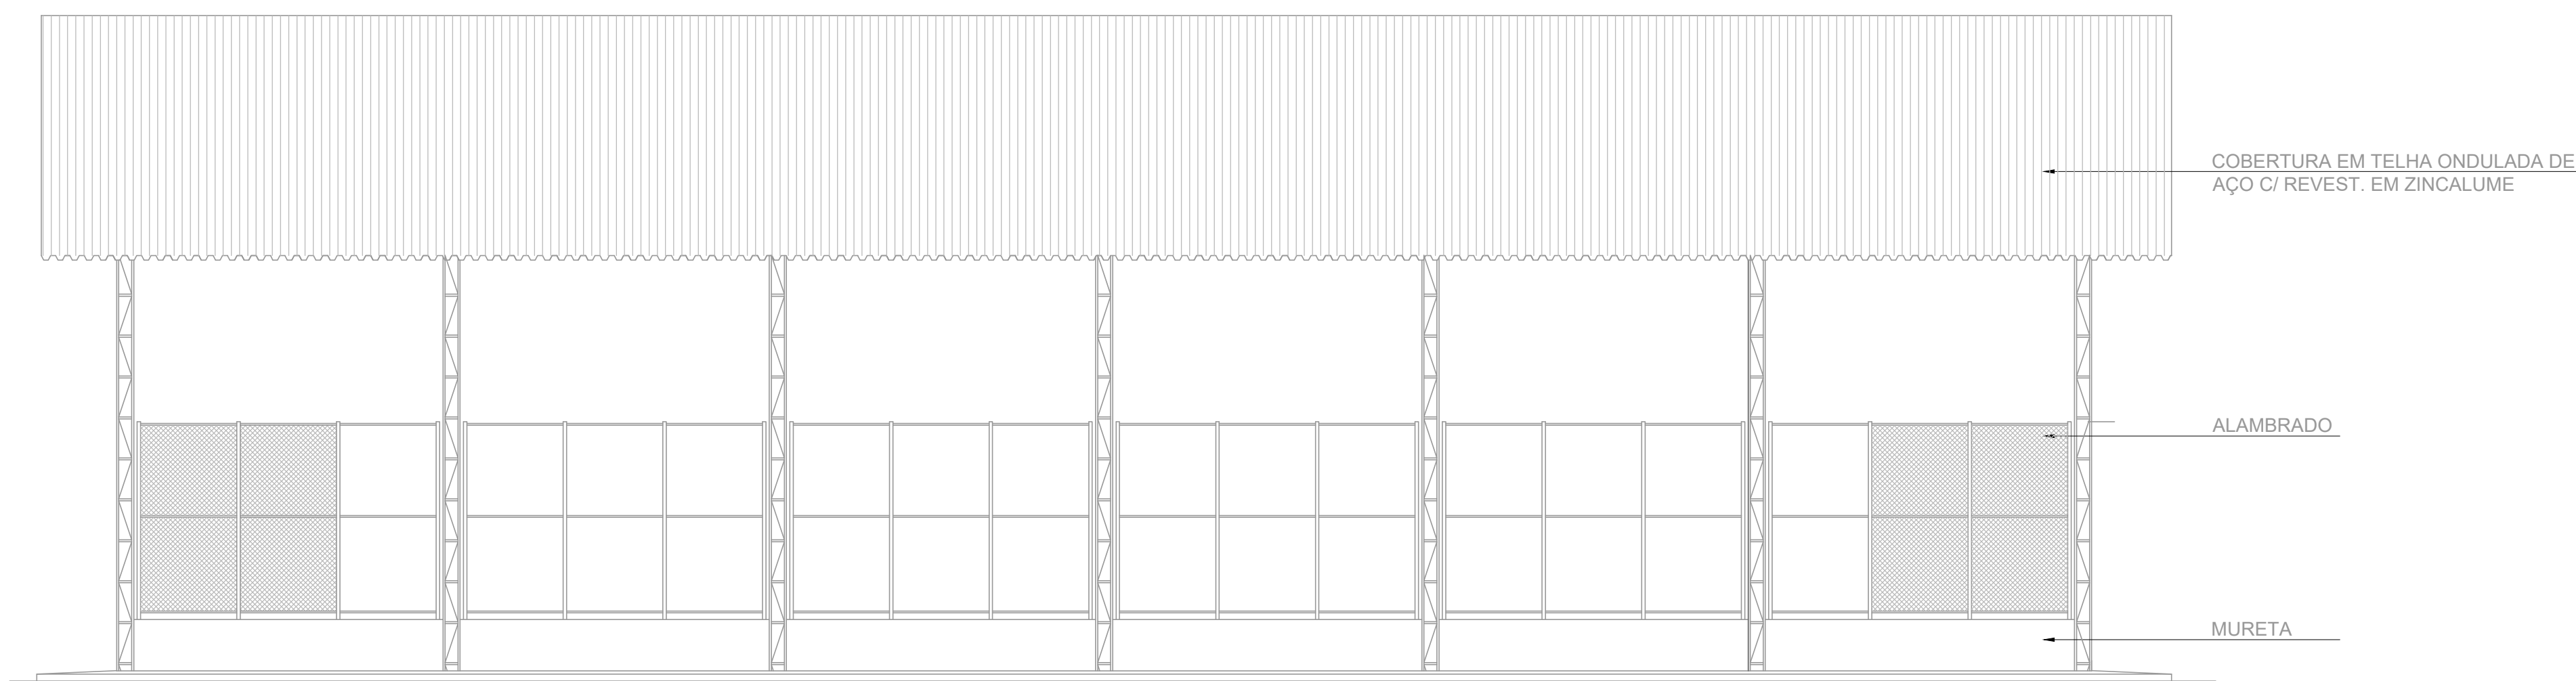

CORTE AB
ESC.: 1/100


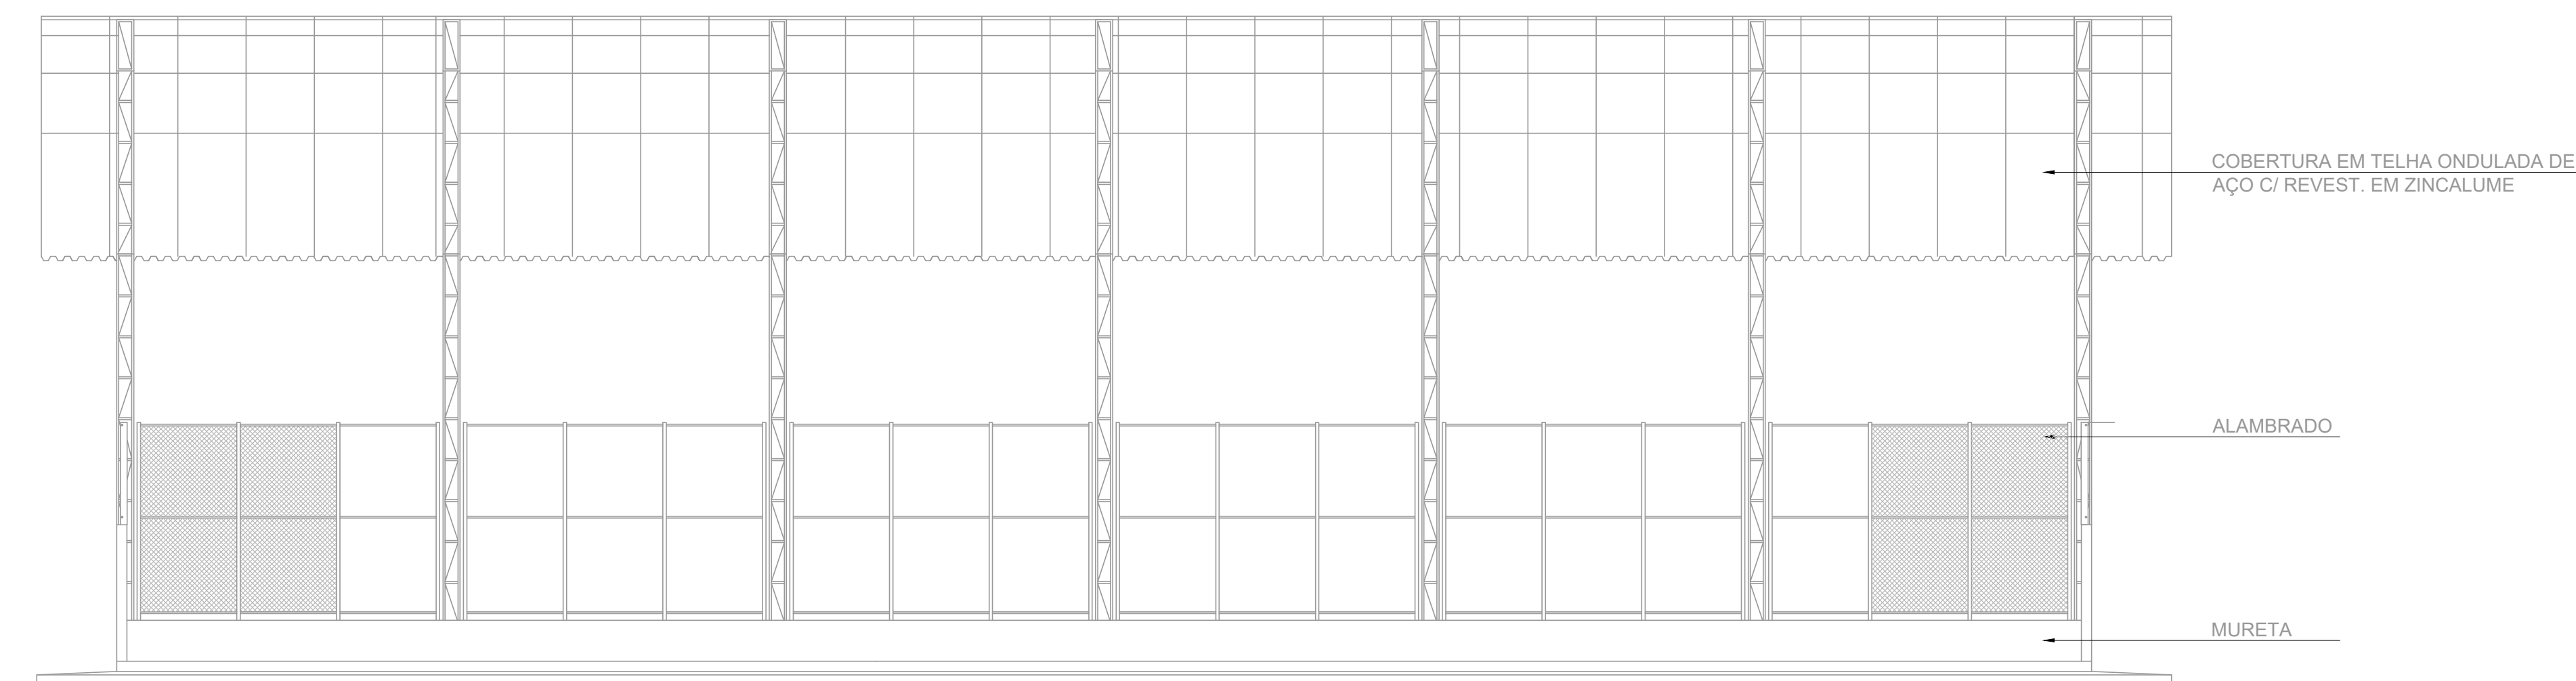


FACHADA LATERAL
ESC.: 1/100

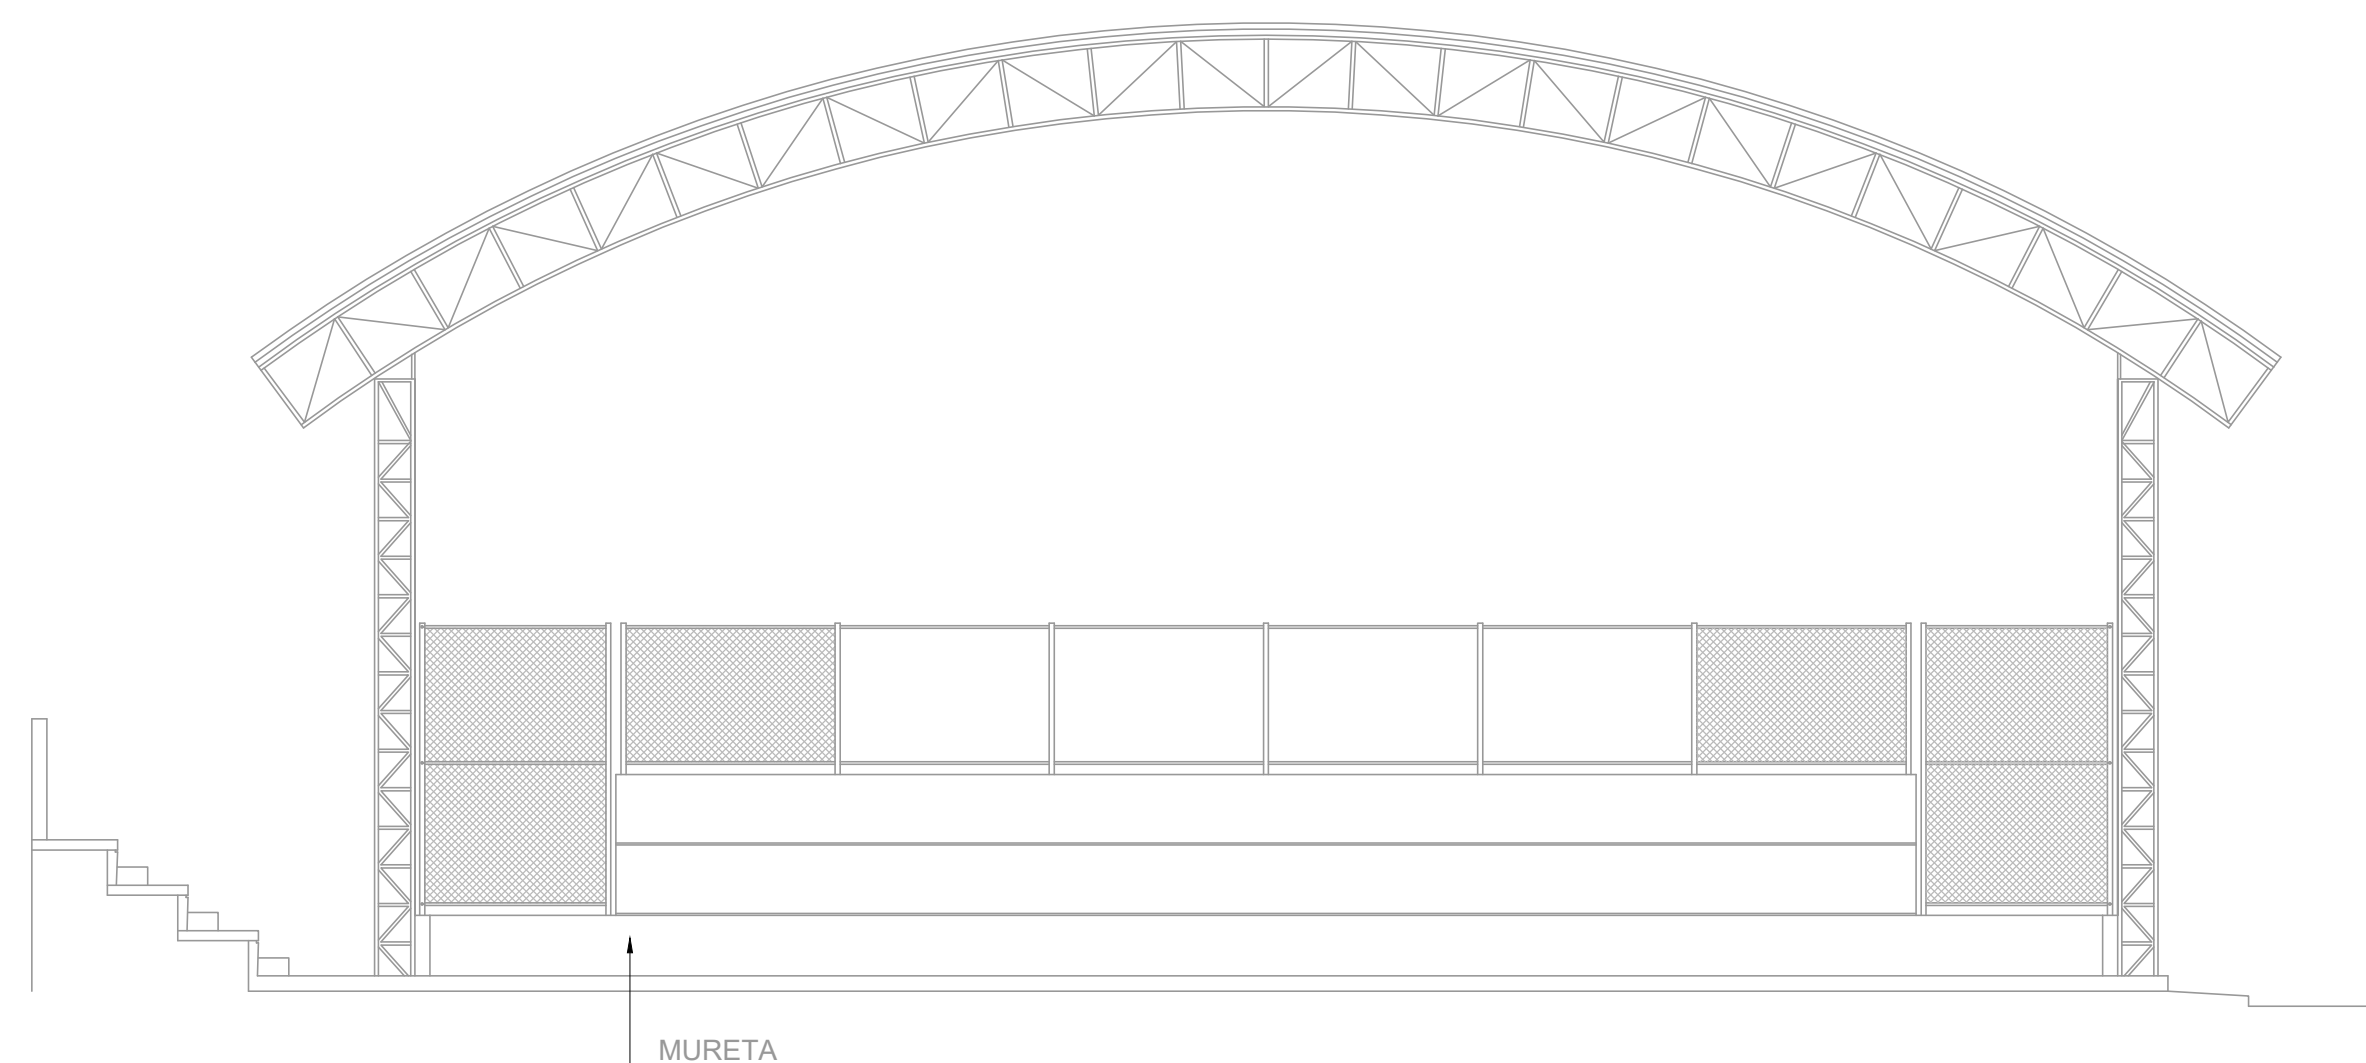


CORTE CD
ESC.: 1/100

05			
04			
03			
02			
01			
Nº.	DESCRIÇÃO	RESP.	DATA
R E V I S ã O			
	GOVERNO DO ESTADO DO ESPÍRITO SANTO SECRETARIA DE ESTADO DA EDUCAÇÃO – SEDU		
SEDU	GERÊNCIA DE REDE FÍSICA ESCOLAR		
TÍTULO: RECONSTRUÇÃO CASTELO D'ÁGUA CEEFMTI HENRIQUE COUTINHO			
R. DES EPAMINONDAS AMARAL, 190 – CENTRO, IÓNA – ES, 29390-000			
BRANCHA: PLANTA		PROJETO: COMBATE A INCÊNDIO	
SUBSECRETÁRIO ESTADUAL: VINÍCIUS JOSÉ SIMÕES		ESCALA: INDICADA UNIDADE: METRO	
GERENTE DA SERIE: MARCELO AMORIM GONÇALVES		VISTO: 020310/D	
COORDENADOR GERAL: ARIOLVALDO LUSTOSA RORIZ JÚNIOR		VISTO: 09548-D	
AUTOR PROJETO: KLEYSIANA DE ASSIS ESPERIDON VILELA PEDRAS		VISTO:	
CO-AUTOR PROJETO:		VISTO:	
RESPONSÁVEL TÉCNICO:		VISTO:	
ARQUIVO: IUN01-P04-IN-E-R0-01.dwg		DESENHO: JOSIANE SARMENTO	
REFERÊNCIA: QUADRA POLIESPORTIVA PLANTA BAIXA, PLANTA DE COB. CORTES AB E CD FACHADA 01		FOLHA: 05/07	
FÓRMO: AO	OBSERVAÇÕES:	DATA: 04/1/2025	VISTO: REVISÃO:

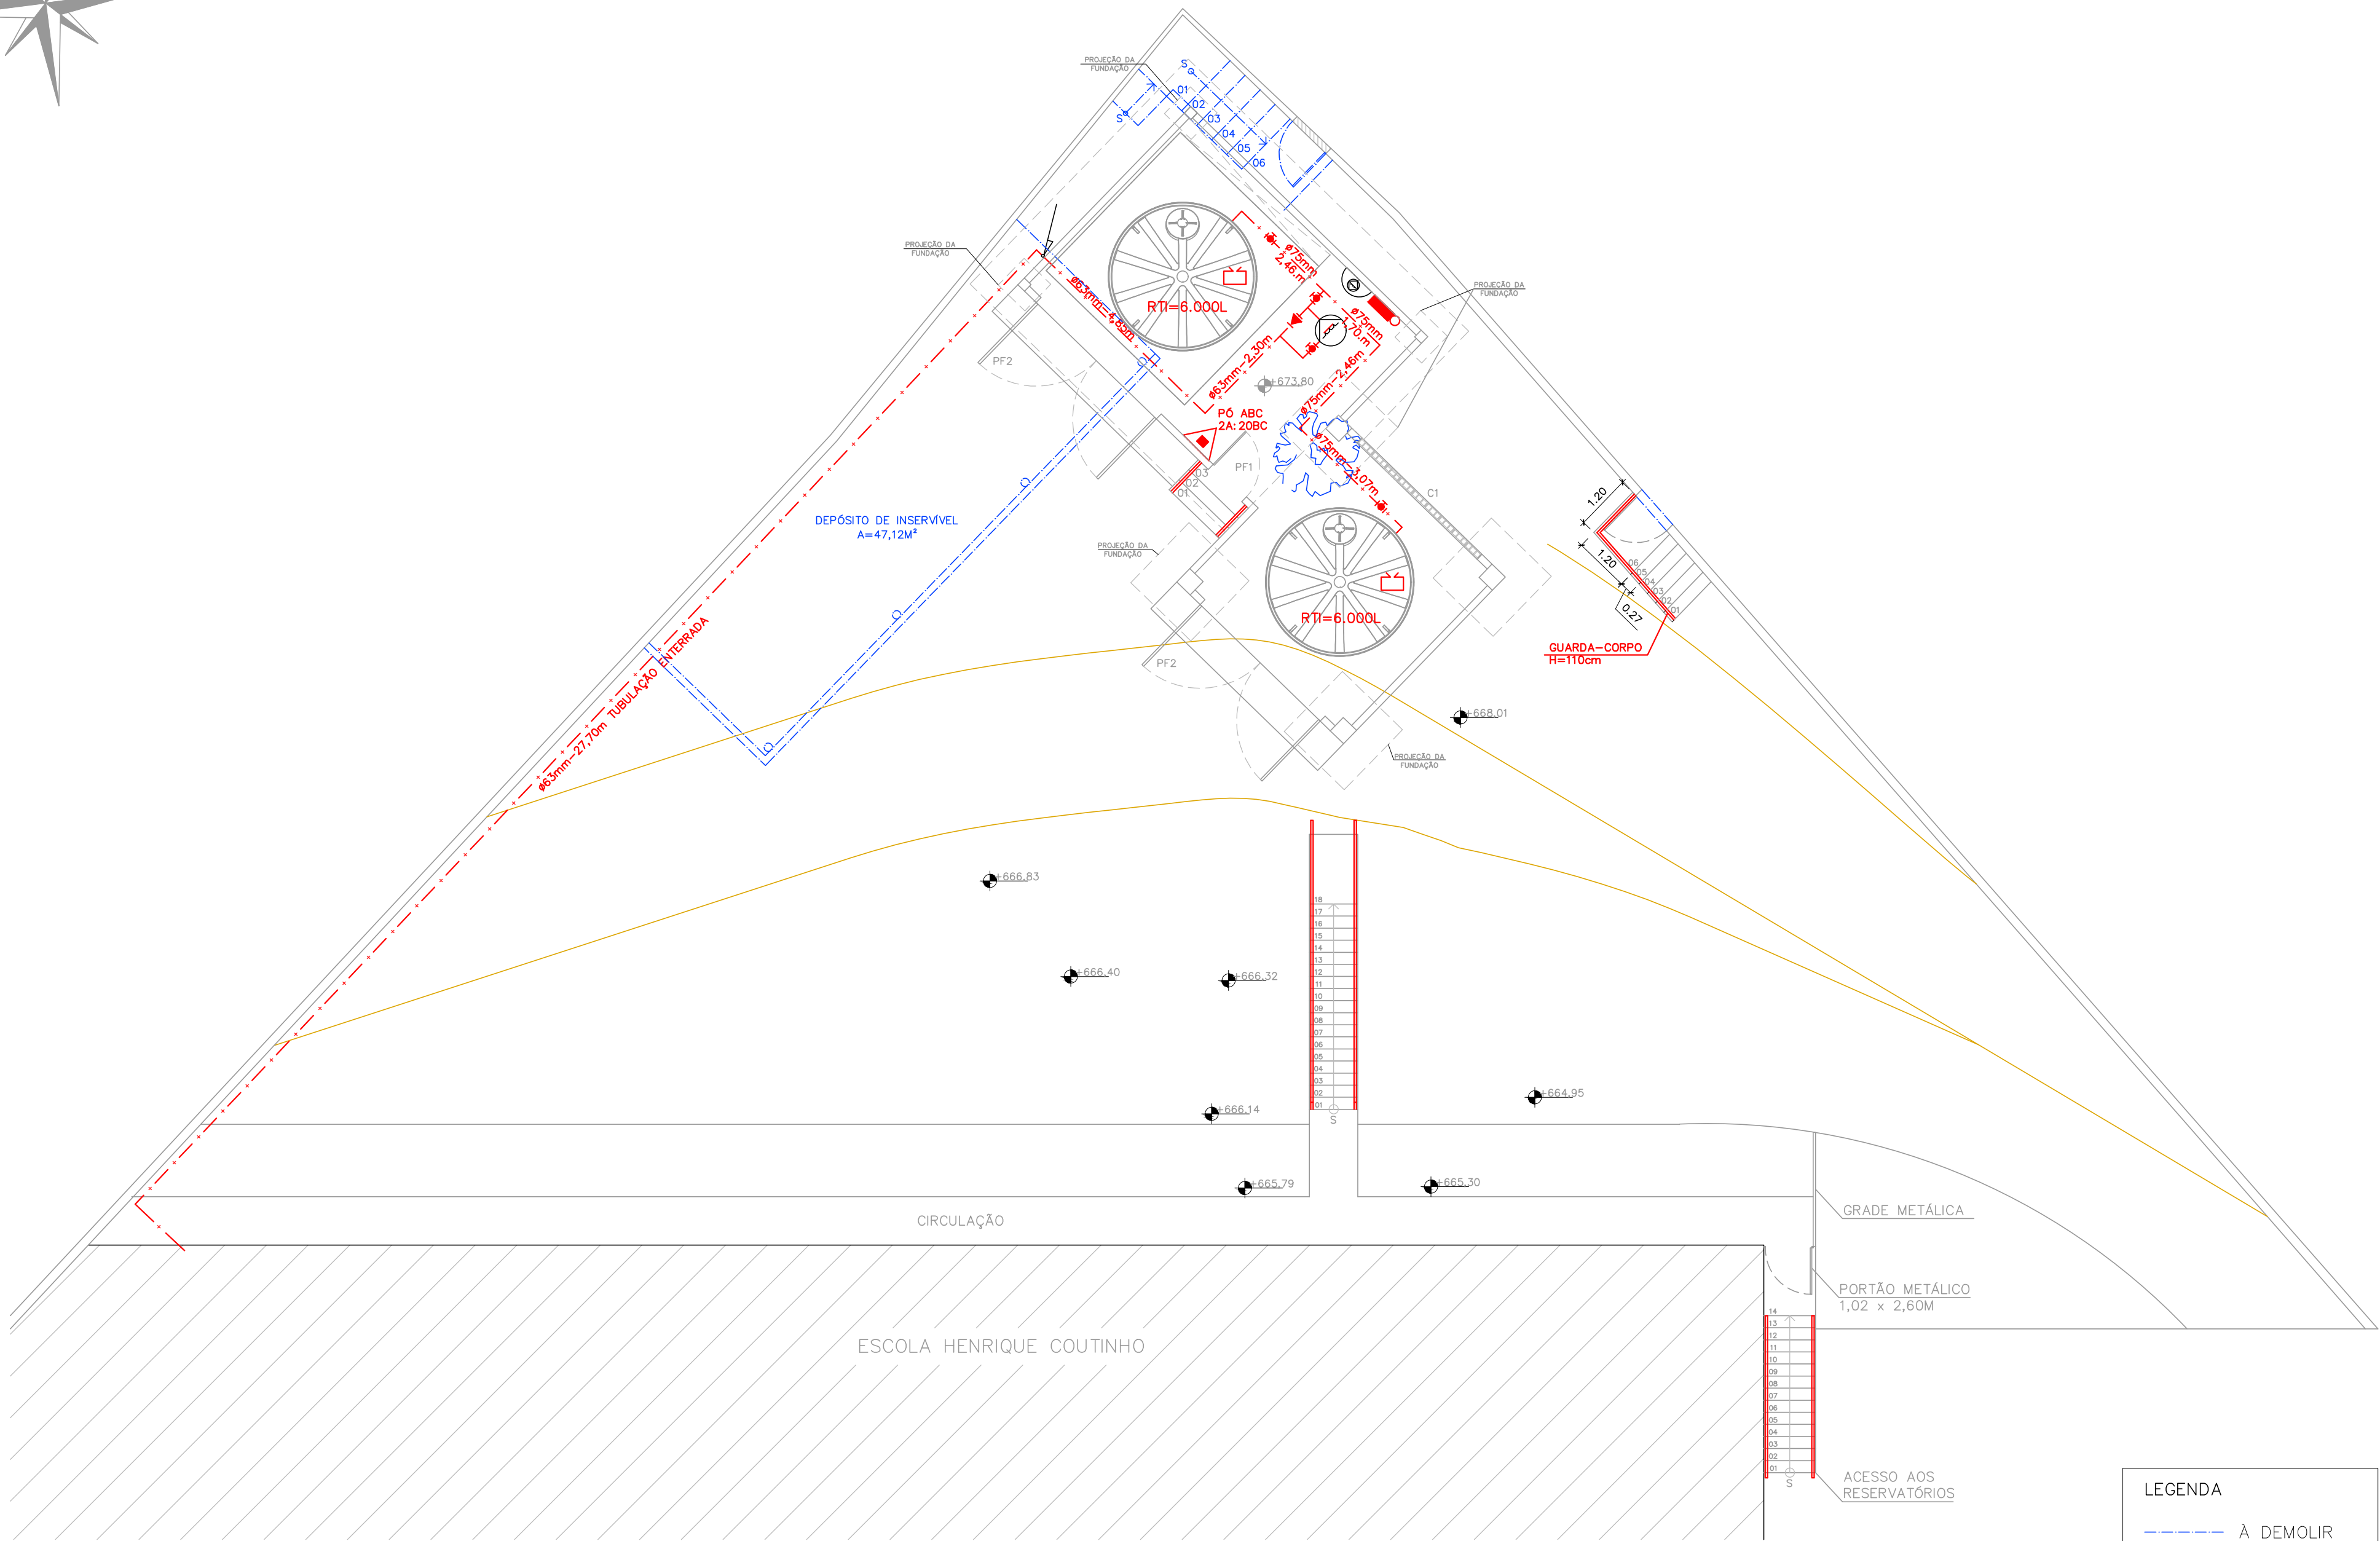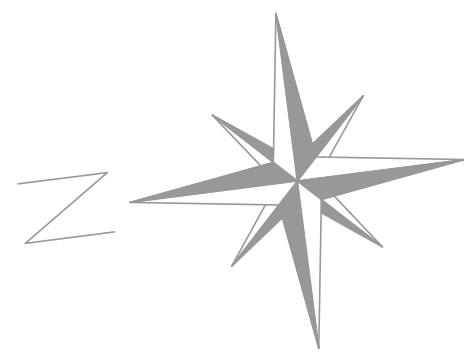


PLANTA DE IMPLANTAÇÃO – RESERVATÓRIOS
ESC.: 1/100


LEGENDA	
	À DEMOLIR
	À CONSTRUIR

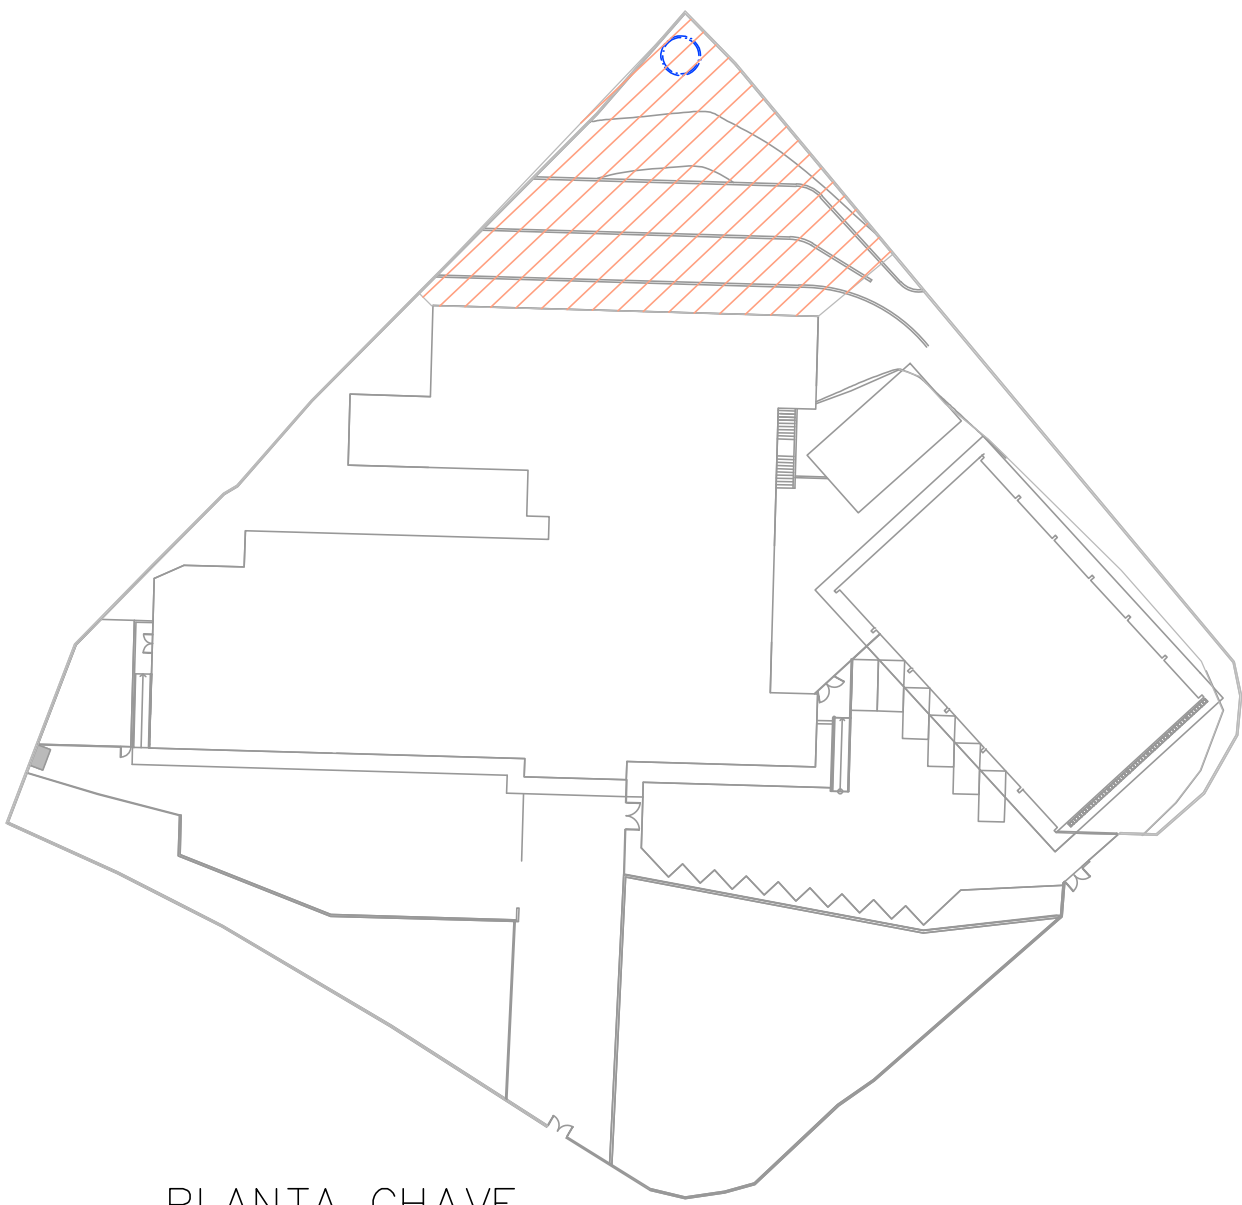


PLANTA CHAVE
SEM ESCALA

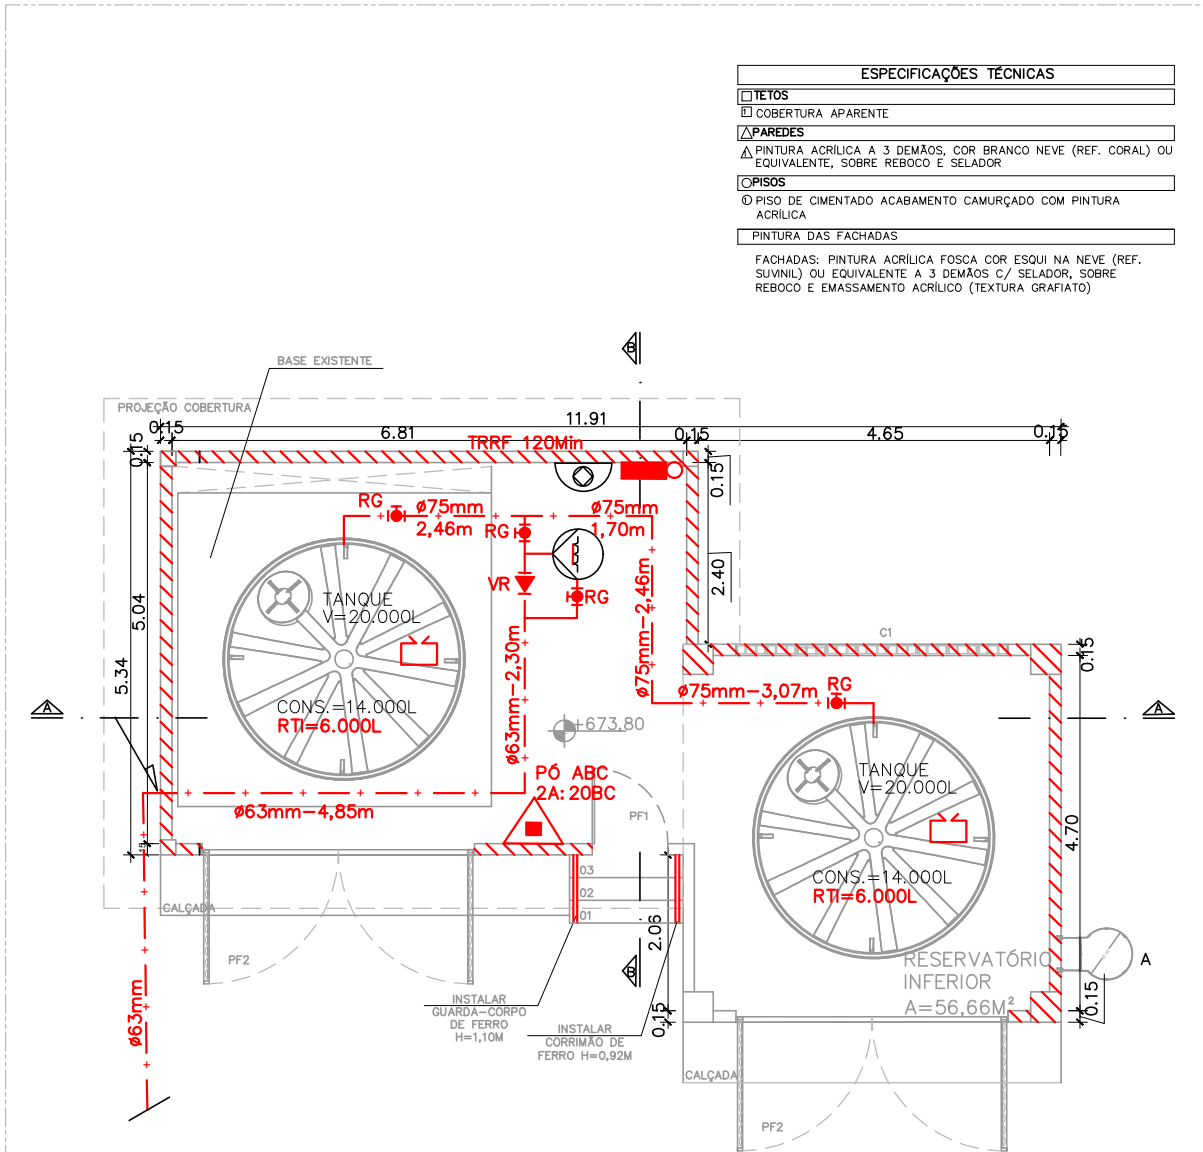


PLANTA BAIXA RESERVATÓRIOS INFERIORES
ESC.: 1/100

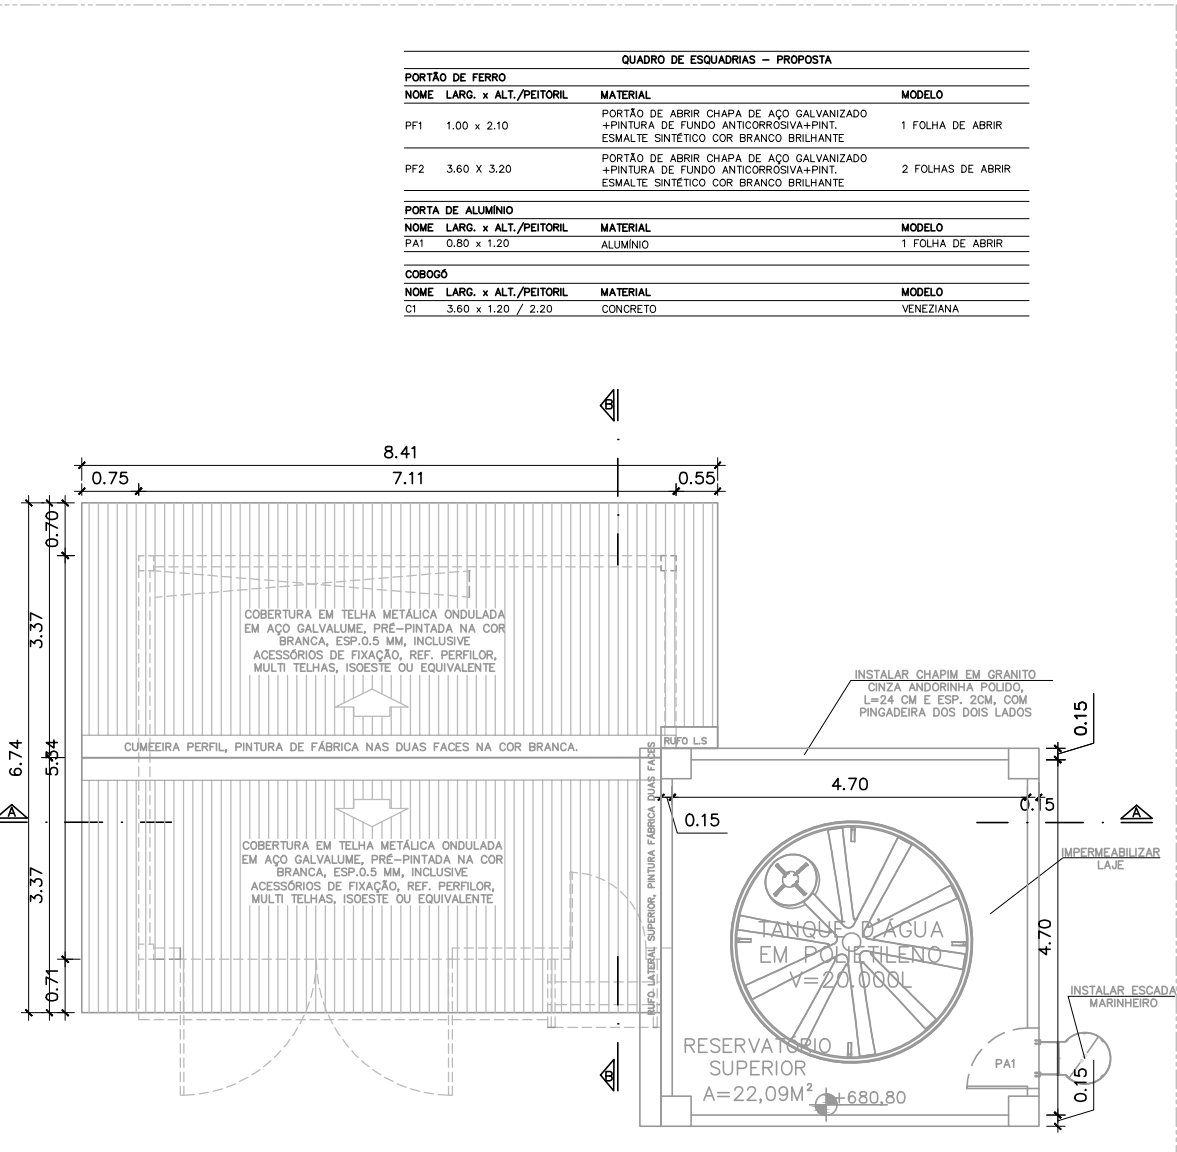

PLANTA BAIXA RESERVATÓRIO SUPERIOR
ESC.: 1/100

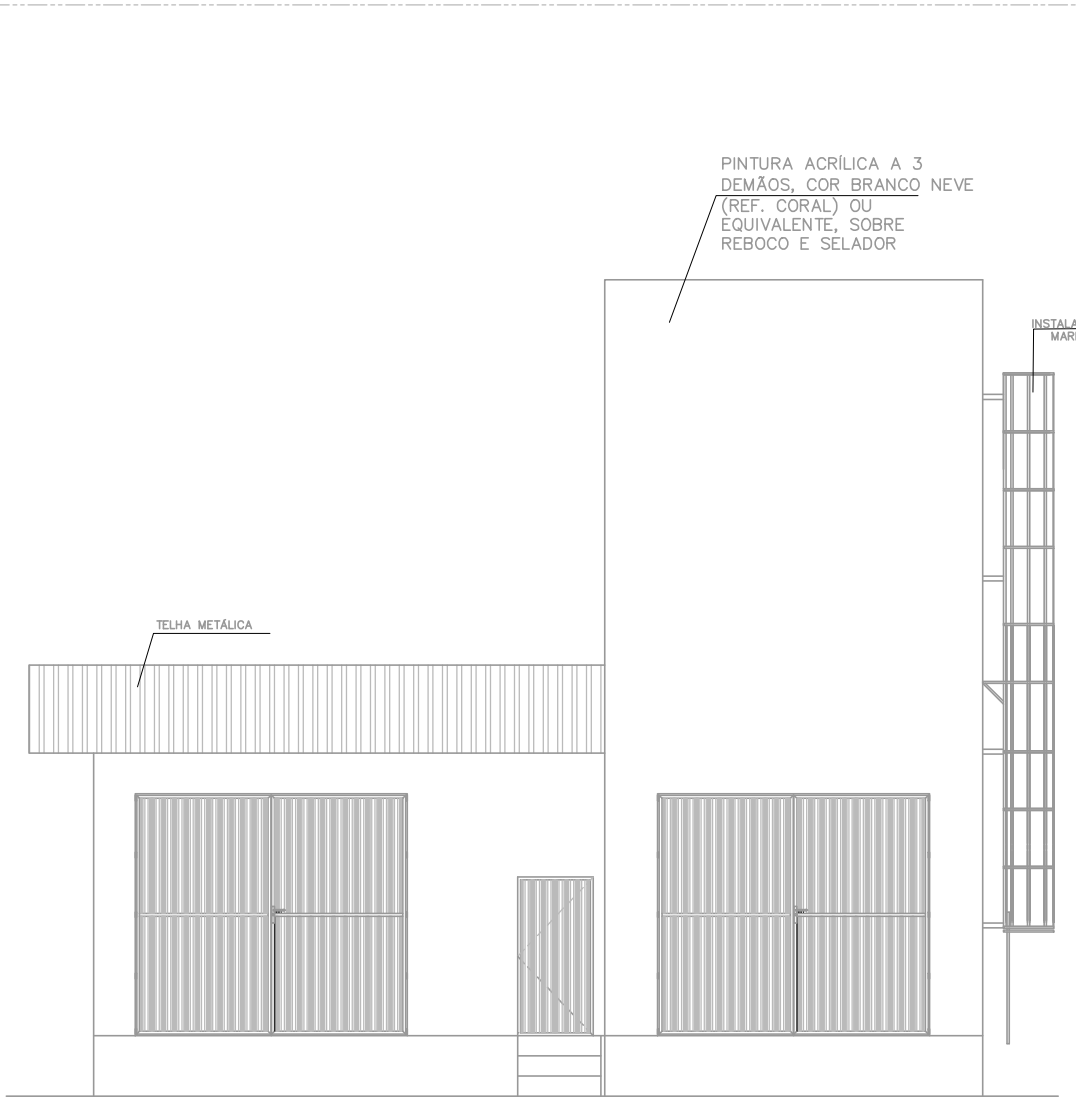

FACHADA
ESC.: 1/100

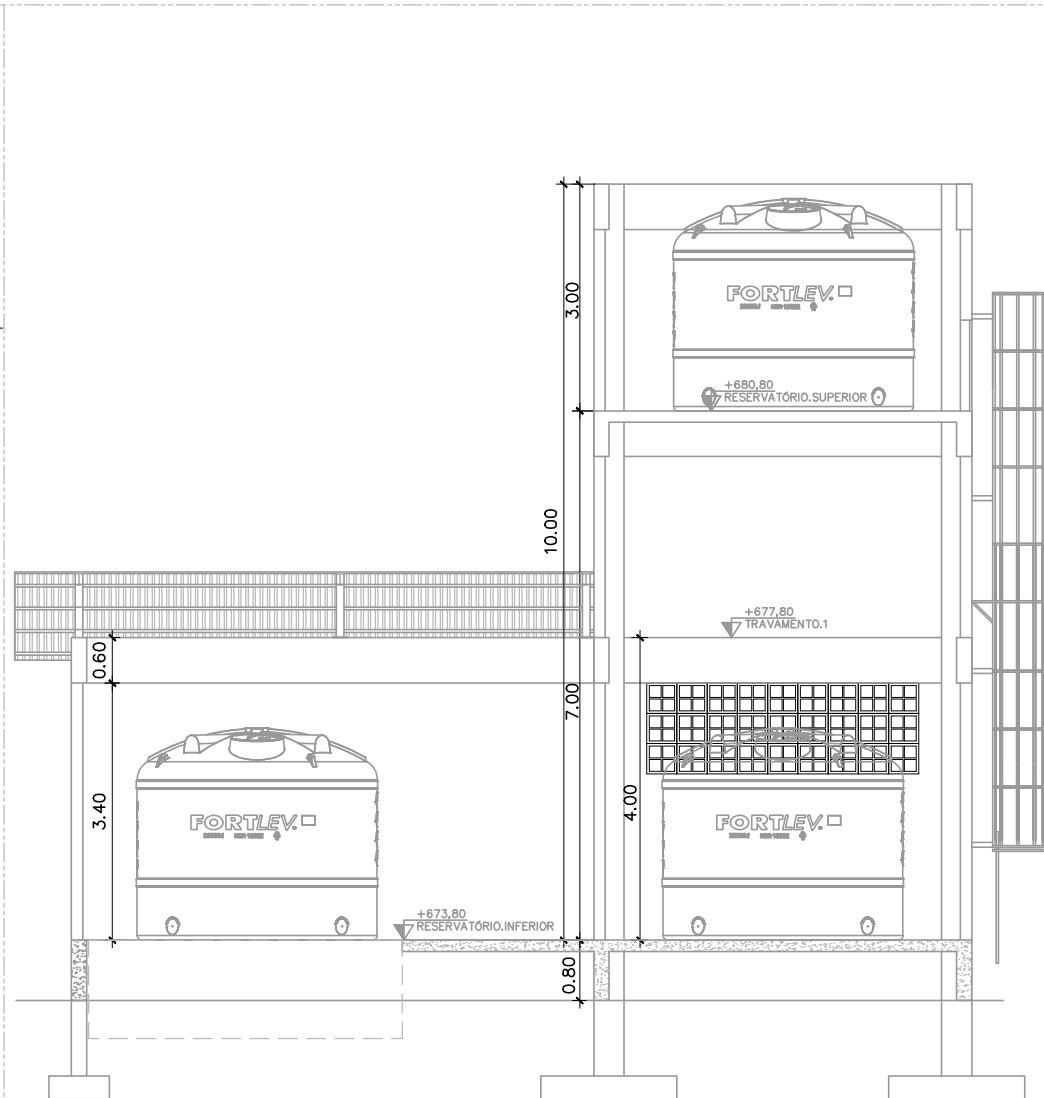


CORTE AA
ESC.: 1/100


05			
04			
03			
02			
01			
Nº.	DESCRIÇÃO	RESP.	DATA

REVISÃO			
 GOVERNO DO ESTADO DO ESPÍRITO SANTO SECRETARIA DE ESTADO DA EDUCAÇÃO – SEDU			
			
SEDU			
GERÊNCIA DE REDE FÍSICA ESCOLAR			
TÍTULO: RECONSTRUÇÃO CASTELO D'ÁGUA CEEFMTI HENRIQUE COUTINHO			
ENDEREÇO: R. DES EPAMINONDAS AMARAL, 190 – CENTRO, IUNA – ES, 29390-000			
PRANCHA: PLANTA		PROJETO: COMBATE A INCÊNDIO	
SUBSECRETÁRIO ESTADUAL: VINÍCIUS JOSÉ SIMÕES		ESCALA: INDICADA	
GERENTE DA GERFE: MARCELO AMORIM GONÇALVES		UNIDADE: METRO	
COORDENADOR GERAL: ARIIVALDO LUSTOSA RORIZ JÚNIOR		CREA-PE: 020310/D	
AUTOR PROJETO: KLEYSIANA DE ASSIS ESPERIDON VILLELA PEDRAS		CREA-ES: 09548-D	
ARQUIVO: IUN01-P04-IN-E-R0-01.dwg		DESENHO: JOSIANE SARMENTO	
REFERÊNCIA: PLANTA DE IMPLANTAÇÃO INTERVENÇÕES EXTERNAS DETALHAMENTO DOS RESERVATÓRIOS DE ÁGUA		FOLHA: 06	
FORMATO: A1		OBSERVAÇÕES:	
DATA: SET/2025		VISTO:	
		REVISÃO:	


SEM ESCALA

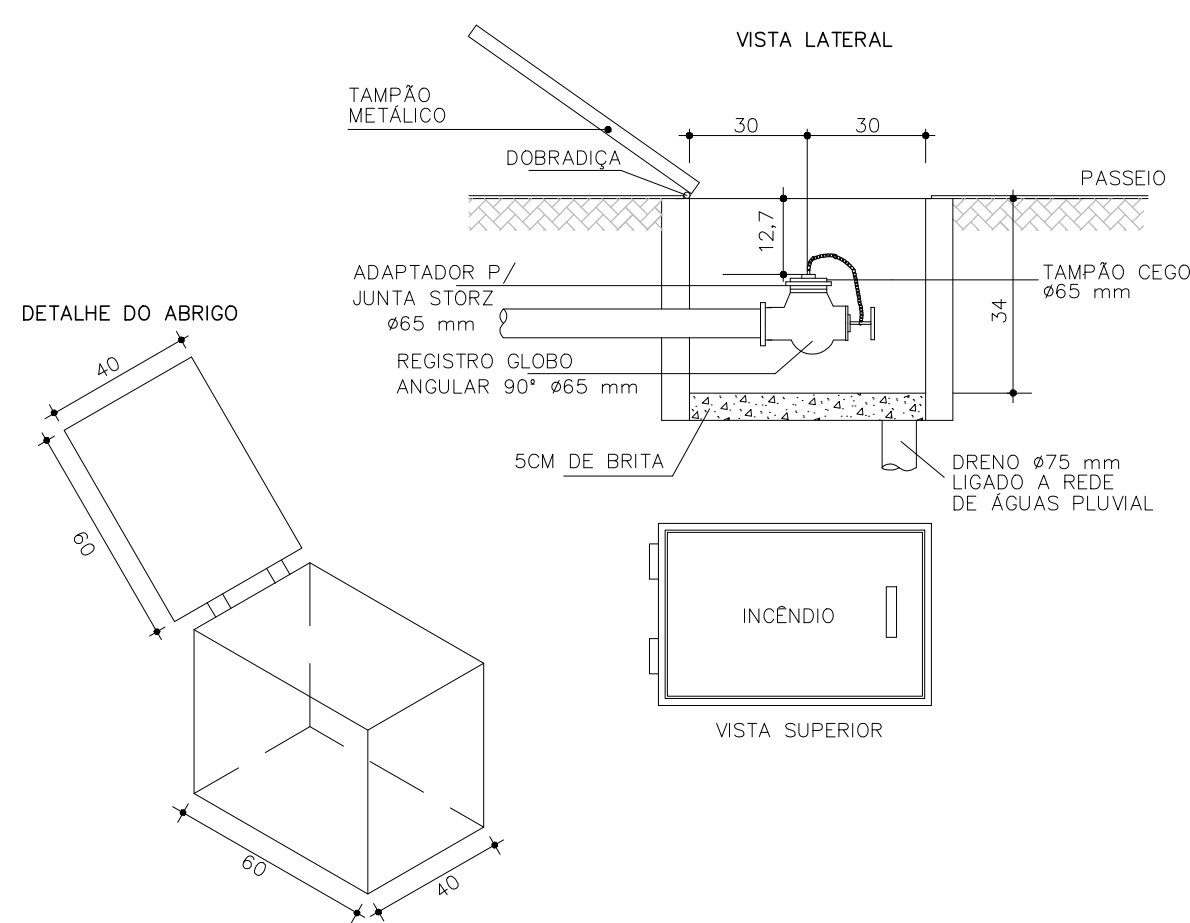


SEM ESCALA

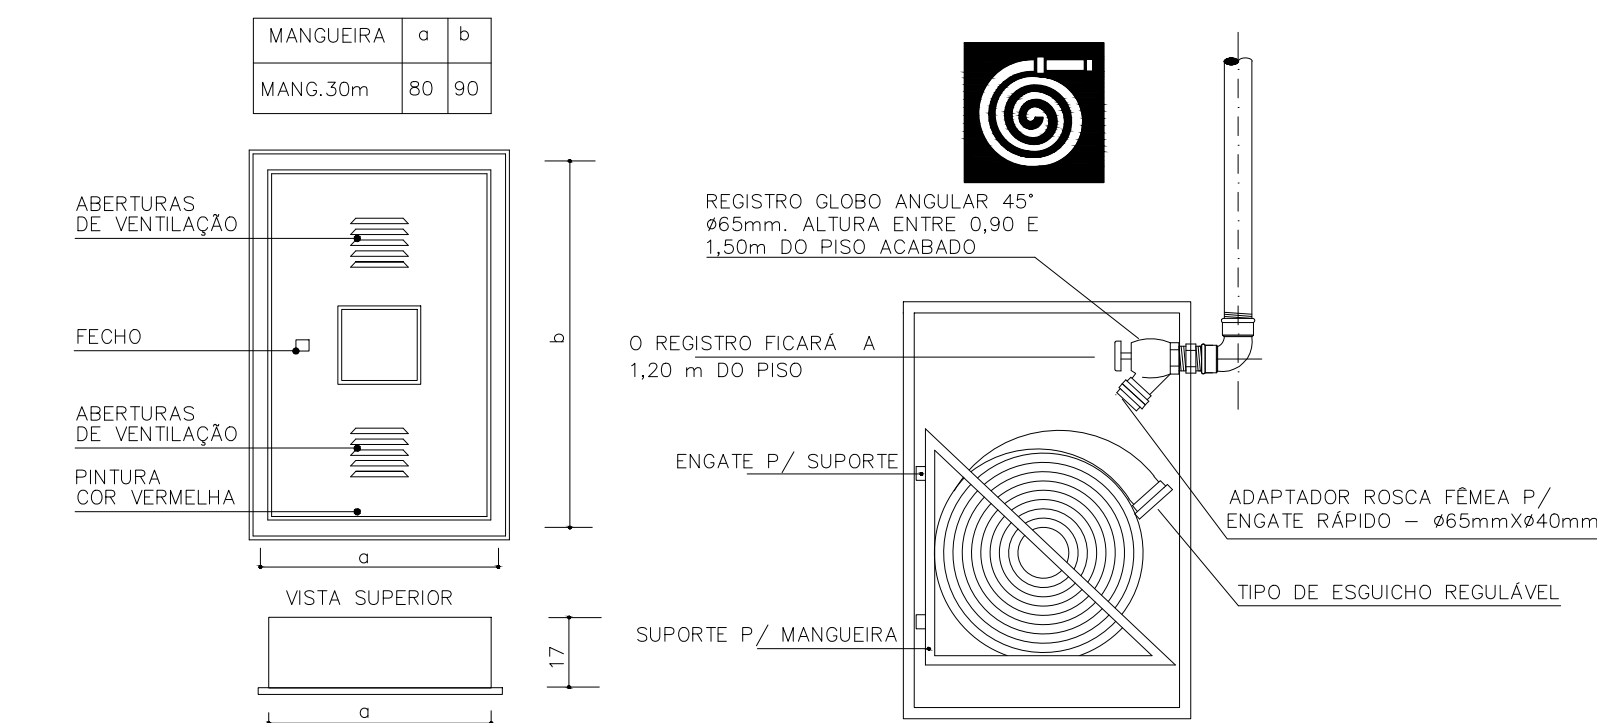


SEM ESCALA

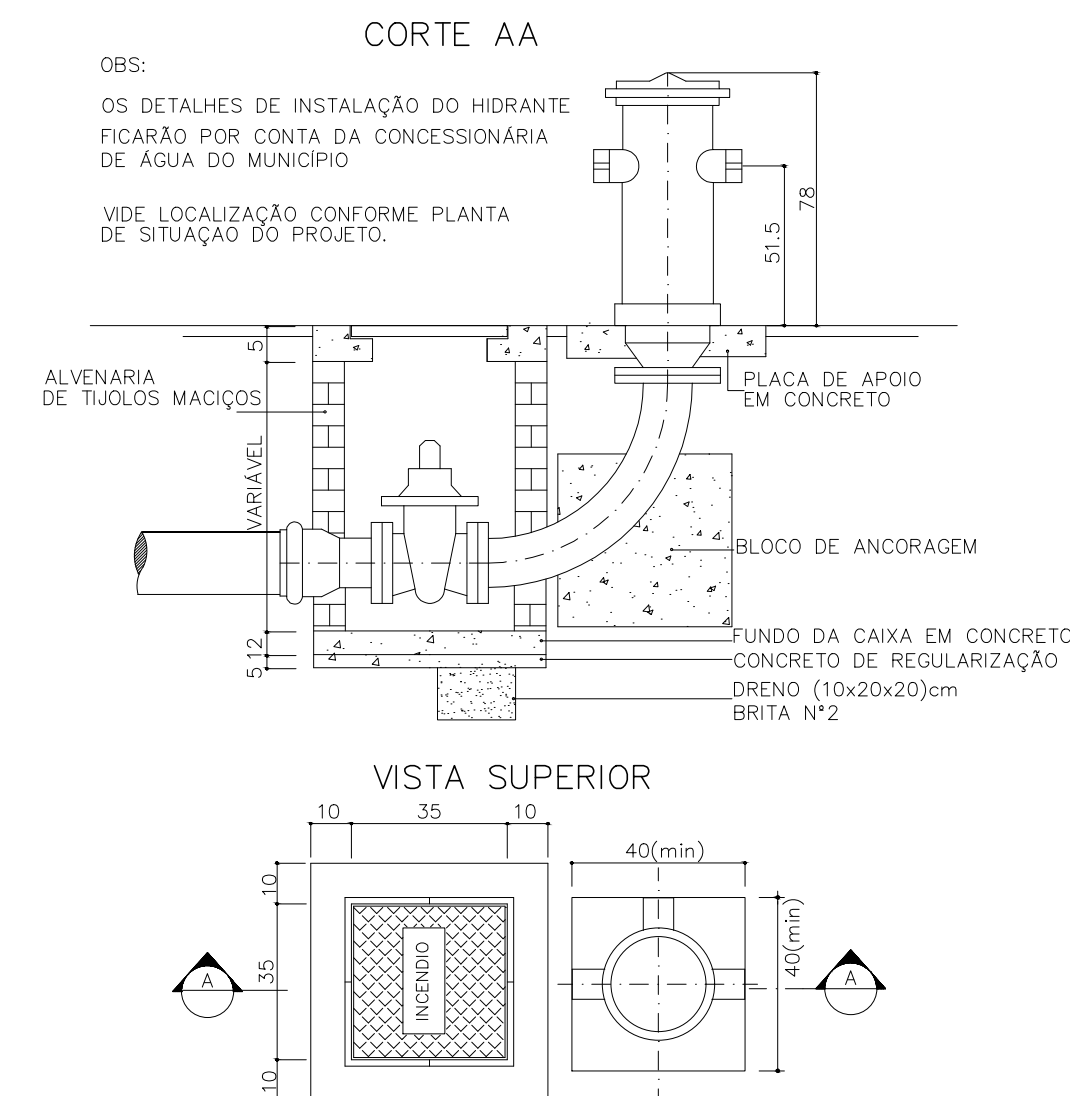


SEM ESCALA

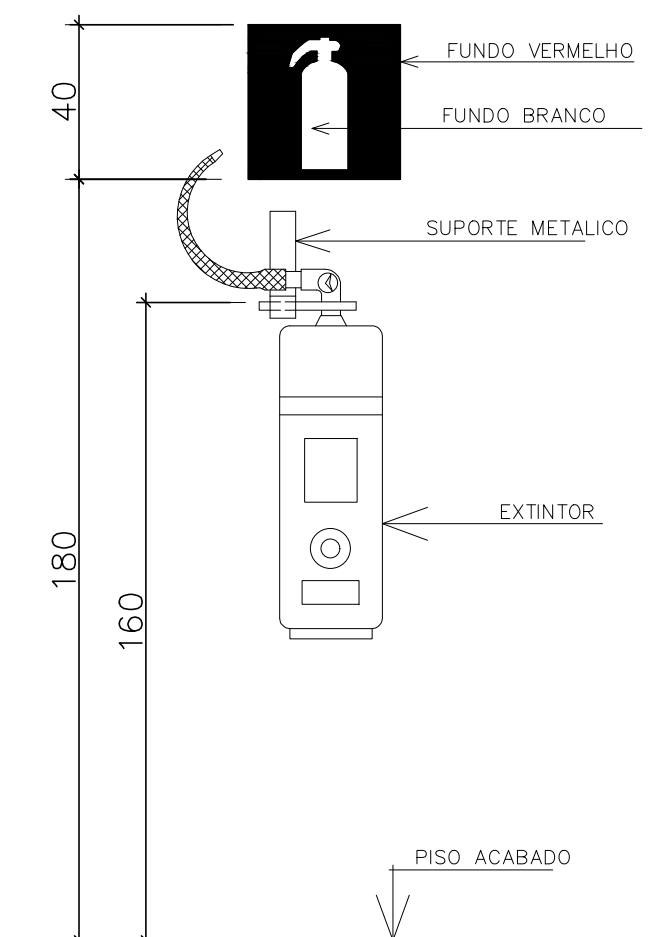


SEM ESCALA

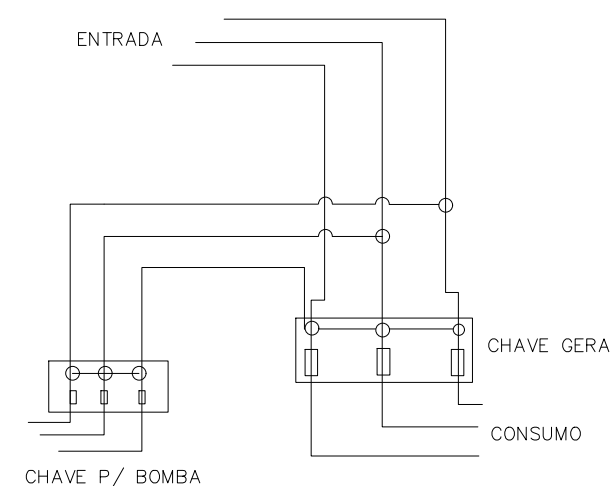


SEM ESCALA

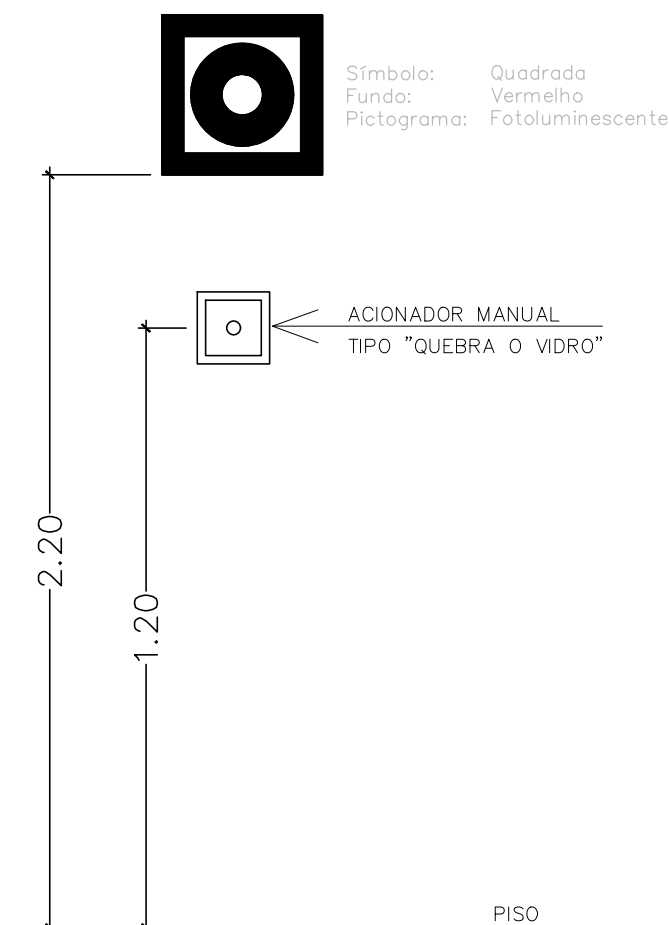


SEM ESCALA

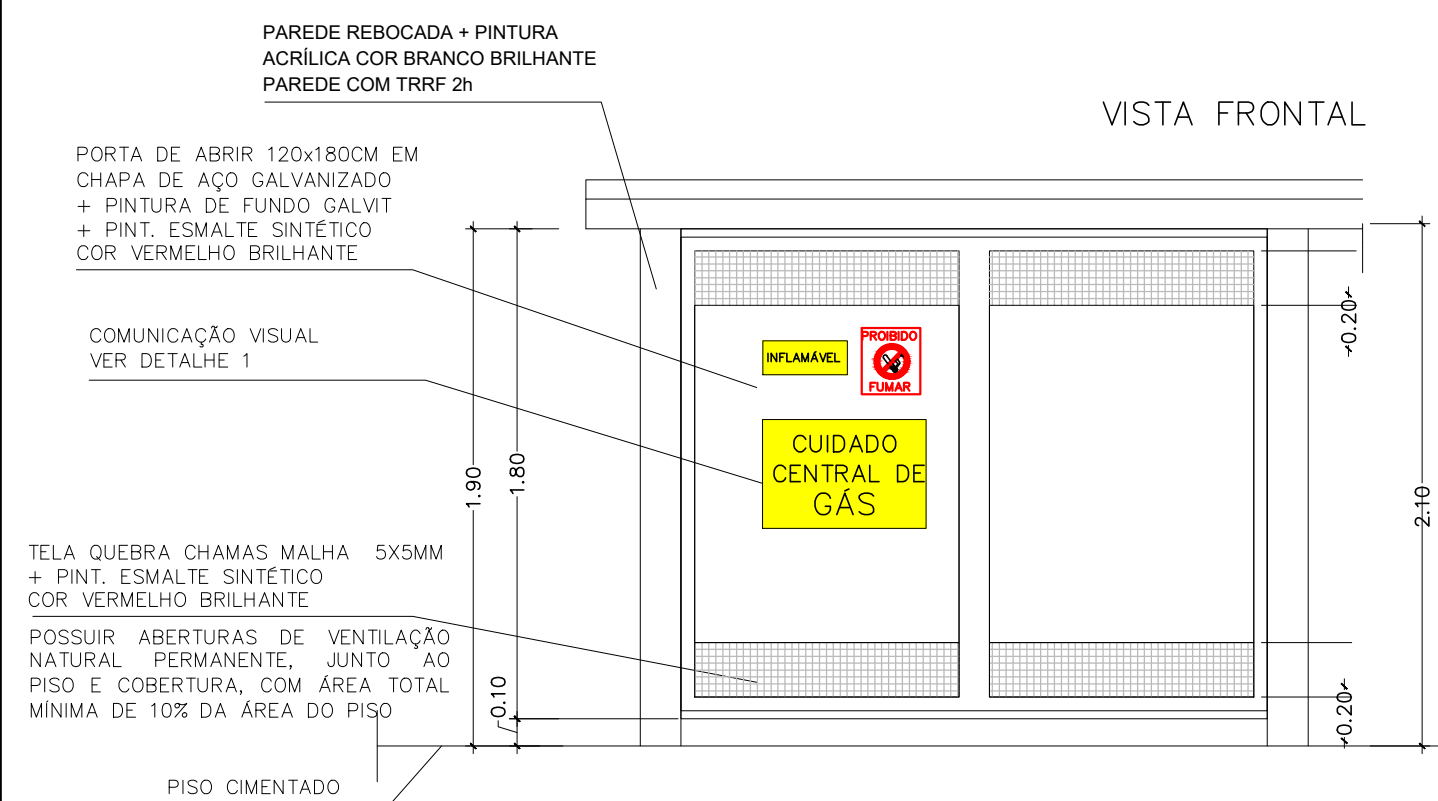


PLANTA BAIXA

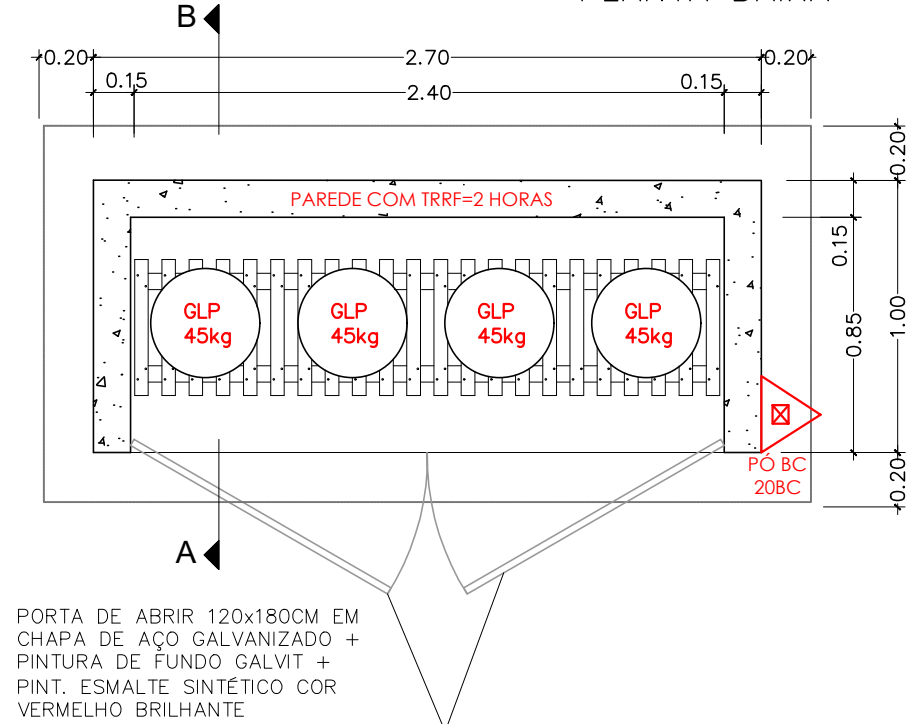


DETALHE – COMUNICAÇÃO VISUAL

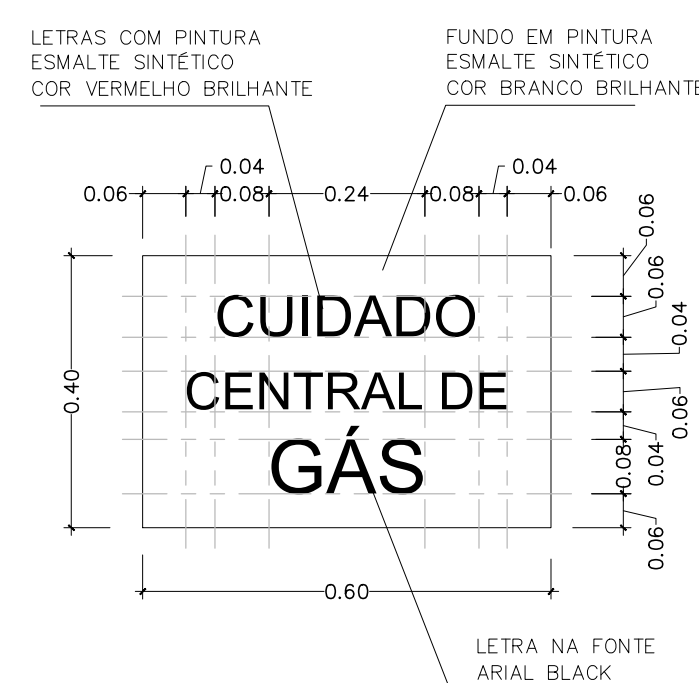


SEM ESCALA

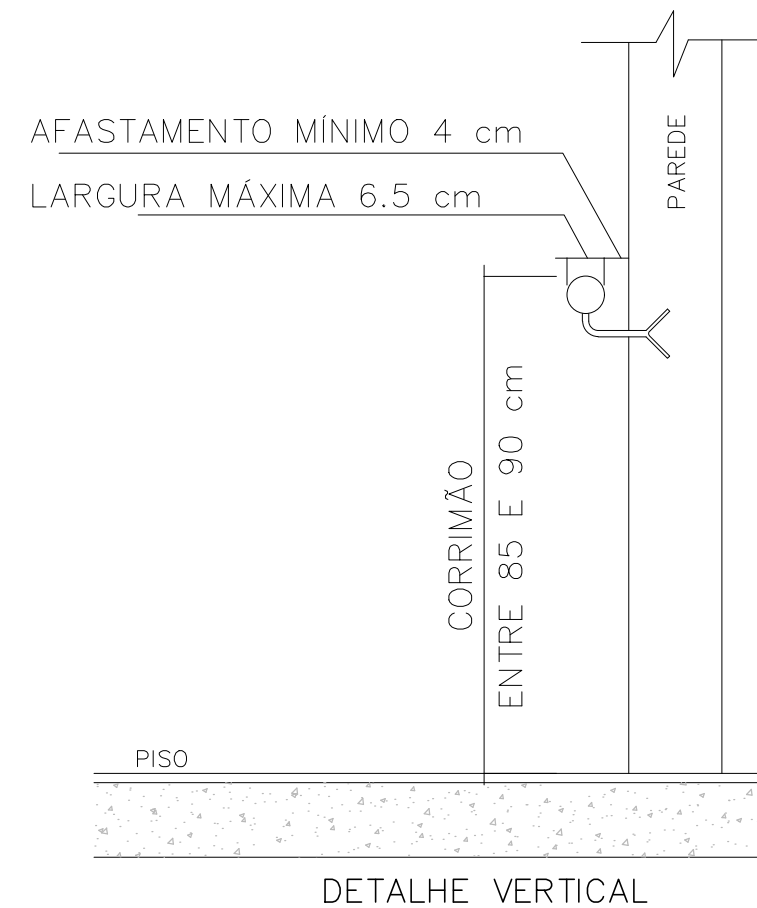


SEM ESCALA

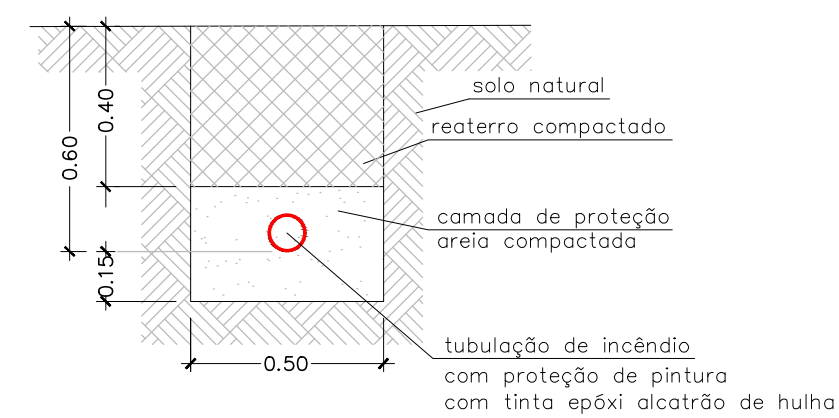


SEM ESCALA

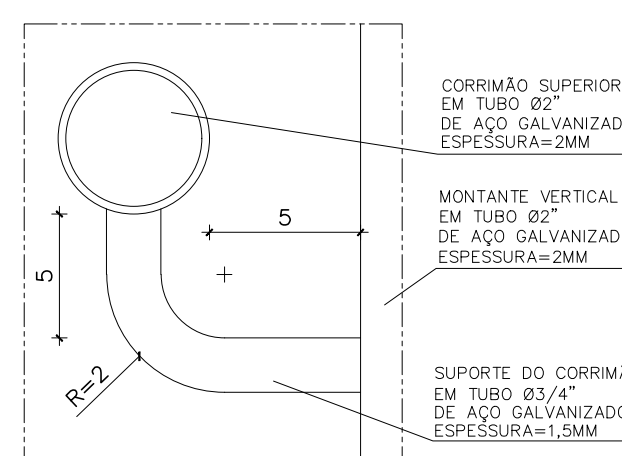


SEM ESCALA

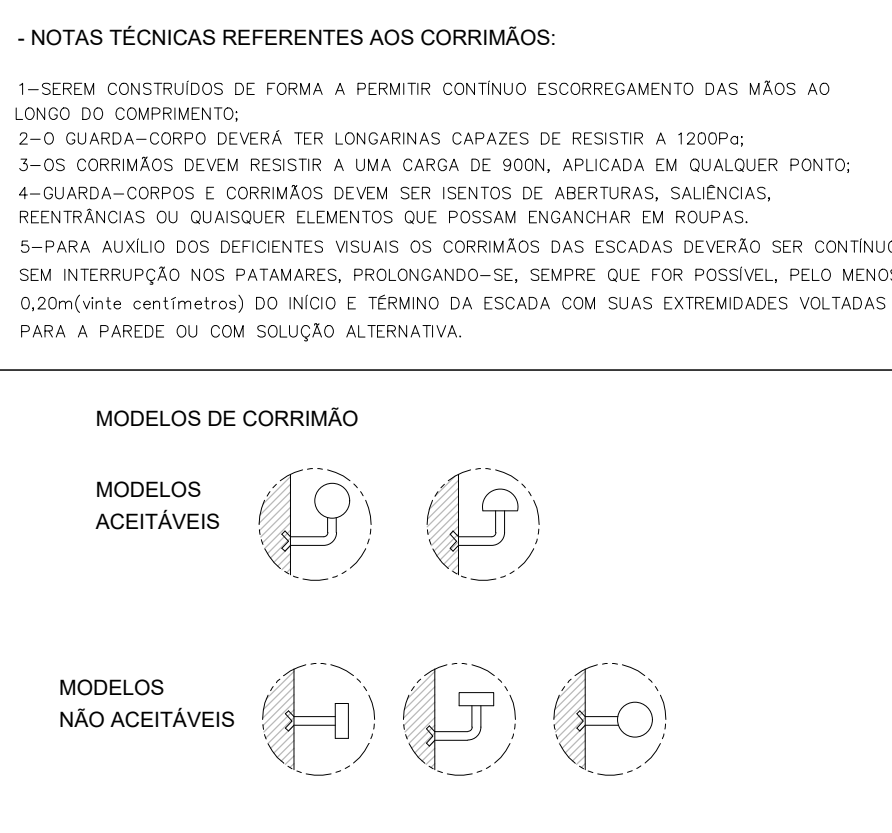

SEM ESCALA

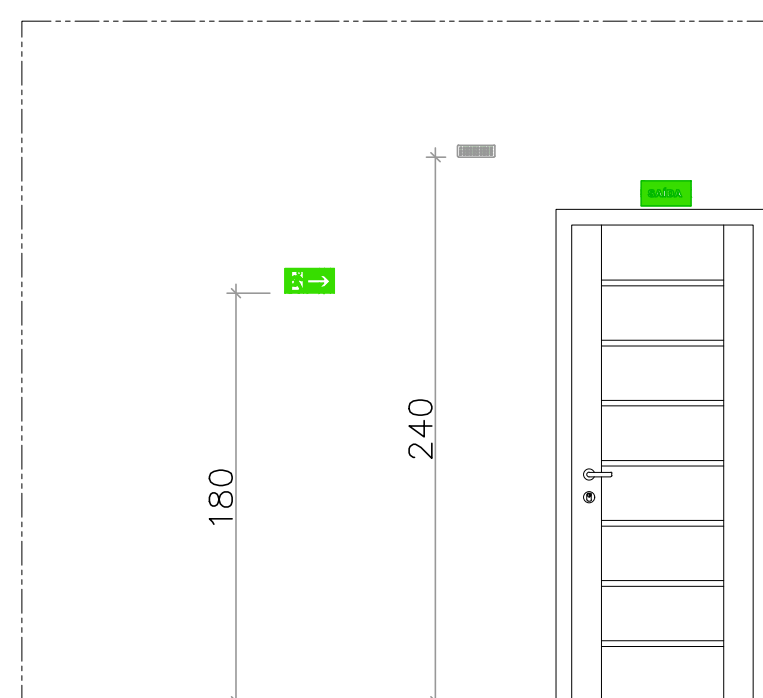

CORTE AB

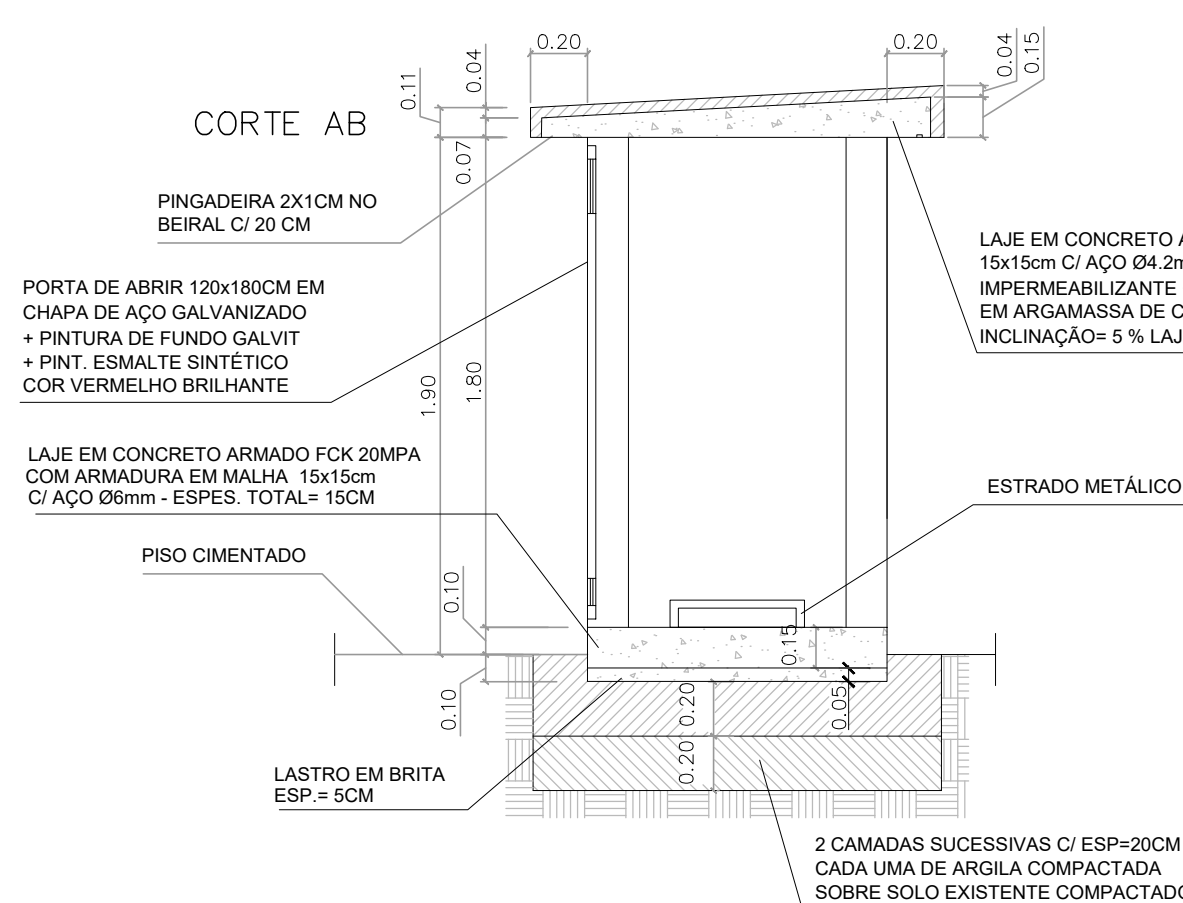

R E V I S Ã O

		GOVERNO DO ESTADO DO ESPÍRITO SANTO SECRETARIA DE ESTADO DA EDUCAÇÃO – SEDU			
SEDU		GERÊNCIA DE REDE FÍSICA ESCOLAR			
TÍTULO: RECONSTRUÇÃO CASTELO D'ÁGUA CEEFTI HENRIQUE COUTINHO					
ENDEREÇO: R. DES EPAMINONDAS AMARAL, 190 – CENTRO, IÚNA – ES, 29390-000					
PRANCHAS: DETALHES GERAIS				PROJETO: COMBATE A INCÊNDIO	
SUBSECRETARIA ESTADUAL: _____ VINICIUS JOSÉ SIMÕES					
GERENTE DA GERFE: _____ MARCELO AMORIM GONÇALVES				ESCALA: INDICADA UNIDADE: METRO	
COORDENADOR GERAL: _____ ARIOVALDO LUSTOSA RORIZ JÚNIOR				CREA-PE: 020310/D VISTO:	
AUTOR PROJETO: _____ KLEYSIANA DE ASSIS ESPERIDON VILLELA PEDRAS				CREA-ES: 09548/D VISTO:	
CO-AUTOR PROJETO: _____				VISTO:	
RESPONSÁVEL TÉCNICO: _____				VISTO:	
ARQUIVO: IUN01-P04-IN-E-R0-01.dwg				DESENHO: JOSIANE SARMENTO VISTO:	
REFERÊNCIA: DETALHES GERAIS				FOLHA: 07 / 07	
FORMATO: A1		ORISNAÇÕES:		DATA: OUT/2025 VISTO: REVISÃO:	

Documento original assinado eletronicamente, conforme MP 2200-2/2001, art. 10, § 2º, por:

ARIOVALDO LUSTOSA RORIZ JÚNIOR
ENGENHEIRO COORDENADOR GERAL - MAIA MELO ENGENHARIA
LTDA
GERFE - SEDU - GOVES
assinado em 30/10/2025 10:11:18 -03:00

KLEYSIANA DE ASSIS ESPERIDON VILLELA PEDRAS
ENGENHEIRO CIVIL PLENO - MAIA MELO ENGENHARIA
GERFE - SEDU - GOVES
assinado em 30/10/2025 07:30:40 -03:00

WILSON RODRIGUES GONÇALVES
COORDENADOR SETORIAL DE DIAGNÓSTICO - MAIA MELO
ENGENHARIA
GERFE - SEDU - GOVES
assinado em 30/10/2025 09:24:40 -03:00

VINICIUS JOSE SIMOES
SUBSECRETARIO ESTADO
SESE - SEDU - GOVES
assinado em 30/10/2025 13:51:13 -03:00

MARCELO AMORIM GONCALVES
GERENTE QCE-03
GERFE - SEDU - GOVES
assinado em 29/10/2025 17:09:26 -03:00



INFORMAÇÕES DO DOCUMENTO

Documento capturado em 30/10/2025 13:57:58 (HORÁRIO DE BRASÍLIA - UTC-3)
por JOSIANE FERREIRA MUNIZ (TEC EM EDIFICAÇÕES PLENO - MAIA MELO ENGENHARIA - GERFE - SEDU - GOVES)
Valor Legal: ORIGINAL | Natureza: DOCUMENTO NATO-DIGITAL

A disponibilidade do documento pode ser conferida pelo link: <https://e-docs.es.gov.br/d/2025-5BM87P>

