


QUANTITATIVO ACESSÓRIOS		
ID	DESCRIÇÃO	QT
C.A	Drenagem – Caixa de Areia Impermeabilizada Quadrada com Tampa em Ferro fundido com colocação em borracha 100x100	

QUANTITATIVO DE TUBULAÇÃO – PLUVIAL		
COMPRIMENTO	DESCRIÇÃO	TAMANHO
189,02 m	Tubo Dreno Perfurado	100 mmø


QUANTITATIVO CONEXÕES DRENAGEM		
ID	Descrição	QT
	PVC Esgoto Série Normal – Luva Simples 100	17
	PVC Esgoto Série Normal – Cruzeta 100 x 100	1
	PVC Esgoto Série Normal – Junção Simples 100 x 100 mm	16

LEGENDA DE TUBOS


- PLUVIAL
- SENTIDO DO FLUXO

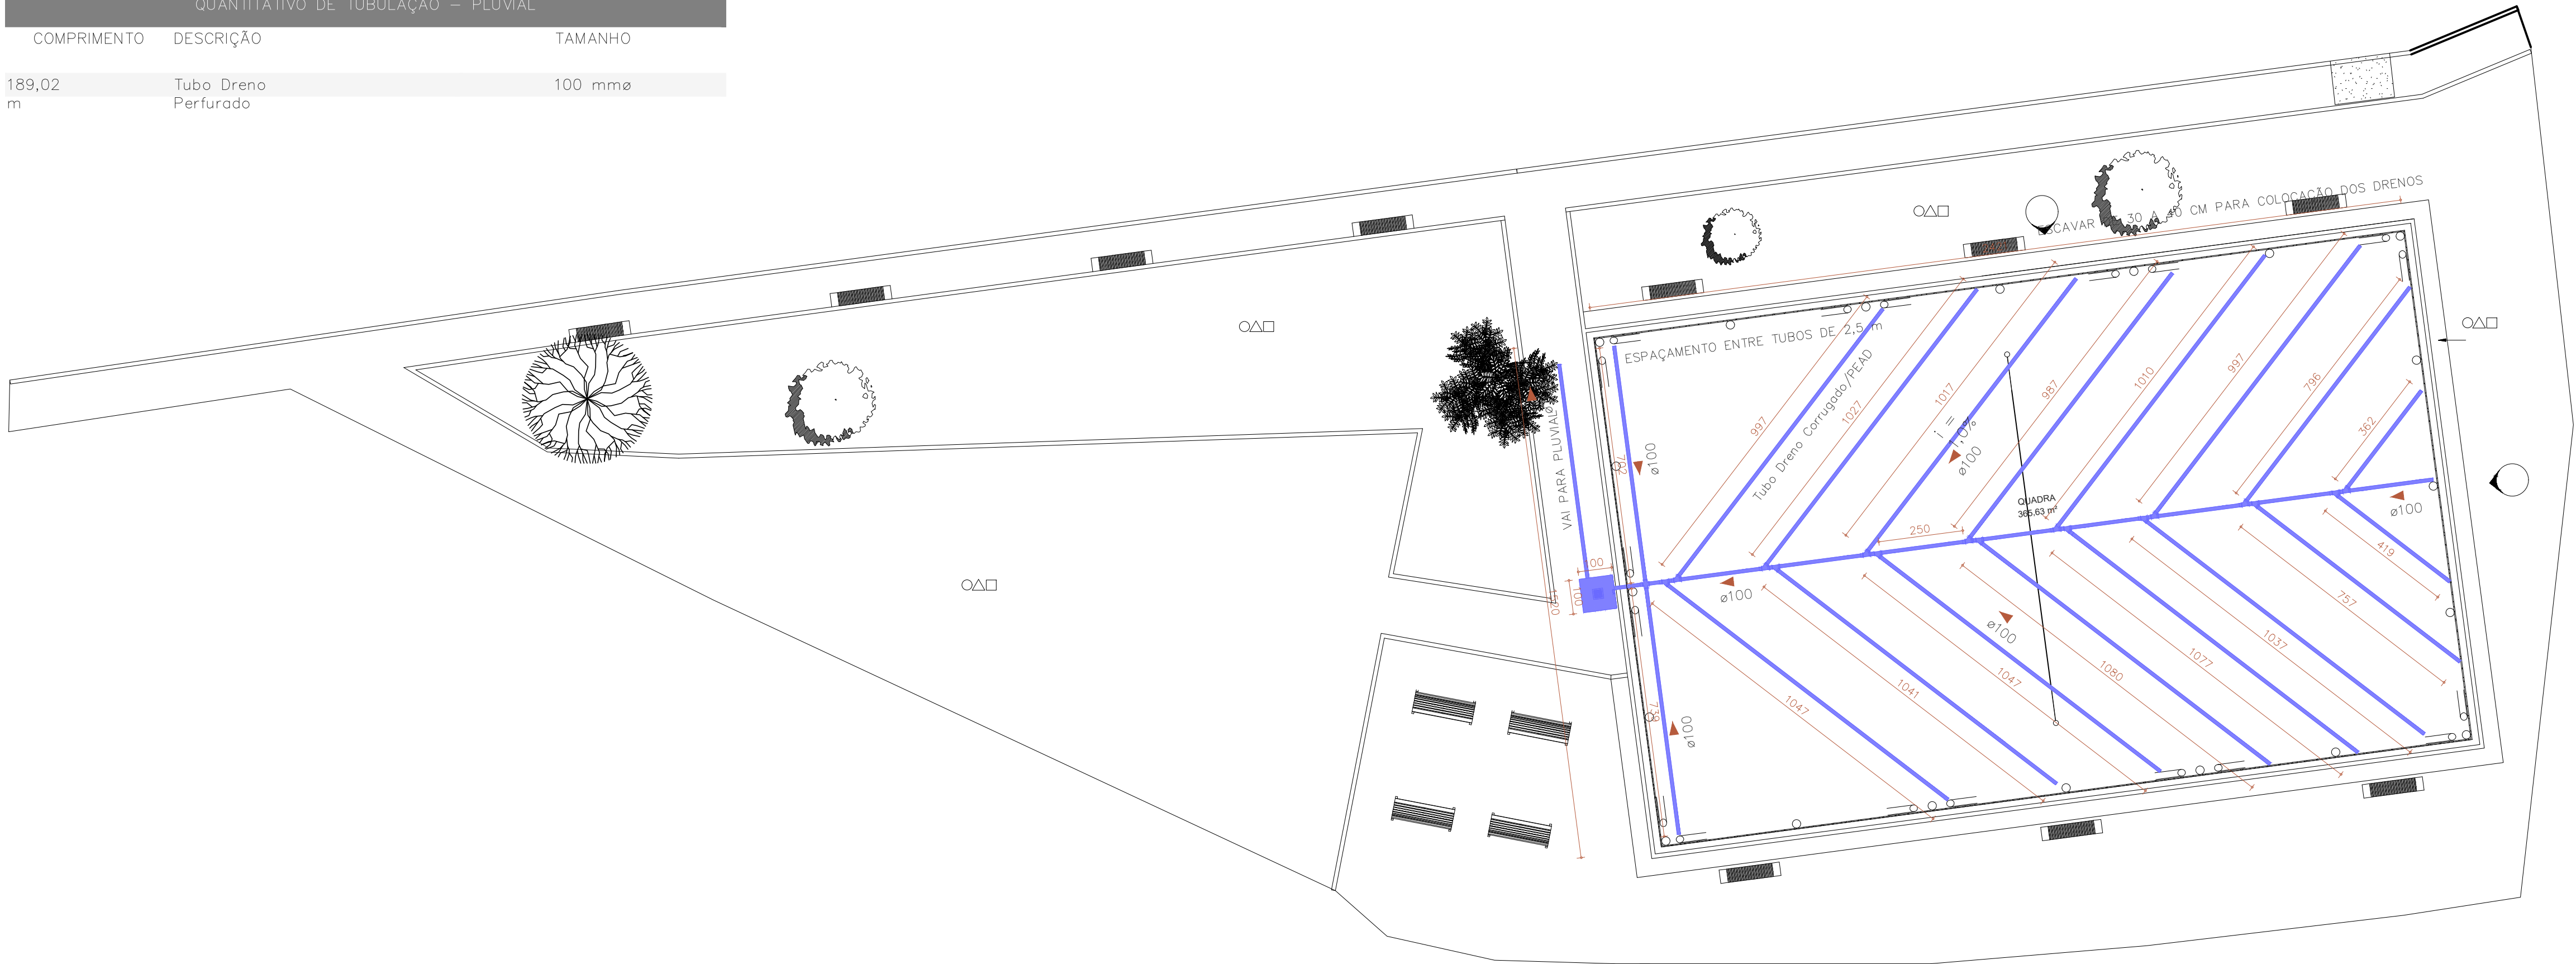

1 PLANTA BAIXA – DRENAGEM
Escala: 1 : 125

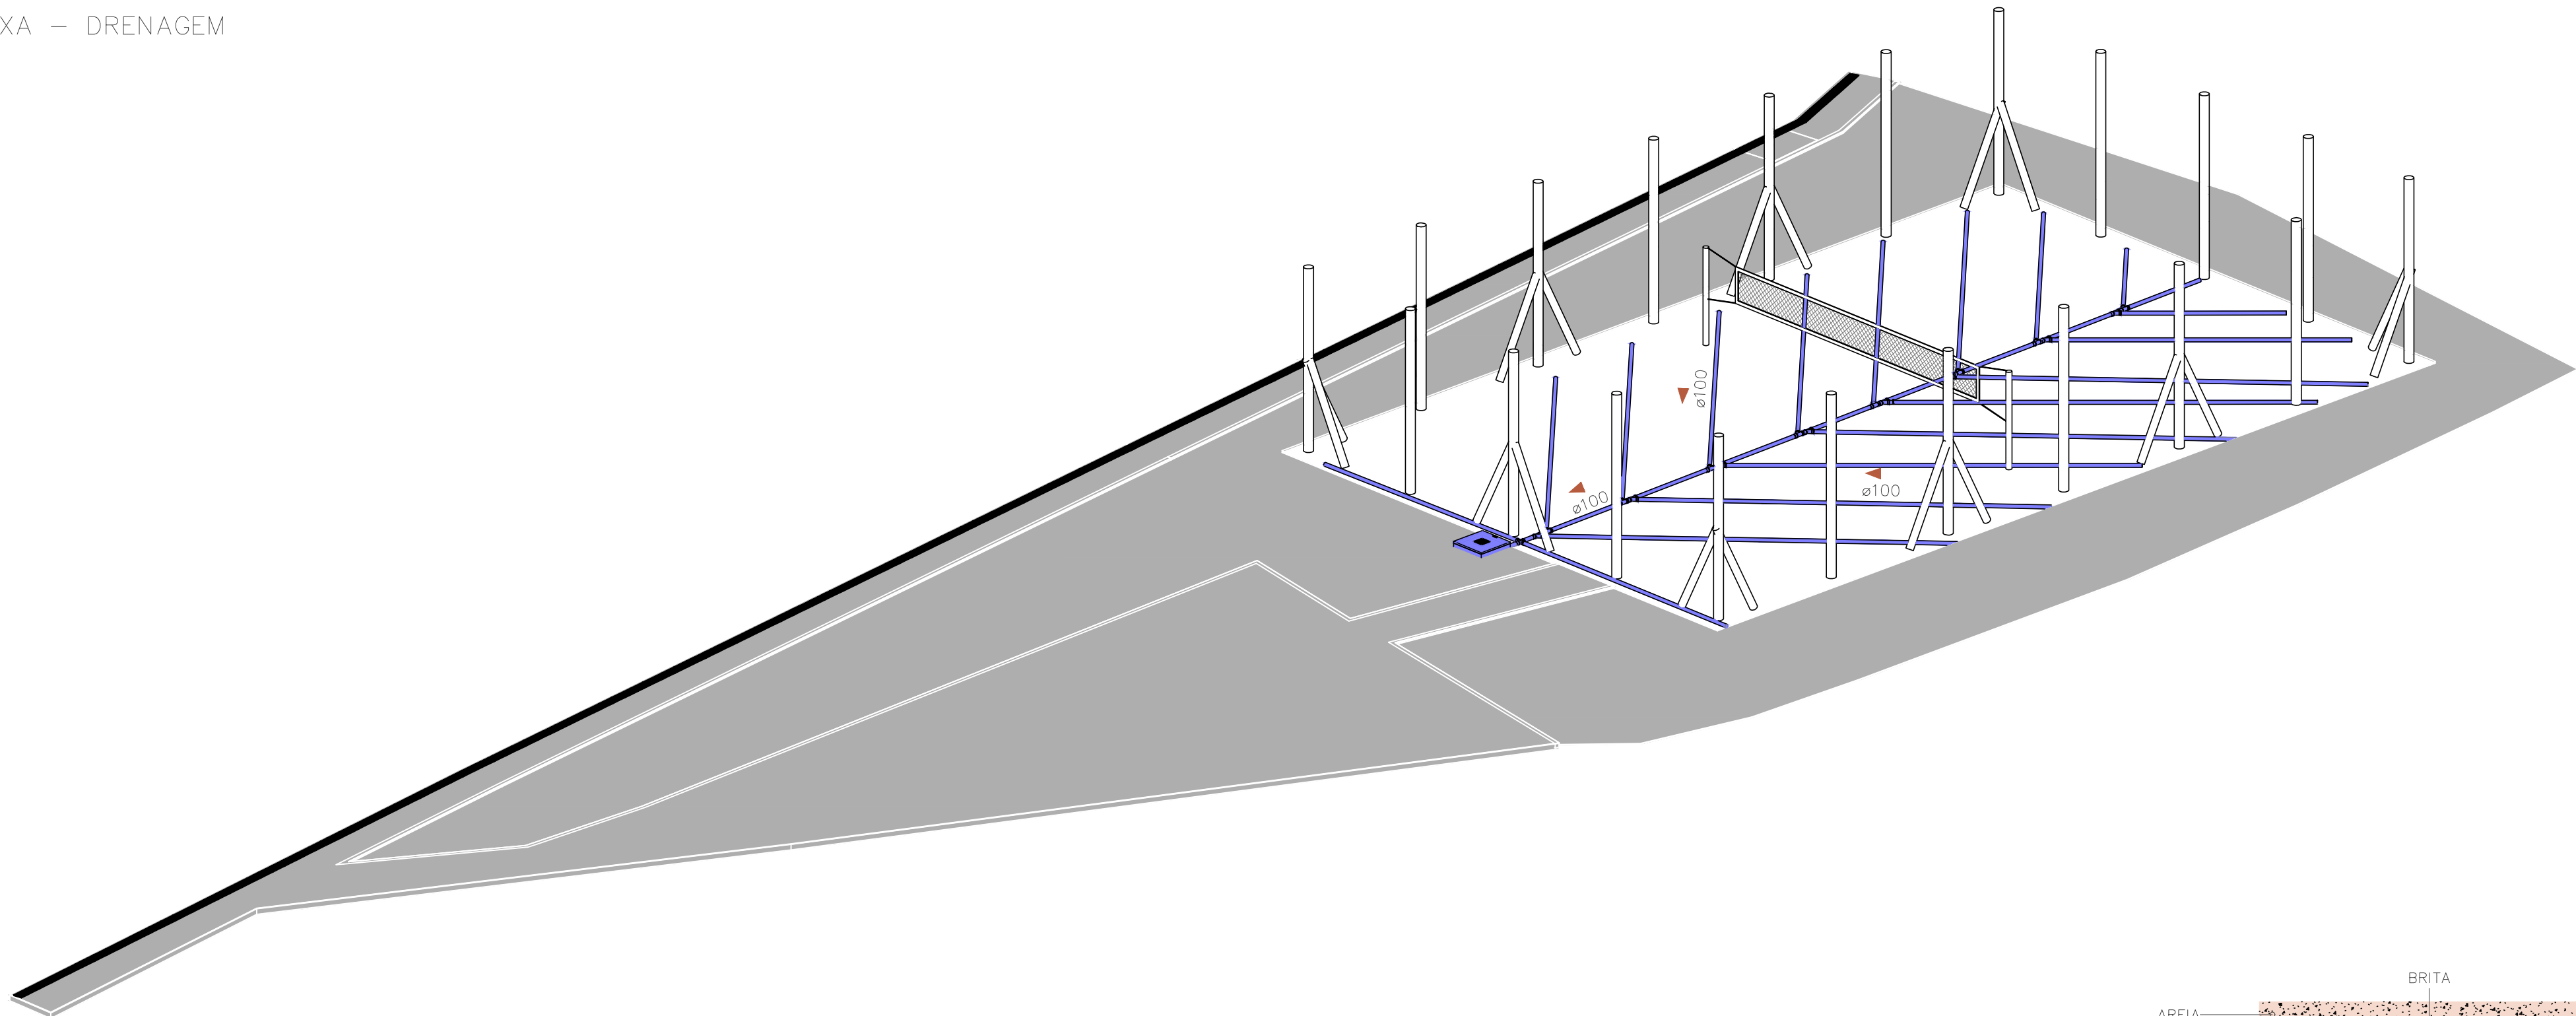

2 VISTA 3D – DRENAGEM
Escala:

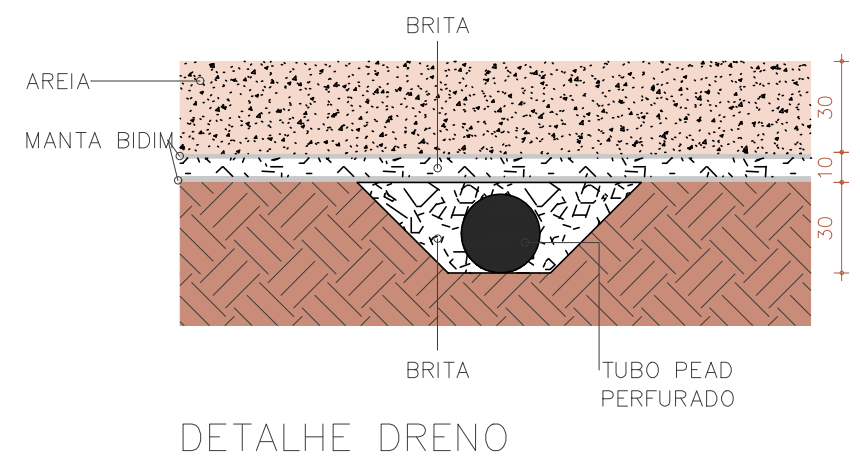

DETALHE DRENO

- NOTAS
- Este projeto foi elaborado conforme os critérios estabelecidos na NBR 15526, 13523, 13932, Resolução ANVISA nº 207/2018 e deve ser rigorosamente seguido na execução da obra.
 - As instalações devem respeitar o traçado previsto em projeto. Mudanças de traçado só podem ser feitas mediante autorização do responsável técnico.
 - É expressamente proibido o uso de calor para qualquer arranjo ou ajuste de tubulação.
 - As tubulações devem ser instaladas com declividade positiva mínima de 1% em direção aos pontos de escoamento e evitar bolsos de água.
 - Todos os pontos de consumo devem ser conectados conforme especificações do fabricante.

REVISÕES		
00	02/12/2025	EMIÇÃO INICIAL
REVISÃO	DATA	DESCRIÇÃO

SOLUÇÕES — PROJETOAIS

DISCIPLINA:	PROJETO DE DRENAGEM		
PROPRIETÁRIO:	PREFEITURA MUNICIPAL DE SANTA LEOPOLDINA CNPJ: 27.165.521/0001-5		
AUTOR DO PROJETO:	CARLOS RAPHAEL MONTEIRO DE LEMOS ENGENHEIRO CIVIL CREA-ES 011.840/D		
CO-AUTOR DO PROJETO:	CARLOS RAPHAEL MONTEIRO DE LEMOS ENGENHEIRO CIVIL CREA-ES 011.840/D		
COORDENAÇÃO:	CARLOS RAPHAEL MONTEIRO DE LEMOS ENGENHEIRO CIVIL CREA-ES 011.840/D		
DESCRIÇÃO DA PLANTA:	PLANTA BAIXA E VISTA 3D - DRENAGEM		
TÍTULO DA OBRA:	CONSTRUÇÃO QUADRA DE AREIA		
ENDEREÇO DA OBRA:	RUA LAURENTINO LEPPAUS, SANTA LEOPOLDINA - ES		
NÚMERO DO ARQUIVO RVT:	DESENHO:	DATA:	ESCALA:
0249-HDR-001-R00	EQUIPE ML	DEZEMBRO/ 2025	Como indicado
RUA COSSENO 04 ANDAR 01, UNIVERSAL, VIANA - ES CEP: 29134-680			NÚMERO DA PRANCHA
			01/01