


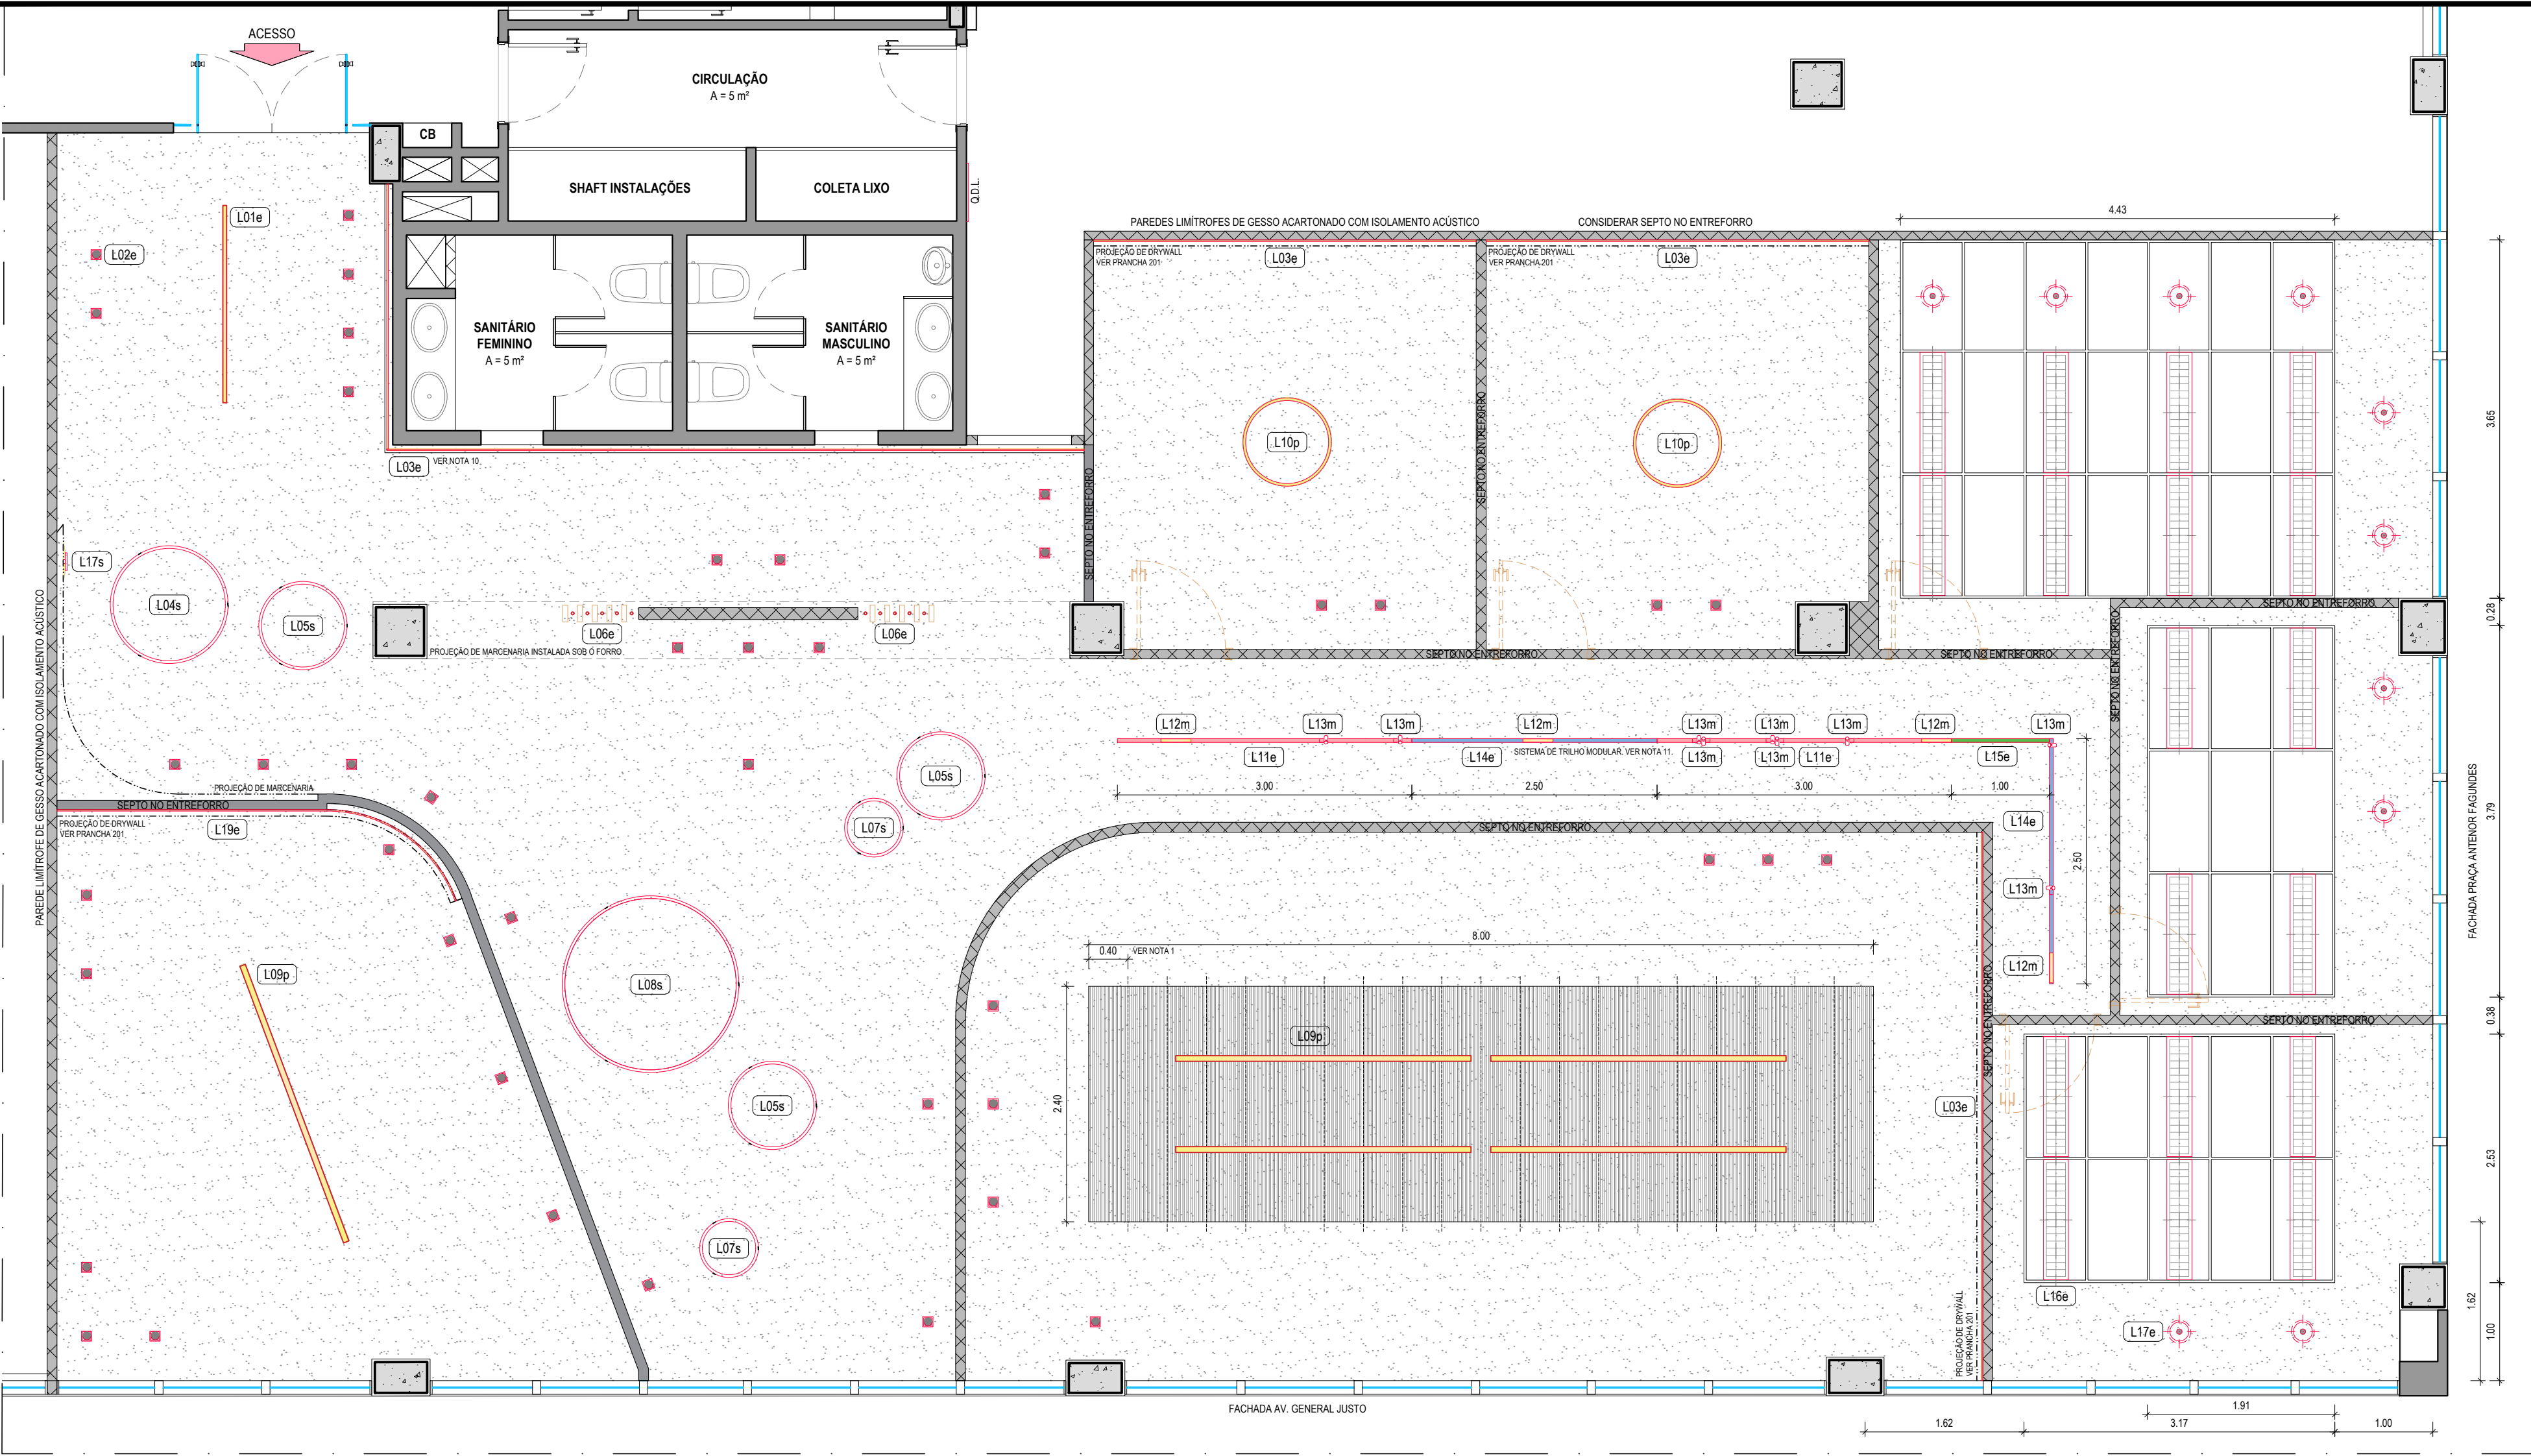

01 PLANTA BAIXA 3º PAV. - FORRO E ILUMINAÇÃO  
escala : 1/50

| SETAGEM            |     |         |
|--------------------|-----|---------|
| Nº                 | COR | ESPESS. |
| 1                  | 7   | 0.10    |
| 2                  | 7   | 0.20    |
| 3                  | 7   | 0.30    |
| 4                  | 7   | 0.35    |
| 5                  | 7   | 0.40    |
| 6                  | 7   | 0.60    |
| 7                  | 7   | 0.10    |
| 8                  | 8   | 0.05    |
| 11                 | 7   | 0.05    |
| 12                 | 7   | 0.10    |
| 22                 | 7   | 0.10    |
| 30                 | 7   | 0.10    |
| 40                 | 40  | 0.20    |
| 42                 | 42  | 0.10    |
| 50                 | 7   | 0.15    |
| 84                 | 84  | 0.20    |
| 160                | 160 | 0.20    |
| D+ COLOR 0.10      |     |         |
| ESCALA DE PLOTAGEM |     |         |
| 1:1                |     |         |
| 750.000 x 420.000  |     |         |

| LEGENDA VEDAÇÃO |                               |
|-----------------|-------------------------------|
|                 | DRYWALL (ISOLAMENTO ACÚTICO)  |
|                 | PAREDE DE ALVENARIA EXISTENTE |
|                 | CONCRETO                      |

| LEGENDA TETO (e = embutir, p = pendente, s = sobrepor, m = módulo) |                                                                                                                            |
|--------------------------------------------------------------------|----------------------------------------------------------------------------------------------------------------------------|
|                                                                    | FORRO DE GESSO ACARTONADO COM PINTURA ACRÍLICA FOSCA NA COR BRANCO NEVE - ÁREA TOTAL APROXIMADA: 237 m²                    |
|                                                                    | PLACA DE FORRO MINERAL ACÚSTICA REMOVÍVEL 1250 x 625mm ESTRUTURADOS EM PERFIS METÁLICOS BRANCOS - ÁREA TOTAL APROX.: 31 m² |
| L01e                                                               | LUMINÁRIA EMBUTIDA LINEAR LED 2700 K - LUMINI MINI LINEA DIFFUSE 300 E (3018 x 66 mm) (COR: BRANCO TXT)                    |
| L02e                                                               | LUMINÁRIA EMBUTIDA ORIENTÁVEL LED 2700 K - LUMINI FOCUS SM A E - (COR: BRANCO TXT)                                         |
| L03e                                                               | FITA DE LED 2700 K EM PERFIL DE ALUMÍNIO 45º FIXADA EM TABEIRA NO FORRO DE GESSO ACARTONADO OU DRYWALL                     |
| L04s                                                               | LUMINÁRIA SOBREPOR CIRCULAR LED 2700 K - POWERLUME RING30FH-SBP Ø1200 mm 72 W (FACHO HORIZONTAL) COR: BRANCA               |
| L05s                                                               | LUMINÁRIA SOBREPOR CIRCULAR LED 2700 K - POWERLUME RING30FH-SBP Ø900 mm 54 W (FACHO HORIZONTAL) COR: BRANCA                |
| L06e                                                               | LUMINÁRIA EMBUTIDA MINI SPOT 2700 K - LUMINI SPECTRA XSM MINI FRAME Ø32 mm 2 W (COR: BRANCO TXT)                           |
| L07s                                                               | LUMINÁRIA SOBREPOR CIRCULAR LED 2700 K - POWERLUME RING30SBP Ø600 mm 36 W (FACHO HORIZONTAL) COR: BRANCA                   |
| L08s                                                               | LUMINÁRIA SOBREPOR CIRCULAR LED 2700 K - POWERLUME RING30FH-SBP Ø 1800 mm 108 W (FACHO HORIZONTAL) COR: BRANCA             |
| L09p                                                               | LUMINÁRIA PENDENTE LINEAR LED 2700 K - LUMINI MINI LINEA DIFFUSE S (3010 x 59 mm) - (COR: CINZA AREIA)                     |
| L10p                                                               | LUMINÁRIA PENDENTE CIRCULAR LED 2700 K - POWERLUME RING30-PEN Ø 900 mm 54 W (FACHO VERTICAL) COR: BRANCA                   |

| SISTEMA DE TRILHO DE ILUMINAÇÃO |                                                                                                                               |
|---------------------------------|-------------------------------------------------------------------------------------------------------------------------------|
| L11e                            | SISTEMA TRILHO DE ILUMINAÇÃO MODULAR EMBUTIDO - LUMINI MINI TRACK PERFIL 300 E (3000 x 48 mm) - 2 UNIDADES (COR: CINZA AREIA) |
| L12m                            | MÓDULO DE ILUMINAÇÃO LINEAR PARA TRILHO 2700 K - LUMINI MINI TRACK DIFFUSE 30 (306 x 35 mm) - 4 UNIDADES (COR: CINZA AREIA)   |
| L13m                            | MÓDULO DE ILUMINAÇÃO SPOT PARA TRILHO 2700 K - LUMINI ROCKET MINI TRACK XSM FLUXO MÉDIO 8 W - 9 UNIDADES (COR: CINZA AREIA)   |
| L14e                            | SISTEMA TRILHO DE ILUMINAÇÃO MODULAR EMBUTIDO - LUMINI MINI TRACK PERFIL 250 E (2500 x 48 mm) - 2 UNIDADES (COR: CINZA AREIA) |
| L15e                            | SISTEMA TRILHO DE ILUMINAÇÃO MODULAR EMBUTIDO - LUMINI MINI TRACK PERFIL 100 E (1000 x 48 mm) - 1 UNIDADE (COR: CINZA AREIA)  |
| L15e                            | LUMINÁRIA RETANGULAR DE EMBUTIR - PADRÃO MPRJ                                                                                 |
| L16e                            | LUMINÁRIA CIRCULAR DE EMBUTIR - PADRÃO MPRJ                                                                                   |
| L17s                            | ARANDELA BOOBAM ECLIPSE 2700 K, Ø 180 mm, 4 W, COR TRAVERTINO NAVONA                                                          |
| L18                             | LUMINÁRIA EXTERNA PROJETOR COM FIXAÇÃO POR ESPETO 2700 K - LUMINI ROCKET XSM EXT ESP FACHO MÉDIO (VER NOTA 12) - 16 UNIDADES  |
| L19e                            | FITA DE LED 2700 K EM PERFIL FLEXÍVEL FIXADA EM DRYWALL - VER PRANCHAS 201 E 401                                              |

NOTAS:

- Parte do forro liso localizada na sala de mediação de 20 lugares terá nível superior aos demais, para instalação de sistema de controle acústico do tipo "baffle" (Sonex Baffle Nexalux Vert 25/35 - 2400 x 400 mm), de forma que a parte inferior do sistema esteja a 2,30m de altura, alinhada com o resto do forro de gesso liso. O detalhe será desenvolvido no Projeto Executivo;
- A fixação do sistema acústico deverá ser avaliada e executada pela GMC;
- As alturas e dimensões exatas serão informadas após o levantamento arquitetônico. Cotas, áreas e quantitativos desta prancha tratam-se de aproximações para fins de planejamento;
- Todos os ambientes possuirão septo no entreferro para melhor desempenho acústico;
- A GMC deverá avaliar e validar o nível de iluminação de cada ambiente, considerando o uso proposto;
- A potência de todas as luminárias deverá ser avaliada pela GMEE;
- Toda a iluminação que não seja padrão do MPRJ deverá ter a temperatura de cor de 2700 K;
- Atenção para a iluminação específica de vaso decorativo, que será especificada na planta de pontos;
- As cotas para posicionamento das luminárias constarão no projeto executivo. Esta prancha tem o intuito de auxiliar no planejamento e orçamento dos equipamentos necessários para execução do projeto.
- A fita de led será instalada em tabeira. O detalhe construtivo será desenvolvido no projeto executivo.
- O sistema de trilho modular embutido é composto por trilhos de duas dimensões diferentes, além de luminárias spot e lineares. Para mais detalhes, ver legenda de teto;
- A luminária L18 consta na tabela apenas para fins de contabilização e orçamento, mas será fixada nos vasos de plantas e, por isso, não consta nesta planta de teto. Ver planta de pontos.

|                                                                                                                      |     |                |            |           |               |          |
|----------------------------------------------------------------------------------------------------------------------|-----|----------------|------------|-----------|---------------|----------|
| R00                                                                                                                  | LEV | EMIÇÃO INICIAL | 06/02/2026 | BRUNO     | BRUNO/MARCELA | GEPROLA  |
| REV                                                                                                                  | TPO | DESCRIÇÃO      | DATA       | DESENHADO | PROJETADO     | APROVADO |
| TIPO EMISSÃO (PC) PARA COMENTÁRIOS (PA) PARA APROVAÇÃO (AP) APROVADO (LO) LIBERADO PARA OBRA (LEV) LIBERADO PARA LEV |     |                |            |           |               |          |

**MPRJ** | **MINISTÉRIO PÚBLICO DO ESTADO DO RIO DE JANEIRO**

**SEA**  
**DIPRO**  
**GEPRO-LA**

DIRETORA: TATIANA BURKLE WARD  
GERENTE: LUCIANE CANCELO  
PROJETO: MARCELA / BRUNO  
ARQUITETURA: MARCELA / BRUNO  
DESENHADO: BRUNO

COORDENADORIA DE AUTOCOMPOSIÇÃO (COMPOR)  
**CRAAI RIO DE JANEIRO**  
ED. BAY VIEW  
AV. GENERAL JUSTO, 375 / 3º PAVIMENTO - CENTRO - RIO DE JANEIRO

COORDENADORIA DE AUTOCOMPOSIÇÃO (COMPOR)  
**CRAAI RIO DE JANEIRO**  
ED. BAY VIEW  
AV. GENERAL JUSTO, 375 / 3º PAVIMENTO - CENTRO - RIO DE JANEIRO

ANTEPROJETO  
-- PLANTA REFLETIDA DE TETO: FORROS --

Nº SEI/PLP: 2025 032 200  
DATA: 01 / 2026  
ESCALA: 1 / 50  
ETAPA: ANTEPROJETO  
CÓDIGO: 25272  
REVISÃO: N° DA PRANCHA:

**R00**  
**301**