



01 PLANTA DE SITUAÇÃO - RAC 01
ESCALA 1/500

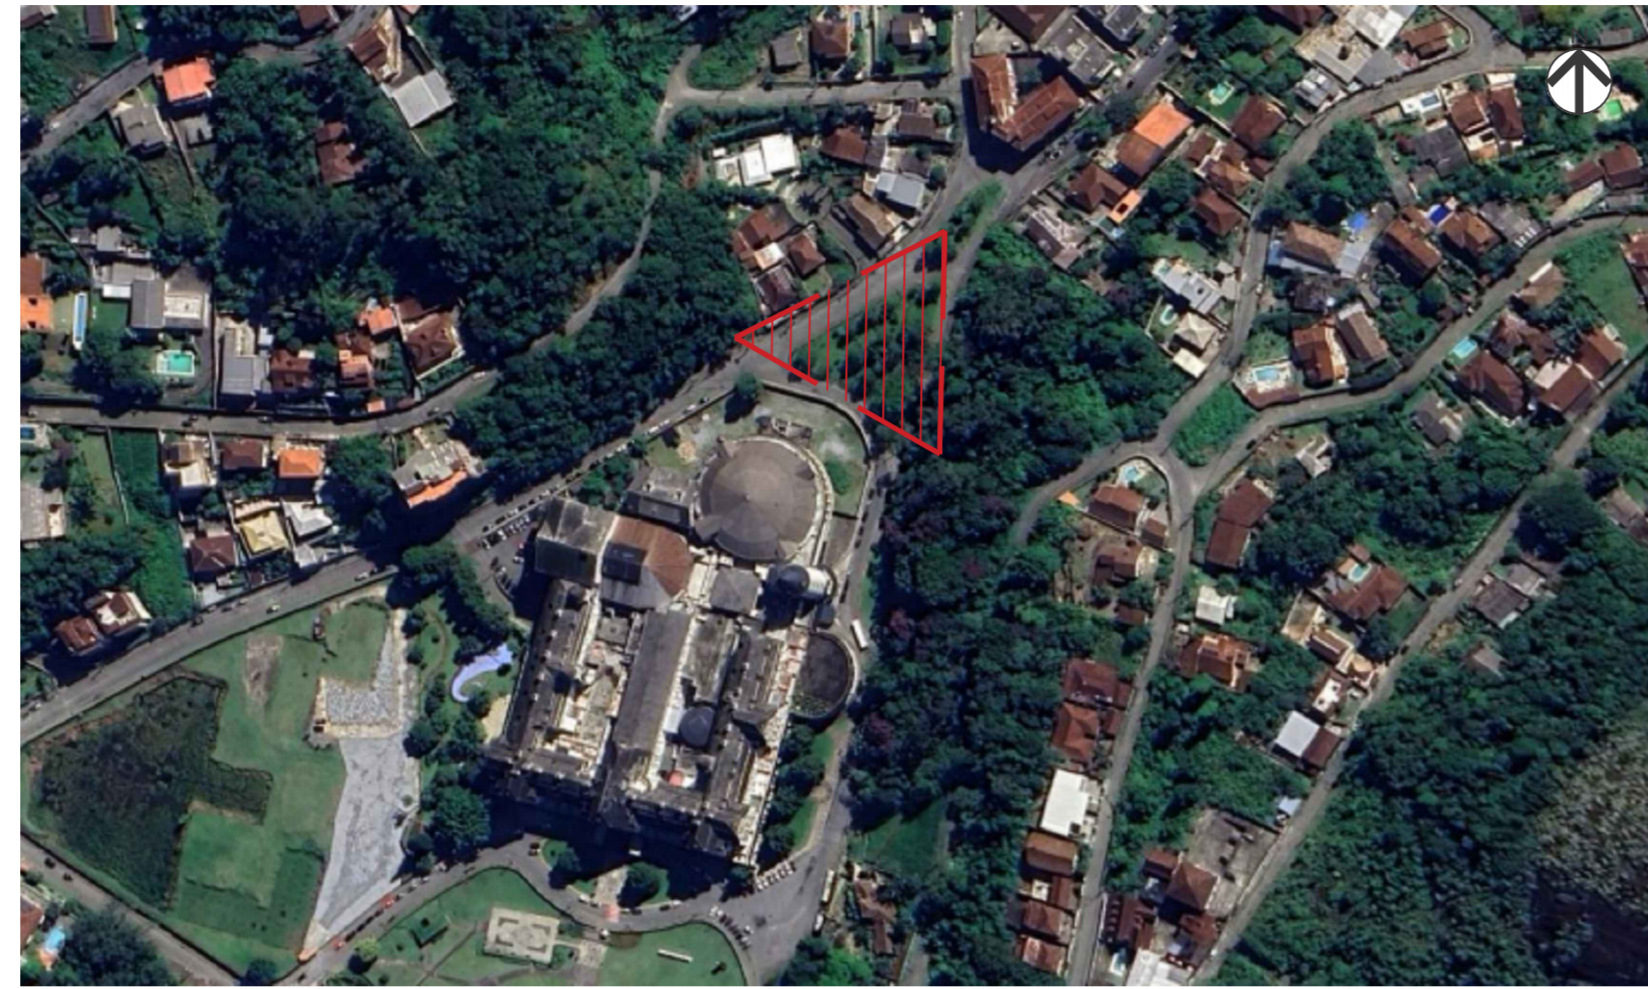


04 VISTA AÉREA - ÁREA DE INTERVENÇÃO RAC 01
ESCALA GRÁFICA

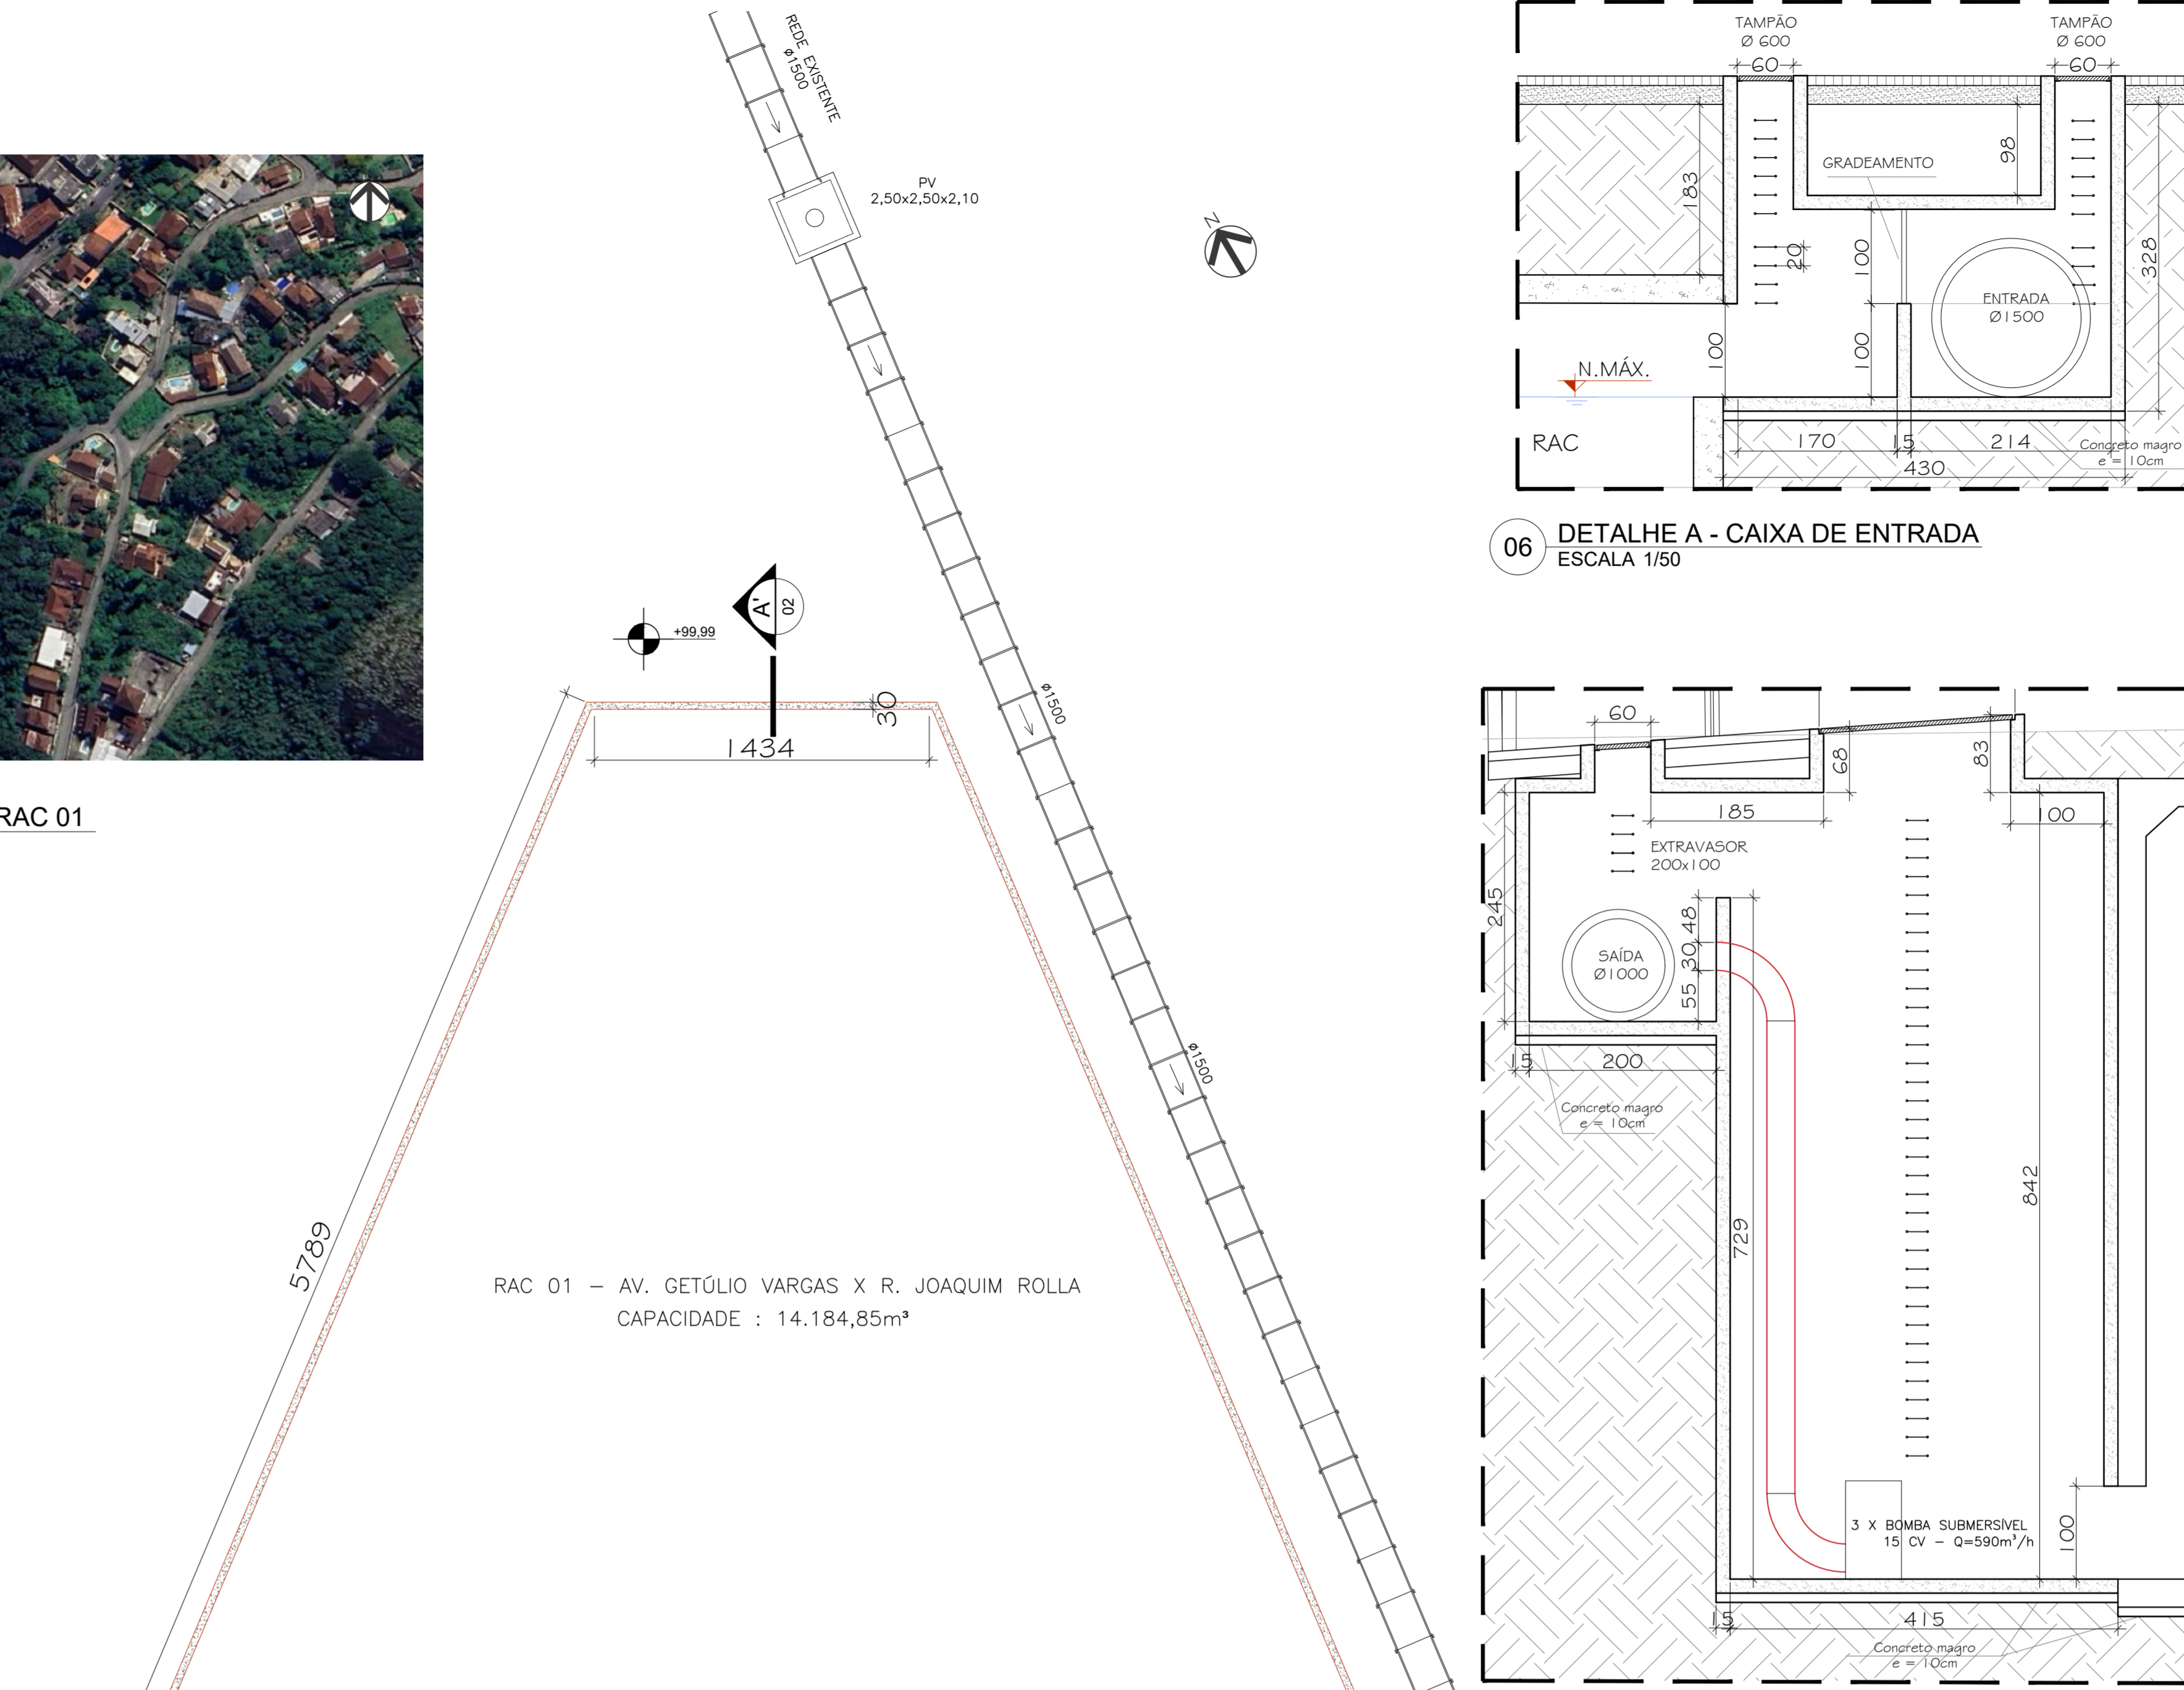


RAC 01 - AV. GETÚLIO VARGAS X R. JOAQUIM ROLLA
CAPACIDADE : 14.184,85m³


05 PLANTA BAIXA - RAC 01
ESCALA 1/200

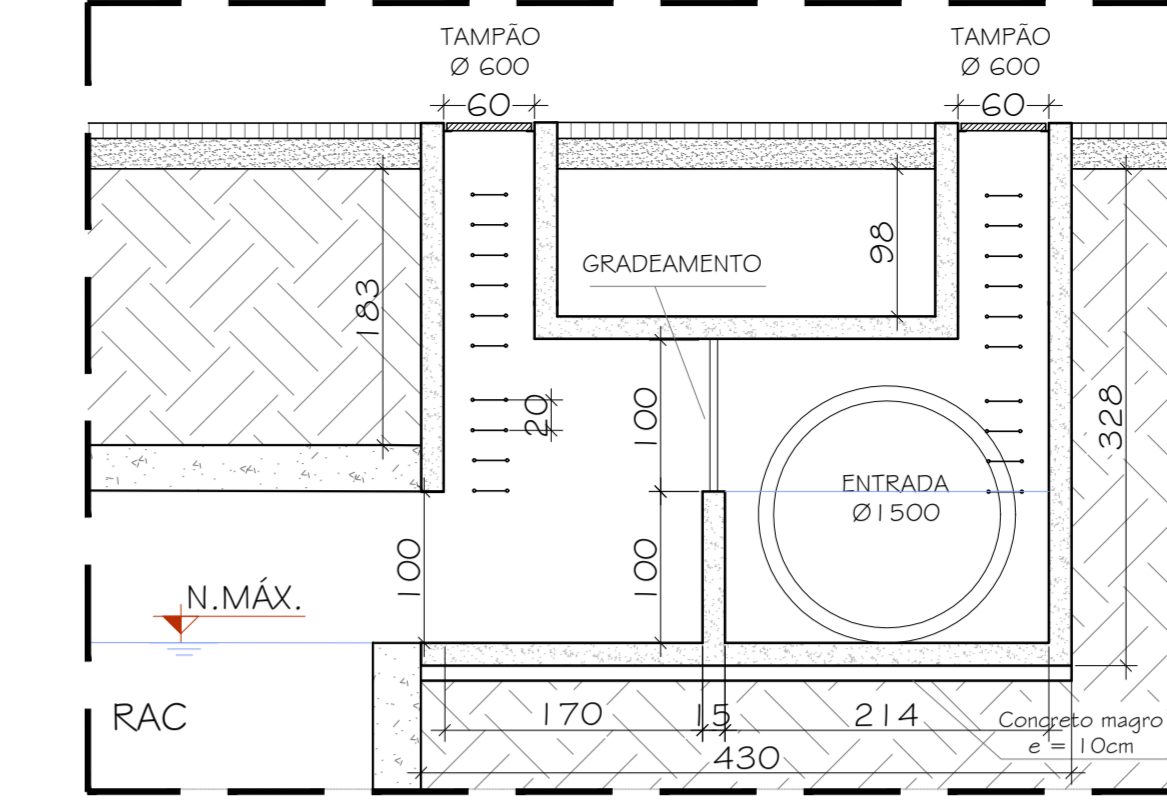


06 DETALHE A - CAIXA DE ENTRADA
ESCALA 1/50

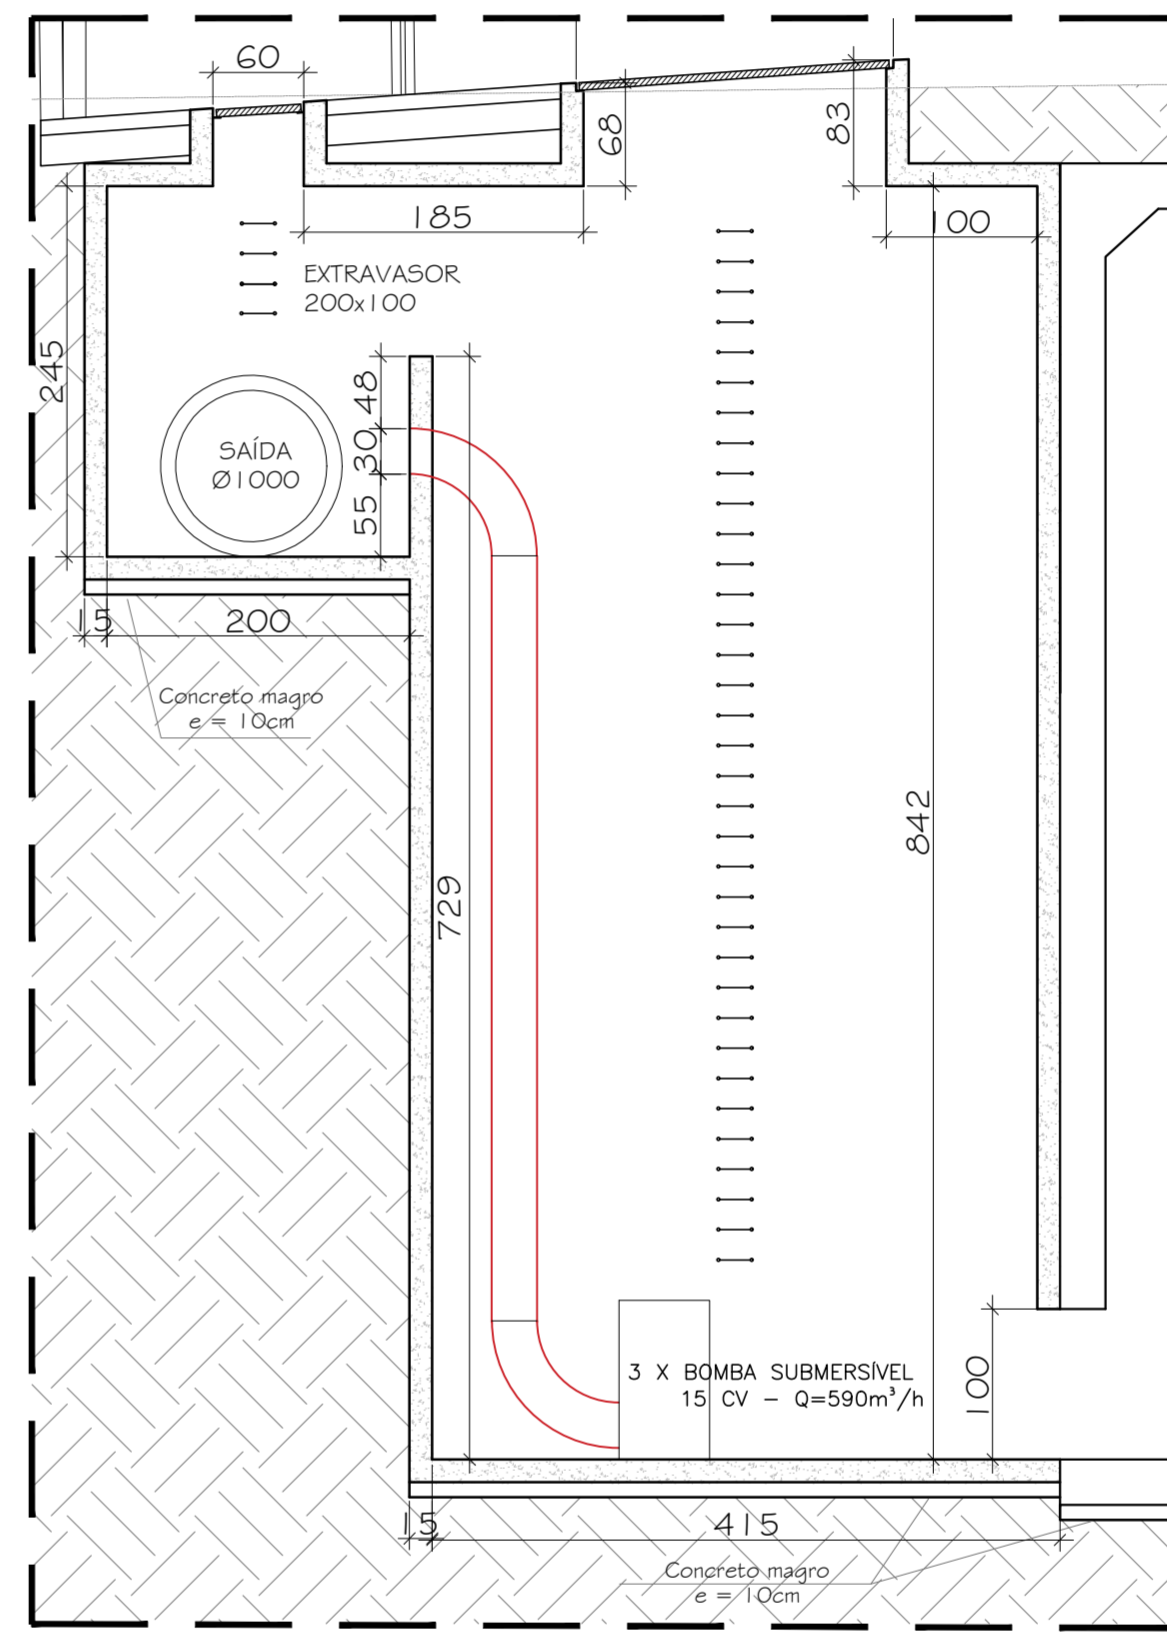


07 DETALHE B - CAIXA DE SAÍDA
ESCALA 1/50

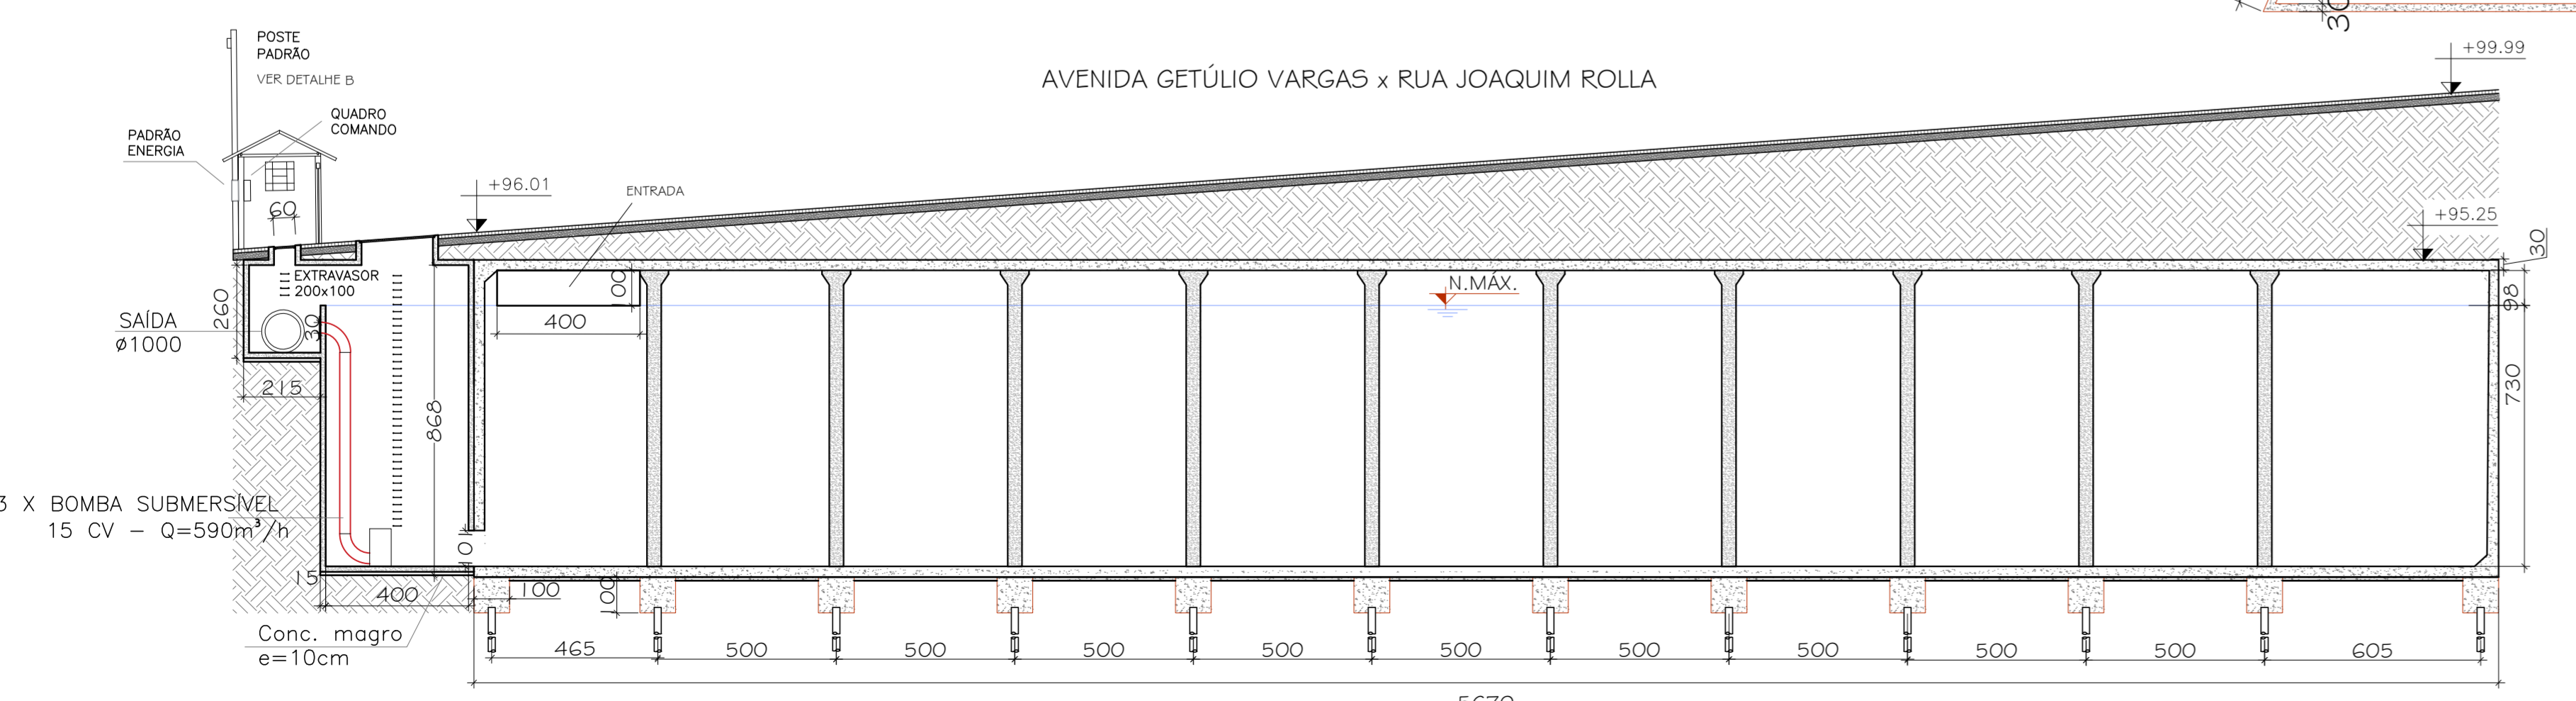

02 CORTE AA' - RAC 01
ESCALA 1/150

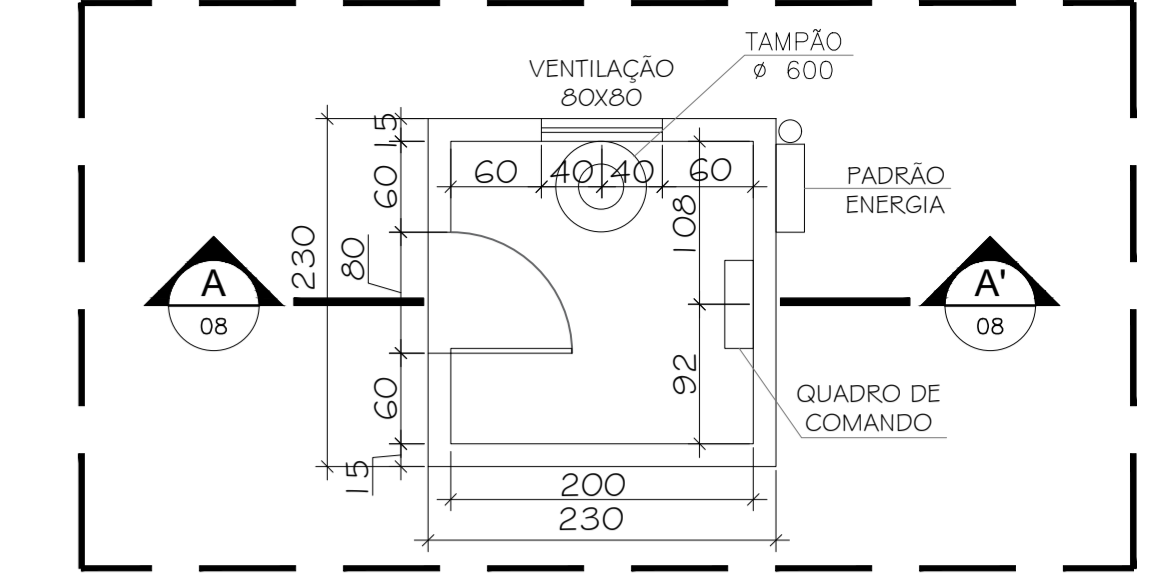

08 DETALHE D - PLANTA BAIXA CASA DE COMANDO
ESCALA 1/50

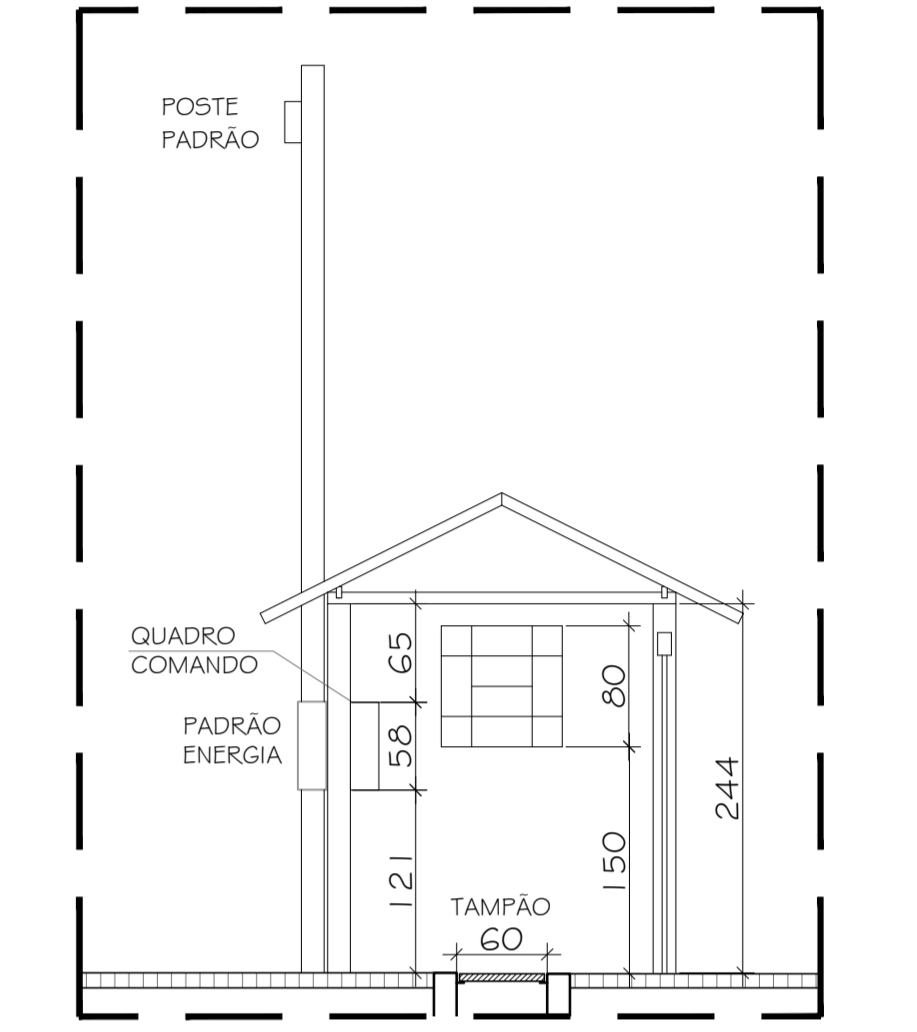

09 DETALHE D - CASA DE COMANDO
ESCALA 1/50

- LEGENDA
- RAC - RESERVATÓRIO DE AMORTECIMENTO DE CHEIA
 - INDICAÇÃO DE CORTE
 - INDICA NOME DO CORTE NA PRANCHA
INDICA NÚMERO DA PRANCHA
 - ÁREA DE INFLUÊNCIA DOS RESERVATÓRIOS NO LOCAL
 - 02 CONTAINERS, SENDO: 01 PARA ESCRITÓRIO (2,30 M X 6,00 M) E 01 PARA SANITÁRIO CICHUVEIRO (2,30 M X 4,30 M)
 - 02 GALPÕES ABERTOS 6,00 M X 5,00 M: 1 PARA OFICINAS E DEPOSITOS DE CANTEIRO DE OBRAS; 1 PARA REFEITÓRIO.

- NOTAS GERAIS
- 1- CONFERIR MEDIDAS NO LOCAL;
 - 2- NÍVEIS E DIMENSÕES EM CENTÍMETRO;
 - 3- NENHUMA ALTERAÇÃO SERÁ PERMITIDA SEM A DEVIDA APROVAÇÃO DA FISCALIZAÇÃO.
- DIREITOS AUTORAIS RESERVADOS. A REPRODUÇÃO TOTAL OU PARCIAL SEM PRÉVIA AUTORIZAÇÃO, SUJEITARÁ O INFRATOR ÀS PENAS DA LEI FEDERAL 9610/96 E LEI ESTADUAL Nº 4144.

PREFEITURA MUNICIPAL DE PETRÓPOLIS
Secretaria de Obras
Departamento de Projetos, Convênios e PPP

TÍTULO ANTEPROJETO PARA IMPLANTAÇÃO DE RESERVATÓRIOS DE AMORTECIMENTO DE CHEIAS E GALERIAS CELULARES, NA BACIA DO RIO QUITANDINHA, EM PETRÓPOLIS/RJ - RAC 01	PROJETO VISTA AÉREA, PLANTA DE SITUAÇÃO, PLANTA BAIXA E CORTES
LOCAL AVENIDA GETÚLIO VARGAS E AVENIDA JOAQUIM ROLLA, S/N QUITANDINHA, PETRÓPOLIS (RJ)	INDICADA FRANCHA 02/15
AUTOR DO PROJETO	CARIMBO DO AUTOR DO PROJETO

Secretaria de Obras
Prefeitura Municipal de Petrópolis

VISTOS E CARIMBOS: