




01 PLANTA DE SITUAÇÃO - RAC 04
ESCALA 1/500

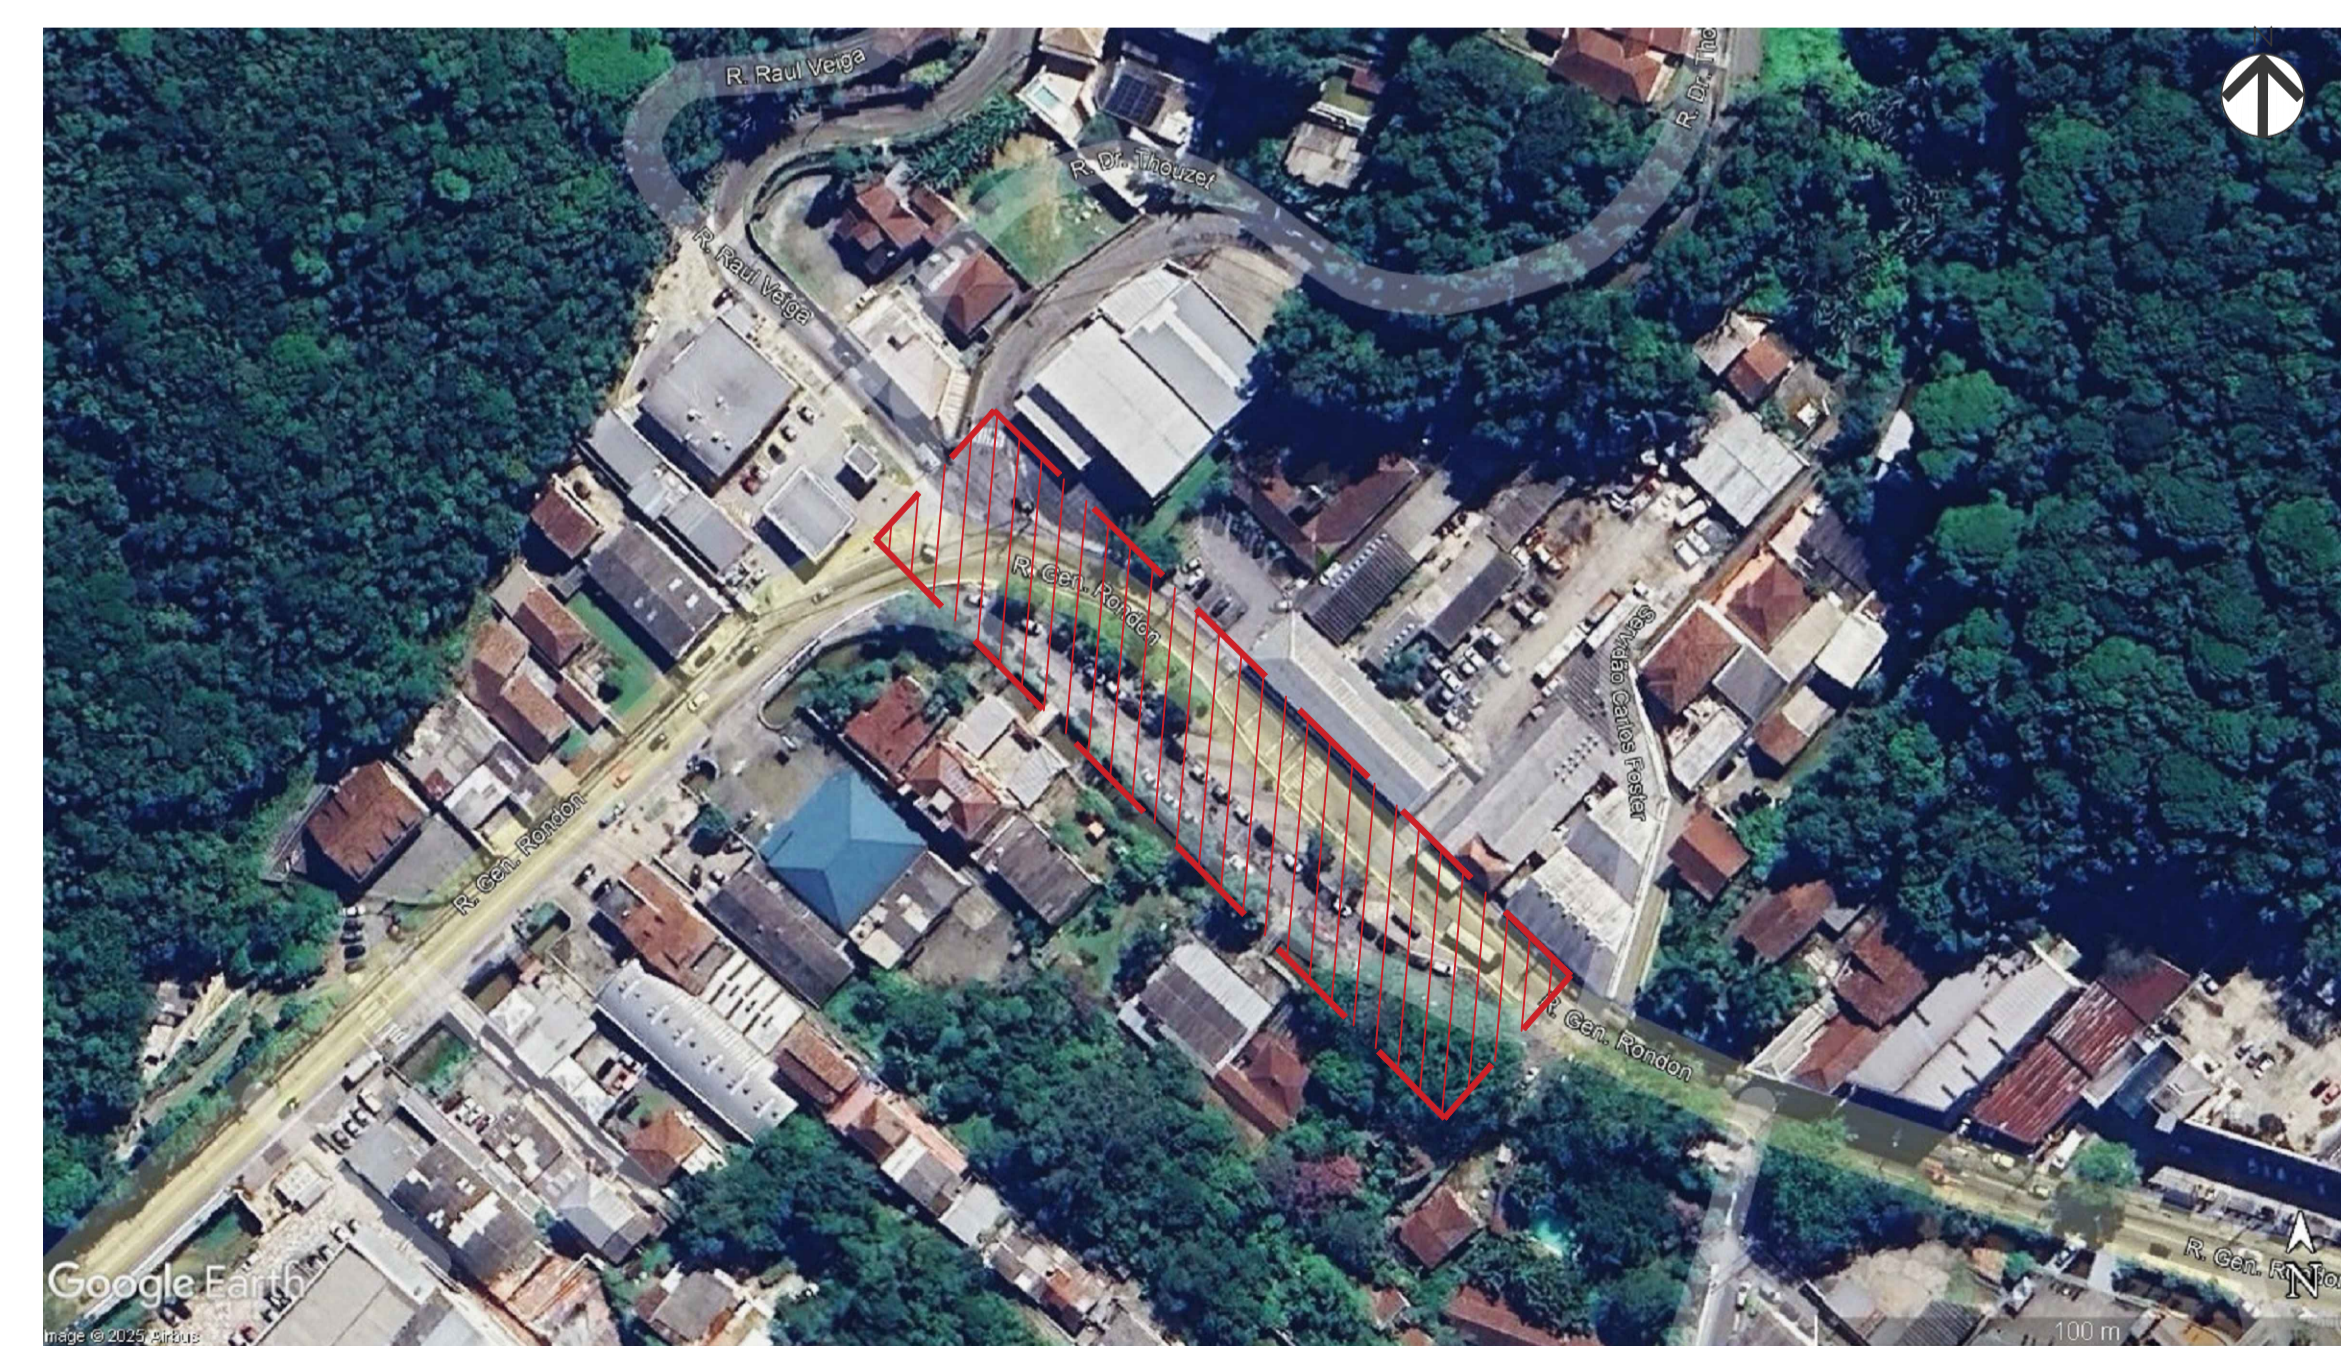


02 VISTA AÉREA - ÁREA DE INTERVENÇÃO RAC 04
ESCALA GRÁFICA

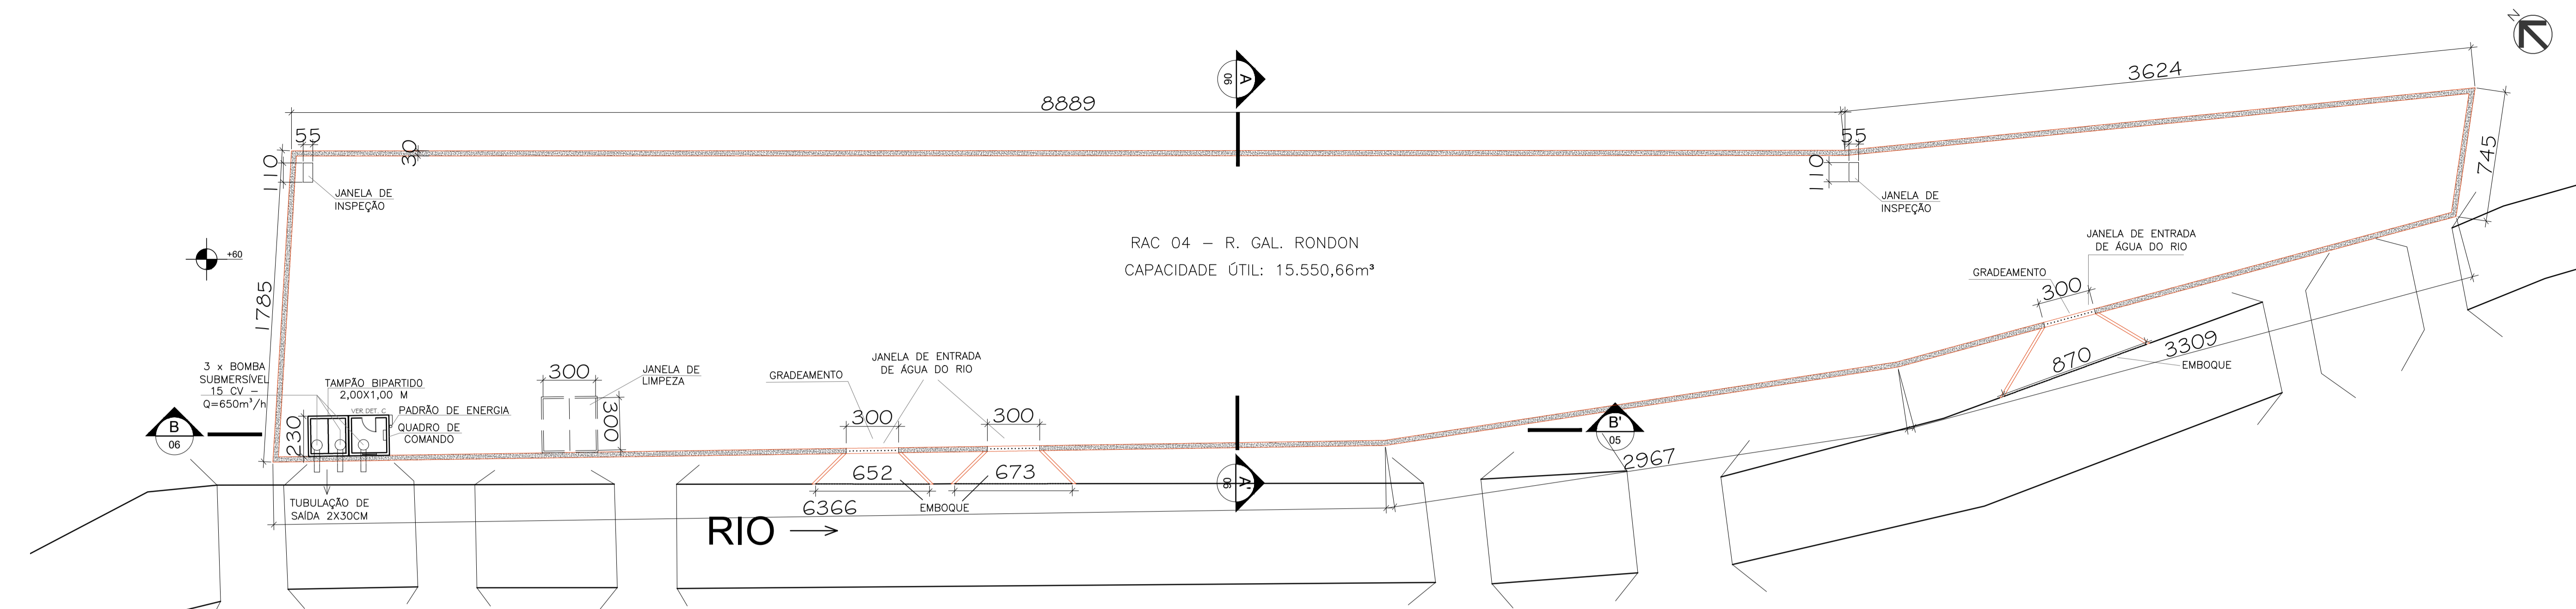


03 PLANTA BAIXA - RAC 04
ESCALA 1/200

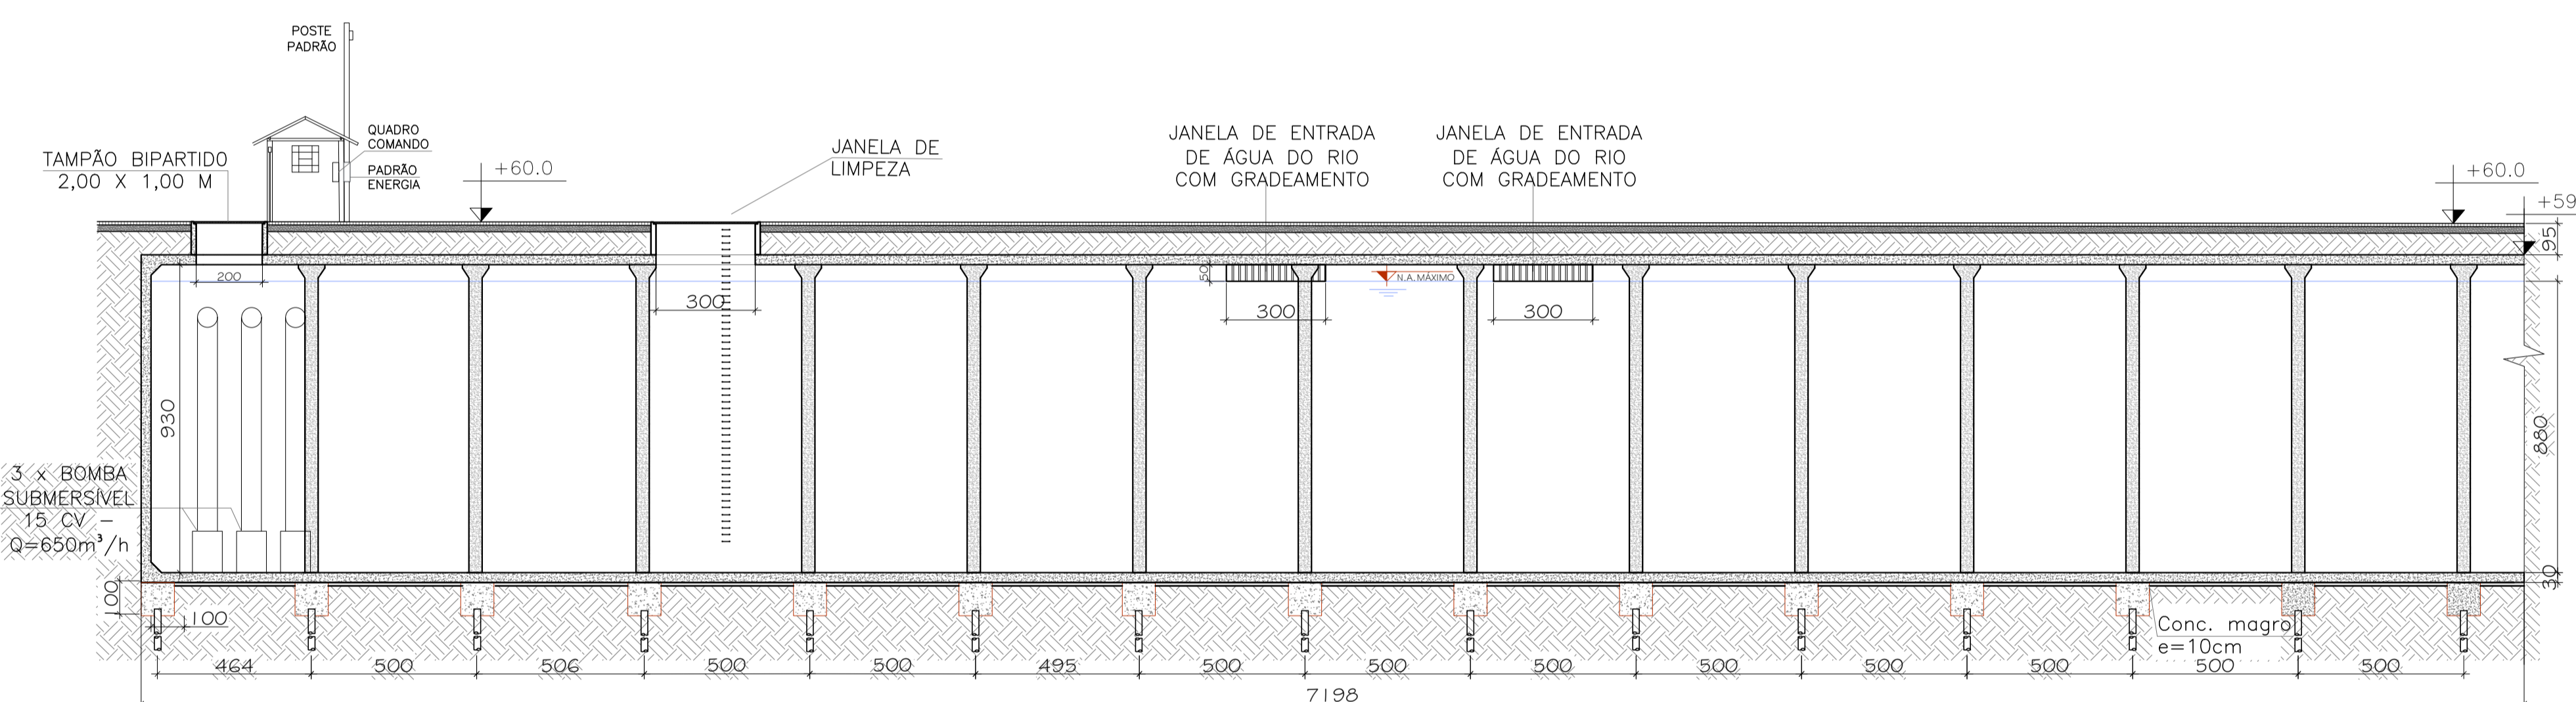


04 CORTE AA' - RAC 04
ESCALA 1/150

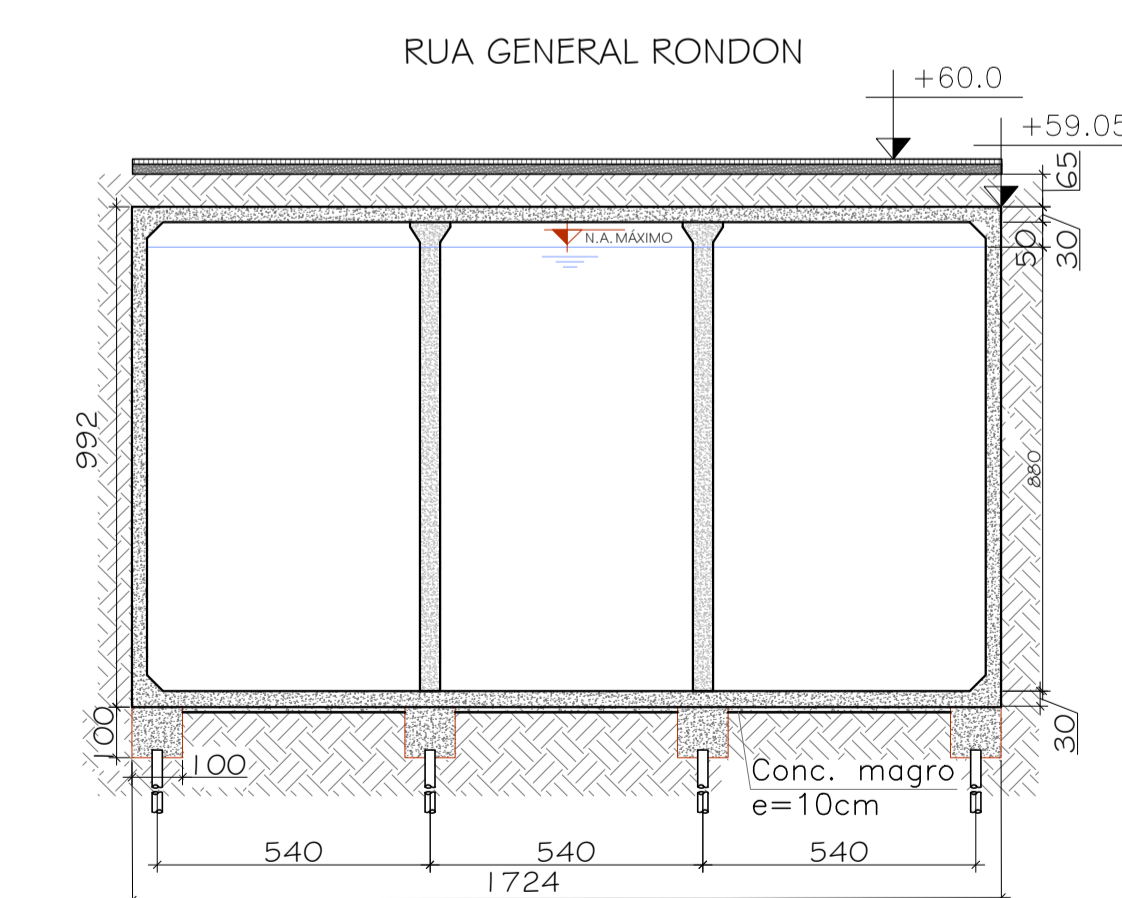

05 CORTE BB' - RAC 04
ESCALA 1/150

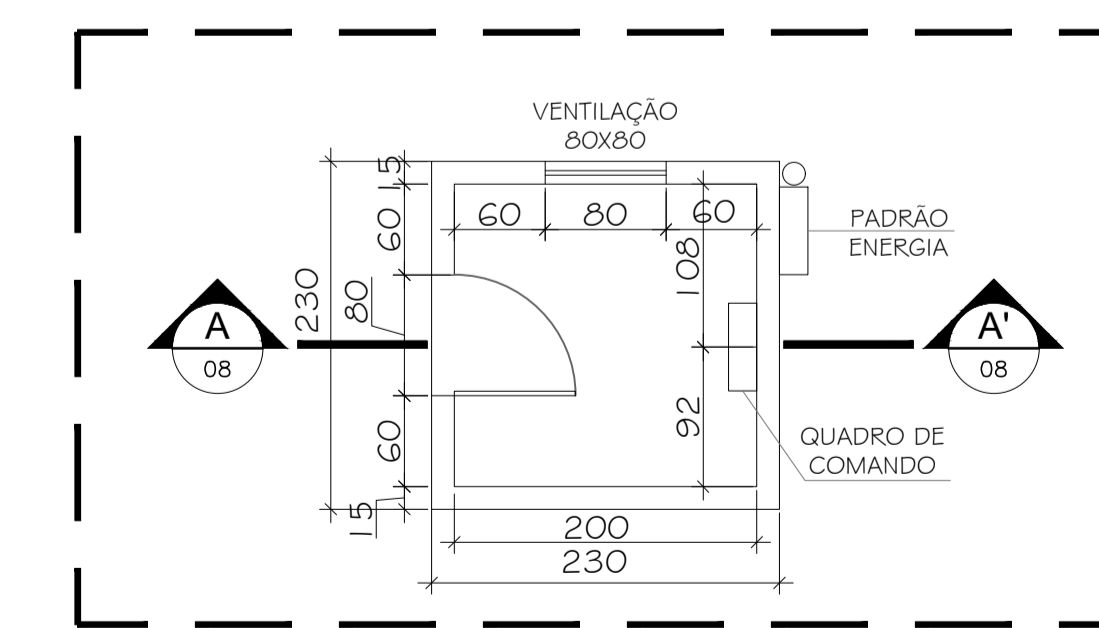

06 DETALHE C - PLANTA BAIXA CASA DE COMANDO
ESCALA 1/50

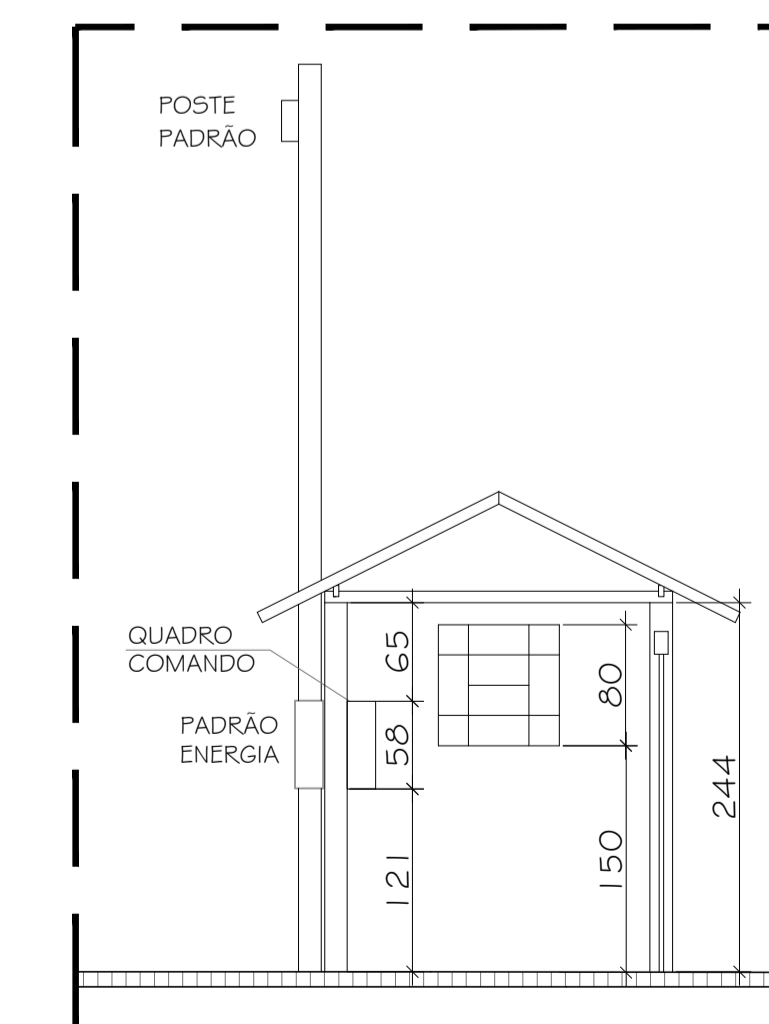

07 DETALHE C - CASA DE COMANDO
ESCALA 1/50

LEGENDA

- INDICAÇÃO DE CORTE
- INDICA NOME DO CORTE NA PRANCHA
- INDICA NÚMERO DA PRANCHA

RAC - RESERVIÁRIO DE AMORTECIMENTO DE CHEIA

- ÁREA DE INFLUÊNCIA DOS RESERVIÁRIOS NO LOCAL
- 02 CONTAINERS, SENDO: 01 PARA ESCRITÓRIO (2,30 M X 6,00 M) E 01 PARA SANITÁRIO C/CHUVEIRO (2,30 M X 4,30 M)
- 02 GALPÕES ABERTOS 6,00 M X 5,00 M: 1 PARA OFICINAS E DEPÓSITOS DE CANTEIRO DE OBRAS, 1 PARA REFEITÓRIO.

NOTAS GERAIS

- CONFERRIR MEDIDAS NO LOCAL;
- NÍVEIS E DIMENSÕES EM CENTÍMETRO;
- NENHUMA ALTERAÇÃO SERÁ PERMITIDA SEM A DEVIDA APROVAÇÃO DA FISCALIZAÇÃO.

DIREITOS AUTORAIS RESERVADOS. A REPRODUÇÃO TOTAL OU PARCIAL SEM PRÉVIA AUTORIZAÇÃO, SUJEITARA O INFRATOR ÀS PENAS DA LEI FEDERAL 9610/98 E LEI ESTADUAL Nº 4144.

PREFEITURA MUNICIPAL DE PETRÓPOLIS
Secretaria de Obras
Departamento de Projetos, Convênios e PPP

TÍTULO: ANTEPROJETO PARA IMPLANTAÇÃO DE RESERVIÁRIOS DE AMORTECIMENTO DE CHEIAS E GALERIAS CELULARES, NA BACIA DO RIO QUITANDINHA, EM PETRÓPOLIS/RJ - RAC 04

PROJETO: VISTA AÉREA, PLANTA DE SITUAÇÃO, PLANTA BAIXA E CORTES

ESCALA: INDICADA

LOCAL: AVENIDA GENERAL RONDON, S/N QUITANDINHA, PETRÓPOLIS (RJ)

DATA: MARÇO/2026

AUTOR DO PROJETO: _____

SECRETARIA DE OBRAS
PREFEITURA MUNICIPAL DE PETRÓPOLIS

VISTOS E CARIMBOS: