




01 PLANTA DE SITUAÇÃO - RAC 06  
ESCALA 1/500

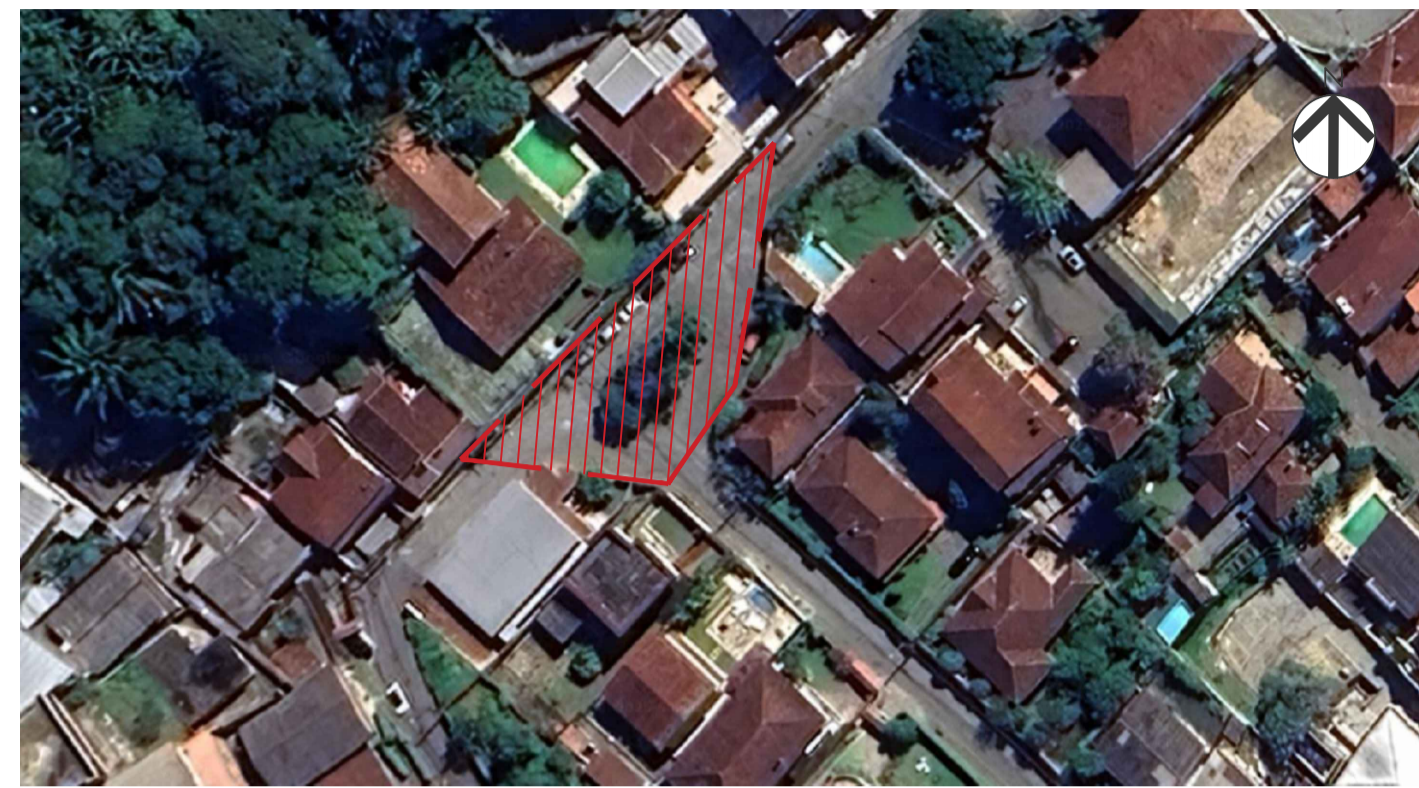


02 VISTA AÉREA - ÁREA DE INTERVENÇÃO RAC 06  
ESCALA GRÁFICA

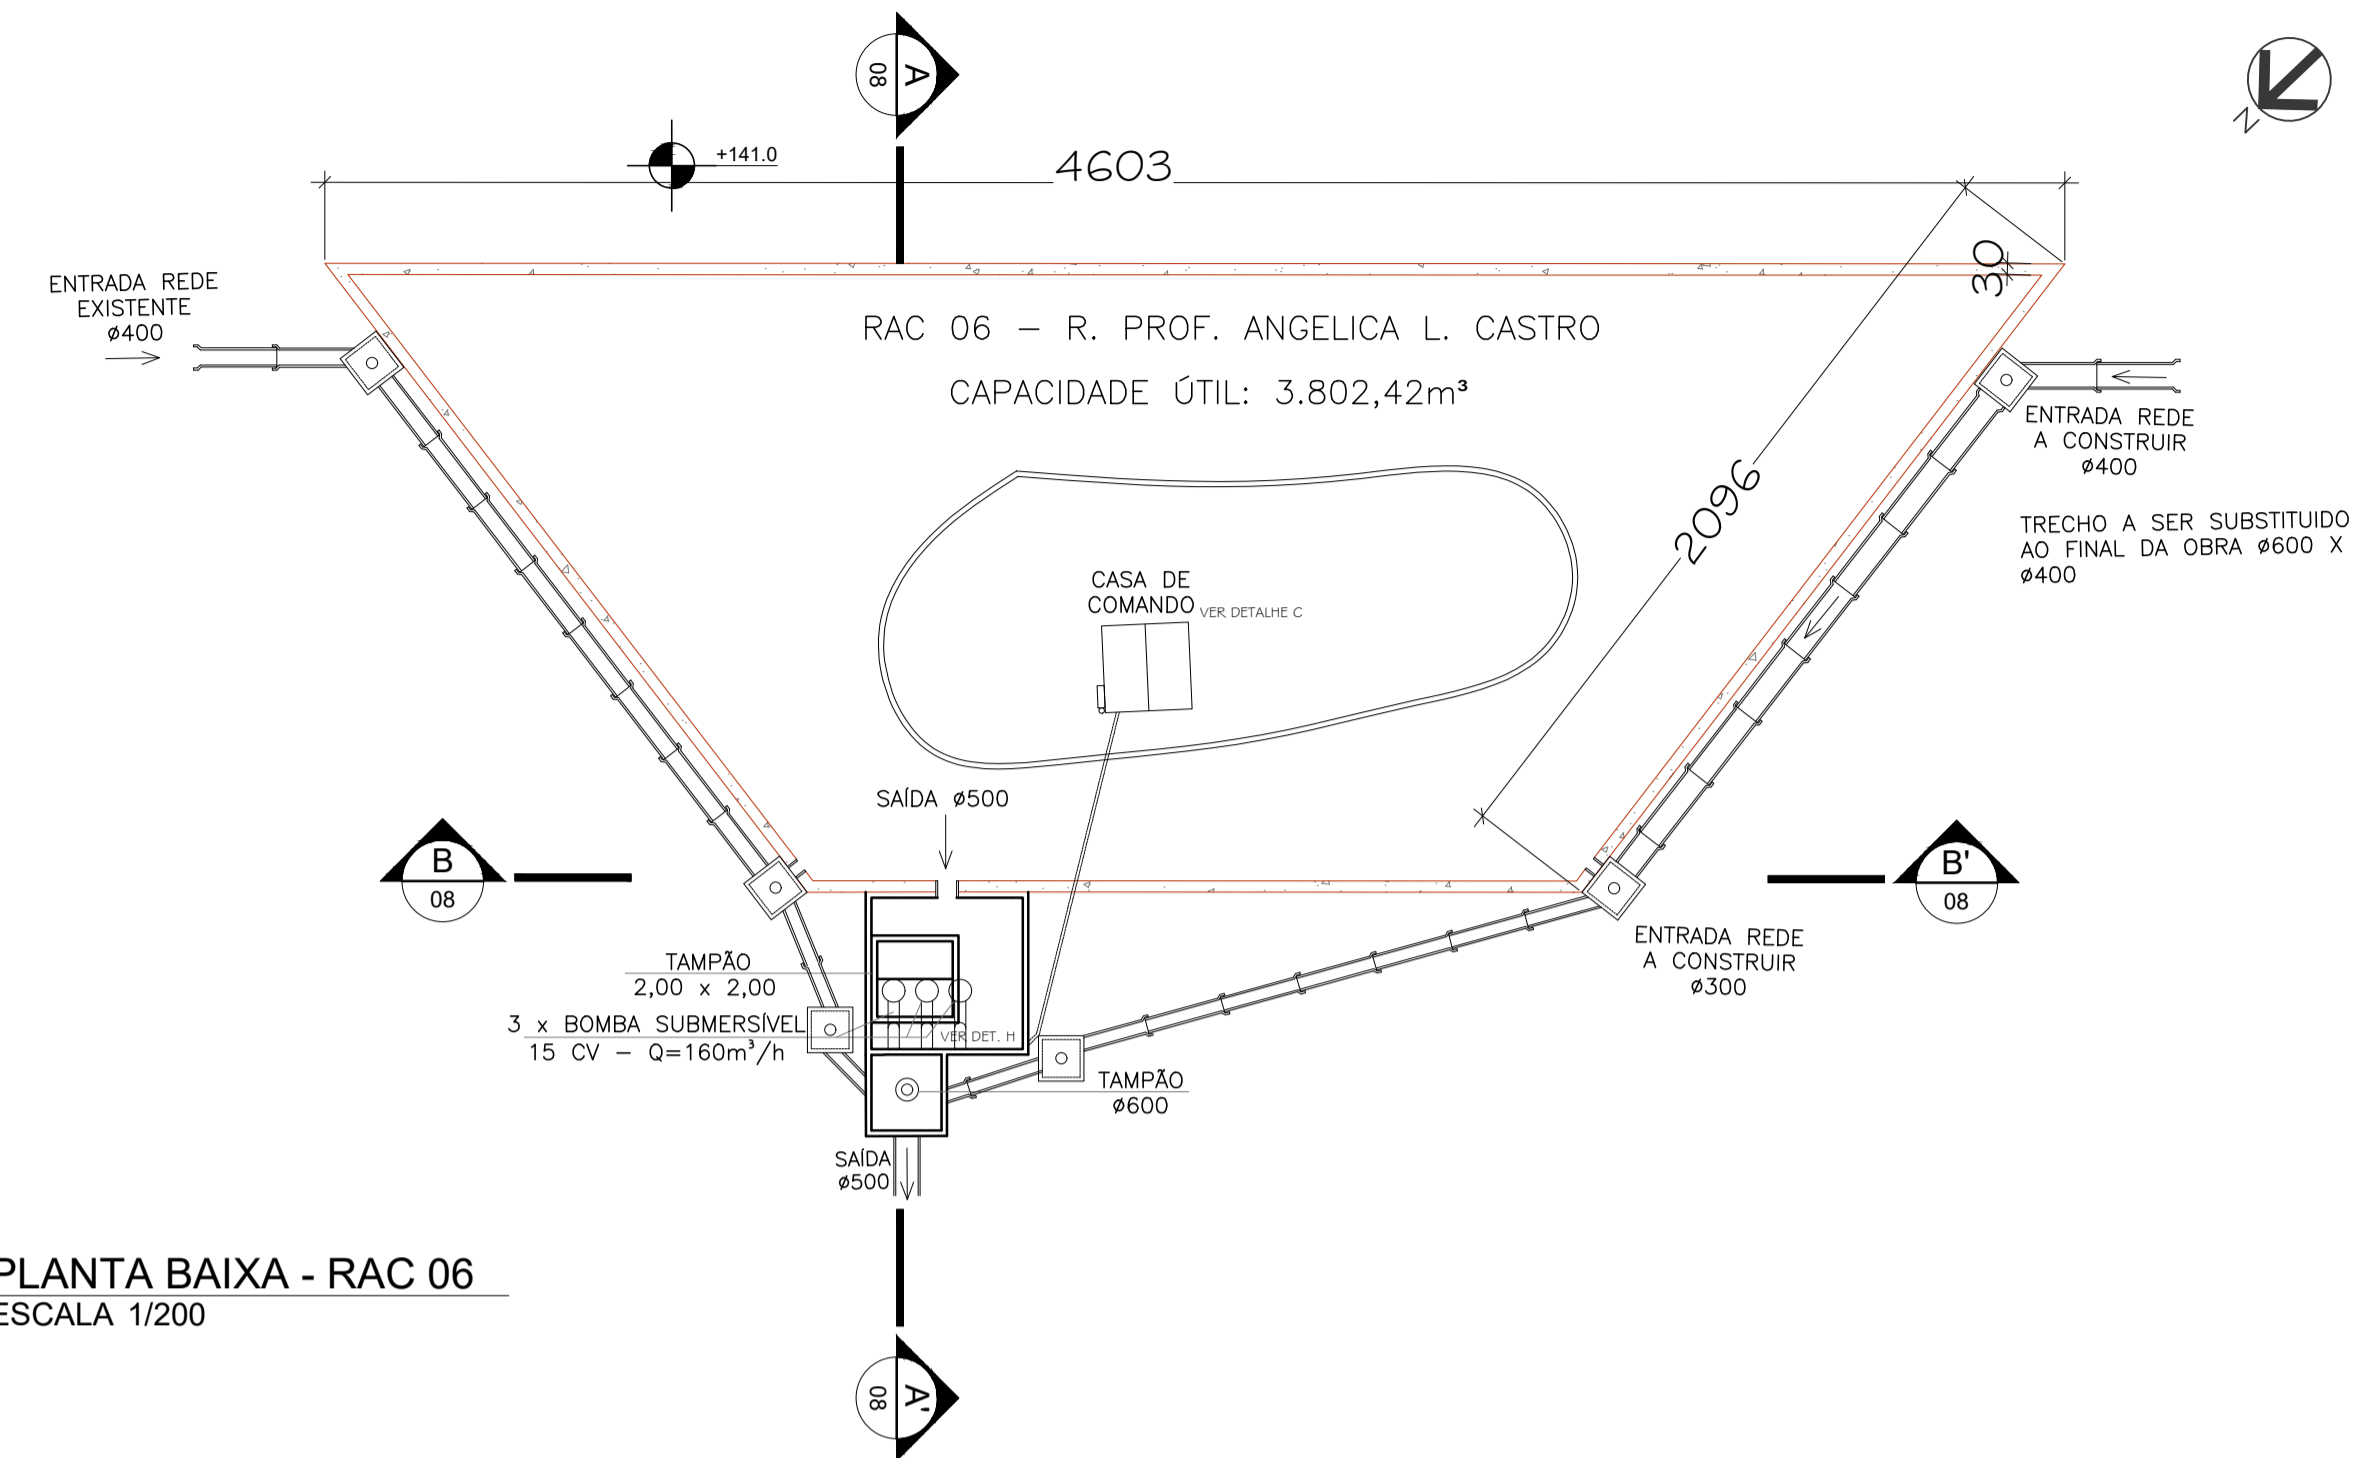


03 PLANTA BAIXA - RAC 06  
ESCALA 1/200

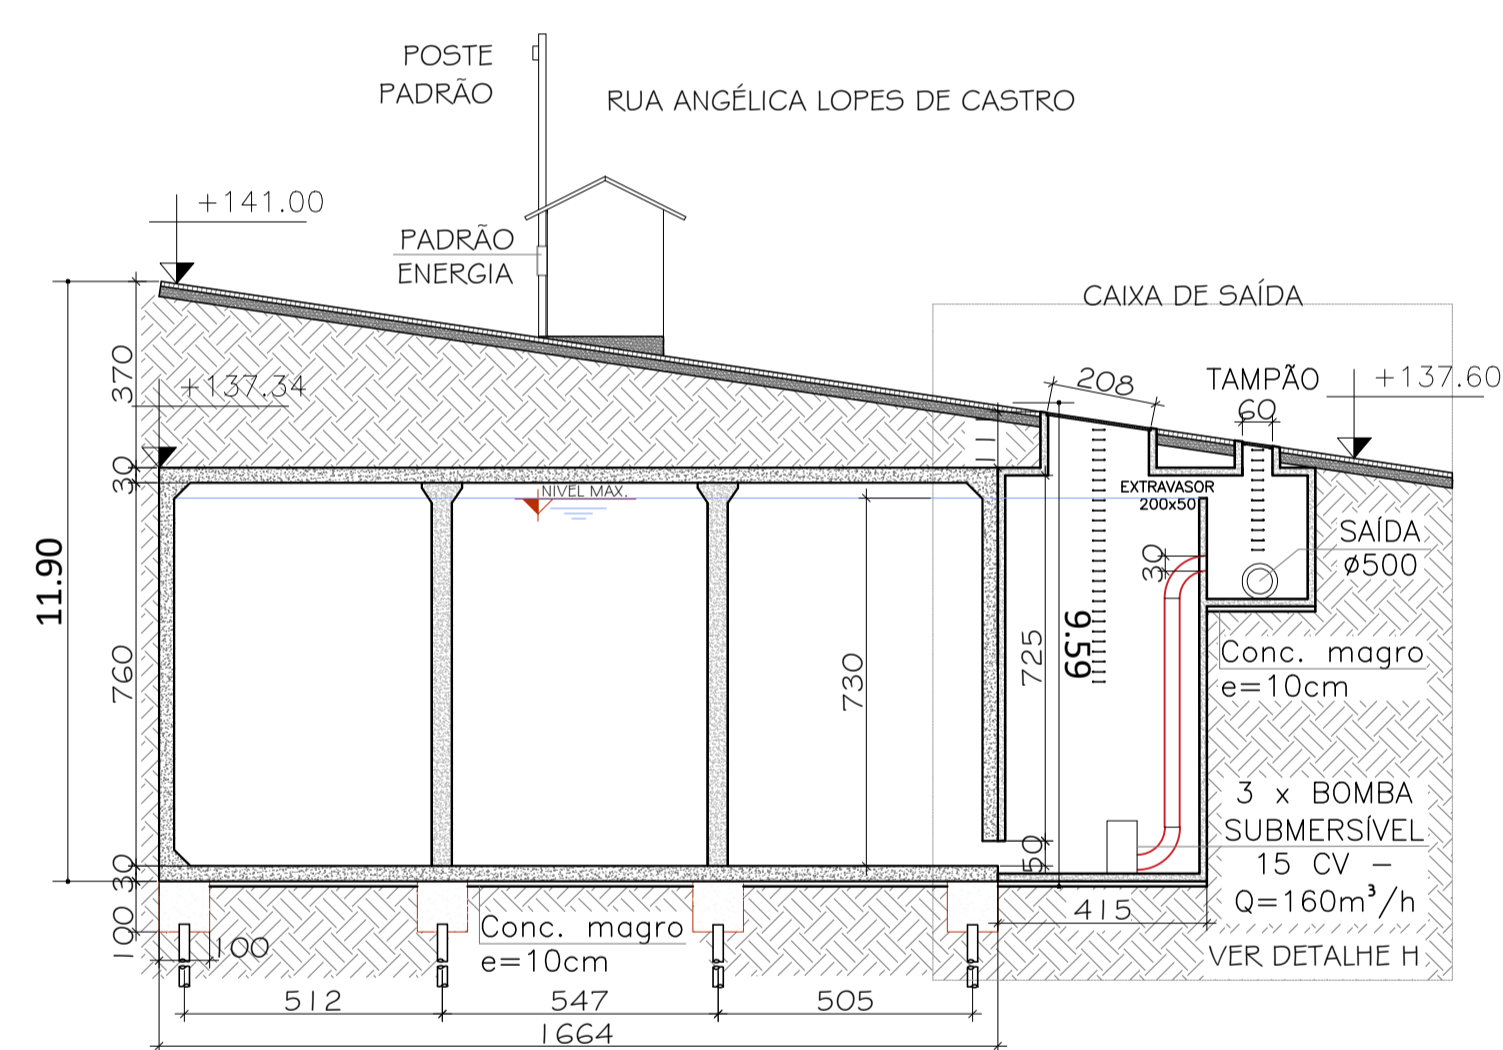


04 CORTE AA' - RAC 06  
ESCALA 1/150

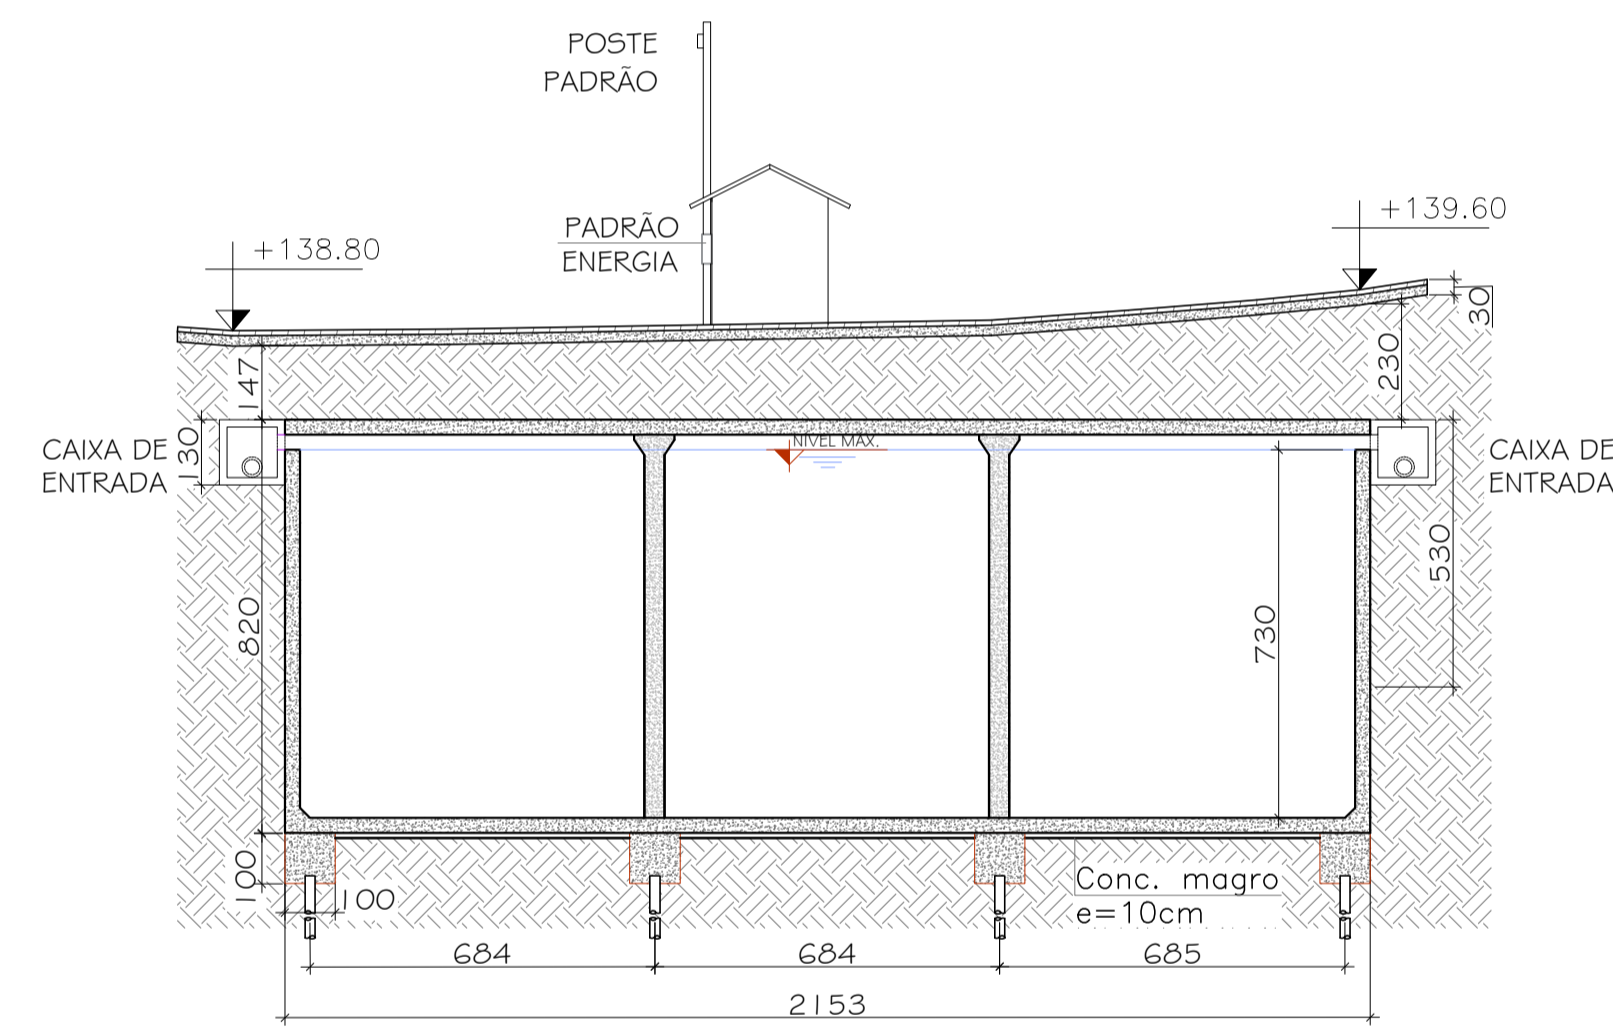


05 CORTE BB' - RAC 06  
ESCALA 1/150

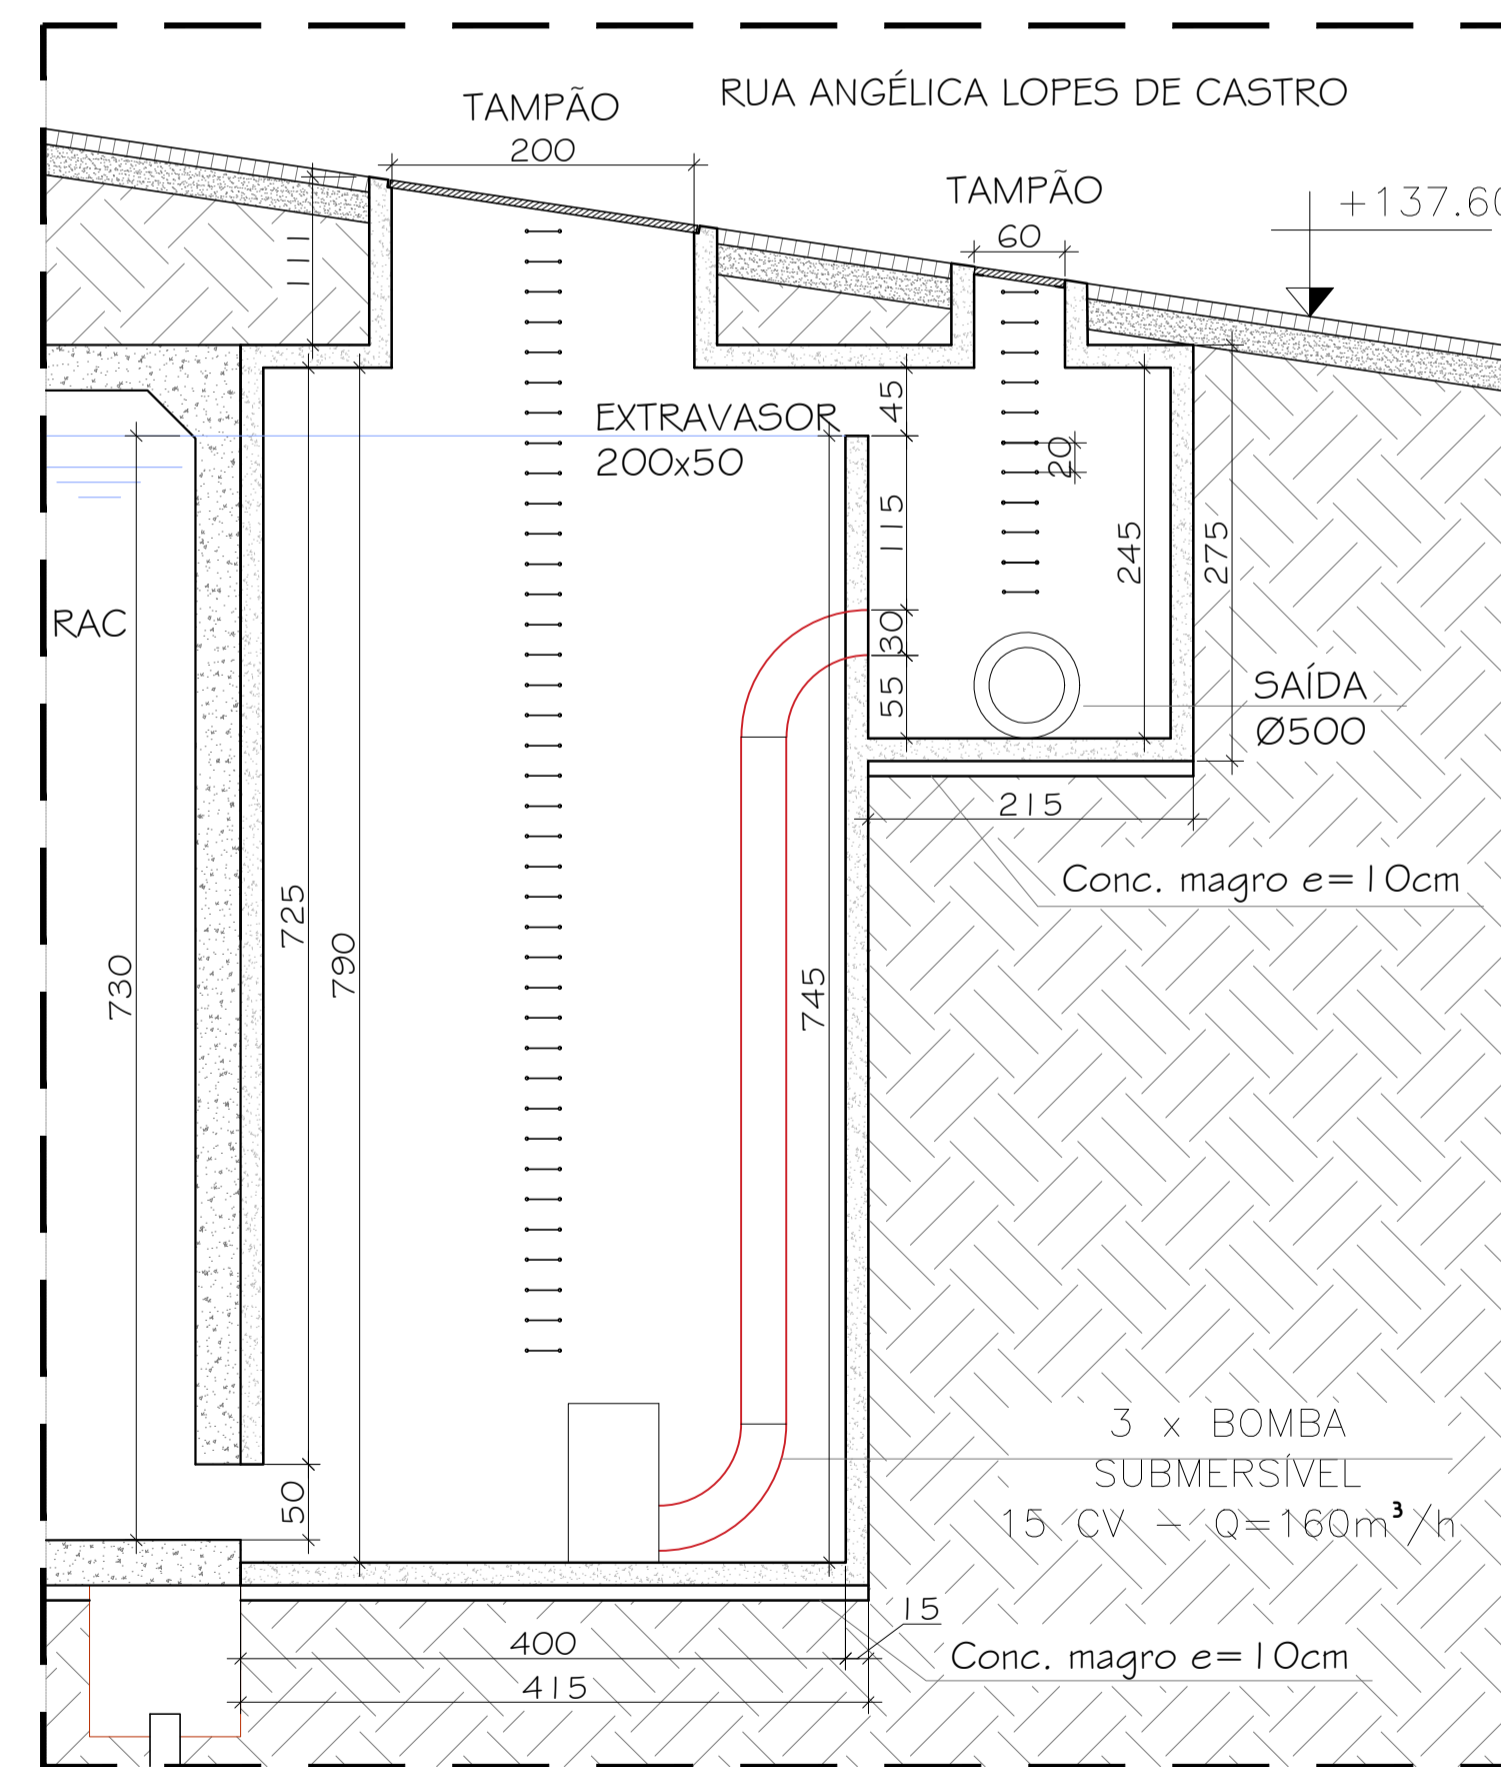

06 DETALHE H - CAIXA DE SAÍDA  
ESCALA 1/50

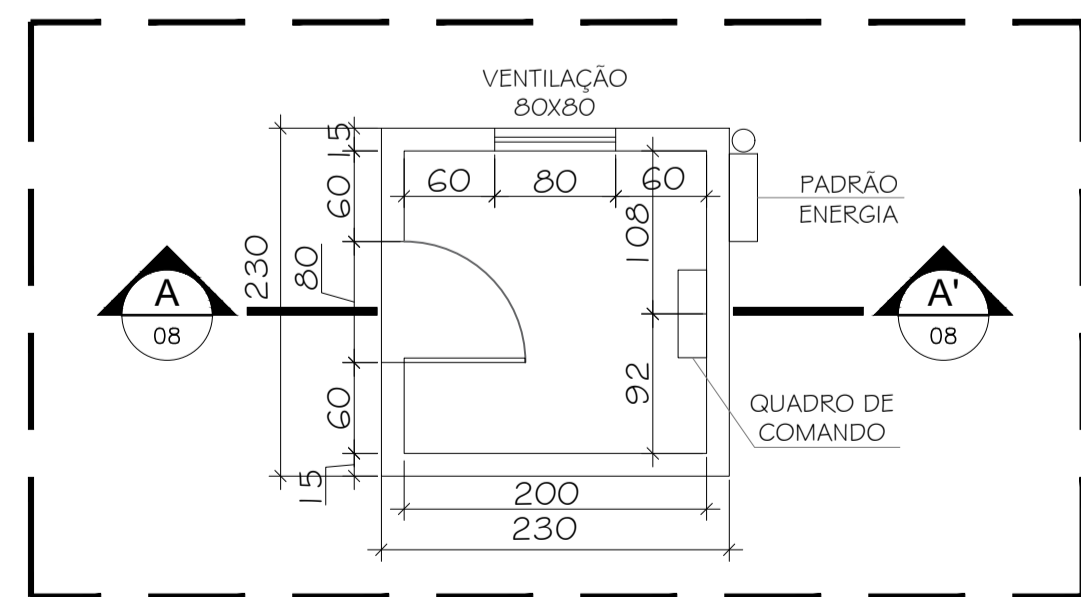

07 DETALHE C - PLANTA BAIXA CASA DE COMANDO  
ESCALA 1/50

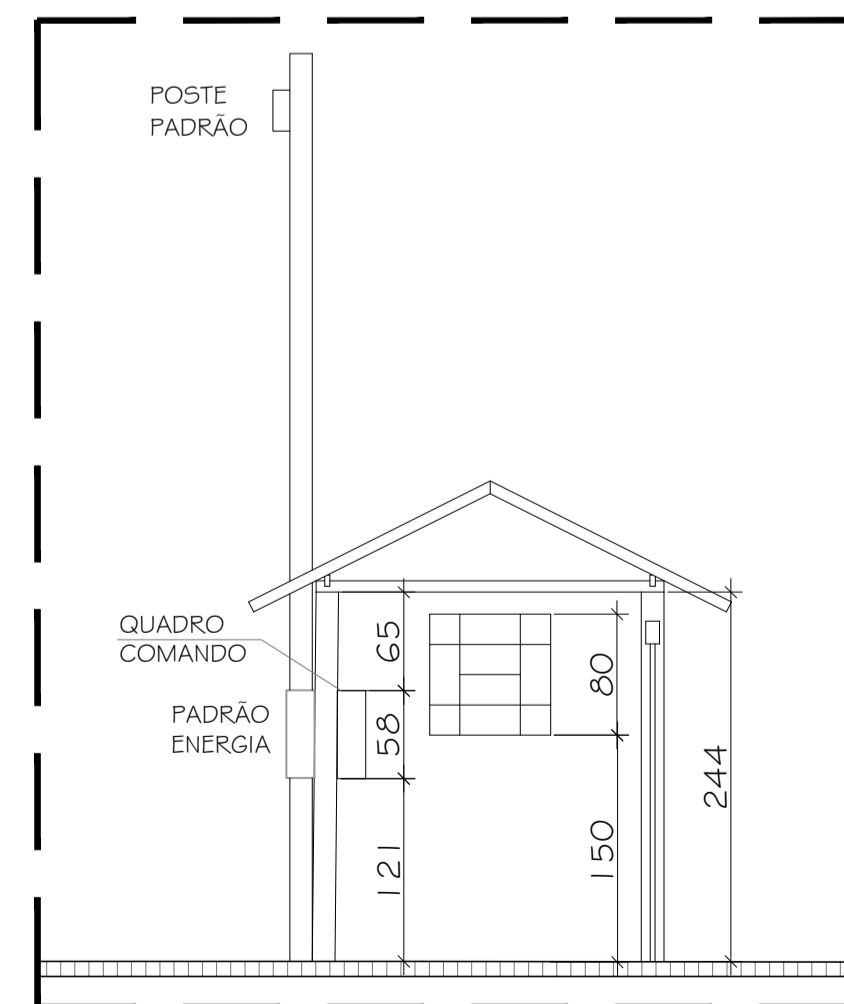

08 DETALHE C - CORTE AA' CASA DE COMANDO  
ESCALA 1/50

**LEGENDA**

- RAC - RESERVATÓRIO DE AMORTECIMENTO DE CHEIA
- INDICAÇÃO DE CORTE
- INDICA NOME DO CORTE NA PRANCHA
- INDICA NÚMERO DA PRANCHA
- ÁREA DE INFLUÊNCIA DOS RESERVATÓRIOS NO LOCAL
- 02 CONTAINERS, SENDO: 01 PARA ESCRITÓRIO (2,30 M X 6,00 M) E 01 PARA SANITÁRIO C/CHUVEIRO (2,30 M X 4,30 M)
- 02 GALPÕES ABERTOS 6,00 M X 5,00 M: 1 PARA OFICINAS E DEPOSITOS DE CANTEIRO DE OBRAS; 1 PARA REFEITÓRIO.

**NOTAS GERAIS**

- 1- CONFERIR MEDIDAS NO LOCAL;
- 2- NÍVEIS E DIMENSÕES EM CENTÍMETRO;
- 3- NENHUMA ALTERAÇÃO SERÁ PERMITIDA SEM A DEVIDA APROVAÇÃO DA FISCALIZAÇÃO.

DIREITOS AUTORAIS RESERVADOS. A REPRODUÇÃO TOTAL OU PARCIAL SEM PRÉVIA AUTORIZAÇÃO, SUJEITARÁ O INFRATOR ÀS PENAS DA LEI FEDERAL 9610/98 E LEI ESTADUAL Nº 4144.

**PREFEITURA MUNICIPAL DE PETRÓPOLIS**  
Secretaria de Obras  
Departamento de Projetos, Convênios e PPP

TÍTULO: ANTEPROJETO PARA IMPLANTAÇÃO DE RESERVATÓRIOS DE AMORTECIMENTO DE CHEIAS E GALERIAS CELULARES, NA BACIA DO RIO QUITANDINHA, EM PETRÓPOLIS/RJ - RAC 06

PROJETO: VISTA AÉREA, PLANTA DE SITUAÇÃO, PLANTA BAIXA E CORTES

LOCAL: RUA PROFESSORA ANGÉLICA LOPES DE CASTRO, S/N VALPARAÍSO, PETRÓPOLIS (RJ)

INDICADA: 08/15

DATA: MARÇO/2026

AUTOR DO PROJETO: Secretaria de Obras, Prefeitura Municipal de Petrópolis

CARBIMBO DO AUTOR DO PROJETO

VISTOS E CARIMBOS: