



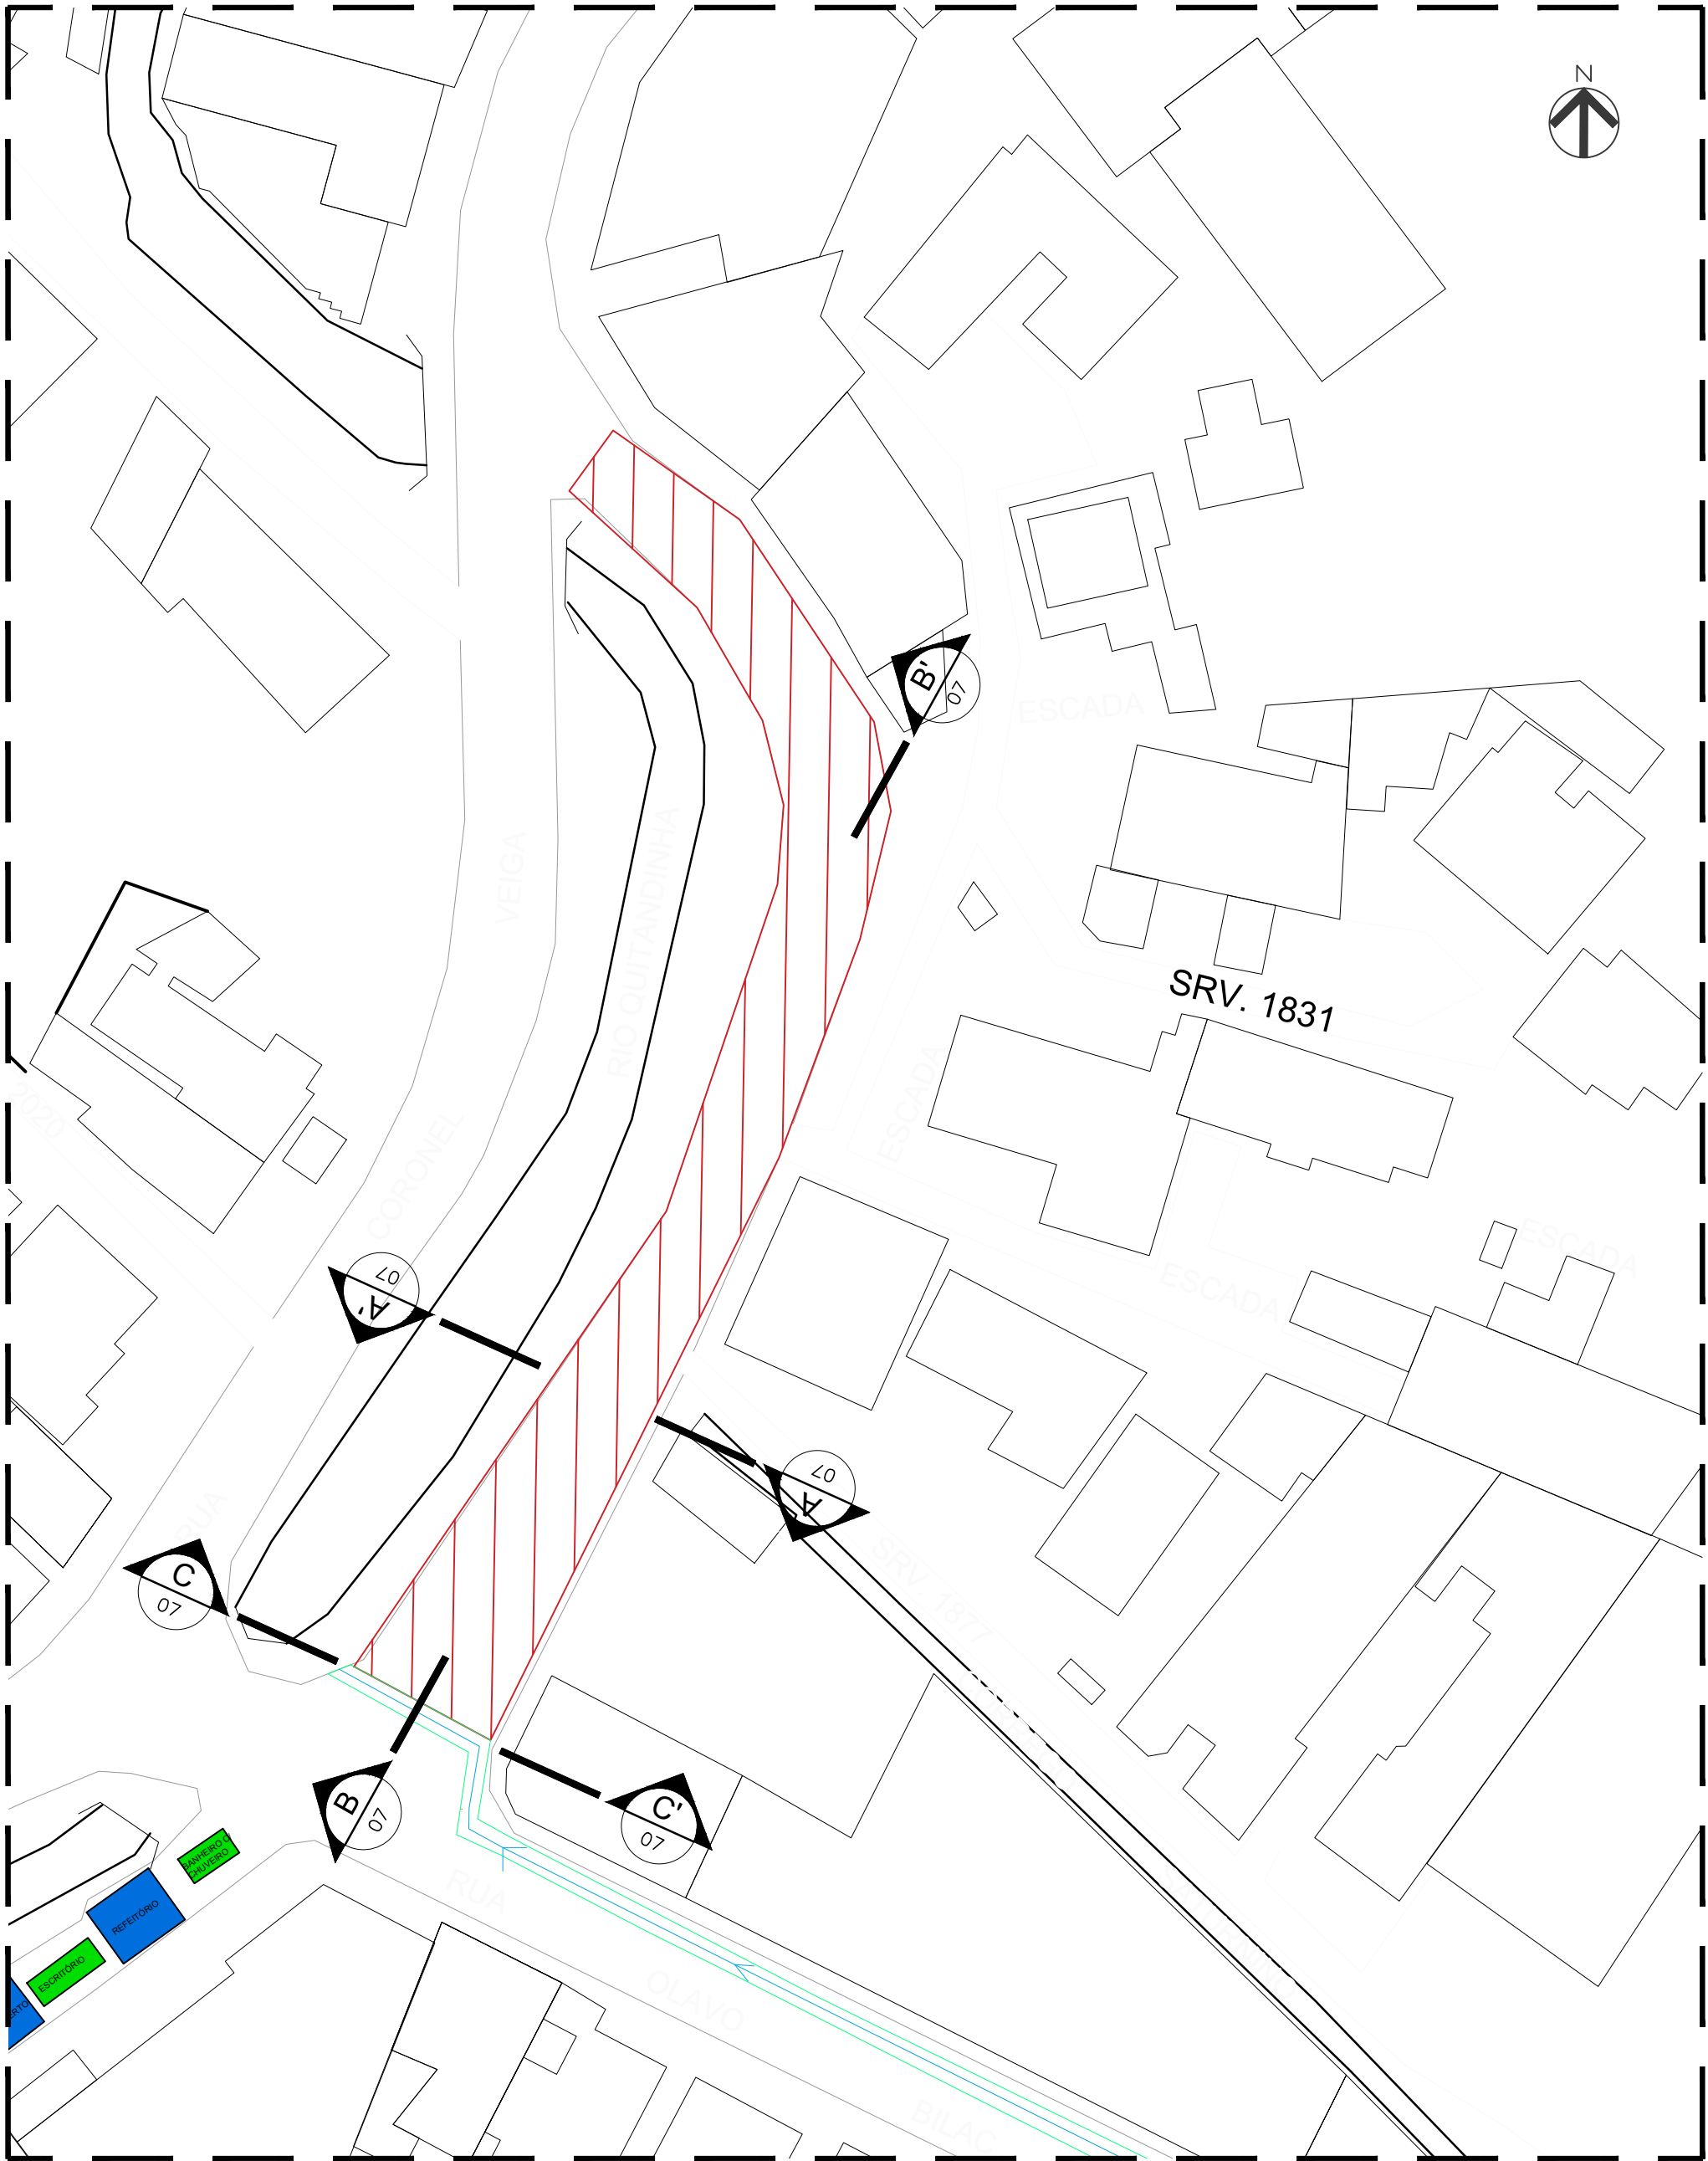


01 PLANTA DE SITUAÇÃO - RAC 05
ESCALA 1/500




02 VISTA AÉREA - ÁREA DE INTERVENÇÃO RAC 05
ESCALA GRÁFICA
0 10 50

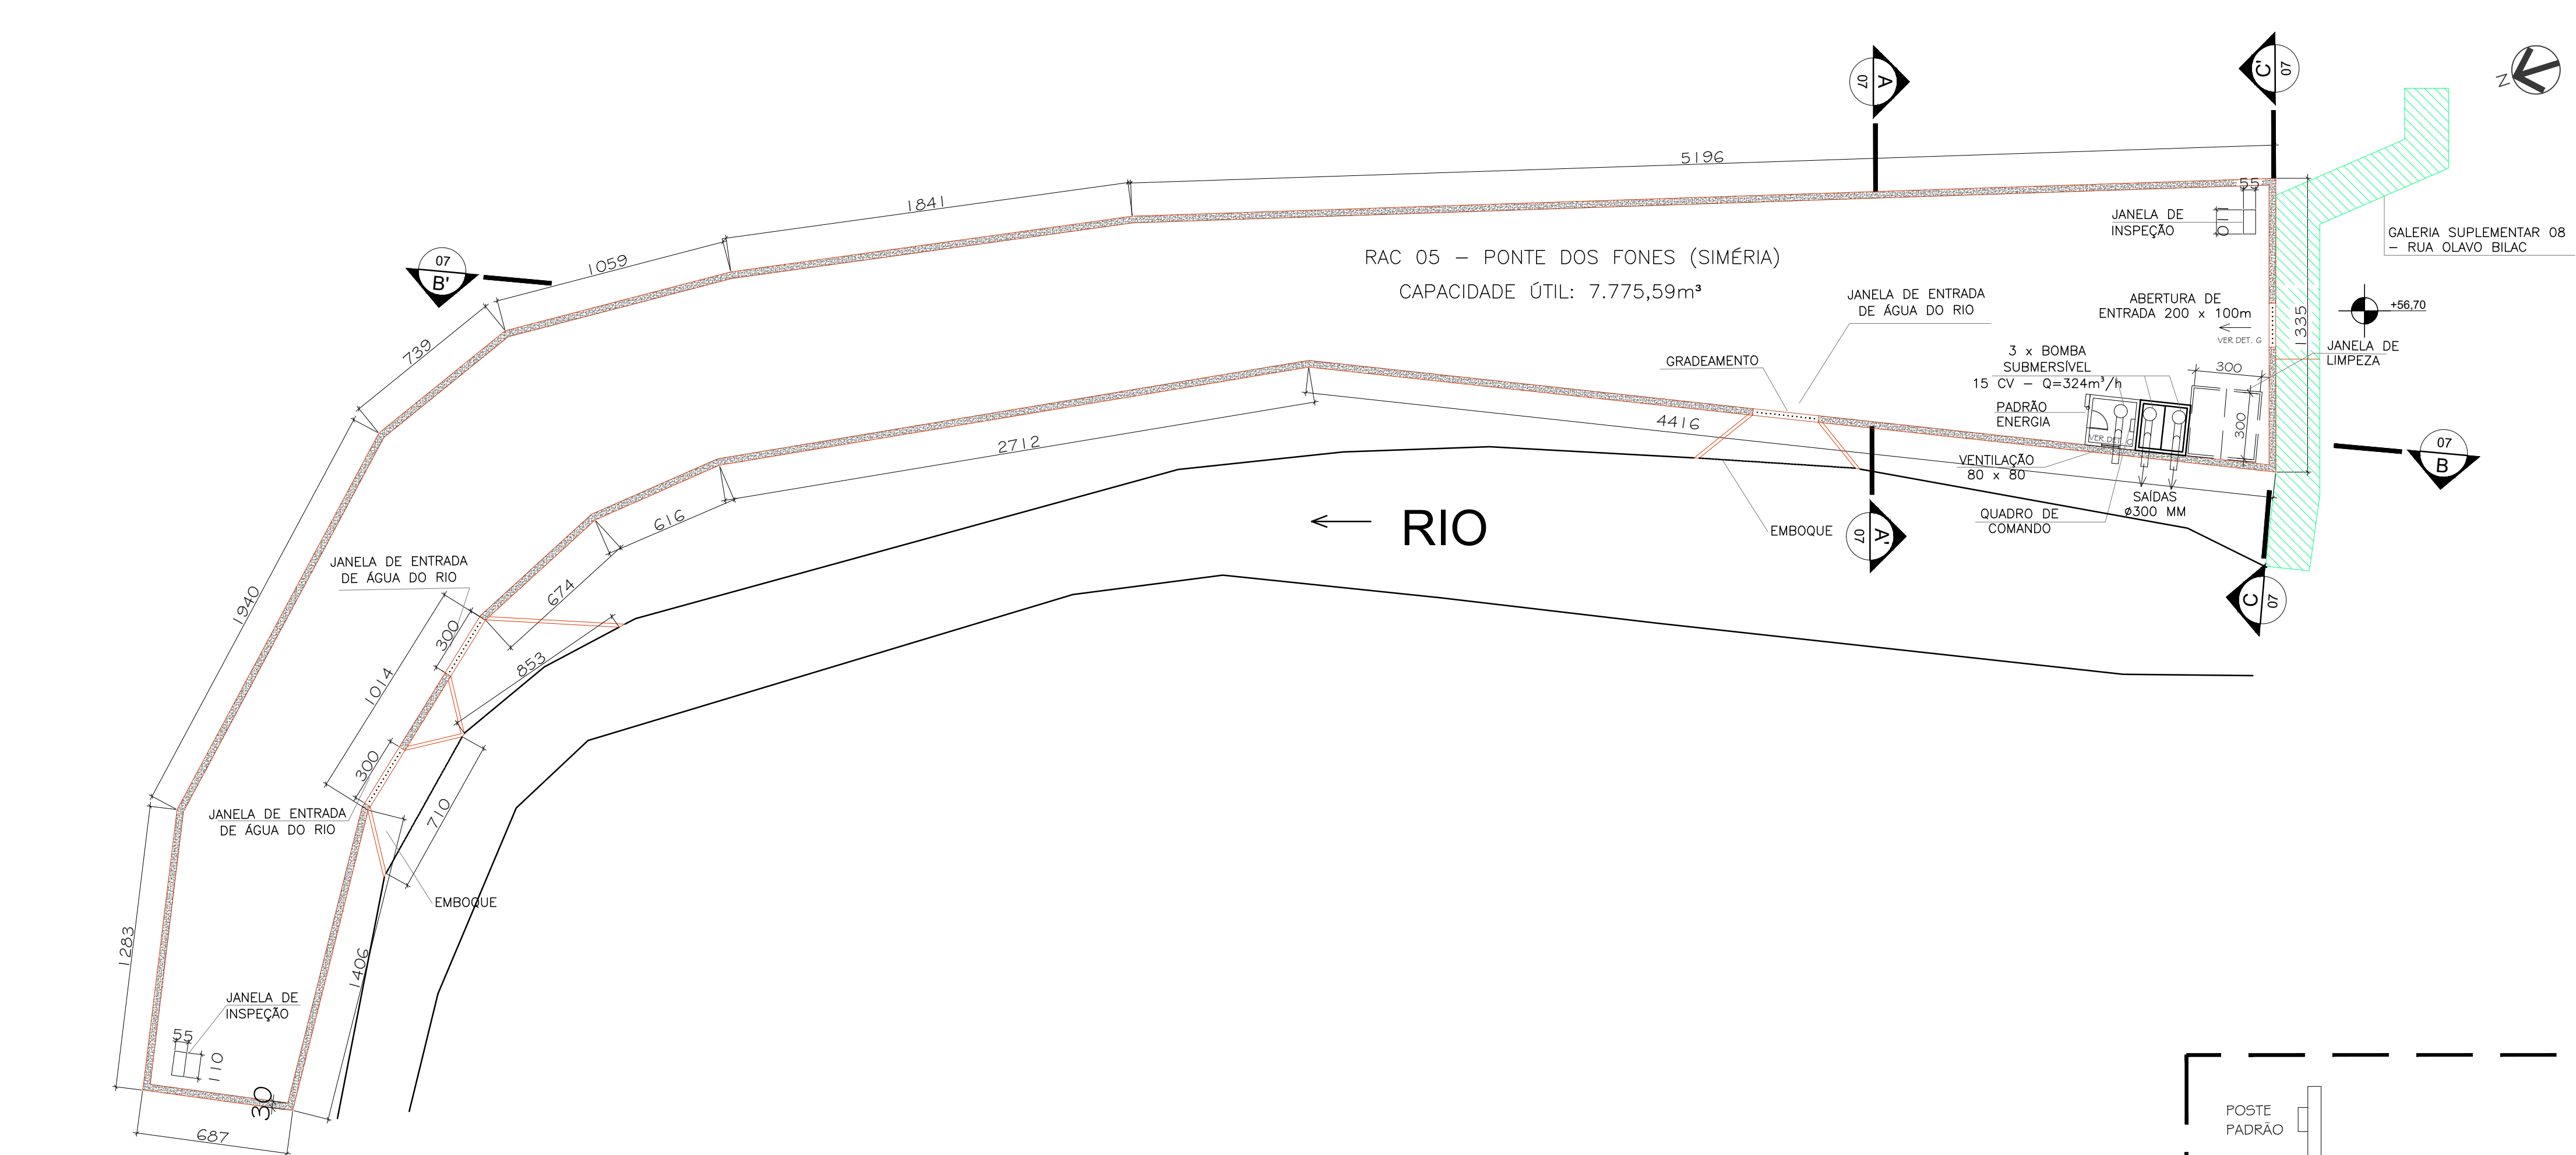


03 PLANTA BAIXA - RAC 05
ESCALA 1/200

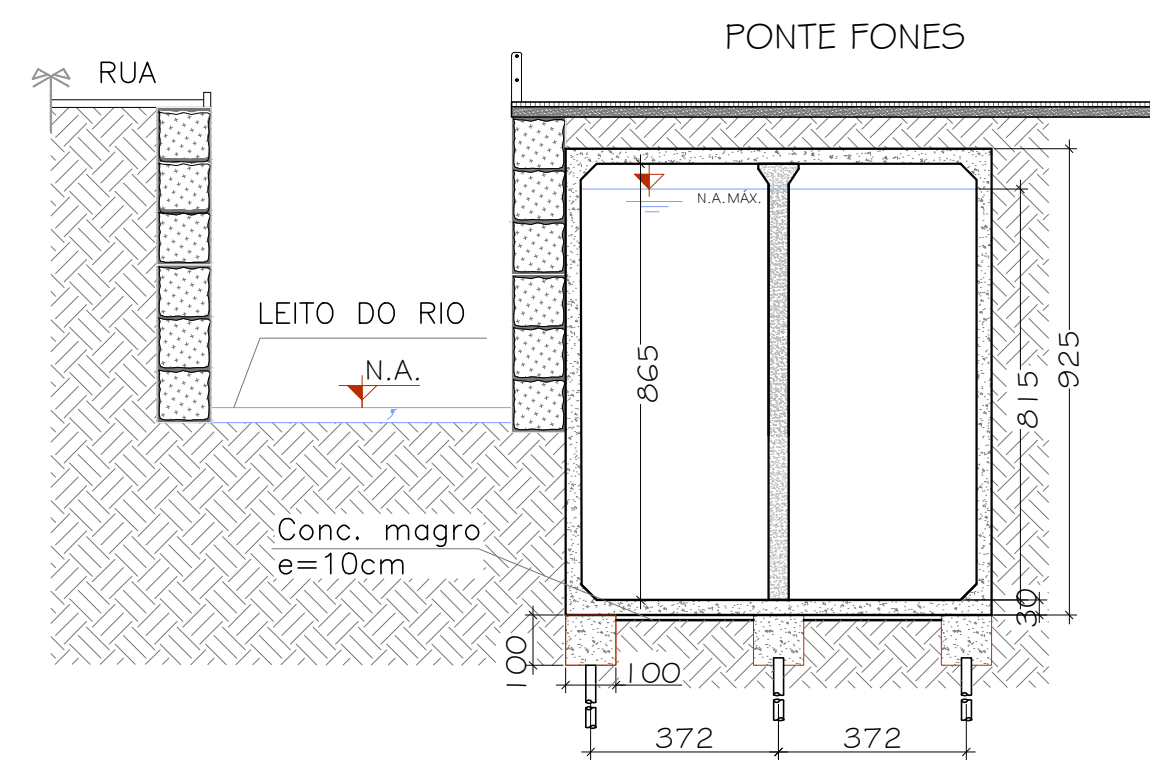


04 CORTE AA' - RAC 05
ESCALA 1/150

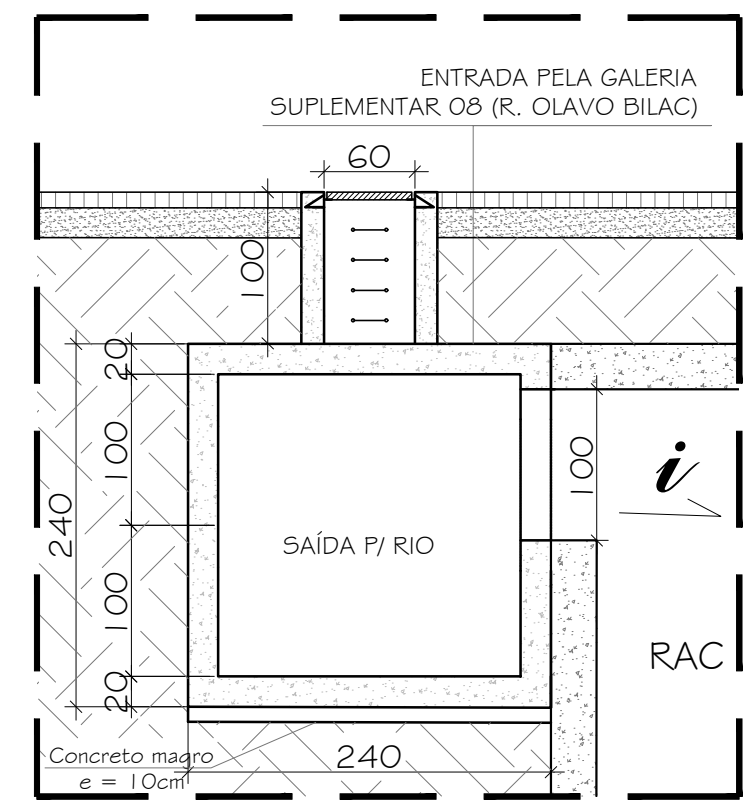


06 DETALHE G - ENTRADA RAC 05
ESCALA 1/50

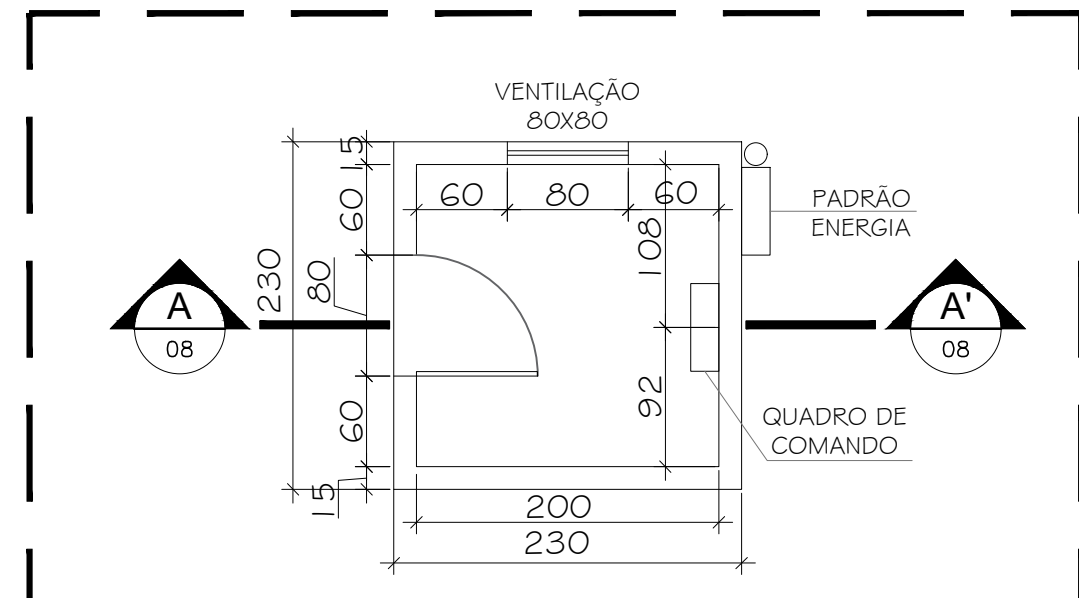

07 DETALHE C - PLANTA BAIXA CASA DE COMANDO
ESCALA 1/50

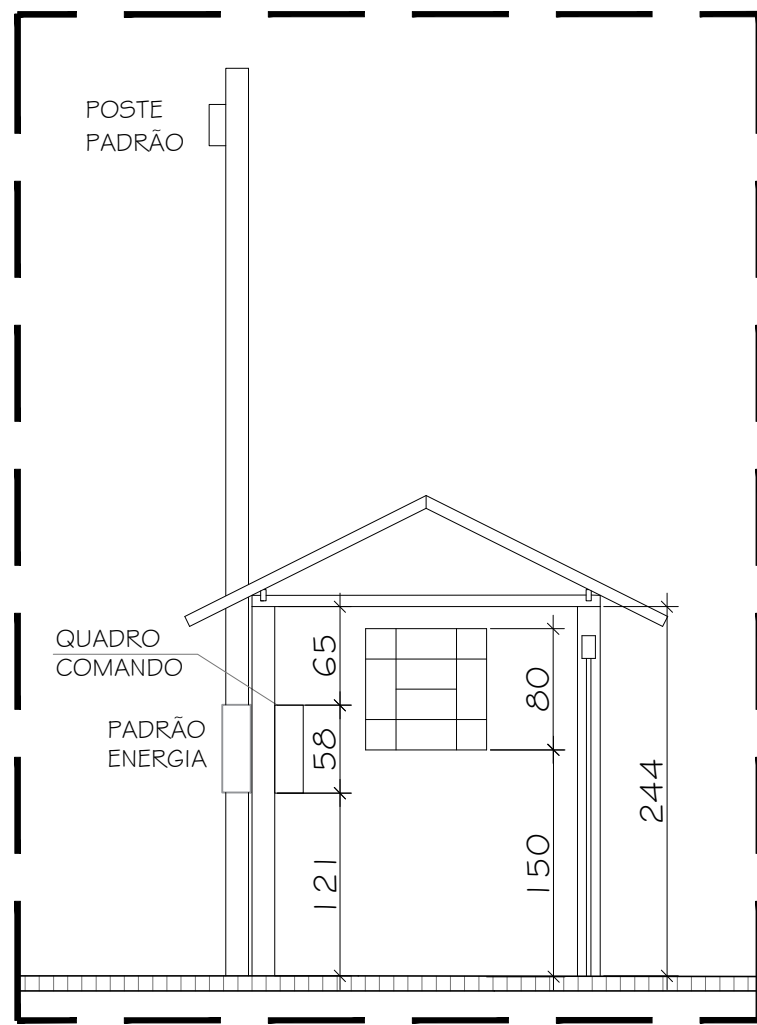

08 DETALHE C - CASA DE COMANDO
ESCALA 1/50

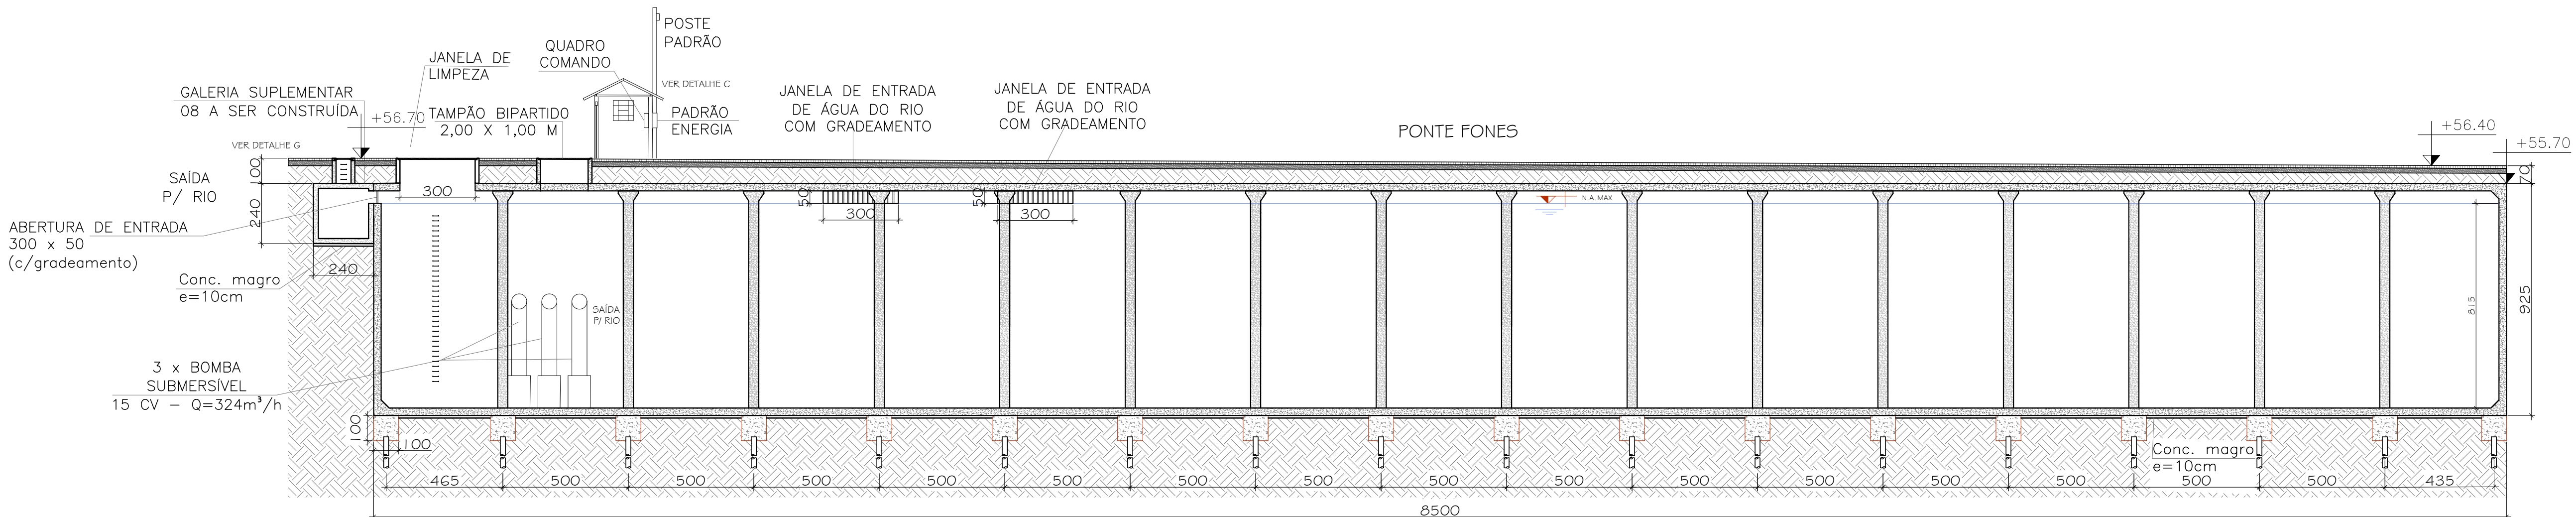

05 CORTE BB' - RAC 05
ESCALA 1/150

LEGENDA	
RAC - RESERVATÓRIO DE AMORTECIMENTO DE CHEIA	
INDICAÇÃO DE CORTE INDICA NOME DO CORTE NA PRANCHA INDICA NÚMERO DA PRANCHA	
ÁREA DE INFLUÊNCIA DOS RESERVATÓRIOS NO LOCAL	
02 CONTAINERS, SENDO: 01 PARA ESCRITÓRIO (2,30 M X 6,00 M) E 01 PARA SANITÁRIO CICHUIVEIRO (2,30 M X 4,30 M)	
02 GALPÕES ABERTOS 6,00 M X 5,00 M: 1 PARA OFICINAS E DEPOSITOS DE CANTEIRO DE OBRAS, 1 PARA REFEITÓRIO.	

NOTAS GERAIS	
1 - CONFERIR MEDIDAS NO LOCAL;	
2 - NÍVEIS E DIMENSÕES EM CENTÍMETRO;	
3 - NENHUMA ALTERAÇÃO SERÁ PERMITIDA SEM A DEVIDA APROVAÇÃO DA FISCALIZAÇÃO.	

DIREITOS AUTORAIS RESERVADOS. A REPRODUÇÃO TOTAL OU PARCIAL SEM PRÉVIA AUTORIZAÇÃO, SUJEITARÁ O INFRATOR ÀS PENAS DA LEI FEDERAL 9610/98 E LEI ESTADUAL Nº 4144.

PREFEITURA MUNICIPAL DE PETRÓPOLIS	
Secretaria de Obras	
Departamento de Projetos, Convênios e PPP	
TÍTULO ANTEPROJETO PARA IMPLANTAÇÃO DE RESERVATÓRIOS DE AMORTECIMENTO DE CHEIAS E GALERIAS CELULARES, NA BACIA DO RIO QUITANDINHA, EM PETRÓPOLIS/RJ - RAC 05	PROJETO VISTA AÉREA, PLANTA DE SITUAÇÃO, PLANTA BAIXA E CORTES
LOCAL RUA CORONEL VEIGA - PONTE FONES, SIN QUITANDINHA, PETRÓPOLIS (RJ)	INDICADA MARÇO/2026
AUTOR DO PROJETO Secretaria de Obras Prefeitura Municipal de Petrópolis	CARIMBO DO AUTOR DO PROJETO
VISTOS E CARIMBOS:	