




01 PLANTA DE SITUAÇÃO - RAC 07
ESCALA 1/500

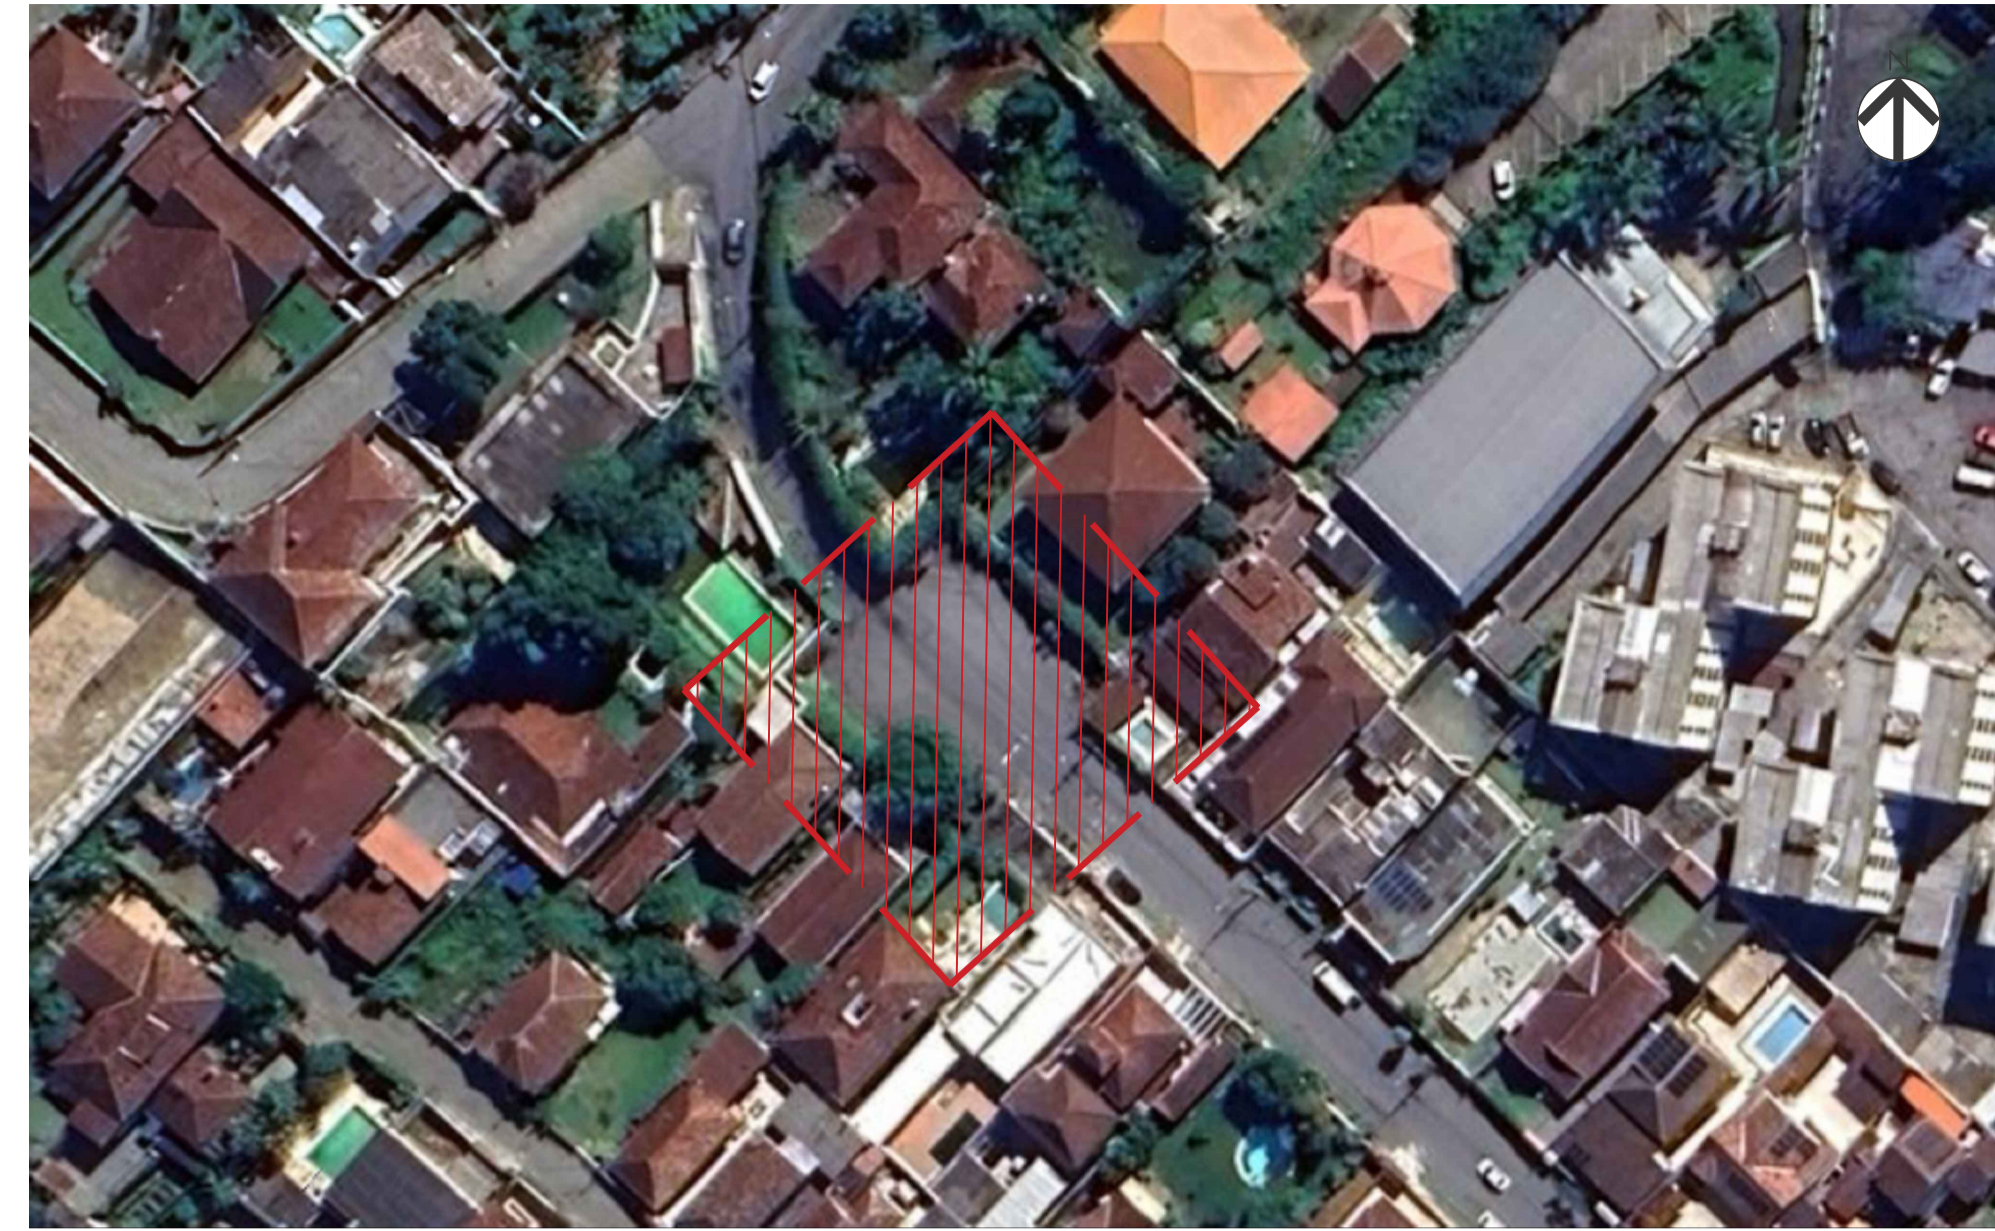


02 VISTA AÉREA - ÁREA DE INTERVENÇÃO RAC 07
ESCALA GRÁFICA

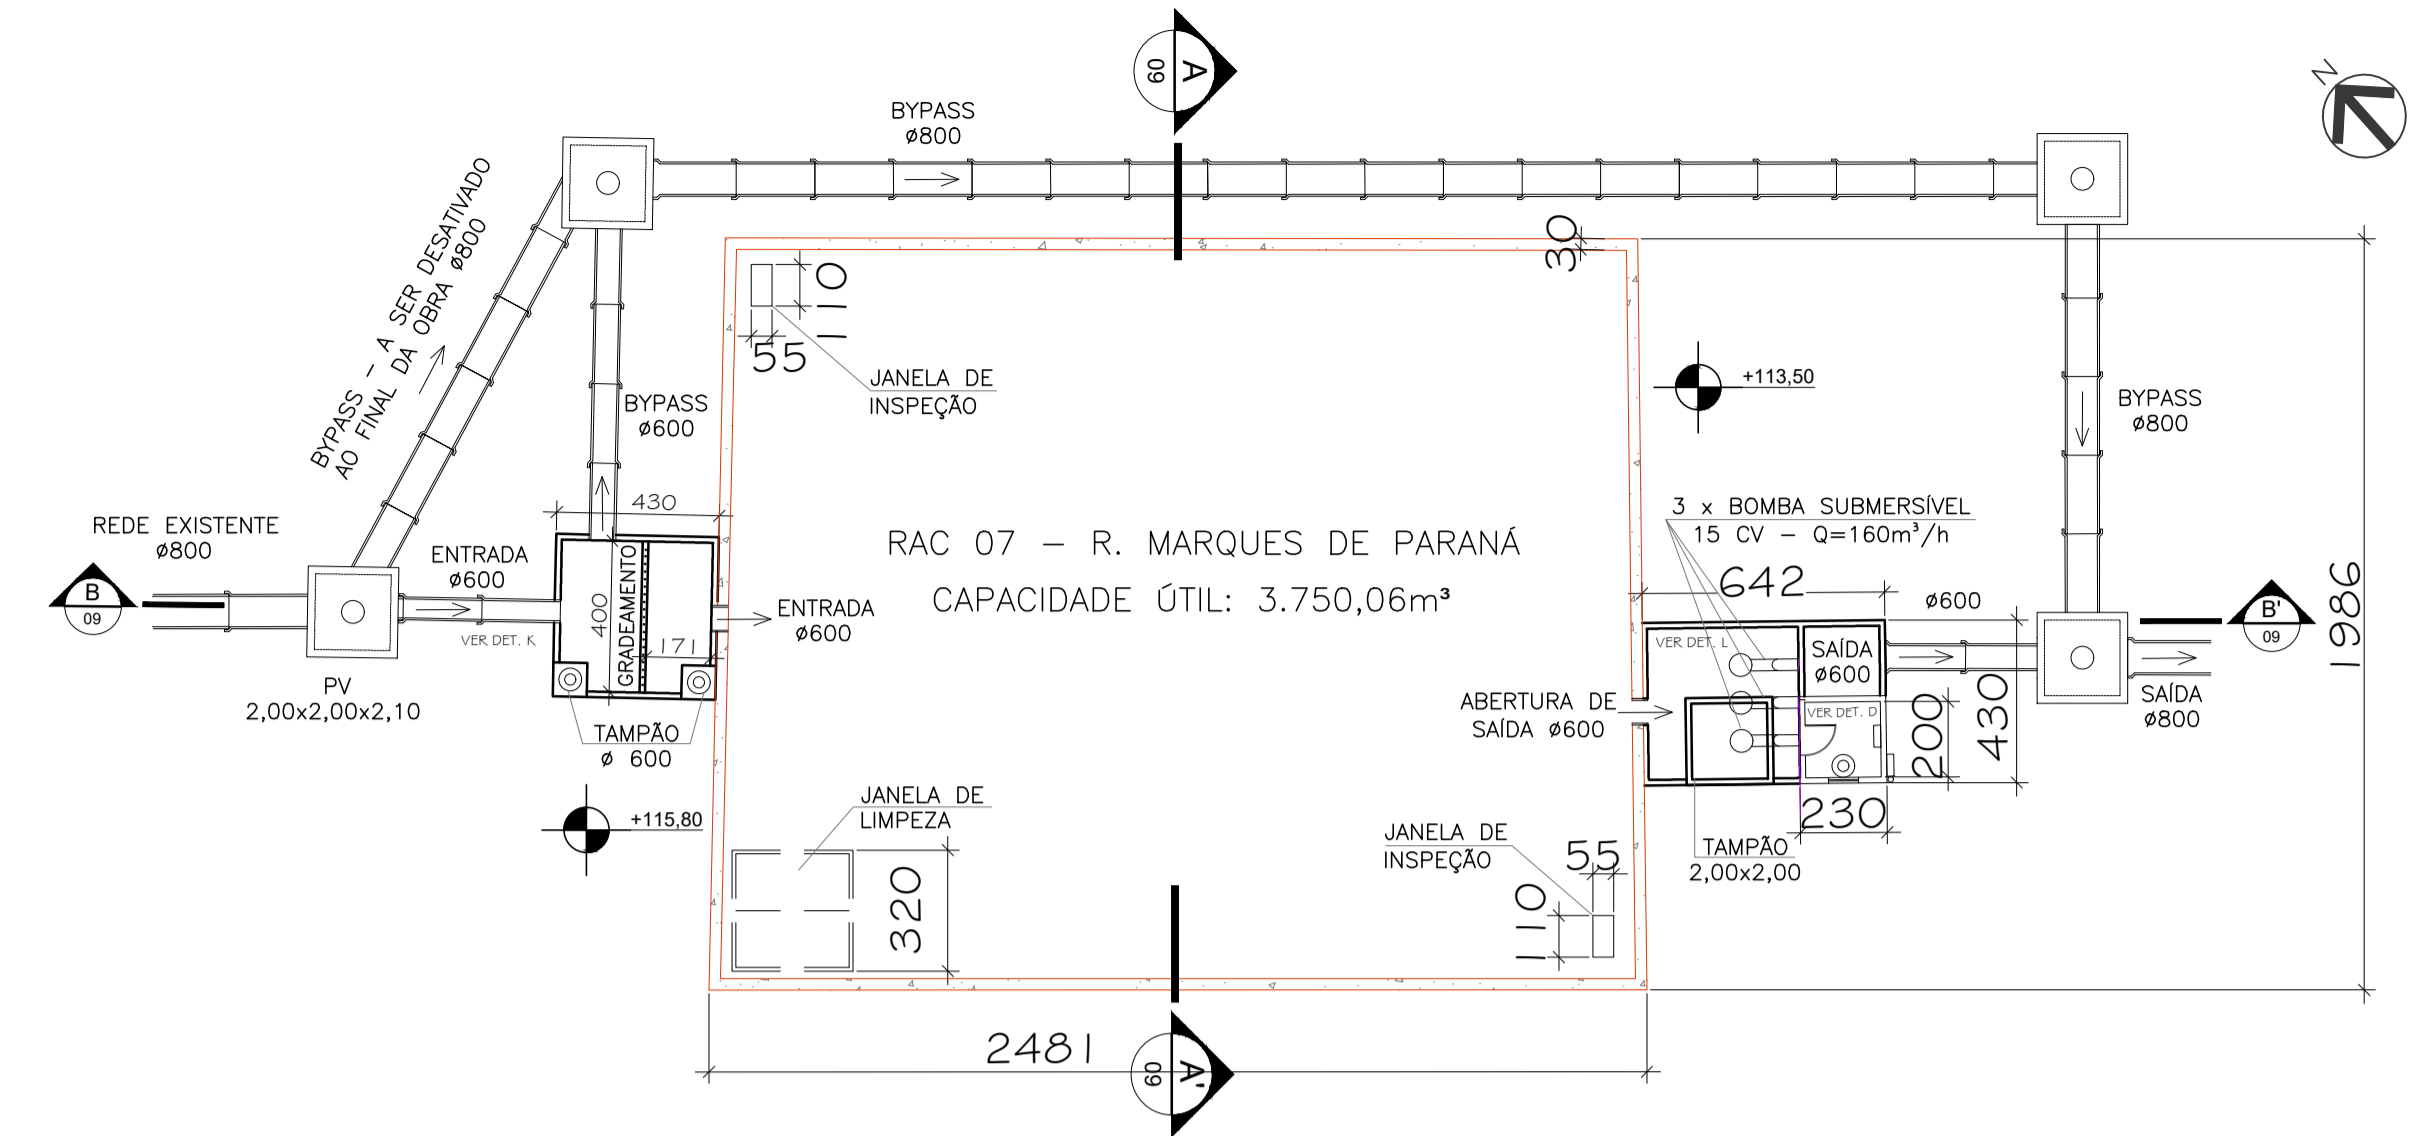


03 PLANTA BAIXA - RAC 07
ESCALA 1/200

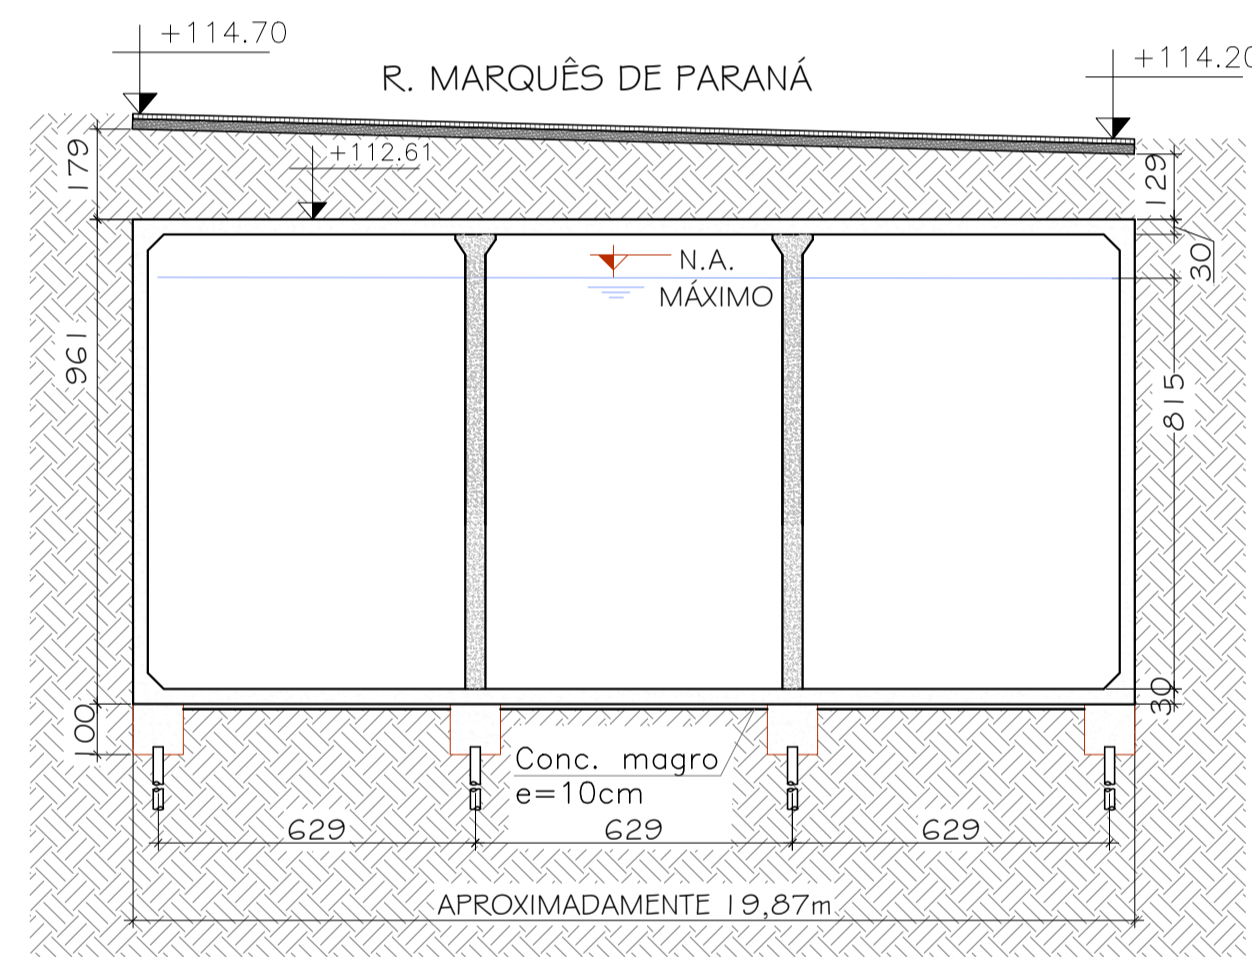


04 CORTE AA' - RAC 07
ESCALA 1/150

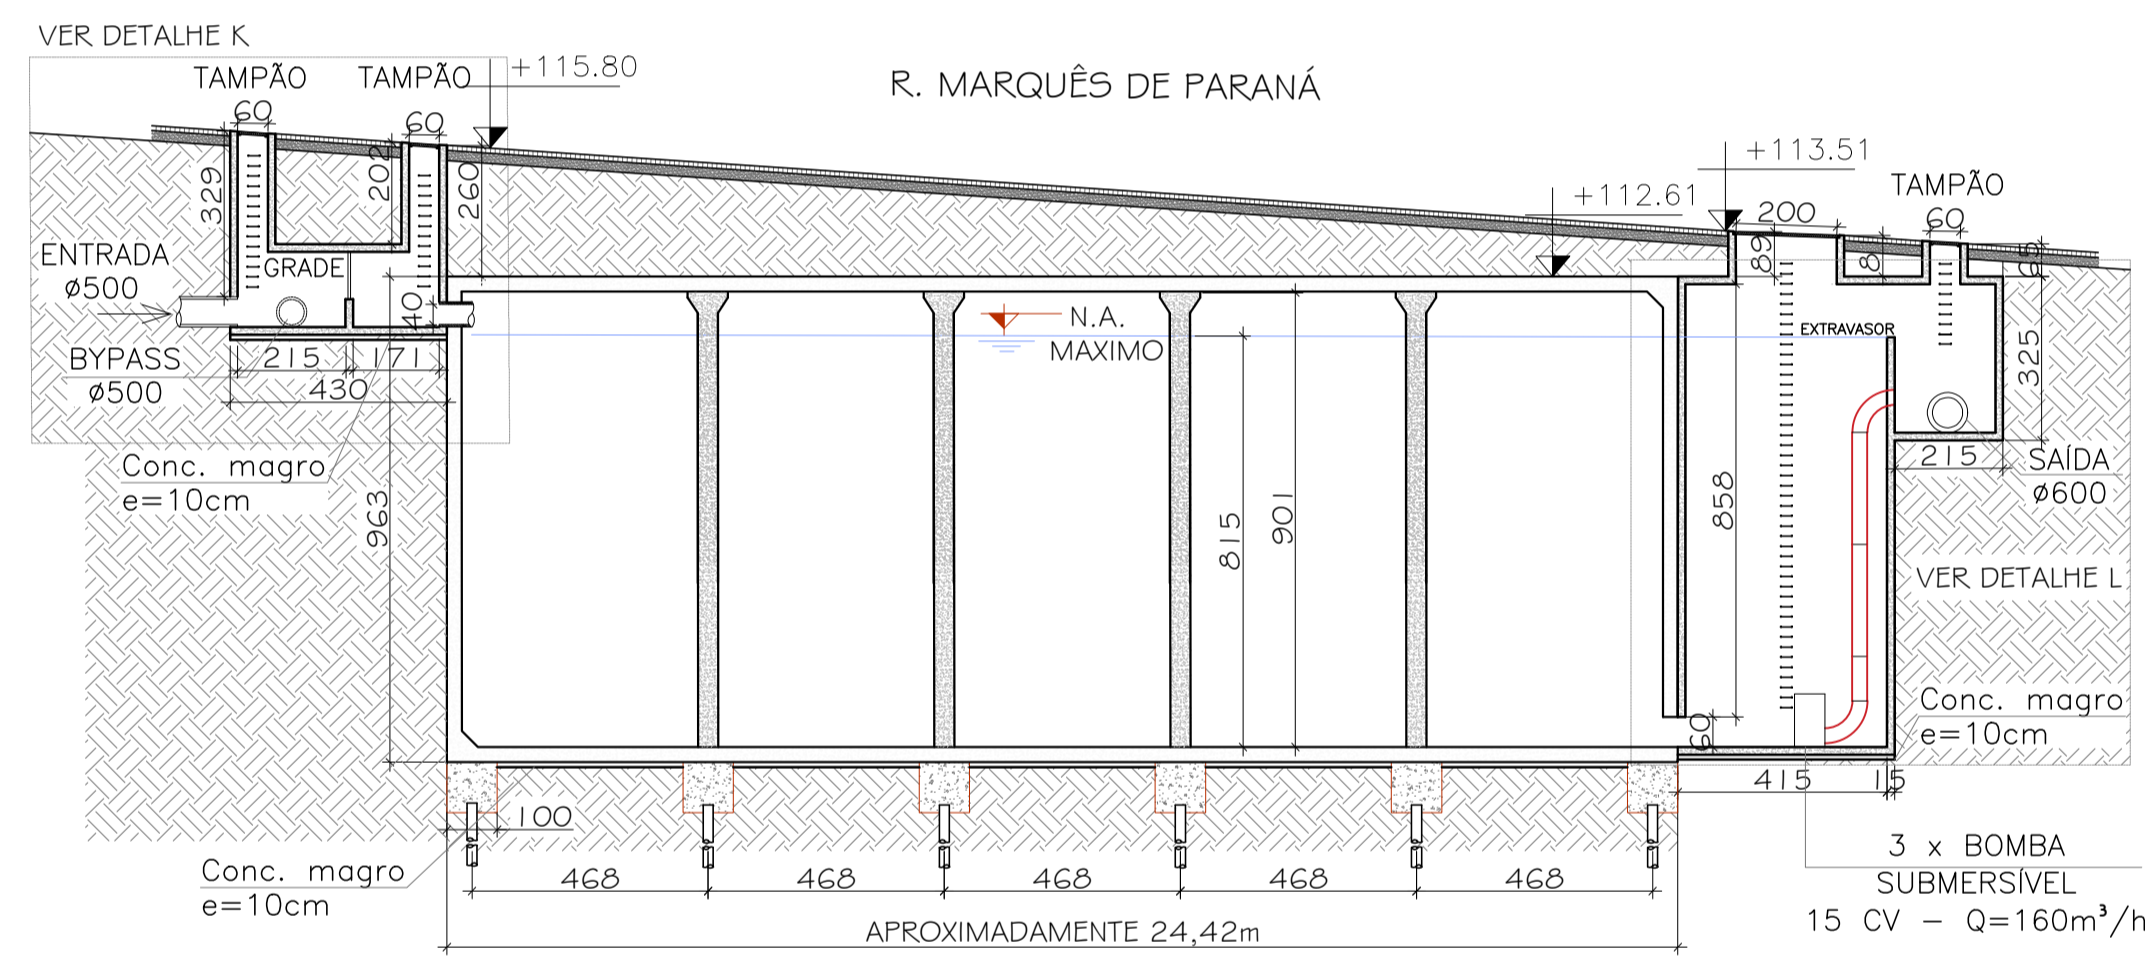


05 CORTE BB' - RAC 07
ESCALA 1/150

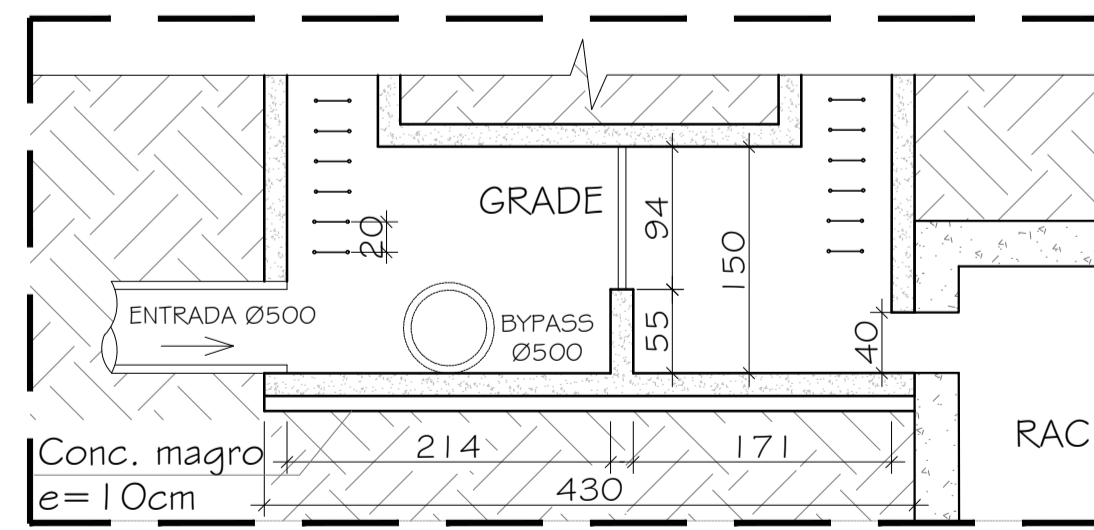


07 DETALHE K - CAIXA DE ENTRADA
ESCALA 1/50

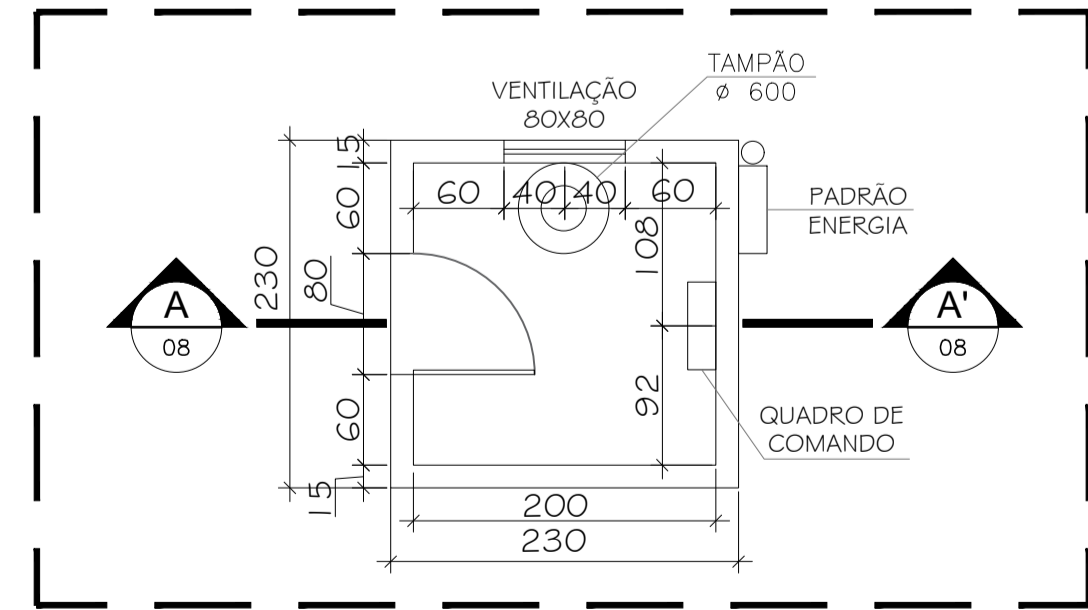

08 DETALHE D - PLANTA BAIXA CASA DE COMANDO
ESCALA 1/50

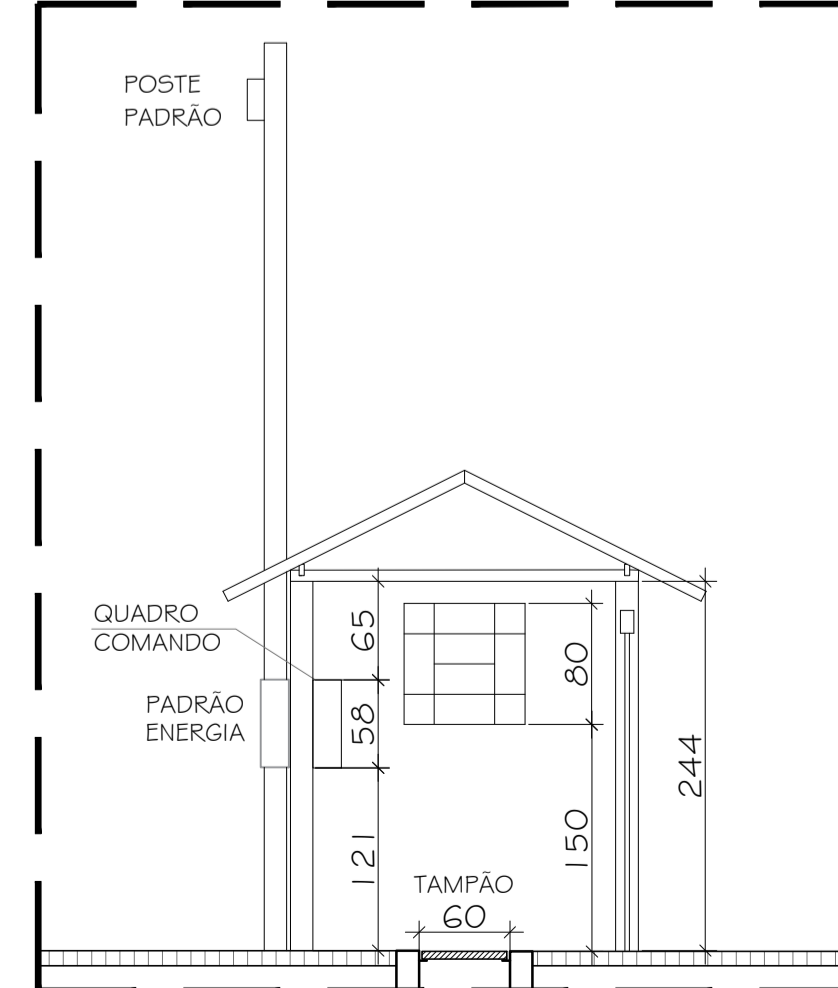

09 DETALHE D - CORTE AA' CASA DE COMANDO
ESCALA 1/50

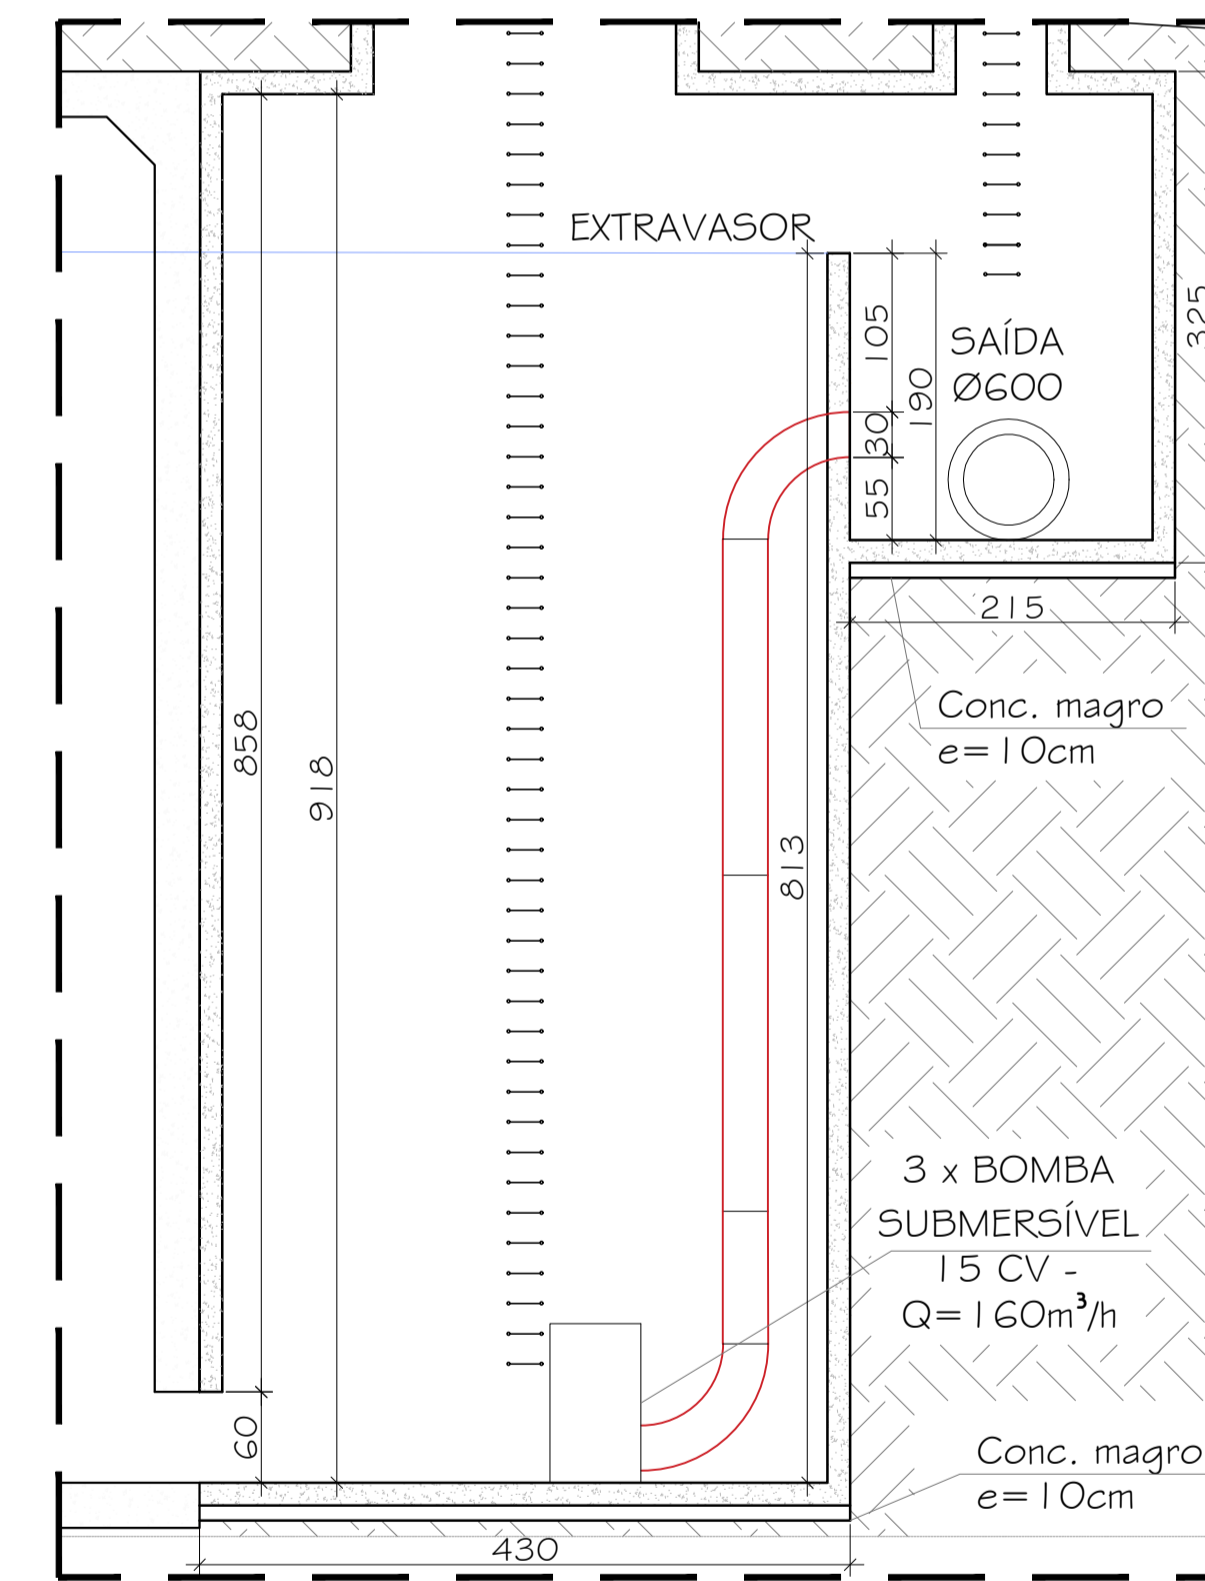

06 DETALHE L - CAIXA DE SAÍDA
ESCALA 1/50

LEGENDA	
INDICAÇÃO DE CORTE	
	INDICA NOME DO CORTE NA PRANCHA
	INDICA NÚMERO DA PRANCHA
RAC - RESERVATÓRIO DE AMORTECIMENTO DE CHEIA	
	ÁREA DE INFLUÊNCIA DOS RESERVATÓRIOS NO LOCAL
	02 CONTAINERS, SENDO: 01 PARA ESCRITÓRIO (2,30 M X 6,00 M) E 01 PARA SANITÁRIO C/CHUVEIRO (2,30 M X 4,30 M)
	02 GALPÕES ABERTOS 6,00 M X 5,00 M: 1 PARA OFICINAS E DEPÓSITOS DE CANTEIRO DE OBRAS; 1 PARA REFEITÓRIO.
NOTAS GERAIS	
1 - CONFERIR MEDIDAS NO LOCAL;	
2 - NÍVEIS E DIMENSÕES EM CENTÍMETRO;	
3 - NENHUMA ALTERAÇÃO SERÁ PERMITIDA SEM A DEVIDA APROVAÇÃO DA FISCALIZAÇÃO.	
DIREITOS AUTORAIS RESERVADOS. A REPRODUÇÃO TOTAL OU PARCIAL SEM PRÉVIA AUTORIZAÇÃO, SUJEITARÁ O INFRATOR ÀS PENAS DA LEI FEDERAL 9610/98 E LEI ESTADUAL Nº 4144.	

 PREFEITURA MUNICIPAL DE PETRÓPOLIS Secretaria de Obras Departamento de Projetos, Convênios e PPP	
TÍTULO ANTEPROJETO PARA IMPLANTAÇÃO DE RESERVATÓRIOS DE AMORTECIMENTO DE CHEIAS E GALERIAS CELULARES, NA BACIA DO RIO QUITANDINHA, EM PETRÓPOLIS/RJ - RAC 07	PROJETO VISTA AÉREA, PLANTA DE SITUAÇÃO, PLANTA BAIXA E CORTES
LOCAL RUA MARQUÊS DE PARANÁ, S/N VALPARAÍSO, PETRÓPOLIS (RJ)	ESCALA INDICADA DATA MARÇO/2026
AUTOR DO PROJETO Secretaria de Obras Prefeitura Municipal de Petrópolis	PRANCHA 09/15 CARIMBO DO AUTOR DO PROJETO

VISTOS E CARIMBOS: