



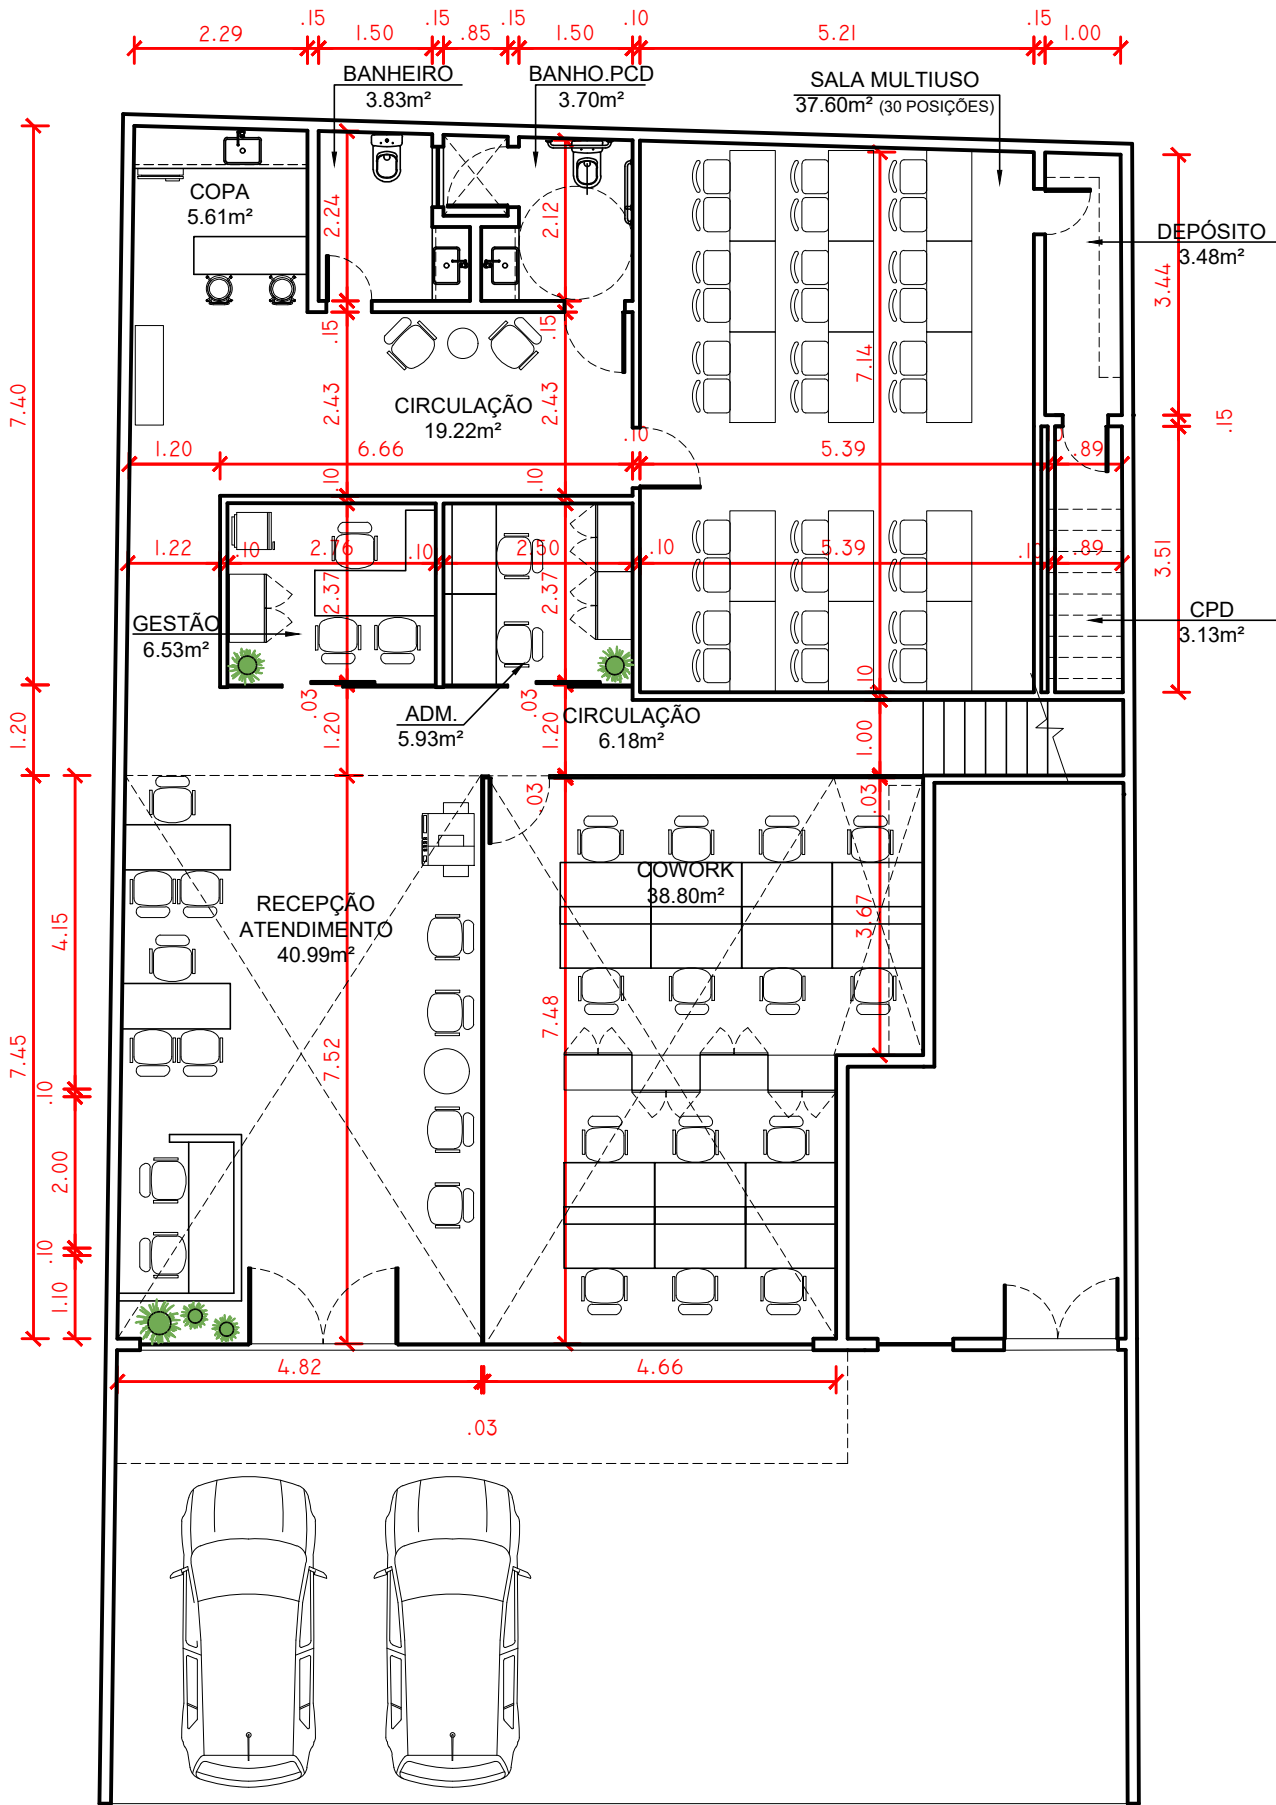

PLANTA BAIXA - PAVIMENTO TÉRREO
ESCALA 1/100

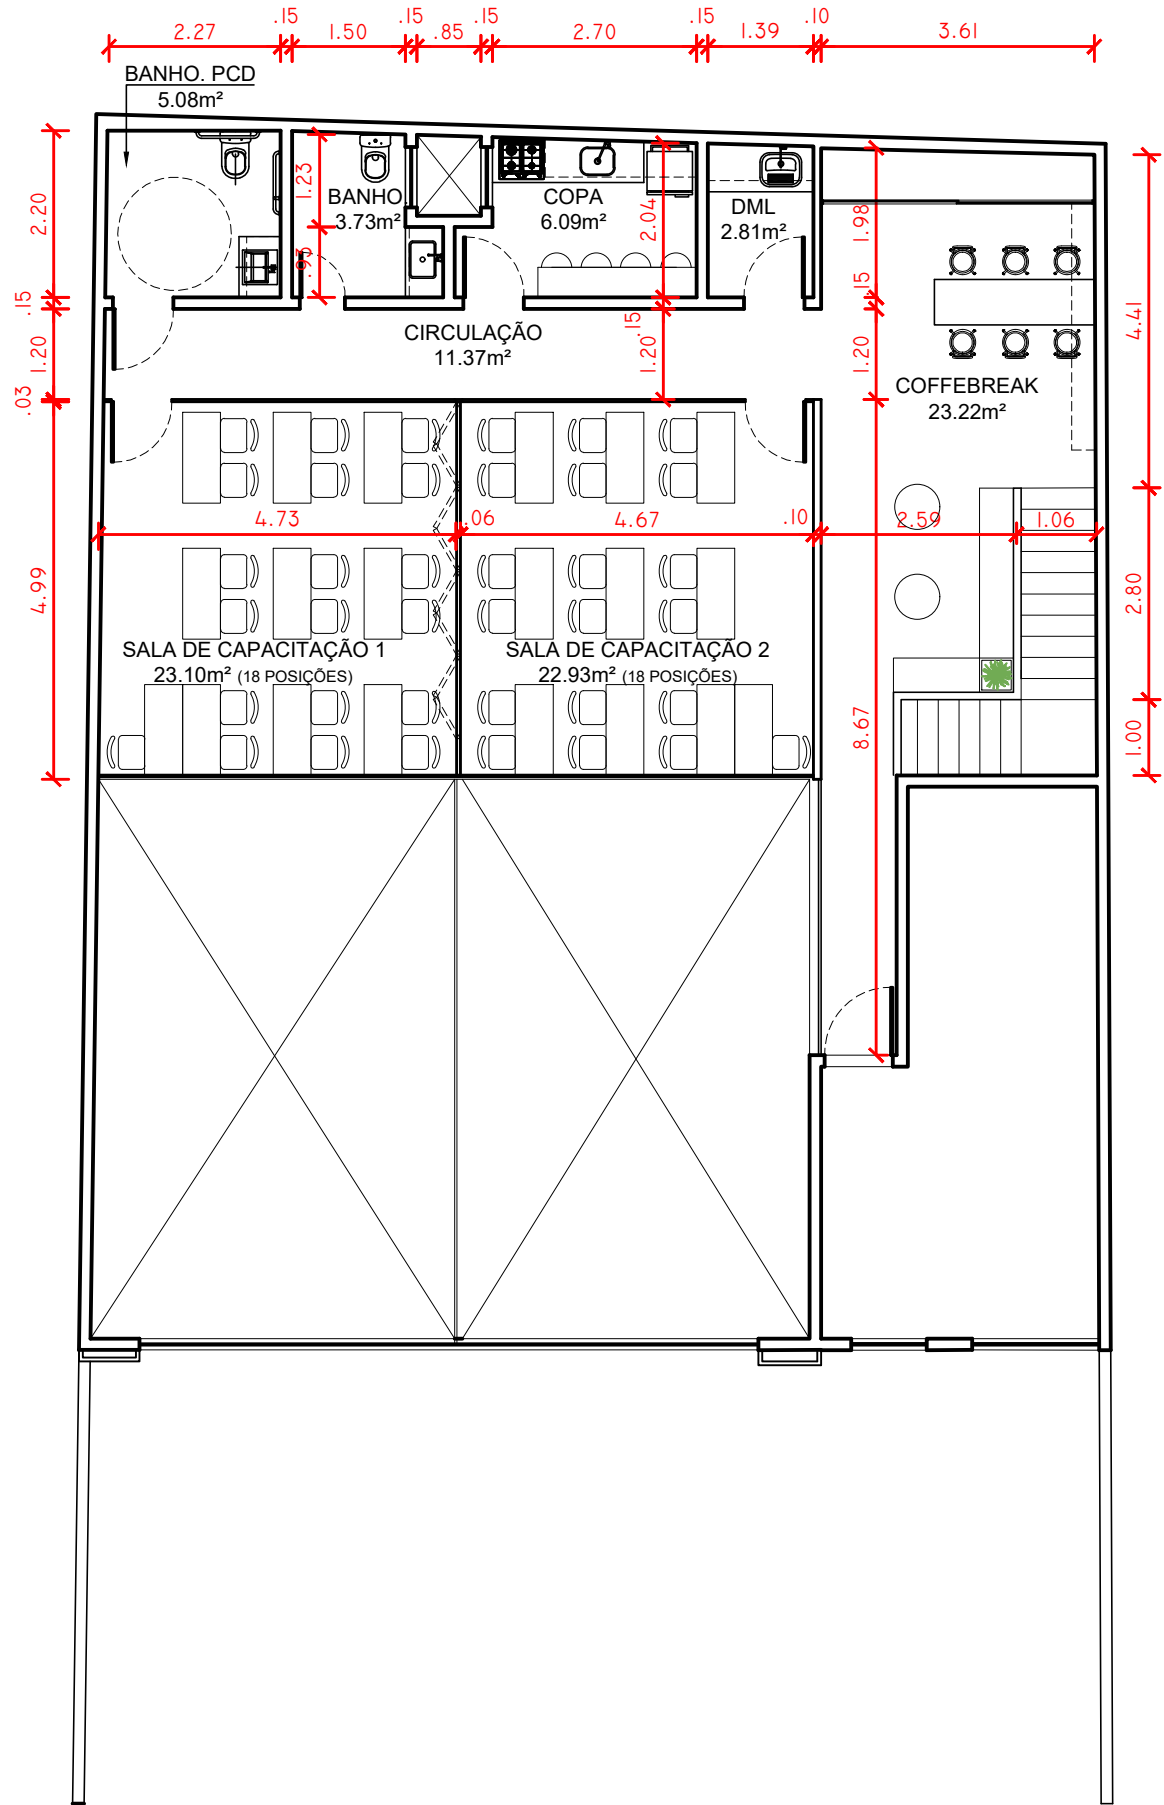

PLANTA BAIXA - MEZANINO
ESCALA 1/100

LEGENDA

CONSTRUÇÃO		PÉ DIREITO - FORROS E REBAIXOS	
	PAREDE A DEMOLIR		ÁREA SEM REBAIXO
	PAREDE EM GESSO ACARTONADO à CONSTRUIR. esp.:9,5mm (osso)		REBAIXO EM GESSO 2.30m
	DIVISÓRIA DE VIDRO A CONSTRUIR		REBAIXO EM GESSO 2.50m
			REBAIXO EM GESSO 6.00m

LEGENDA DE ACABAMENTOS

PISO

1

PORCELANATO 90X90 CIMENTADO ACETINADO, BORDA RETA. PORTINARI YORK OU SIMILAR

2

PORCELANATO 60X60 CIMENTADO ACETINADO, BORDA RETA. PORTINARI YORK OU SIMILAR

PAREDE

PINTURA EM TINTA ACRÍLICA NA COR BRANCO GELO ACETINADO

REVESTIMENTO RETANGULAR 30X60, NA COR BRANCO ACETINADO, BORDA RETIFICADA

DIVISÓRIA INDÚSTRIA EM VIDRO DUPLO 6MM, COM ESTRUTURA EM ALUMÍNIO NATURAL

DIVISÓRIA RETRÁTIL INDUSTRIAL COM ACABAMENTO BRANCO GELO TEXTURIZADO

REVESTIMENTO MELAMÍNICO PARA PAREDE, TIPO LOUSA. FÓRMICA, PERTECH OU SIMILAR

TETO

PINTURA PVA NA COR BRANCO FOSCO

RODAPÉ

RODAPÉ LISO 10CM, BORDA RETA, EM POLIESTIRENO

LEGENDA DE INSTALAÇÕES

(prevalecem alturas indicadas em planta)

INTERRUPTOR - (h=1,10m)	CAIXA DE PISO 4x4" 2 TOMADAS 2P+T 10A
TOMADA 2P+T 10A (h=0,30m)	CAIXA DE PISO 4x4" - VOZ/DADOS - 2 RJ-45
TOMADA 2P+T 10A (h=1,10m)	PONTO NO MÓVEL- 2 TOMADAS 2P+T 10A
TOMADA 2P+T 20A (h=1,10m)	PONTO NO MÓVEL- VOZ/DADOS - 2 RJ-45
TOMADA 2P+T 10A (h=2,20m)	CAIXA DE TETO 4x4" 2 TOMADAS 2P+T 10A
PONTO DE VOZ/IP - RJ-45 (h=0,30m)	CAIXA DE TETO 4x4" - VOZ/DADOS - 2 RJ-45
PONTO DE VOZ/IP - RJ-45 (h=0,30m)	SAÍDA DE ÁGUA FRIA
PONTO DE REDE/DADOS - RJ-45 (h=0,30)	SAÍDA PARA BEBEDOURO
PONTO DE REDE/DADOS - RJ-45 (h=1,10m)	RALO SIFONADO
LUMINÁRIA DE EMERGÊNCIA	SAÍDA DE EXAUSTÃO MECÂNICA
CÂMERA DE SEGURANÇA	

NOTAS:

1. VERIFICAR MEDIDAS NO LOCAL;

2. COTAS EM ACABADO E METROS;

3. BANHEIROS QUE NÃO TENHAM VENTILAÇÃO DIRETA, ESTA SERÁ FEITA POR EXAUSTÃO MECÂNICA;

4. ESPECIFICAÇÕES COMPLETAS VERIFICAR NO MEMORIAL DESCRITIVO;

5. ESTE PROJETO ATENDE AS NORMAS DA ABNT NBR9050:2004 DE ACESSIBILIDADE A EDIFICAÇÕES, MOBILIÁRIOS, ESPAÇOS E EQUIPAMENTOS URBANOS.

6. ALGUMAS DEFINIÇÕES PODEM SOFRER ALTERAÇÃO, CONFORME DETALHAMENTO DO PROJETO E ANDAMENTO DA OBRA

GERÊNCIA DE ATENDIMENTO

PROJETO:

ESCRITÓRIO REGIONAL MÉDIO PARAIBA

ENDEREÇO:

RUA 33 Nº 187- VILA SANTA CECÍLIA - VOLTA REDONDA/RJ