



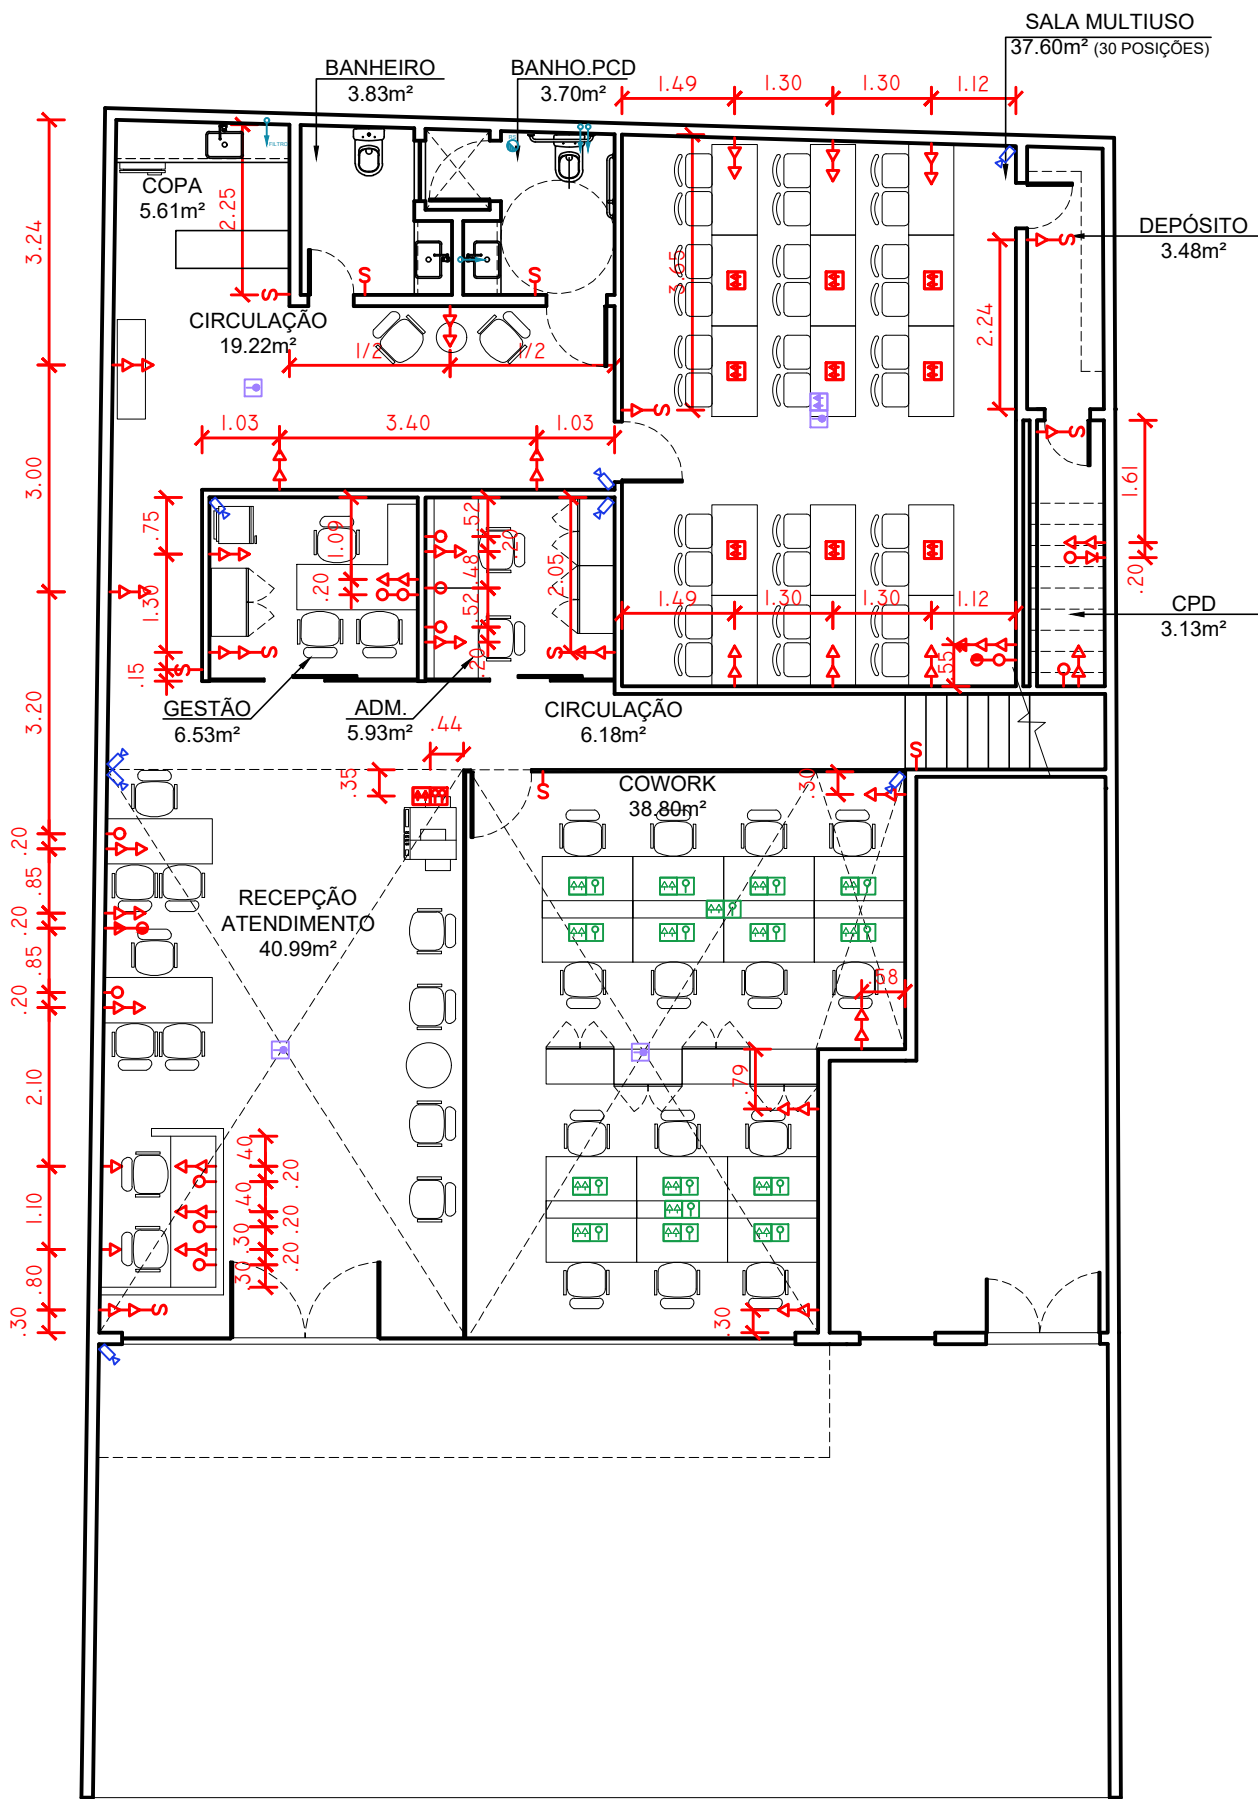

PLANTA BAIXA - PAVIMENTO TÉRREO
ESCALA 1/100

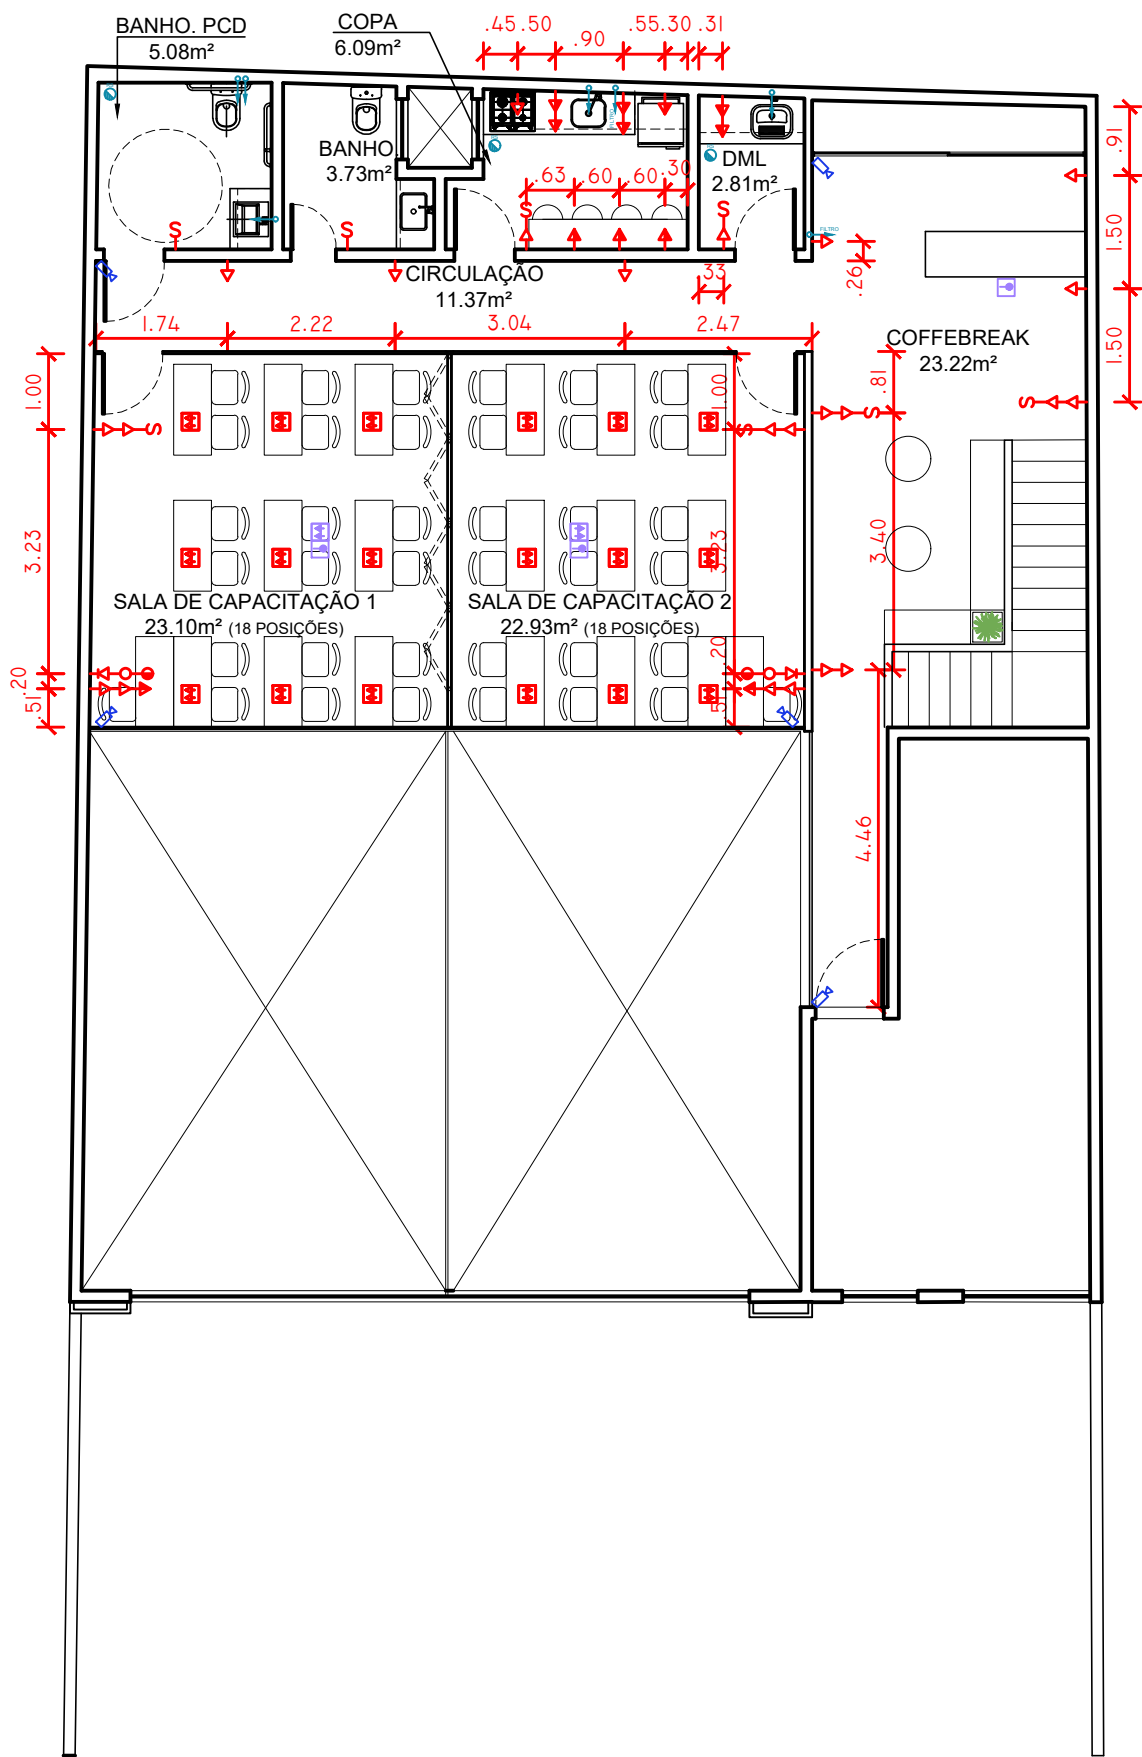

PLANTA BAIXA - MEZANINO
ESCALA 1/100

LEGENDA

CONSTRUÇÃO		PÉ DIREITO - FORROS E REBAIXOS	
	PAREDE A DEMOLIR		ÁREA SEM REBAIXO
	PAREDE EM GESSO ACARTONADO à CONSTRUIR. esp.:9,5mm (osso)		REBAIXO EM GESSO 2.30m
	DIVISÓRIA DE VIDRO A CONSTRUIR		REBAIXO EM GESSO 2.50m
			REBAIXO EM GESSO 6.00m

LEGENDA DE ACABAMENTOS

PISO

1	PORCELANATO 90X90 CIMENTADO ACETINADO, BORDA RETA. PORTINARI YORK OU SIMILAR		
2	PORCELANATO 60X60 CIMENTADO ACETINADO, BORDA RETA. PORTINARI YORK OU SIMILAR		

PAREDE

	PINTURA EM TINTA ACRÍLICA NA COR BRANCO GELO ACETINADO		
	REVESTIMENTO RETANGULAR 30X60, NA COR BRANCO ACETINADO, BORDA RETIFICADA		
	DIVISÓRIA INDÚSTRIA EM VIDRO DUPLO 6MM, COM ESTRUTURA EM ALUMÍNIO NATURAL		
	DIVISÓRIA RETRÁTIL INDUSTRIAL COM ACABAMENTO BRANCO GELO TEXTURIZADO		
	REVESTIMENTO MELAMÍNICO PARA PAREDE, TIPO LOUSA. FÓRMICA, PERTECH OU SIMILAR		

TETO

	PINTURA PVA NA COR BRANCO FOSCO		
--	---------------------------------	--	--

RODAPÉ

	RODAPÉ LISO 10CM, BORDA RETA, EM POLIESTIRENO		
--	---	--	--

LEGENDA DE INSTALAÇÕES

(prevalecem alturas indicadas em planta)

	INTERRUPTOR - (h=1,10m)		CAIXA DE PISO 4x4" 2 TOMADAS 2P+T 10A
	TOMADA 2P+T 10A (h=0,30m)		CAIXA DE PISO 4x4" - VOZ/DADOS - 2 RJ-45
	TOMADA 2P+T 10A (h=1,10m)		PONTO NO MÓVEL- 2 TOMADAS 2P+T 10A
	TOMADA 2P+T 20A (h=1,10m)		PONTO NO MÓVEL- VOZ/DADOS - 2 RJ-45
	TOMADA 2P+T 10A (h=2,20m)		CAIXA DE TETO 4x4" 2 TOMADAS 2P+T 10A
	PONTO DE VOZ/IP - RJ-45 (h=0,30m)		CAIXA DE TETO 4x4" - VOZ/DADOS - 2 RJ-45
	PONTO DE VOZ/IP - RJ-45 (h=0,30m)		SAÍDA DE ÁGUA FRIA
	PONTO DE REDE/DADOS - RJ-45 (h=0,30)		SAÍDA PARA BEBEDOURO
	PONTO DE REDE/DADOS - RJ-45 (h=1,10m)		RALO SIFONADO
	LUMINÁRIA DE EMERGÊNCIA		SAÍDA DE EXAUSTÃO MECÂNICA
	CÂMERA DE SEGURANÇA		

NOTAS:

1. VERIFICAR MEDIDAS NO LOCAL;

2. COTAS EM ACABADO E METROS;

3. BANHEIROS QUE NÃO TENHAM VENTILAÇÃO DIRETA, ESTA SERÁ FEITA POR EXAUSTÃO MECÂNICA;

4. ESPECIFICAÇÕES COMPLETAS VERIFICAR NO MEMORIAL DESCRITIVO;

5. ESTE PROJETO ATENDE AS NORMAS DA ABNT NBR9050:2004 DE ACESSIBILIDADE A EDIFICAÇÕES, MOBILIÁRIOS, ESPAÇOS E EQUIPAMENTOS URBANOS.

6. ALGUMAS DEFINIÇÕES PODEM SOFRER ALTERAÇÃO, CONFORME DETALHAMENTO DO PROJETO E ANDAMENTO DA OBRA

20/03/2024	00	INCLUSÃO DE CFTV E ILUMINAÇÃO DE EMERGÊNCIA. AJUSTES GERAIS	WILLIAM S.	WILLIAM S.
06/09/2023	00	INCLUSÃO DE CFTV E ILUMINAÇÃO DE EMERGÊNCIA. AJUSTES GERAIS	WILLIAM S.	WILLIAM S.
30/08/2023	00	AJUSTE DE POSIÇÃO PAREDE DA ESCADA, INCLUSÃO DE INFORMAÇÕES GERAIS	WILLIAM S.	WILLIAM S.
25/08/2023	00	EMIÇÃO INICIAL PARA ORÇAMENTO	WILLIAM S.	WILLIAM S.
DATA	ITEM	REVISÃO	DESENHO	VISTOS

GERÊNCIA DE ATENDIMENTO

PROJETO:

ESCRITÓRIO REGIONAL MÉDIO PARAIBA

ENDEREÇO:

RUA 33 Nº 187- VILA SANTA CECÍLIA - VOLTA REDONDA/RJ

ETAPA:	TÍTULO:		
PROJETO BÁSICO	PLANTA DE INSTALAÇÃO		
PROPRIETÁRIO:	RESPONSÁVEL TÉCNICO:	AUTOR DO PROJETO:	
SEBRAE/RJ	Nº CREA/CAU:	WILLIAM SENTER	
DATA:	FOLHA:	REVISÃO:	
06/09/2023	05		
ESCALA:			
1/100		02	