



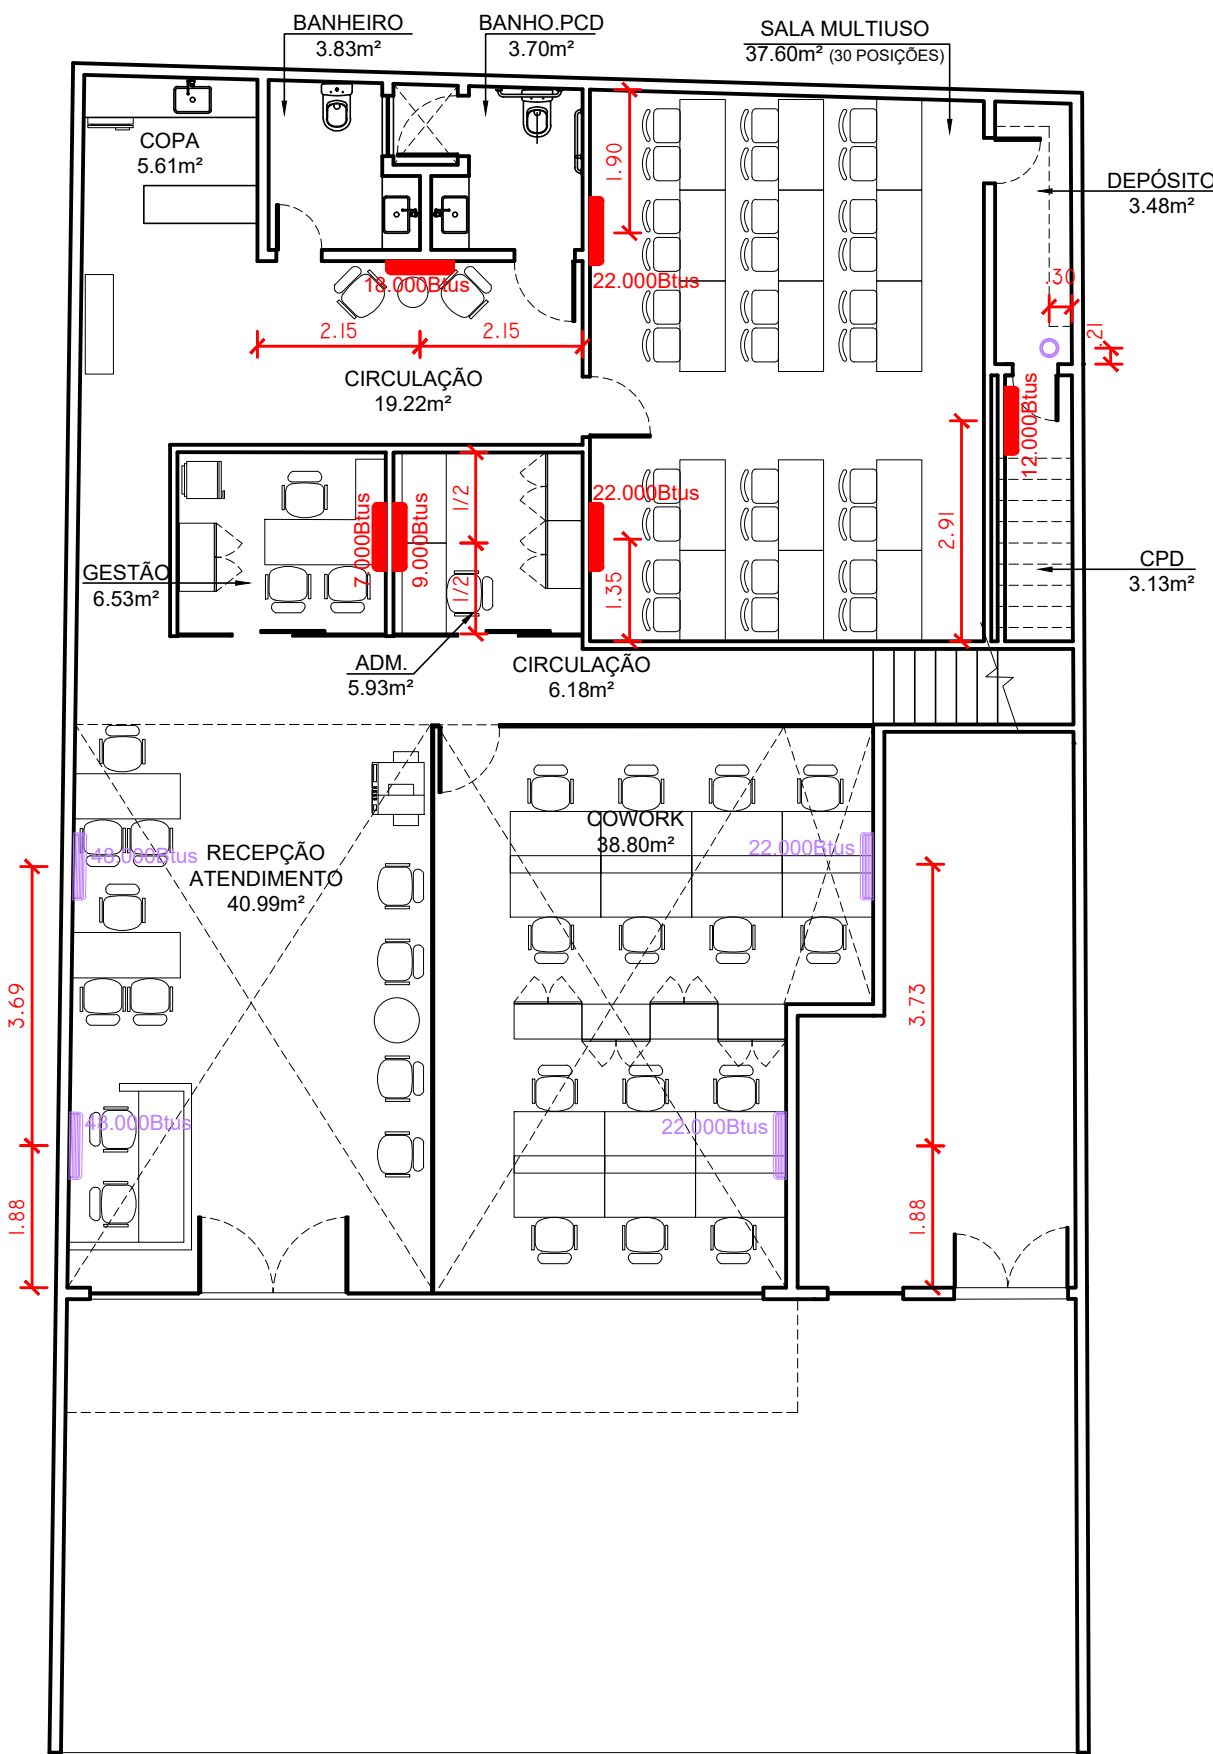

PLANTA BAIXA - PAVIMENTO TÉRREO
ESCALA 1/100

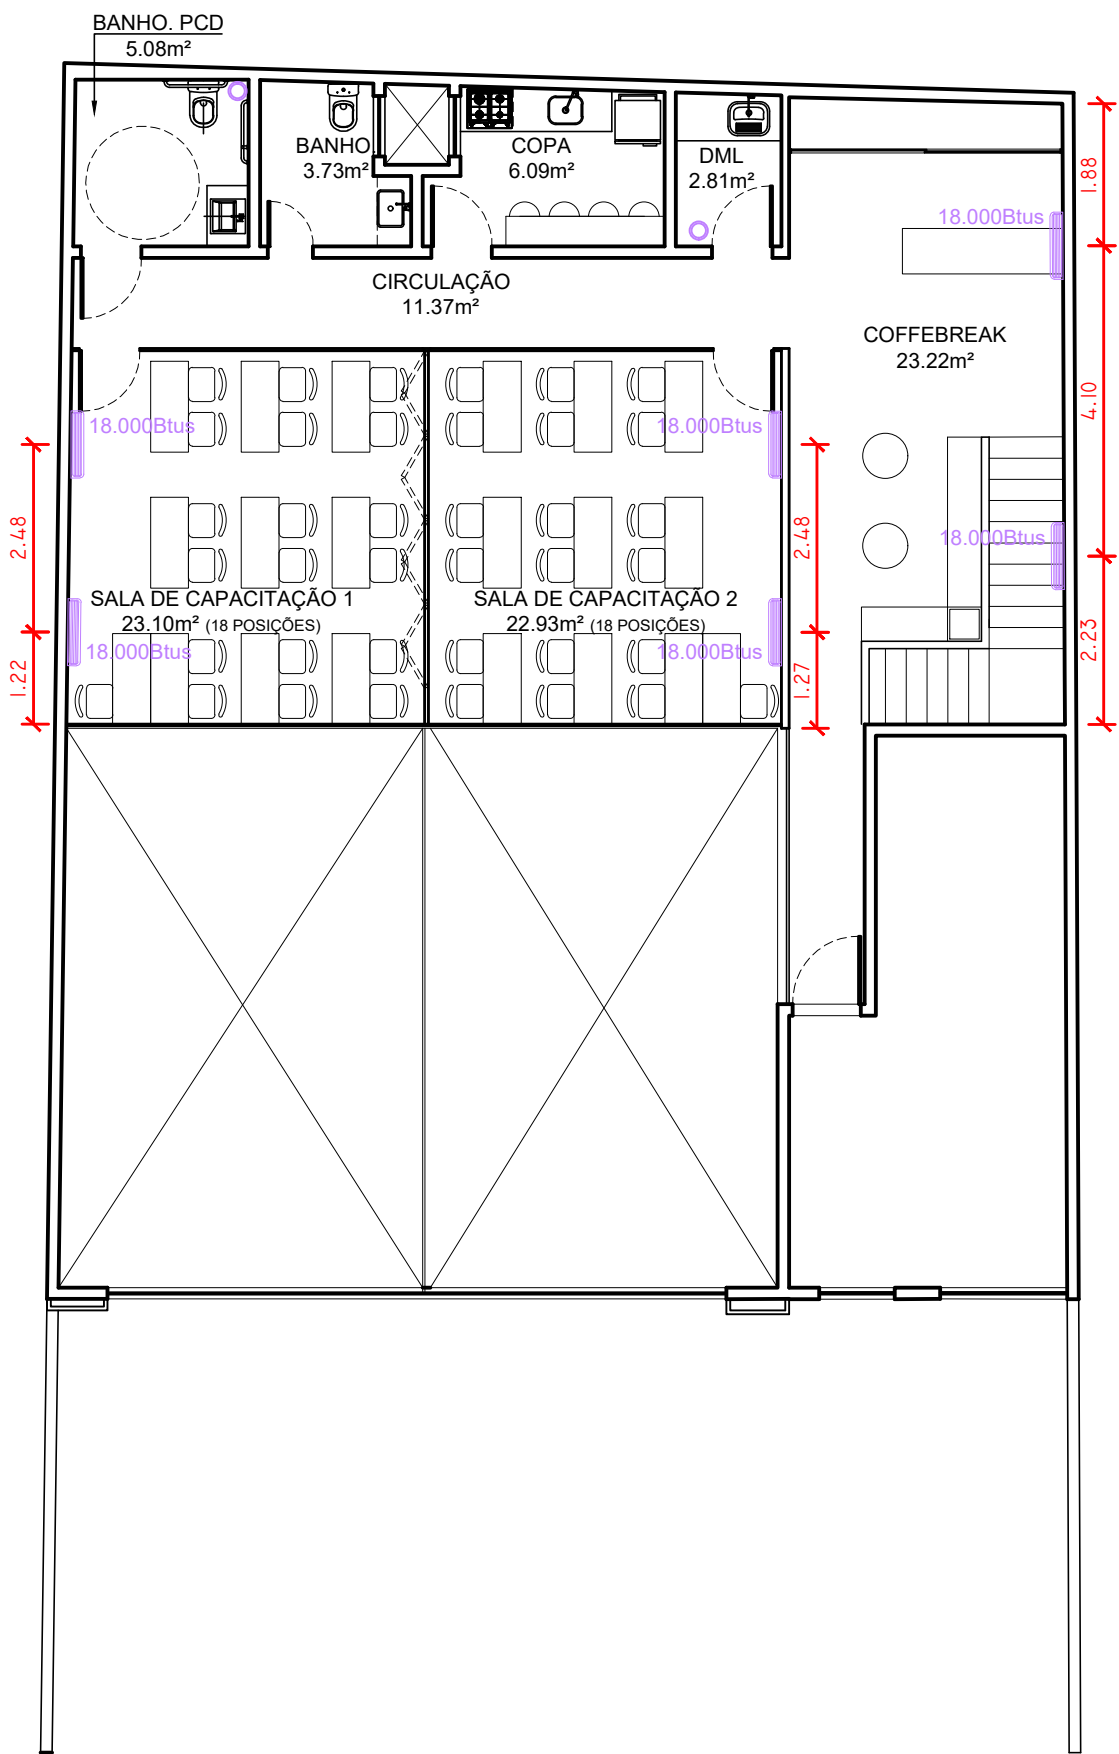

PLANTA BAIXA - MEZANINO
ESCALA 1/100

LEGENDA			
CONSTRUÇÃO		PÉ DIREITO - FORROS E REBAIXOS	
	PAREDE A DEMOLIR		ÁREA SEM REBAIXO
	PAREDE EM GESSO ACARTONADO à CONSTRUIR. esp.:9,5mm (osso)		REBAIXO EM GESSO 2.30m
	DIVISÓRIA DE VIDRO A CONSTRUIR		REBAIXO EM GESSO 2.50m
	APARELHO EXISTENTE APENAS INSTALAÇÃO E MANUTENÇÃO		APARELHO NOVO

LEGENDA DE ACABAMENTOS

PISO

- PORCELANATO 90X90 CIMENTADO ACETINADO, BORDA RETA. PORTINARI YORK OU SIMILAR
- PORCELANATO 60X60 CIMENTADO ACETINADO, BORDA RETA. PORTINARI YORK OU SIMILAR

PAREDE

- PINTURA EM TINTA ACRÍLICA NA COR BRANCO GELO ACETINADO
- REVESTIMENTO RETANGULAR 30X60, NA COR BRANCO ACETINADO, BORDA RETIFICADA
- DIVISÓRIA INDÚSTRIA EM VIDRO DUPLO 6MM, COM ESTRUTURA EM ALUMÍNIO NATURAL
- DIVISÓRIA RETRÁTIL INDUSTRIAL COM ACABAMENTO BRANCO GELO TEXTURIZADO
- REVESTIMENTO MELAMÍNICO PARA PAREDE, TIPO LOUSA. FÓRMICA, PERTECH OU SIMILAR

TETO

- PINTURA PVA NA COR BRANCO FOSCO

RODAPÉ

- RODAPÉ LISO 10CM, BORDA RETA, EM POLIESTIRENO

LEGENDA DE INSTALAÇÕES

(prevalecem alturas indicadas em planta)

	INTERRUPTOR - (h=1,10m)		CAIXA DE PISO 4x4" 2 TOMADAS 2P+T 10A
	TOMADA 2P+T 10A (h=0,30m)		CAIXA DE PISO 4x4" - VOZ/DADOS - 2 RJ-45
	TOMADA 2P+T 10A (h=1,10m)		PONTO NO MÓVEL- 2 TOMADAS 2P+T 10A
	TOMADA 2P+T 20A (h=1,10m)		PONTO NO MÓVEL- VOZ/DADOS - 2 RJ-45
	TOMADA 2P+T 10A (h=2,20m)		CAIXA DE TETO 4x4" 2 TOMADAS 2P+T 10A
	PONTO DE VOZ/IP - RJ-45 (h=0,30m)		CAIXA DE TETO 4x4" - VOZ/DADOS - 2 RJ-45
	PONTO DE VOZ/IP - RJ-45 (h=0,30m)		SAÍDA DE ÁGUA FRIA
	PONTO DE REDE/DADOS - RJ-45 (h=0,30)		SAÍDA PARA BEBEDOURO
	PONTO DE REDE/DADOS - RJ-45 (h=1,10m)		RALO SIFONADO
	LUMINÁRIA DE EMERGÊNCIA		SAÍDA DE EXAUSTÃO MECÂNICA
	CÂMERA DE SEGURANÇA		

NOTAS:

- VERIFICAR MEDIDAS NO LOCAL;
- COTAS EM ACABADO E METROS;
- BANHEIROS QUE NÃO TENHAM VENTILAÇÃO DIRETA, ESTA SERÁ FEITA POR EXAUSTÃO MECÂNICA;
- ESPECIFICAÇÕES COMPLETAS VERIFICAR NO MEMORIAL DESCRITIVO;
- ESTE PROJETO ATENDE AS NORMAS DA ABNT NBR9050:2004 DE ACESSIBILIDADE A EDIFICAÇÕES, MOBILIÁRIOS, ESPAÇOS E EQUIPAMENTOS URBANOS.
- ALGUMAS DEFINIÇÕES PODEM SOFRER ALTERAÇÃO, CONFORME DETALHAMENTO DO PROJETO E ANDAMENTO DA OBRA

20/03/2024	00	INCLUSÃO DE CFTV E ILUMINAÇÃO DE EMERGÊNCIA. AJUSTES GERAIS	WILLIAM S.	WILLIAM S.
06/09/2023	00	INCLUSÃO DE CFTV E ILUMINAÇÃO DE EMERGÊNCIA. AJUSTES GERAIS	WILLIAM S.	WILLIAM S.
30/08/2023	00	AJUSTE DE POSIÇÃO PAREDE DA ESCADA, INCLUSÃO DE INFORMAÇÕES GERAIS	WILLIAM S.	WILLIAM S.
25/08/2023	00	EMIÇÃO INICIAL PARA ORÇAMENTO	WILLIAM S.	WILLIAM S.
DATA	ITEM	REVISÃO	DESENHO	VISTOS

		GERÊNCIA DE ATENDIMENTO	
PROJETO:			
ESCRITÓRIO REGIONAL MÉDIO PARAIBA			
ENDEREÇO:			
RUA 33 Nº 187- VILA SANTA CECÍLIA - VOLTA REDONDA/RJ			
ETAPA:		TÍTULO:	
PROJETO BÁSICO		PLANTA DE INSTALAÇÃO	
PROPRIETÁRIO:		RESPONSÁVEL TÉCNICO:	AUTOR DO PROJETO:
SEBRAE/RJ		Nº CREA/CAU:	WILLIAM SENTER
DATA:		FOLHA:	REVISÃO:
25/08/2023			
ESCALA:			
1/100		06	01