



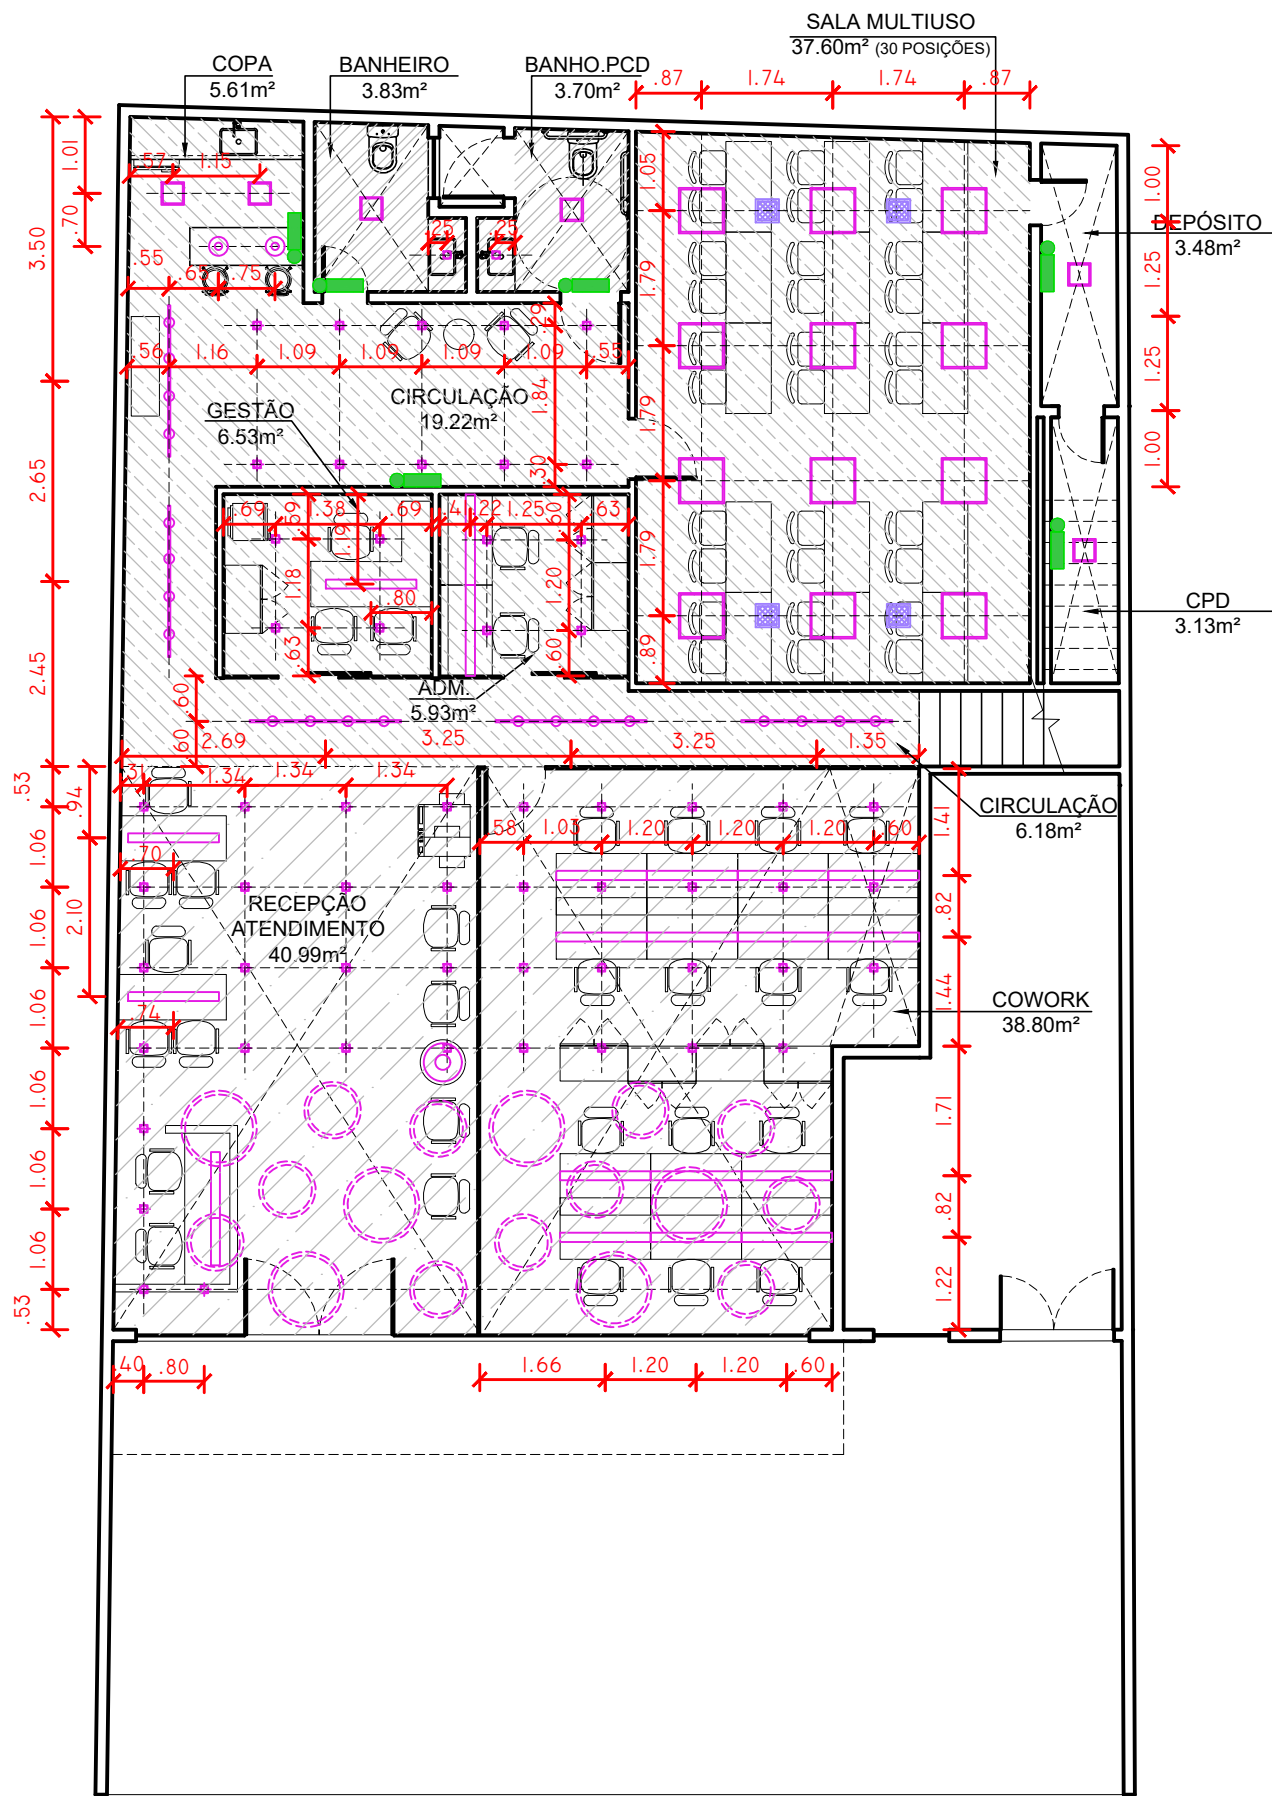

PLANTA BAIXA - PAVIMENTO TÉRREO
ESCALA 1/100

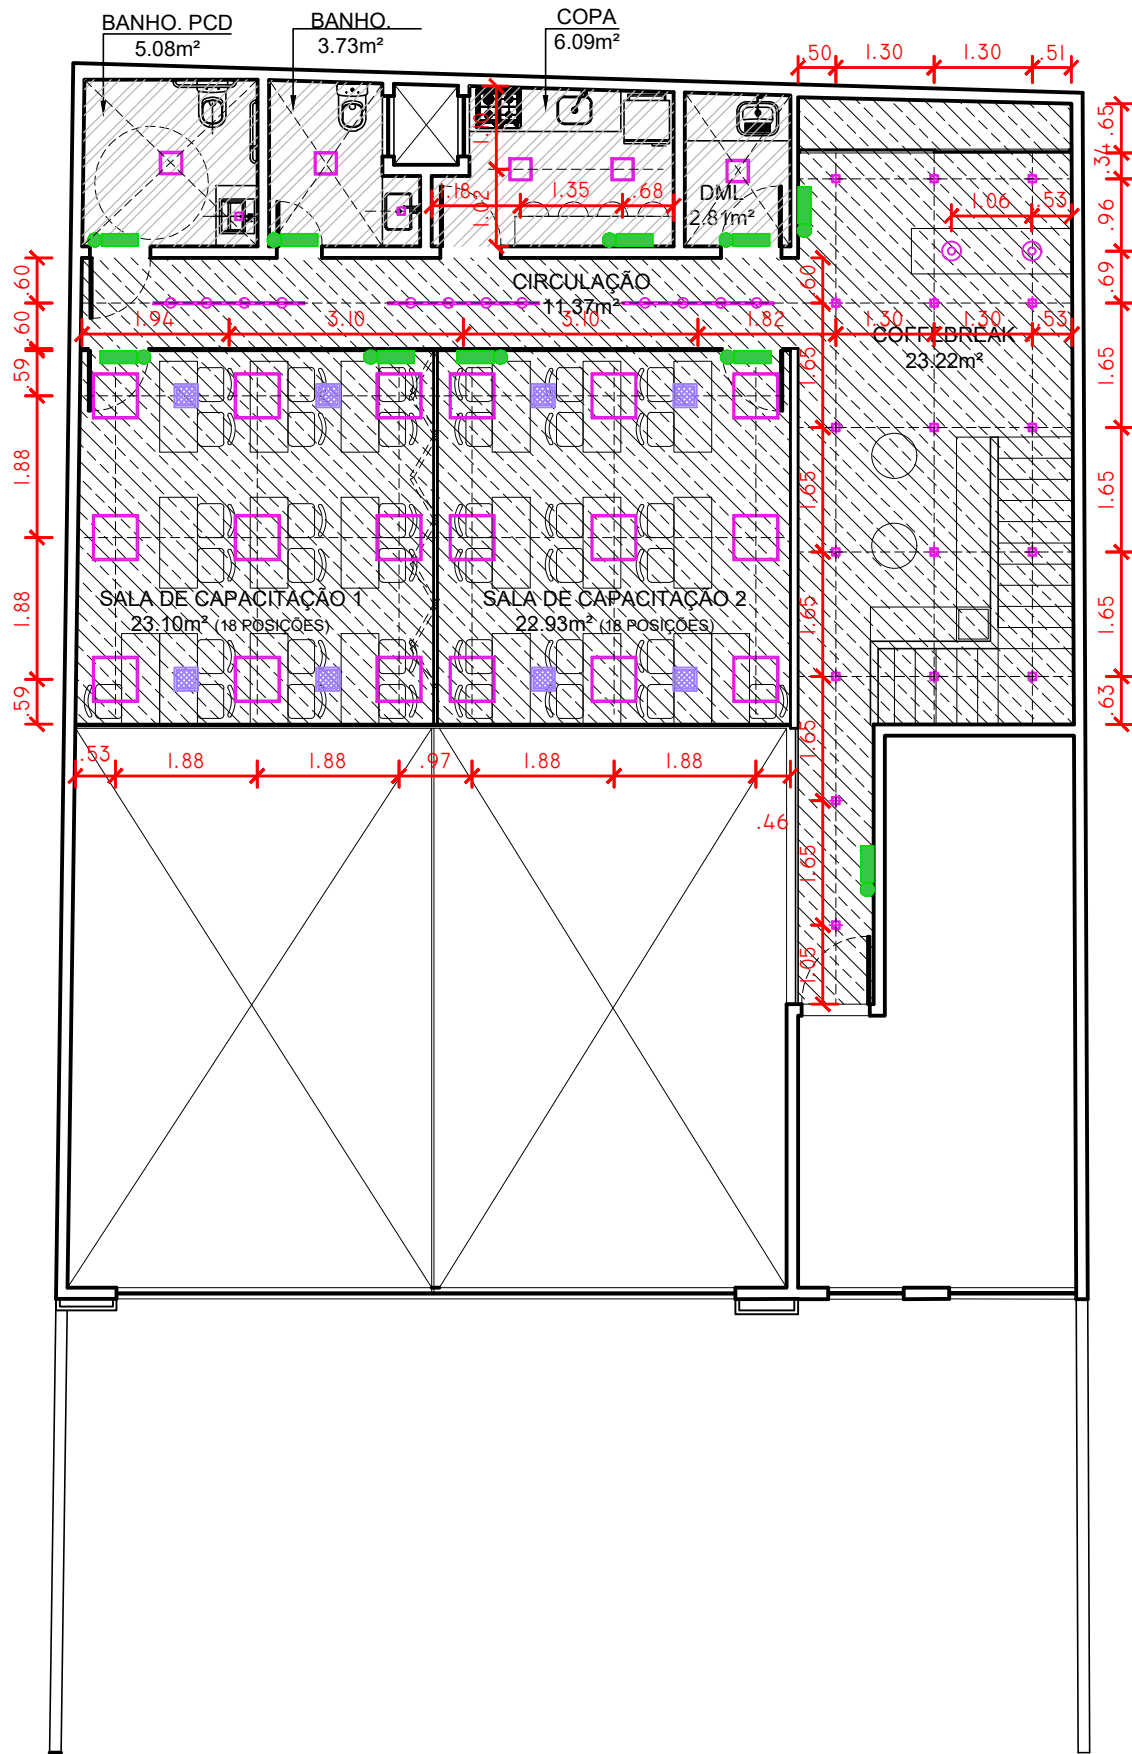

PLANTA BAIXA - MEZANINO
ESCALA 1/100

LEGENDA				
CONSTRUÇÃO		PÉ DIREITO - FORROS E REBAIXOS		
	PAREDE A DEMOLIR		ÁREA SEM REBAIXO	
	PAREDE EM GESSO ACARTONADO à CONSTRUIR. esp.:9,5mm (osso)		REBAIXO EM GESSO 2.30m	
	DIVISÓRIA DE VIDRO A CONSTRUIR		REBAIXO EM GESSO 2.50m	
			REBAIXO EM GESSO 6.00m	
LEGENDA DE LUMINÁRIAS				
	LUMINÁRIA PENDENTE REDONDA P/ PERFIL DE LED 3000K Ø = 0,70M		LUMINÁRIA DE EMBUTIR PAINEL LED 3000K 30X30CM NA COR BRANCA	
	LUMINÁRIA PENDENTE REDONDA P/ PERFIL DE LED 3000K Ø = 1,00M		LUMINÁRIA DE EMBUTIR PAINEL LED 4500K 60X60CM NA COR BRANCA	
	LUMINÁRIA PENDENTE INDUSTRIAL NA COR PRETA (ver caderno de especificações)		TRILHO ELETRIFICADO C/ SPOT NA COR PRETA (ver caderno de especificações)	
	LUMINÁRIA PENDENTE LINEAR NA COR PRETA (ver caderno de especificações)		BLOCO AUTONOMO PARA ILUMINAÇÃO DE EMERGÊNCIA	
	LUMINÁRIA DE EMB. ORIENTÁVEL P/ LAMP. PAR 20 (ver caderno de especificações)		PREVISÃO DE CAIXA PARA SONORIZAÇÃO DE EMBUTIR	
	LUMINÁRIA DE EMB. ORIENTÁVEL P/ LAMP. DICRÓICA (ver caderno de especificações)			
LEGENDA DE INSTALAÇÕES				
(prevalecem alturas indicadas em planta)				
	INTERRUPTOR - (h=1,10m)		CAIXA DE PISO 4x4" 2 TOMADAS 2P+T 10A	
	TOMADA 2P+T 10A (h=0,30m)		CAIXA DE PISO 4x4" - VOZ/DADOS - 2 RJ-45	
	TOMADA 2P+T 10A (h=1,10m)		PONTO NO MÓVEL- 2 TOMADAS 2P+T 10A	
	TOMADA 2P+T 20A (h=1,10m)		PONTO NO MÓVEL- VOZ/DADOS - 2 RJ-45	
	TOMADA 2P+T 10A (h=2,20m)		CAIXA DE TETO 4x4" 2 TOMADAS 2P+T 10A	
	PONTO DE VOZ/IP - RJ-45 (h=0,30m)		CAIXA DE TETO 4x4" - VOZ/DADOS - 2 RJ-45	
	PONTO DE VOZ/IP - RJ-45 (h=0,30m)		SAÍDA DE ÁGUA FRIA	
	PONTO DE REDE/DADOS - RJ-45 (h=0,30)		SAÍDA PARA BEBEDOURO	
	PONTO DE REDE/DADOS - RJ-45 (h=1,10m)		RALO SIFONADO	
	LUMINÁRIA DE EMERGÊNCIA		SAÍDA DE EXAUSTÃO MECÂNICA	
	CÂMERA DE SEGURANÇA			
NOTAS:				
1. VERIFICAR MEDIDAS NO LOCAL; 2. COTAS EM ACABADO E METROS; 3. BANHEIROS QUE NÃO TENHAM VENTILAÇÃO DIRETA, ESTA SERÁ FEITA POR EXAUSTÃO MECÂNICA; 4. ESPECIFICAÇÕES COMPLETAS VERIFICAR NO MEMORIAL DESCRITIVO; 5. ESTE PROJETO ATENDE AS NORMAS DA ABNT NBR9050:2004 DE ACESSIBILIDADE A EDIFICAÇÕES, MOBILIÁRIOS, ESPAÇOS E EQUIPAMENTOS URBANOS. 6. ALGUMAS DEFINIÇÕES PODEM SOFRER ALTERAÇÃO, CONFORME DETALHAMENTO DO PROJETO E ANDAMENTO DA OBRA				
20/03/2024	00	INCLUSÃO DE CFTV E ILUMINAÇÃO DE EMERGÊNCIA. AJUSTES GERAIS	WILLIAM S.	WILLIAM S.
06/09/2023	00	INCLUSÃO DE CFTV E ILUMINAÇÃO DE EMERGÊNCIA. AJUSTES GERAIS	WILLIAM S.	WILLIAM S.
30/08/2023	00	AJUSTE DE POSIÇÃO PAREDE DA ESCADA, INCLUSÃO DE INFORMAÇÕES GERAIS	WILLIAM S.	WILLIAM S.
25/08/2023	00	EMIÇÃO INICIAL PARA ORÇAMENTO	WILLIAM S.	WILLIAM S.
DATA	ITEM	REVISÃO	DESENHO	VISTOS
		GERÊNCIA DE ATENDIMENTO		
PROJETO:				
ESCRITÓRIO REGIONAL MÉDIO PARAIBA				
ENDEREÇO:				
RUA 33 Nº 187- VILA SANTA CECÍLIA - VOLTA REDONDA/RJ				
ETAPA:		TÍTULO:		
PROJETO BÁSICO		FORRO E ILUMINAÇÃO		
PROPRIETÁRIO:		RESPONSÁVEL TÉCNICO:		AUTOR DO PROJETO:
SEBRAE/RJ		Nº CREA/CAU:		WILLIAM SENTER
DATA:		FOLHA:		
06/09/2023		04		
ESCALA:		REVISÃO:		
1/100		02		