


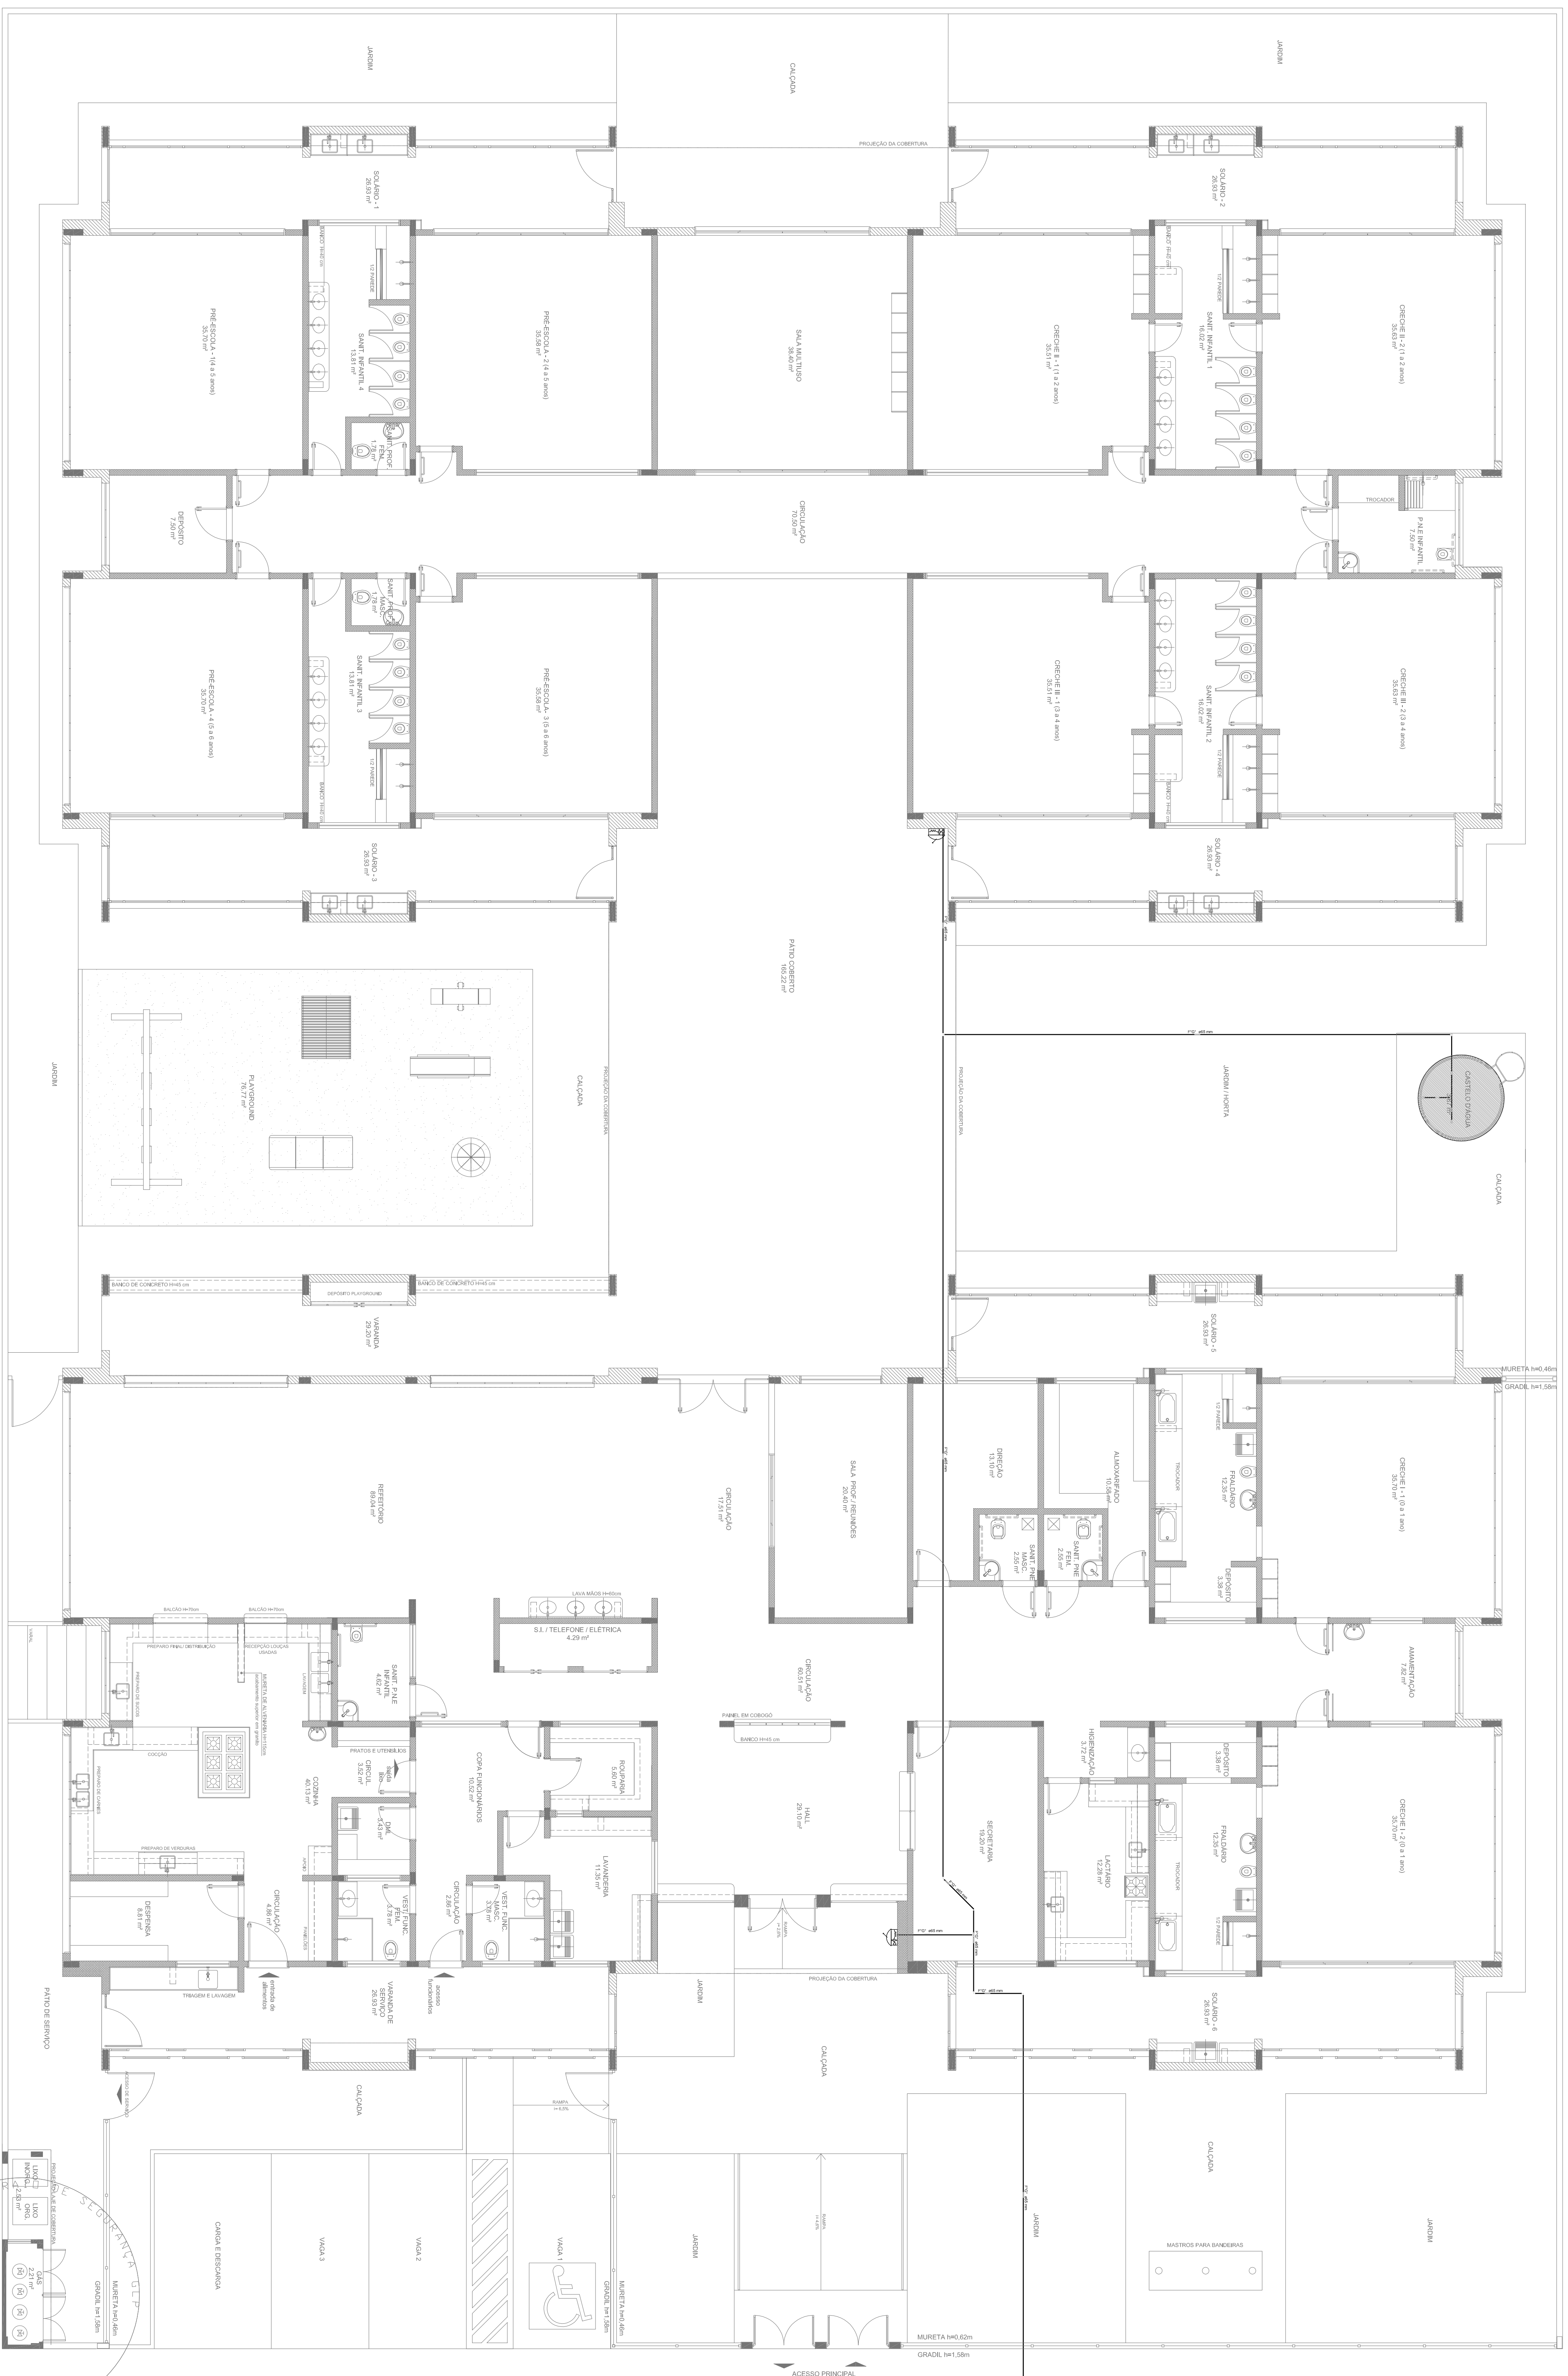


	LEGRENDA
	INDICATO SINALES
	INDICATE DE ALARMA
CE	ENTRADA PORTILLO C/ CARRO DE FÓRmula C/ CARROZINA ENTRADA 2-A-20-B-C Bay ENTRADA PORTILLO C/ CARRO DE BOMBEO DE CARROZINA ENTRADA 4-B-C - Bay
	PUNTO DE CUANTIFICACIÓN DE ALARMA - ALARMA AUTOMÁTICA DE FUEGO


01	JULHO/2016	Correções de incompatibilidades e decaimento do desvio de elementos estruturais; Correções de cambio.
N.º:	DATA:	DESCRIÇÃO:

	
PROJETO PADRÃO - FNEDE	
PROJETO PADRÃO :	
DESCRIÇÃO:	
MUNICÍPIO - UF:	
PROFESSOR(A) :	
RESPOSTA:	CEJA
AUTOR DO PROJETO	CEJA
CEJA	CEJA


[illegible]

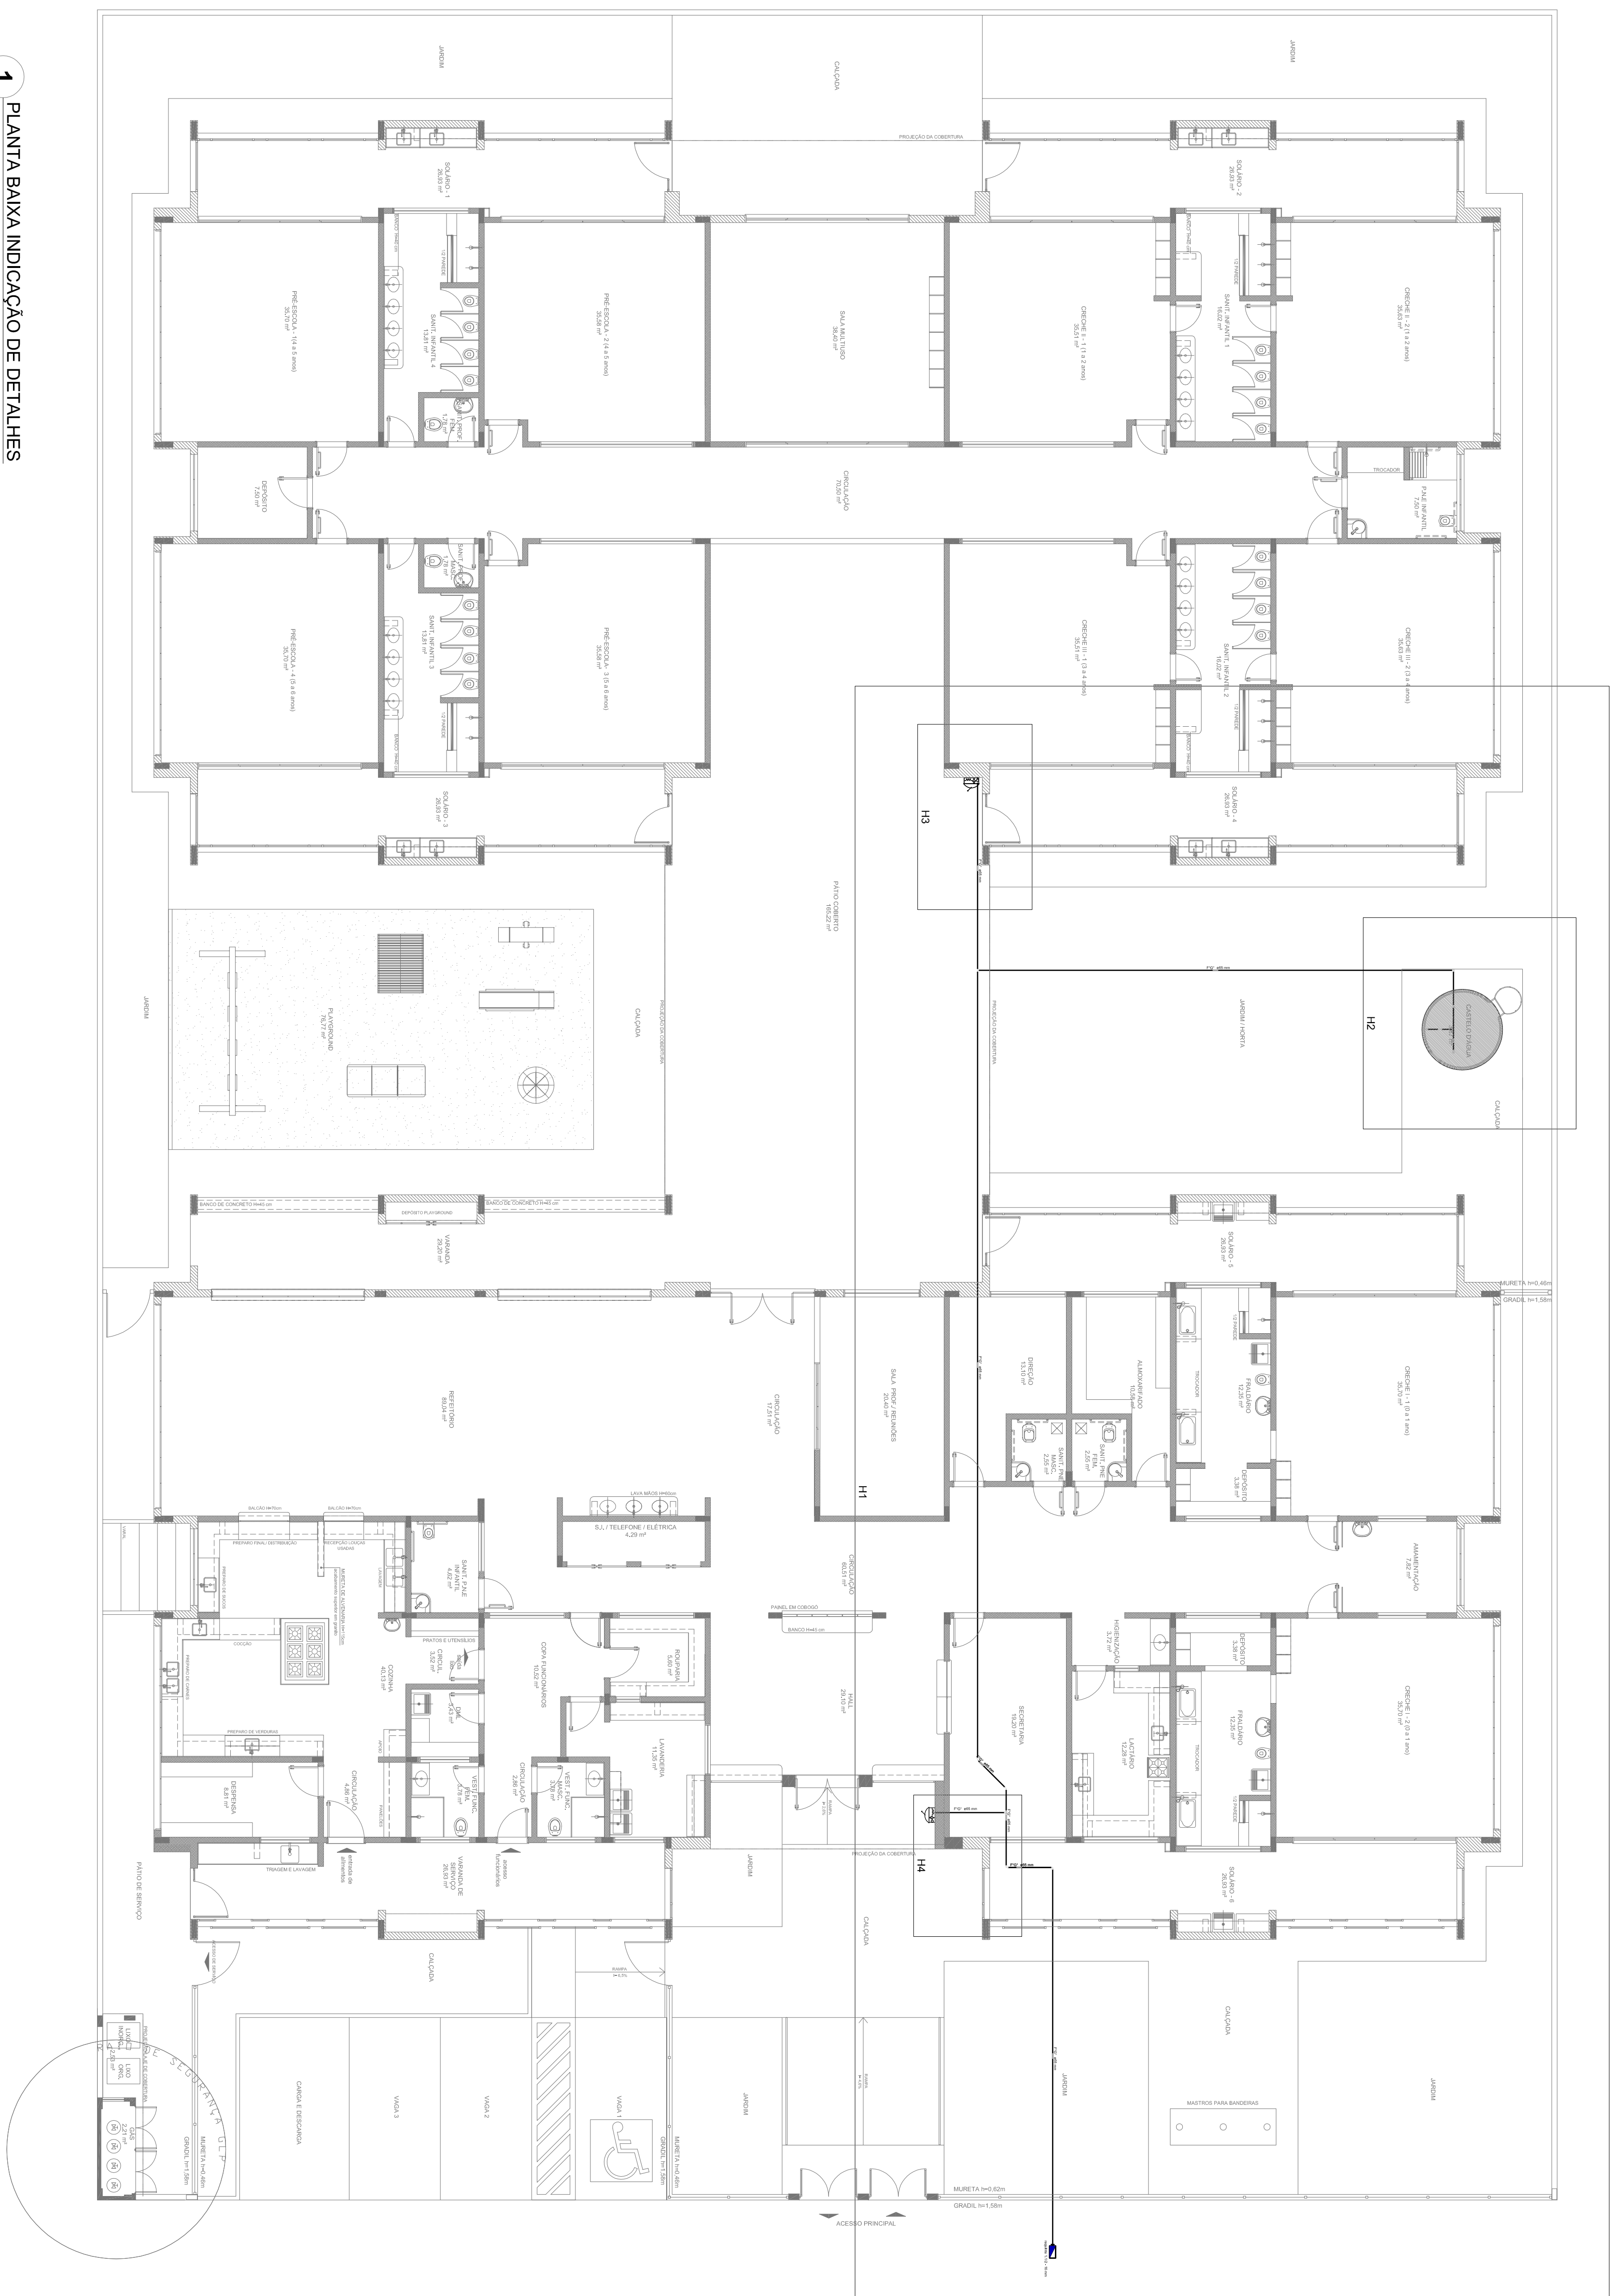

1 PLANTA BAIXA INDICAÇÃO DE DETALHES
ESCALA 1/100

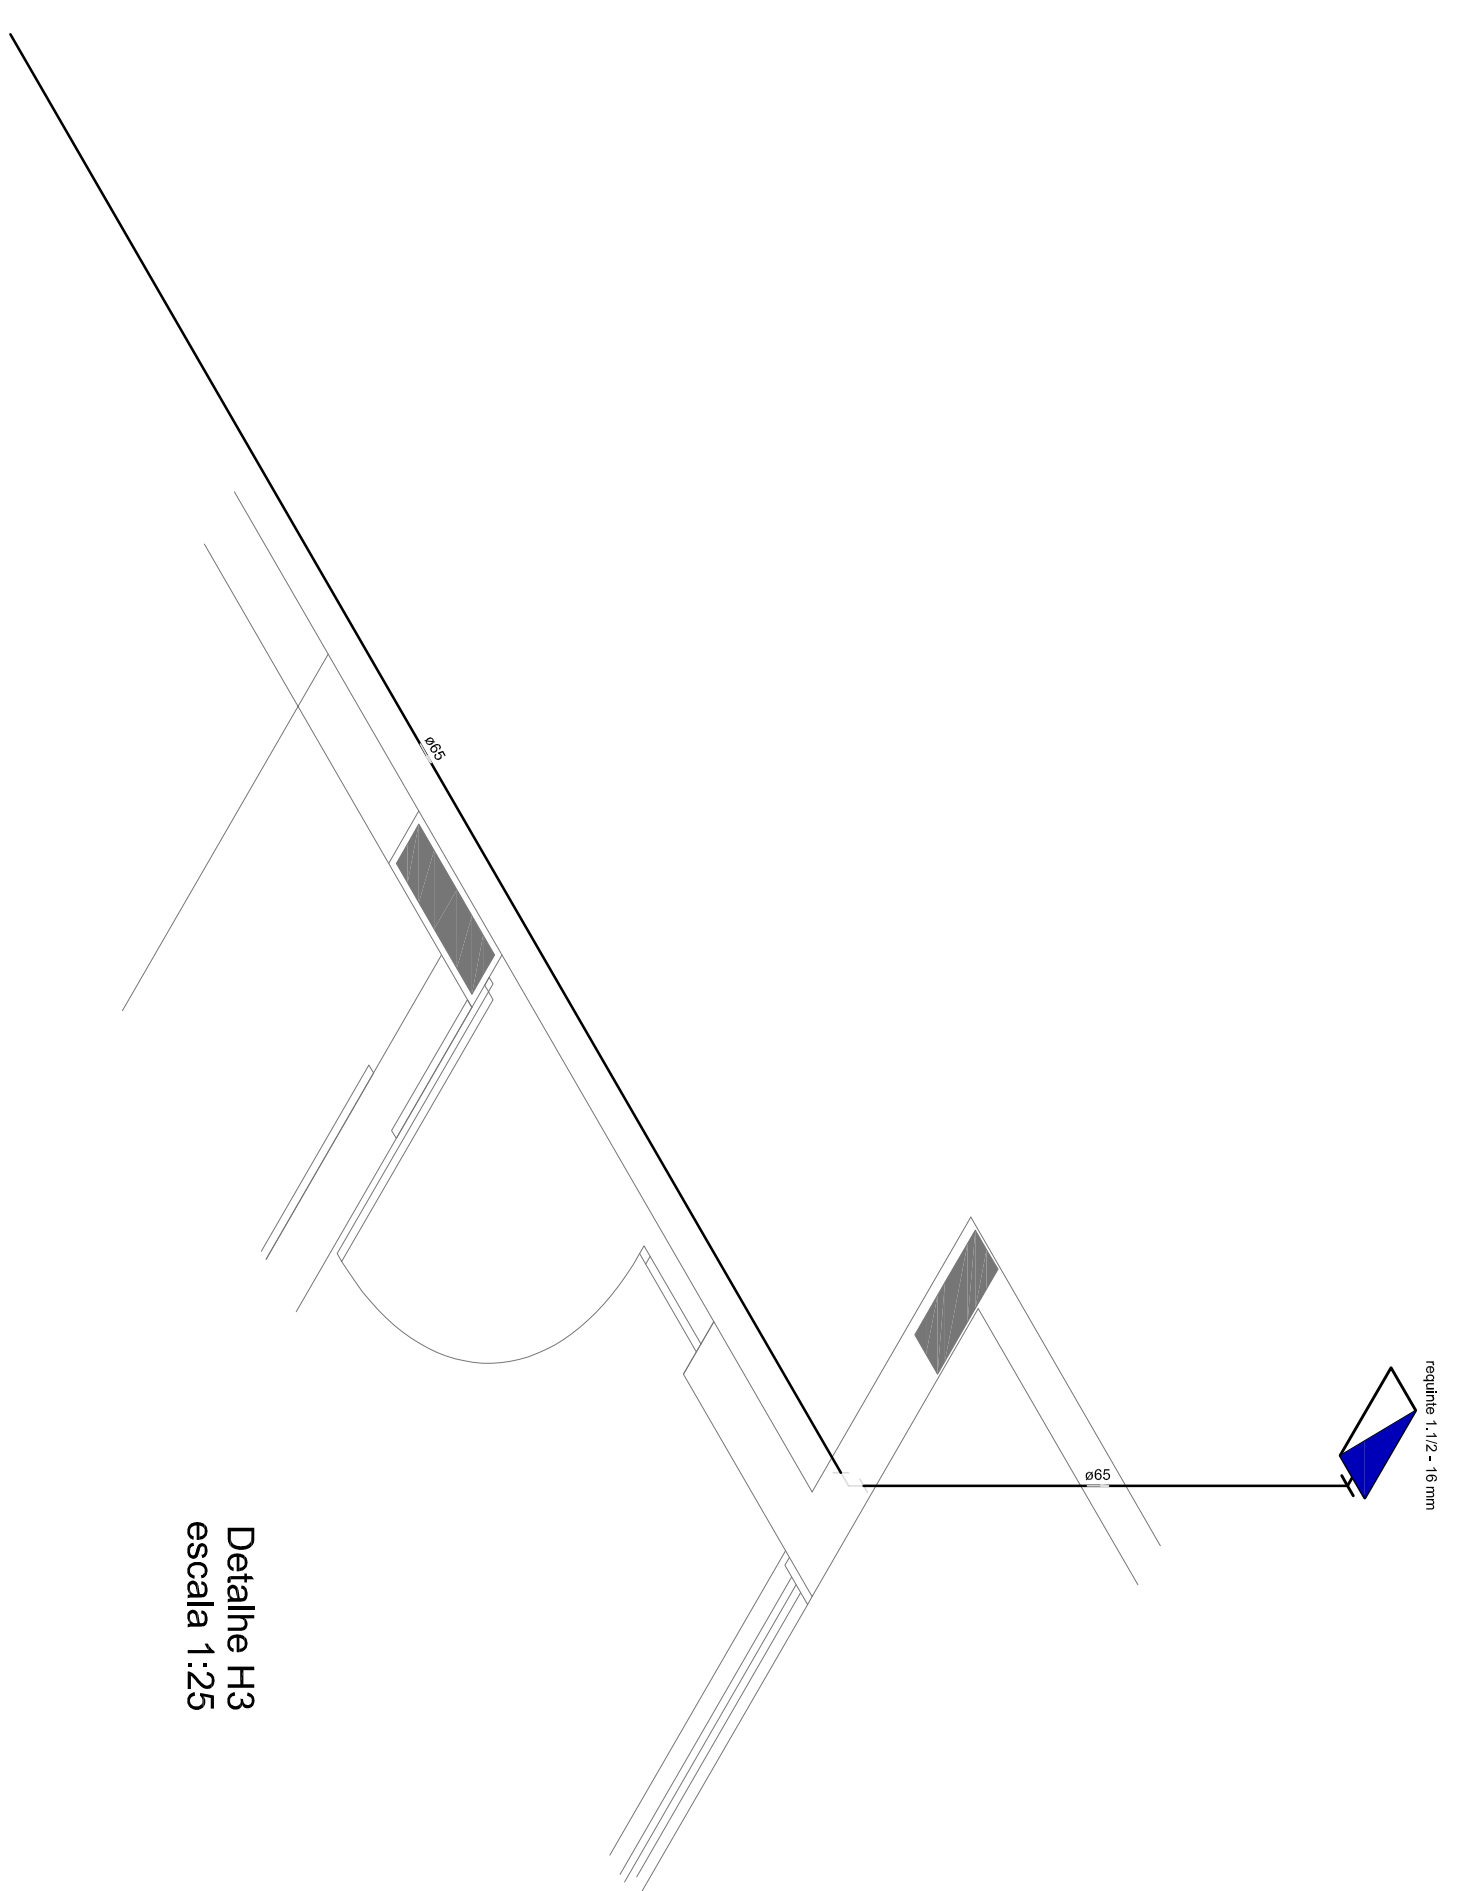


Detalhe H3
escala 1:25

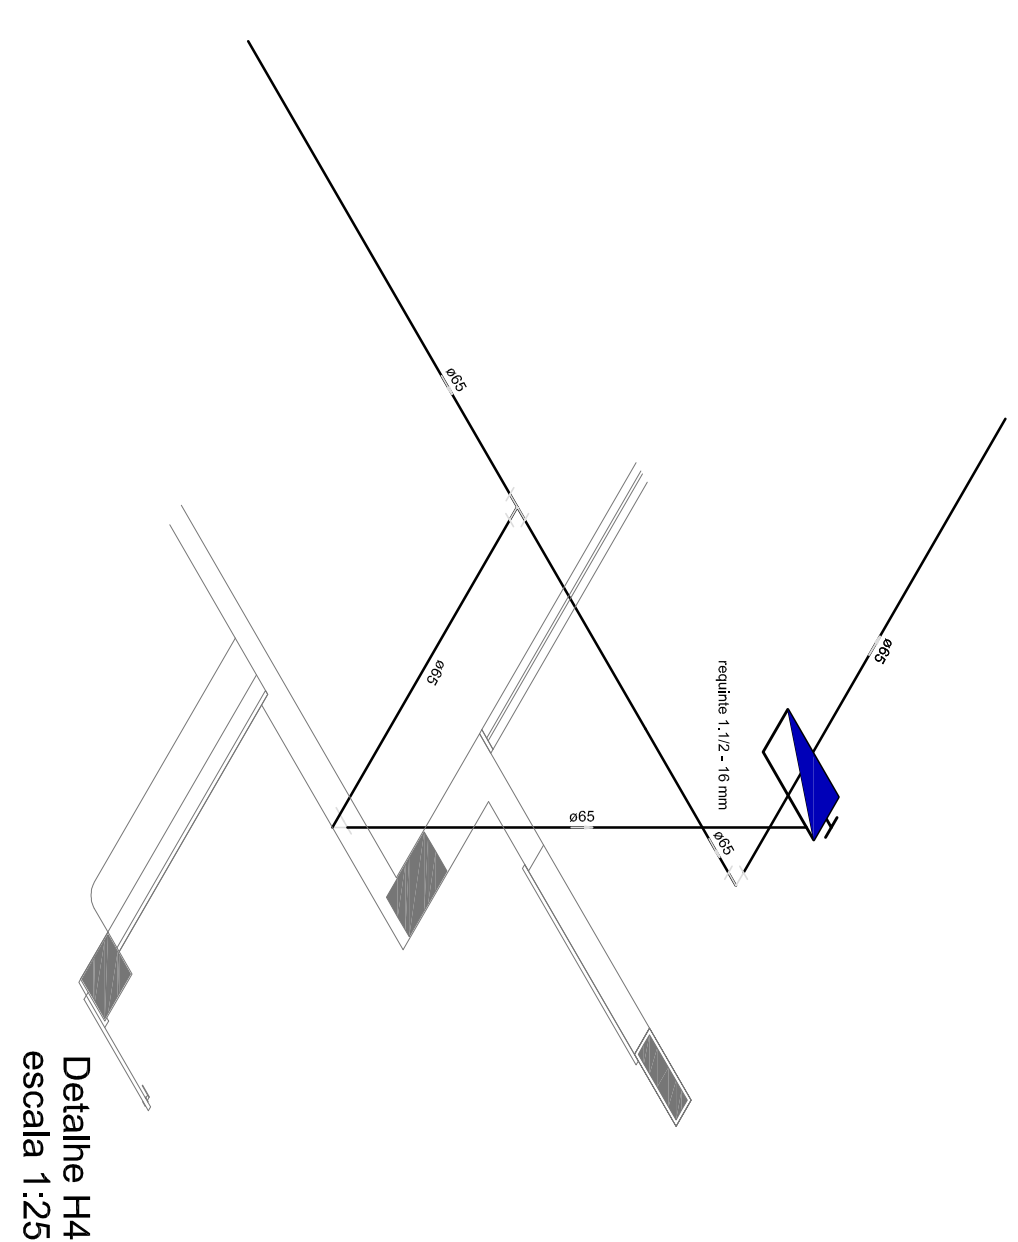

Detalhe H4
escala 1:25

Detalhe H2
escala 1:25

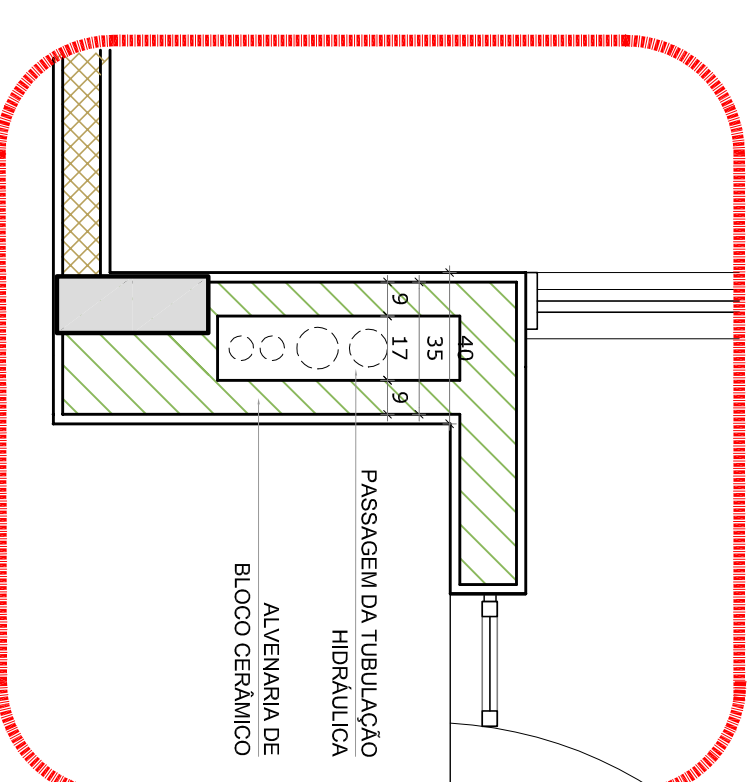

2 DETALHE - SHAFT HIDRÁULICA
ESCALA 1/20

[illegible]

NOTAS

- O ENTE FEDERADO DEVERIA REALIZAR AS ALTERAÇÕES NECESSÁRIAS ÀTÉ A APROVAÇÃO, E, APÓS ESTA, INCLUIR NO SISTEMA - SIMC - NOVO PROJETO E NOVA ART DO ENGENHEIRO RESPONSÁVEL PELAS ADAPTAÇÕES;
- EXECUTAR ESTE PROJETO JUNTAMENTE COM O PROJETO ESTRUTURAL;
- AANTES DA CONCRETEGEM PREVER PASSAGEM PARA AS TUBULAÇÕES DENTRO DOS LIMITES ESTABELECIDOS PELA NBR 6118-2014.
- A TUBULAÇÃO DEVERIA SER EM FERRO MALEÁVEL CLASSE 10.

REFERÊNCIAS:

- MEMORIAL DESCRITIVO E ESPECIFICAÇÕES TÉCNICAS;
- PLANTILLA DE QUANTITATIVOS.

01	JULHO/2016	Correções de incompatibilidades e detalhe do desvio de elementos estruturais.
N.º	DATA	DESCRIÇÃO

FUNDE *Fundo Nacional
de Desenvolvimento
da Educação*

Ministério da
Educação

GOVERNO FEDERAL
BRASIL
PATRIA EDUCADORA

PROJETO PADRÃO - FNDE

PROPRIETARIO: _____
ENDERECO: _____
MUNICÍPIO = UF: _____



PROPRIETÁRIO	
RESP. TÉCNICO	CREA
AUTOR DO PROJETO	CAU

DUF0	CHEA

--	--

PROGRAMA PROINFÂNCIA - PROJETO TIPO 1
PROJETO DE INSTALAÇÕES

CGEST - Companhia Gestão de Infraestrutura Educacional	PLANTA DE COMBATE A INCENDIO PLANTA BAIXA, ISOMETRICO E DETALHES PLANTA BAIXA DO TERREO	HIN
PROJETO R01	FECHA NÚMERO	PROJETO
PROJETO R01 (04/11/199)	DATA EMISSÃO JULHO/2019	02/05

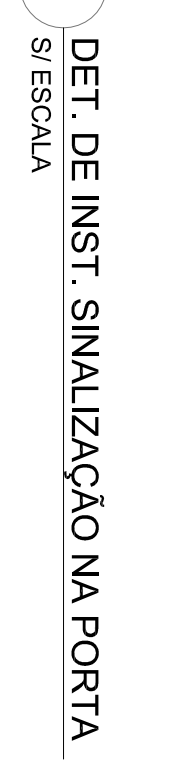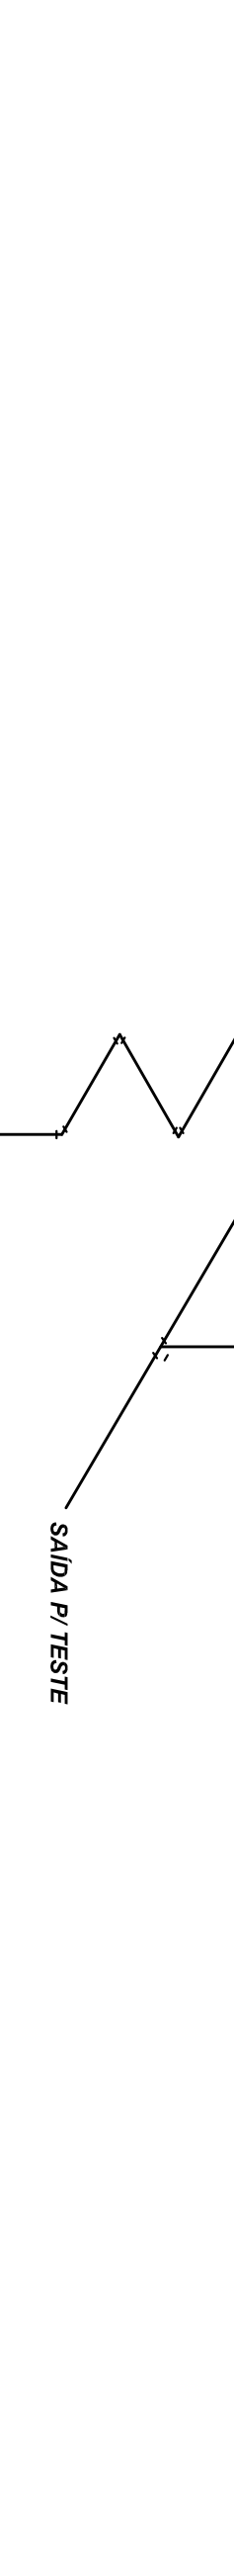

LEGENDA	
	INDICATE SENSUS
	INDICATE DE PASADO
C-1	CONTROL DE ALUMNE ENTRADA PORTAL C/ CALDA DE PO. ABE C/ CAPACITAD ENTRADA 2-A-20-31-C 8kg ENTRADA PORTAL C/ CALDA DE PASADO DE CUBIERTO CON CAPACITAD ENTRADA 5-A-2-C 8kg
	PUNTO DE CUMPLIMIENTO DE EMERGENCIA DE ACABAMIENTO - BLOQUE ALUMINO DE LITO

GOVERNO FEDERAL
BRASIL
PÁTRIA EDUCADORA

FUNDE
Fundação Nacional
de Desenvolvimento
da Educação
Ministério da
Educação

CODIGO	SÍMBOLO	DESCRIÇÃO	REGRAS E CRIAS	APLICAÇÃO
12		SALA DE EMERGÊNCIA	SÍMBOLO: RETANGULAR FUNÇÃO: VIGILÂNCIA PROTEÇÃO: PROTEÇÃO	SALA DE EMERGÊNCIA REGRAS: O SÍMBOLO DE EMERGÊNCIA DEVE SER VISÍVEL EM TODAS AS SALAS DE EMERGÊNCIA, COM O SÍMBOLO EM VERMELHO.
13		SALA DE EMERGÊNCIA	SÍMBOLO: RETANGULAR FUNÇÃO: VIGILÂNCIA PROTEÇÃO: PROTEÇÃO	SALA DE EMERGÊNCIA REGRAS: O SÍMBOLO DE EMERGÊNCIA DEVE SER VISÍVEL EM TODAS AS SALAS DE EMERGÊNCIA, COM O SÍMBOLO EM VERMELHO.
17		SALA DE EMERGÊNCIA	SÍMBOLO: RETANGULAR FUNÇÃO: VIGILÂNCIA PROTEÇÃO: PROTEÇÃO	SALA DE EMERGÊNCIA REGRAS: O SÍMBOLO DE EMERGÊNCIA DEVE SER VISÍVEL EM TODAS AS SALAS DE EMERGÊNCIA, COM O SÍMBOLO EM VERMELHO.
23		SALA DE EMERGÊNCIA	SÍMBOLO: RETANGULAR FUNÇÃO: VIGILÂNCIA PROTEÇÃO: PROTEÇÃO	SALA DE EMERGÊNCIA REGRAS: O SÍMBOLO DE EMERGÊNCIA DEVE SER VISÍVEL EM TODAS AS SALAS DE EMERGÊNCIA, COM O SÍMBOLO EM VERMELHO.
25		SALA DE EMERGÊNCIA	SÍMBOLO: RETANGULAR FUNÇÃO: VIGILÂNCIA PROTEÇÃO: PROTEÇÃO	SALA DE EMERGÊNCIA REGRAS: O SÍMBOLO DE EMERGÊNCIA DEVE SER VISÍVEL EM TODAS AS SALAS DE EMERGÊNCIA, COM O SÍMBOLO EM VERMELHO.

01 - JULHO/2016
N.º - DATA
COM FOLHA DE REVISÕES
DISPOSIÇÃO

FNDE FUNDO NACIONAL DE EDUCAÇÃO
Ministério da Educação
PÁTRIA EDUCADORA

PROJETO PADRÃO - FNDE

PROJETO PADRÃO - FNDE
MUNICÍPIO - UF:
PROJETO PADRÃO
RESERVA TÉCNICA
AUTOR DO PROJETO: CEA

PROJETO PADRÃO - FNDE
MUNICÍPIO - UF:
PROJETO PADRÃO
RESERVA TÉCNICA
AUTOR DO PROJETO: CEA

PROJETO PADRÃO - FNDE
MUNICÍPIO - UF:
PROJETO PADRÃO
RESERVA TÉCNICA
AUTOR DO PROJETO: CEA



1
ESCALA 1:100

PROGRAMA PROINFÂNCIA - PROJETO TIPO 1
PROJETO DE INSTALAÇÕES
COEST - Coordenação
SALA DE EMERGÊNCIA
PLANTA BAIXA DO TERRENO
HIN
04/05

