

ESTADO DE GOIÁS
CORPO DE BOMBEIROS MILITAR


PROCESSO Nº 152/160/22

1. (X) Aprovação inicial de projeto;
2. () Substituto original nº _____;
3. () Com Preenchimento Técnico: nº _____;
4. () Projeto de Assale. Data de conclusão da edificação: _____
(*) Somente para edificações construídas ou planejadas constar em data anterior a 10/03/2007, conforme NT-4.15.

**PROCESSO ANALISADO E APROVADO
DIGITALMENTE**

A aprovação deste processo somente terá validade com a apresentação do respectivo Certificado de Aprovação, o qual será disponibilizado no site do Corpo de Bombeiros Militar do Estado de Goiás - CBMGGO (www.bombeiros.go.gov.br).

As informações relativas ao processo e a autenticidade de sua aprovação poderão ser consultadas no site do CBMGGO, de acordo com os dados e orientações constantes no Certificado de Aprovação.

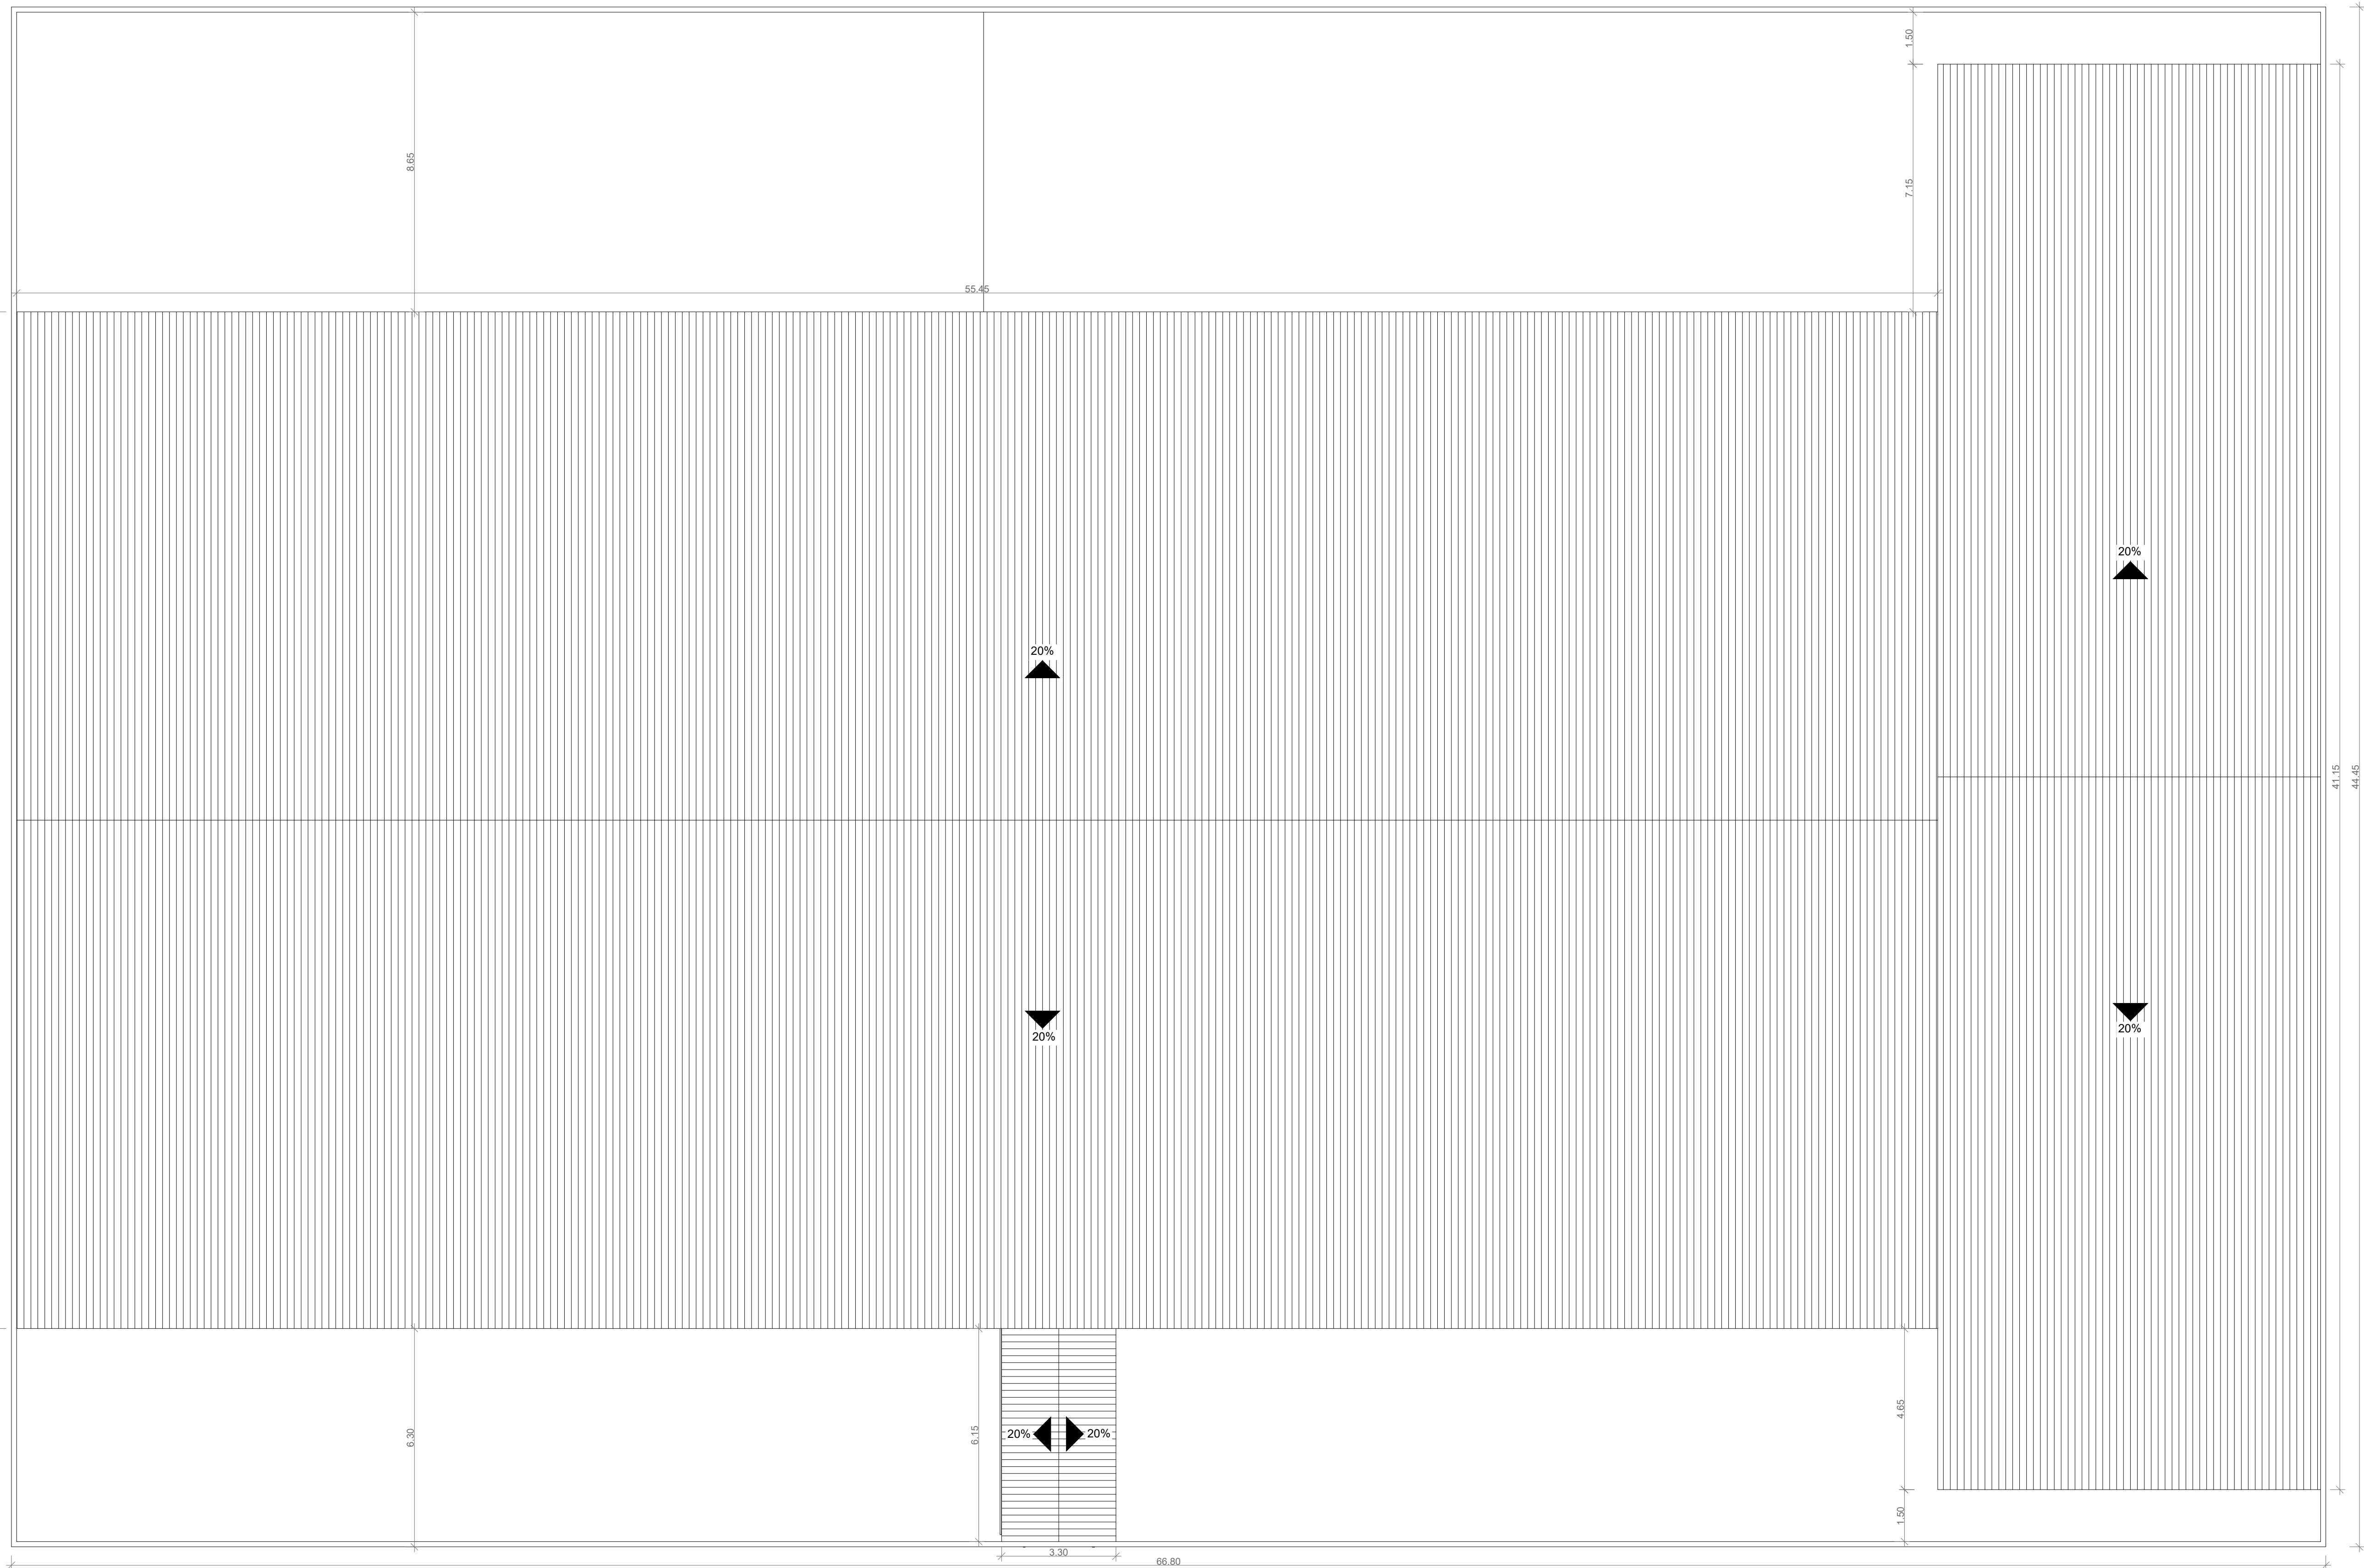

PLANTA DE IMPLANTAÇÃO/ COBERTURA
ESCALA 1:100

LEGENDA

SÍMBOLO	DESCRIÇÃO
	EXTINTOR PORTÁTIL COM CARGA DE PÓ "ABC" (PÓ QUÍMICO SECO ABC) - CAPACIDADE = 2-A-20-B-C
	SAÍDA FINAL DA ROTA DE FUGA
	DIREÇÃO DO FLUXO DA ROTA DE FUGA
	PONTO DE ILUMINAÇÃO DE EMERGÊNCIA COM 02 LÂMPADAS FLUORESCENTES 9W

IDENTIFICAÇÃO DAS SINALIZAÇÕES

RETANGULAR	QUADRADO
TRIANGULAR	CIRCULAR

FORMAS GEOMÉTRICAS E DIMENSÕES DAS PLACAS DE SINALIZAÇÃO

ESC.: S/E


SINAL	FORMA GEOMÉTRICA	COTA (mm)	DISTÂNCIA MÁXIMA DE VISIBILIDADE (m)											
			4	6	8	10	12	14	16	18	20	24	28	30
ORIENTAÇÃO SALVAMENTO E EQUIPAMENTOS		L	89	134	179	224	268	313	358	402	447	537	626	671
		H (L=2H)	63	95	126	158	190	221	253	285	316	379	443	474

1) AS DIMENSÕES (COTAS) APRESENTADAS SÃO VALORES MÍNIMOS DE REFERÊNCIA PARA AS DISTÂNCIAS DADAS

TABELA - Sinalização de orientação e salvamento				
CÓD.	SÍMBOLO	SIGNIFICADO	FORMA E COR	APLICAÇÃO
S2		Saída de emergência	Símbolo: retangular Fundo: verde Pictograma: fotoluminescente	Indicação do sentido (esquerda ou direita) de uma saída de emergência Dimensões mínimas: L = 2,0 H
S3				Indicação de uma saída de emergência a ser afixada acima da porta, para indicar o seu acesso
S12		Saída de emergência	Símbolo: retangular Fundo: verde Mensagem "SAÍDA" ou Mensagem "SAÍDA" e pictograma e /ou seta direcional: fotoluminescente, com altura de letra sempre > 50 mm	Indicação da saída de emergência, com ou sem complementação do pictograma fotoluminescente (seta ou imagem, ou ambos)

TABELA - Sinalização de Equipamentos				
CÓD.	SÍMBOLO	SIGNIFICADO	FORMA E COR	APLICAÇÃO
E5		Extintor de Incêndio	Símbolo: quadrado Fundo: vermelha Pictograma: fotoluminescente	Indicação de localização dos extintores de incêndio

TABELA - Sinalização de Alerta				
CÓD.	SÍMBOLO	SIGNIFICADO	FORMA E COR	APLICAÇÃO
A2		Cuidado, risco de incêndio	Símbolo: triangular Fundo: amarelo Pictograma: preta Faixa triangular: preta	Próximo a locais onde houver a presença de materiais altamente inflamáveis

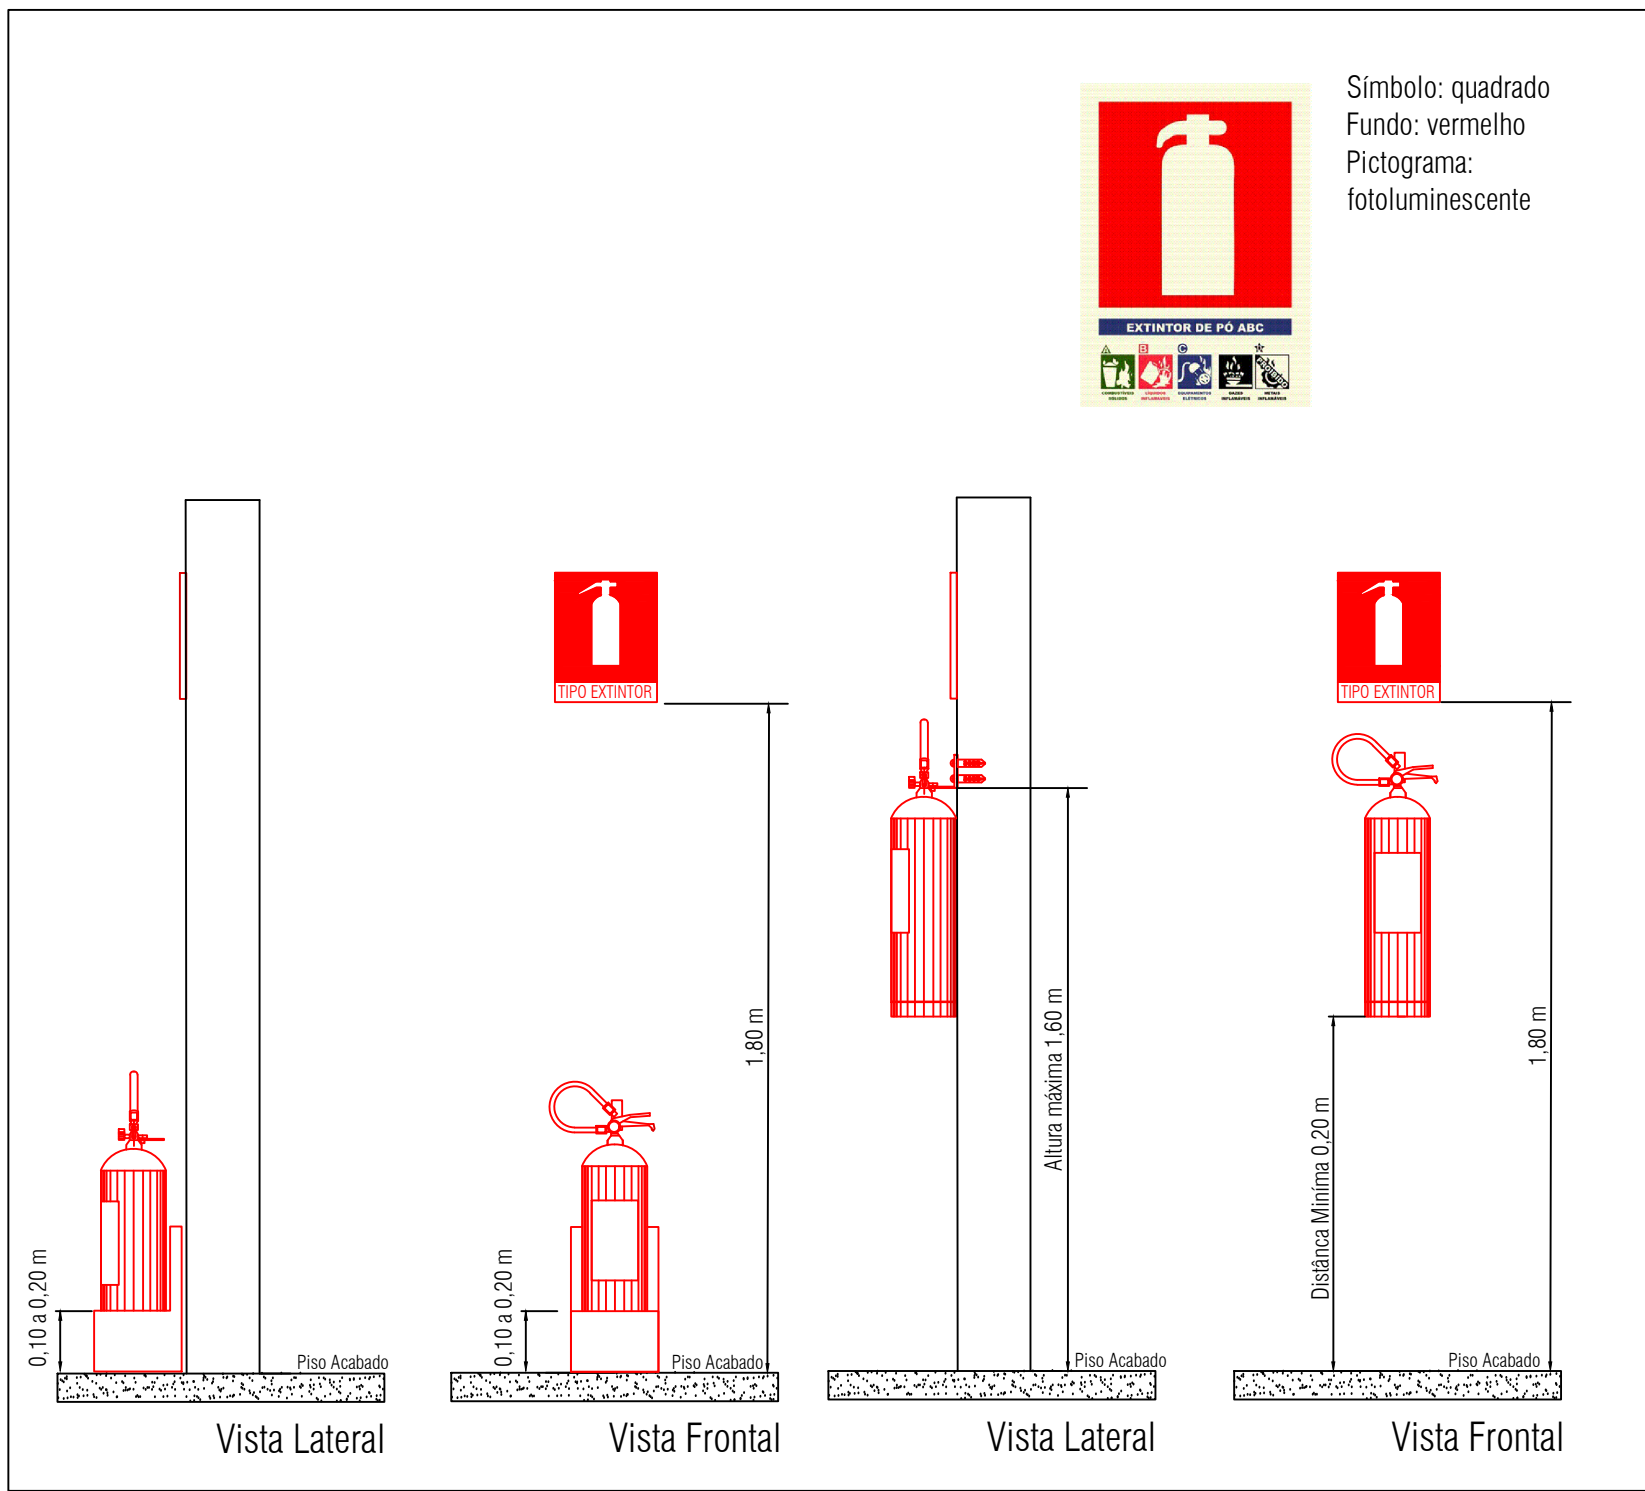


Detalhe da sinalização dos extintores
Sem escala

TABELA - Sinalização de Proibição				
CÓD.	SÍMBOLO	SIGNIFICADO	FORMA E COR	APLICAÇÃO
P1		Proibido fumar	Símbolo: circular Fundo: branca Pictograma: preta Faixa circular e barra diametral: vermelha	Todo local onde fumar pode aumentar o risco de incêndio



Detalhe da sinalização das saídas de emergência
Sem escala

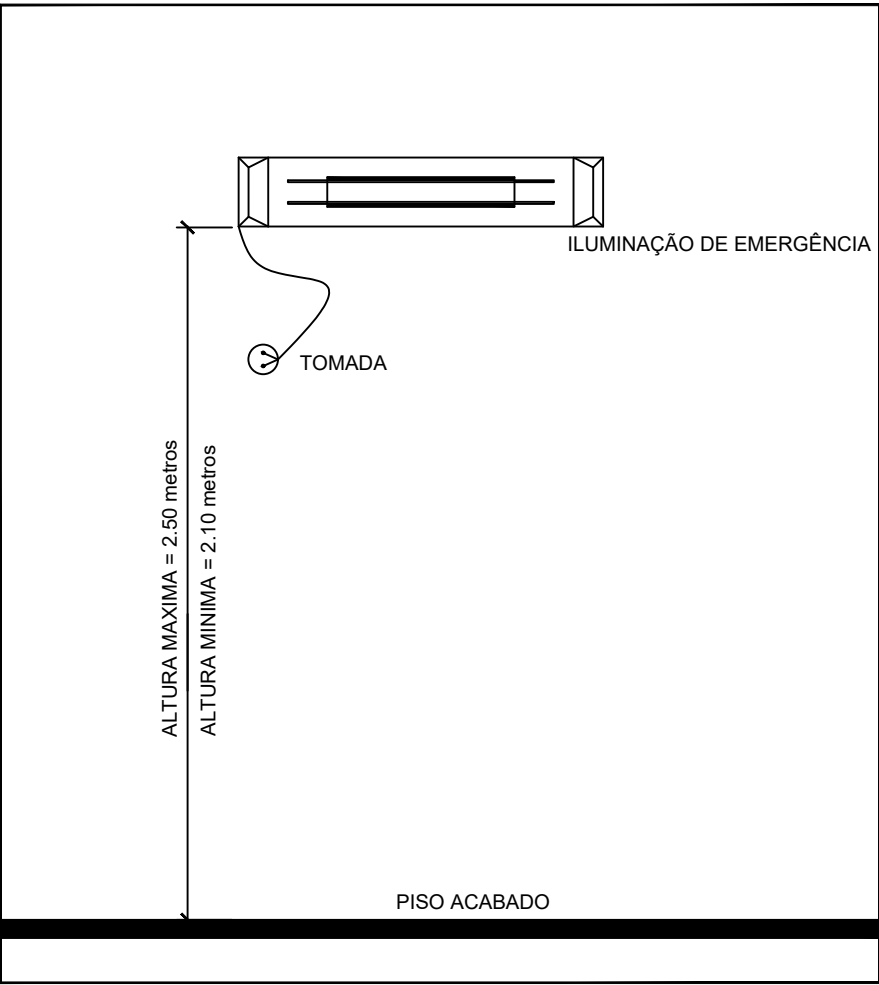

Detalhe da iluminação de emergência
Sem escala

ESTADO DE GOIÁS

CORPO DE BOMBEIROS MILITAR


PROCESSO N.º 152160/22

1. () Aprovação Inicial do projeto;
2. () Substituição de Projeto, Protocolo original nº
3. () Com Parecer Técnico: n.º
4. () Projeto de Arquivo, Data da construção da edificação:
(Somente para edificações comprovadamente construídas em data anterior a 10/03/2007, conforme NT-411).


PROCESSO ANALISADO E APROVADO DIGITALMENTE

A aprovação deste processo somente terá validade com a apresentação do respectivo Certificado de Aprovação, o qual será disponibilizado no site do Corpo de Bombeiros Militar do Estado de Goiás - CBMGO (www.bombeiros.go.gov.br).
As informações relativas a este processo e a autenticidade de sua aprovação poderão ser consultadas no site do CBMGO, de acordo com os dados e orientações constantes no Certificado de Aprovação.


PROJETO DE PREVENÇÃO E COMBATE A INCÊNDIO E PÂNICO				
Edificação Escolar				
ENDEREÇO: AVENIDA GOIÁS, ESQUINA COM A RUA 04, S/Nº - TRAJANOÓPOLIS, PADRE BERNARDO - GO				
PRÓPRIETÁRIO: SECRETARIA MUNICIPAL DE EDUCAÇÃO/ESCOLA MUNICIPAL DIOGO BOTELHO				
R.T/AUTOR DO PROJETO: ENG. CIVIL - HIGO MACHADO DA SILVA - CREA 22142/D-DF				
ÁREA TERRENO	ÁREA TOTAL DE CONSTRUÇÃO	PAYMENTS	ESCALA	DATA
2.969,26 m²	2.036,49 m²	1	INDICADA	09/2022
- PLANTA BAIXA TERRENO; - PLANTA DE SITUAÇÃO; - QUADRO RESUMO; - TABELA DE ESQUADRIAS; - QUADRO DE ÁREAS; - NOTAS.				FRANCHA: 02/03

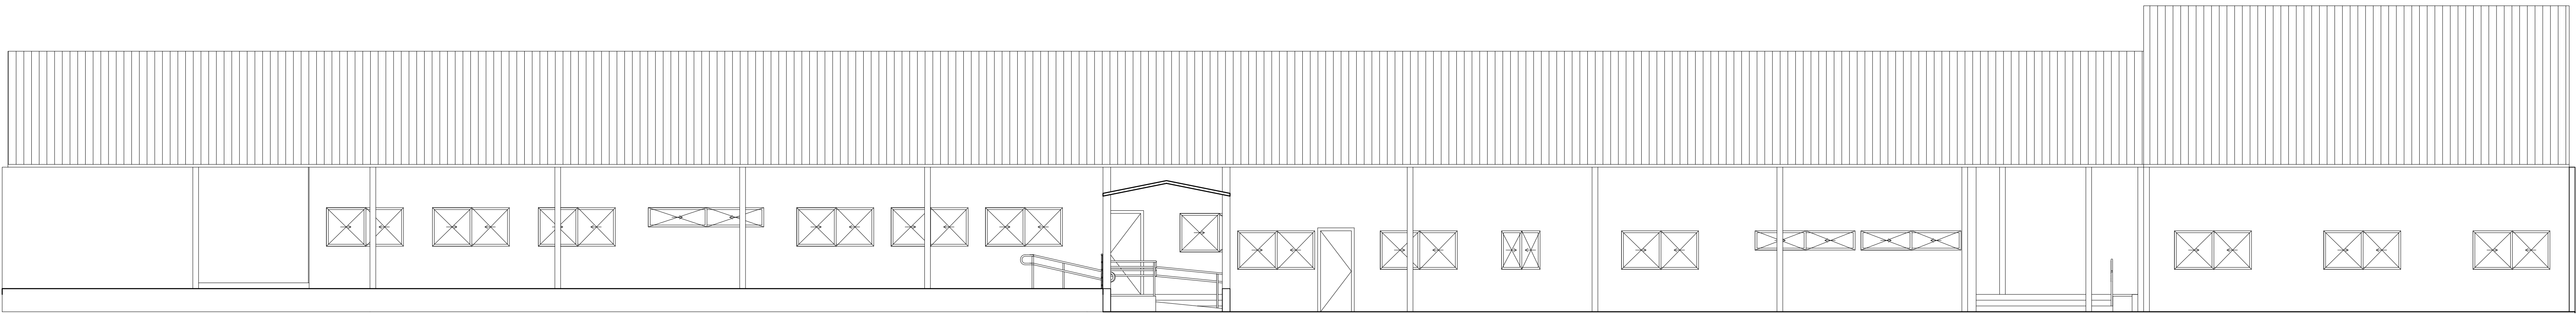


FACHADA FRONTAL

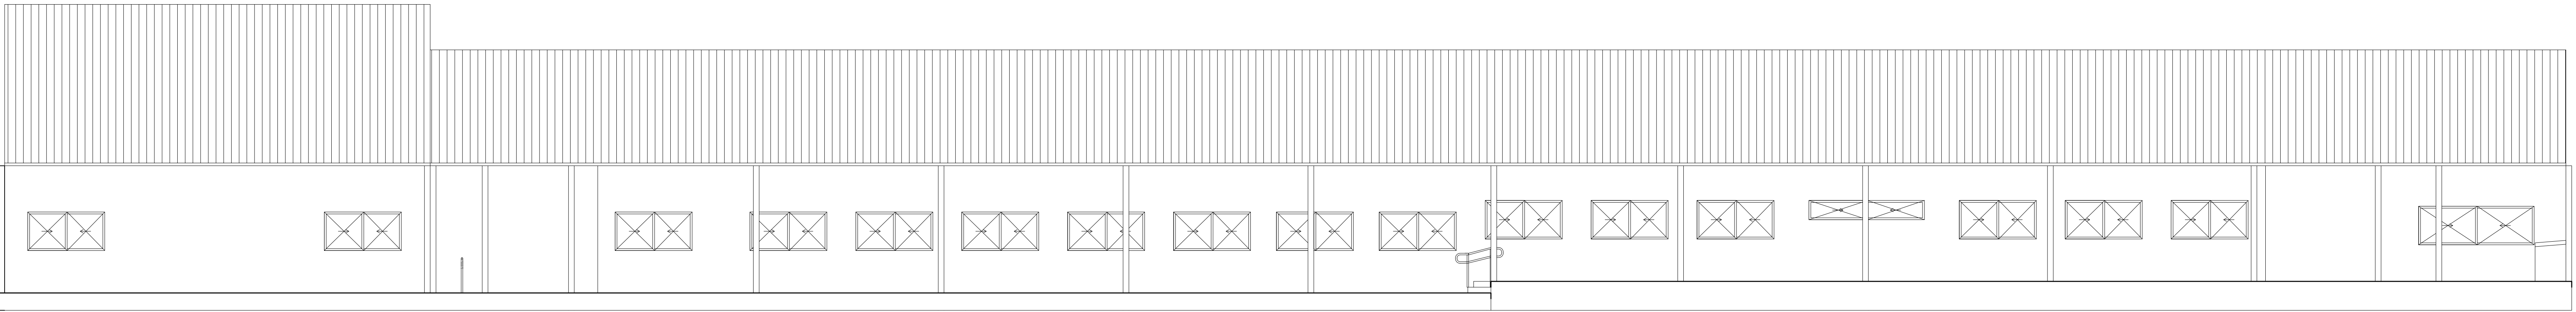


FACHADA POSTERIOR

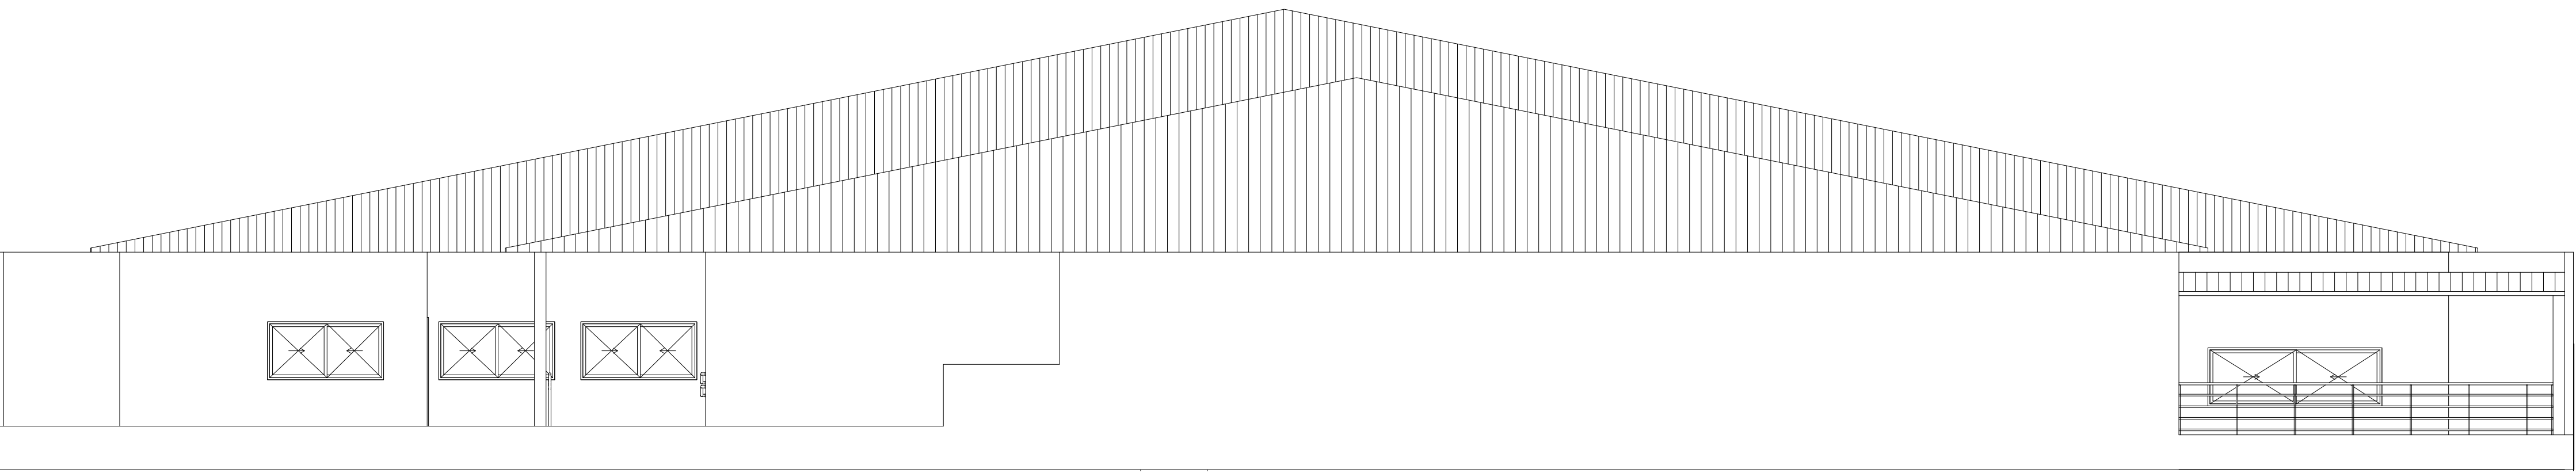


FACHADA LATERAL ESQUERDA

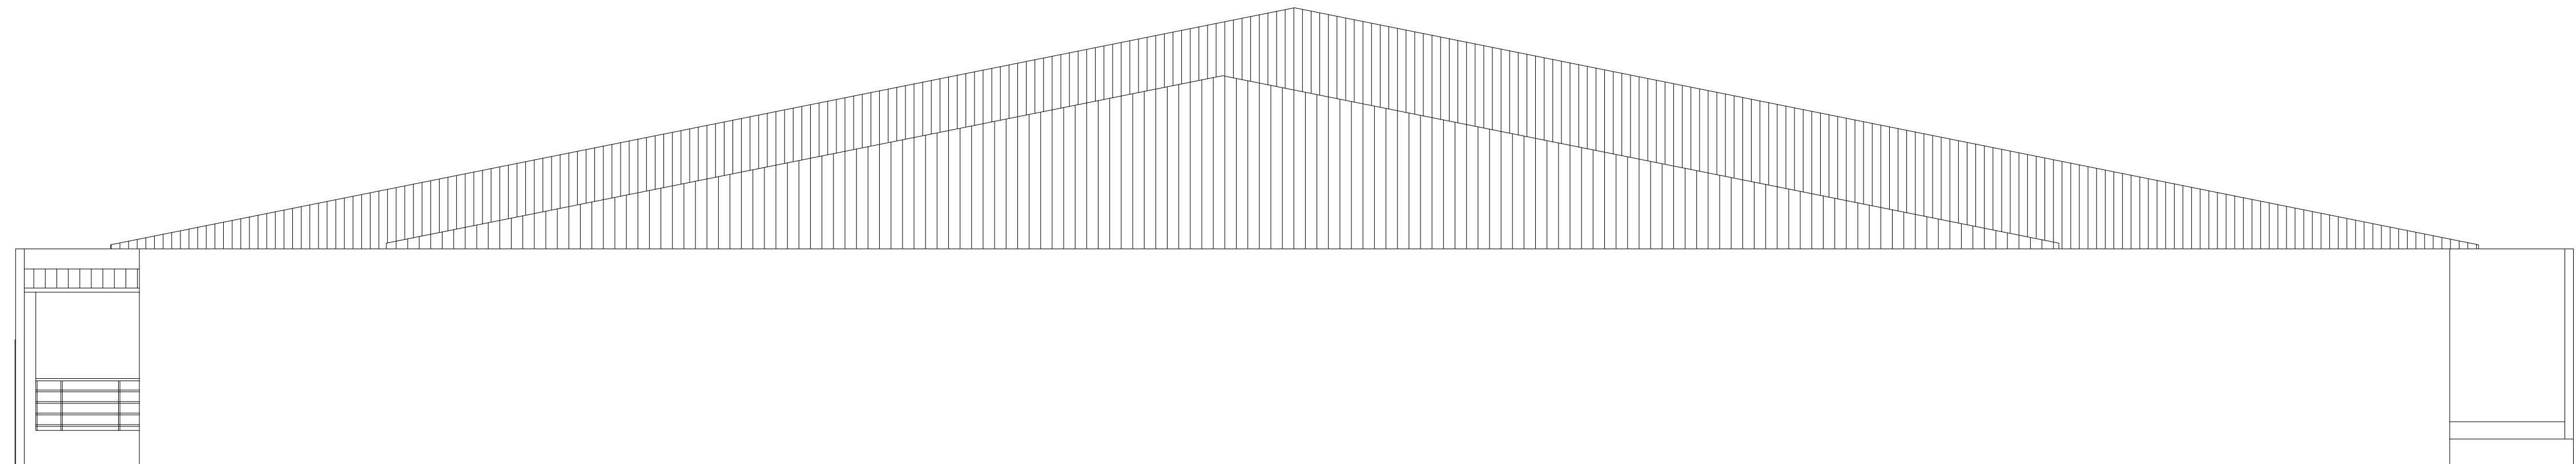

FACHADA LATERAL DIREITA

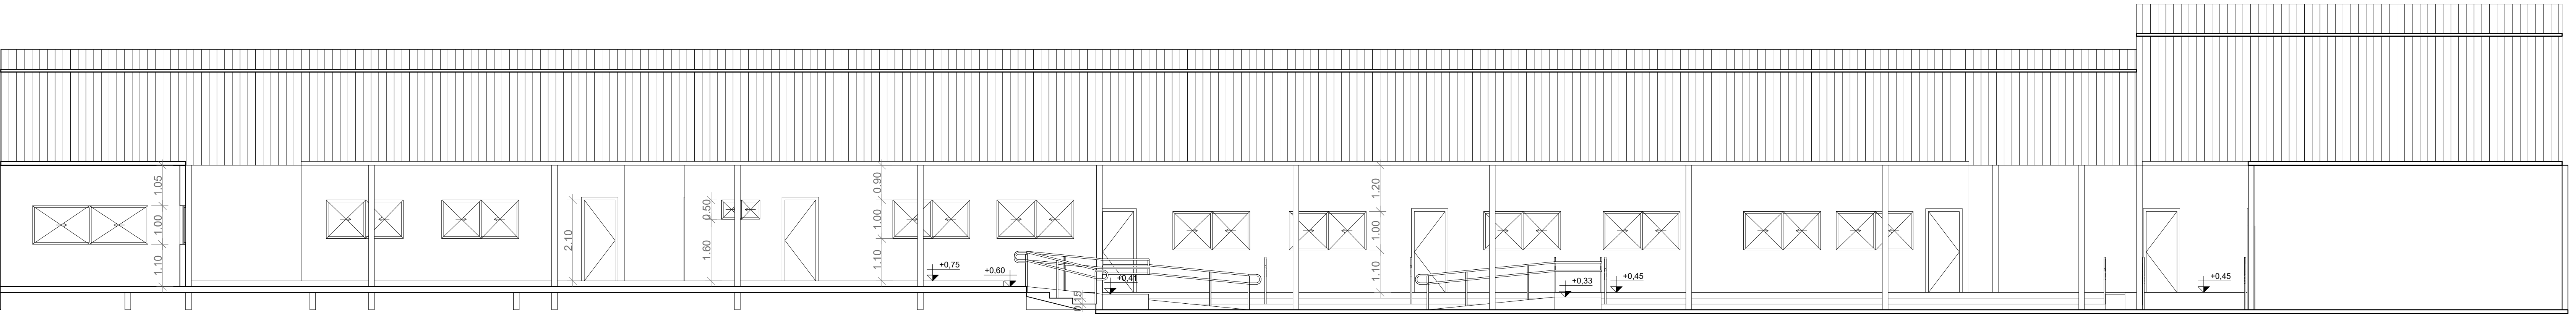

CORTE A

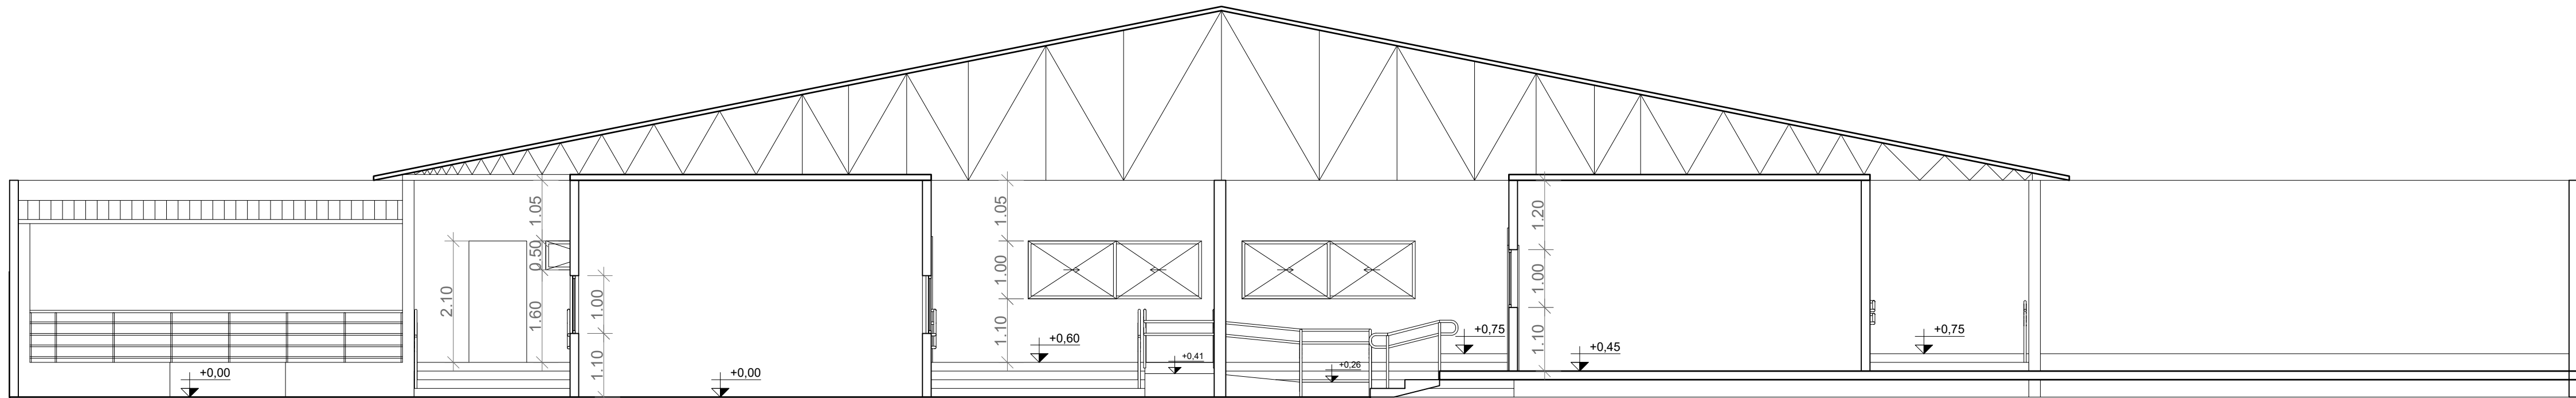

CORTE B



ESTADO DE GOIÁS
CORPO DE BOMBEIROS MILITAR
PROCESSO N.º 152160/22

1. (x) Aproveitamento inicial do projeto;
2. () Substituição de Projeto, Protocolo original nº _____;
3. () Com Parecer Técnico, nº _____;
4. () Projeto de Arquiteto, Data da construção da edificação: _____
(*Somente para edificações comprovadamente construídas em data anterior a 10/03/2007, conforme NT-411).

PROCESSO ANALISADO E APROVADO DIGITALMENTE

A aprovação deste processo somente terá validade com a apresentação do respectivo Certificado de Aprovação, o qual será disponibilizado no site do Corpo de Bombeiros Militar do Estado de Goiás - CBMGO (www.bombeiros.go.gov.br).
As informações relativas a este processo e a autenticidade de sua aprovação poderão ser consultadas no site do CBMGO, de acordo com os dados e orientações constantes no Certificado de Aprovação.

PROJETO DE PREVENÇÃO E COMBATE A INCÊNDIO E PÂNICO

Edificação Escolar

SUBREDO: AVENIDA GOIÁS, ESQUINA COM A RUA 04, S/Nº - TRAJANOÓPOLIS, PADRE BERNARDO - GO

PROPRIETÁRIO: SECRETARIA MUNICIPAL DE EDUCAÇÃO/ESCOLA MUNICIPAL DIOGO BOTELHO

R.T/AUTOR DO PROJETO: ENG. CIVIL - HIGO MACHADO DA SILVA - CREA 22142/D-DF

ÁREA TERRENO	ÁREA TOTAL DE CONSTRUÇÃO	PAVIMENTOS	ESCALA	DATA
2.969,26 m²	2.036,49 m²	1	INDICADA	09/2022

- PLANTA BAIXA TÉRREDO;
- PLANTA DE SITUAÇÃO;
- QUADRO RESUMO;
- TABELA DE ESQUADRIAS;
- QUADRO DE ÁREAS;
- NOTAS.

FRANCHA:
02/03