

Rod. Transamazônica

# AVENIDA VILA BONITA


EXTENSÃO 400 METROS

**Legenda**


-  AVENIDA VILA BONITA
-  PF (3°42'48.67"S; 53°42'42.43"O)
-  PI (3°42'35.83"S; 53°42'45.64"O)



200 m

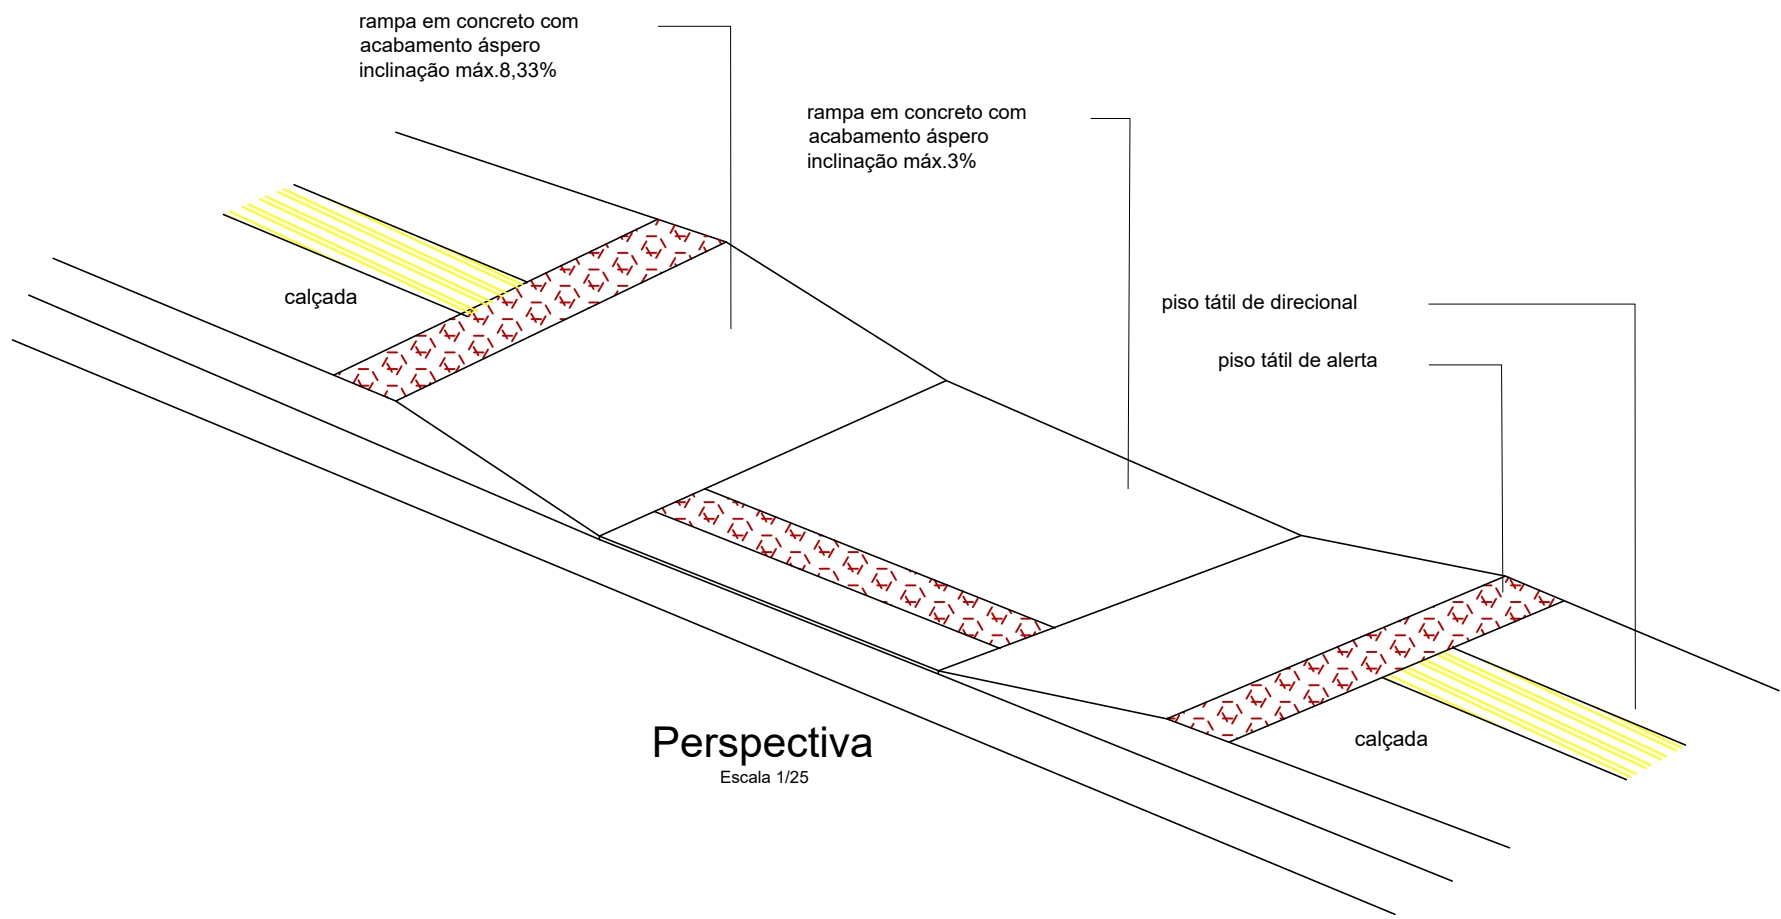


Perspectiva  
Escala 1/25

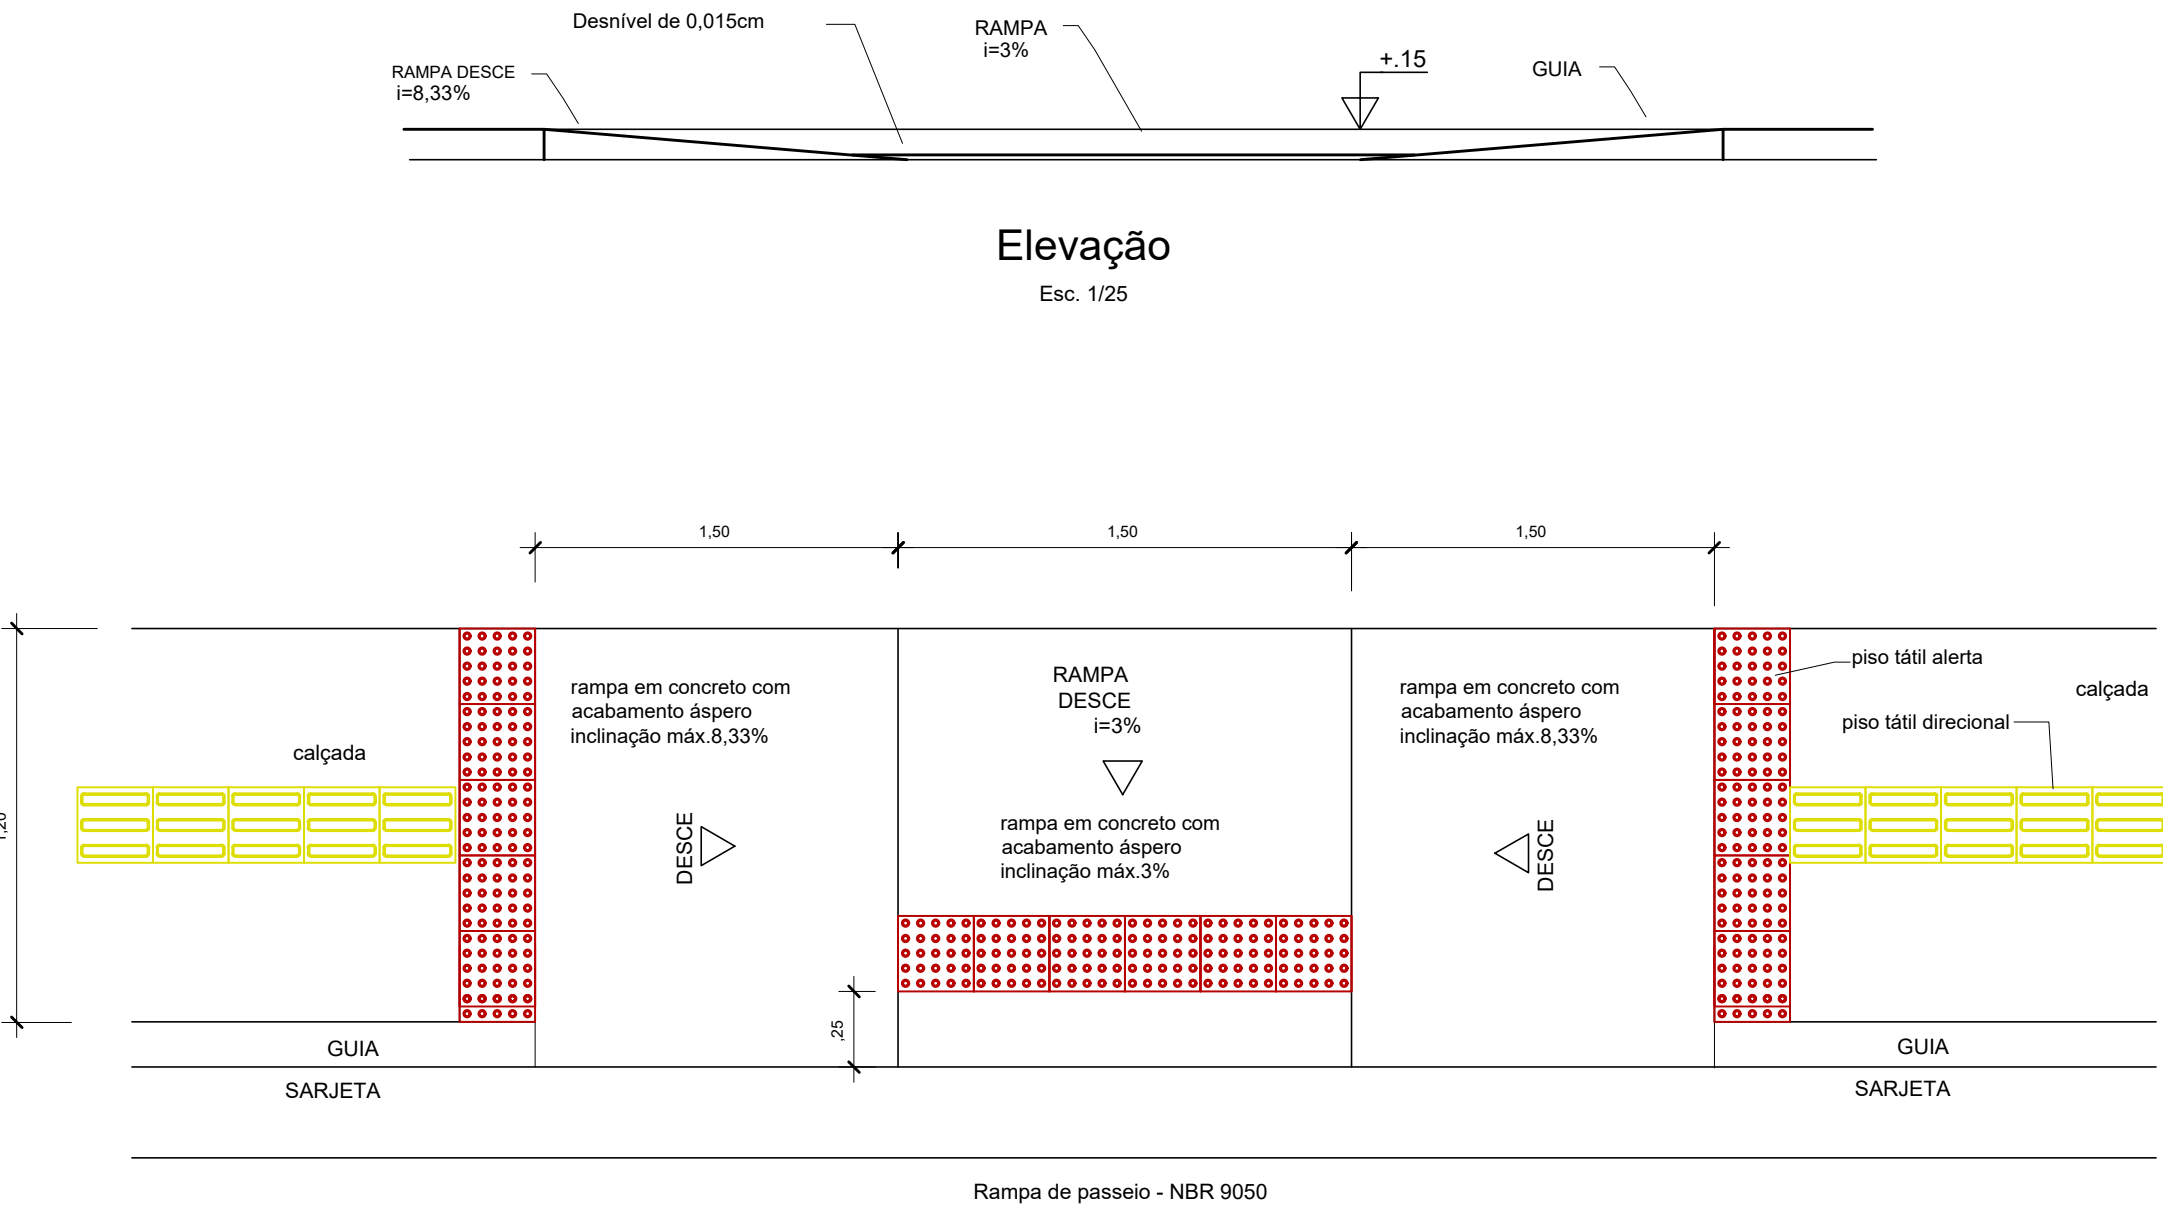


Elevação  
Esc. 1/25


Rampa  
Sem Escala

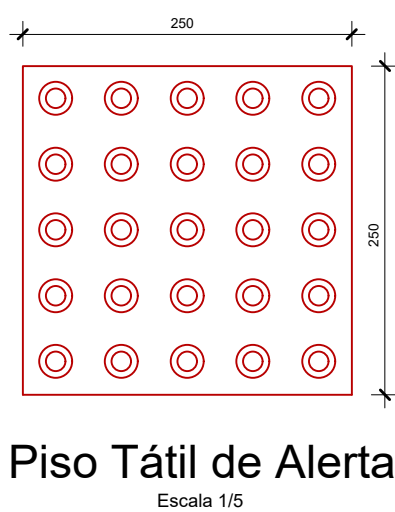


Piso Tátil de Alerta  
Escala 1/5

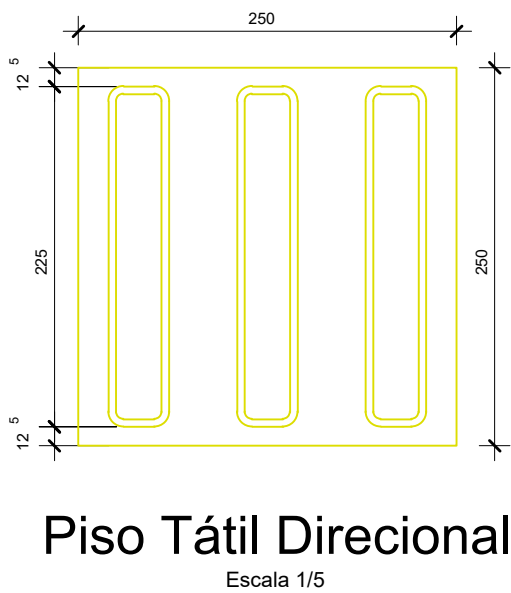


Piso Tátil Direcional  
Escala 1/5

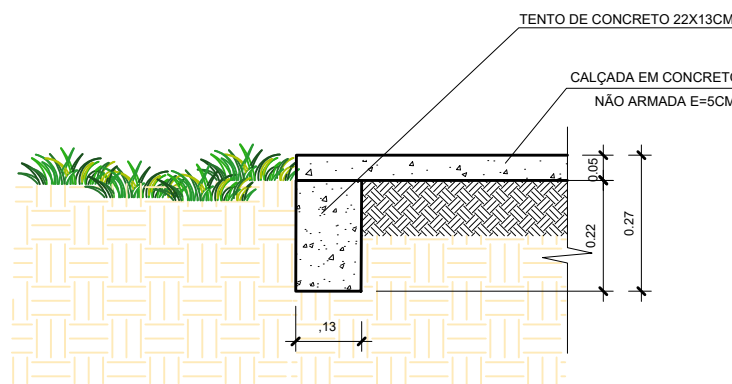


Det. Teto Calçada  
Escala 1/15

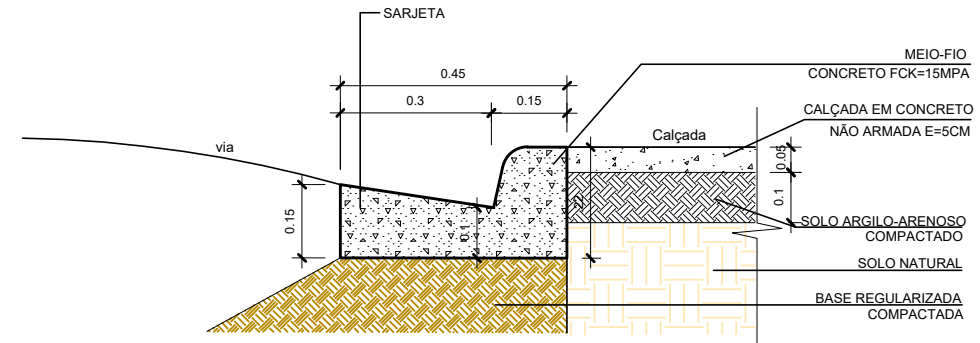


Det. Meio-fio e sarjeta  
Escala 1/15

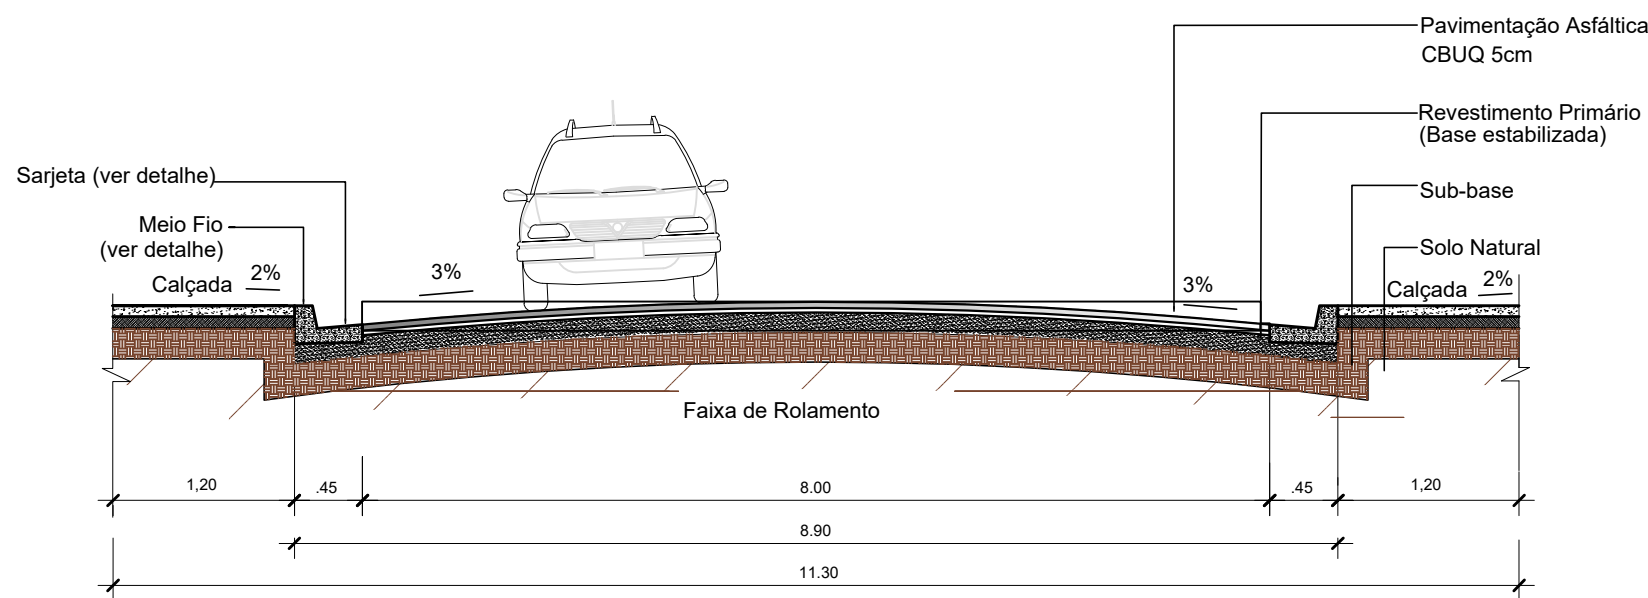

Corte da Via  
Escala 1/50

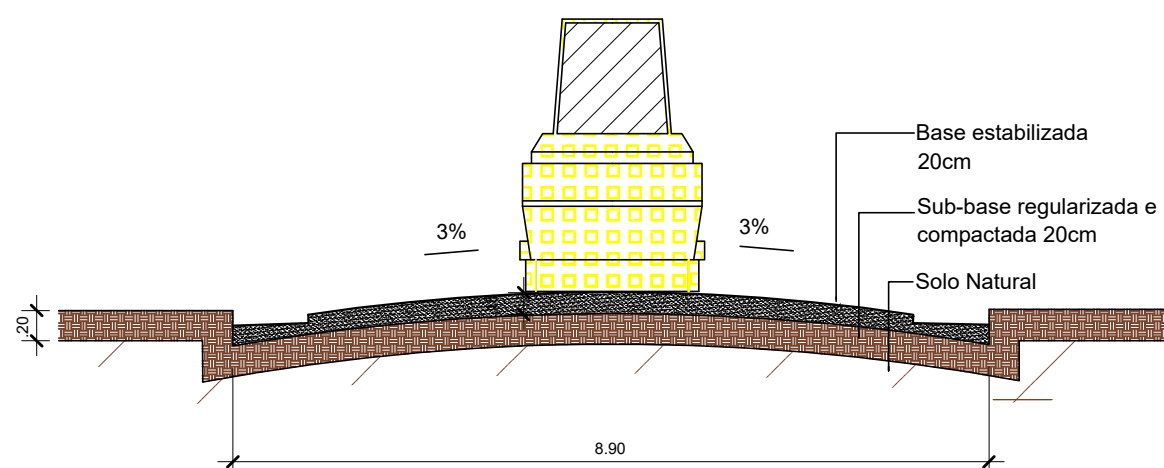

Det. Terraplanagem  
Escala 1/50

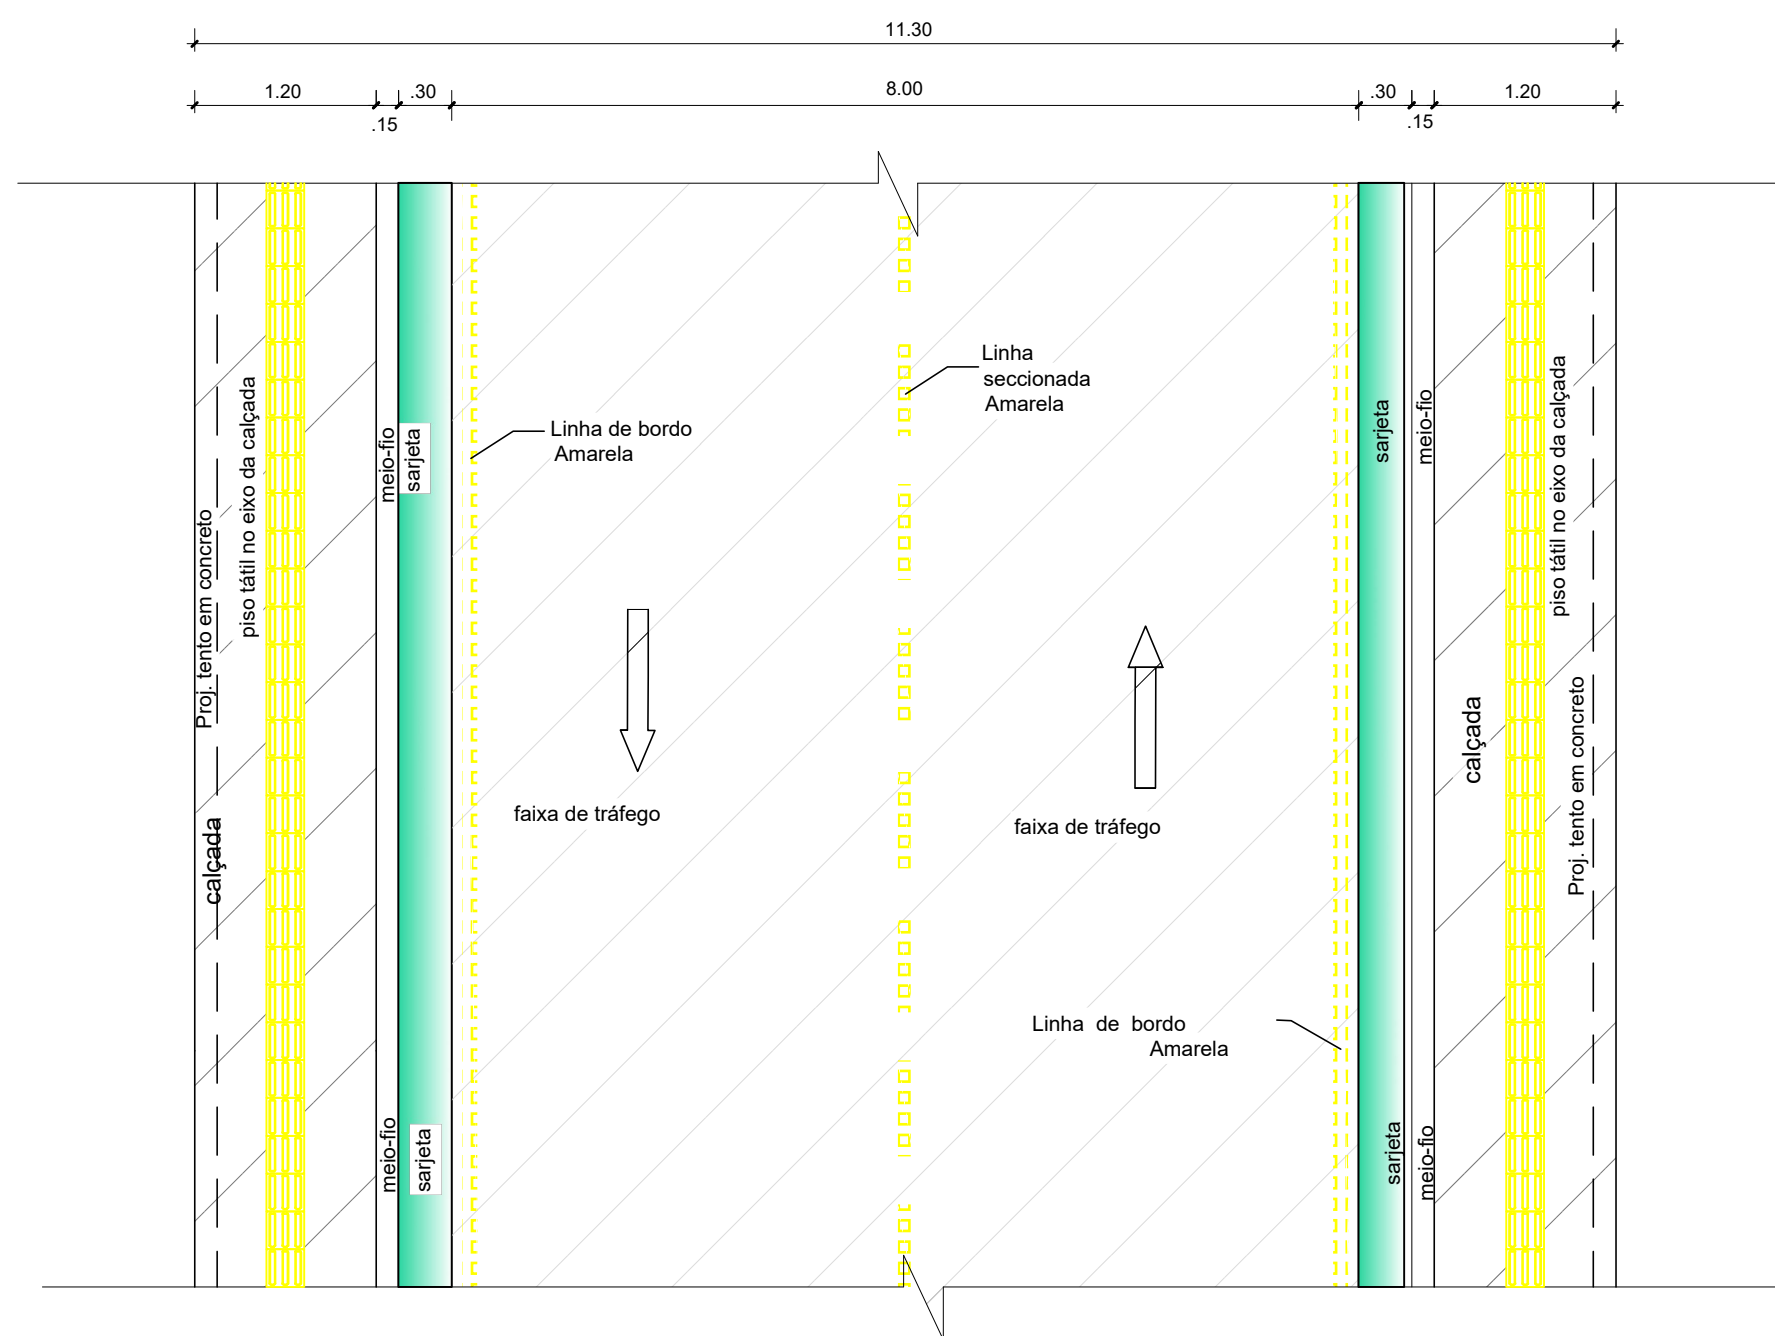

Planta Baixa  
Escala 1/50

NOTAS

- Em todos os acessos existentes de veículos haverá rebaixamento do meio fio à altura de 5cm (onde houver meio-fio)
- a drenagem será superficial e/ou profunda, ver detalhe na prancha de drenagem;
- verificar detalhes construtivos pertinentes nas pranchas de detalhamento;
- em caso de conflito de informações entre o projeto gráfico e o memorial descritivo, prevalece a informação contida nos desenhos;
- alterações neste projeto somente com autorização expressa do autor

REFERÊNCIA BIBLIOGRÁFICA:

ÁLBUM DE PROJETOS-TIPO DE DISPOSITIVOS DE DRENAGEM  
Brasil. Departamento Nacional de Infraestrutura de Transportes. Diretoria Geral. Diretoria Executiva. Instituto de Pesquisas Rodoviárias.  
Álbum de projetos – tipo de dispositivos de drenagem.  
3. ed. - Rio de Janeiro, 2010.  
n.p. (IPR. Publ., 736).  
1. Rodovias - Drenagem - Projetos. I. Série. II. Título.



PREFEITURA MUNICIPAL  
DE URUARÁ

|                                                         |                    |                     |
|---------------------------------------------------------|--------------------|---------------------|
| LOCAL:<br>PERÍMETRO URBANO DE URUARÁ-PA                 | DATA:<br>05/2026   | ESCALA:<br>INDICADA |
| ASSUNTO:<br>PAVIMENTAÇÃO DE VIAS NO MUNICÍPIO DE URUARÁ | FRANCHA:           |                     |
| CONTEÚDO:<br>PLANTA BAIXA<br>DETALHAMENTO E CORTES      | DET<br>01/01       |                     |
| DESENHO CAD:                                            | PETERSON BATTISTON |                     |