

RUA A

EXTENSÃO 210 METROS

Legenda

- PF (3°43'12.01"S; 53°44'30.64"O)
- PI (3°43'13.70"S; 53°44'37.23"O)
- RUA A

Estr. Vidal 180 Sul

R. Castro Alves

R. Castro Alves

R. Castro Alv

PI (3°43'13.70"S; 53°44'37.23"O)

R. A

PF (3°43'12.01"S; 53°44'30.64"O)

R. Valê do Xingu

Av. Colás

Av. Colás


Av. Colás

Google Earth


Image © 2026 Airbus

100 m




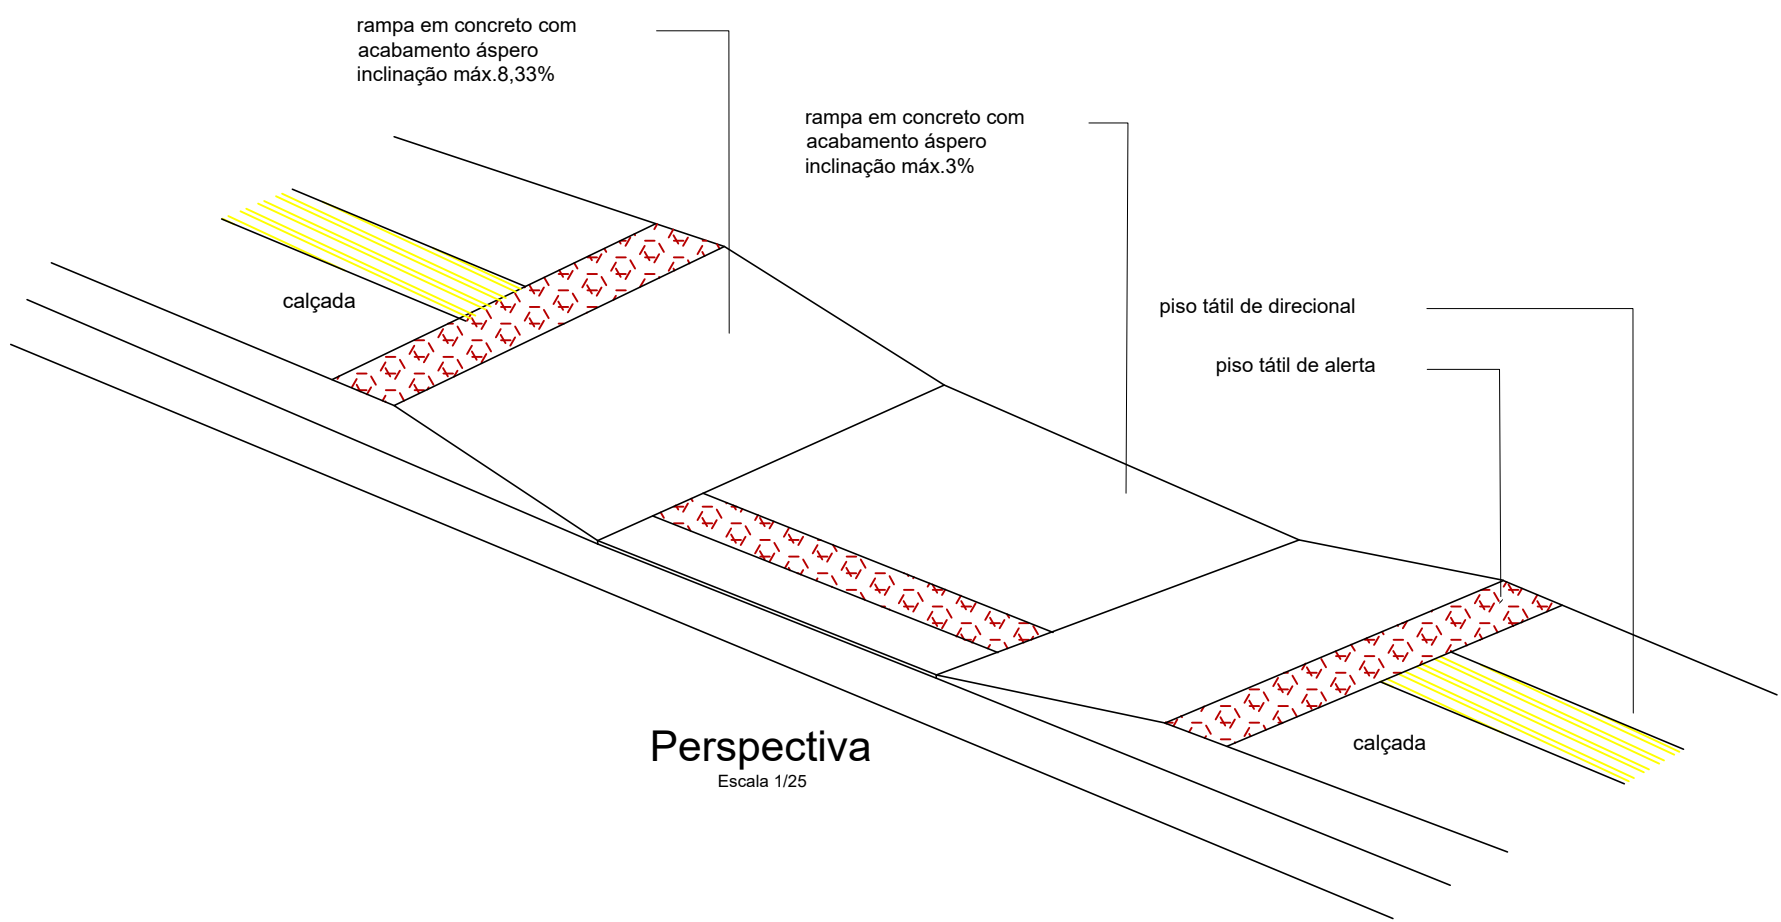

Perspectiva
Escala 1/25

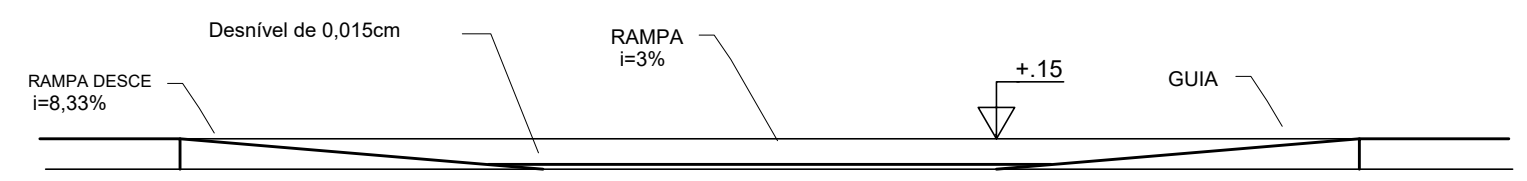

Elevação
Esc. 1/25

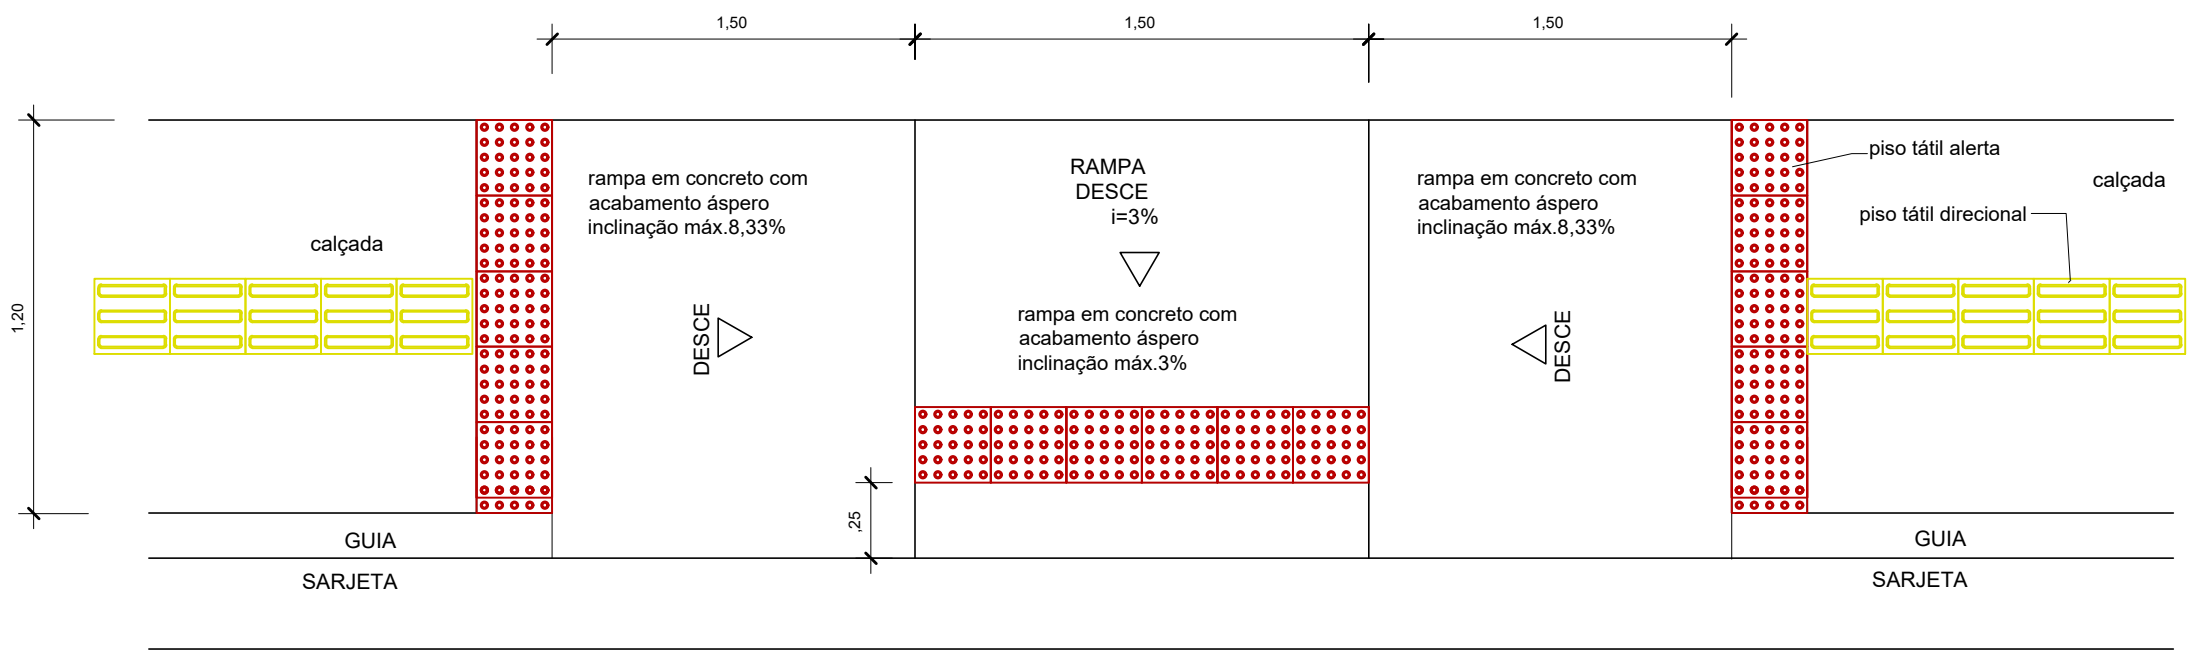


Rampa
Sem Escala


- NOTAS
- Em todos os acessos existentes de veículos haverá rebaixamento do meio fio à altura de 5cm (onde houver meio-fio)
 - a drenagem será superficial e/ou profunda, ver detalhe na prancha de drenagem;
 - verificar detalhes construtivos pertinentes nas pranchas de detalhamento;
 - em caso de conflito de informações entre o projeto gráfico e o memorial descritivo, prevalece a informação contida nos desenhos;
 - alterações neste projeto somente com autorização expressa do autor

REFERÊNCIA BIBLIOGRÁFICA:


ALBUM DE PROJETOS-TIPO DE DISPOSITIVOS DE DRENAGEM
Brasil. Departamento Nacional de Infraestrutura de Transportes. Diretoria Geral. Diretoria Executiva. Instituto de Pesquisas Rodoviárias.
Album de projetos – tipo de dispositivos de drenagem.
3. ed. - Rio de Janeiro, 2010.
n.p. (IPR. Publ., 736).
1. Rodovias - Drenagem - Projetos. I. Série. II. Título.

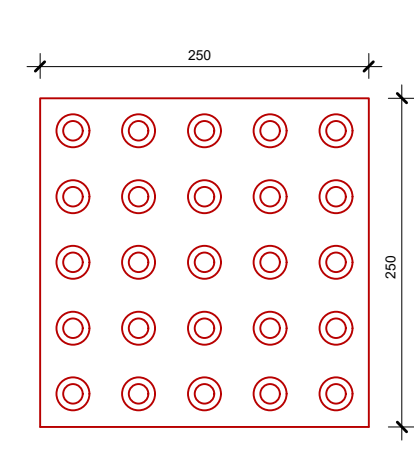


Piso Tátil de Alerta
Escala 1/5

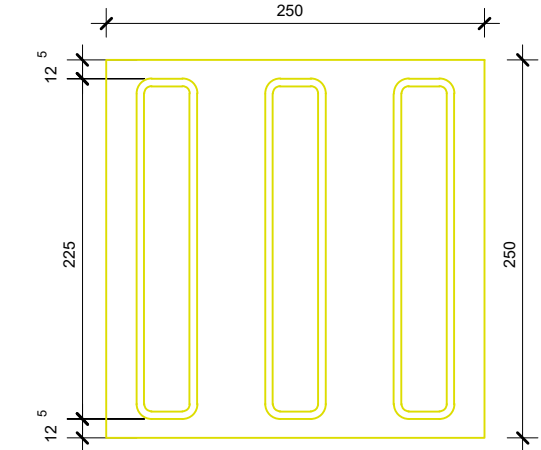


Piso Tátil Direcional
Escala 1/5

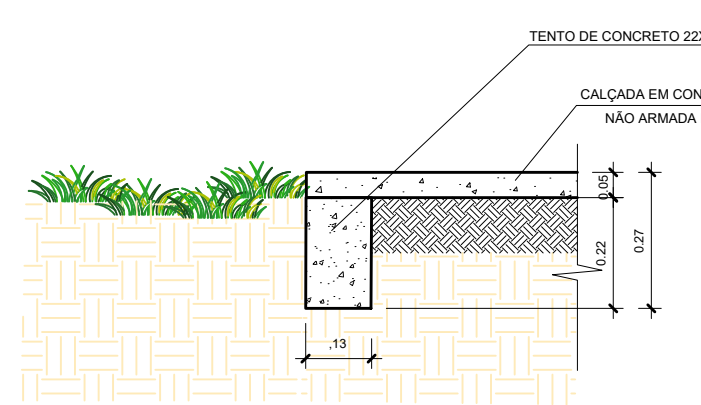


Det. Tento Calçada
Escala 1/15

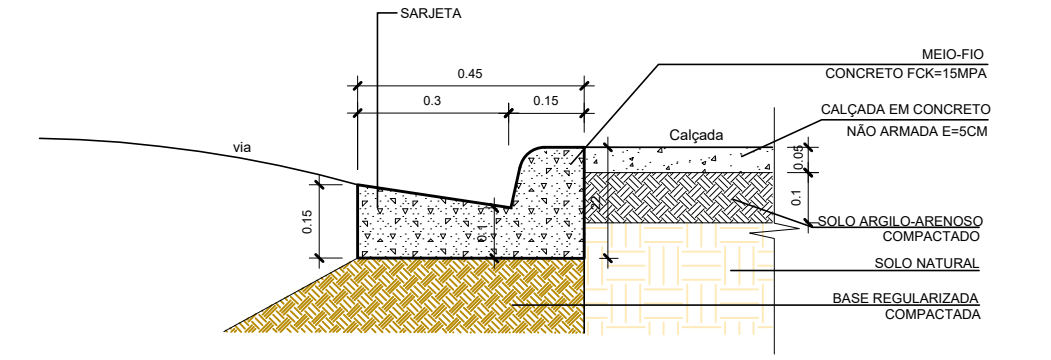


Det. Meio-fio e sarjeta
Escala 1/15

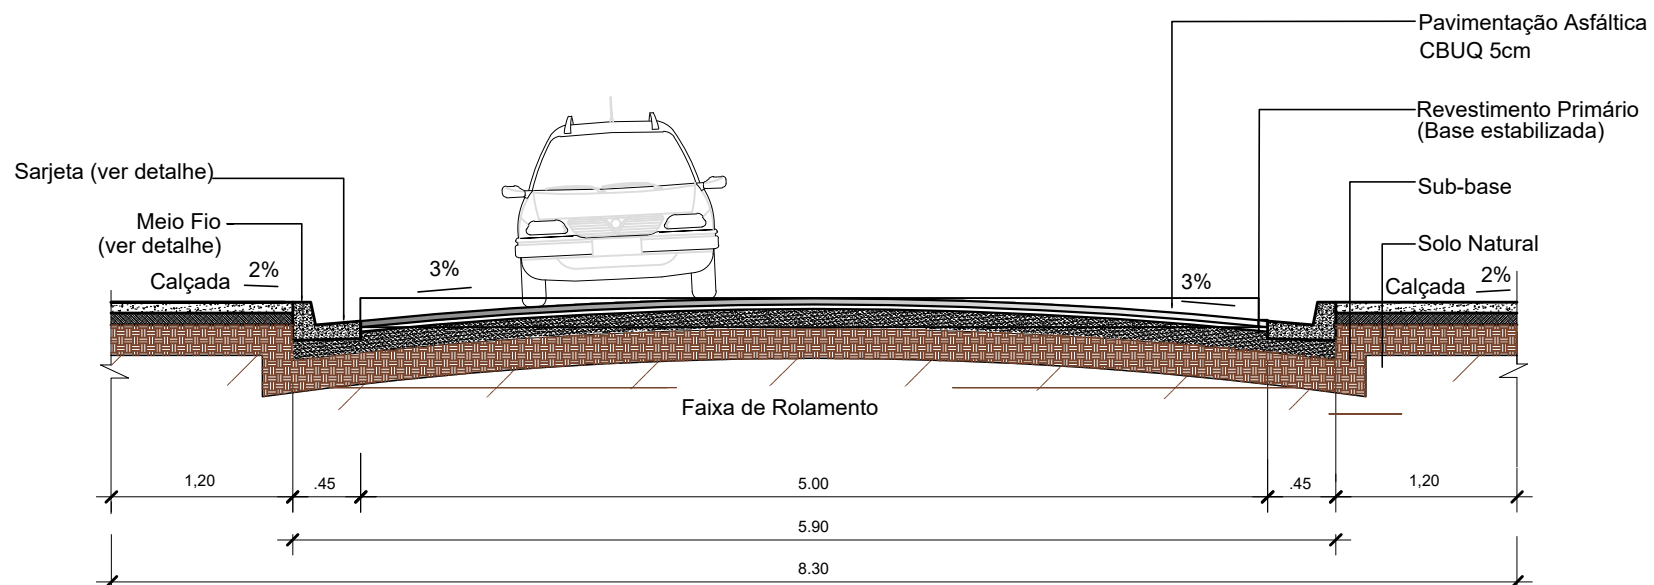

Corte da Via
Escala 1/50

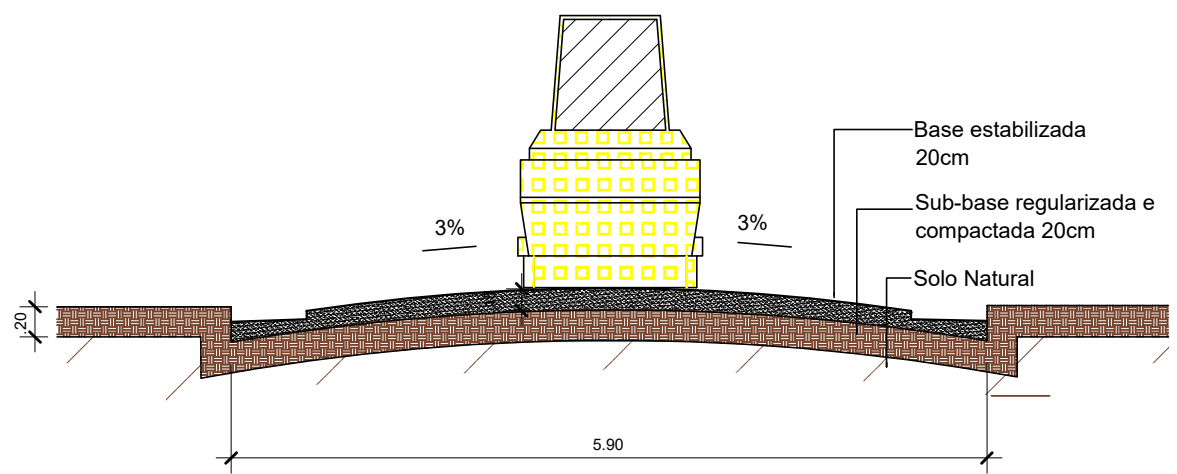

Det. Terraplanagem
Escala 1/50

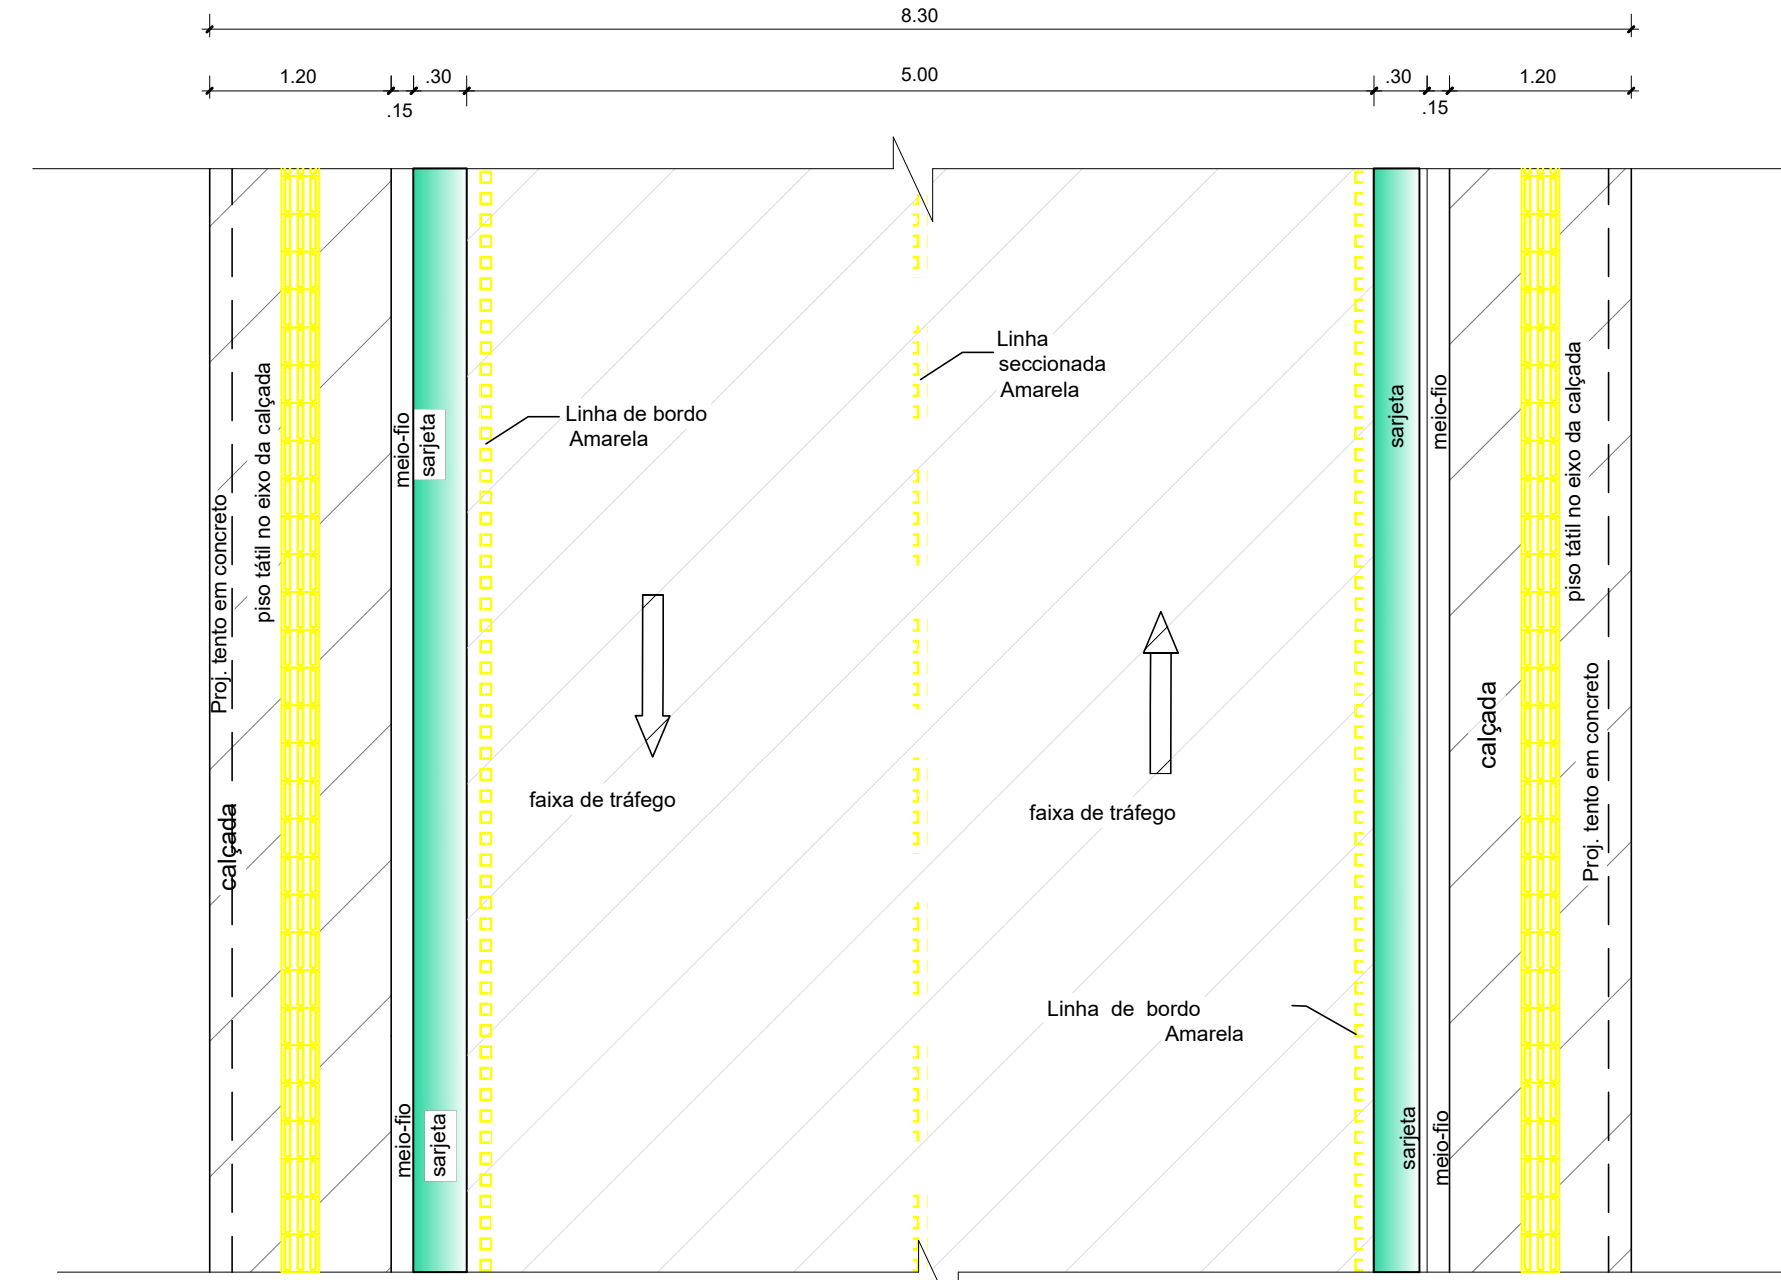

Planta Baixa
Escala 1/50

 PREFEITURA MUNICIPAL DE URURÁ		
LOCAL: PERÍMETRO URBANO DE URURÁ-PA	DATA: 05/2026	ESCALA: INDICADA
ASSUNTO: PAVIMENTAÇÃO DE VIAS NO MUNICÍPIO DE URURÁ		
CONTEUDO: PLANTA BAIXA DETALHAMENTO E CORTES		
DESENHO CAD.: PETERSON BATTISTON		
DET 01/01		