



Anotação de Responsabilidade Técnica - ART
Lei nº 6.496, de 7 de dezembro de 1977

CREA-PA

ART OBRA / SERVIÇO
Nº PA20261519399

Conselho Regional de Engenharia e Agronomia do Pará

INICIAL

1. Responsável Técnico

WILLIAMS JOSE GONCALVES DE ALMEIDA

Título profissional: **ENGENHEIRO CIVIL**

RNP: **1520057717**

Registro: **1520057717PA**

Empresa contratada: **PREFEITURA MUNICIPAL DE NOVO REPARTIMENTO**

Registro : **0000006628-PA**

2. Dados do Contrato

Contratante: **PREFEITURA MUNICIPAL DE NOVO REPARTIMENTO**

CPF/CNPJ: **34.626.416/0001-31**

AVENIDA GIRASSÓIS - QUADRA 25

Nº: **15**

Complemento:

Bairro: **MORUMBI**

Cidade: **NOVO REPARTIMENTO**

UF: **PA**

CEP: **68473000**

Contrato: **Não especificado**

Celebrado em: **27/04/2026**

Valor: **R\$ 1,00**

Tipo de contratante: **Pessoa Juridica de Direito Público**

Ação Institucional: **Órgão Público**

3. Dados da Obra/Serviço

RUA SURINAME

Nº: **LOTE 03**

Complemento: **QUADRA - 10**

Bairro: **VALE DO SOL II**

Cidade: **NOVO REPARTIMENTO**

UF: **PA**

CEP: **68473000**

Data de Início: **27/04/2026**

Previsão de término: **06/05/2026**

Coordenadas Geográficas: **-4.254811, -49.957441**

Finalidade: **SEM DEFINIÇÃO**

Código: **Não Especificado**

Proprietário: **PREFEITURA MUNICIPAL DE NOVO REPARTIMENTO**

CPF/CNPJ: **34.626.416/0001-31**

4. Atividade Técnica

	Quantidade	Unidade
14 - Elaboração		
35 - Elaboração de orçamento > CONSTRUÇÃO CIVIL > EDIFICAÇÕES > DE IMÓVEIS > #1.1.9.4 - PARA FINS INSTITUCIONAIS	400,00	m2
80 - Projeto > ELETROTÉCNICA > INSTALAÇÕES ELÉTRICAS > DE TUBULAÇÃO PARA INSTALAÇÕES ELÉTRICAS EM BAIXA TENSÃO > #11.10.2.3 - PARA FINS RESIDENCIAIS E COMERCIAIS	140,00	pontos
80 - Projeto > CONSTRUÇÃO CIVIL > INSTALAÇÕES HIDROSSANITÁRIAS > #1.4.4 - DE LIGAÇÃO INDIVIDUAL DE REDE DE ÁGUA	16,00	pontos
80 - Projeto > CONSTRUÇÃO CIVIL > INSTALAÇÕES HIDROSSANITÁRIAS > #1.4.5 - DE LIGAÇÃO INDIVIDUAL DE REDE DE ESGOTO	27,00	pontos

Após a conclusão das atividades técnicas o profissional deve proceder a baixa desta ART

5. Observações

ART REFERENTE AO ORÇAMENTO E PROJETOS ELÉTRICOS E HIDROSSANITÁRIOS PARA OBRA DA NOVA SEDE DA SECRETARIA MUNICIPAL DE MEIO AMBIENTE, NO MUNICÍPIO DE NOVO REPARTIMENTO-PA

6. Declarações

- Cláusula Compromissória: Qualquer conflito ou litígio originado do presente contrato, bem como sua interpretação ou execução, será resolvido por arbitragem, de acordo com a Lei no. 9.307, de 23 de setembro de 1996, por meio do Centro de Mediação e Arbitragem - CMA vinculado ao Crea-PA, nos termos do respectivo regulamento de arbitragem que, expressamente, as partes declaram concordar
- Declaro que estou cumprindo as regras de colocação e manutenção de placa legível e visível ao público enquanto durar a execução da obra, instalação e serviços, conforme estabelecido no artigo 16 da lei federal 5.194/66.
- Declaro que estou cumprindo as regras de acessibilidade previstas nas normas técnicas da ABNT, na legislação específica e no decreto n. 5296/2004.

7. Entidade de Classe

SINDICATO DOS ENGENHEIRO NO ESTADO DO PARÁ





Anotação de Responsabilidade Técnica - ART
Lei nº 6.496, de 7 de dezembro de 1977

CREA-PA

ART OBRA / SERVIÇO
Nº PA20261519399

Conselho Regional de Engenharia e Agronomia do Pará

INICIAL

8. Assinaturas

Declaro serem verdadeiras as informações acima

_____, _____ de _____ de _____
 Local data



Documento assinado eletronicamente
 com credenciais de login e senha

WILLIAMS JOSE GONCALVES DE ALMEIDA
 RNP: 1520057717
 Data: 30/04/2026 12:20:54

WILLIAMS JOSE GONCALVES DE ALMEIDA - CPF: 370.333.102-00

PREFEITURA MUNICIPAL DE NOVO REPARTIMENTO - CNPJ:
34.626.416/0001-31

9. Informações

* A ART é válida somente quando quitada, mediante apresentação do comprovante do pagamento ou conferência no site do Crea.

10. Valor

Valor da ART: **R\$ 108,39** Registrada em: **29/04/2026** Valor pago: **R\$ 108,39** Nosso Número: **12535781**

A autenticidade desta ART pode ser verificada em: <http://crea-pa.sitac.com.br/publico/>, com a chave: ZYY9y
 Impresso em: 30/04/2026 às 12:20:55 por: , ip: 168.121.105.152





LEGENDA

EDIFICAÇÕES

PROJETO ELÉTRICO



APROVAÇÃO:



PREFEITO:	VALDIR LEMES MACHADO
SECRETÁRIO:	RENAN E SILVA SILVESTRE PORTARIA N°32/2025-GAB
ENG. CIVIL:	WILLIAMS JOSÉ GONÇALVES DE ALMEIDA CREA/RNP 1520057717

DADOS DO PROJETO:

PREFEITURA MUNICIPAL DE NOVO REPARTIMENTO SECRETARIA MUNICIPAL DE GESTÃO E PLANEJAMENTO
OBRA: REFORMA E AMPLIAÇÃO DA EDIFICAÇÃO PARA FUNCIONAR A SEMMA
LOCAL: RUA SURINAME, QUADRA-10, LOTE 03 – BAIRRO VALE DO SOL II ZONA URBANA – NOVO REPARTIMENTO –PA
ASSUNTO: –PLANTA BAIXA

PRANCHA: 01/04
DATA: ABRIL/2026
ESCALA: INDICADA
VERSÃO: PROJETO BÁSICO

</

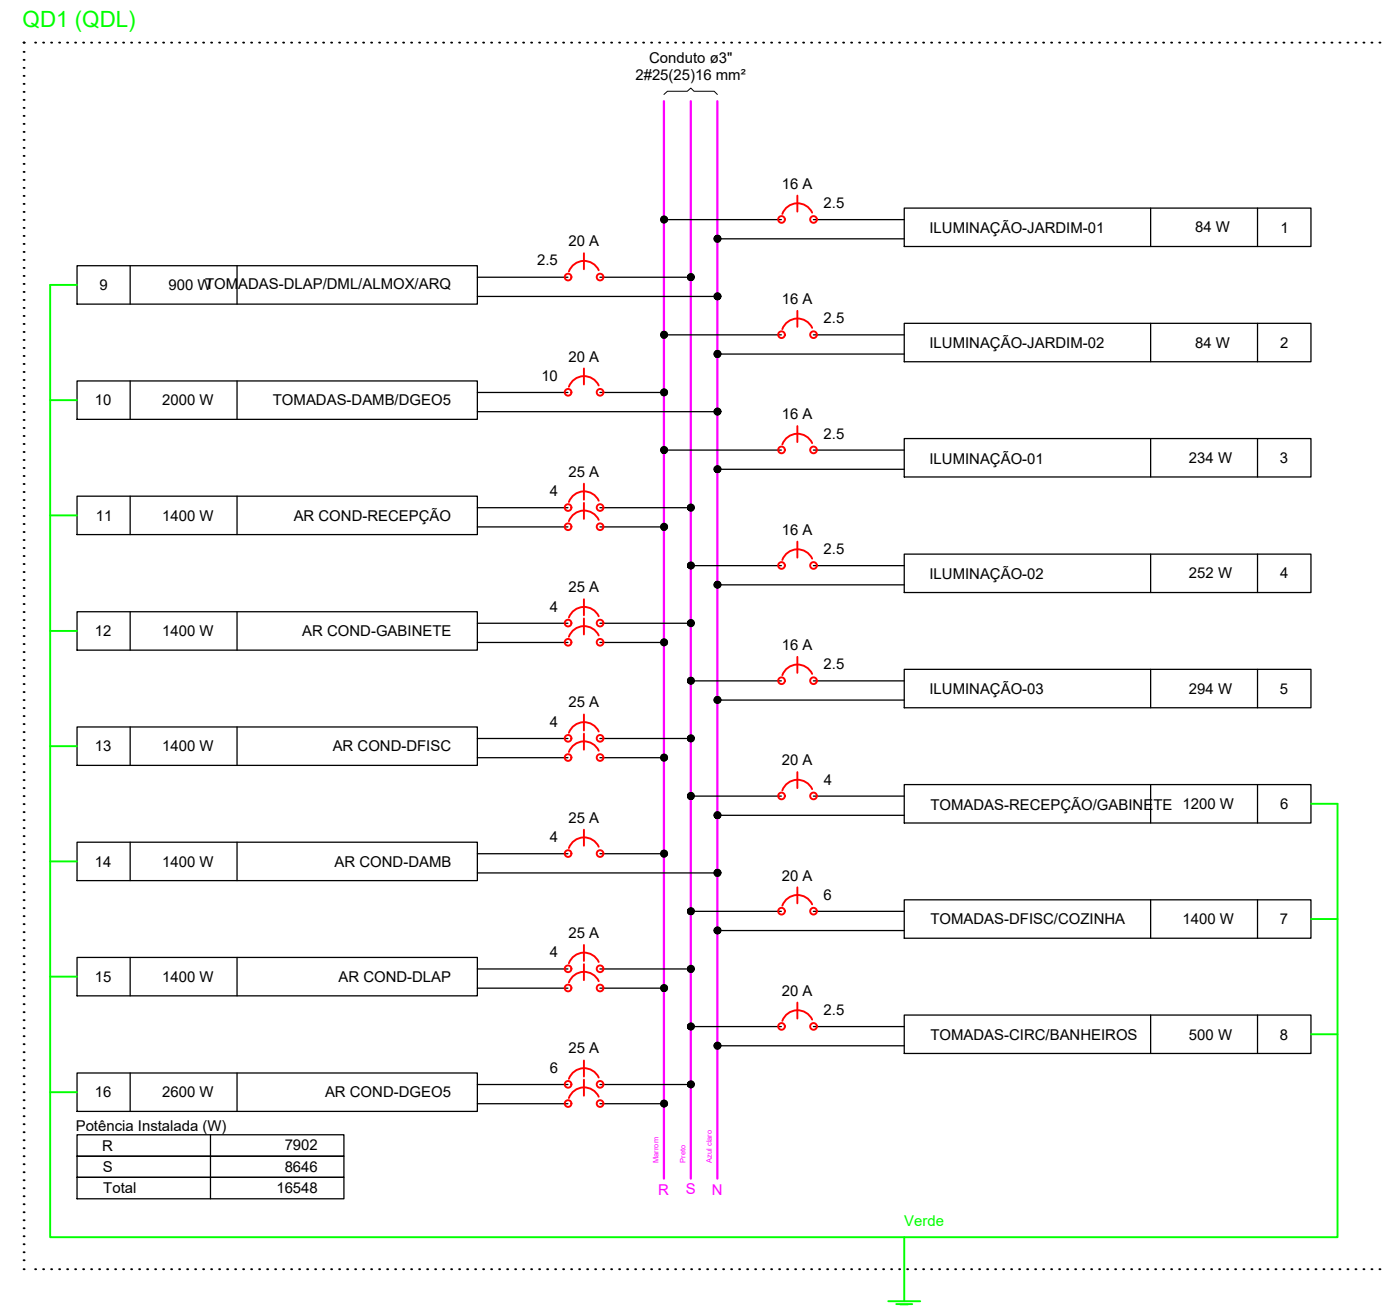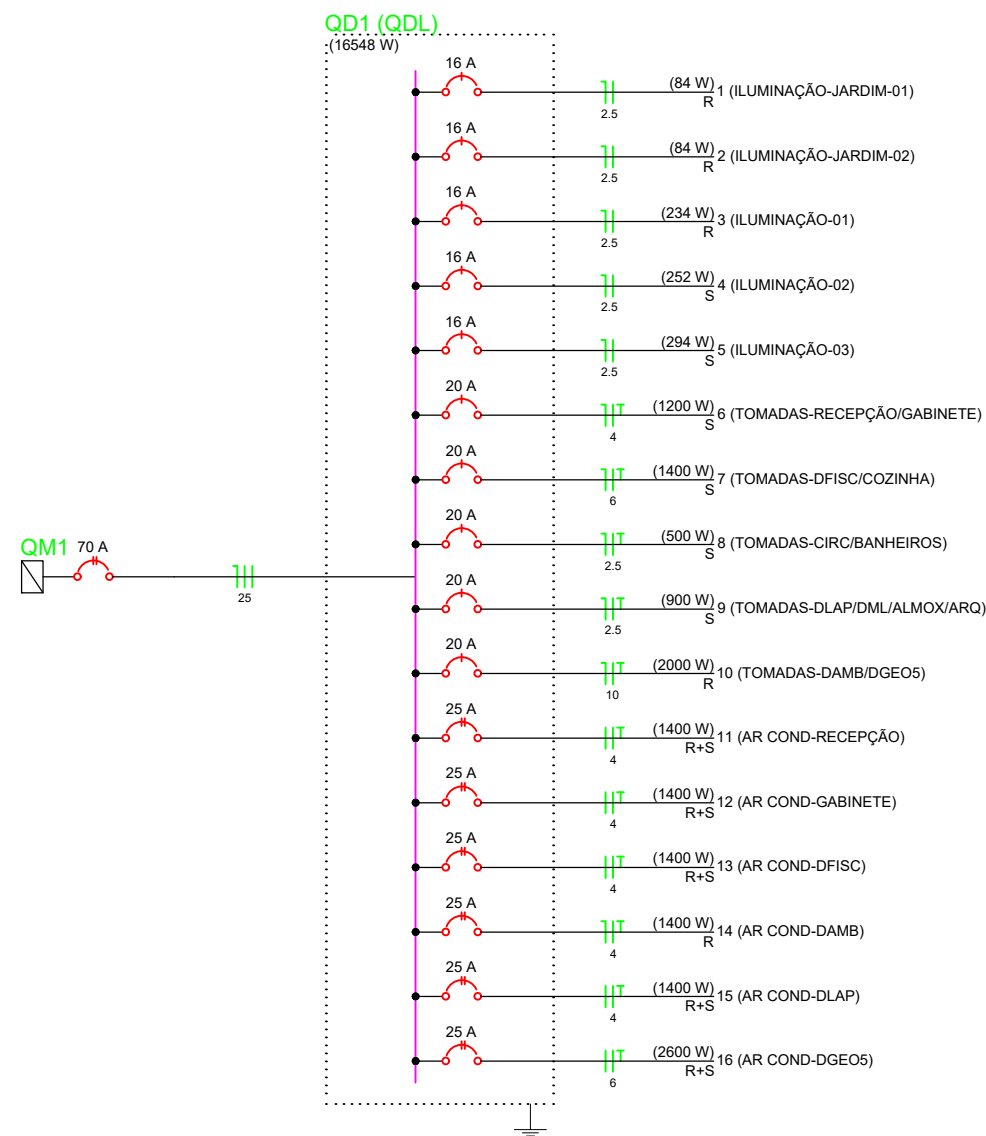

LEGENDA



EDIFICAÇÕES

APROVAÇÃO:

PREFEITO:

VALDIR LEMES MACHADO

SECRETÁRIO:

RENAN E SILVA SILVESTRE
PORTARIA N°32/2025-GAB

ENG. CIVIL: WILLIAMS JOSÉ GONÇALVES DE ALMEIDA
CREA/RNP 1520057717

PROJETO ELÉTRICO

DADOS DO PROJETO:

PREFEITURA MUNICIPAL DE NOVO REPARTIMENTO
SECRETARIA MUNICIPAL DE GESTÃO E PLANEJAMENTO

OBRA: REFORMA E AMPLIAÇÃO DA EDIFICAÇÃO PARA FUNCIONAR A SEMMA

LOCAL:
RUA SURINAME, QUADRA-10, LOTE 03 - BAIRRO VALE DO SOL II
ZONA URBANA - NOVO REPARTIMENTO -PA

ASSUNTO:
-DIAGRAMA UNI E MULTIFILAR

PRANCHA:

03/04

DATA:


ABRIL/2026

ESCALA:

INDICADA

VERSÃO:

PROJETO BÁSICO

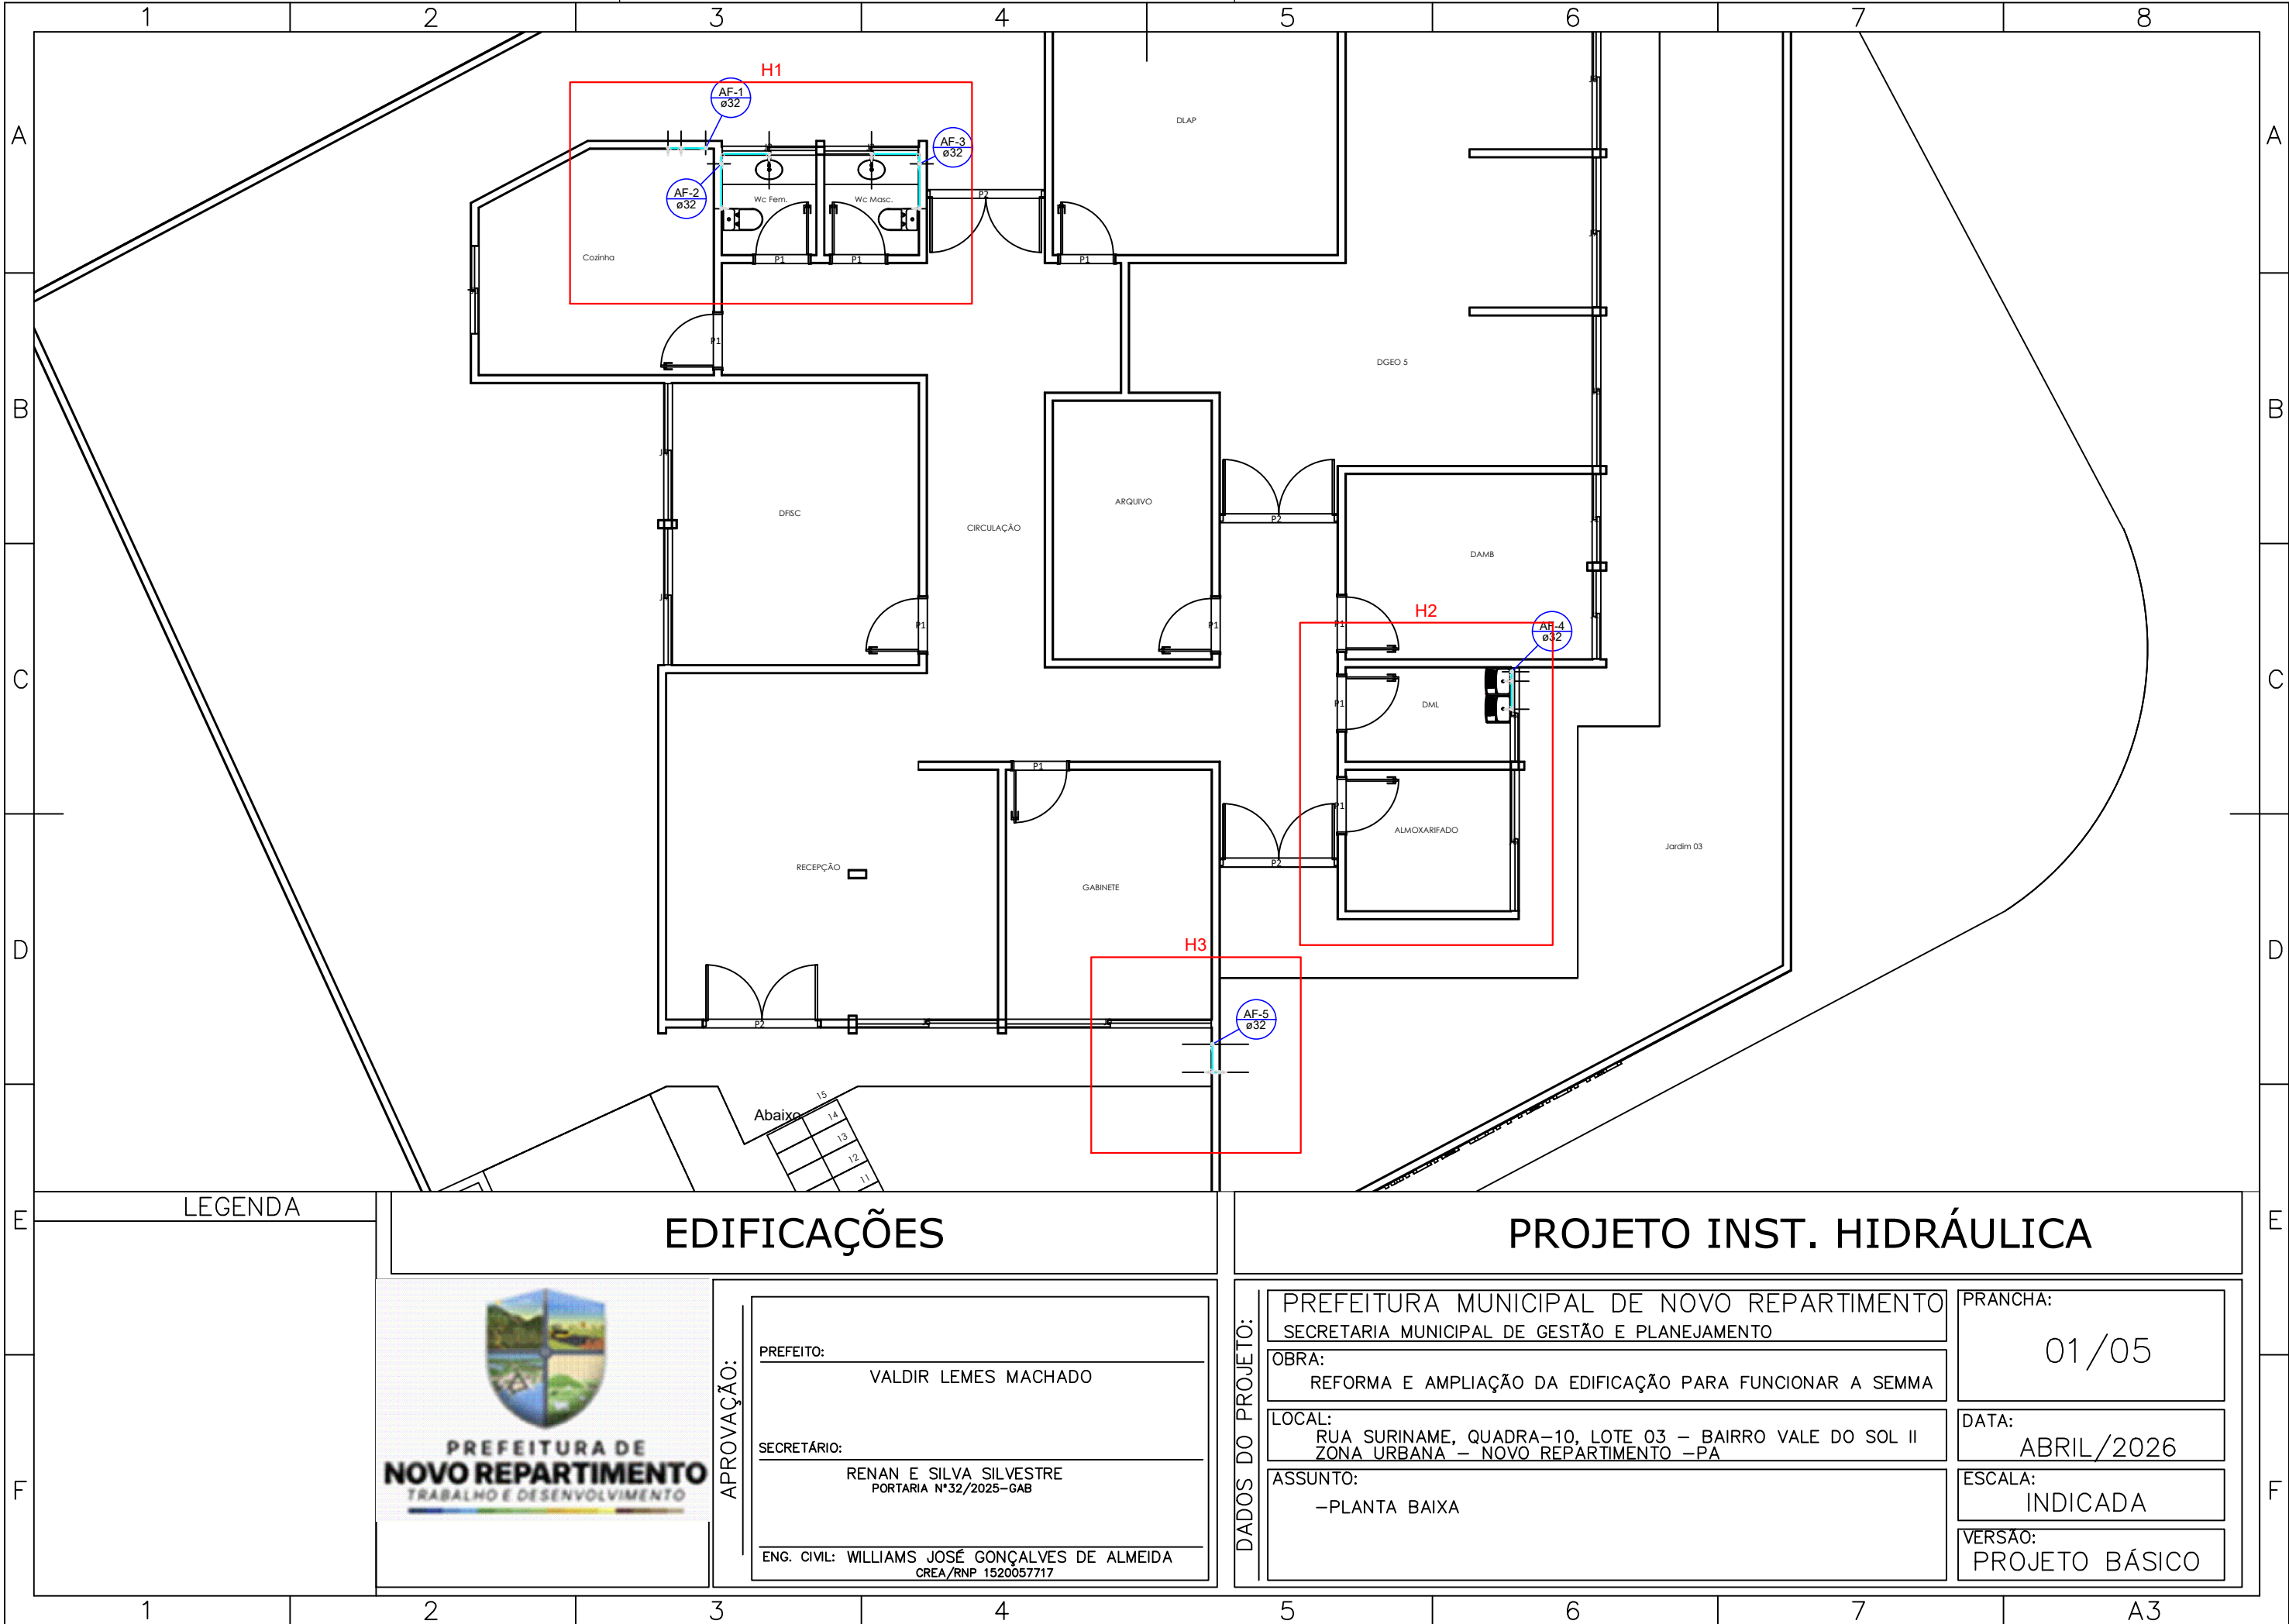

LEGENDA

EDIFICAÇÕES

PROJETO INST. HIDRÁULICA




APROVAÇÃO:

PREFEITO:	VALDIR LEMES MACHADO
SECRETÁRIO:	RENAN E SILVA SILVESTRE PORTARIA N°32/2025-GAB
ENG. CIVIL:	WILLIAMS JOSÉ GONÇALVES DE ALMEIDA CREA/RNP 1520057717

DADOS DO PROJETO:

PREFEITURA MUNICIPAL DE NOVO REPARTIMENTO SECRETARIA MUNICIPAL DE GESTÃO E PLANEJAMENTO
OBRA: REFORMA E AMPLIAÇÃO DA EDIFICAÇÃO PARA FUNCIONAR A SEMMA
LOCAL: RUA SURINAME, QUADRA-10, LOTE 03 – BAIRRO VALE DO SOL II ZONA URBANA – NOVO REPARTIMENTO –PA
ASSUNTO: –PLANTA BAIXA

PRANCHA: 01/05
DATA: ABRIL/2026
ESCALA: INDICADA
VERSÃO: PROJETO BÁSICO

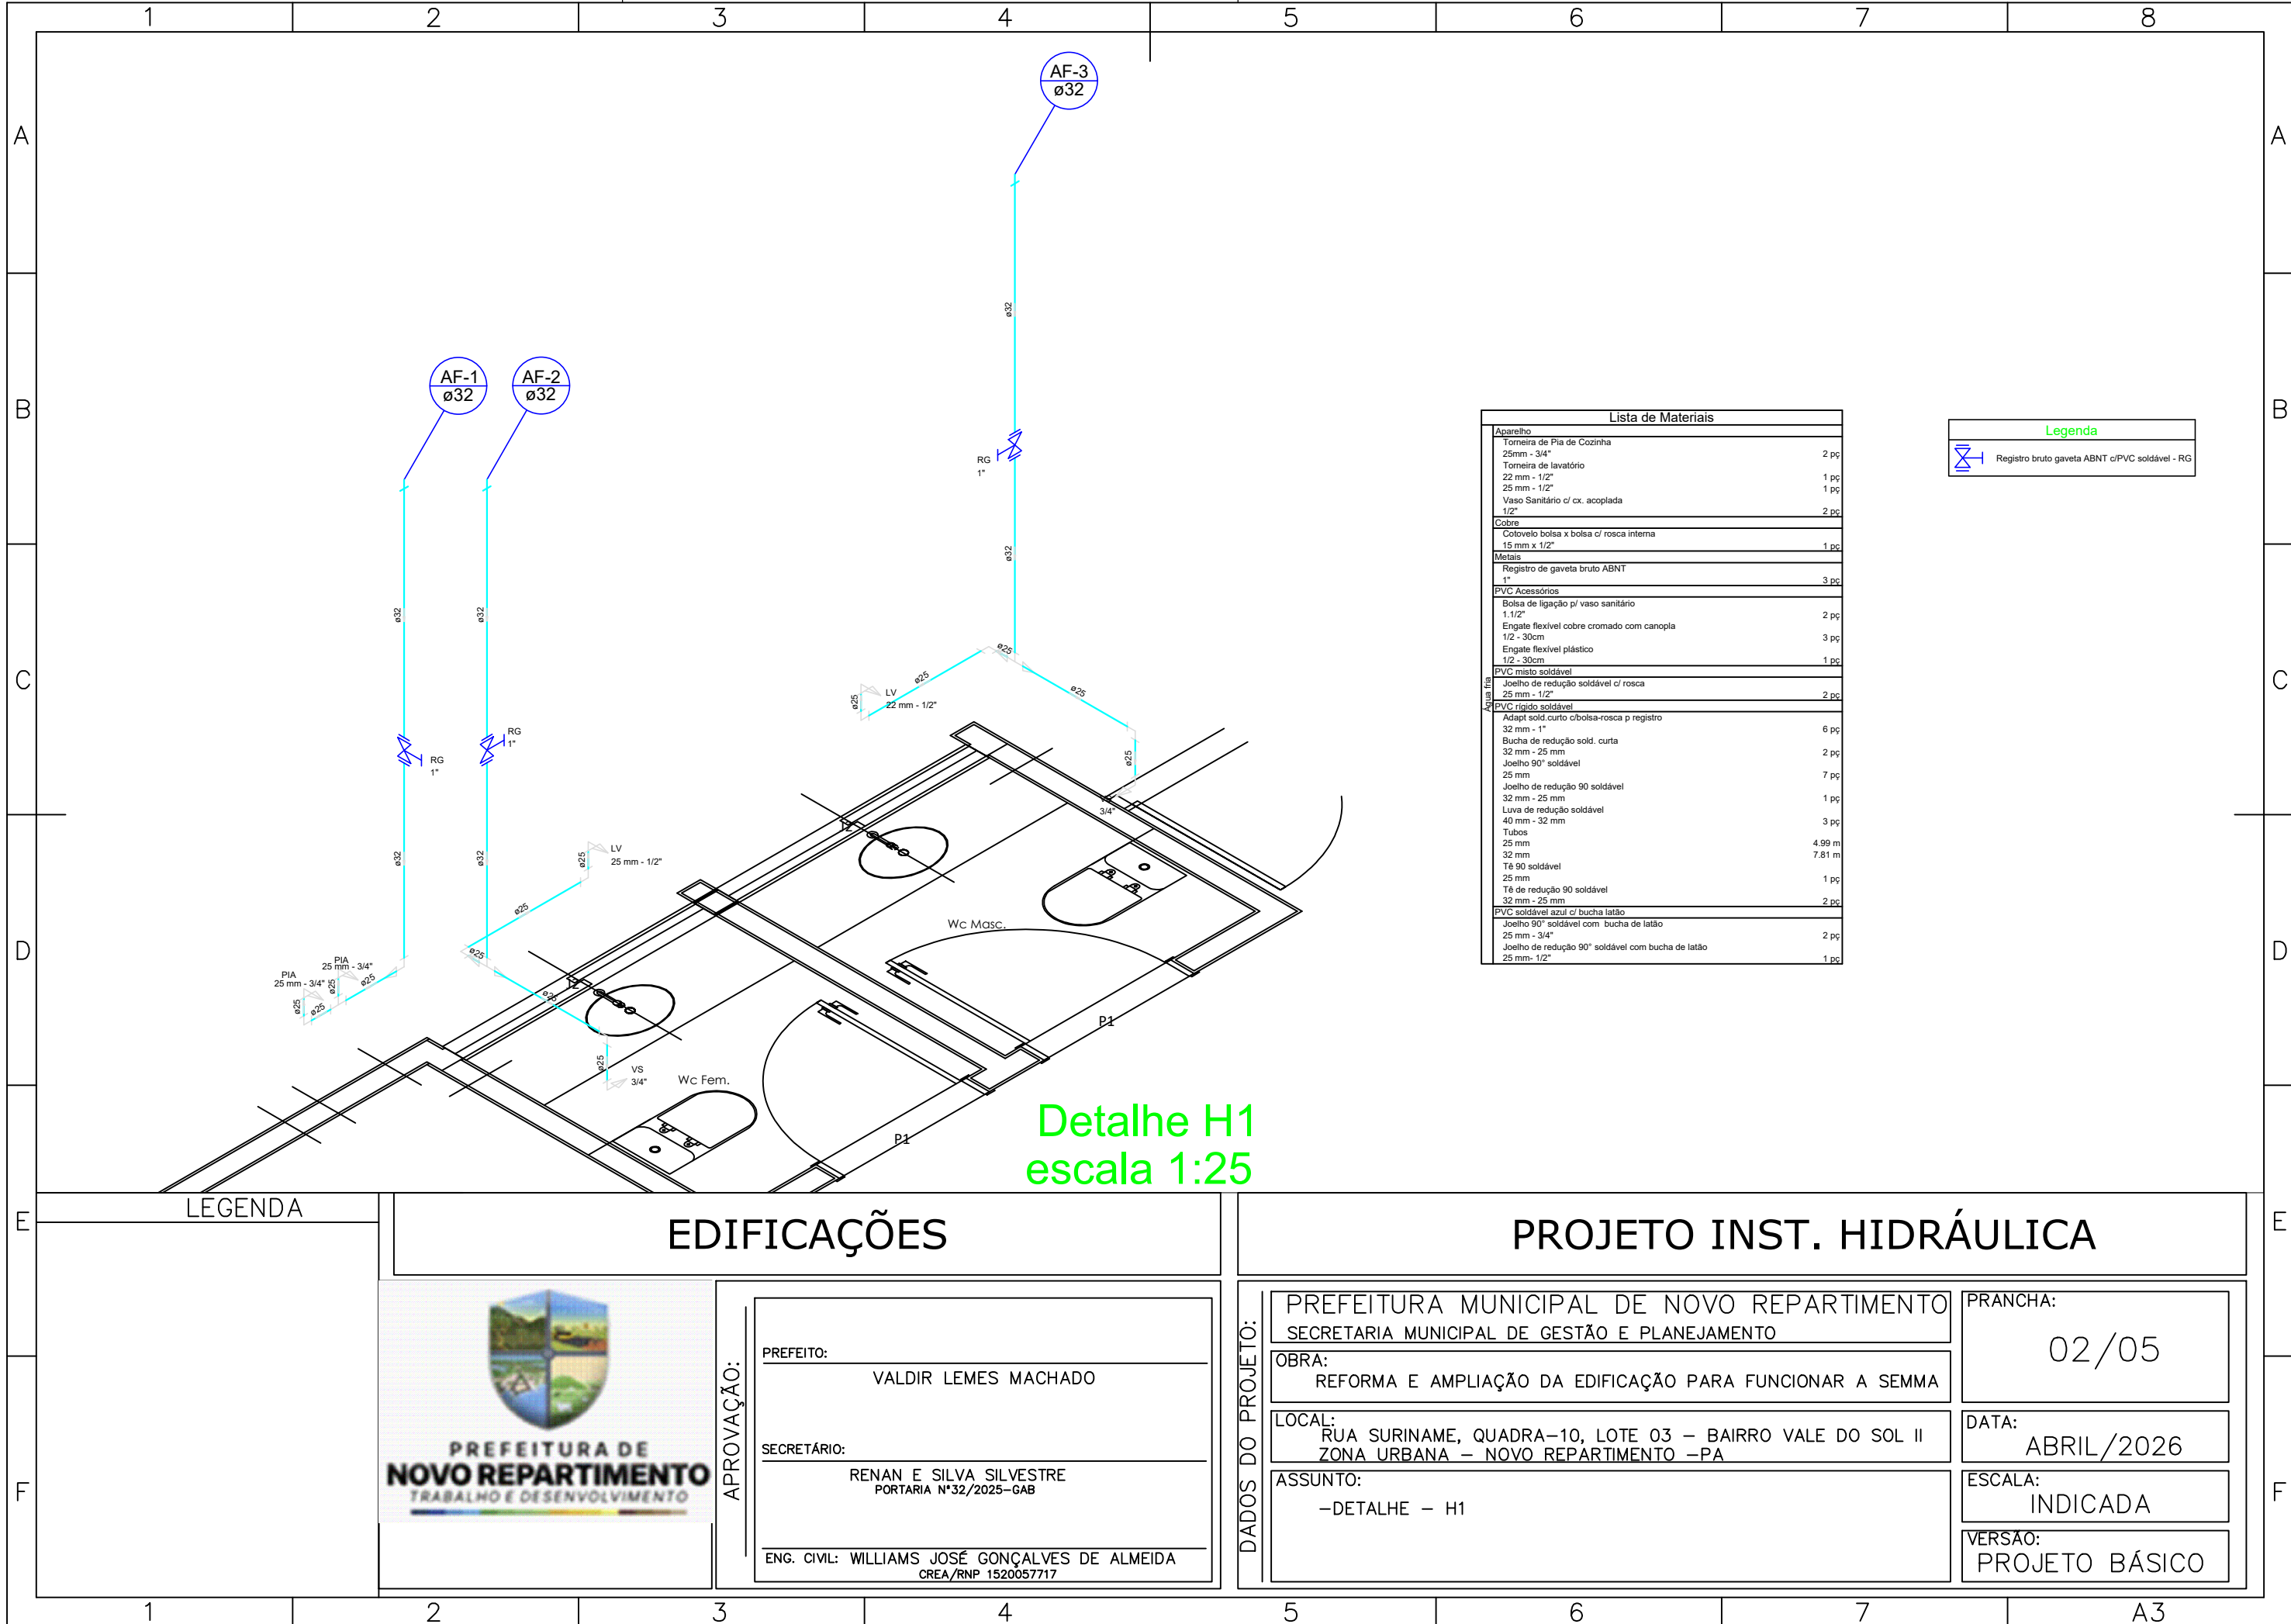

Lista de Materiais		
Aparelho		
Torneira de Pia de Cozinha	25 mm - 3/4"	2 pç
Torneira de lavatório	22 mm - 1/2"	1 pç
Vaso Sanitário c/ cx. acoplada	150 mm - 1/2"	1 pç
Cobre		
Cotovelo bolsa x bolsa c/ rosca interna	15 mm x 1/2"	1 pç
Metais		
Registro de gaveta bruto ABNT	1"	3 pç
PVC Acessórios		
Bolsa de ligação p/ vaso sanitário	1.1/2"	2 pç
Engate flexível cobre cromado com canopla	1/2 - 30cm	3 pç
Engate flexível plástico	1/2 - 30cm	1 pç
PVC misto soldável		
Joelho de redução soldável c/ rosca	25 mm - 1/2"	2 pç
PVC rígido soldável		
Adapt sold. curto c/bolsa-rosca p registro	32 mm - 1"	6 pç
Bucha de redução sold. curta	32 mm - 25 mm	2 pç
Joelho 90° soldável	25 mm	7 pç
Joelho de redução 90° soldável	32 mm - 25 mm	1 pç
Luva de redução soldável	40 mm - 32 mm	3 pç
Tubos	25 mm	4.99 m
	32 mm	7.81 m
Tê 90° soldável	25 mm	1 pç
Tê de redução 90° soldável	32 mm - 25 mm	2 pç
PVC soldável azul c/ bucha latão		
Joelho 90° soldável com bucha de latão	25 mm - 3/4"	2 pç
Joelho de redução 90° soldável com bucha de latão	25 mm - 1/2"	1 pç

Legenda	
	Registro bruto gaveta ABNT c/PVC soldável - RG

Detalhe H1
escala 1:25

LEGENDA

EDIFICAÇÕES

PROJETO INST. HIDRÁULICA




APROVAÇÃO:

PREFEITO:	VALDIR LEMES MACHADO
SECRETÁRIO:	RENAN E SILVA SILVESTRE PORTARIA N°32/2025-GAB
ENG. CIVIL:	WILLIAMS JOSÉ GONÇALVES DE ALMEIDA CREA/RNP 1520057717

DADOS DO PROJETO:

PREFEITURA MUNICIPAL DE NOVO REPARTIMENTO SECRETARIA MUNICIPAL DE GESTÃO E PLANEJAMENTO
OBRA: REFORMA E AMPLIAÇÃO DA EDIFICAÇÃO PARA FUNCIONAR A SEMMA
LOCAL: RUA SURINAME, QUADRA-10, LOTE 03 - BAIRRO VALE DO SOL II ZONA URBANA - NOVO REPARTIMENTO -PA
ASSUNTO: -DETALHE - H1

PRANCHA: 02/05
DATA: ABRIL/2026
ESCALA: INDICADA
VERSÃO: PROJETO BÁSICO

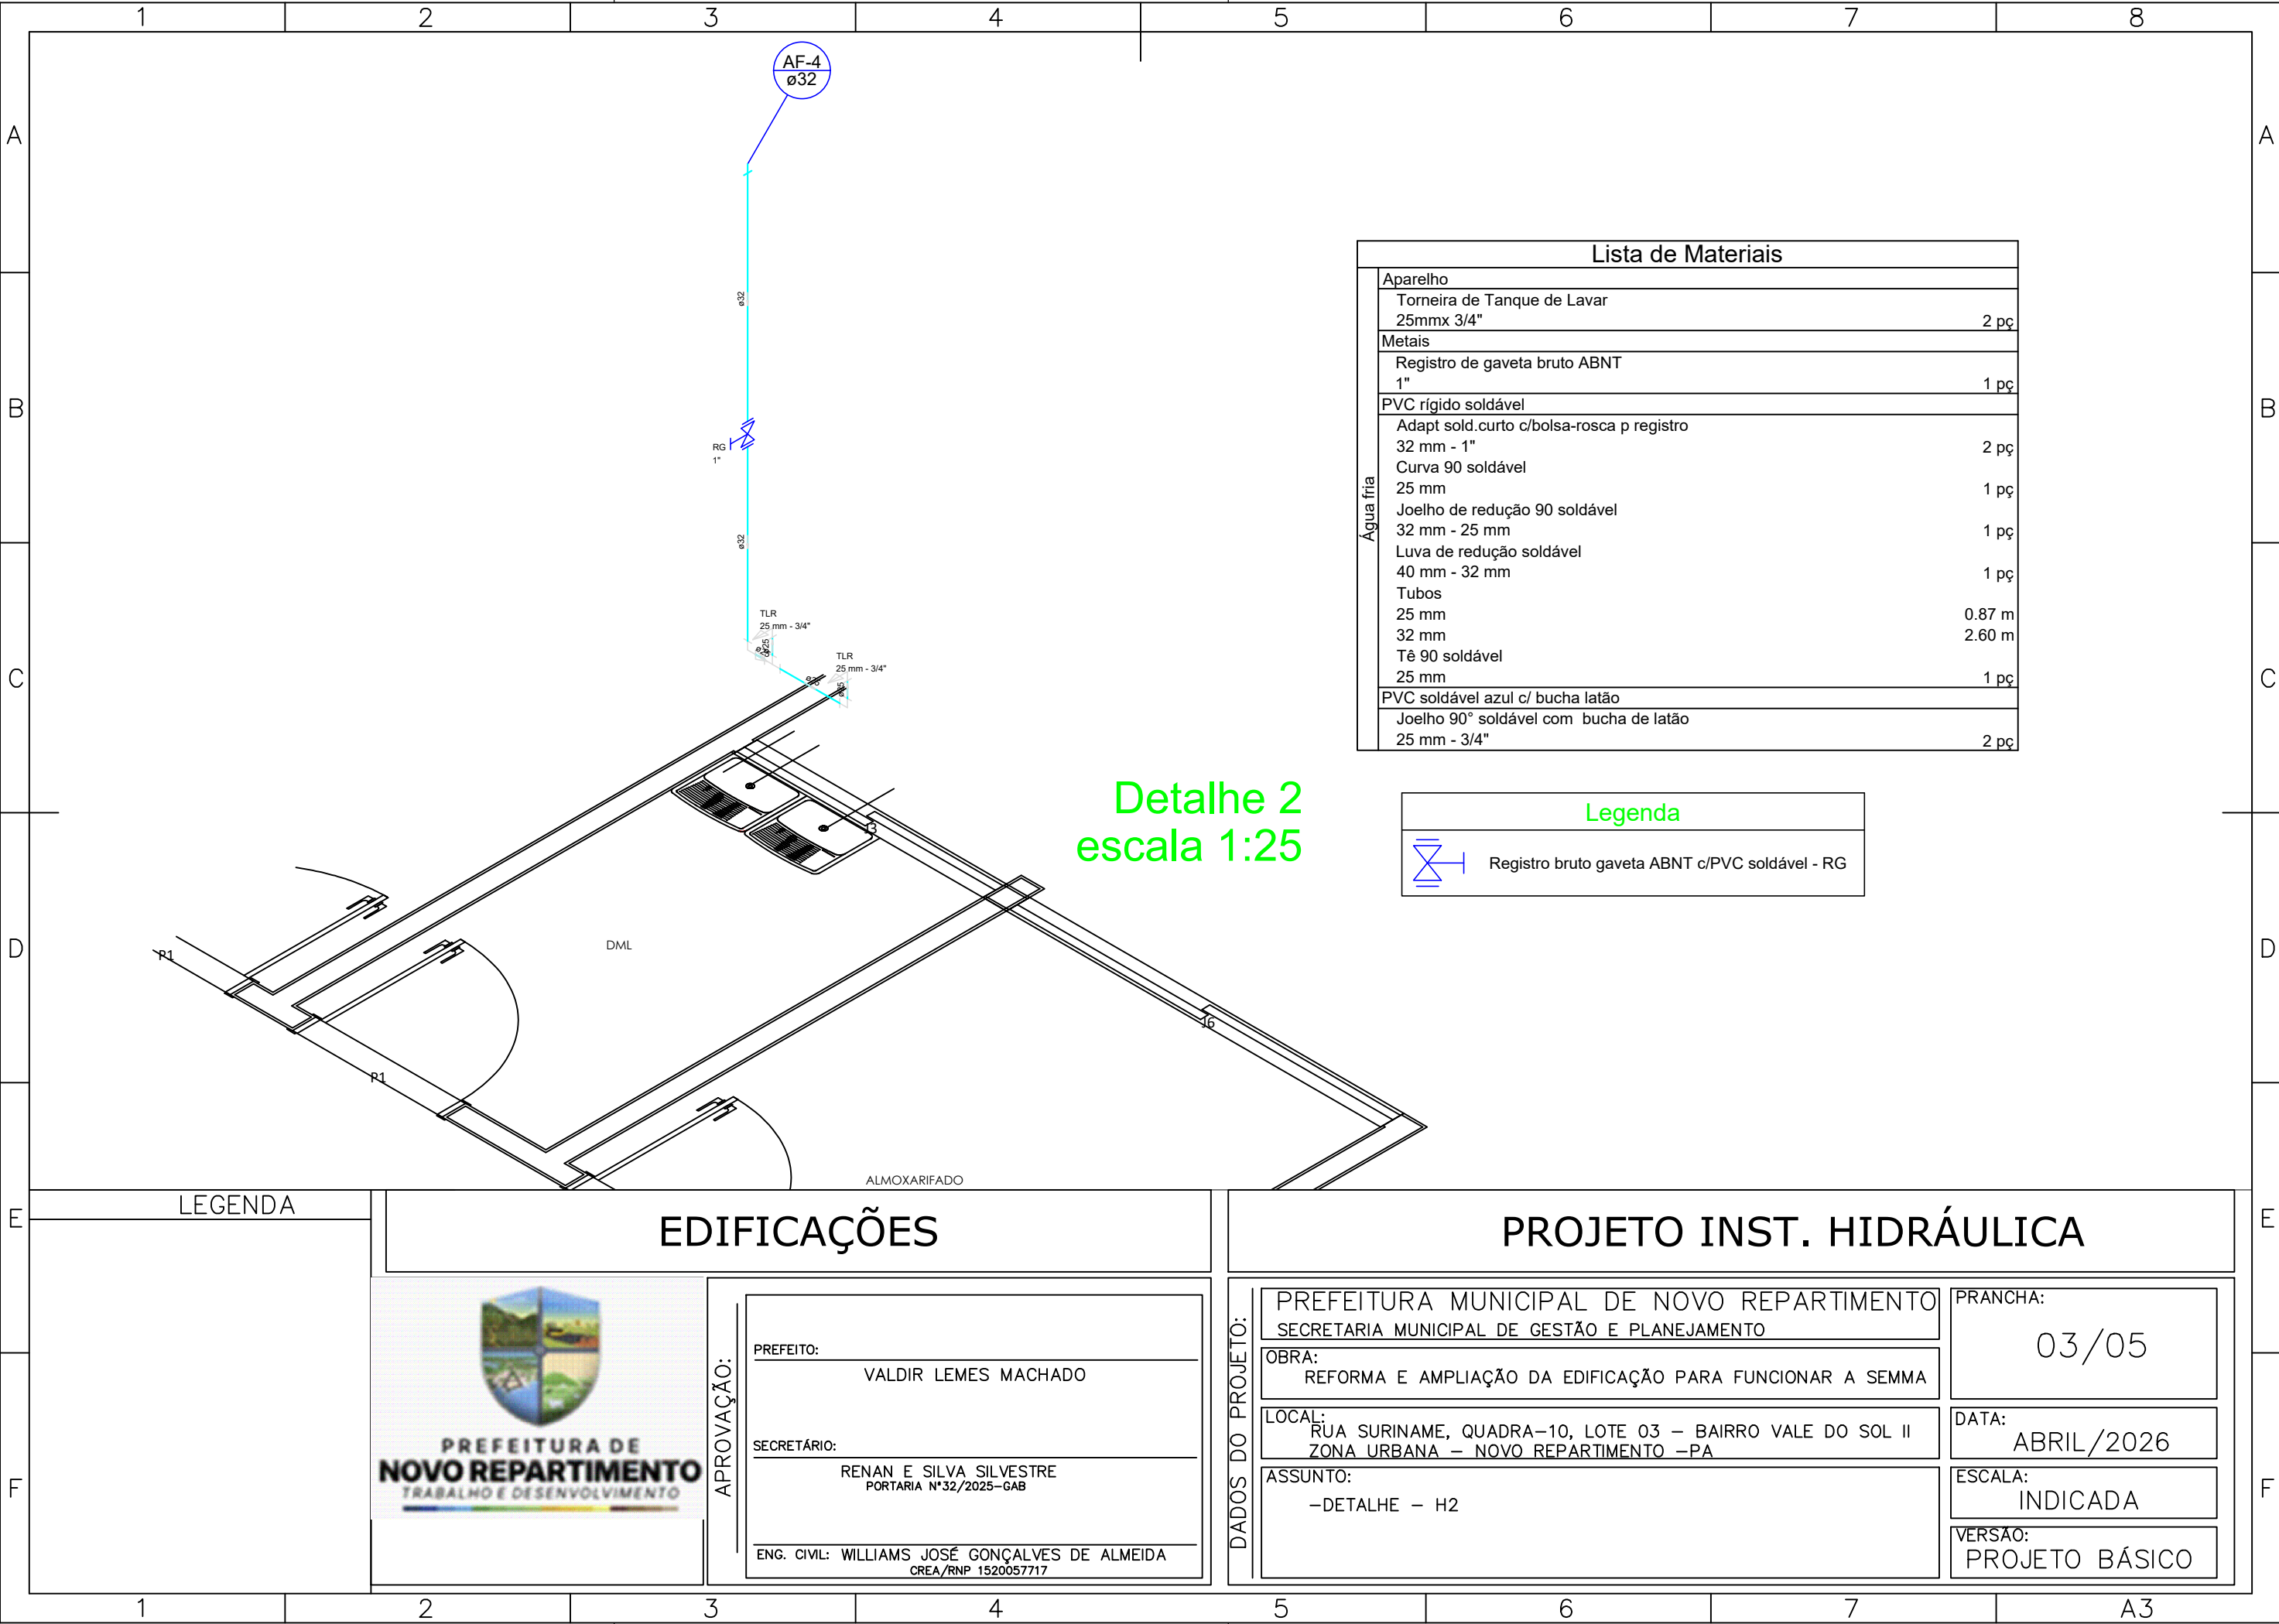

Detalhe 2
escala 1:25

Lista de Materiais		
Água fria	Aparelho	
	Torneira de Tanque de Lavar 25mmx 3/4"	2 pç
	Metais	
	Registro de gaveta bruto ABNT 1"	1 pç
	PVC rígido soldável	
	Adapt sold.curto c/bolsa-rosca p registro 32 mm - 1"	2 pç
	Curva 90 soldável 25 mm	1 pç
	Joelho de redução 90 soldável 32 mm - 25 mm	1 pç
	Luva de redução soldável 40 mm - 32 mm	1 pç
	Tubos 25 mm	0.87 m
	32 mm	2.60 m
	Tê 90 soldável 25 mm	1 pç
	PVC soldável azul c/ bucha latão	
	Joelho 90° soldável com bucha de latão 25 mm - 3/4"	2 pç

Legenda	
	Registro bruto gaveta ABNT c/PVC soldável - RG

LEGENDA

EDIFICAÇÕES

PROJETO INST. HIDRÁULICA




APROVAÇÃO:

PREFEITO:	VALDIR LEMES MACHADO
SECRETÁRIO:	RENAN E SILVA SILVESTRE PORTARIA N°32/2025-GAB
ENG. CIVIL:	WILLIAMS JOSÉ GONÇALVES DE ALMEIDA CREA/RNP 1520057717

DADOS DO PROJETO:


PREFEITURA MUNICIPAL DE NOVO REPARTIMENTO SECRETARIA MUNICIPAL DE GESTÃO E PLANEJAMENTO	
OBRA: REFORMA E AMPLIAÇÃO DA EDIFICAÇÃO PARA FUNCIONAR A SEMMA	
LOCAL: RUA SURINAME, QUADRA-10, LOTE 03 – BAIRRO VALE DO SOL II ZONA URBANA – NOVO REPARTIMENTO –PA	
ASSUNTO: –DETALHE – H2	

PRANCHA:	03/05
DATA:	ABRIL/2026
ESCALA:	INDICADA
VERSÃO:	PROJETO BÁSICO

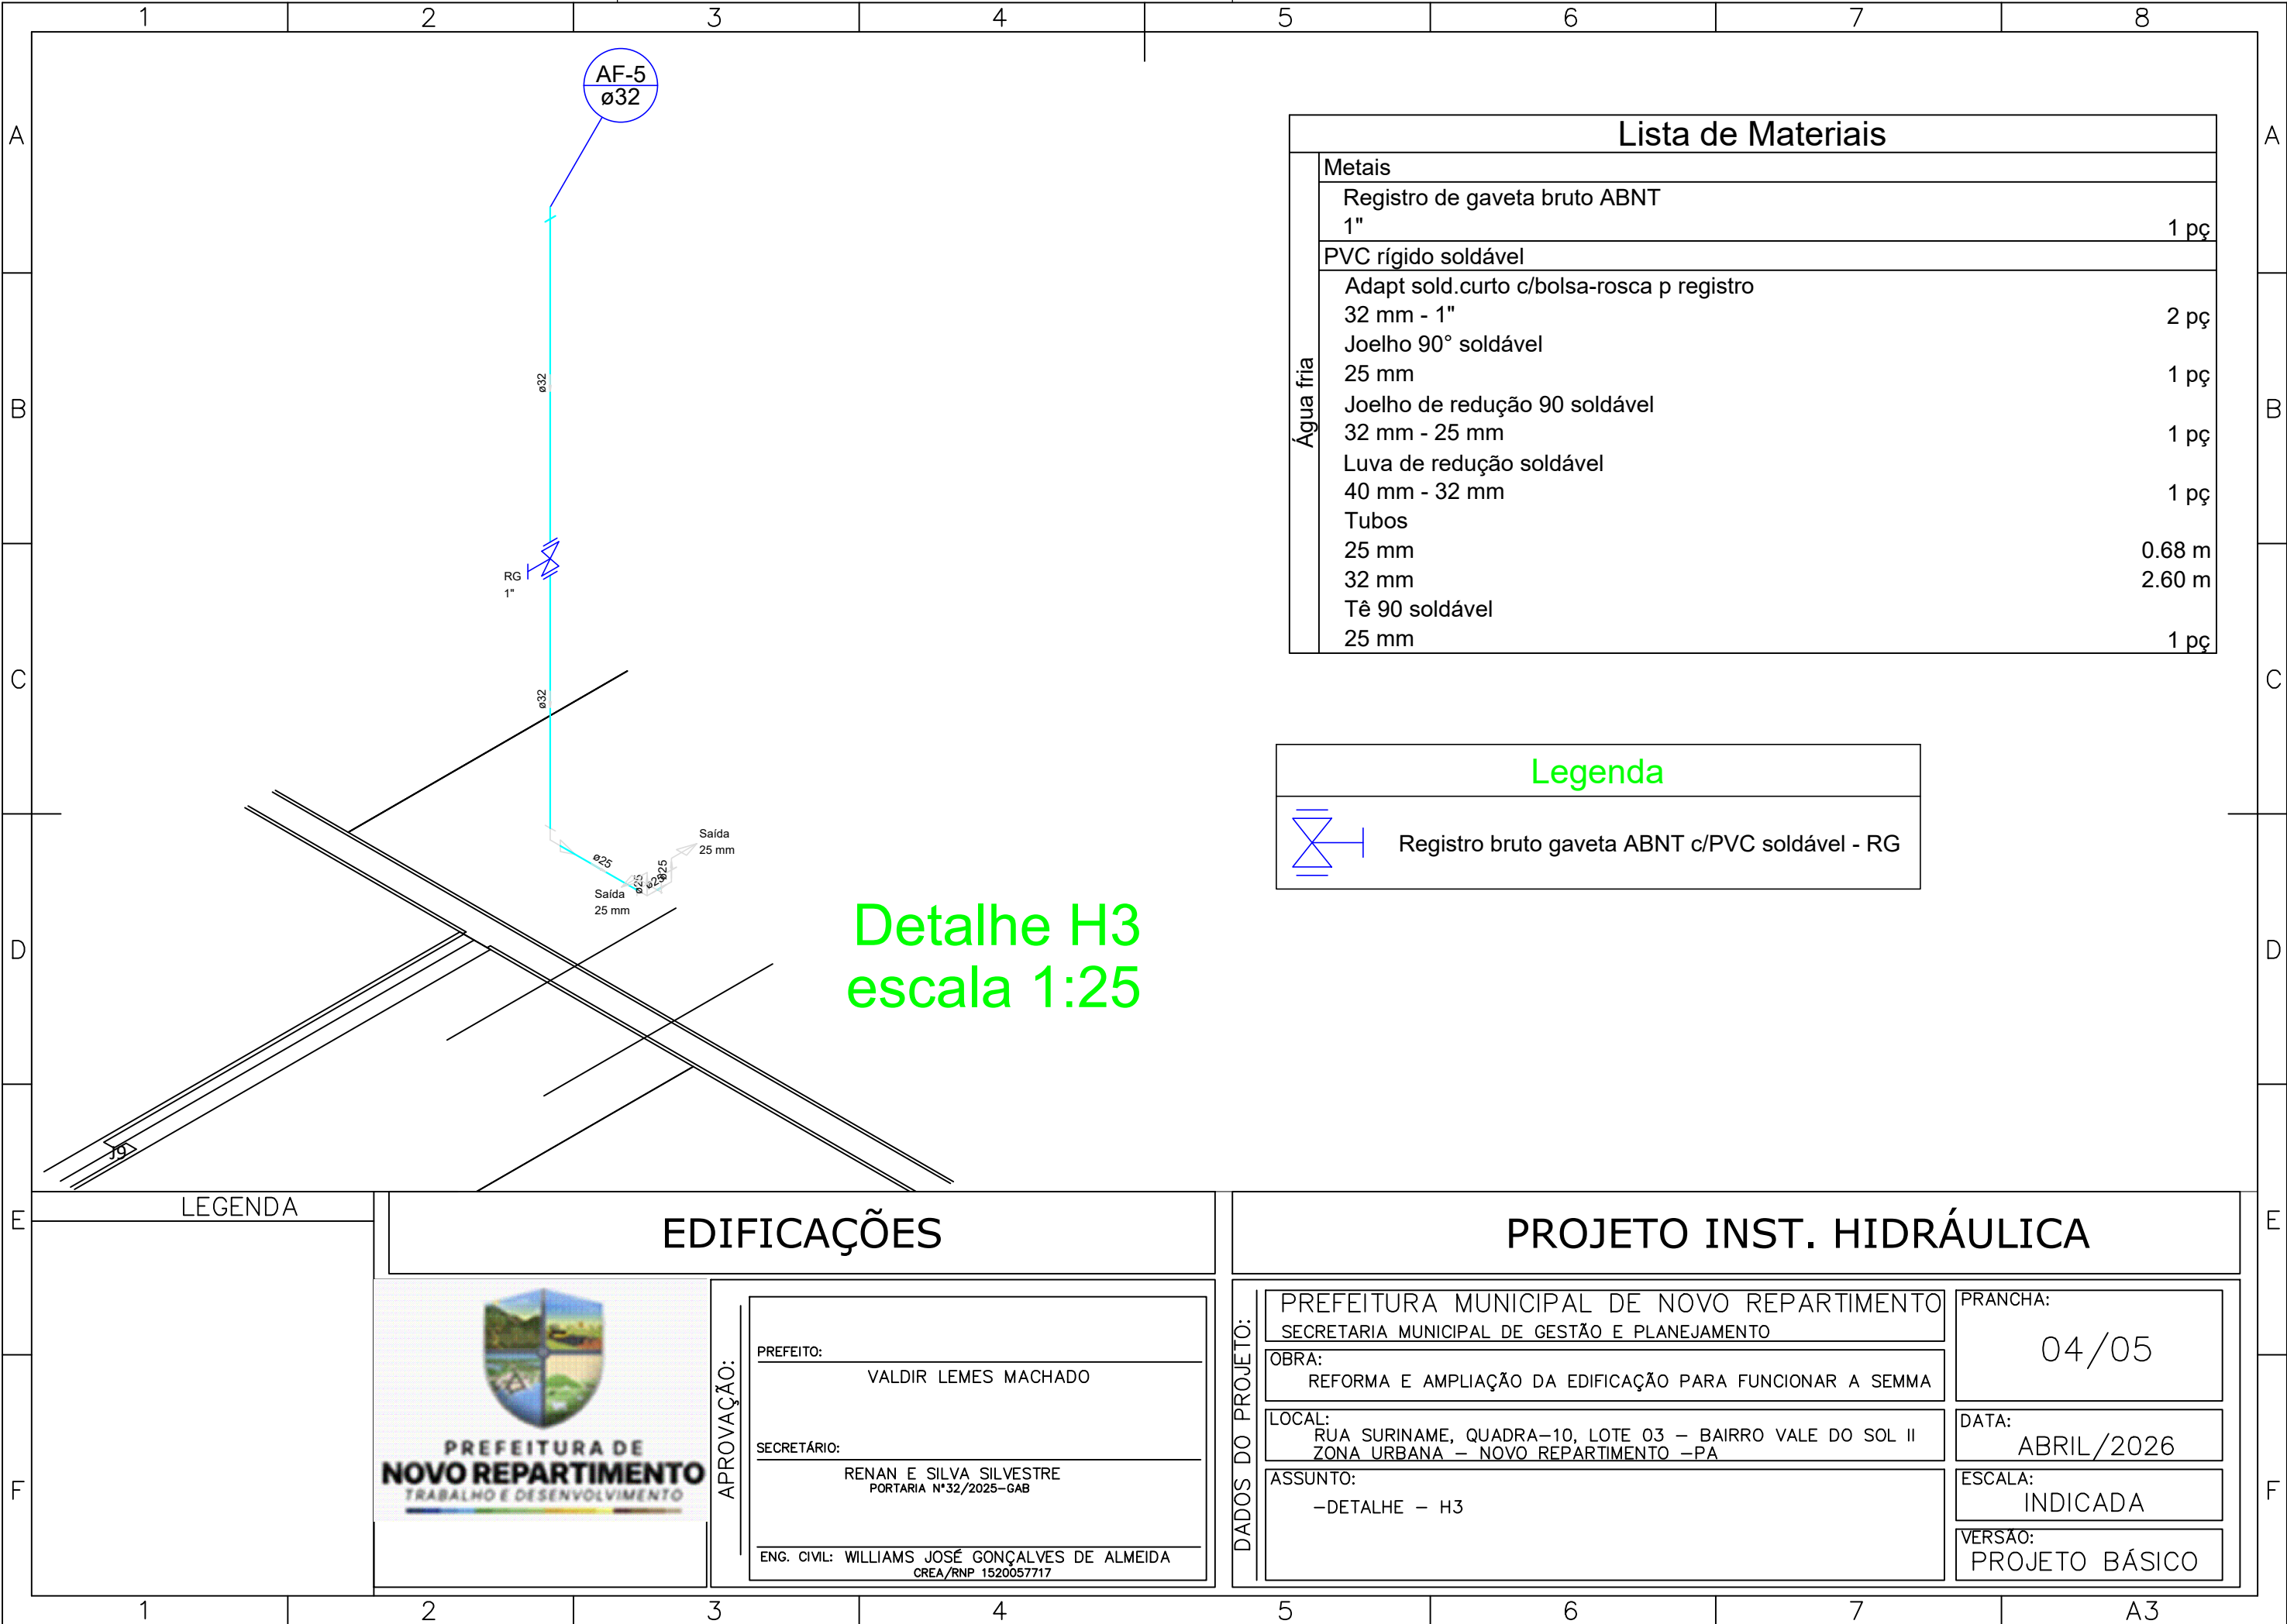

Lista de Materiais		
Água fria	Metais	
	Registro de gaveta bruto ABNT 1"	1 pç
	PVC rígido soldável	
	Adapt sold.curto c/bolsa-rosca p registro 32 mm - 1"	2 pç
	Joelho 90° soldável 25 mm	1 pç
	Joelho de redução 90 soldável 32 mm - 25 mm	1 pç
	Luva de redução soldável 40 mm - 32 mm	1 pç
	Tubos 25 mm	0.68 m
	32 mm	2.60 m
	Tê 90 soldável 25 mm	1 pç

 Legenda

 Registro bruto gaveta ABNT c/PVC soldável - RG

LEGENDA



PREFEITURA DE NOVO REPARTIMENTO
TRABALHO E DESENVOLVIMENTO

EDIFICAÇÕES

APROVAÇÃO:

PREFEITO:
VALDIR LEMES MACHADO

SECRETÁRIO:
RENAN E SILVA SILVESTRE
PORTARIA N°32/2025-GAB

ENG. CIVIL: WILLIAMS JOSÉ GONÇALVES DE ALMEIDA
CREA/RNP 1520057717

PROJETO INST. HIDRÁULICA

DADOS DO PROJETO:

PREFEITURA MUNICIPAL DE NOVO REPARTIMENTO
SECRETARIA MUNICIPAL DE GESTÃO E PLANEJAMENTO

OBRA:
REFORMA E AMPLIAÇÃO DA EDIFICAÇÃO PARA FUNCIONAR A SEMMA

LOCAL:
RUA SURINAME, QUADRA-10, LOTE 03 – BAIRRO VALE DO SOL II
ZONA URBANA – NOVO REPARTIMENTO –PA


ASSUNTO:
–DETALHE – H3

PRANCHA:
04/05


DATA:
ABRIL/2026

ESCALA:
INDICADA

VERSÃO:
PROJETO BÁSICO

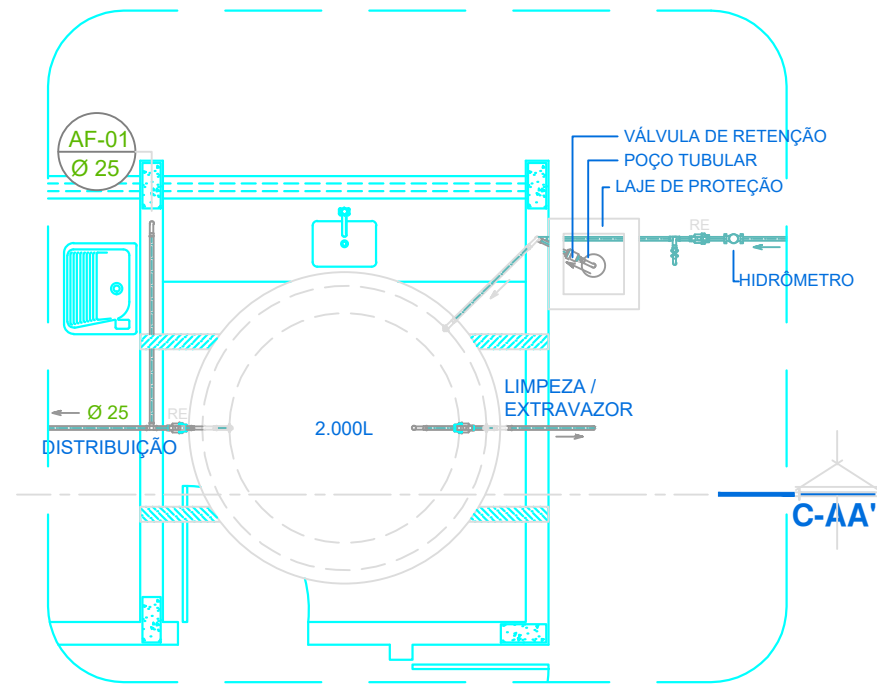

Detalhe Reservatório Elevado
escala 1:50

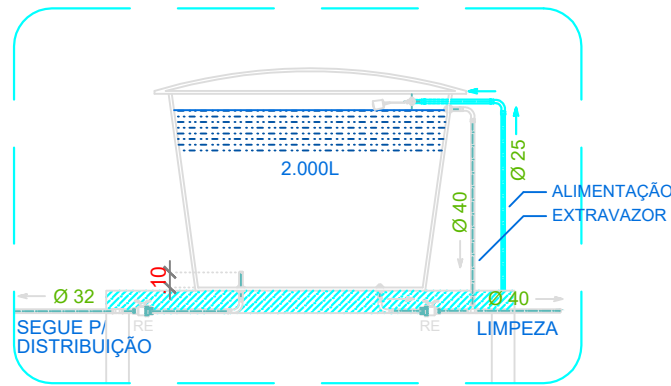

Corte AA'
escala 1:50

QUADRO I

- As colunas de canalização correrão embutidas nas alvenarias.
- As tubulações de água fria deverão ser em PVC, rígido, soldável, sendo fabricados de acordo com a EB-892*77 (NBR 5648-ABNT).
- Os tubos serão testados com a pressão mínima de 0,5 Mpa (5Kg/cm2).
- As conexões de saída para os aparelhos deverão possuir reforço interno com bucha de latão.
- A vedação das conexões de metal será feita com cânhamo e tinta de zarcão.
- Deverá ser lixada, a área a ser soldada, com lixa nº 8, até que saia todo o brilho do tubo e do interior da conexão. as impurezas serão removidas com solução limpadora as superfícies já tratadas serão unidas com solda plástica que deverá ser aplicada com pincel chato. Os excessos deverão ser removidos com um pano limpo.
- Será utilizado um reservatório elevado tipo polietileno com capacidade para armazenamento de 2.000 litros.
- A capacidade de água será de responsabilidade da CONTRATADA, e deverá ser constituída por um poço tubular, com vazão e estrutura que possa atender o consumo do prédio, com diâmetro e profundidade admissíveis para tal situação de projeto. assim como de responsabilidade da CONTRATADA.
- As tubulações de PVC não poderão ser curvadas, utilizando sempre conexões adequadas, conforme o projeto, para as mudanças de direção.
- As canalizações de água fria serão assentadas antes da execução do revestimento, serão abertos rasgos na alvenaria e embutidas nas mesmas.
- Todos os registros de pressão, gaveta, conexões e tubulações a serem utilizados deverão ser novos, devendo ser fornecidos e instalados pela CONTRATADA.

OBSERVAÇÕES:

- * Qualquer alteração somente poderá ser feita com autorização do autor do projeto.
- * Havendo divergência entre cota e escala prevalece a cota.
- * Todas as cotas em metro exceto onde indicado de outra forma.
- * Todas as bitolas de tubulações em milímetro.
- * Direitos autorais reservados.

LEGENDA:

- LV - LAVATÓRIO
- CH - CHUVEIRO
- VS - SASO SANITÁRIO CX. ACOPLADA
- TJ - TORNEIRA DE JARDIM
- PIA - PIA
- TQ - TANQUE
- RG - REGISTRO DE GAVETA
- RP - REGISTRO DE PRESSÃO

LEGENDA

EDIFICAÇÕES



APROVAÇÃO:

PREFEITO:
VALDIR LEMES MACHADO

SECRETÁRIO:
RENAN E SILVA SILVESTRE
PORTARIA N°32/2025-GAB

ENG. CIVIL: WILLIAMS JOSÉ GONÇALVES DE ALMEIDA
CREA/RNP 1520057717

PROJETO INST. HIDRÁULICA

DADOS DO PROJETO:

PREFEITURA MUNICIPAL DE NOVO REPARTIMENTO
SECRETARIA MUNICIPAL DE GESTÃO E PLANEJAMENTO

OBRA:
REFORMA E AMPLIAÇÃO DA EDIFICAÇÃO PARA FUNCIONAR A SEMMA

LOCAL:
RUA SURINAME, QUADRA-10, LOTE 03 - BAIRRO VALE DO SOL II
ZONA URBANA - NOVO REPARTIMENTO -PA


ASSUNTO:
-DETALHE DO RESERVATÓRIO

PRANCHA:
05/05

DATA:
ABRIL/2026


ESCALA:
INDICADA

VERSÃO:
PROJETO BÁSICO

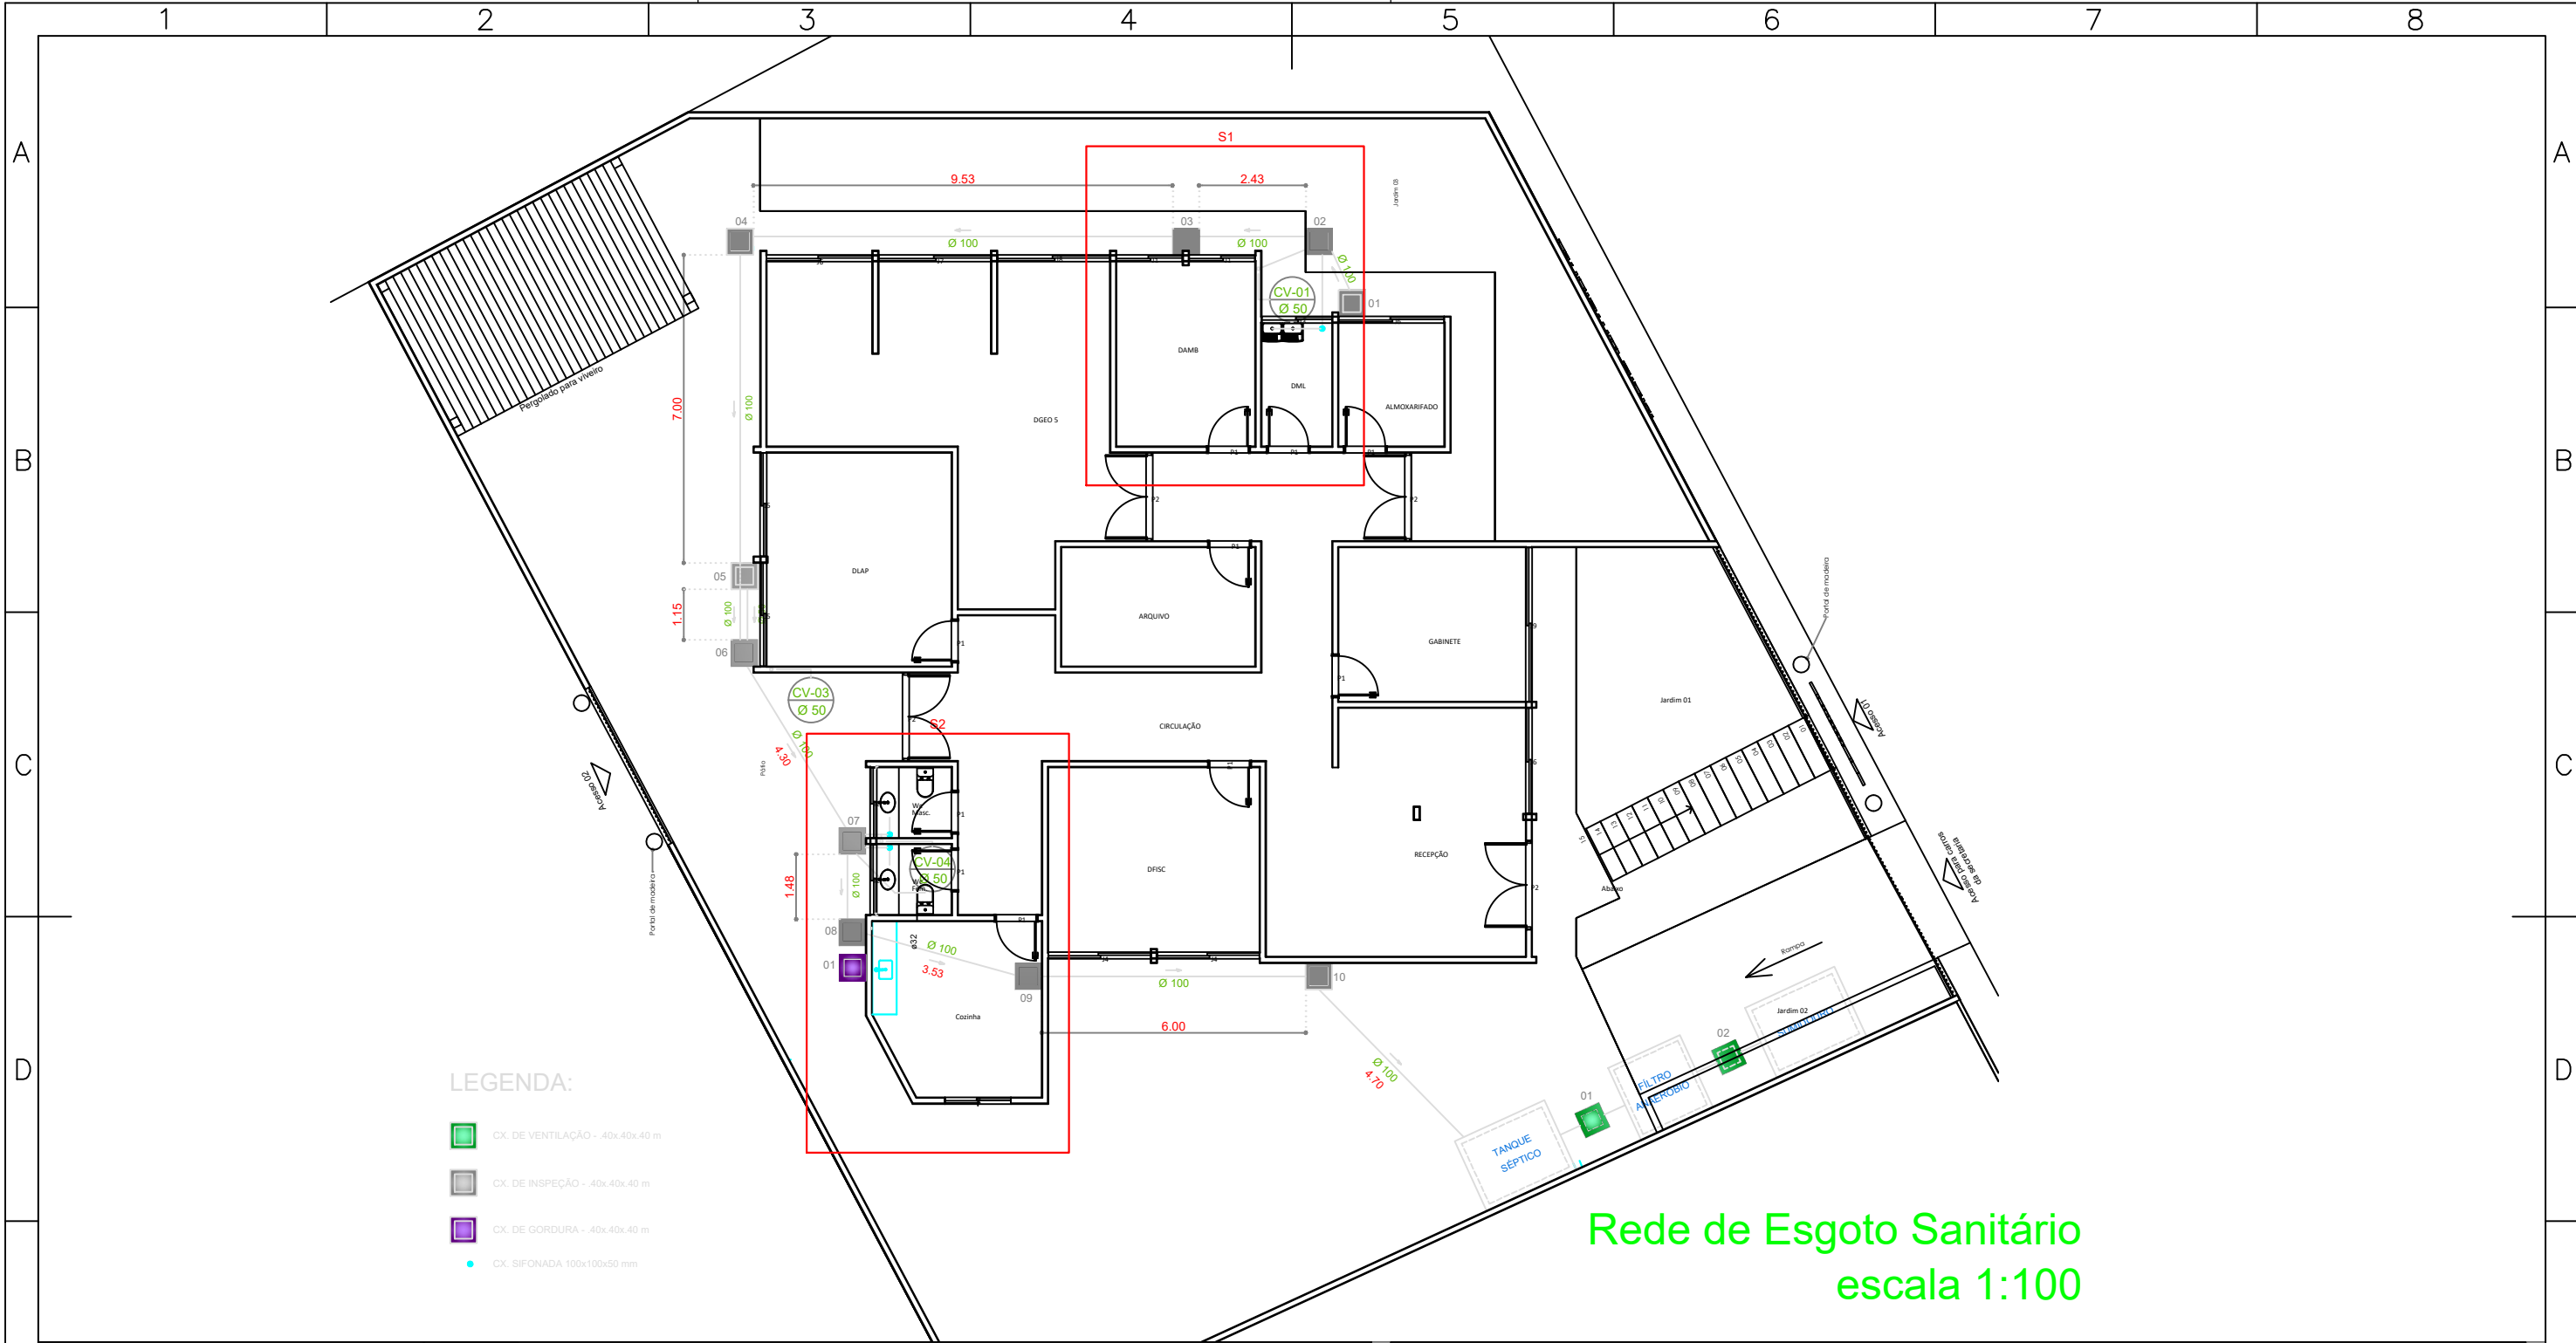

Rede de Esgoto Sanitário
escala 1:100

LEGENDA		EDIFICAÇÕES		PROJETO INST. SANITÁRIA			
 PREFEITURA DE NOVO REPARTIMENTO TRABALHO E DESENVOLVIMENTO		APROVAÇÃO: PREFEITO: VALDIR LEMES MACHADO SECRETÁRIO: RENAN E SILVA SILVESTRE PORTARIA N°32/2025-GAB ENG. CIVIL: WILLIAMS JOSÉ GONÇALVES DE ALMEIDA CREA/RNP 1520057717		DADOS DO PROJETO: PREFEITURA MUNICIPAL DE NOVO REPARTIMENTO SECRETARIA MUNICIPAL DE GESTÃO E PLANEJAMENTO OBRA: REFORMA E AMPLIAÇÃO DA EDIFICAÇÃO PARA FUNCIONAR A SEMMA LOCAL: RUA SURINAME, QUADRA-10, LOTE 03 – BAIRRO VALE DO SOL II ZONA URBANA – NOVO REPARTIMENTO –PA ASSUNTO: –PLANTA BAIXA	PRANCHA: 01/04		
					DATA: ABRIL/2026 ESCALA: INDICADA VERSÃO: PROJETO BÁSICO		
1	2	3	4	5	6	7	A3

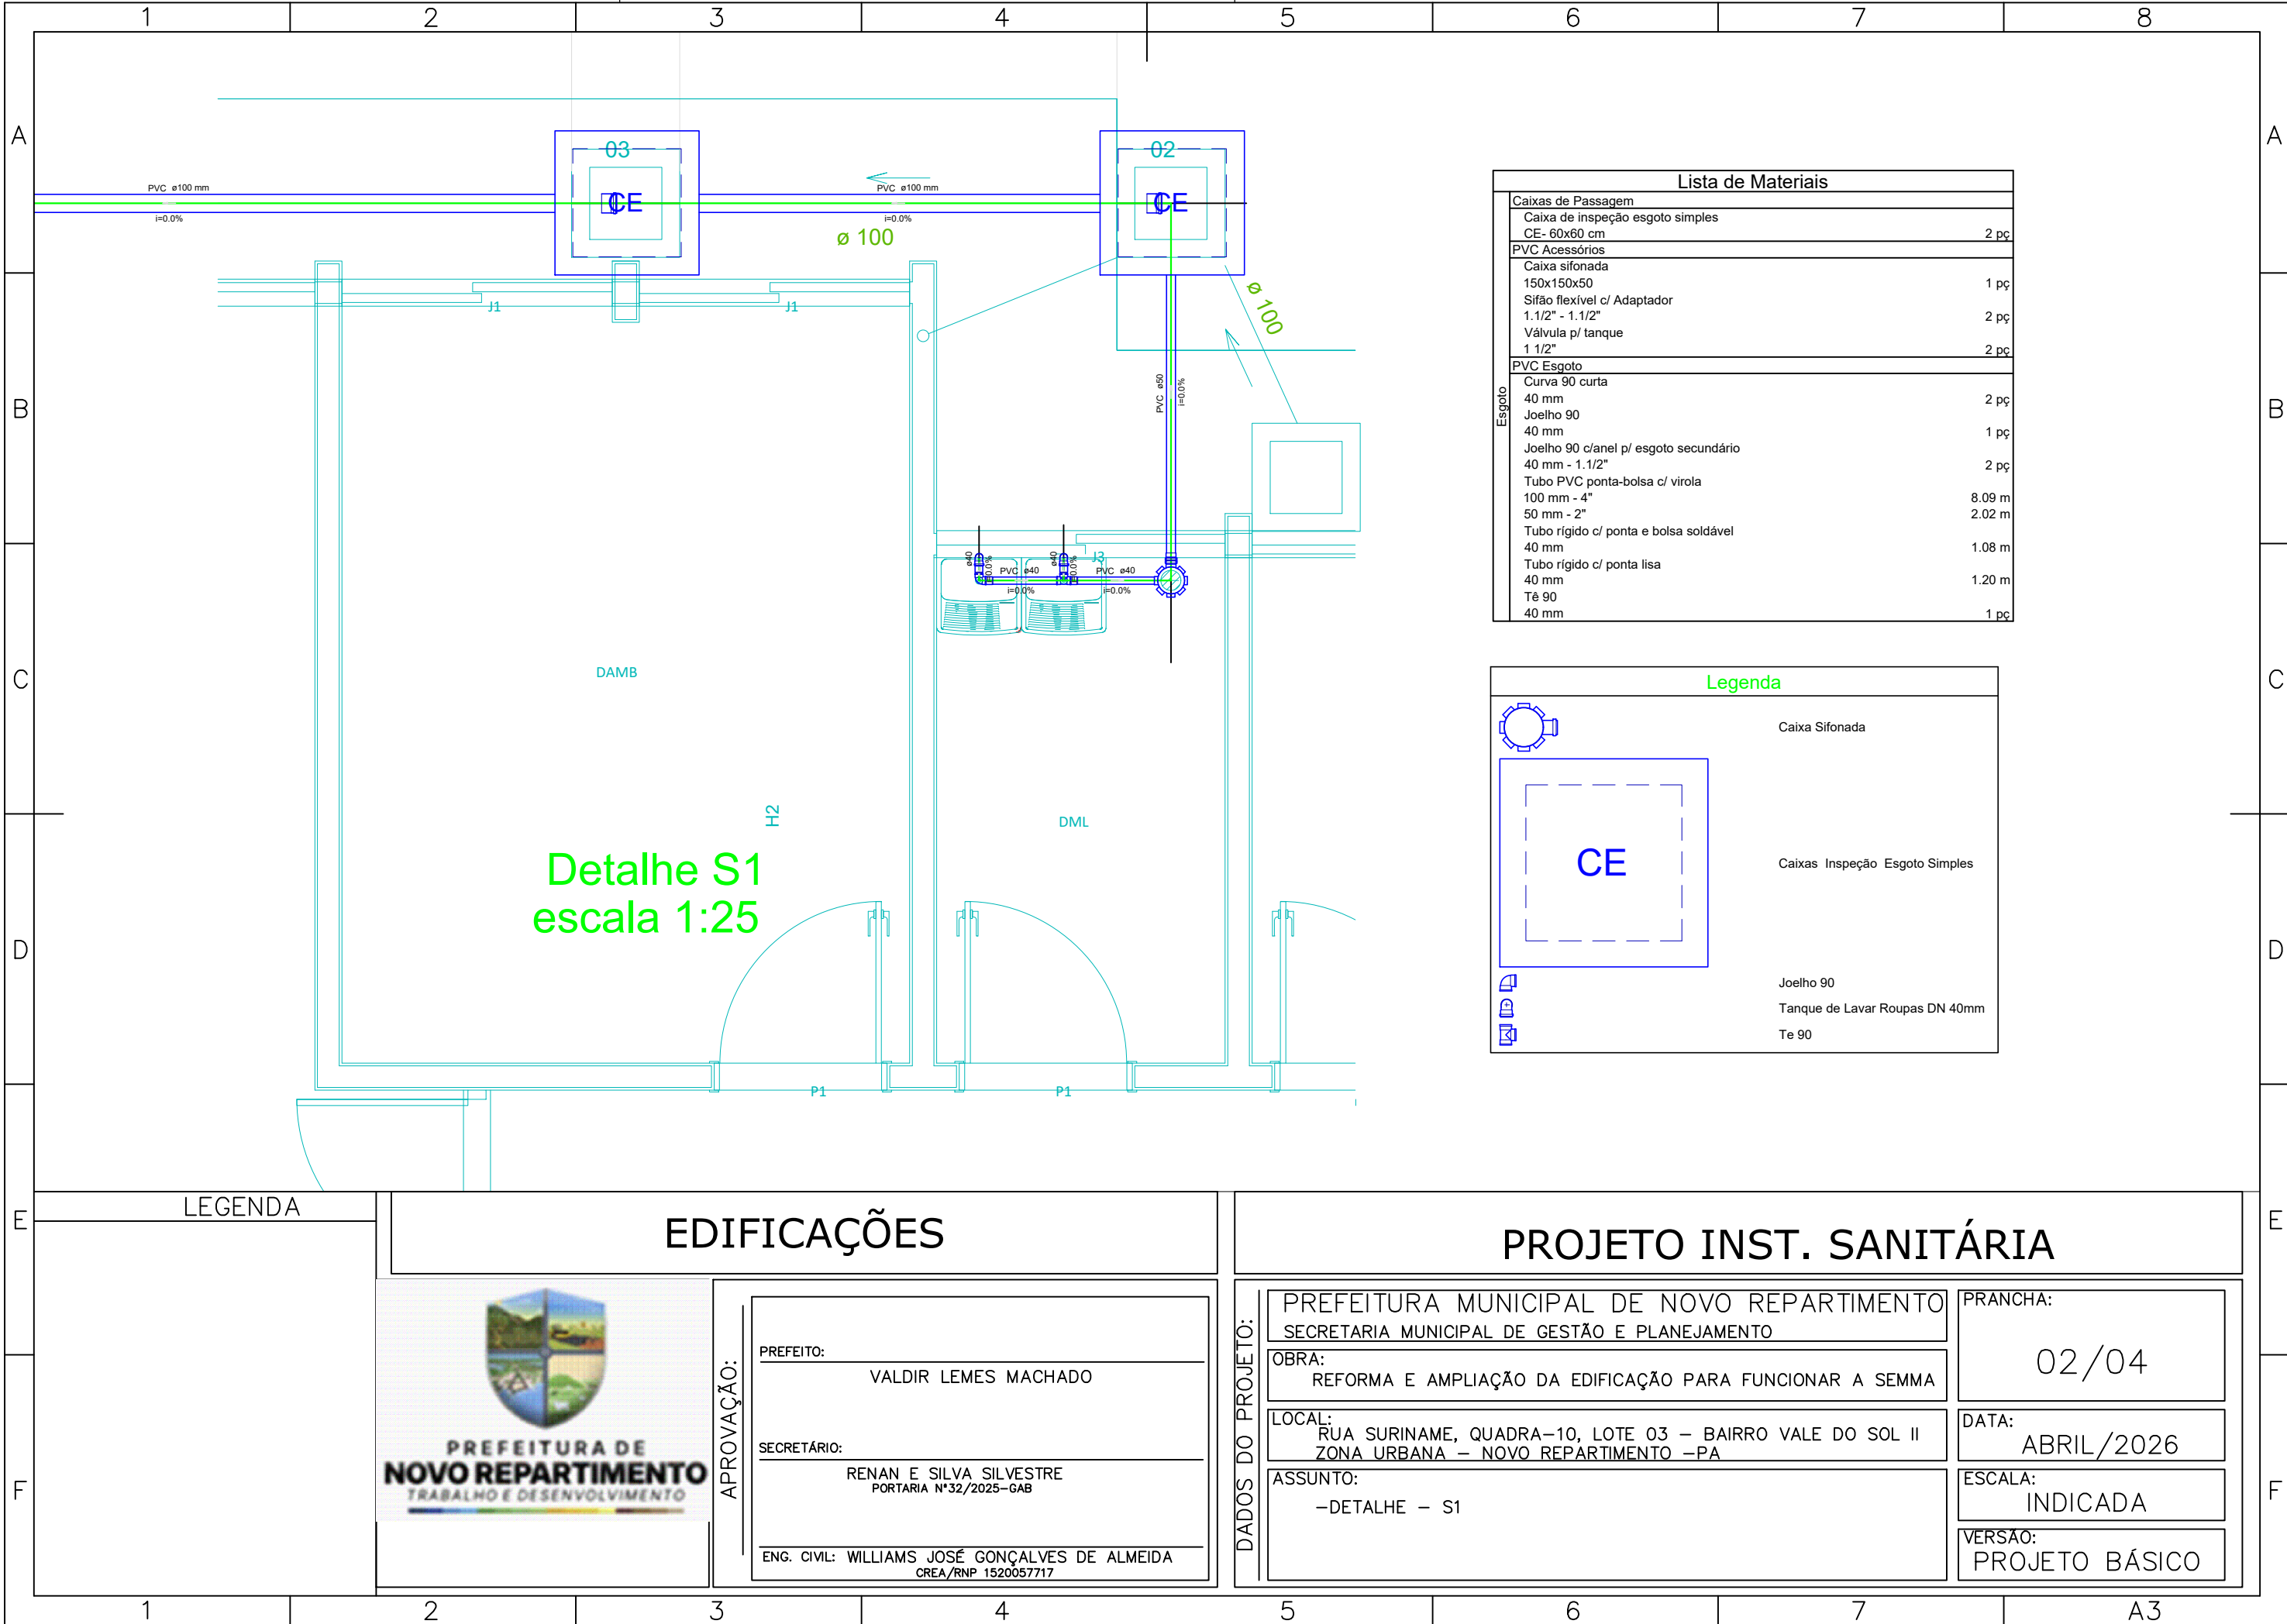

LASTRO EM CONCRETO SIMPLES

Det. Cx. de Inspeção
escala 1:25

Det. Cx. de Gordura
escala 1:25

Detalhe Pia Sem escala

- ## ESPECIFICAÇÃO
- 01 TUBO DE PVC - Ø 25mm
 - 02 JOELHO 90° PVC SOLDÁVEL E COM ROSCA - Ø 25mm x 1/2"
 - 03 VÁLVULA IMETAL CROMADO PARA PIA - 1" x 2 3/8"
 - 04 SIFÃO REGULÁVEL PVC - 1" x 1 1/2"
 - 05 JOELHO 90° PVC - JE C/ ANEL DE BORRACHA- Ø 50mm
 - 06 TUBO PARA ESGOTO SECUNDÁRIO - Ø 50mm
 - 07 CURVA 90° PVC - JS CURTA - Ø 50mm
 - 08 TORNEIRA CROMADA
 - 09 BANCADA EM GRANITO
 - 10 CUBA INÓX

Secção AA'
escala 1:25

Detalhe Lavatório de Bancada

- ## ESPECIFICAÇÃO
- 01 TUBO DE PVC -JS - Ø 20mm
 - 02 JOELHO 90° PVC SOLDÁVEL E COM ROSCA - Ø 20mm x 1/2"
 - 03 CAIXA DE DESCARGA ACOPLADA
 - 04 BACIA SANITÁRIA PARA CAIXA ACOPLADA
 - 05 CURVA 90° PVC-JS PARA ESGOTO PRIMÁRIO - Ø 100mm
 - 06 TUBO PARA ESGOTO PRIMÁRIO - Ø 100mm
 - 07 TÊ DE REDUÇÃO 90° SOLDÁVEL - PVC Ø 25 x 20mm

Det. V.S. com Cx. Acoplada
Sem escala

LEGENDA



PREFEITURA DE
NOVO REPARTIMENTO
TRABALHO E DESENVOLVIMENTO

APROVAÇÃO:

PREFEITO:

VALDIR LEMES MACHADO

SECRETÁRIO:

RENAN E SILVA SILVESTRE
PORTARIA N°32/2025-GAB

ENG. CIVIL: WILLIAMS JOSÉ GONÇALVES DE ALMEIDA
CREA/RNP 1520057717

PROJETO INST. SANITÁRIA

PREFEITURA MUNICIPAL DE NOVO REPARTIMENTO
SECRETARIA MUNICIPAL DE GESTÃO E PLANEJAMENTO

OBRA: REFORMA E AMPLIAÇÃO DA EDIFICAÇÃO PARA FUNCIONAR A SEMMA

LOCAL:
RUA SURINAME, QUADRA-10, LOTE 03 - BAIRRO VALE DO SOL II
ZONA URBANA - NOVO REPARTIMENTO -PA

ASSUNTO:
-DETALHES E VISTAS

PRANCHA:

04/04

DATA:	ABRIL/2026
-------	------------

ESCALA:
INDICADA

VERSÃO:
PROJETO BÁSICO