 
 



ESCALA: 1/50	DATA: 01/2024	DESENHISTA: BRUNO ROCHA	COORDENADAS: -11.001294, -37.516936
-----------------	------------------	----------------------------	--



Legenda de peças - Térreo		
E1	PVC Acessórios	
	Sifão de copo p/ pia e lavatório 1" - 1 1/2"	1p
	Válvula p/ lavatório e tanque 1"	1p
	PVC Esgoto	
	Curva 90 curta 40 mm	
E2	Joelho 90 c/anel p/ esgoto secundário 40 mm - 1 1/2"	1p
	Tubo rígido c/ ponta lisa 40 mm	0.6p
	PVC Esgoto	
	Joelho 45 40 mm	1p
	PVC Acessórios	
E3	Caixa sifonada 150x150x50	1p
	PVC Esgoto	
	Anel de borrracha 50mm - 2"	1p
E4	PVC Esgoto	
	Anel de borrracha 100mm - 4"	1p
	Curva 90 curta 100 mm	1p
	Vedação p/ saída de vaso sanitário 100 mm	1p
	PVC Esgoto	
E5	Anel de borrracha 100mm - 4"	1p
	50mm - 2"	1p
	Junção simples 100 mm - 50 mm	1p
	PVC Acessórios	
	Raio sifonado alt. reg. saida 40 100 mm - 40 mm	1p
E6	PVC Esgoto	
	Curva 90 curta 40 mm	1p
	PVC Esgoto	
E7	Anel de borrracha 100mm - 4"	1p
	Joelho 45 100 mm	
	PVC Esgoto	
	Anel de borrracha 100mm - 4"	1p






Legenda de peças - Térreo		
E1	PVC Acessórios	
	1/2" flexível c/ Adaptador	1
	Sifão 112" - 1 1/2"	
	Válvula p/ tanque	
	1 1/2"	1
E2	PVC Esgoto	
	Curva 90 curta	
	40 mm	1
	Joelho 90 c/anel p/ esgoto secundário	
	40 mm - 1 1/2"	1
E3	Tubo rígido c/ ponta lisa	
	40 mm	0.6
	PVC Esgoto	
	Joelho 45	
	40 mm	1
E4	PVC Acessórios	
	Caixa sifonada	
	150x150x50	1
	PVC Esgoto	
	Anel de borracha	
E5	50mm - 2"	1
	PVC Esgoto	
	Anel de borracha	
	50mm - 2"	1
	Joelho 45	
E6	50 mm	

 

REVISÃO	DESCRIÇÃO	REVISADO POR	DATA
REVISÃO 00	EMISSIONAL INICIAL	WAGNER DARY	26/03/20

01/02

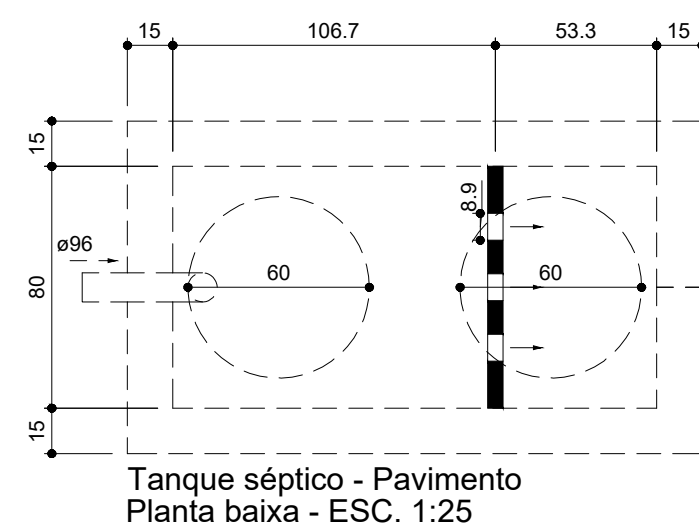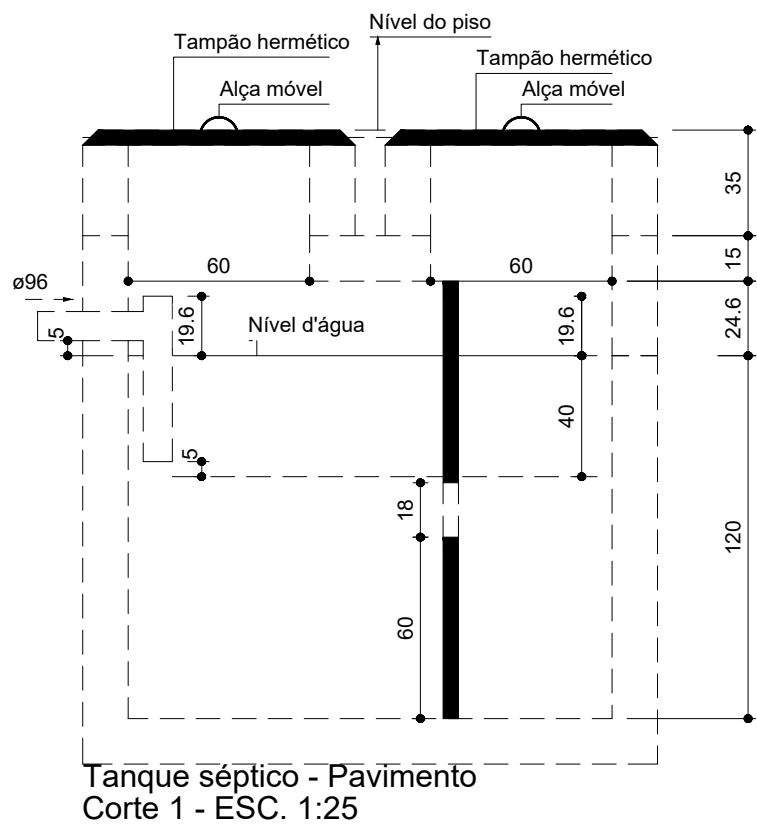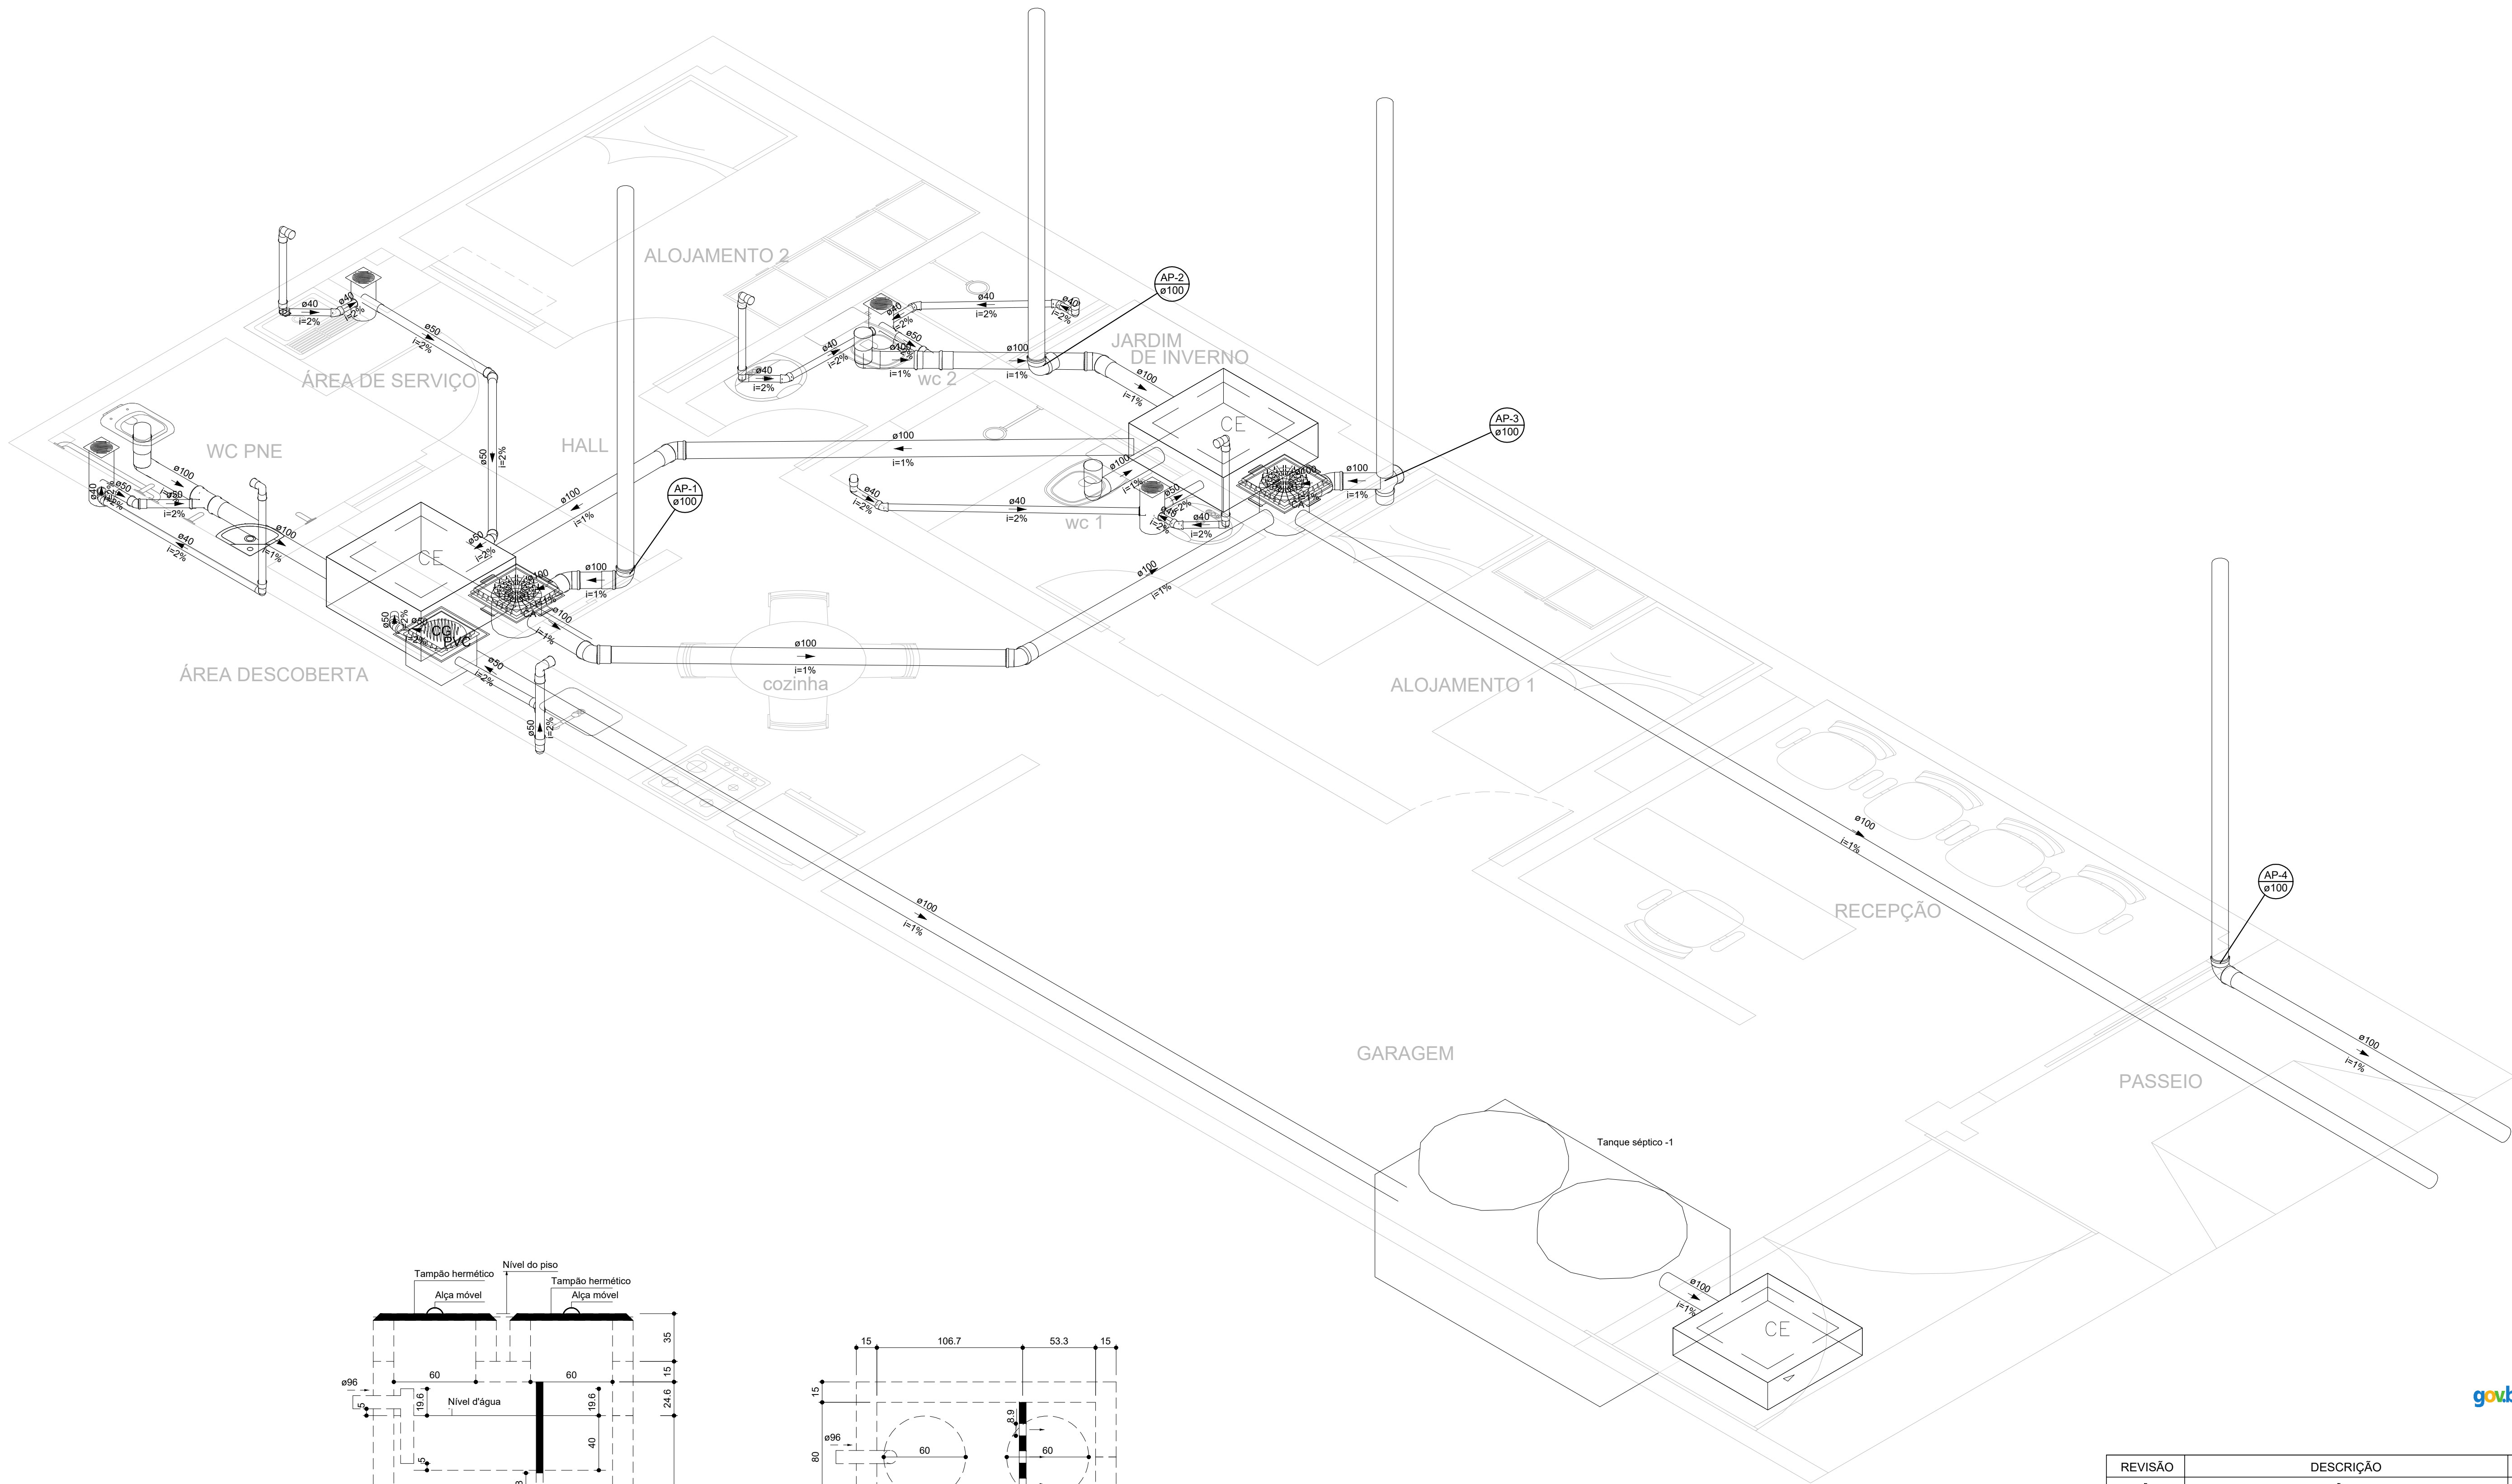


Detalhe isométrico
Escala 1:25


Documento assinado digitalmente
WAGNER DARY DA SILVA
Data: 27/03/2024 08:58:39 -0300
Verifique em <https://validar.rj.gov.br>

REVISÃO	DESCRIÇÃO	REVISADO POR	DATA
REVISÃO 00	EMIÇÃO INICIAL	WAGNER DARY	26/03/2024


SECRETARIA DE ESTADO DA SEGURANÇA PÚBLICA		 SERGIPE GOVERNO DO ESTADO	DIRETORIA DE ARQUITETURA E EDIFICAÇÕES PRAÇA TOBIAS BARRETO, nº 20, BAIRRO SÃO JOSÉ CEP: 49050-220 ARACAJU/SE TELS: (79)3216-5454 / (79)98851-9337
TIPO: PROJETO SANITÁRIO E DRENAGEM			Nº DA PRANCHA 02/02
ASSUNTO: ISOMÉTRICO E UNIDADE DE TRATAMENTO POSTO DE POLICIAMENTO DE ÁGUA FRIA			
END.: Travessa Celso de Carvalho, Num 23, Povoado Água Fria, SALGADO – SE			
AUTOR DO PROJETO: WAGNER DARY DA SILVA			
RESPONSÁVEL TÉCNICO: WAGNER DARY DA SILVA RN: 270771497-6			
ESCALA: INDICADA	DATA: 03/2024	DESENHISTA: WAGNER DARY	

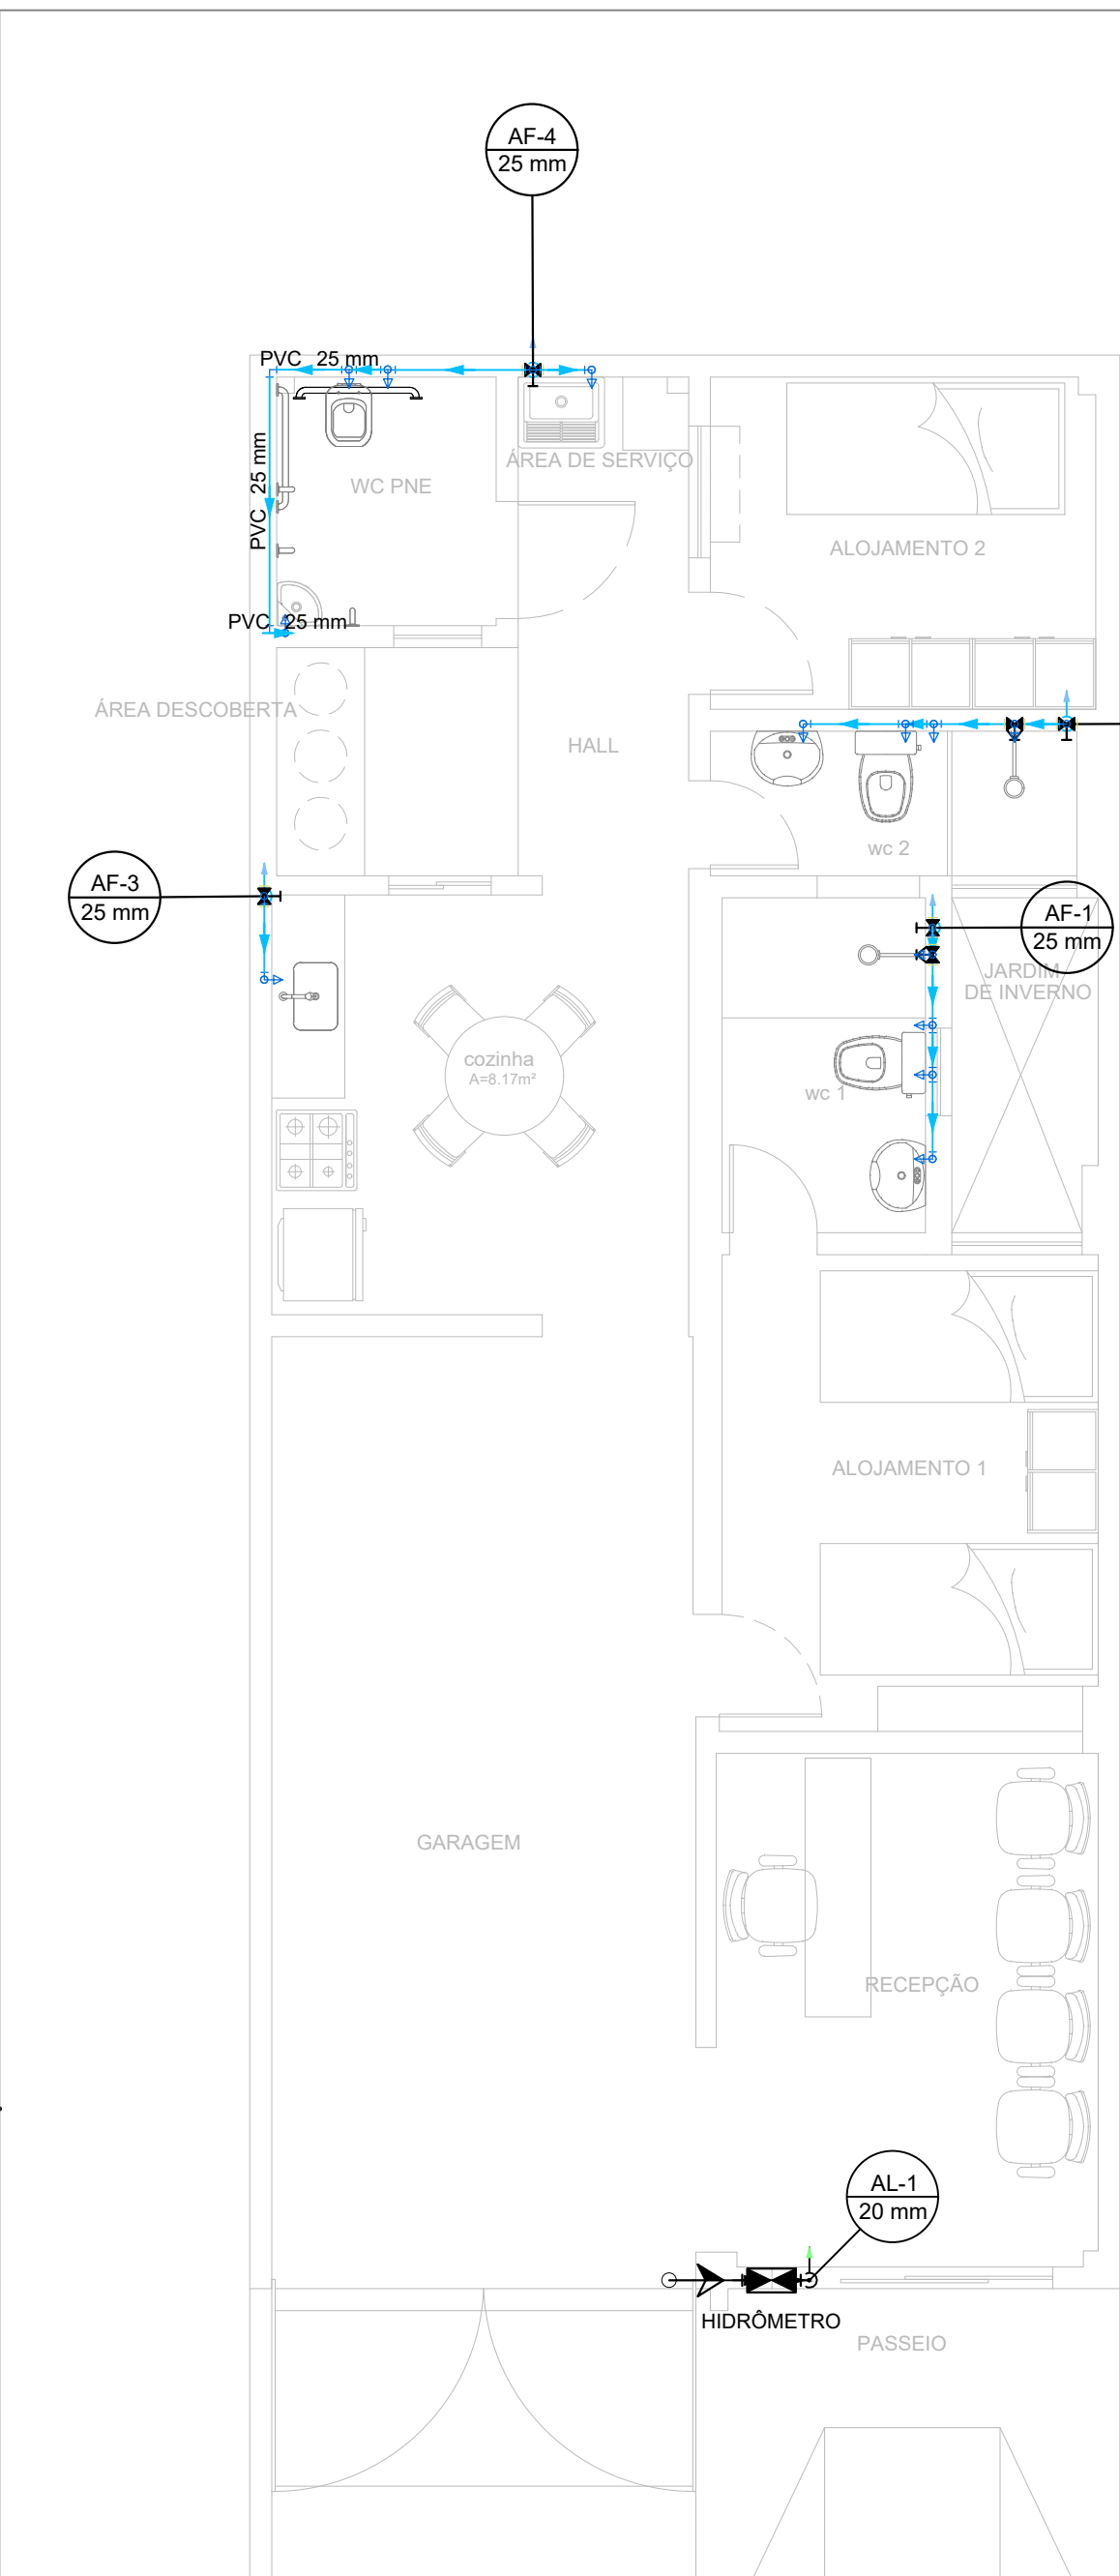


PLANTA BAIXA / LAYOUT
ESC.: 1:50

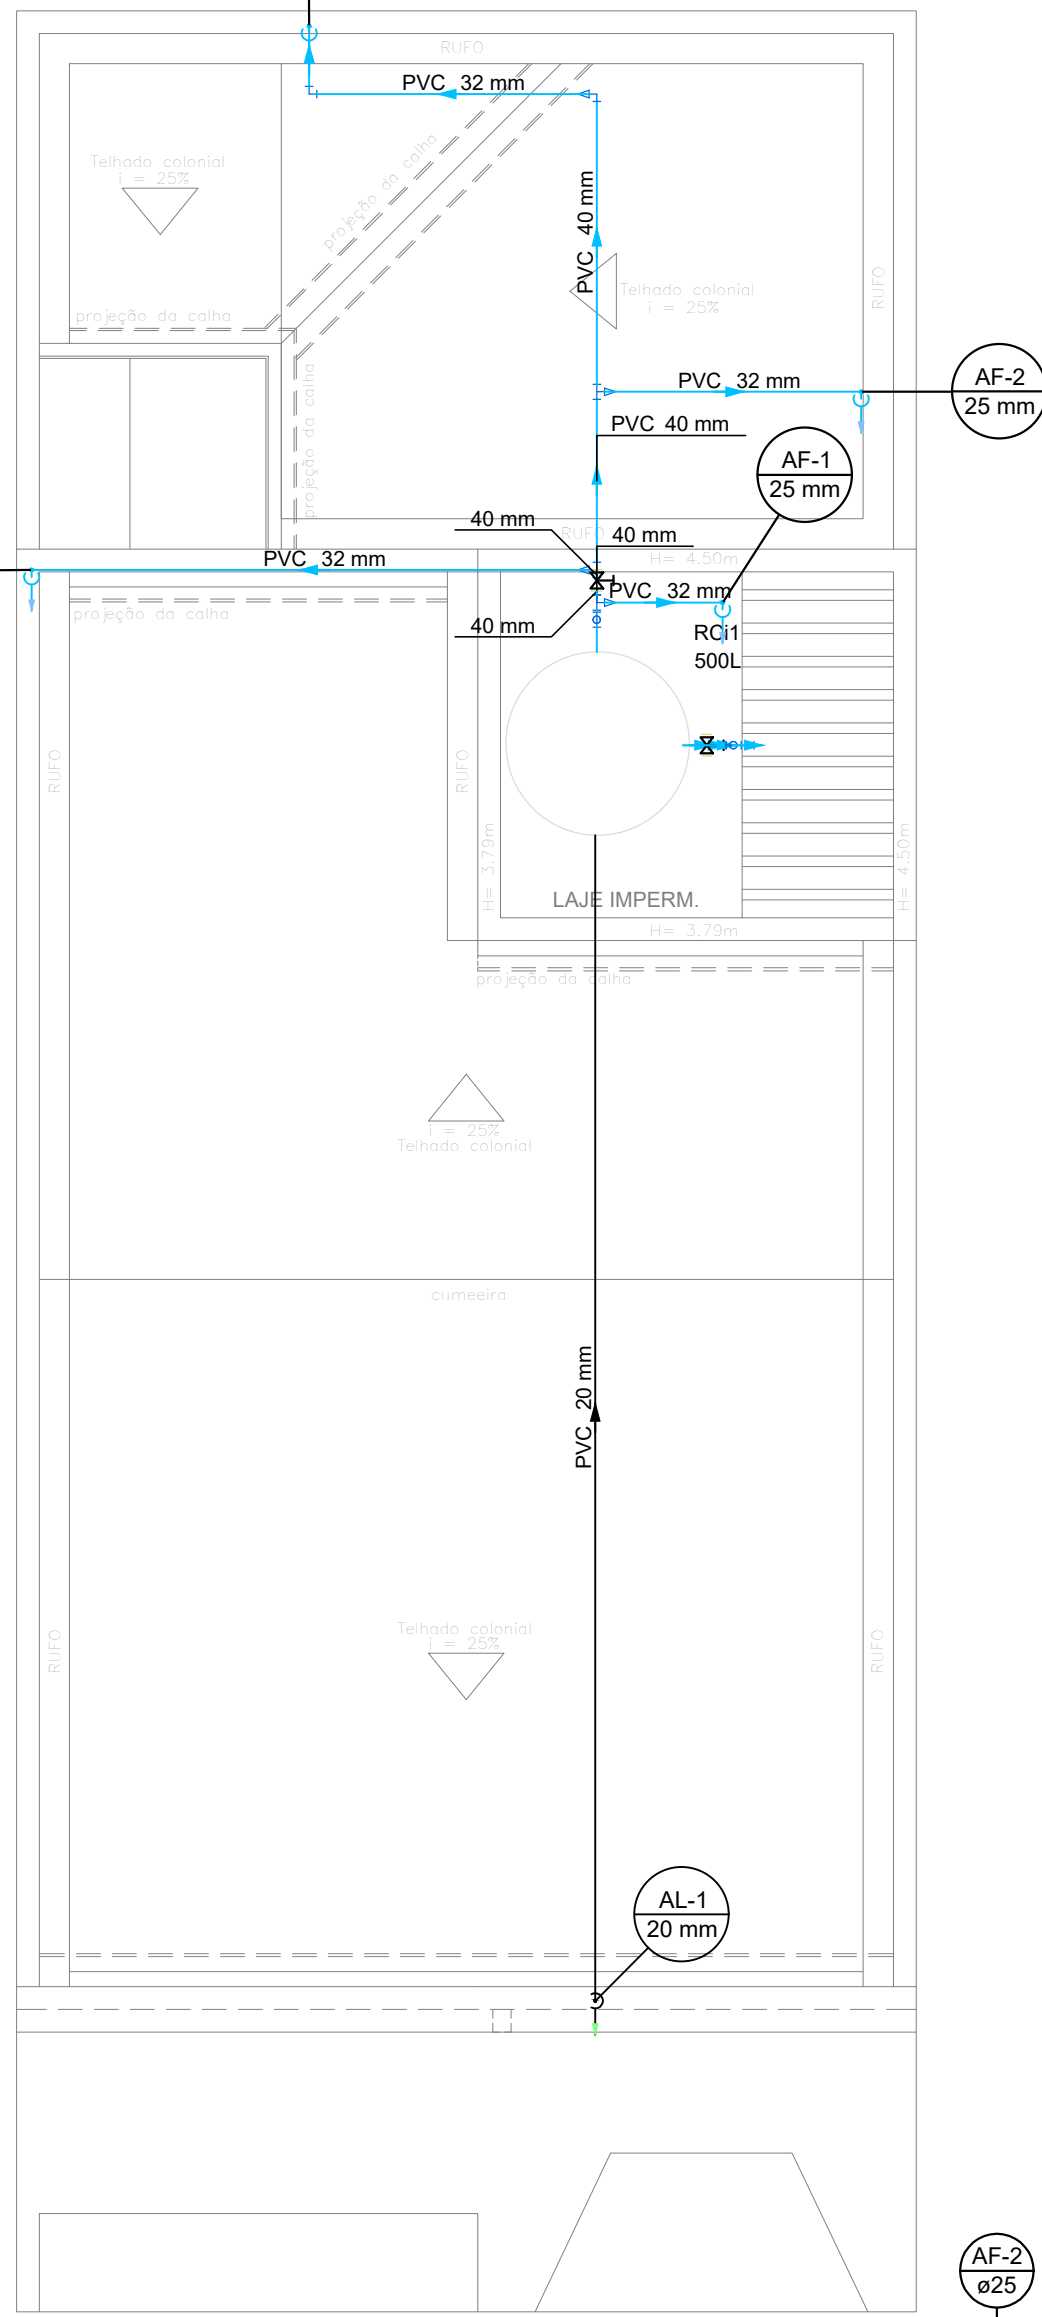

PLANTA BAIXA / COBERTURA
ESC.: 1:50

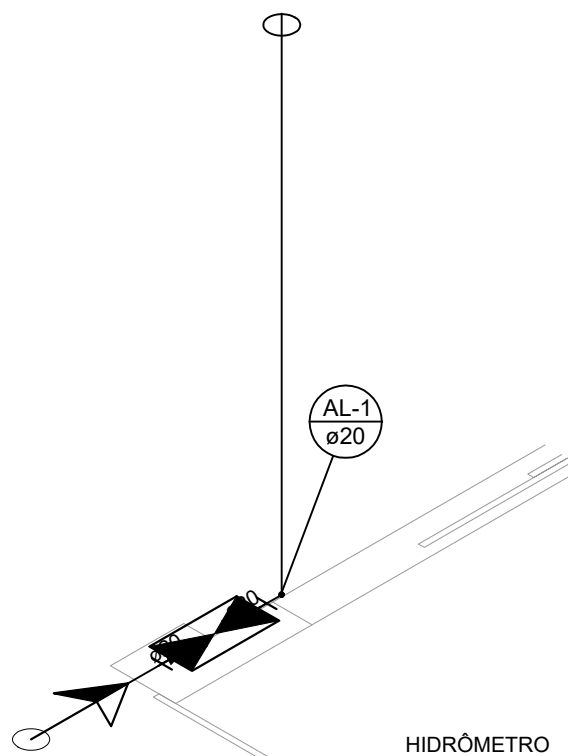


Detalhe Hidrômetro
Escala 1:25

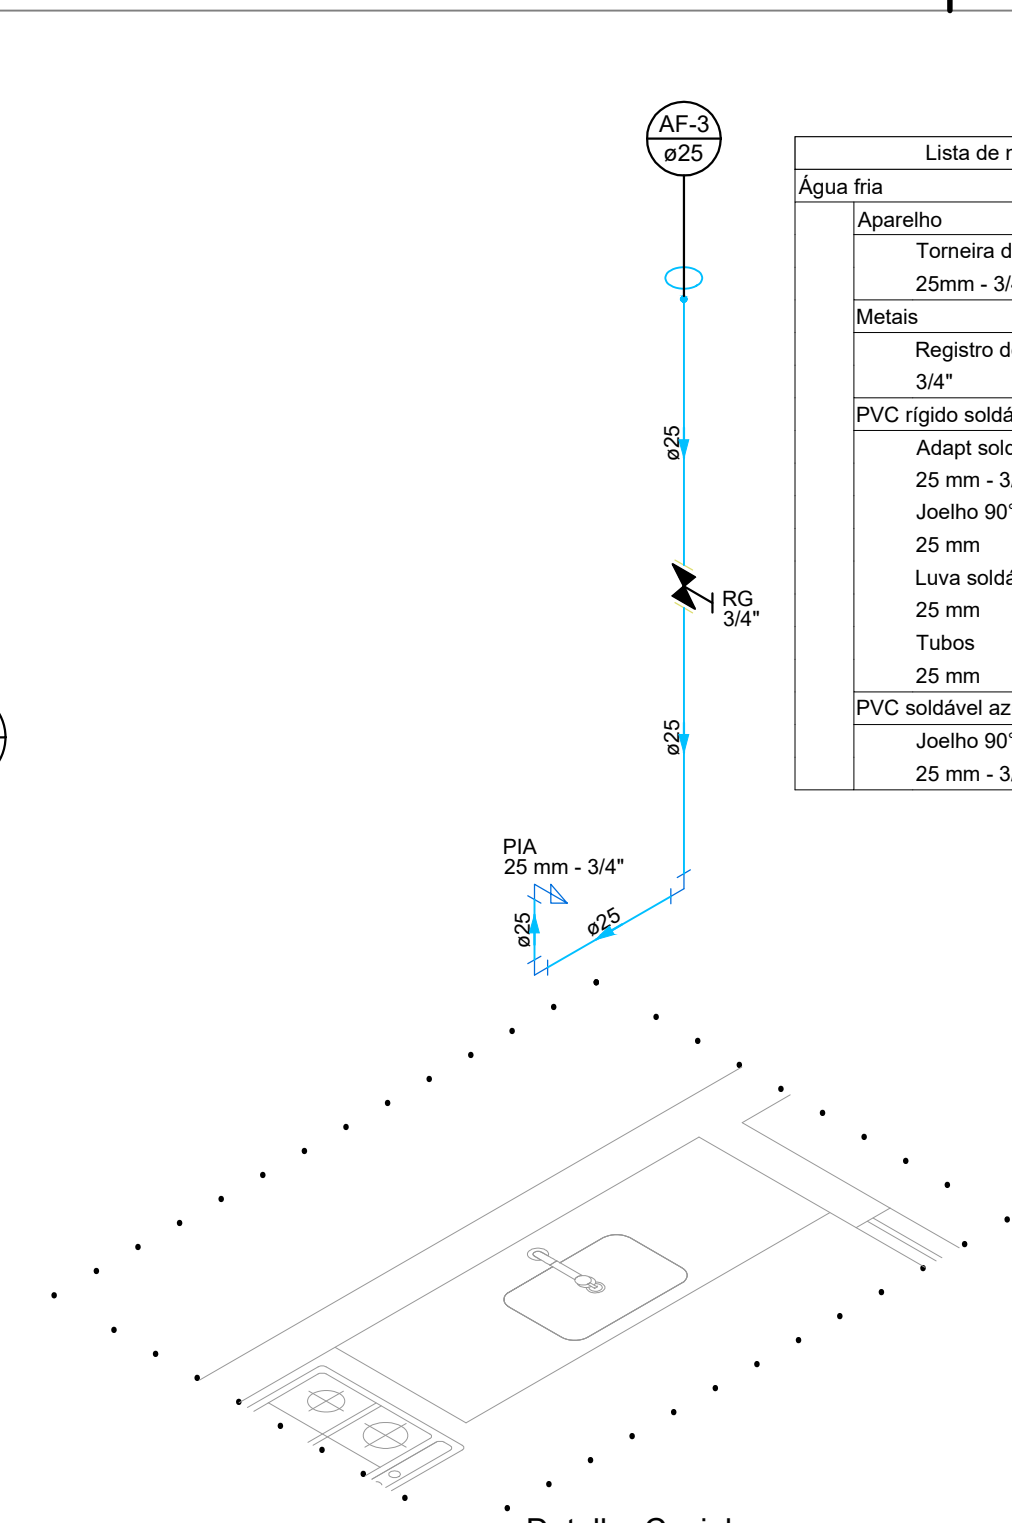


Detalhe Cozinha
Escala 1:25

Lista de materiais - Pavimento		
Água fria		
Aparelho		
Torneira de Pia de Cozinha	25mm - 3/4"	1 pc
Metais		
Registro de gaveta c/ canopla cromada	3/4"	1 pc
PVC rígido soldável		
Adapt sold.curto c/bolsa-rosca p registro	25 mm - 3/4"	2 pc
Joelho 90° soldável	25 mm	2 pc
Luva soldável	25 mm	1 pc
Tubos	25 mm	2.67 m
PVC soldável azul c/ bucha latão		
Joelho 90° soldável com bucha de latão	25 mm - 3/4"	1 pc

Lista de materiais - Pavimento		
Alimentação		
Ferro maleável classe 10		
Bujão	1/2"	1 pc
Contraporca	1/2"	1 pc
Cotovelo 90	1/2"	3 pc
Luva	1/2"	2 pc
Tubo de aço galvanizado	15 mm - 1/2"	1 m
Tê	1/2"	1 pc
Metais		
Registro de Pressão DOCOL JET 30	1/2"	1 pc
Registro de esfera	1/2"	1 pc
PVC misto soldável		
Colar de tomada em PVC	1/2"	1 pc
Joelho 90 soldável c/ rosca	20 mm - 1/2"	1 pc
PVC rígido soldável		
Adapt sold.curto c/bolsa-rosca p registro	20 mm - 1/2"	1 pc
Joelho 90° soldável	20 mm	1 pc
Tubos	20 mm	-0.07 m

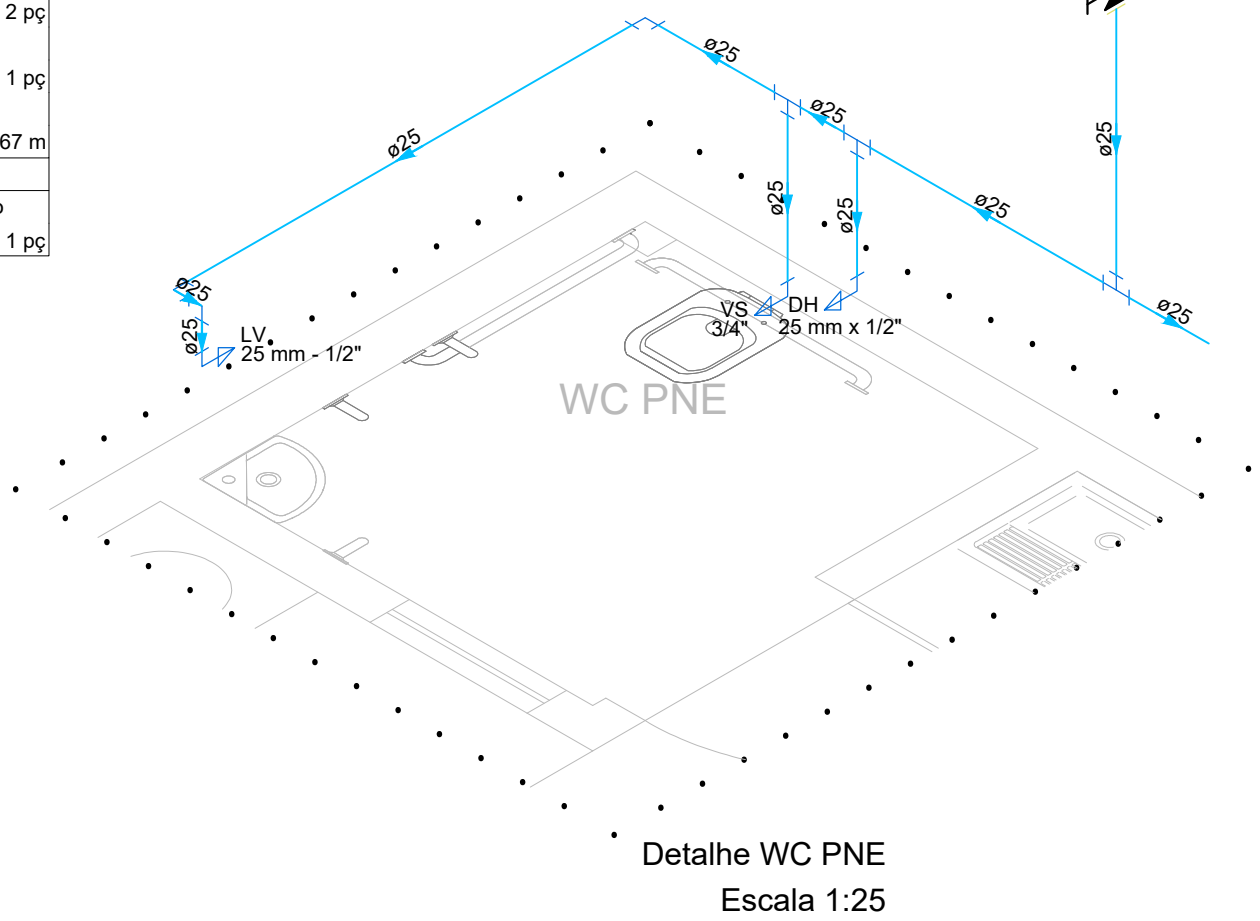

Detalhe WC PNE
Escala 1:25

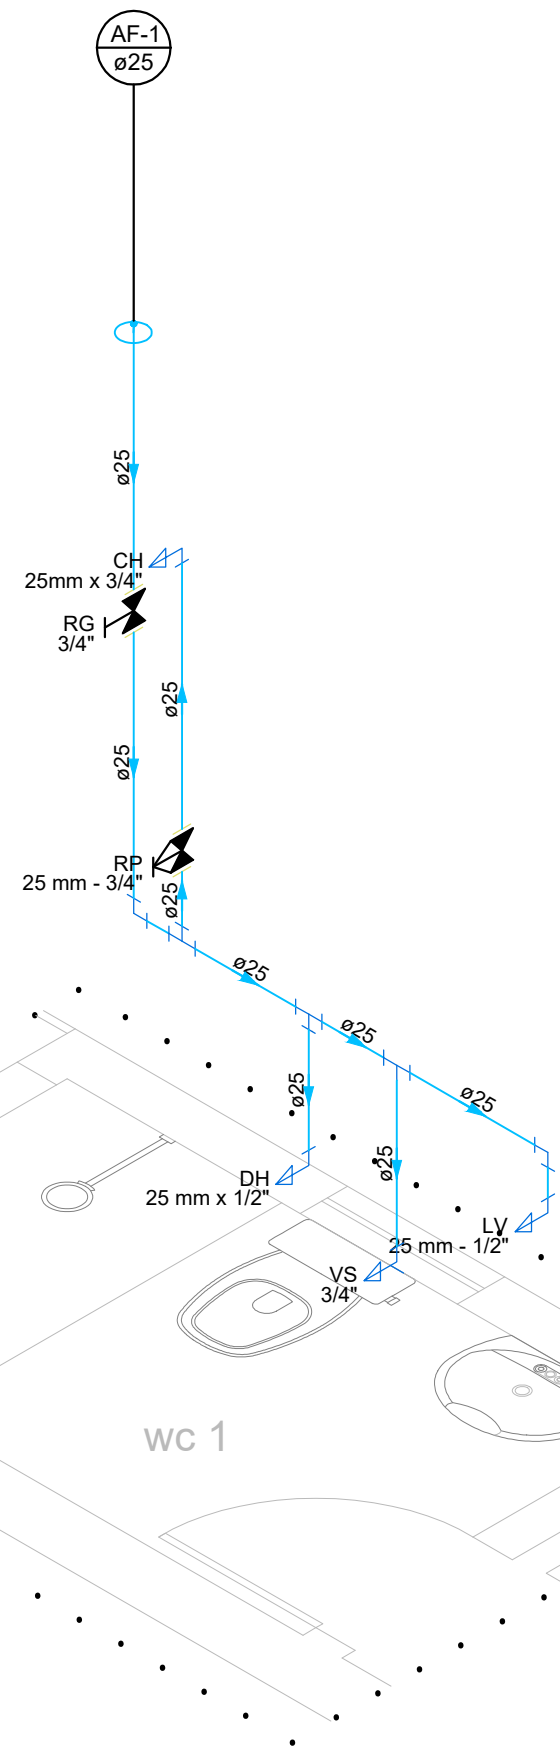


Detalhe WC 1
Escala 1:25


Lista de materiais - Térreo		
Água fria		
Aparelho		
Ducha higiênica	25mm x 1/2"	1 pc
Torneira de lavatório	25 mm - 1/2"	1 pc
Vaso Sanitário c/ cx. acoplada	1/2"	1 pc
Metais		
Registro de gaveta c/ canopla cromada	3/4"	1 pc
PVC Acessórios		
Engate flexível cobre cromado com canopla	1/2 - 30cm	1 pc
Engate flexível plástico	1/2 - 30cm	1 pc
PVC rígido soldável		
Adapt sold.curto c/bolsa-rosca p registro	25 mm - 3/4"	2 pc
Joelho 90° soldável	25 mm	3 pc
Luva soldável	25 mm	1 pc
Tubos	25 mm	7.05 m
Tê 90 soldável	25 mm	3 pc
PVC soldável azul c/ bucha latão		
Joelho de redução 90° soldável com bucha de latão	25 mm- 1/2"	3 pc

Lista de materiais - Térreo		
Água fria		
Aparelho		
Chuveiro	25mm x 3/4"	1 pc
Ducha higiênica	25mm x 1/2"	1 pc
Torneira de lavatório	25 mm - 1/2"	1 pc
Vaso Sanitário c/ cx. acoplada	1/2"	1 pc
Metais		
Registro de gaveta c/ canopla cromada	3/4"	1 pc
Registro de pressão c/ canopla cromada	3/4"	1 pc
PVC Acessórios		
Engate flexível cobre cromado com canopla	1/2 - 30cm	1 pc
Engate flexível plástico	1/2 - 30cm	1 pc
PVC misto soldável		
Luva soldável c/ rosca	25 mm-3/4"	1 pc
PVC rígido soldável		
Adapt sold.curto c/bolsa-rosca p registro	25 mm - 3/4"	3 pc
Joelho 90° soldável	25 mm	2 pc
Luva soldável	25 mm	1 pc
Tubos	25 mm	5.8 m
Tê 90 soldável	25 mm	3 pc
PVC soldável azul c/ bucha latão		
Joelho 90° soldável com bucha de latão	25 mm - 3/4"	1 pc
Joelho de redução 90° soldável com bucha de latão	25 mm- 1/2"	3 pc

Documento assinado digitalmente
WAGNER DARY DA SILVA
Data: 27/03/2024 08:58:39-0300
Verifique em <https://validar.jb.gov.br>

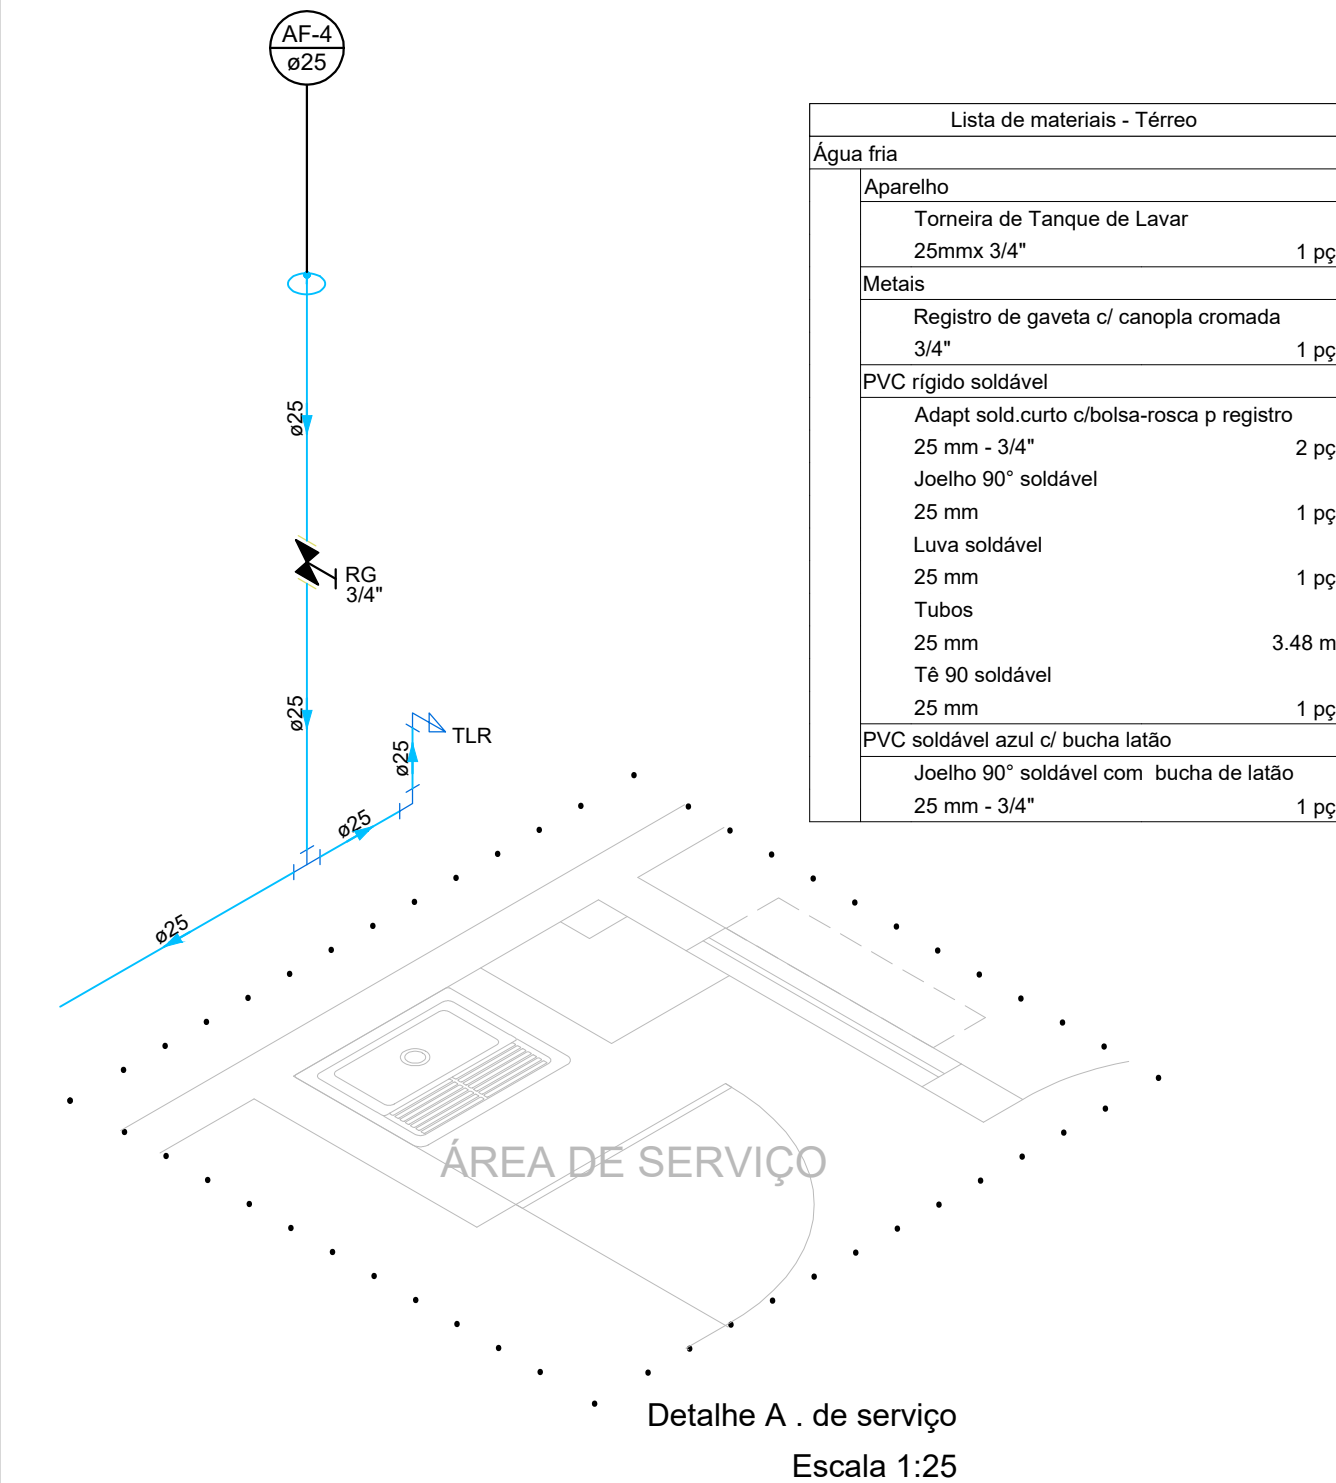

Detalhe A. de serviço
Escala 1:25

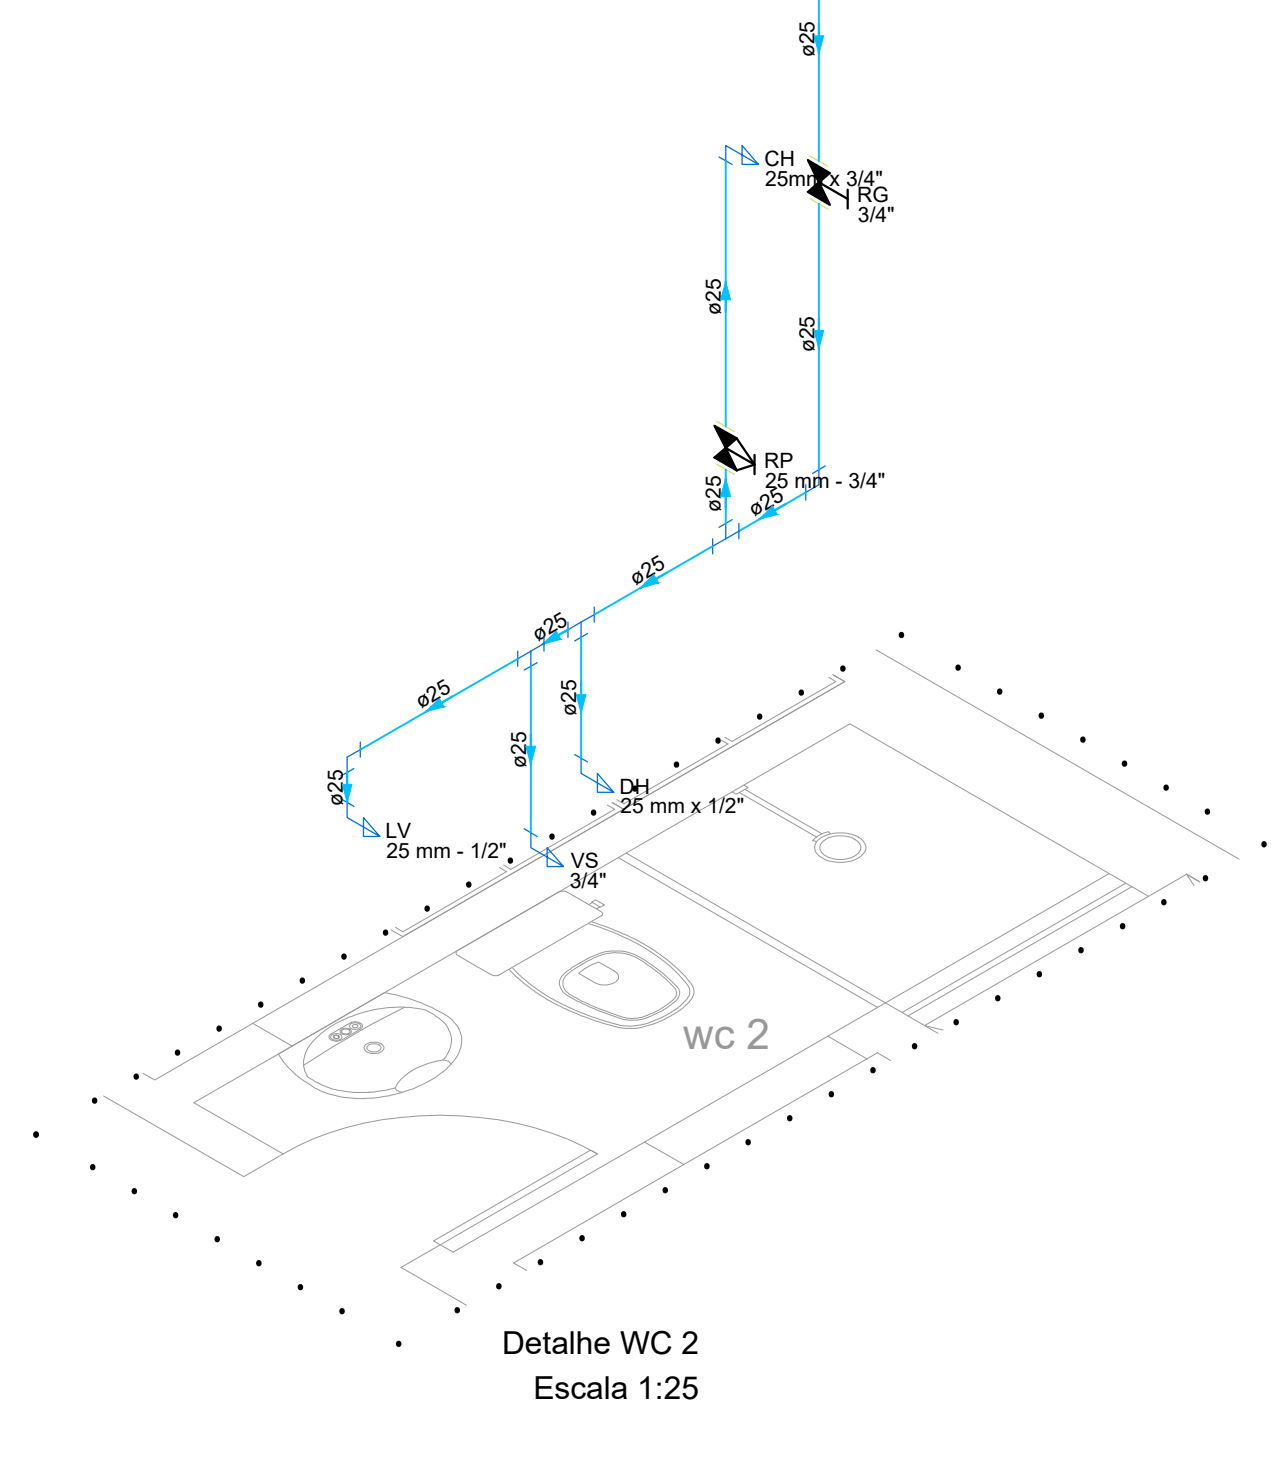

Detalhe WC 2
Escala 1:25

Lista de materiais - Pavimento		
Água fria		
Aparelho		
Chuveiro	25mm x 3/4"	1 pc
Ducha higiênica	25mm x 1/2"	1 pc
Torneira de lavatório	25 mm - 1/2"	1 pc
Vaso Sanitário c/ cx. acoplada	1/2"	1 pc
Metais		
Registro de gaveta c/ canopla cromada	3/4"	1 pc
Registro de pressão c/ canopla cromada	3/4"	1 pc
PVC Acessórios		
Engate flexível cobre cromado com canopla	1/2 - 30cm	1 pc
Engate flexível plástico	1/2 - 30cm	1 pc
PVC misto soldável		
Luva soldável c/ rosca	25 mm - 3/4"	1 pc
PVC rígido soldável		
Adapt sold.curto c/bolsa-rosca p registro	25 mm - 3/4"	3 pc
Joelho 90° soldável	25 mm	2 pc
Luva soldável	25 mm	1 pc
Tubos	25 mm	6.02 m
Tê 90 soldável	25 mm	3 pc
PVC soldável azul c/ bucha latão		
Joelho 90° soldável com bucha de latão	25 mm - 3/4"	1 pc
Joelho de redução 90° soldável com bucha de latão	25 mm - 1/2"	3 pc

Legenda de condutos	
Água fria	
Alimentação	

Legenda - Térreo	
Alimentador Predial	
Hidrômetros	
Registro de Pressão com PVC soldável	
Registro de gaveta c/canopla cromada c/PVC soldável	

Legenda das indicações - Térreo	
CH Chuveiro - 25mm x 3/4"	
DH Ducha Higiênica com Joelho de 90° - 25 mm x 1/2"	
LV Lavatório com joelho de 90° - 25 mm - 1/2"	
RP Registro de Pressão com PVC soldável - 25 mm - 3/4"	
RG Registro de gaveta c/canopla cromada c/PVC soldável - 3/4"	
VS Vaso sanitário com caixa acoplada - 3/4"	

REVISÃO	DESCRIÇÃO	REVISADO POR	DATA
00	EMISSÃO INICIAL	WAGNER DARY	26/03/2024

SECRETARIA DE ESTADO DA SEGURANÇA PÚBLICA		SERGIPE GOVERNO DO ESTADO		DIRETORIA DE ARQUITETURA E EDIFICAÇÕES PRAÇA TOBIAS BARRETO, nº 20, BARRIO SÃO JOSÉ CEP: 49050-220 ARACAJU/SE TELS: (79)3216-5454 / (79)98851-9337	
TIPO: PROJETO HIDRÁULICO				Nº DA PRANCHA: 01/01	
ASSUNTO: PLANTA BAIXA E DETALHES POSTO DE POLICIAMENTO DE ÁGUA FRIA					
END: Travessa Celso de Carvalho, Num 23, Povoador Água Fria, SALGADO - SE					
AUTOR DO PROJETO: WAGNER DARY DA SILVA					
RESPONSÁVEL TÉCNICO: WAGNER DARY DA SILVA				RN: 270771497-6	
ESCALA: INDICADA	DATA: 03/2024	DESENHISTA: WAGNER DARY			