
 


PLANTA BAIXA

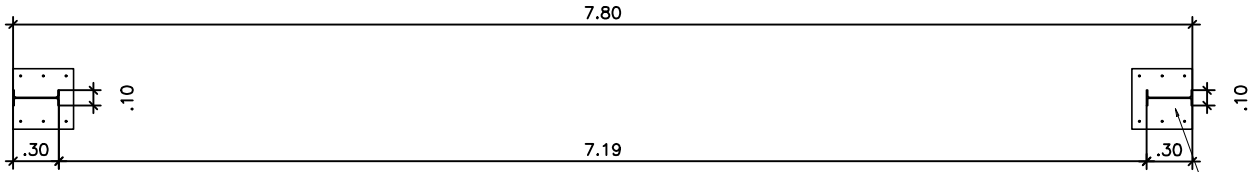


PERFIL HP 310

VISTA SUPERIOR VIGA



PERFIL HP 310

VISTA PÓRTICO

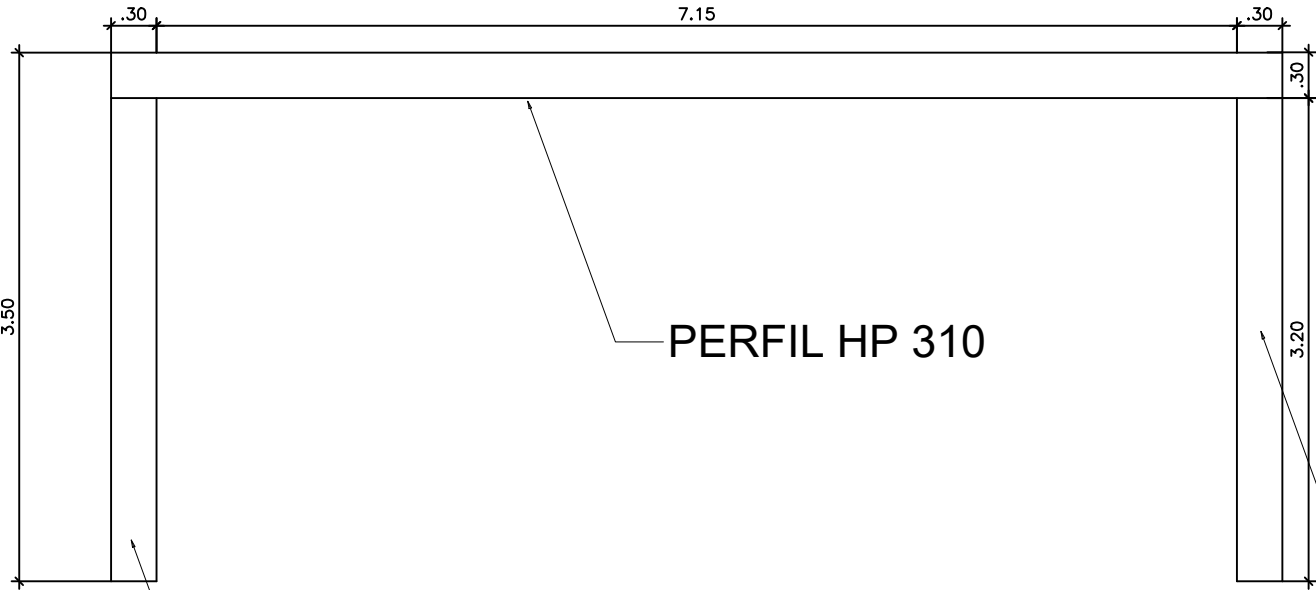

PERFIL HP 310

PERFIL HP 310

PERFIL HP 310

RELAÇÃO PENAS		
COLOR	WIDTH	PENA
DESENHO	(mm)	Nº
1	0.10	7
2	0.20	7
3	0.30	7
4	0.60	7
5	0.90	7
6	0.40	7
7	0.20	7
8	0.15	7
9	0.10	7
124	0.20	124
140	0.20	140
253	0.20	253
ESCALA PLOTAGEM		
PLOTTED	DRAWING	
MM	UNITS	
1	1	

ARQUIVO:

REVISÃO PÓS APROVAÇÃO (NUMERAÇÃO)		
01	xx/xx/xxxx	xxx xxx xxx
02		
03		
04		
N° DA REVISÃO	DATA	DESCRIÇÃO DA REVISÃO
LOCAL PARA CARIMBOS DE APROVAÇÕES		
Todos os direitos relativos a estes projetos/documentos são reservados à CORREIA ENGENHARIA LTDA, sendo terminantemente proibida a reprodução total ou parcial dos elementos neles contidos, assim como também proibida a sua utilização/aplicação, total ou parcial, por outra pessoa física ou jurídica diversa da contratante, bem como o seu uso para a execução de obra em lugar diverso do especificado em contrato. A violação dos direitos de Direitos Autorais, Leis nº 9.610/98 e nº 5.194/66, é crime previsto no Código Penal (Decreto Lei nº 2.846 de 07/12/1940).		
CAMPO LIVRE DESTINADO À IDENTIFICAÇÃO DOS PROJETISTAS:		
ENG. FABIANO CORREIA CREA 271607163–2		
AV. Nestor Sampaio, 477, Galeria Terra Azul, SL 06 – Ponto novo – ARACAJU/SE TEL.:(79)3023–7304. CEL.:(79)9.9954–6057 CEP 49045–015		
FABIANO SANTOS CORREIA SILVA PROJETO MUNICÍPIO DE FREI PAULO PROPRIETÁRIO		
PROPRIETÁRIO: MUNICÍPIO DE FREI PAULO PRAÇA CAPITÃO JOÃO TAVARES, N° 270, CENTRO, FREI PAULO/SE – CEP 49.514–000 TEL.:(79) 3447–1221		
NOME DO EMPREENDIMENTO: JAITON MENEZES DE MENDONÇA ”O TITÃO”		
TIPO DE PROJETO: ESTRUTURAL	ENDEREÇO DO EMPREENDIMENTO: Rua José Rosendo dos Santos, S/N, bairro centro, CEP nº 49.514–000 FREI PAULO, SERGIPE	
IDENTIFICAÇÃO DO PROJETO: PLANTA VIGA E PILAR	ESCALA: 1/50	N° DA PRANCHA: 05/06
DATA DE EMISSÃO INICIAL 18/03/2026	NOME DO ARQUIVO 875_ALEX_EST.COR_R00	
DESENHO: FABIANO CORREIA		