


PLANTA BAIXA - CANTEIRO C/ MARCO PADRÃO 3,00m  
ESCALA 1/25

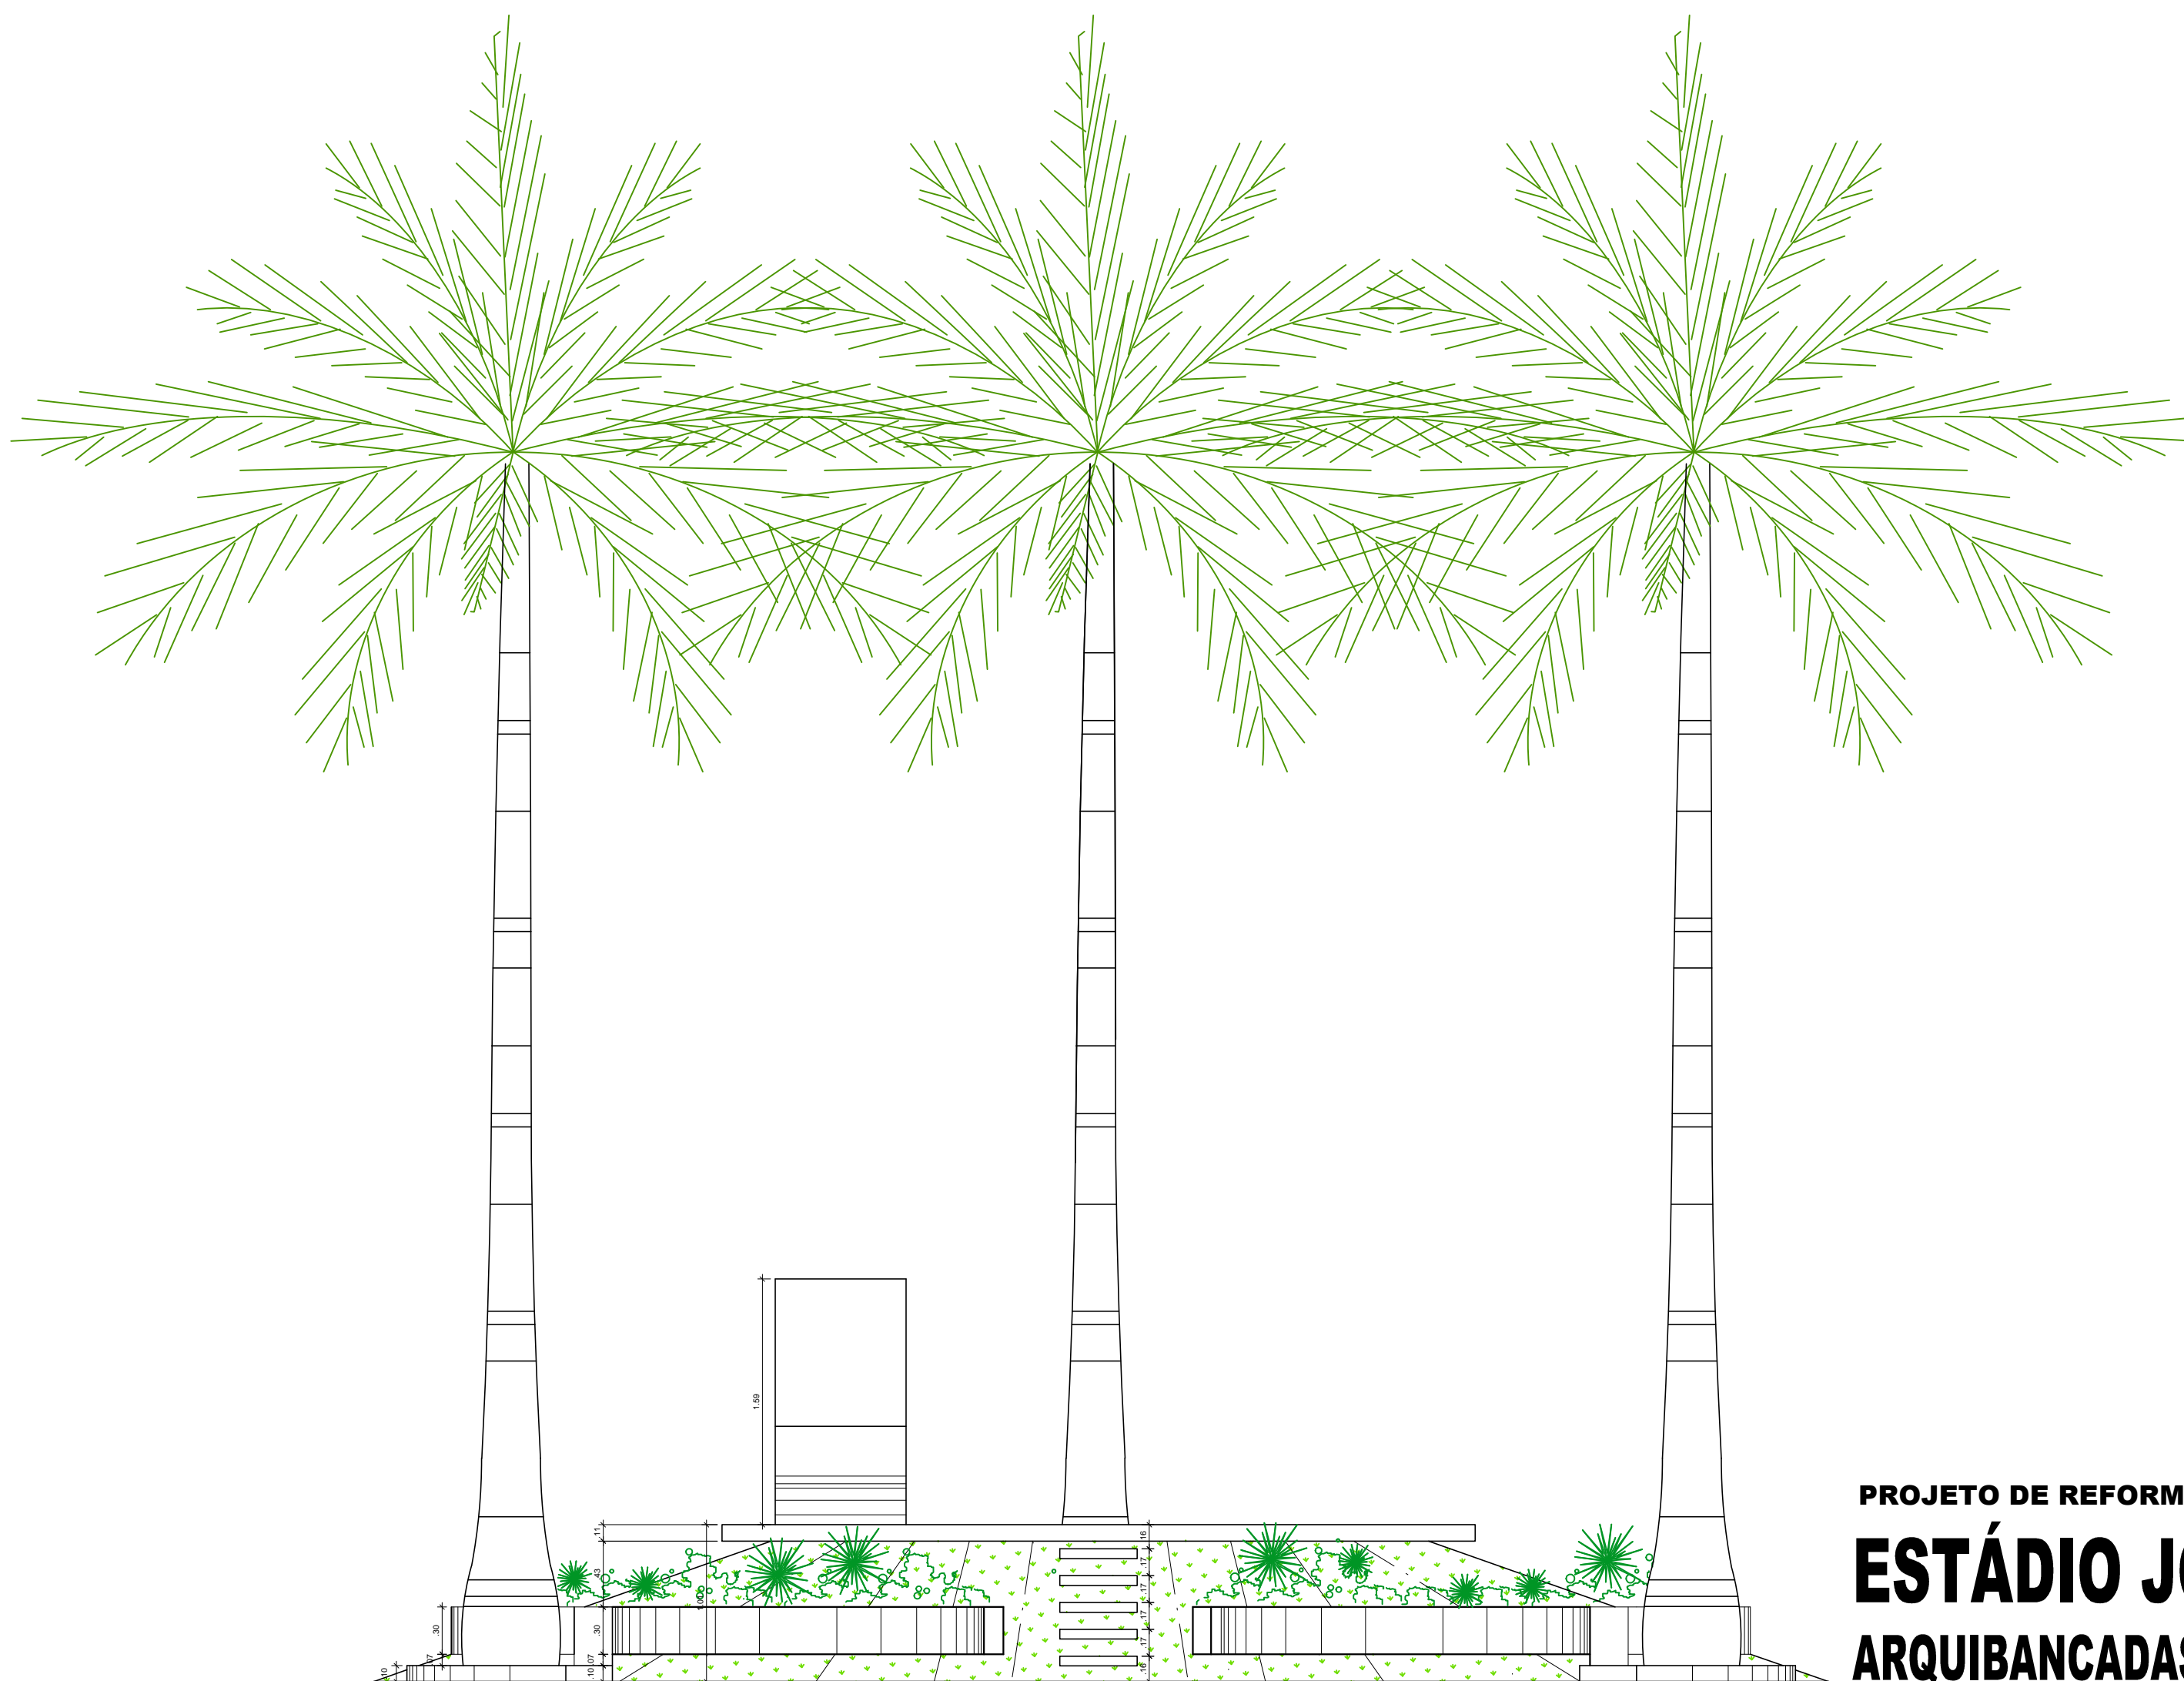

VISTA FRONTAL - CANTEIRO C/ MARCO PADRÃO 3,00m  
ESCALA 1/25

ANDERSON JOSÉ DOS SANTOS  
ENG.º CIVIL - 270051157-3

PROJETO DE REFORMA  
**ESTÁDIO JOÃO TRINDADE FILHO**  
**ARQUIBANCADAS 01 E 02 E ALAMBRADO QUADRA**  
SITO — AVENIDA CAJAZEIRAS — BOQUIM — SERGIPE

DATA:	10/02/2021	PROJETO	ARQUITETURA		Nº
ESCALA	1/25	PLANTAS	PLANTA BAIXA E VISTA FRONTAL		COD. PROJ. BLOCO FOLHA
					00 10/13