


INST. SANITÁRIAS - TÉRREO
ESCALA 1:50


Lista de materiais - TÉRREO	
Esgoto	
Caixas de Passagem	
Caixa de gordura PVC	1 pç
CG 30 cm	
Caixa de inspeção de esgoto sifonada	3 pç
CES- 50x50cm	
PVC Acessórios	
Caixa sifonada	
150x150x50	2 pç
Sifão de copo p/ pia e lavatório	1 pç
1" - 1.1/2"	3 pç
Válvula p/ lavatório e tanque	1 pç
1"	3 pç
Válvula p/ pia	1 pç
1"	3 pç
PVC Esgoto	
Anel de borracha	
100mm - 4"	8 pç
50mm - 2"	13 pç
Curva 90 curta	1 pç
100 mm	1 pç
Joelho 45	1 pç
40 mm	2 pç
Joelho 90	1 pç
100 mm	6 pç
Joelho 90 c/anel p/ esgoto secundário	1 pç
40 mm - 1.1/2"	1 pç
Junção simples	1 pç
100 mm - 50 mm	1 pç
50 mm - 50 mm	6 pç
Luva simples	6 pç
100 mm	7 pç
50 mm	25.08 m
Tubo rígido c/ ponta lisa	0.93 m
100 mm - 4"	5.89 m
50 mm - 2"	1 pç
Vedação p/ saída de vaso sanitário	
100 mm	1 pç
Unidades de tratamento	
Alça	
Ferro	1 pç
Argamassa	
Argamassa	0.04 m³
Brita	
nº3	0.06 m³
Concreto	
Concreto	1.44 m³
Tampa	
Hermética	1 pç
Tijolo	
Furado	19 pç
Ventilação	
PVC Esgoto	
Anel de borracha	
50mm - 2"	4 pç
Joelho 45	
50 mm	2 pç
Joelho 90	2 pç
50 mm	4 pç
Luva simples	
50 mm	4 pç
Tubo rígido c/ ponta lisa	
50 mm - 2"	0.94 m

Legenda de condutos - TÉRREO	
Esgoto	
Ventilação	


Legenda - TÉRREO	
Caixa Sifonada	
CES Caixa Inspeção Esgoto Sifonada	
CG PVC	
Caixas de Gordura	
Joelho 45	
Joelho 90- coluna	
Junção simples	
Lavatório Residencial com sifão	
Pia de Cozinha Residencial com Sifão 50mm	
Vaso Sanitário c/ curva 90º	

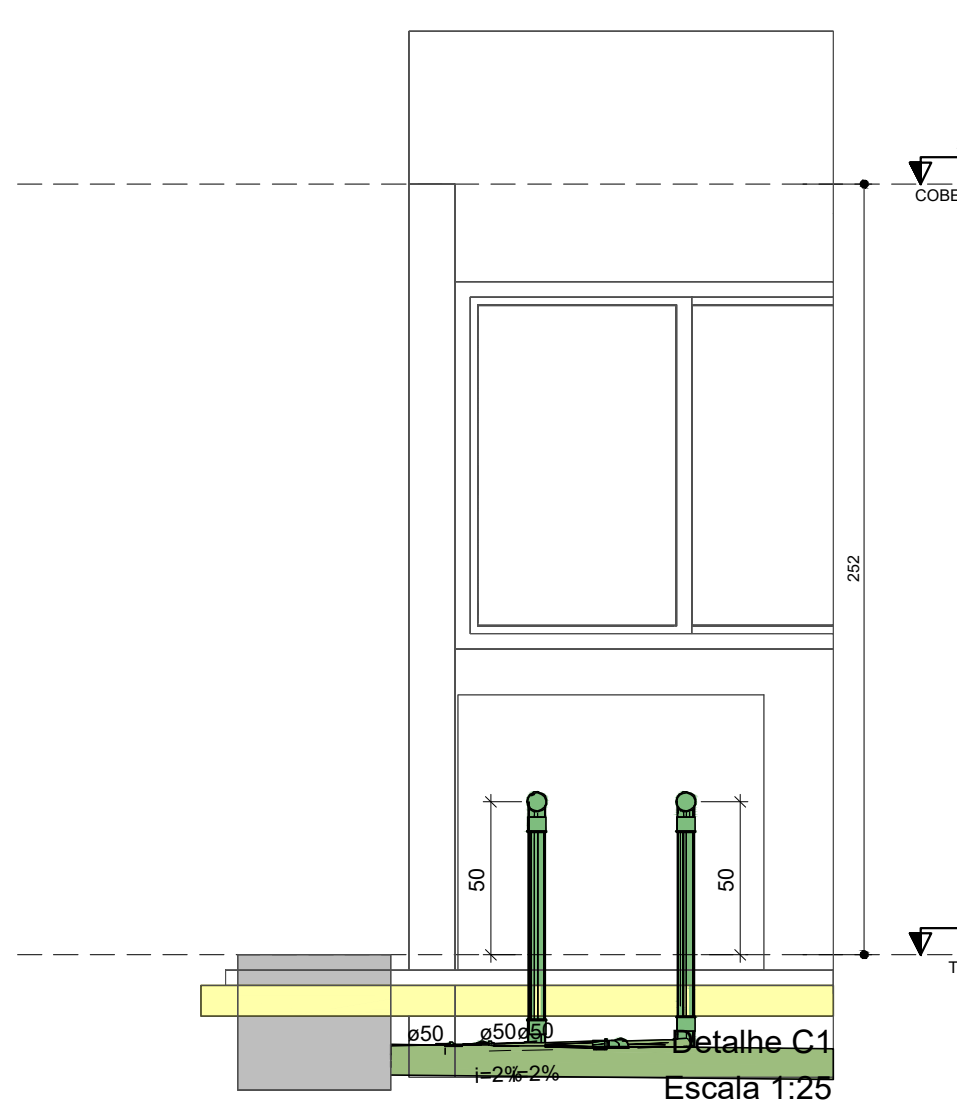

Detalhe S1
Escala 1:25

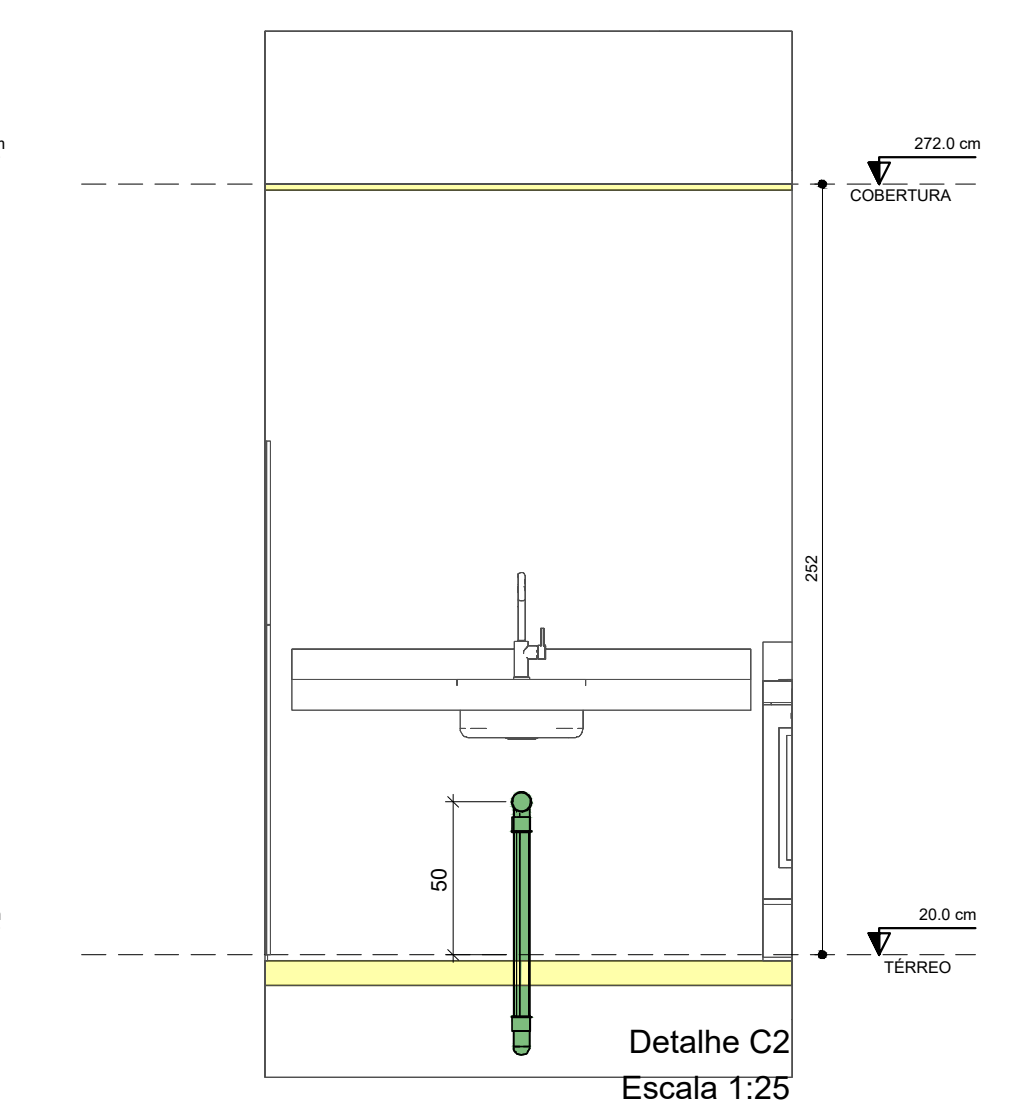


Detalhe C2
Escala 1:25

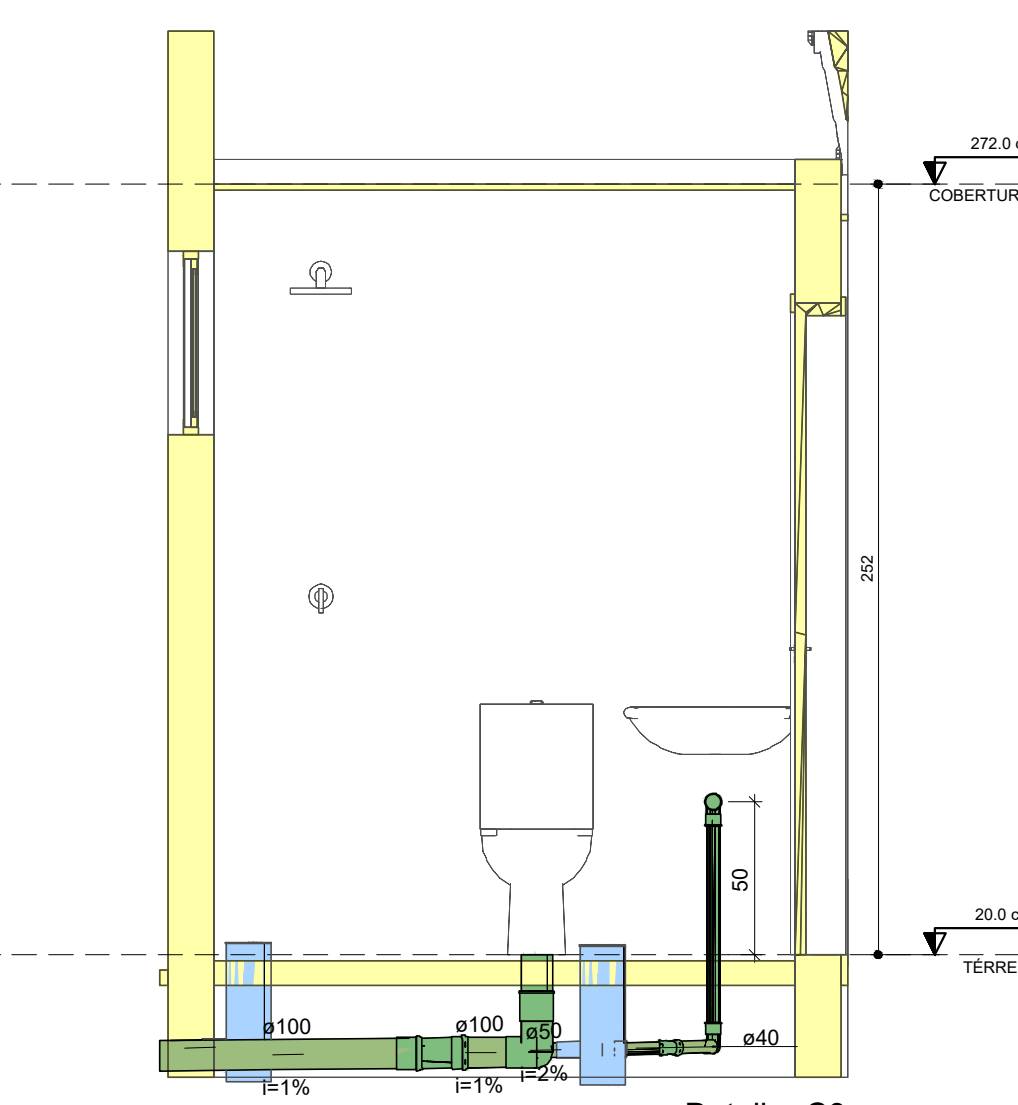


Detalhe C3
Escala 1:25


Legenda de peças - TÉRREO	
Caixas de Passagem	
E1	Caixa de inspeção de esgoto sifonada CES- 50x50cm
PVC Esgoto	
E2	Anel de borracha 50mm - 2"
	Junção simples 50 mm - 50 mm
PVC Esgoto	
E3	Anel de borracha 50mm - 2"
	Joelho 45 50 mm
PVC Acessórios	
	Sifão de copo p/ pia e lavatório 1" - 2"
	Válvula p/ pia 1"
E4	PVC Esgoto
	Anel de borracha 50mm - 2"
	Joelho 90 50 mm
	Tubo rígido c/ ponta lisa 50 mm - 2"
PVC Esgoto	
V3	Anel de borracha 50mm - 2"
	Joelho 45 50 mm
PVC Esgoto	
V5	Anel de borracha 50mm - 2"
	Joelho 90 50 mm

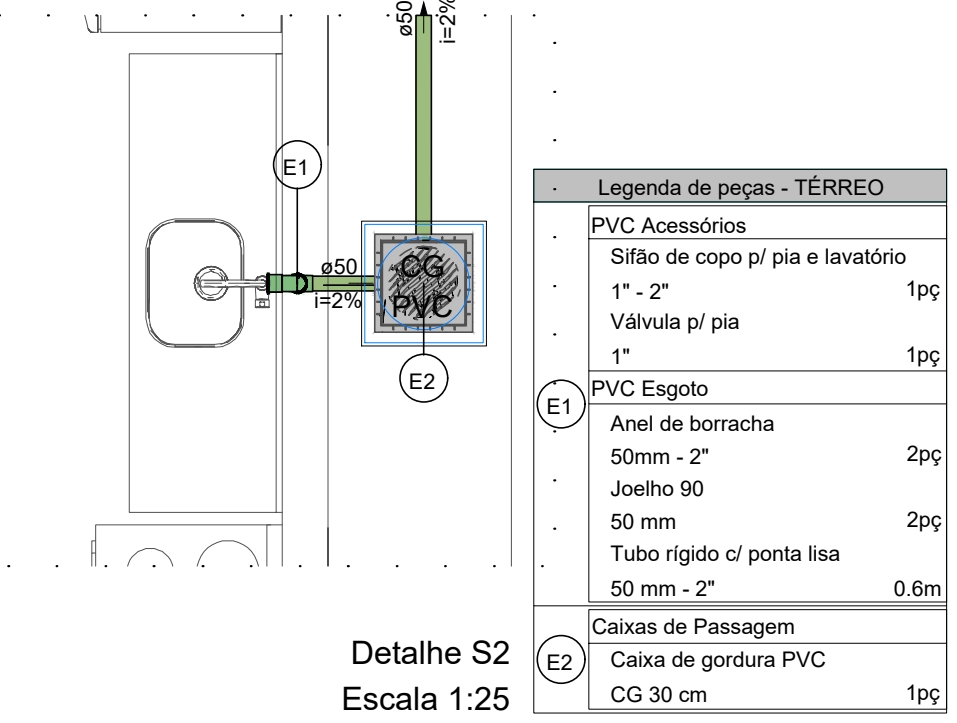


Detalhe S2
Escala 1:25

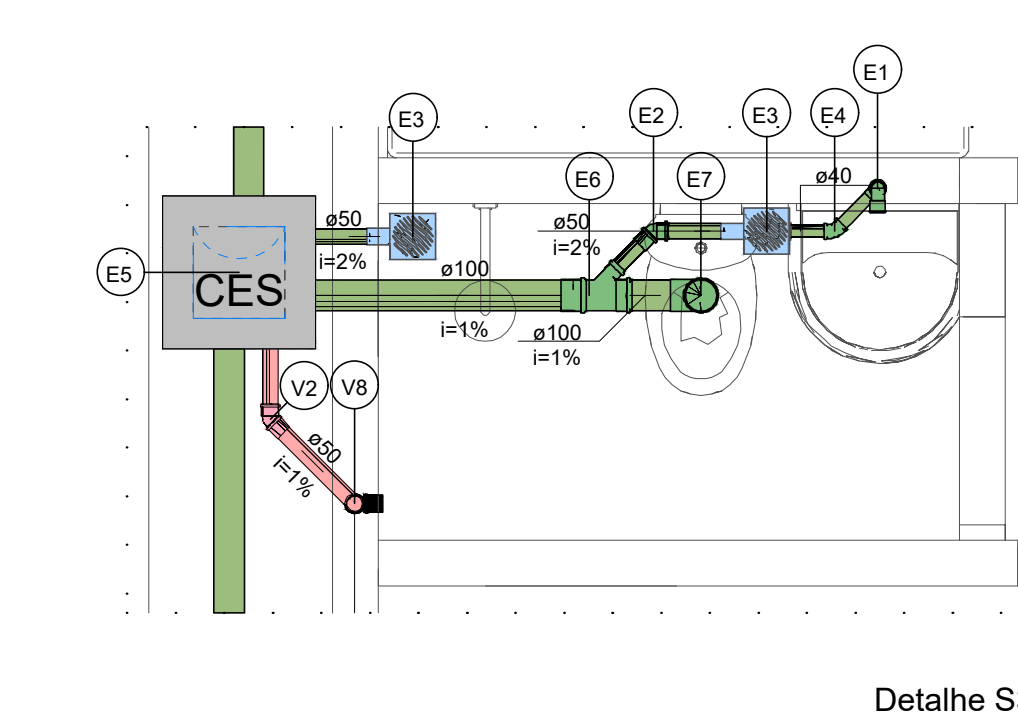


Detalhe S3
Escala 1:25

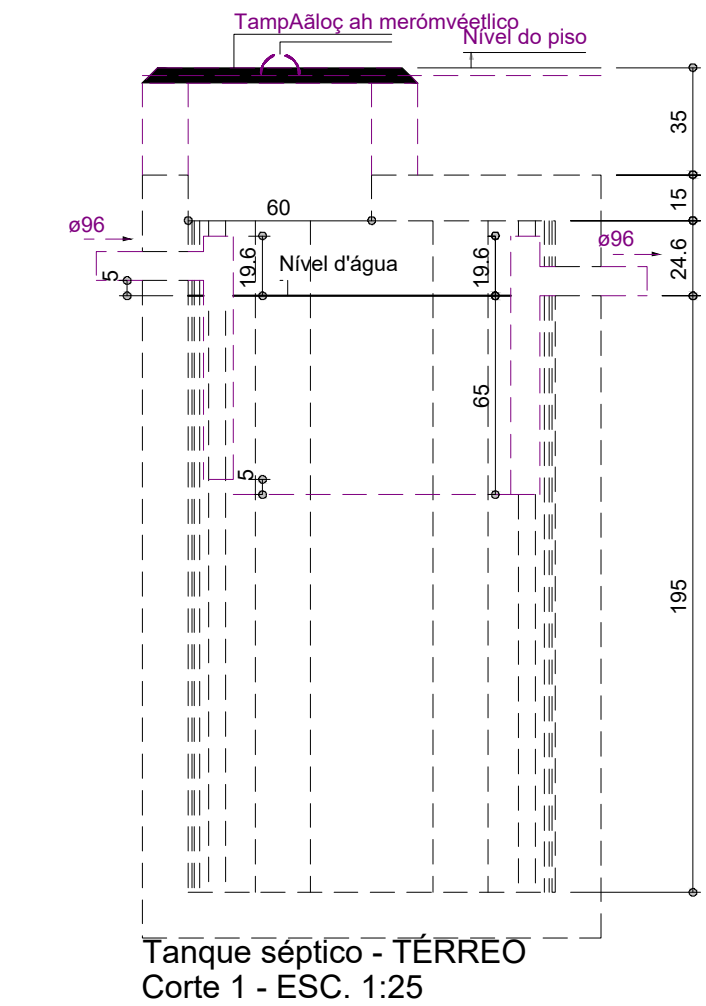


Tanque séptico - TÉRREO
Corte 1 - ESC. 1:25

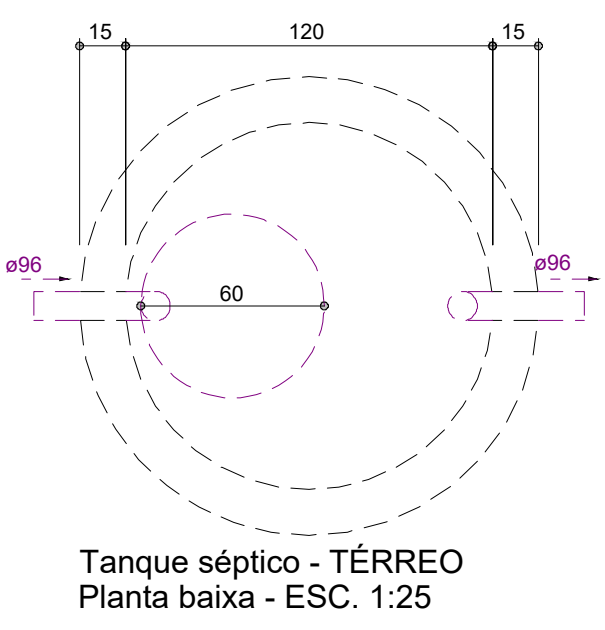

Tanque séptico - TÉRREO
Planta baixa - ESC. 1:25

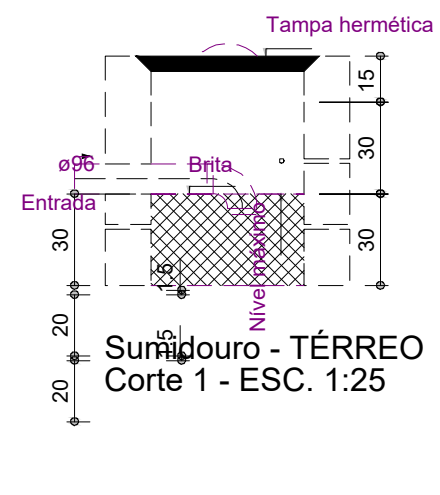

Sumidouro - TÉRREO
Corte 1 - ESC. 1:25

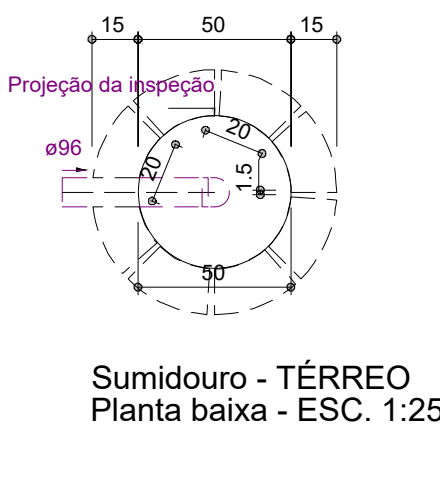

Sumidouro - TÉRREO
Planta baixa - ESC. 1:25

Legenda de peças - TÉRREO	
PVC Acessórios	
	Sifão de copo p/ pia e lavatório 1" - 1.1/2"
	Válvula p/ lavatório e tanque 1"
E1	PVC Esgoto
	Curva 90 curta 40 mm
	Joelho 90 c/anel p/ esgoto secundário 40 mm - 1.1/2"
	Tubo rígido c/ ponta lisa 40 mm
PVC Esgoto	
E2	Anel de borracha 50mm - 2"
	Joelho 45 50 mm
PVC Acessórios	
E3	Caixa sifonada 150x150x50
PVC Esgoto	
	Anel de borracha 50mm - 2"
E4	PVC Esgoto
	Joelho 45 40 mm
Caixas de Passagem	
E5	Caixa de inspeção de esgoto sifonada CES- 50x50cm
PVC Esgoto	
E6	Anel de borracha 100mm - 4"
	50mm - 2"
	Junção simples 100 mm - 50 mm
PVC Esgoto	
E7	Anel de borracha 100mm - 4"
	Curva 90 curta 100 mm
	Vedação p/ saída de vaso sanitário 100 mm
PVC Esgoto	
V2	Anel de borracha 50mm - 2"
	Joelho 45 50 mm
PVC Esgoto	
V8	Anel de borracha 50mm - 2"
	Joelho 90 50 mm

TÍTULO:

PROJETO CASAS POPULARES - UNIFAMILIAR

ENDEREÇO:

FORTALEZA DO TABOÃO

PROPRIETÁRIO:

PREFEITURA DE FORTALEZA DO TABOÃO CPF/CNPJ: 37.421.112/0001-26

AUTOR DO PROJETO:

JUAREZ LUIS PIMENTA JUNIOR | ENGENHEIRO CIVIL | CREA: 219.323-D/MG

ASSINATURAS:

JUAREZ LUIS PIMENTA JUNIOR | ENGENHEIRO CIVIL | CREA: 219.323-D/MG

PREFEITURA DE FORTALEZA DO TABOÃO CPF/CNPJ: 37.421.112/0001-26

PROJETO:

SANITÁRIO

TIPOLOGIA DA OBRA:

PADRÃO MÉDIO

CONTEÚDO:

PLANTA SANITÁRIA - ISOMETRICOS E DETALHAMENTOS

ÁREA CONSTRUIDA:

42,00 M²

COORDENADAS GEOGRÁFICAS:

BDI OBRA:

21,00%

ESCALA:

INDICADA

DATA:

27 / 03 / 2026

REVISÃO:

00

Nº ART - PROJETO:

01/01

PRANCHA:

FORTALEZA DO TABOÃO | TOCANTINS

PRANCHA FORMATO A1: 840 x 594 mm