

PLANTA DE SITUAÇÃO
Escala 1:200

Lista de materiais - Térreo	
Esgoto	
Caixas de Passagem	
Caixa de inspeção esgoto simples	3 pç
CE- 60x60 cm	1 pç
CE- 80 x 80 cm	1 pç
PVC Acessórios	
Caixa sifonada	4 pç
100x100x50	2 pç
150x150x50	2 pç
Sifão de copo p/ pia e lavatório	14 pç
1" - 1.1/2"	14 pç
Sifão flexível c/ Adaptador	2 pç
1.1/2" - 1.1/2"	2 pç
Sifão flexível p/ Mictório	3 pç
1.1/4" - 2"	3 pç
Válvula p/ lavatório e tanque	14 pç
1"	2 pç
Válvula p/ tanque	2 pç
1 1/2"	2 pç
PVC Esgoto	
Anel de borracha	
100mm - 4"	49 pç
50mm - 2"	27 pç
75mm - 3"	3 pç
Bucha de redução longa	6 pç
50 mm - 40 mm	6 pç
Curva 90 curta	2 pç
40 mm	19 pç
50 mm	2 pç
Joelho 45	9 pç
100 mm	14 pç
50 mm	7 pç
75 mm	1 pç
Joelho 90	25 pç
40 mm	3 pç
100 mm	1 pç
Joelho 90 c/anel p/ esgoto secundário	16 pç
40 mm - 1.1/2"	16 pç
Junção invertida	3 pç
100 mm x 50 mm	2 pç
100 mm x 75 mm	2 pç
Junção simples	9 pç
100 mm - 100 mm	2 pç
50 mm - 50 mm	2 pç
Luva	33 pç
40 mm	52 pç
Luva simples	25 pç
100 mm	5 pç
50 mm	2 pç
75 mm	2 pç
Redução excêntrica	2 pç
100 mm - 50 mm	2 pç
75 mm - 50 mm	2 pç
Tubo rígido c/ ponta lisa	
100 mm - 4"	70.76 m
40 mm - 4"	37.07 m
50 mm - 2"	12.14 m
75 mm - 3"	3.06 m
Tê sanitário	1 pç
50 mm - 50 mm	1 pç
Vedação p/ saída de vaso sanitário	11 pç
100 mm	11 pç
Unidades de tratamento	
Alça	2 pç
Ferro	2 pç
Argamassa	1.33 m³
Argamassa	1.33 m³
Brita	4.1 m³
n°3	6.5 m³
Concreto	4.53 m³
Concreto	4.53 m³
Tampa	2 pç
Hermética	2 pç
Tijolo	668 pç
Furado	668 pç
Pluvial	
Caixas de Passagem	
Caixa de areia pluvial sem grelha	5 pç
CA- 60x60cm	5 pç
PVC Acessórios	
Raio linear c/ grelha	40 pç
Raio Linear	40 pç
PVC série R	
Anel de borracha	2 pç
100mm	2 pç
Joelho 90° Série R	2 pç
100 mm	11.48 m
Tubo PVC rígido Série R ponta lisa	28.51 m
100 mm	11.48 m
150 mm	28.51 m
Ventilação	
PVC Esgoto	
Anel de borracha	11 pç
100mm - 4"	47 pç
50mm - 2"	30 pç
75mm - 3"	30 pç
Joelho 45	4 pç
50 mm	10 pç
Joelho 90	5 pç
50 mm	10 pç
Luva simples	18 pç
50 mm	10 pç
75 mm	10 pç
Redução excêntrica	1 pç
75 mm - 50 mm	1 pç
Tubo rígido c/ ponta lisa	
50 mm - 2"	11.36 m
75 mm - 3"	7.47 m
Tê sanitário	2 pç
100 mm - 50 mm	9 pç
100 mm - 75 mm	14 pç
50 mm - 50 mm	2 pç
75 mm - 50 mm	2 pç
75 mm - 75 mm	7 pç

Legenda de condutos - Térreo	
Esgoto	
Pluvial	
Ventilação	

Legenda - Térreo	
Bucha de redução longa	
Caixa Sifonada	
CA	Caixa de areia pluvial simples
CE	Caixas Inspeção Esgoto Simples
Joelho 45	
Joelho 90	
Joelho 90- coluna sobe	
Joelho 90° Série R coluna	
Junção invertida	
Junção simples	
Junção simples c/ redução	
Lavatório Residencial com sifão	
Lavatório de Uso Geral	
Mictório de Descarga Automática- DN 40mm	
Ramais de Ventilação	
Ramais de Ventilação em Cruz	
Redução excêntrica	
Tanque de Lavar Roupas DN 40mm	
Te sanitário	
Te sanitário- superior	
Vaso Sanitário c/ J90°	

OBSERVAÇÕES

OBSERVAÇÕES GERAIS:

REVISÃO	DESCRIÇÃO	TIPO	ELABORADO	VERIFICADO	DATA
00	EMISSÃO INICIAL	EXE	JULIANA GONÇALVES OLIVEIRA	JULIANA GONÇALVES OLIVEIRA	26/09/2025

TIPOS DE EMISSÃO	ATP - ANTEPROJETO BSC - BÁSICO EXE - EXECUTIVO	APV - APROVADO PCT - P/ CONSTRUÇÃO ASB - "AS BUILT"	CNC - CANCELADO
------------------	--	---	-----------------



ELABORAÇÃO:

METAVERSO CONSÓRCIOS

AV. BARÃO HOMEM DE MELO, Nº 3386 - NOVA GRANADA
Belo Horizonte - MG - CEP: 31.404-080
TEL: (31) 3347-4602 / (31) 3347-7079 / (31) 3575-1620
EMAIL: contato@projetosdeengenharia.com.br

REALIZAÇÃO:

REFORMA E AMPLIAÇÃO PRAÇA SÃO CARLOS

CIDADE PLANALTO DA SERRA-MT

PROJETO SANITÁRIO


AUTORIA DO PROJETO:	CONTRATANTE DO PROJETO:
JULIANA GONÇALVES OLIVEIRA	RESPONSÁVEL DA CONTRATANTE
CREA MG - 239787/D	

DATA: NOVEMBRO/2025	ESCALA: INDICADA	CÓDIGO: PRJ-XXX
------------------------	---------------------	--------------------


TÍTULO DOS DESENHOS: PLANTA BAIXA SANITARIO- IMPLANTAÇÃO	PRINCHA: 01/05
---	-------------------

DIREITOS AUTORAIS RESERVADOS: PROIBIDO REPRODUÇÃO, DIVULGAÇÃO OU ALTERAÇÃO SEM CRED. EXPRESSA DO AUTOR.


TÍTULO DOS DESENHOS:
25-035-SANITARIO-PRAÇA SÃO CARLOS-R03

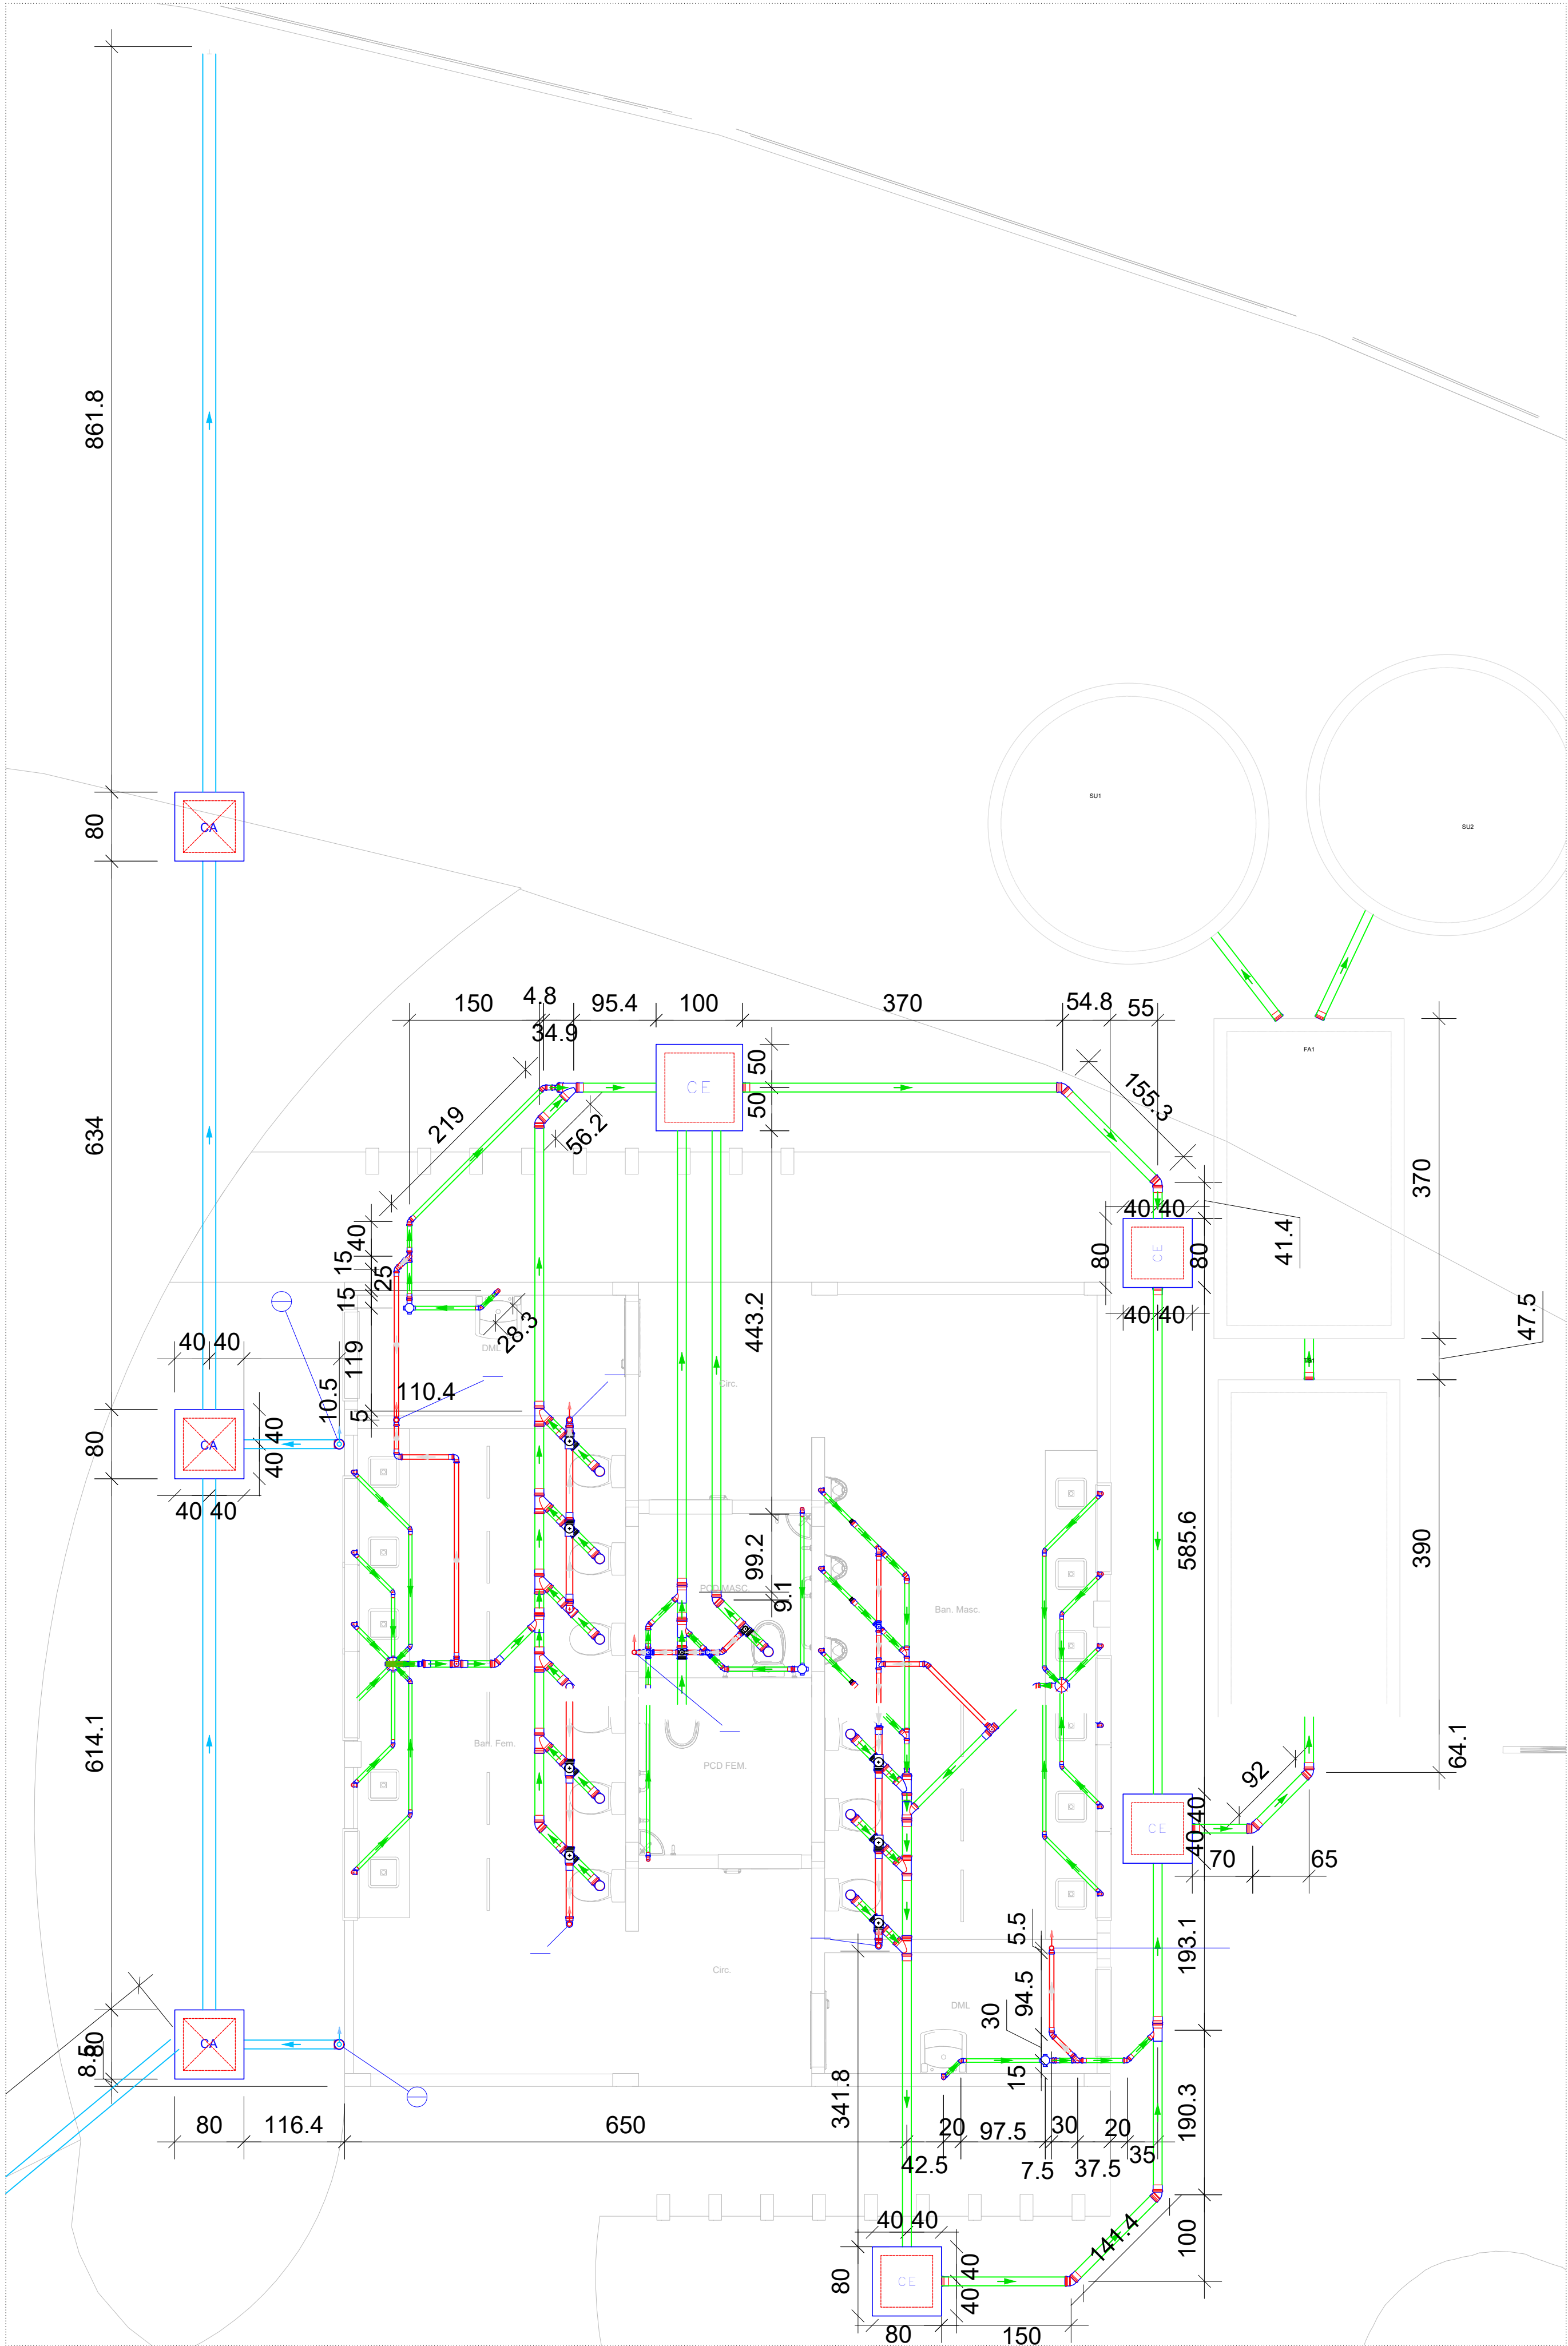




PLANTA BAIXA - SANITÁRIOS
Escala 1:50

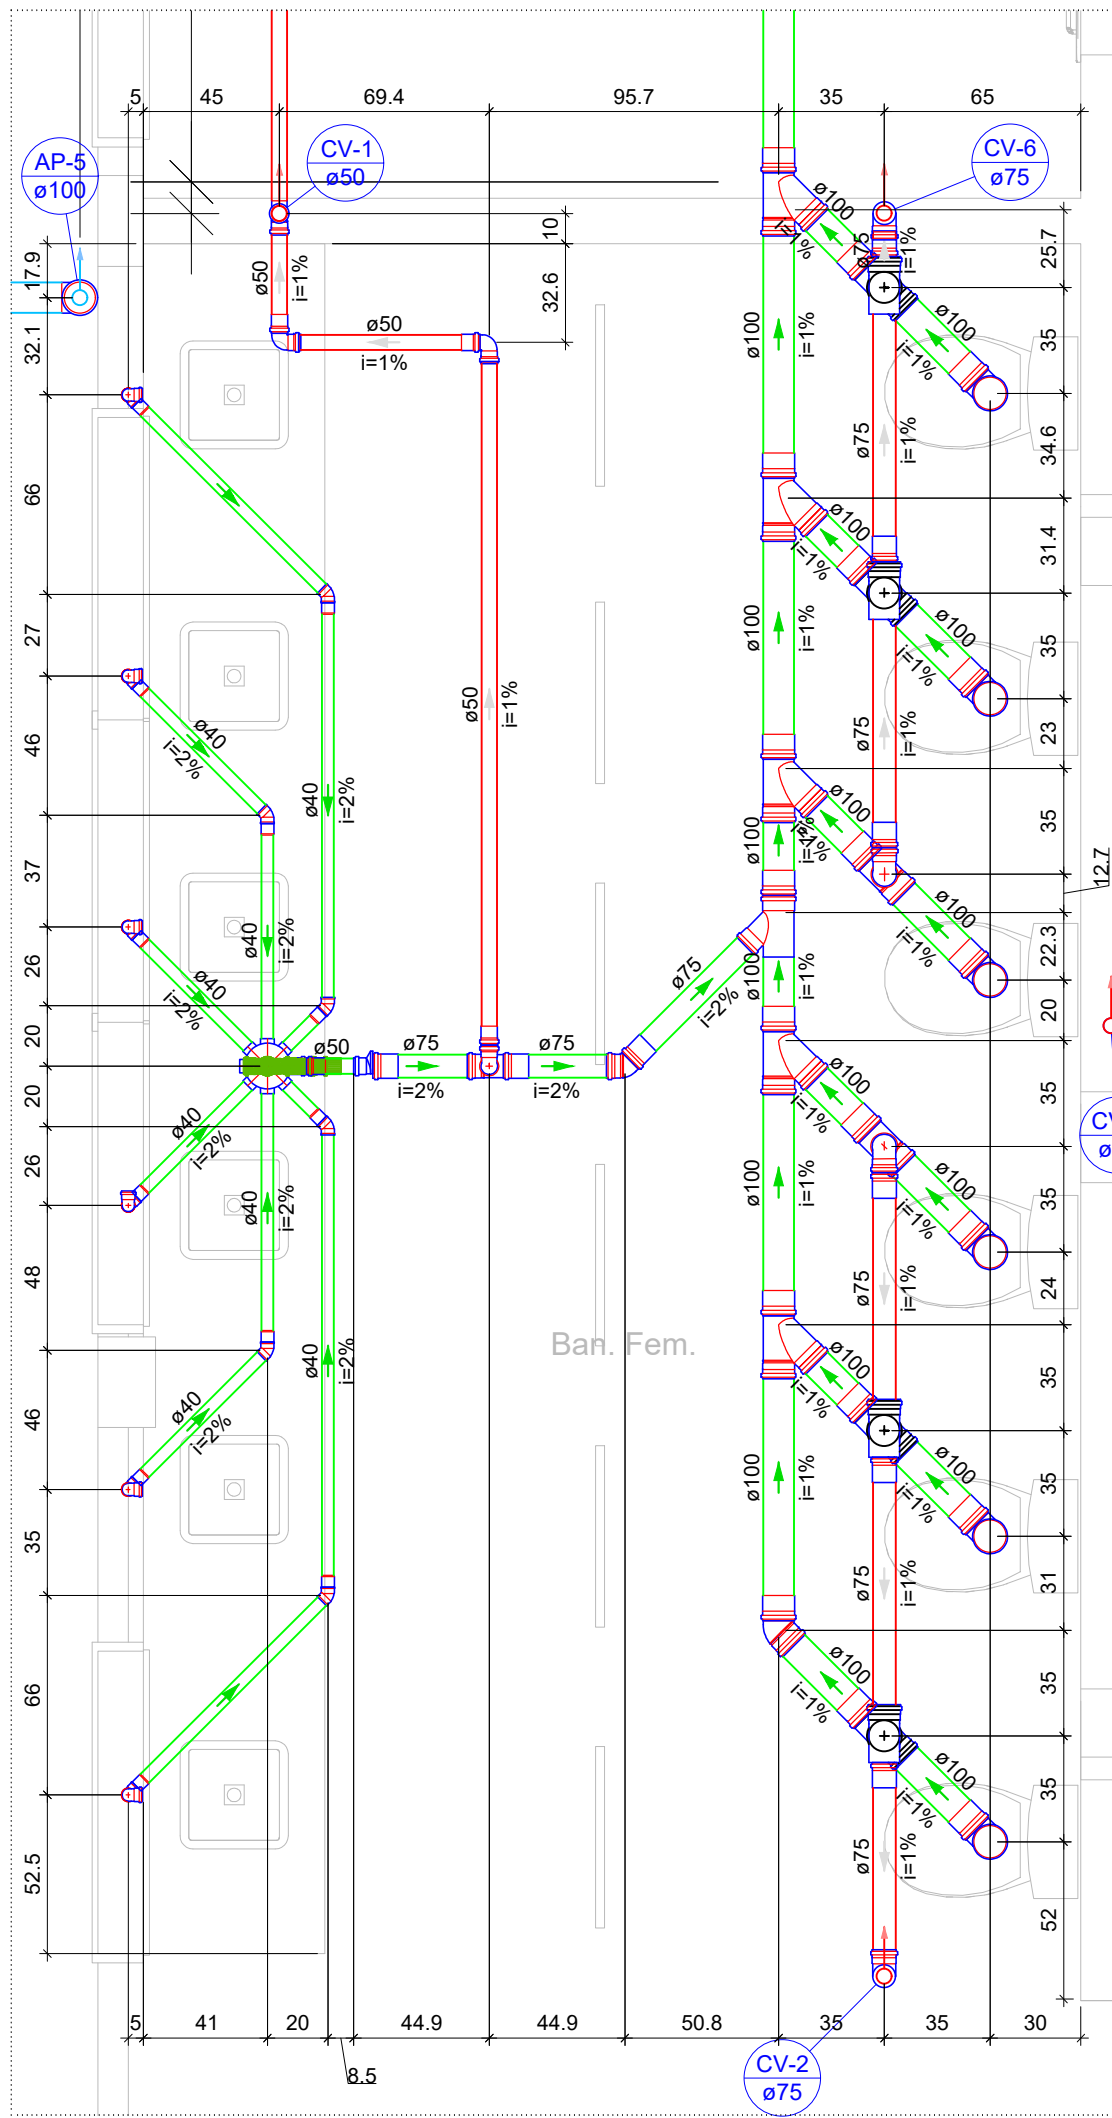

Detalhe S3
Escala 1:25

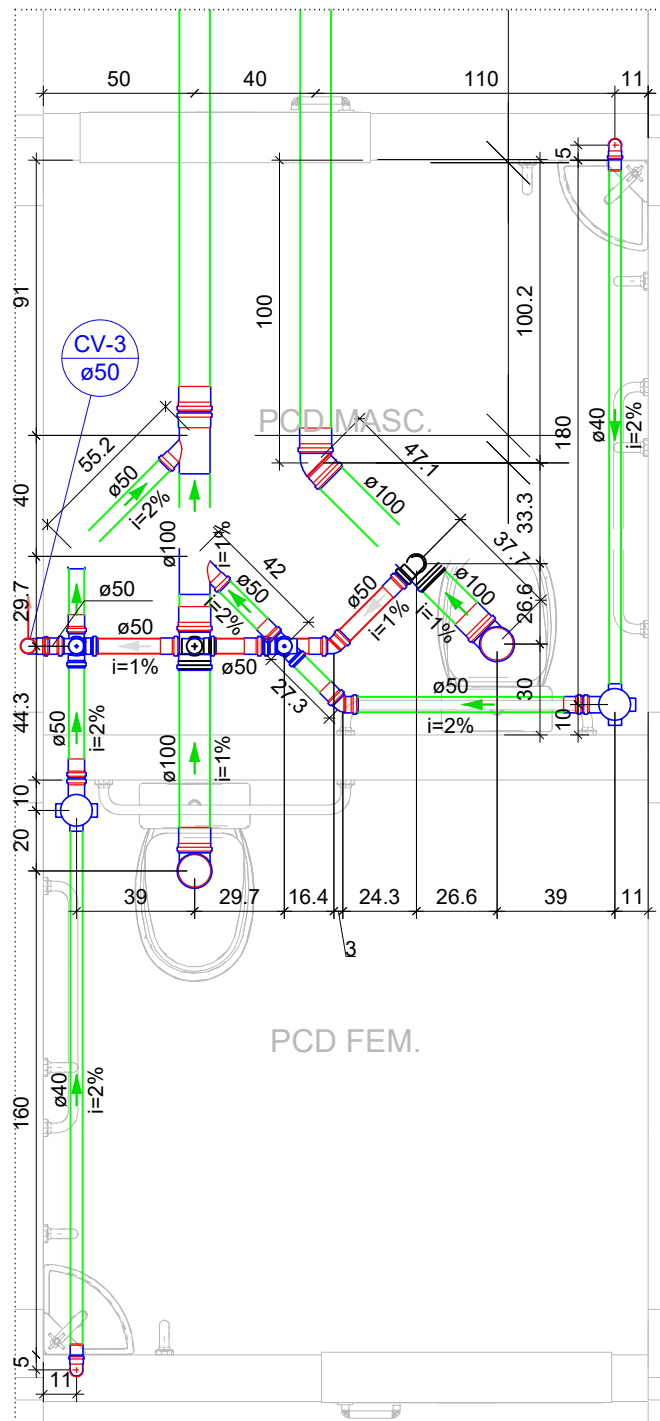

Detalhe S4
Escala 1:25

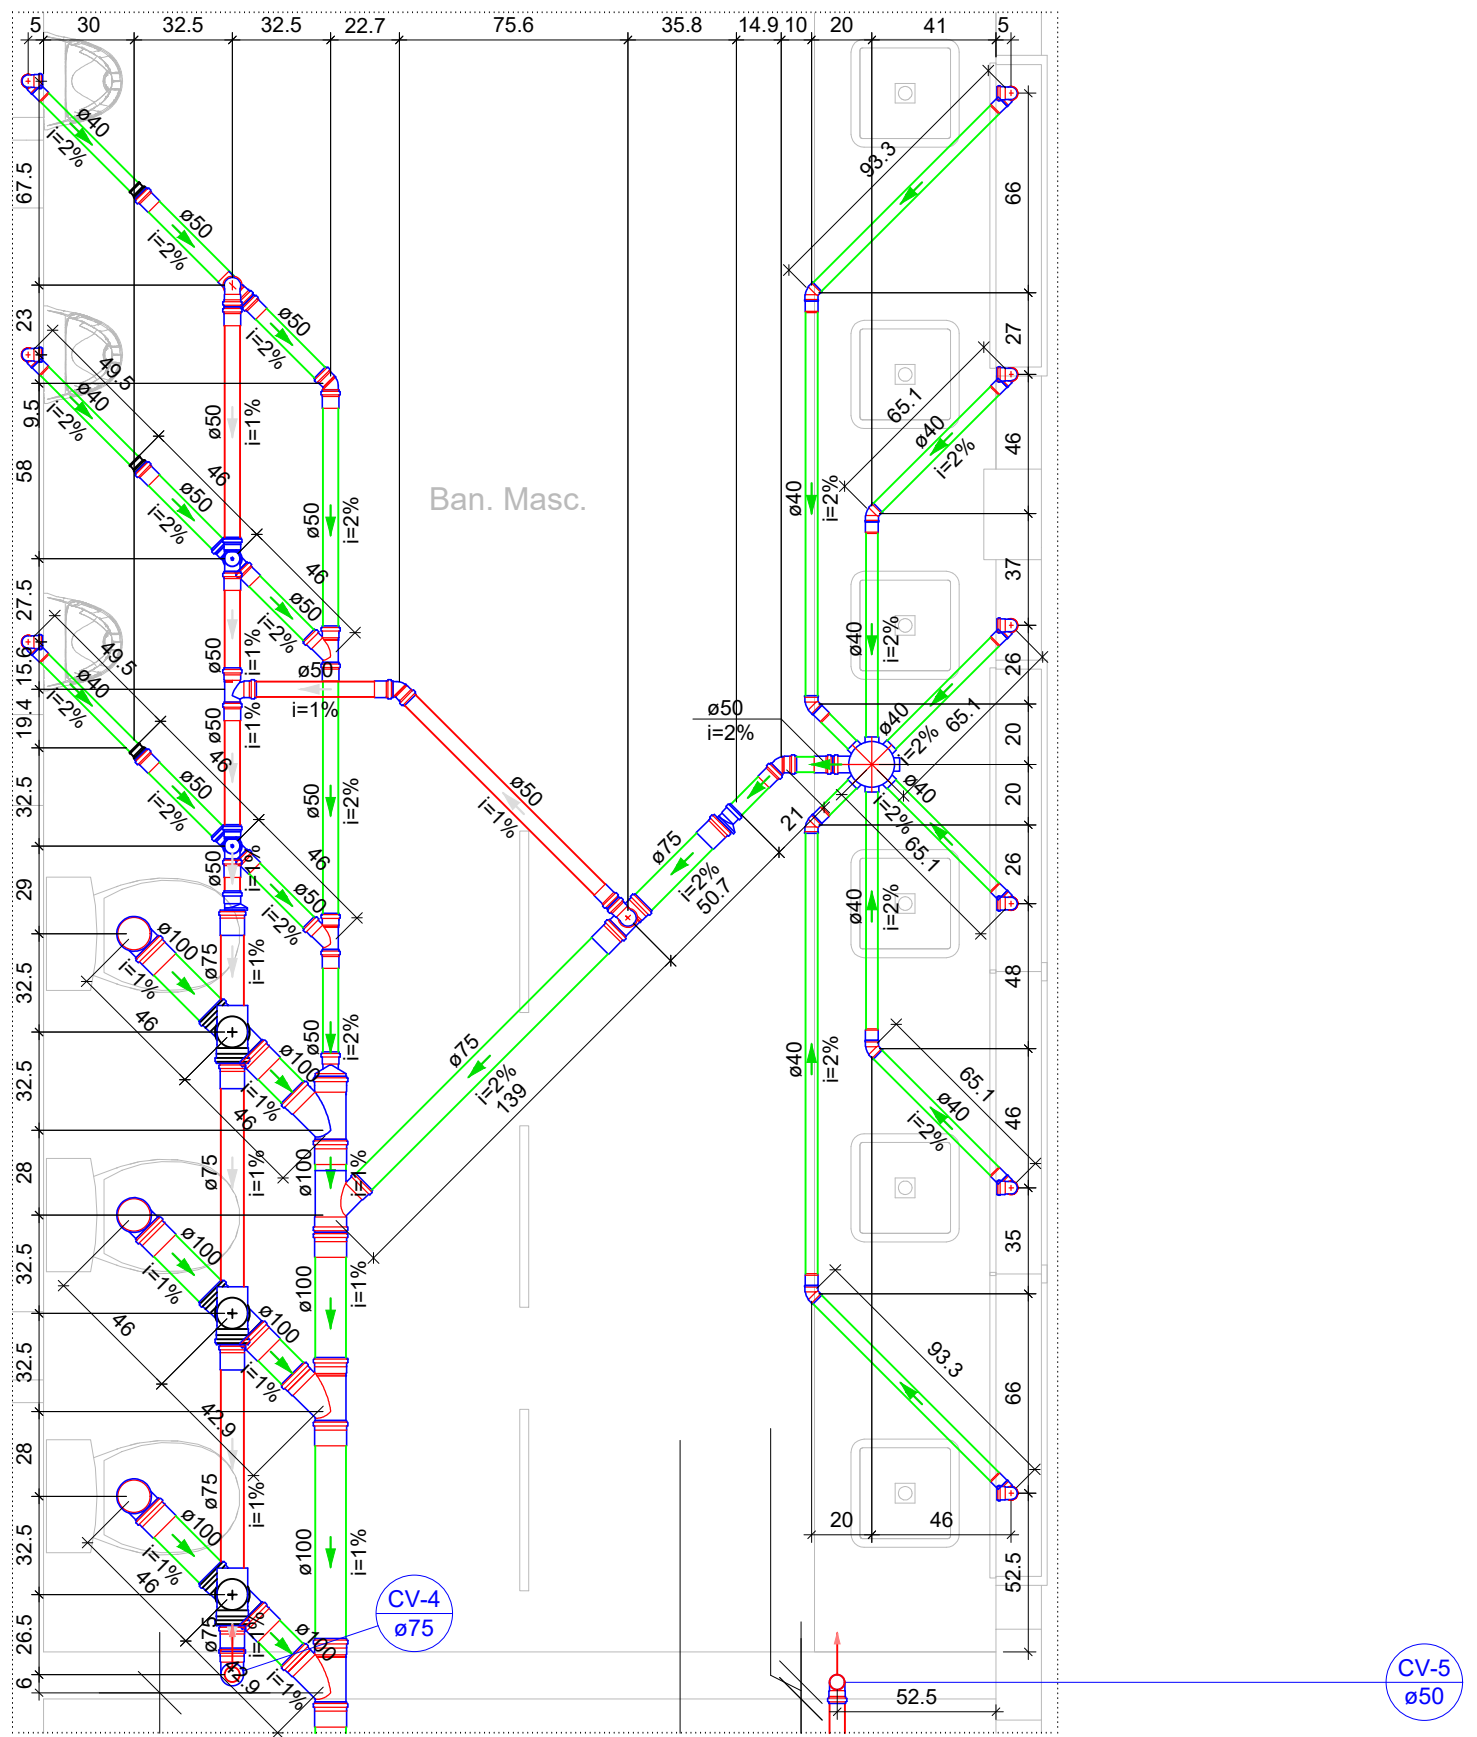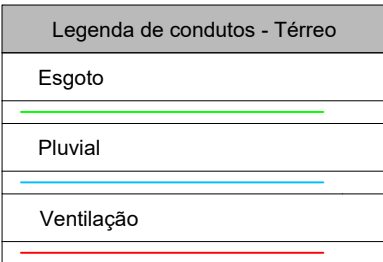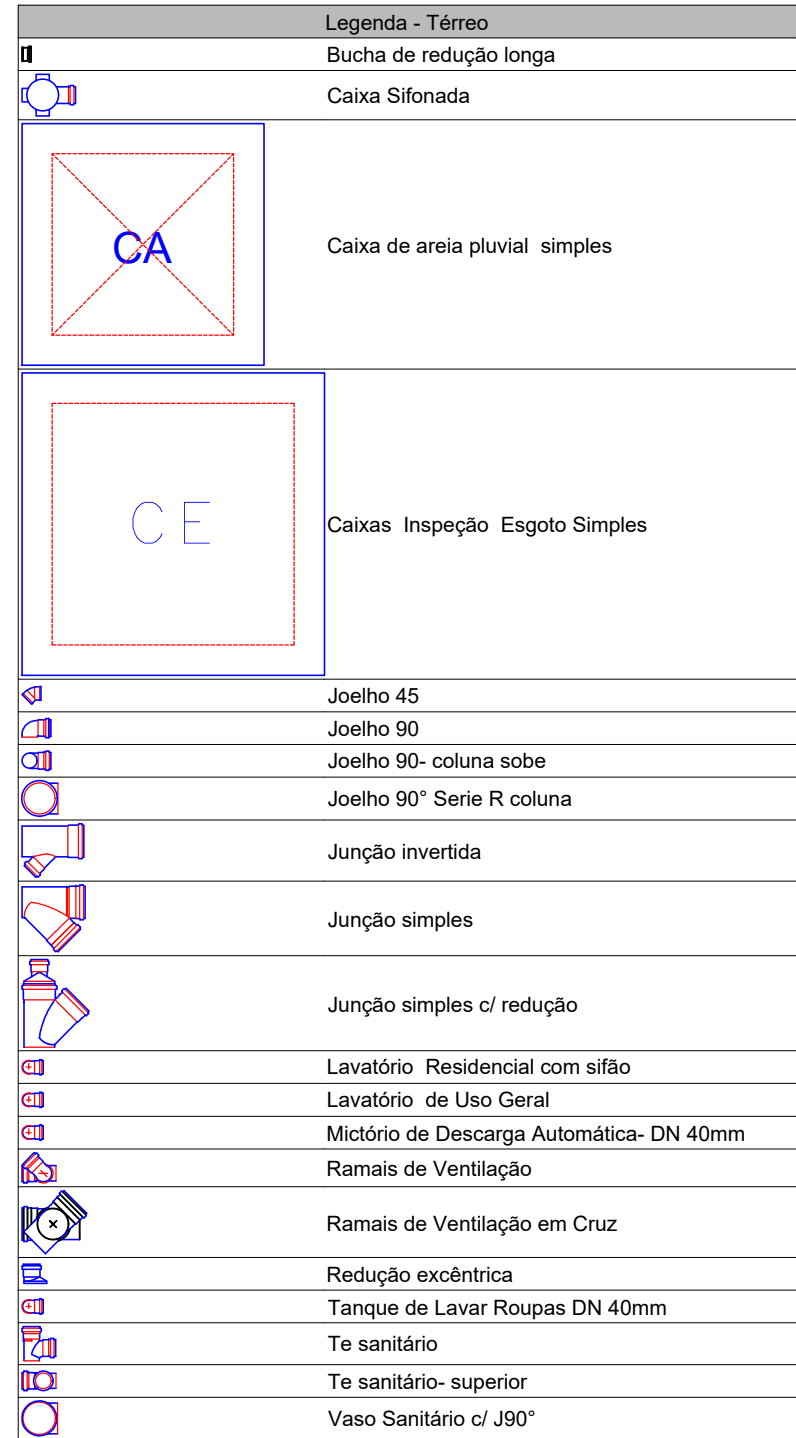

Detalhe S5
Escala 1:25

OBSERVAÇÕES

OBSERVAÇÕES GERAIS:

REVISÃO	DESCRIÇÃO	TIPO	ELABORADO	VERIFICADO	DATA
00	EMISSIONAL INICIAL	EXE	JULIANA GONÇALVES OLIVEIRA	JULIANA GONÇALVES OLIVEIRA	25/09/2025

TIPOS DE EMISSÃO	ATP - ANTEPROJETO BSC - BÁSICO EXE - EXECUTIVO	APV - APROVADO PCT - P/ CONSTRUÇÃO ASB - "AS BUILT"	CNC - CANCELADO
------------------	--	---	-----------------

ELABORAÇÃO:	METAVERSO CONSÓRCIOS
AV. BARÃO HOMEM DE MELO, Nº 3380 - NOVA GRANADA Belo Horizonte - MG - CEP: 31.444-000 TEL: (31) 3347-4002 / (31) 3347-7079 / (31) 3575-1620 EMAIL: contato@metaversoconsorcios.com.br	

REALIZAÇÃO:

REFORMA E AMPLIAÇÃO PRAÇA SÃO CARLOS

CIDADE PLANALTO DA SERRA-MT


PROJETO SANITÁRIO

AUTORIA DO PROJETO:	CONTRATANTE DO PROJETO:
JULIANA GONÇALVES OLIVEIRA	RESPONSÁVEL DA CONTRATANTE
CREA MG - 239787/D	

DATA:	ESCALA:	CÓDIGO:
NOVEMBRO/2025	INDICADA	PRJ-XXX


TÍTULO DOS DESENHOS:	PRANCHA:
PLANTA BAIXA SANITÁRIOS, DETALHES SANITÁRIOS S3,S4,S5	02/05

DIREITOS AUTORAIS RESERVADOS: PROIBIDO REPRODUÇÃO, DIVULGAÇÃO OU ALTERAÇÃO SEM CREDENCIAL DO AUTOR.	TÍTULO DOS DESENHOS: 25-035-SANITARIO-PRAÇA SÃO CARLOS-R03
---	--

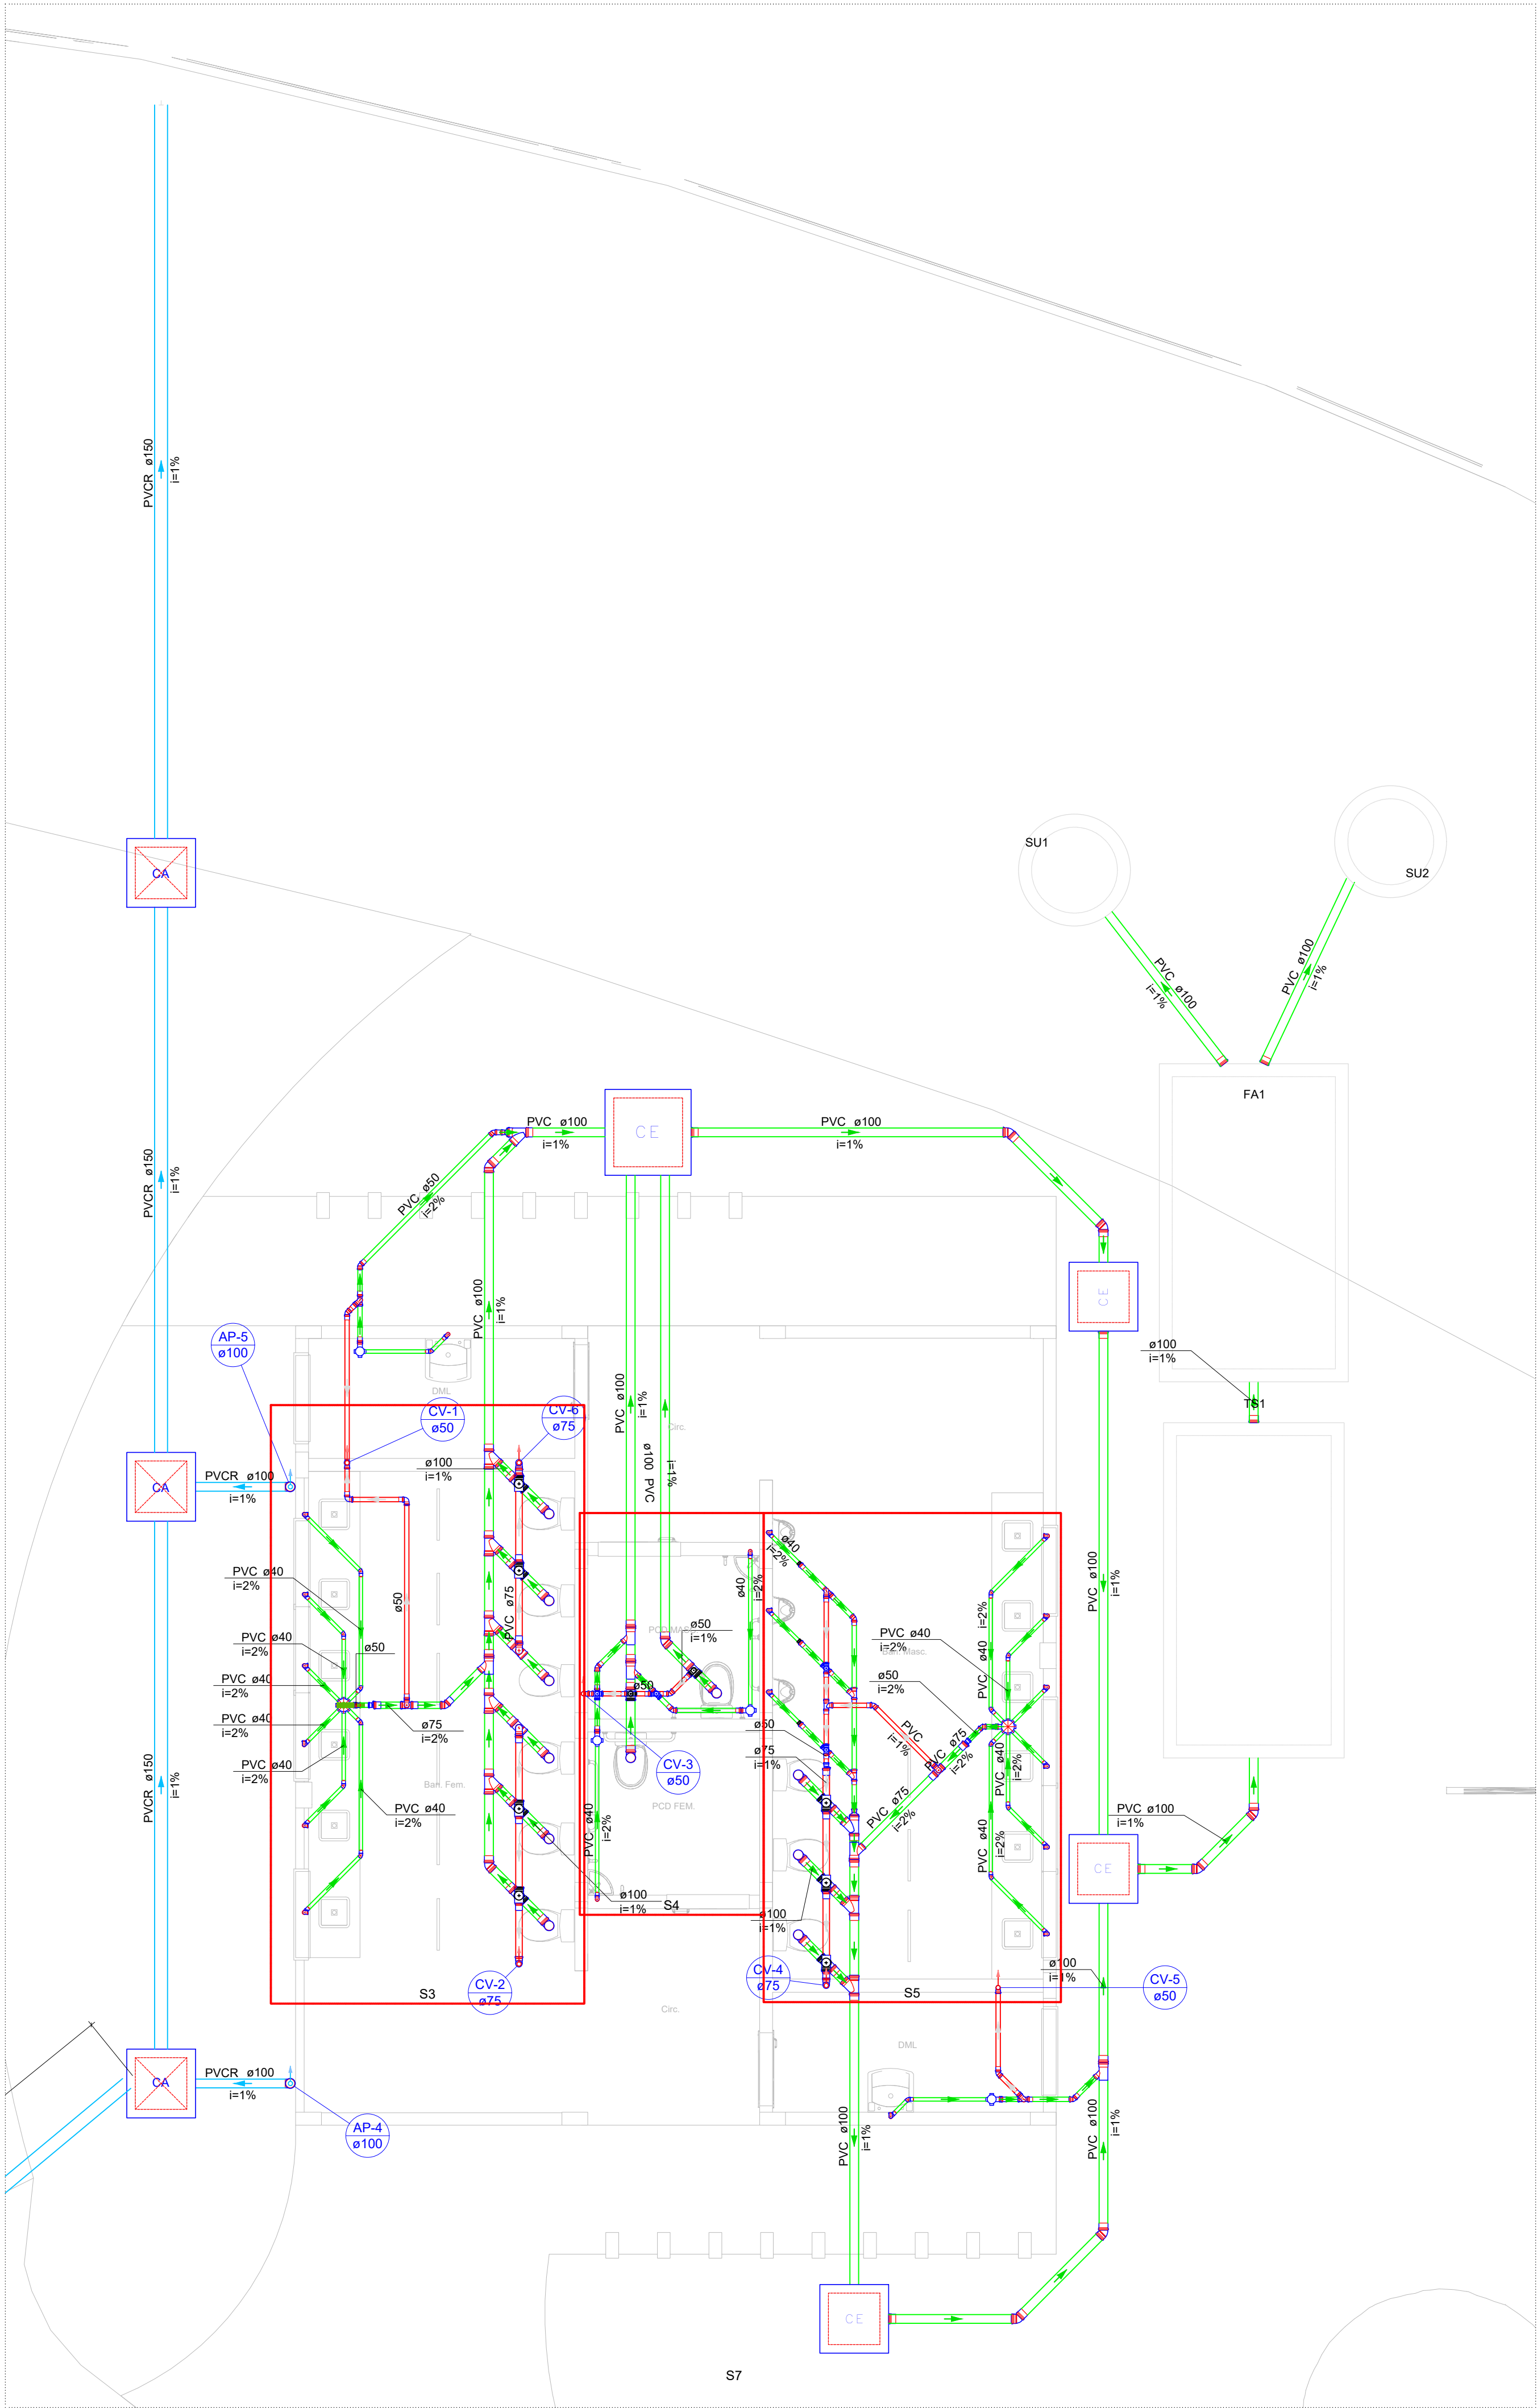

Detalhe S7
Escala 1:50


Legenda de condutos - Térreo	
Esgoto	
Pluvial	
Ventilação	

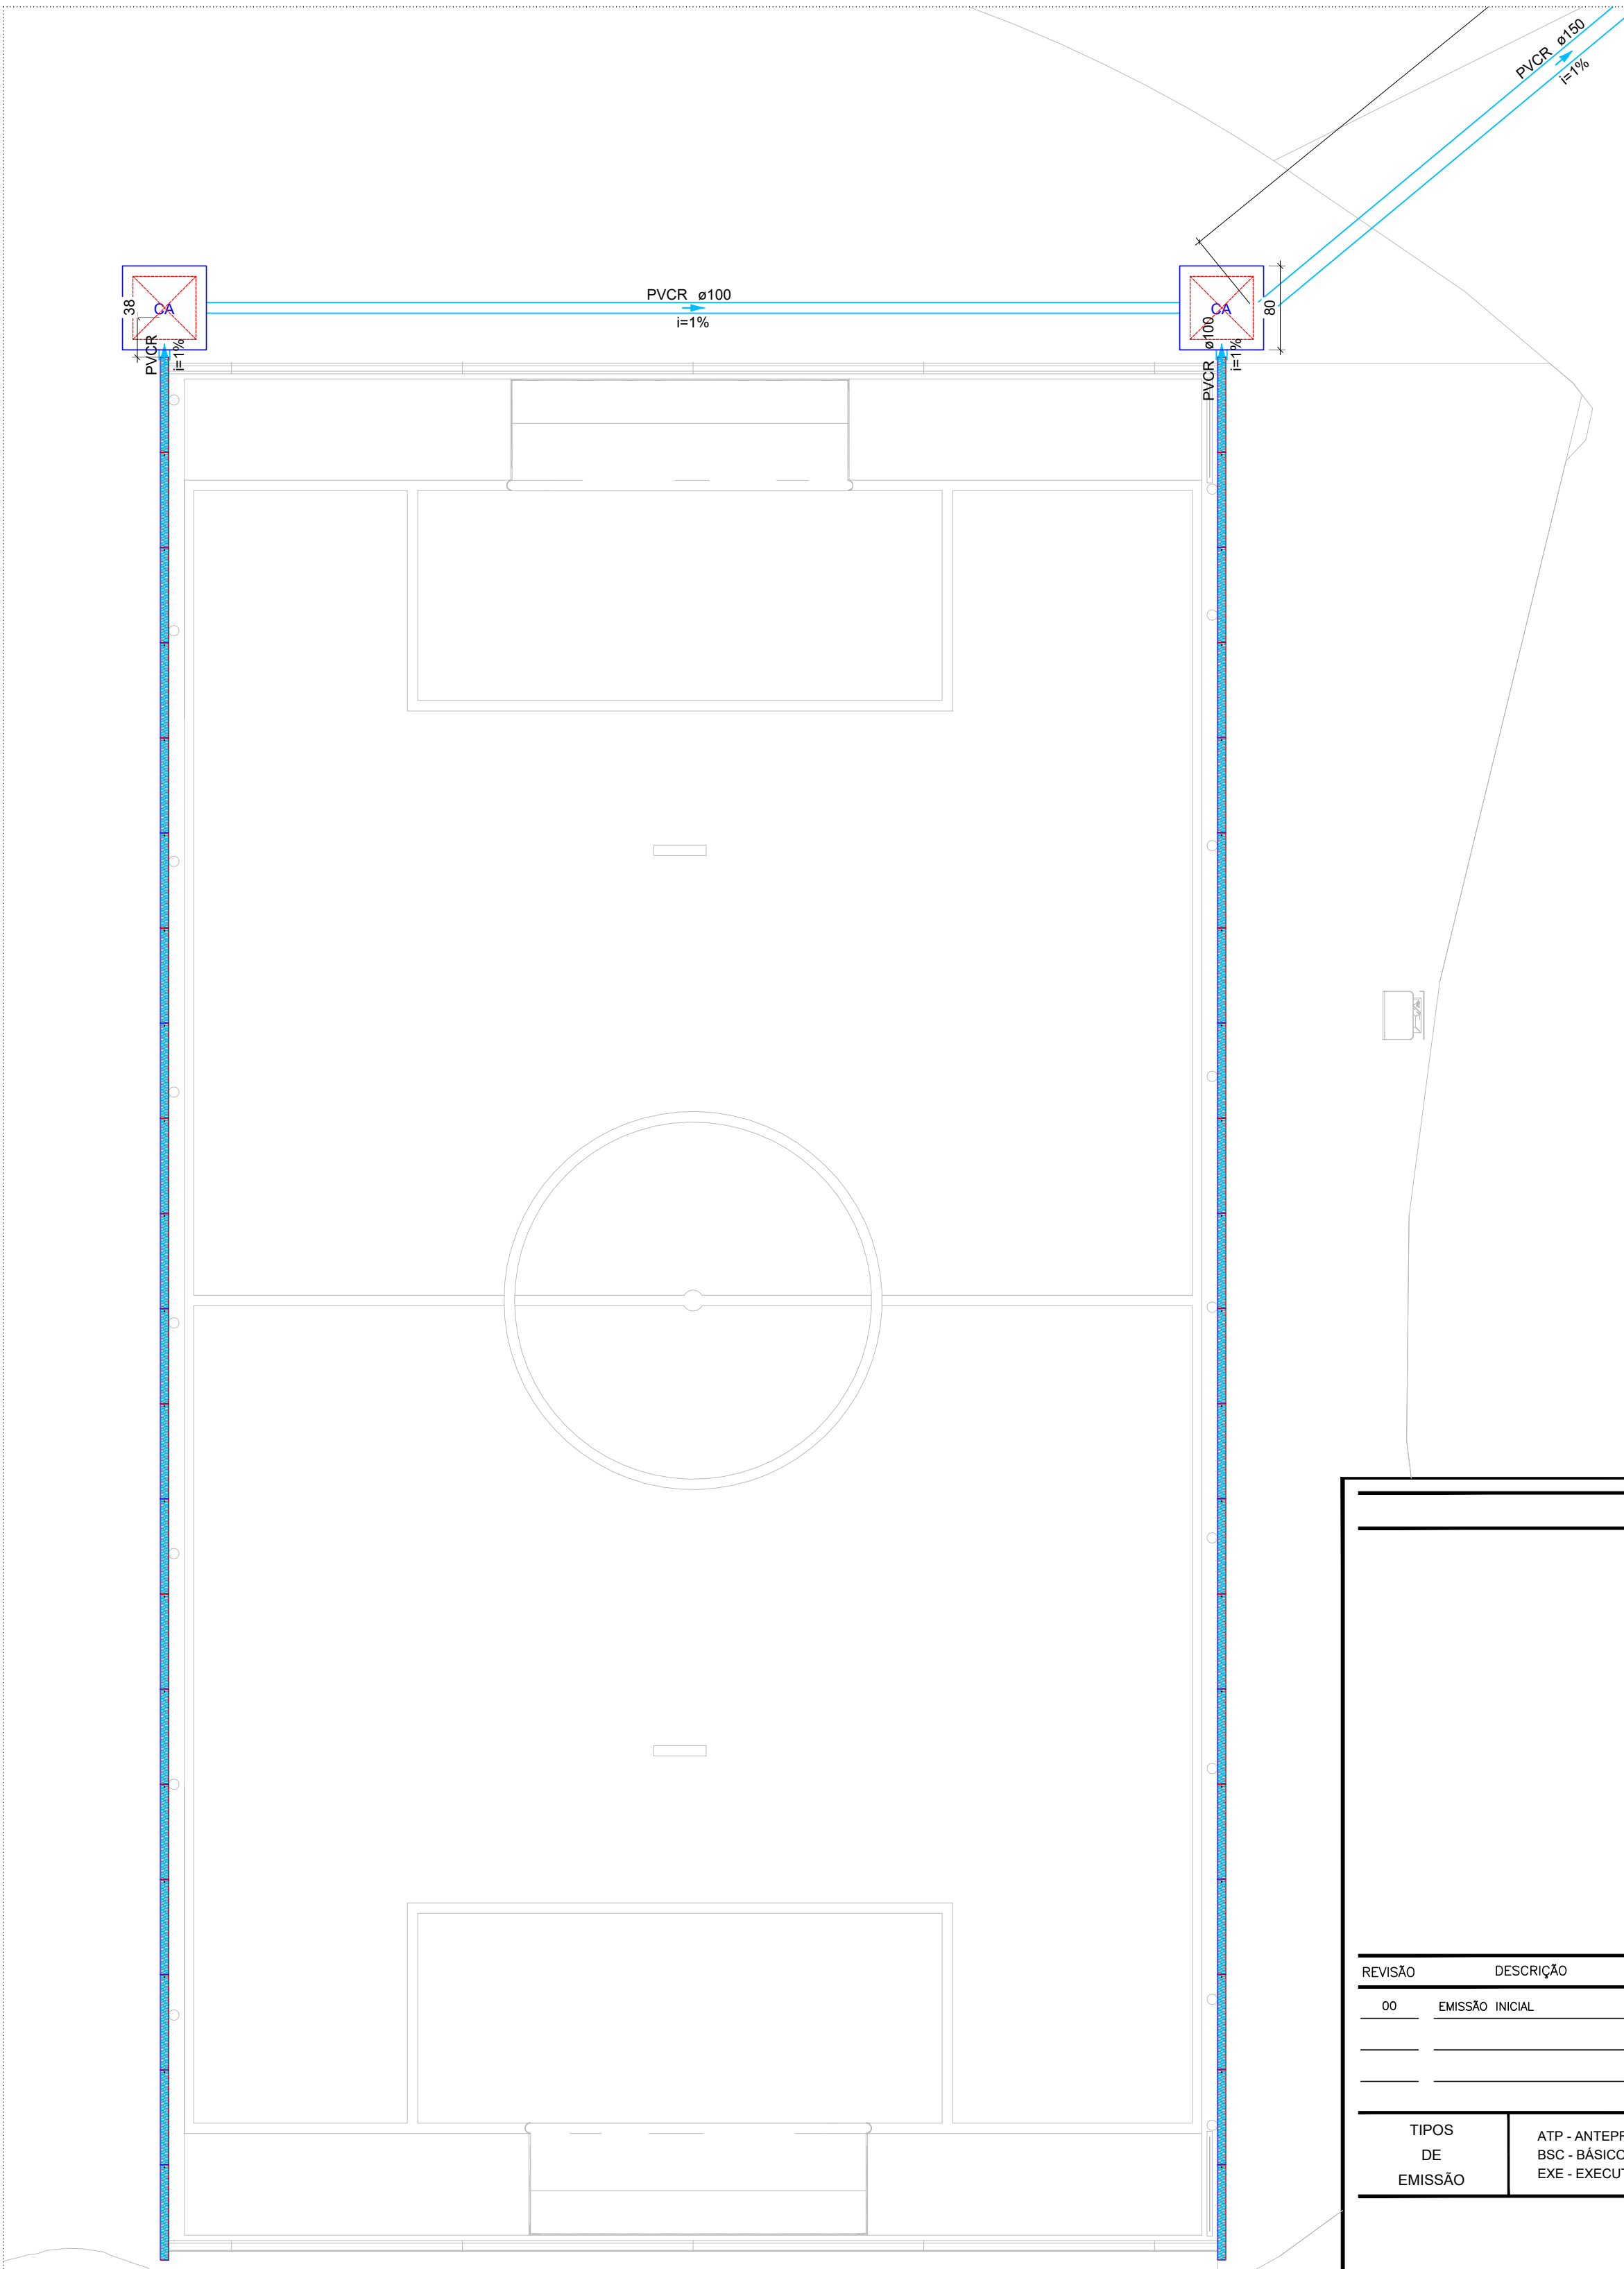

Detalhe S6
Escala 1:50


Legenda - Térreo	
	Bucha de redução longa
	Caixa Sifonada
	Caixa de areia pluvial simples
	Caixas Inspeção Esgoto Simples
	Joelho 45°
	Joelho 90°
	Joelho 90°- coluna sobe
	Joelho 90°- Serie R coluna
	Junção invertida
	Junção simples
	Junção simples c/ redução
	Lavatório Residencial com sifão
	Lavatório de Uso Geral
	Mictrônio de Descarga Automática- DN 40mm
	Ramais de Ventilação
	Ramais de Ventilação em Cruz
	Redução excêntrica
	Tanque de Lavar Roupas DN 40mm
	Te sanitário
	Te sanitário- superior
	Vaso Sanitário c/ J90°

OBSERVAÇÕES					
REVISÃO	DESCRIÇÃO	TIPO	ELABORADO	VERIFICADO	DATA
00	EMIÇÃO INICIAL	EXE	JULIANA GONÇALVES OLIVEIRA	JULIANA GONÇALVES OLIVEIRA	25/09/2025
TIPOS DE EMISSÃO		ATP - ANTEPROJETO BSC - BÁSICO EXE - EXECUTIVO		APV - APROVADO PCT - P/ CONSTRUÇÃO ASB - "AS BUILT"	
				CNC - CANCELADO	
			ELABORAÇÃO: METAVERSO CONSÓRCIOS AV. BARÃO HOMEM DE MELO, Nº 3280 - NOVA GRANADA Belo Horizonte-MG - CEP: 30.404-080 TEL: (31) 3347-4602 / (31) 3347-7079 / (31) 3575-1620 EMAIL: contato@metaversoengenharia.com.br		
Detalhe S6 Escala 1:50			REALIZAÇÃO:		
REFORMA E AMPLIAÇÃO PRAÇA SÃO CARLOS					
CIDADE: PLANALTO DA SERRA-MT					
PROJETO SANITÁRIO					
AUTORIA DO PROJETO:			CONTRATANTE DO PROJETO:		
JULIANA GONÇALVES OLIVEIRA			RESPONSÁVEL DA CONTRATANTE		
CREA MG - 239787/D					
DATA: NOVEMBRO/2025		ESCALA: INDICADA		CÓDIGO: PRJ-XXX	
TÍTULO DOS DESENHOS: DETALHE SANITÁRIO S7 E S6				PRINCHA: 03/05	
DIREITOS AUTORAIS RESERVADOS: PROIBIDO REPRODUÇÃO, DIVULGAÇÃO OU ALTERAÇÃO SEM ORDEM EXPRESSA DO AUTOR.			TÍTULO DOS DESENHOS: 25-035-SANITARIO-PRAÇA SÃO CARLOS-R03		

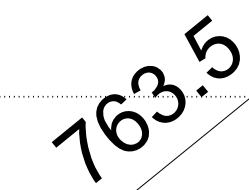


2


161

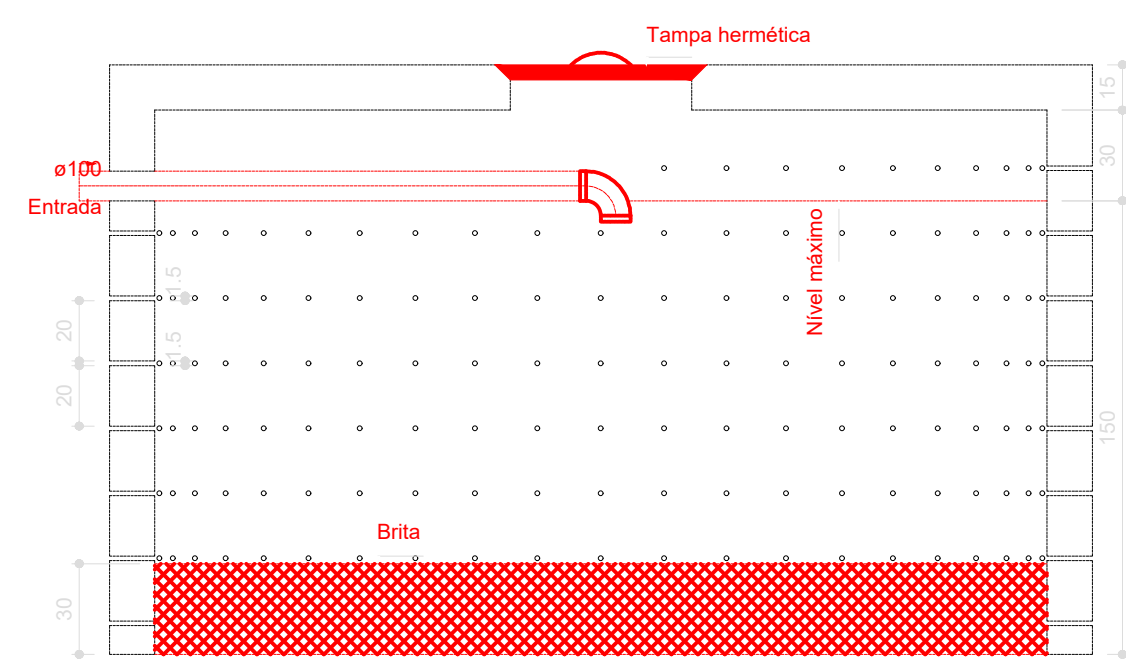


Sumidouro - Térreo
Corte 1 - ESC. 1:25

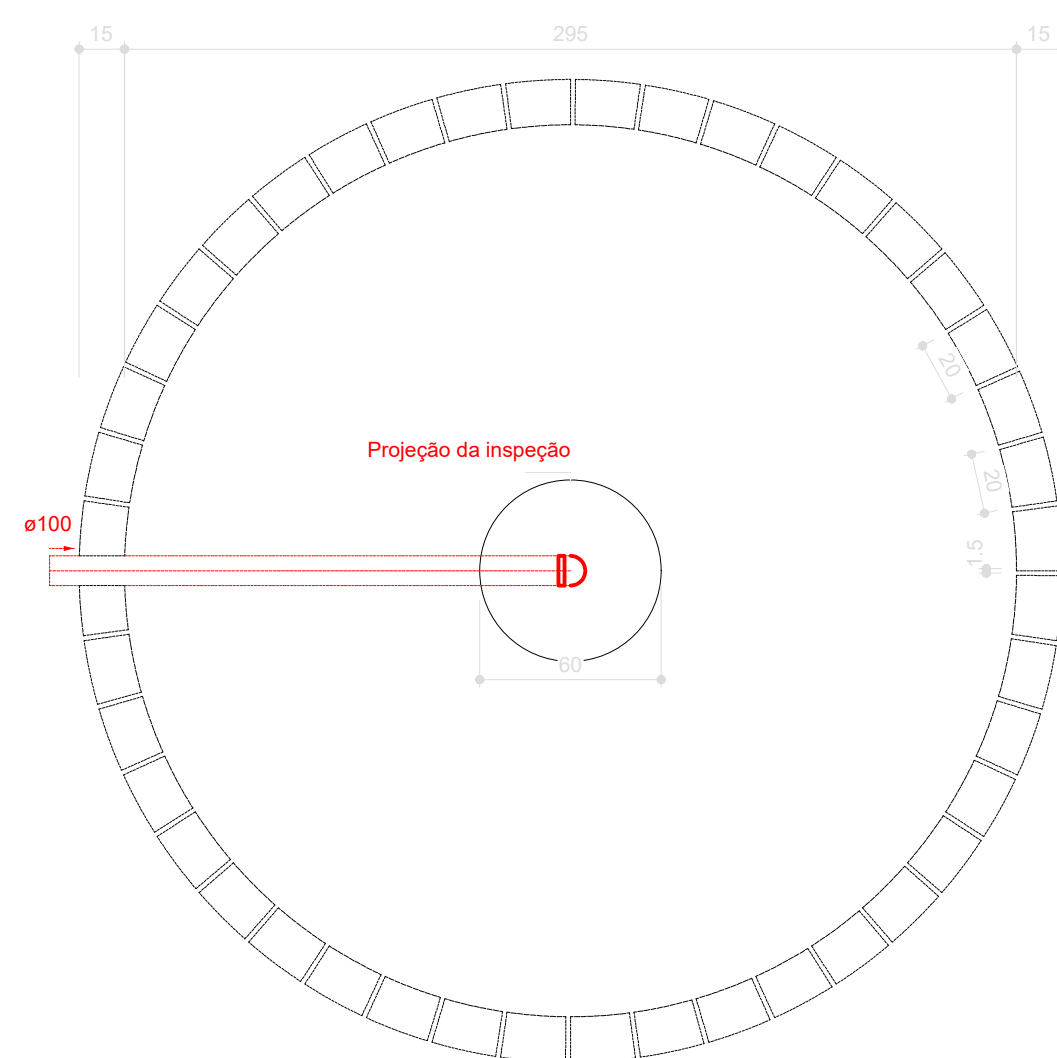


Sumidouro - T rreo
Planta baixa - ESC. 1:25

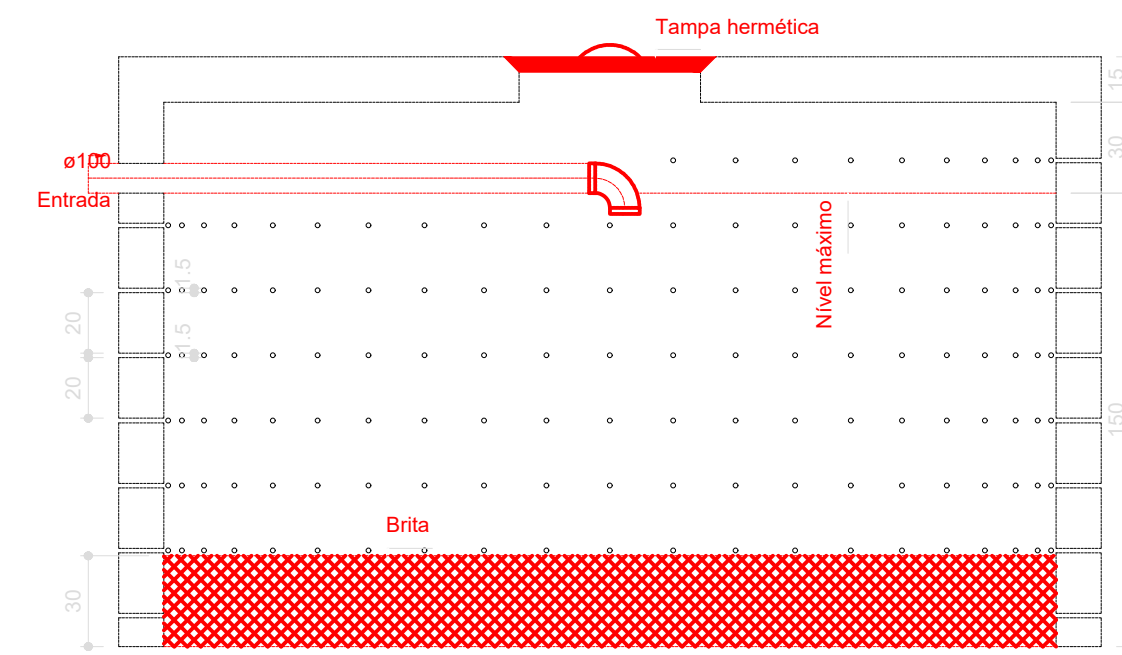


Sumidouro - Térreo
Corte 1 - ESC. 1:25

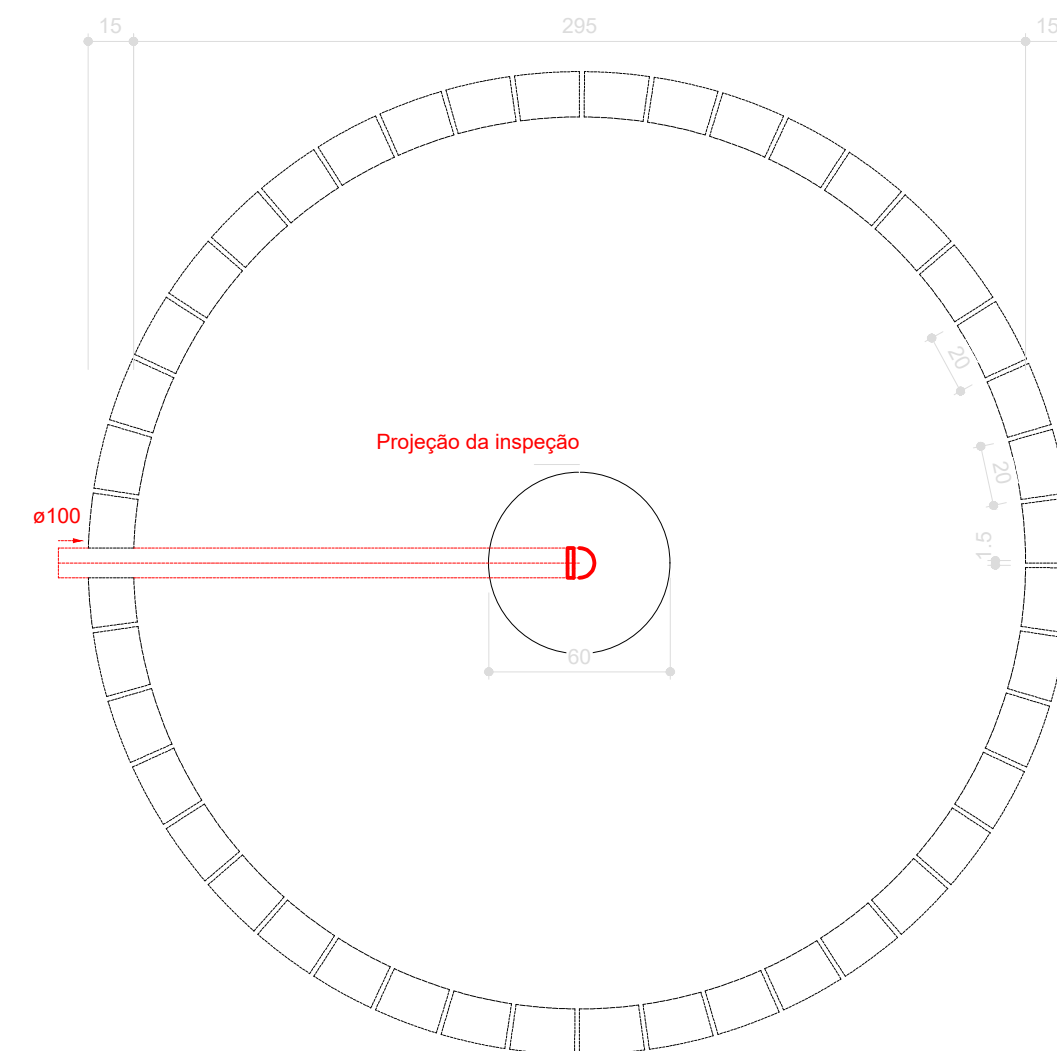


Sumidouro - T rreo
Planta baixa - ESC. 1:25

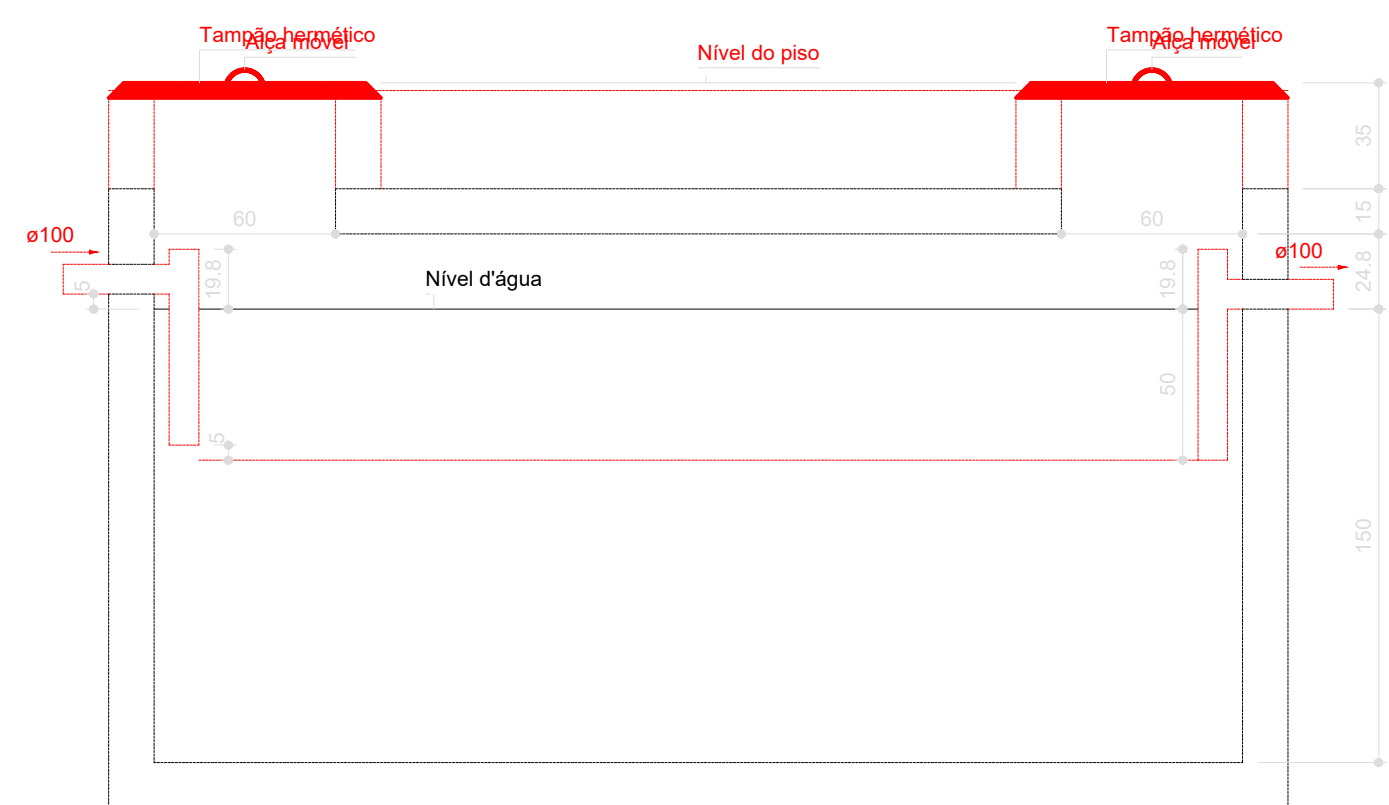


Tanque séptico - Têrreo
Corte 1 - ESC. 1:25

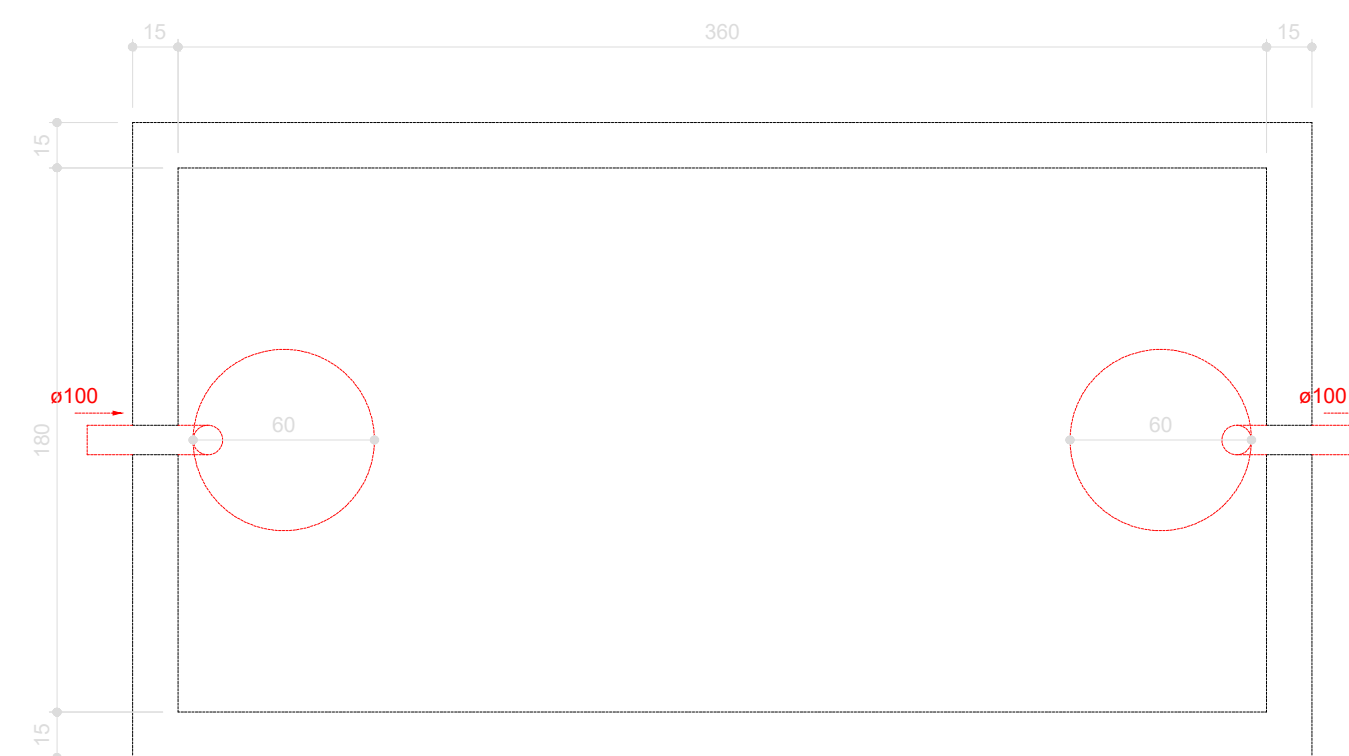


Tanque séptico - Térreo
Planta baixa - ESC. 1:25

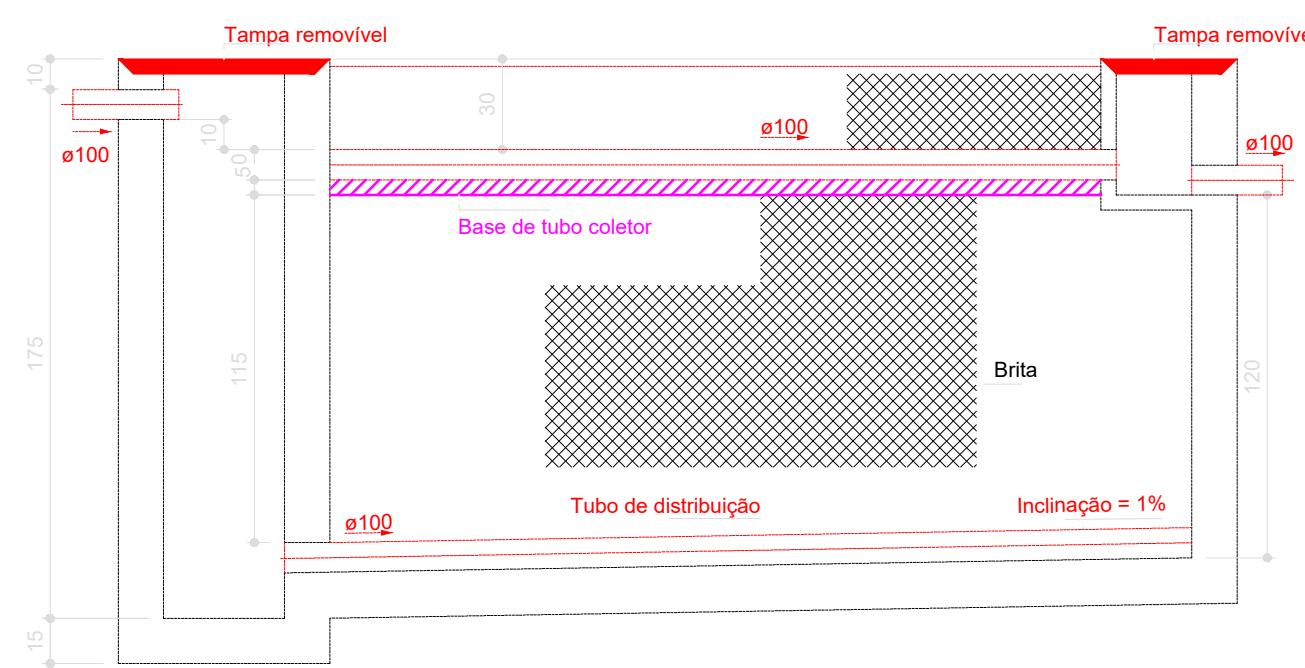

Filtro anaeróbico - Téreo
Corte 1 - ESC. 1:25

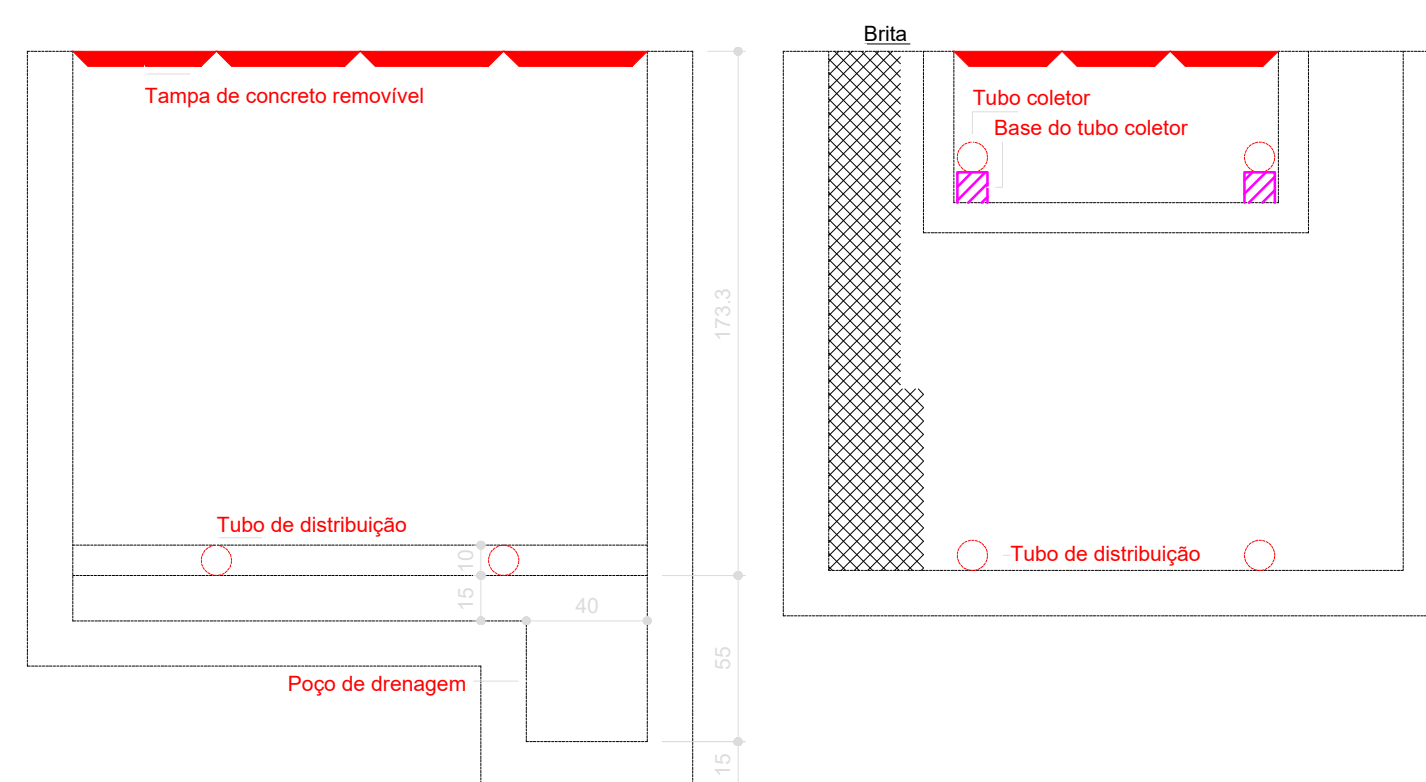

Filtro anaeróbico - Térreo
Corte 2 - ESC. 1:25

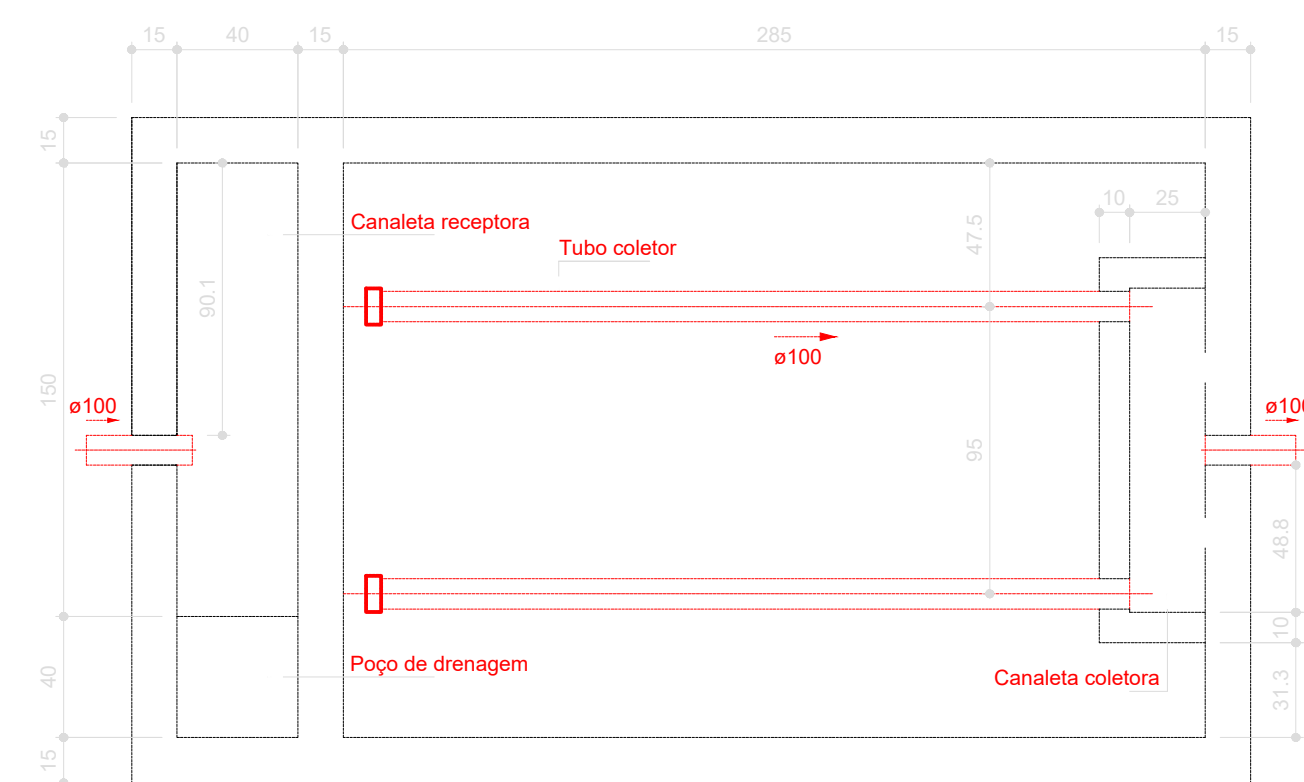

Filtro anaeróbio - Têrreo
Planta baixa - ESC. 1:25

OBSERVAÇÕES

OBSERVAÇÕES GERAIS:

REVISÃO	DESCRIÇÃO	TIPO	ELABORADO	VERIFICADO	DATA
00	EMISSÃO INICIAL	EXE	JULIANA GONÇALVES OLIVEIRA	JULIANA GONÇALVES OLIVEIRA	25/09/2025

TIPUS DE EMISSÃO	ATP - ANTEPROJETO BSC - BÁSICO EXE - EXECUTIVO	APV - APROVADO PCT - PI CONSTRUÇÃO ASB - "AS BUILT"	CNC - CANCELADO
------------------	--	---	-----------------

LABORAÇÃO:

METAVERSO SÓCÍORIOS

Av. BARÃO HORMEN DE MELO, Nº 2862 - NOSSA SENHORA DO SOCORRO-PRACA SÃO CARLOS-RIO GRANDE - RS 97202-900
TEL.: (51) 3442-4400 / (51) 3442-7070 / (51) 3551-8600
EMAIL: contato@grupopropriogerehabilitacao.com.br

REALIZAÇÃO:

REFORMA E AMPLIAÇÃO PRAÇA SÃO CARLOS

CIDADE PLANALTO DA SERRA—MT

PROJETO SANITÁRIO

AUTORIA DO PROJETO:

JULIANA GONÇALVES OLIVEIRA

CREA MG – 239/87/D

CONTRATANTE DO PROJETO:

RESPONSÁVEL DA CONTRATANTE

DATA:
NOVEMBRO/2025

ESCALA:
INDICADA

CÓDIGO:
PRJ-XXX

DIREITOS DOS DESENHOS:
DETALHE DO SUMIDOURO, TANQUE E FILTRO ANAERÓBIO

DIRETOS AUTORIAIS RESERVADOS; PROIBIDO REPRODUÇÃO, DIVULGAÇÃO OU ALTERAÇÃO SEM ORDEM EXPRESSA DO AUTOR.

TÍTULO DOS DESENHOS:
25-035-SANITARIO-PRAÇA SÃO CARLOS-RG3

PRANCHAS:
05 / 05