


1 Planta baixa - Infraestrutura rede de hidrantes
ESCALA: 1:125

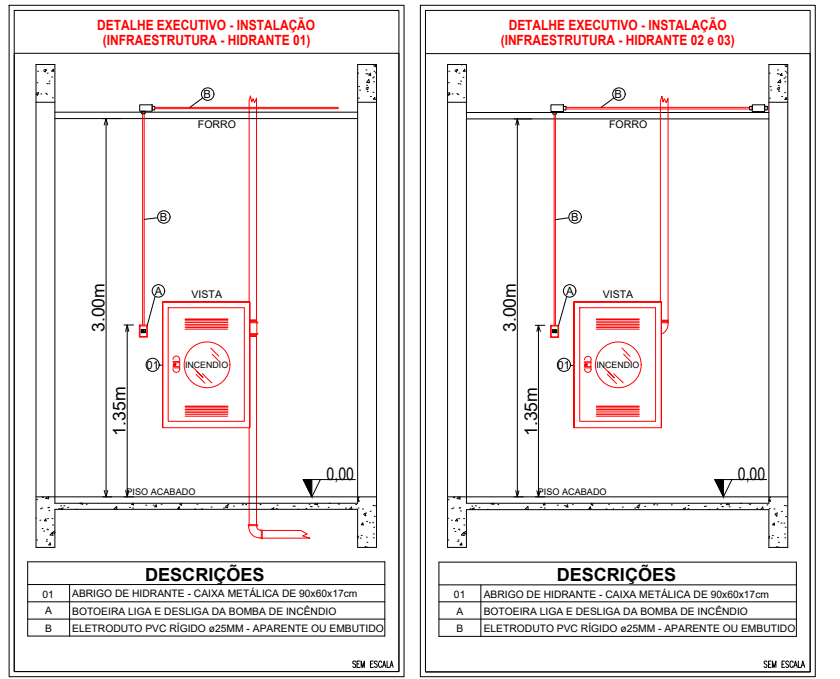

LEGENDA - Símbolos gráficos para projeto		QTD.
	ELETRODUTO FLEXÍVEL VERMELHO, PVC DN 25MM - (TETO) - Horizontal	119,00m
	ELETRODUTO FLEXÍVEL VERMELHO, PVC DN 25MM - (PAREDE) - Vertical	4,95m
	ELETRODUTO FLEXÍVEL CORRUGADO, PVC DN 25MM - (PAREDE) - Embutido	3,00m
	ELETRODUTO FLEXÍVEL CORRUGADO, PVC DN 32MM - (ENTERRADO)	5,46m
	CAIXA DE PASSAGEM ALVENARIA 15X15X20CM	02 und
	CABO DE COBRE FLEXÍVEL ISOLADO 2,5MM² ANTI-CHAMA	530,00m

Espaço reservado para uso do CBM/MT:

PROJETO DE SEGURANÇA CONTRA INCÊNDIO E PÂNICO

(X) NOVO () ATUALIZAÇÃO DO PSCIP Nº: () SUBSTITUIÇÃO DO PSCIP Nº:



ASSOCIAÇÃO MATO-GROSSENSE DOS MUNICÍPIOS
COORDENAÇÃO DE PROJETOS
SITE: www.amm.org.br
E-MAIL: centraldeprojetosamm@gmail.com
ADM. NEURILAN FRAGA



TÍTULO DO DESENHO:
SAÍDAS DE EMERGÊNCIA, EXTINTORES, SINALIZAÇÃO DE EMERGÊNCIA, ILUMINAÇÃO DE EMERGÊNCIA, HIDRANTES E MANGOTINHOS, ALARME DE INCÊNDIO.

OCUPAÇÃO:
EDUCACIONAL E CULTURA FÍSICA, DIVISÃO: E-1, DESCRIÇÃO: ESCOLA EM GERAL.

RAZÃO SOCIAL:
PREFEITURA MUNICIPAL DE LAMBARI D'OESTE

NOME FANTASIA:
ESCOLA MUNICIPAL LUIZ CARLOS ALVES DA CRUZ

CNPJ:
37.465.408/0001-49

ENDEREÇO:
AVENIDA IZÍDIO TARGA, LAMBARI D'OESTE-MT, CEP: 78278-000

RESPONSÁVEL TÉCNICO:

ROGERSON RODRIGO DA SILVA P.
Engenheiro Civil
CREA: 122136344-1

DATA DE ENTREGA:
05/05/2023

ESCALA:
INDICADA

REVISÃO:
1ª - 00/00/0000

PRANCHA:
INC 03-D
03