
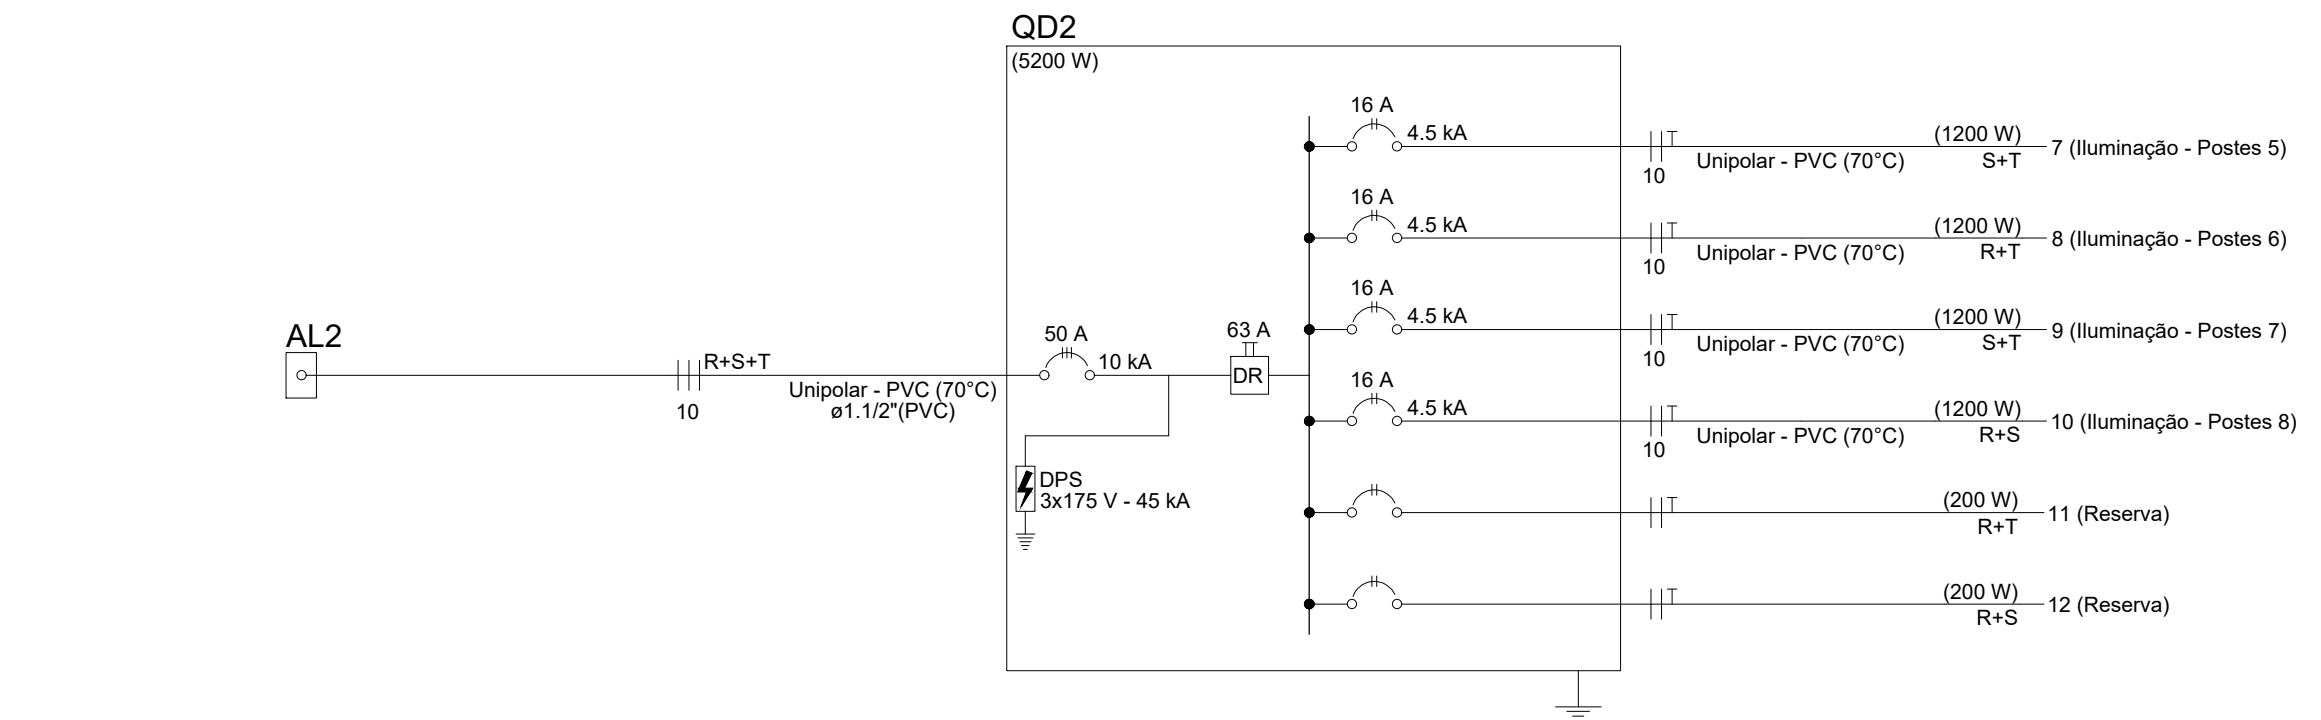


INSTALAÇÕES ELÉTRICAS
PLANTA BAIXA - PISTA DE CAMINHADA - TRECHO 02
ESCALA: 1/250

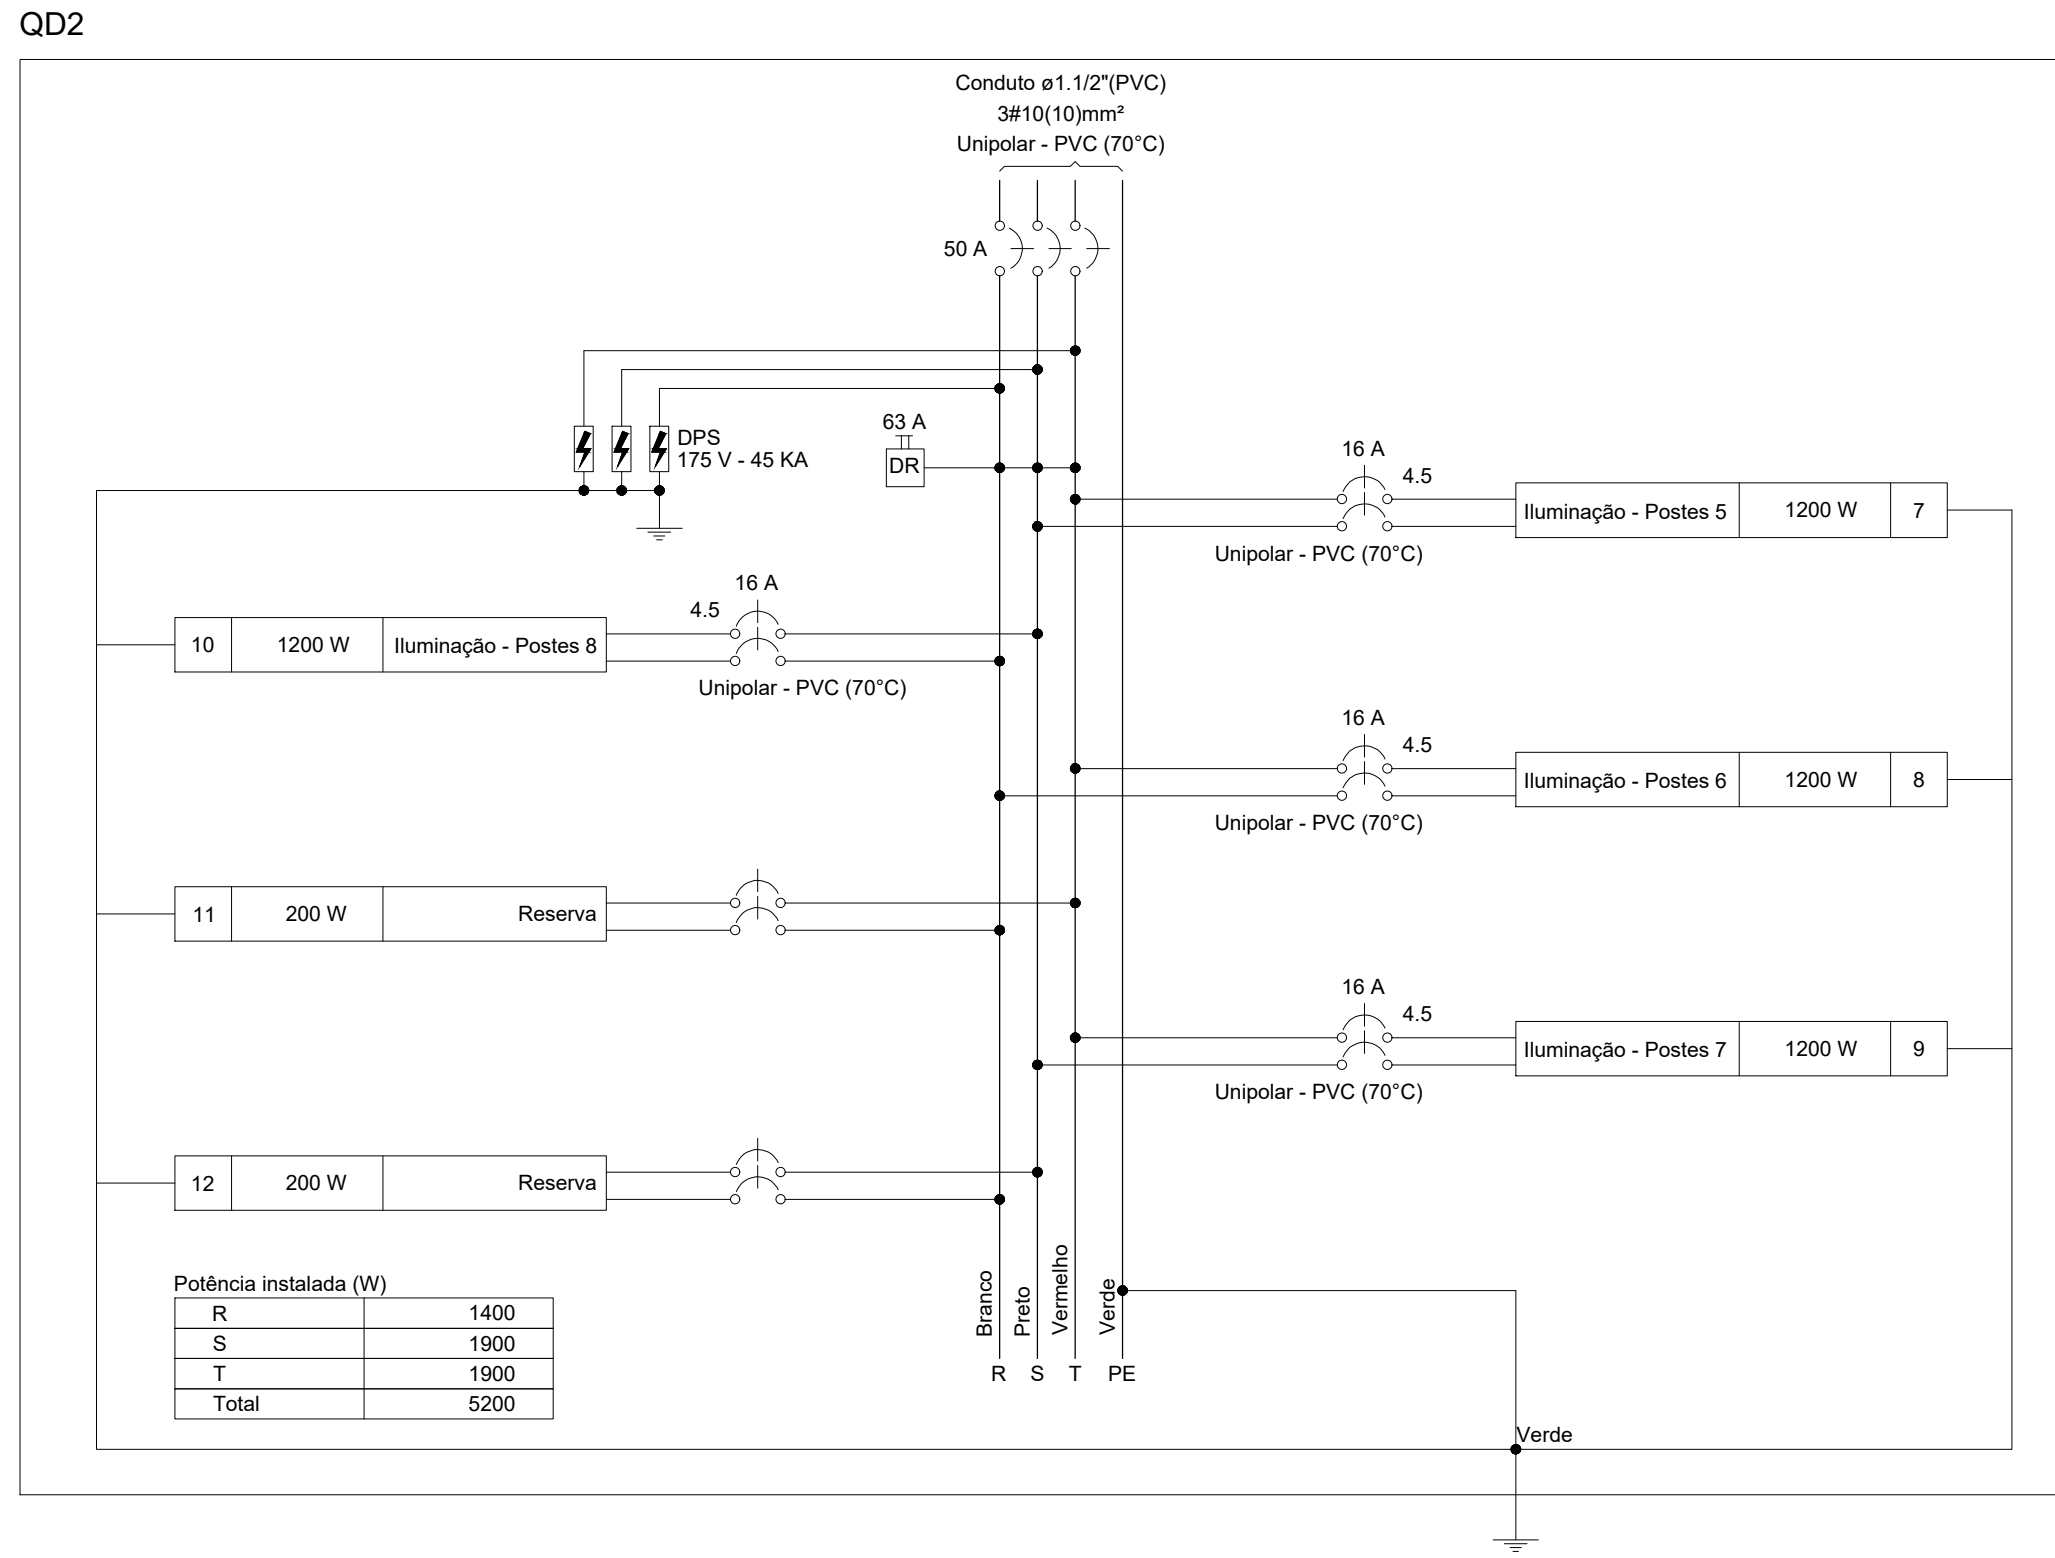

Quadro de Cargas (QD2) - TRECHO 02														
Circuito	Descrição	Esquema	Método de inst.	Tensão (V)	Iluminação (W)	Pot. total. (VA)	Pot. total. (W)	Fases	Pot. - R (W)	Pot. - S (W)	Pot. - T (W)	FCT	FCA	Status
7	Iluminação - Postes 5	F+F+T	B1	220 V	12	1333	1200	S+T	600	600	600	1,00	1,00	OK
8	Iluminação - Postes 6	F+F+T	B1	220 V	12	1333	1200	R+T	600	600	600	1,00	1,00	OK
9	Iluminação - Postes 7	F+F+T	B1	220 V	12	1333	1200	S+T	600	600	600	1,00	1,00	OK
10	Iluminação - Postes 8	F+F+T	B1	220 V	12	1333	1200	R+S	600	600	600	1,00	1,00	OK
11	Reserva	F+F+T	B1	220 V	200	200	200	R+T	100	100	100	1,00	1,00	OK
12	Reserva	F+F+T	B1	220 V	200	200	200	R+S	100	100	100	1,00	1,00	OK
TOTAL					48	5733	5200	R+S+T	1400	1900	1900			

Quadro de Demanda (QD2) - TRECHO 02		
Tipo de carga	Potência instalada (kVA)	Demanda (kVA)
Uso Específico	5,73	5,73
TOTAL		5,73

CARIMBO :

**SERPRA**
SERVIÇOS, PROJETOS E ASSESSORIA LTDA.
Fone: (65) 3642-4045 - Av. Heitor de Almeida, 1886 - Edifício Cubal Office Tower, SI 802 CEP: 76600-000 - Goiânia - MT

TIPO DA OBRA
CONSTRUÇÃO DA PISTA DE CAMINHADA E ACADEMIA AO AR LIVRE

PROPRIETÁRIO
PREFEITURA MUNICIPAL DE LAMBARI D'OESTE / MT
C.N.P.J
37.465.406/0001-49

LOCAL
AV. BOA VISTA
INSCR. CADASTRAL
LAMBARI D'OESTE / MT

AUTOR DO PROJETO
LUIS FELIPE CARVALHO B. LIMA
CREA
ENG. CIVIL - 121.523.983-6

RESP. P/ EXECUÇÃO
CREA

ESCALA
INDICADAS

ASSUNTO:
INSTALAÇÕES ELÉTRICAS

FOLHA Nº
05 / 07

DATA
SETEMBRO/2025

PARTICIPAÇÃO

QUADROS

ÁREAS (m²)	ESTATÍSTICA		COEF. APROVEIT.	Nº DE PISOS
	% OCUPAÇÃO			
	TÉRREO	DEMAIS PAV.		