




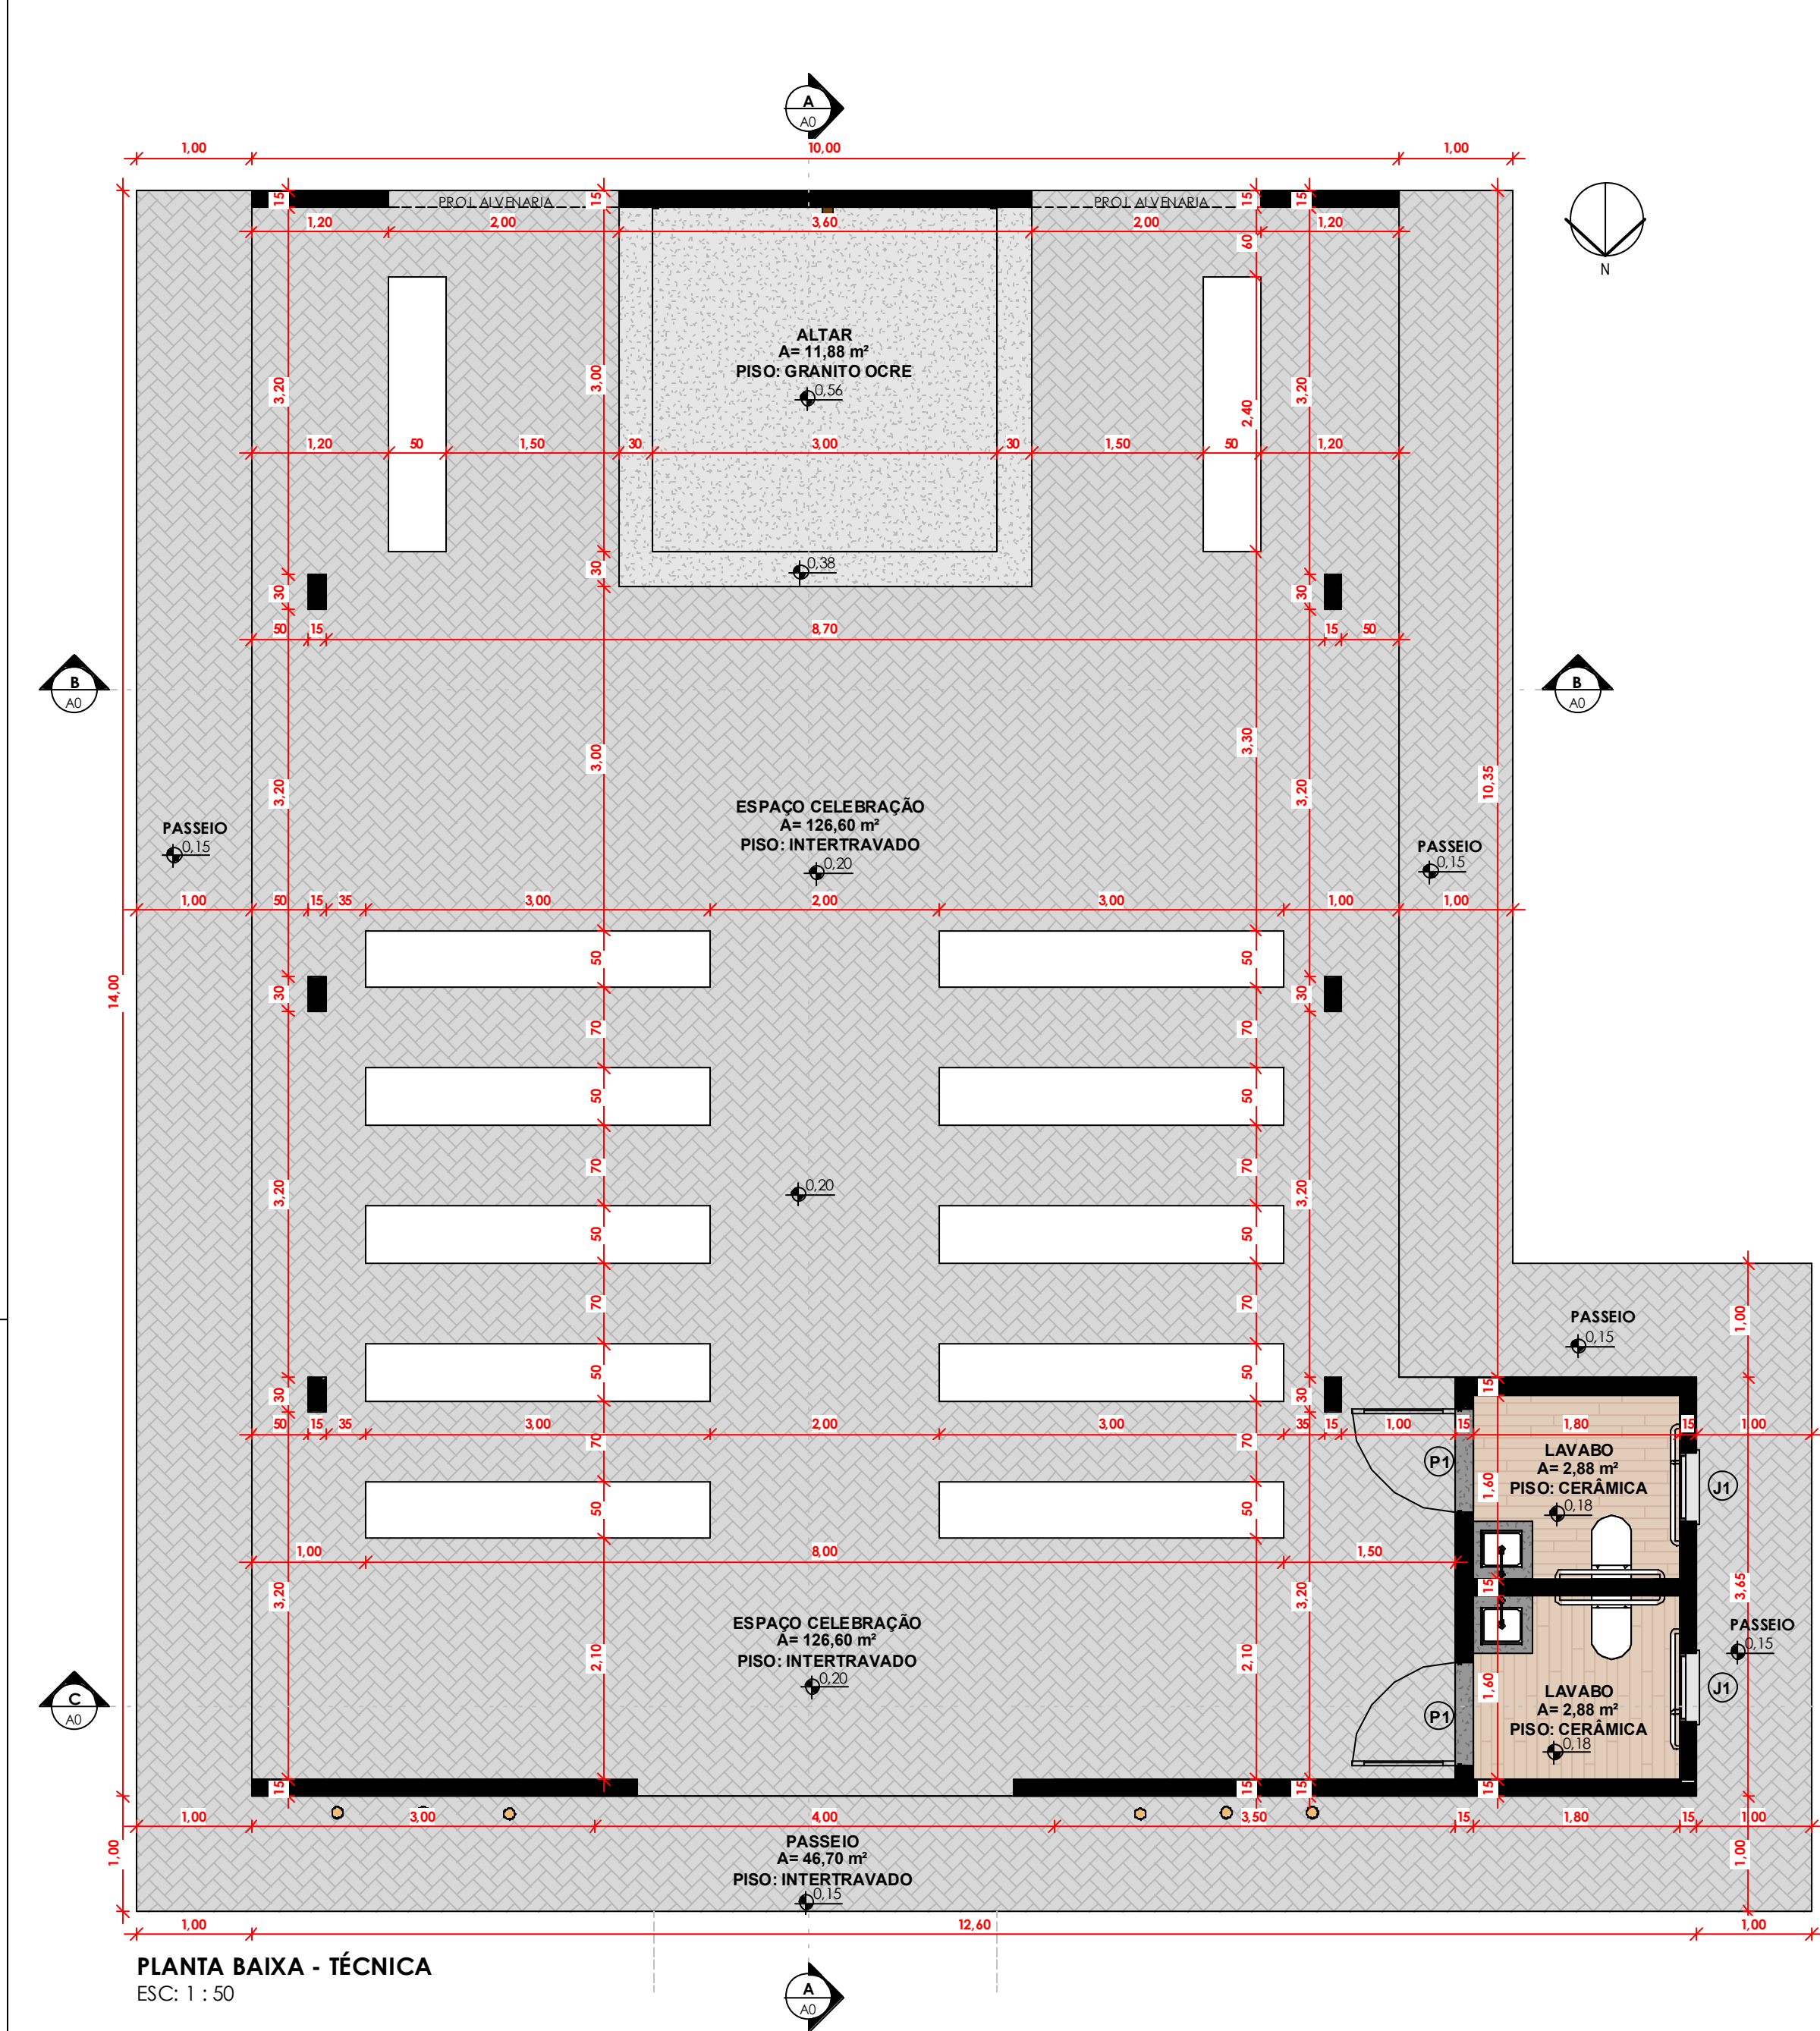

PLANTA BAIXA - TÉCNICA
ESC: 1 : 50

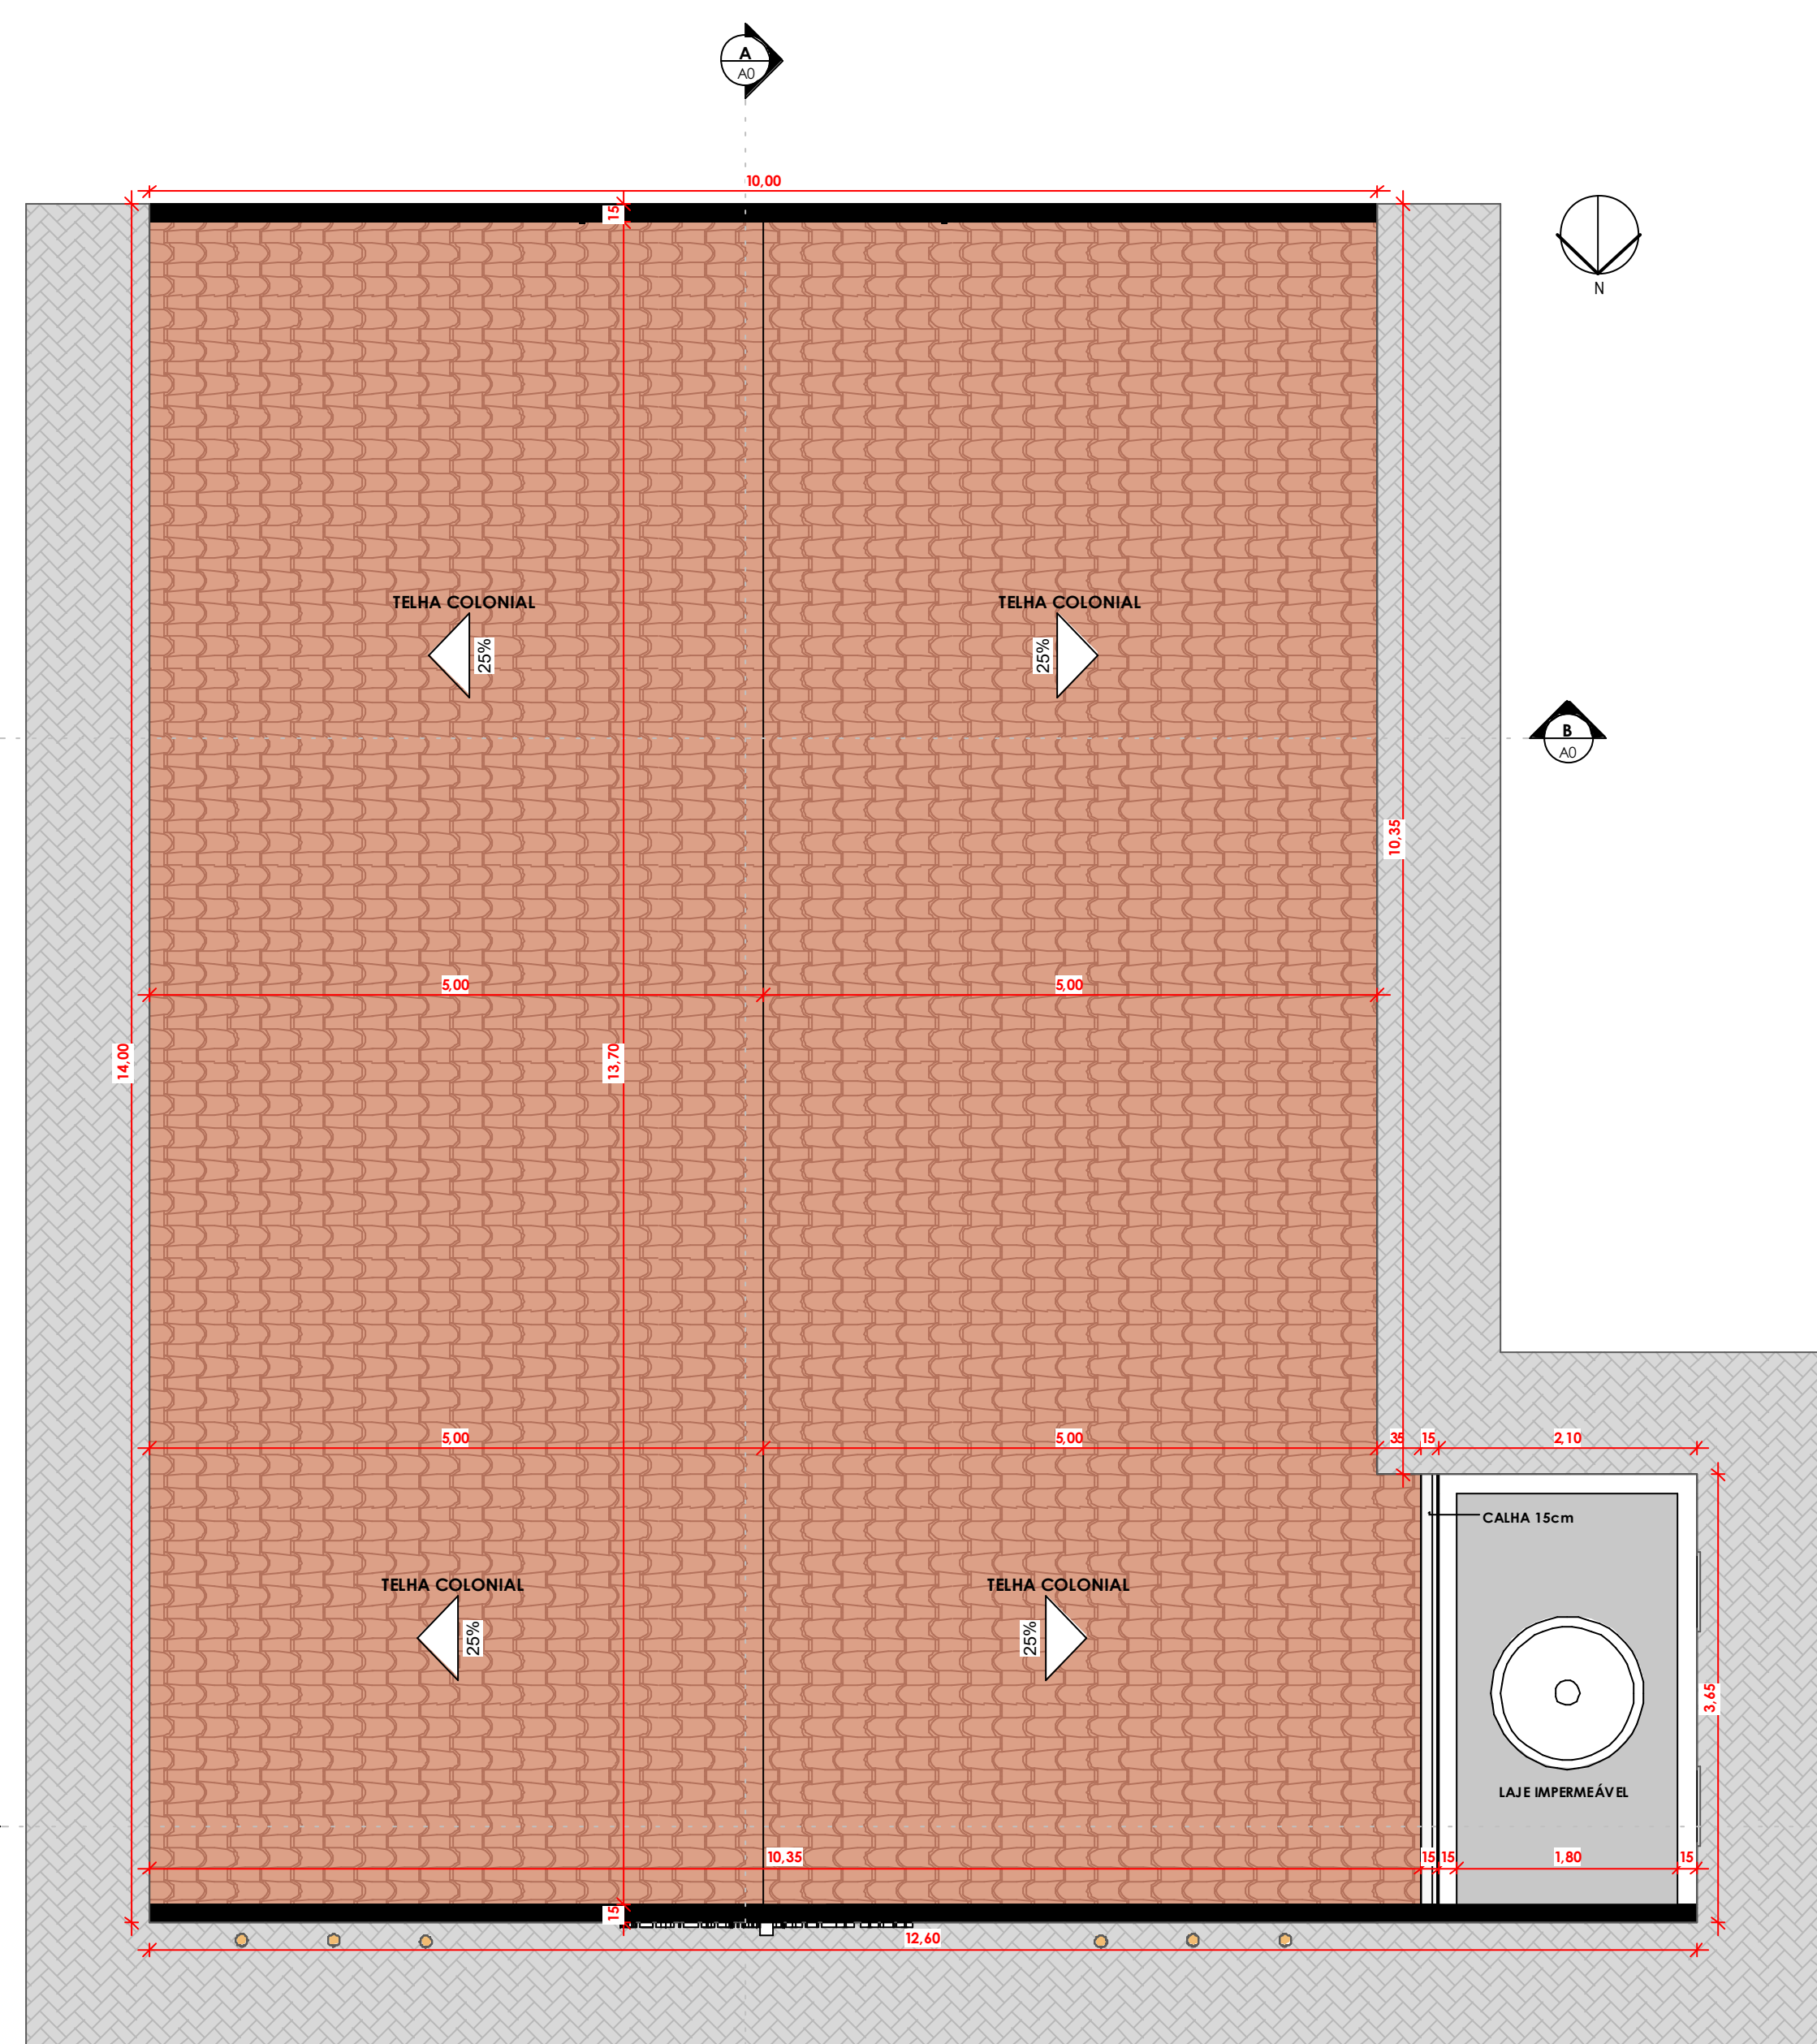

PLANTA BAIXA - COBERTURA
ESC: 1 : 50

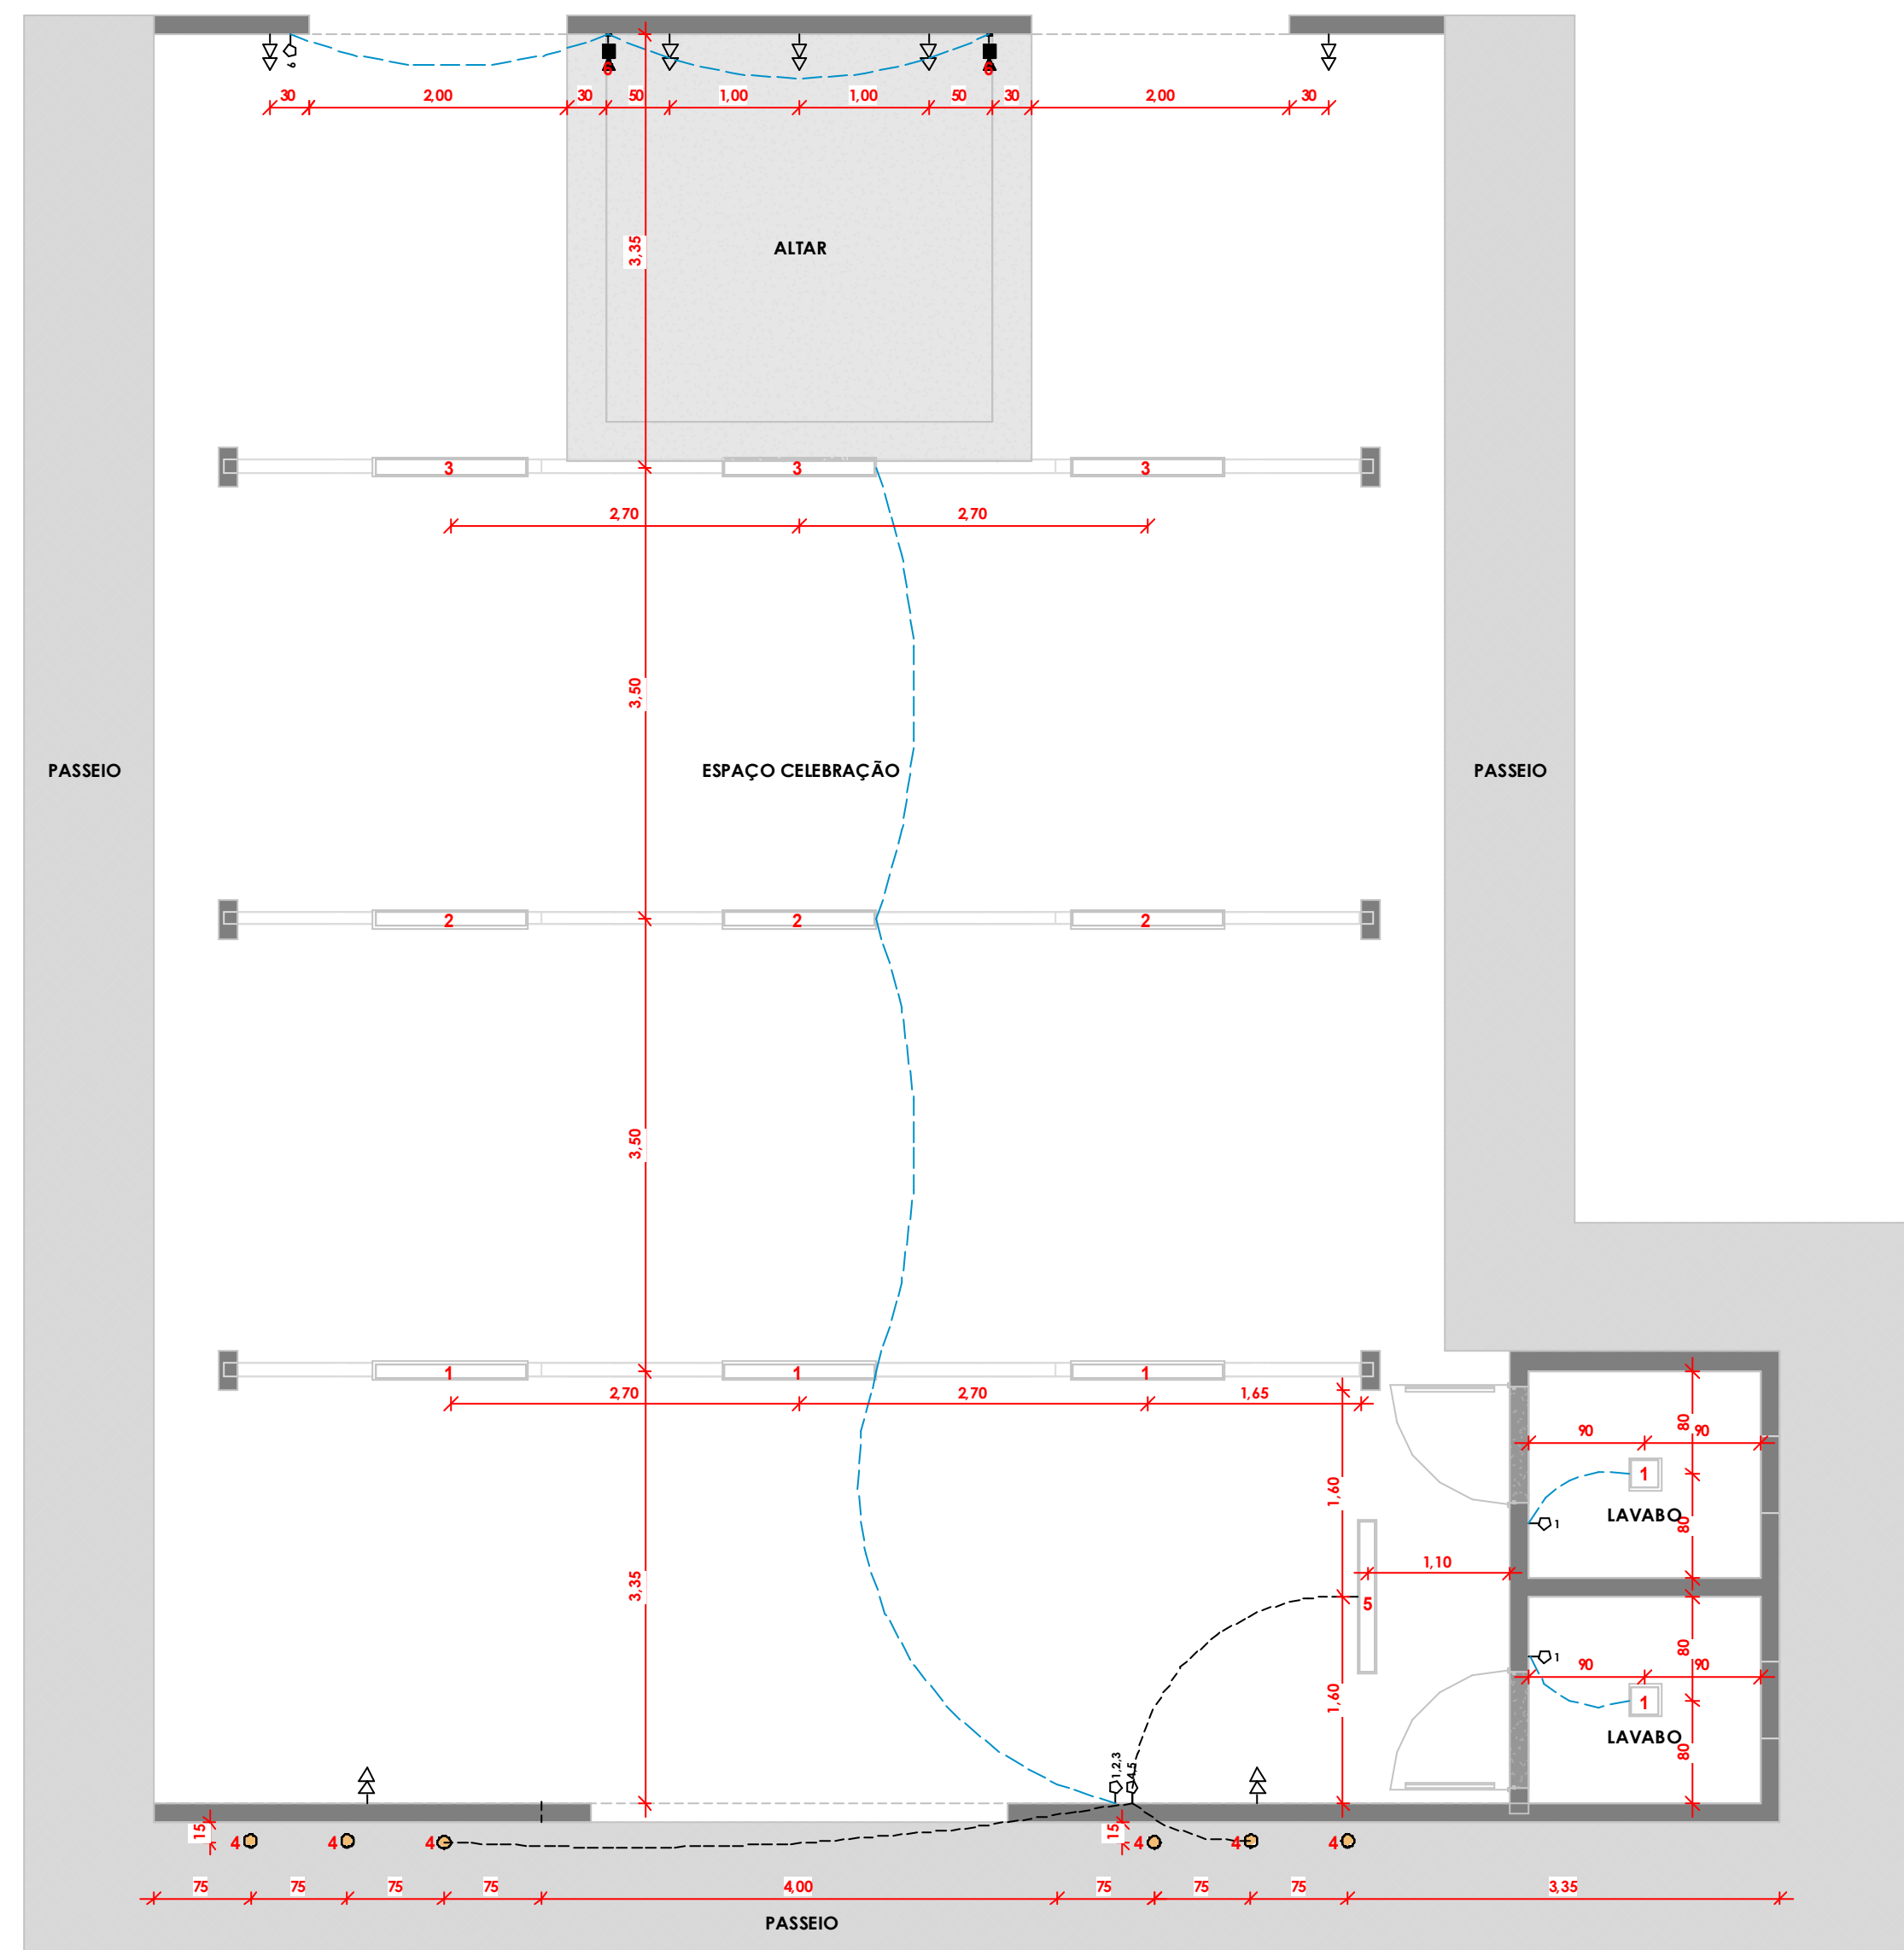

PLANTA BAIXA - PONTOS ELÉTRICOS
ESC: 1 : 50

TABELA DE ESQUADRIAS				
JANELAS				
Cod.	Tipo	Larg.	Alt.	Peitoril
J1	Maxim-Ar - Alum. + Vidro	60cm	40cm	160cm
PORTAS				
P1	Abrir - Alum.	90cm	210cm	-
				2

LEGENDA PONTOS ELÉTRICOS


- SIMB TIPO:
- o- TOMADA SIMPLES A 0.50M DO PISO
 - o- INTERRUPTOR SIMPLES A 1.10M DO PISO
 - PONTO ILUMINAÇÃO

OBSERVAÇÕES:


TOMADAS PRÓXIMAS DEVERÃO SER POSICIONADAS A 15CM DE DISTANCIA ENTRE OS EIXOS.

TOMADAS EM EXTREMIDADES DE PAREDES DEVERÃO SER POSICIONADAS A 15CM DO INÍCIO DA MESMA.


PONTOS DE INTERNET E CÂMERAS, PREVER COM A EMPRESA CONTRATADA.

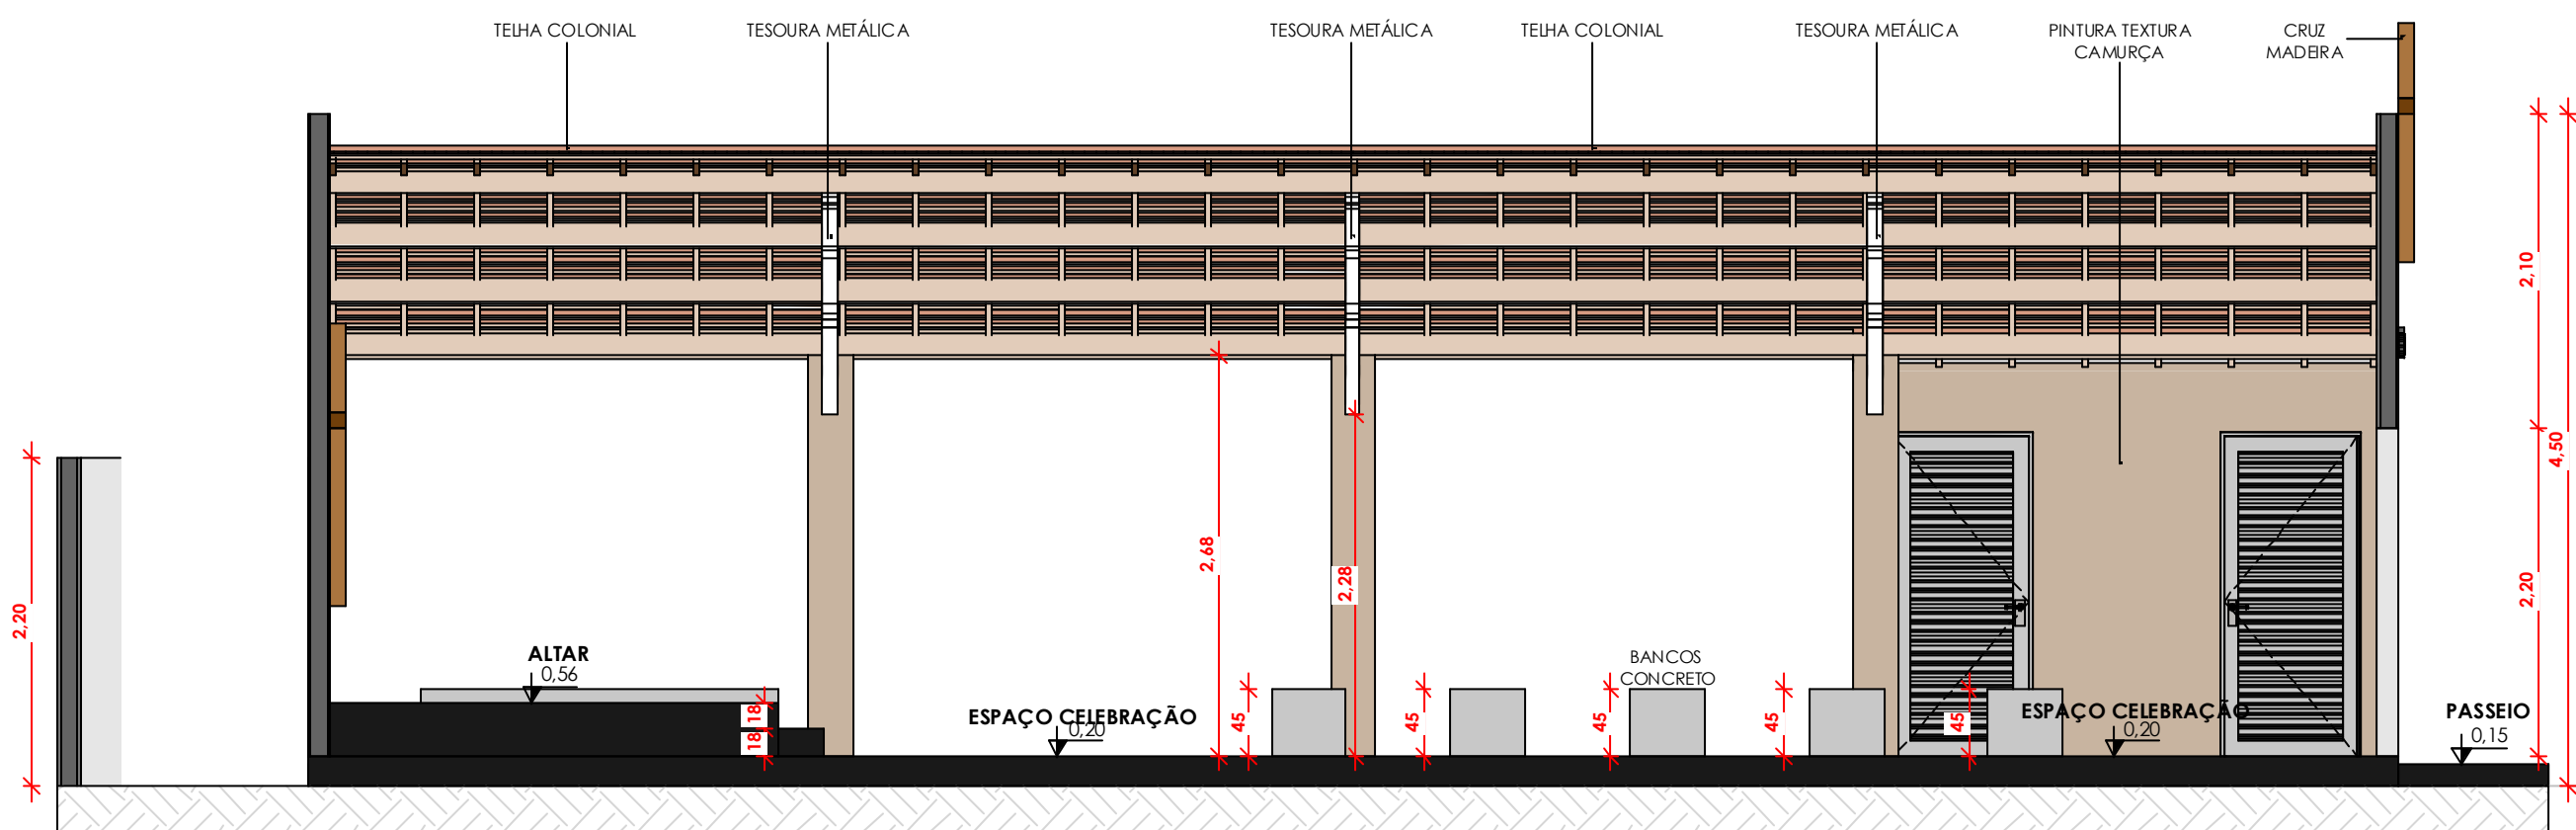


CORTE A-A
ESC: 1 : 50

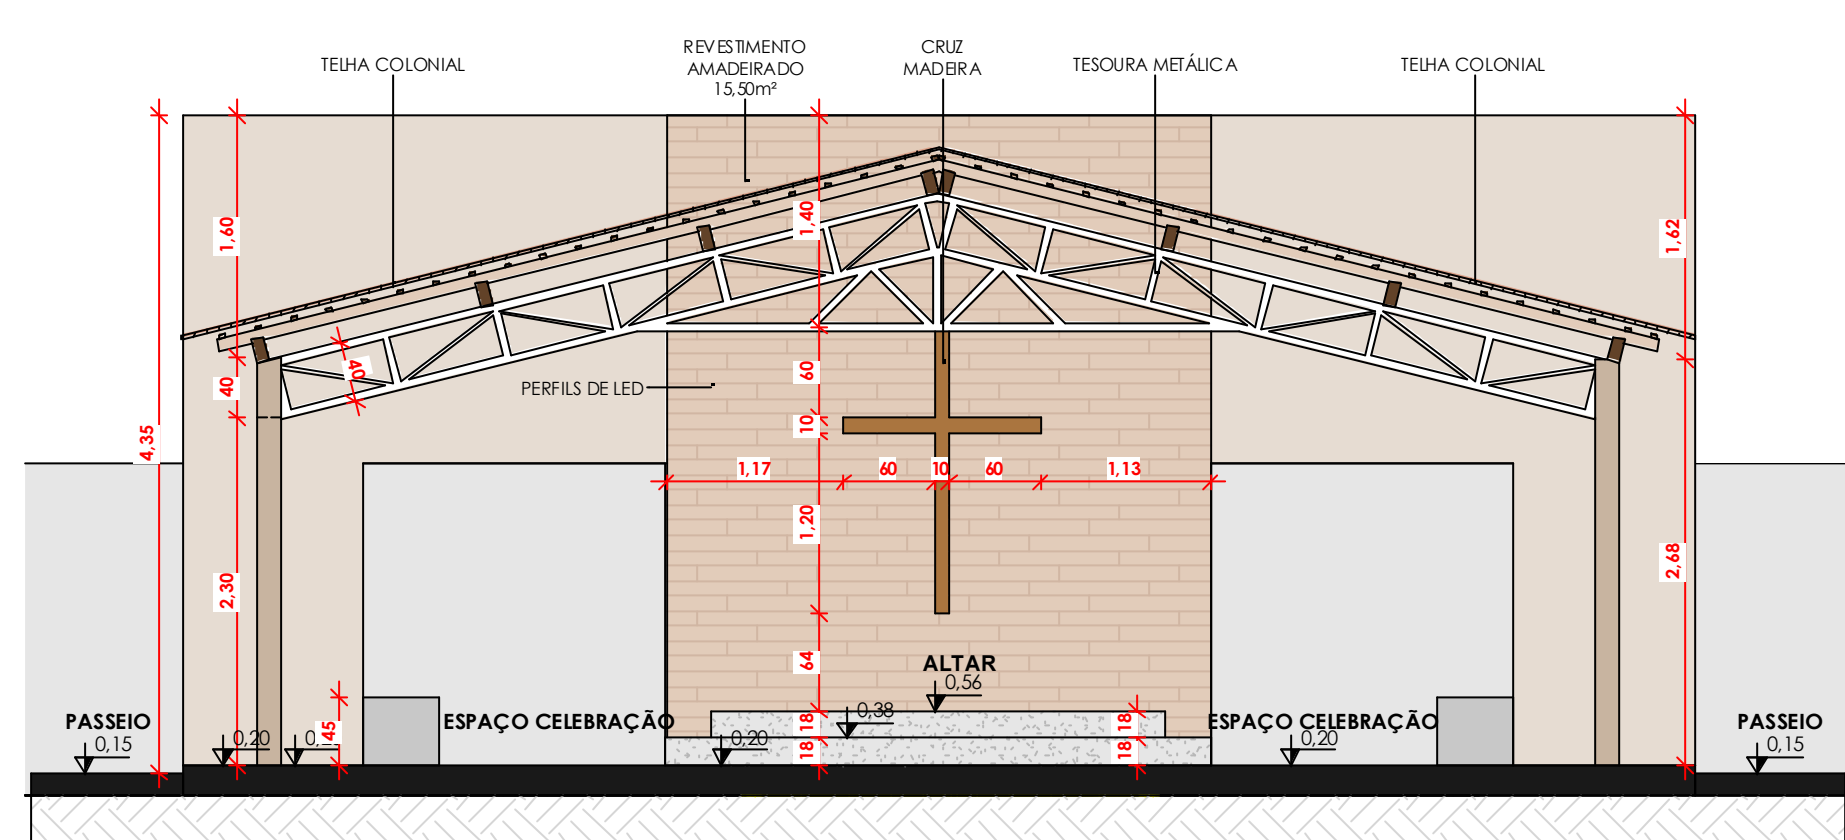


CORTE B-B
ESC: 1 : 50

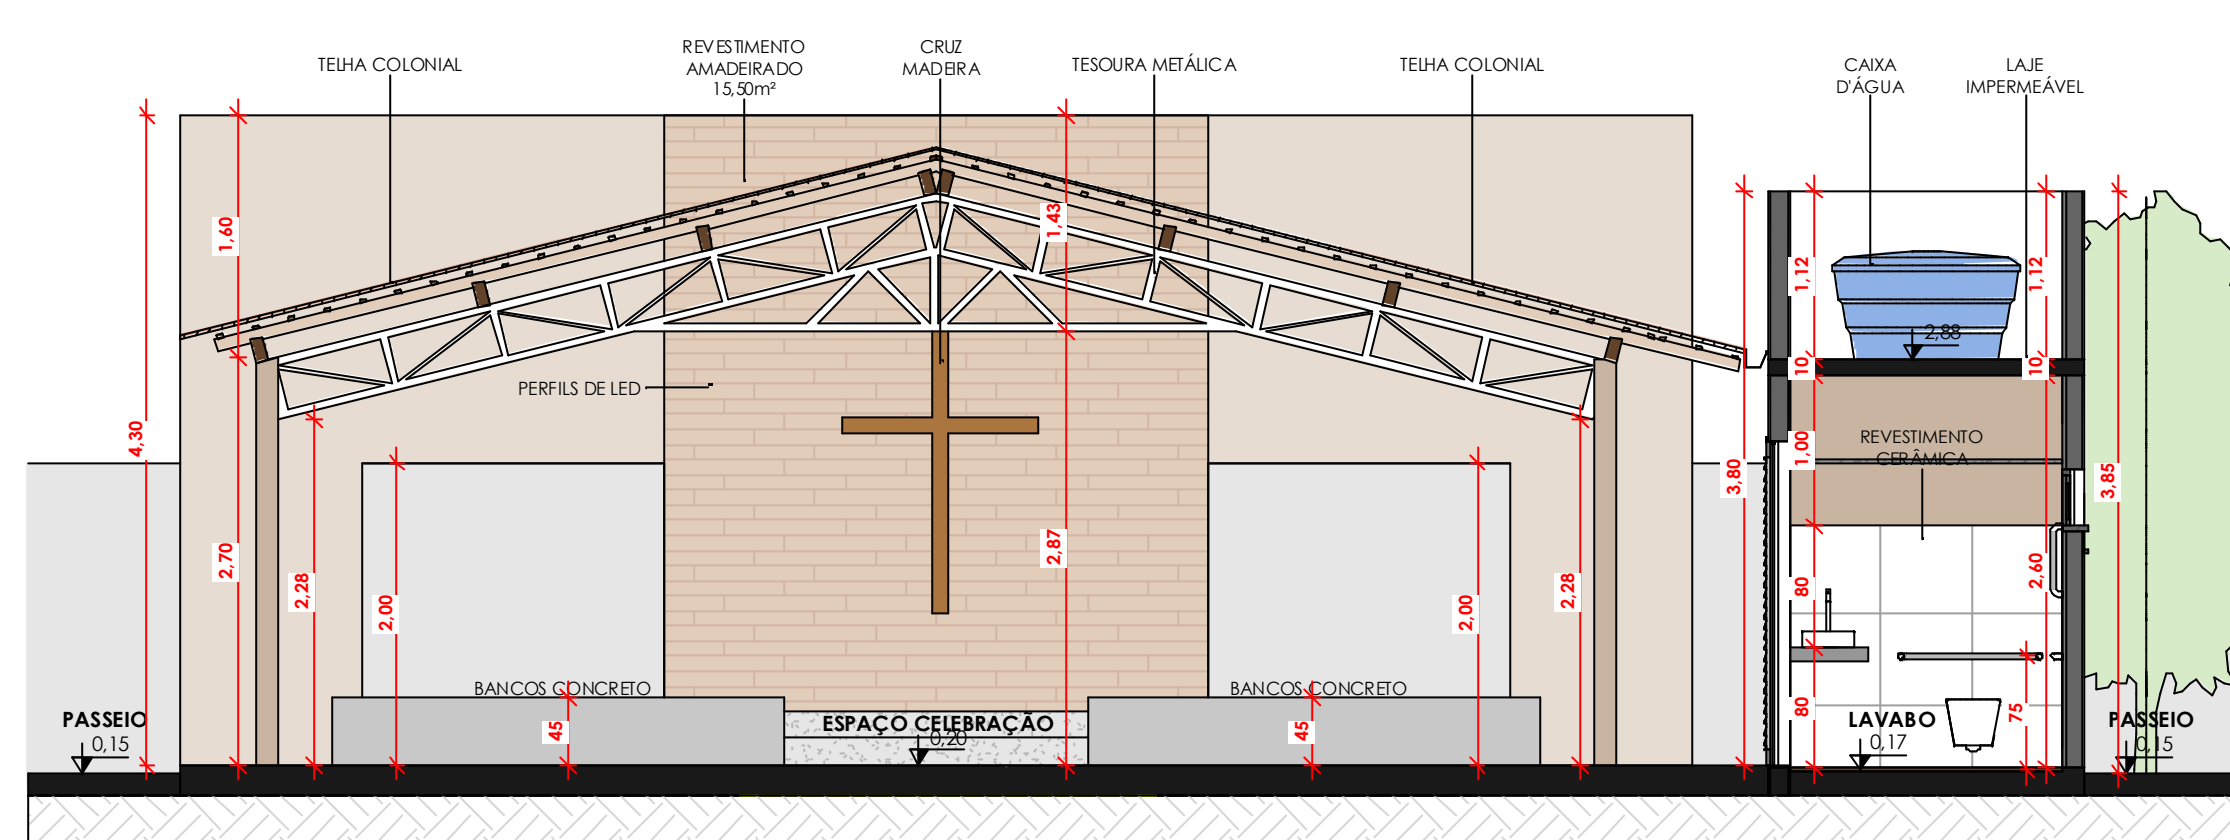

CORTE C-C
ESC: 1 : 50

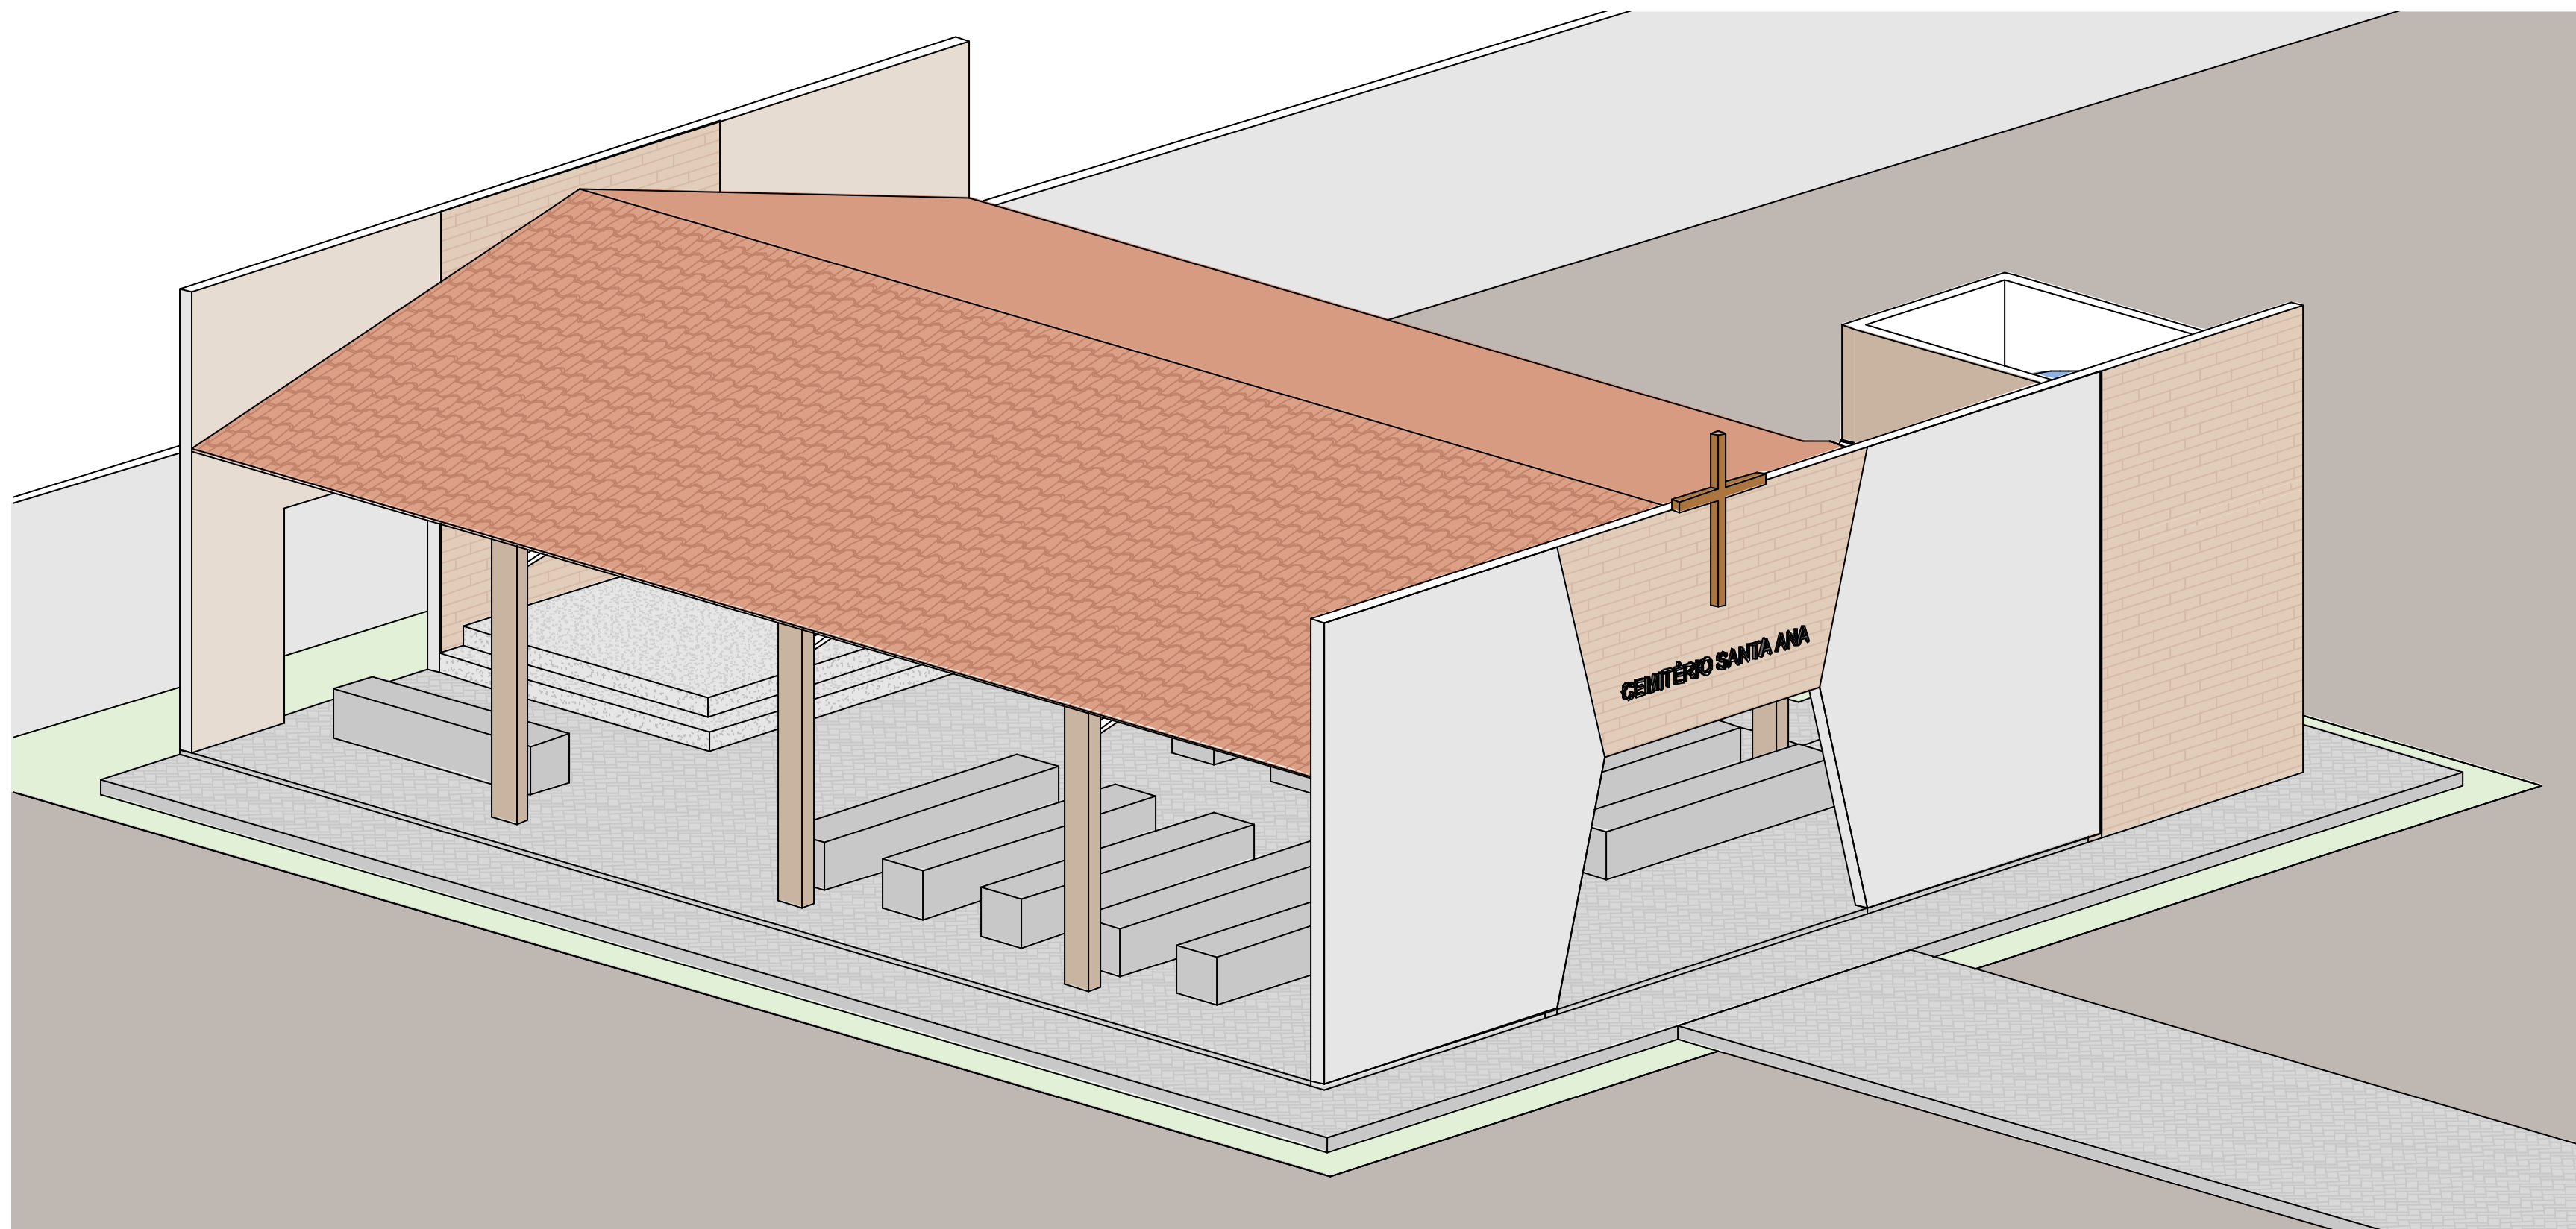

PERSPECTIVA
ESC:

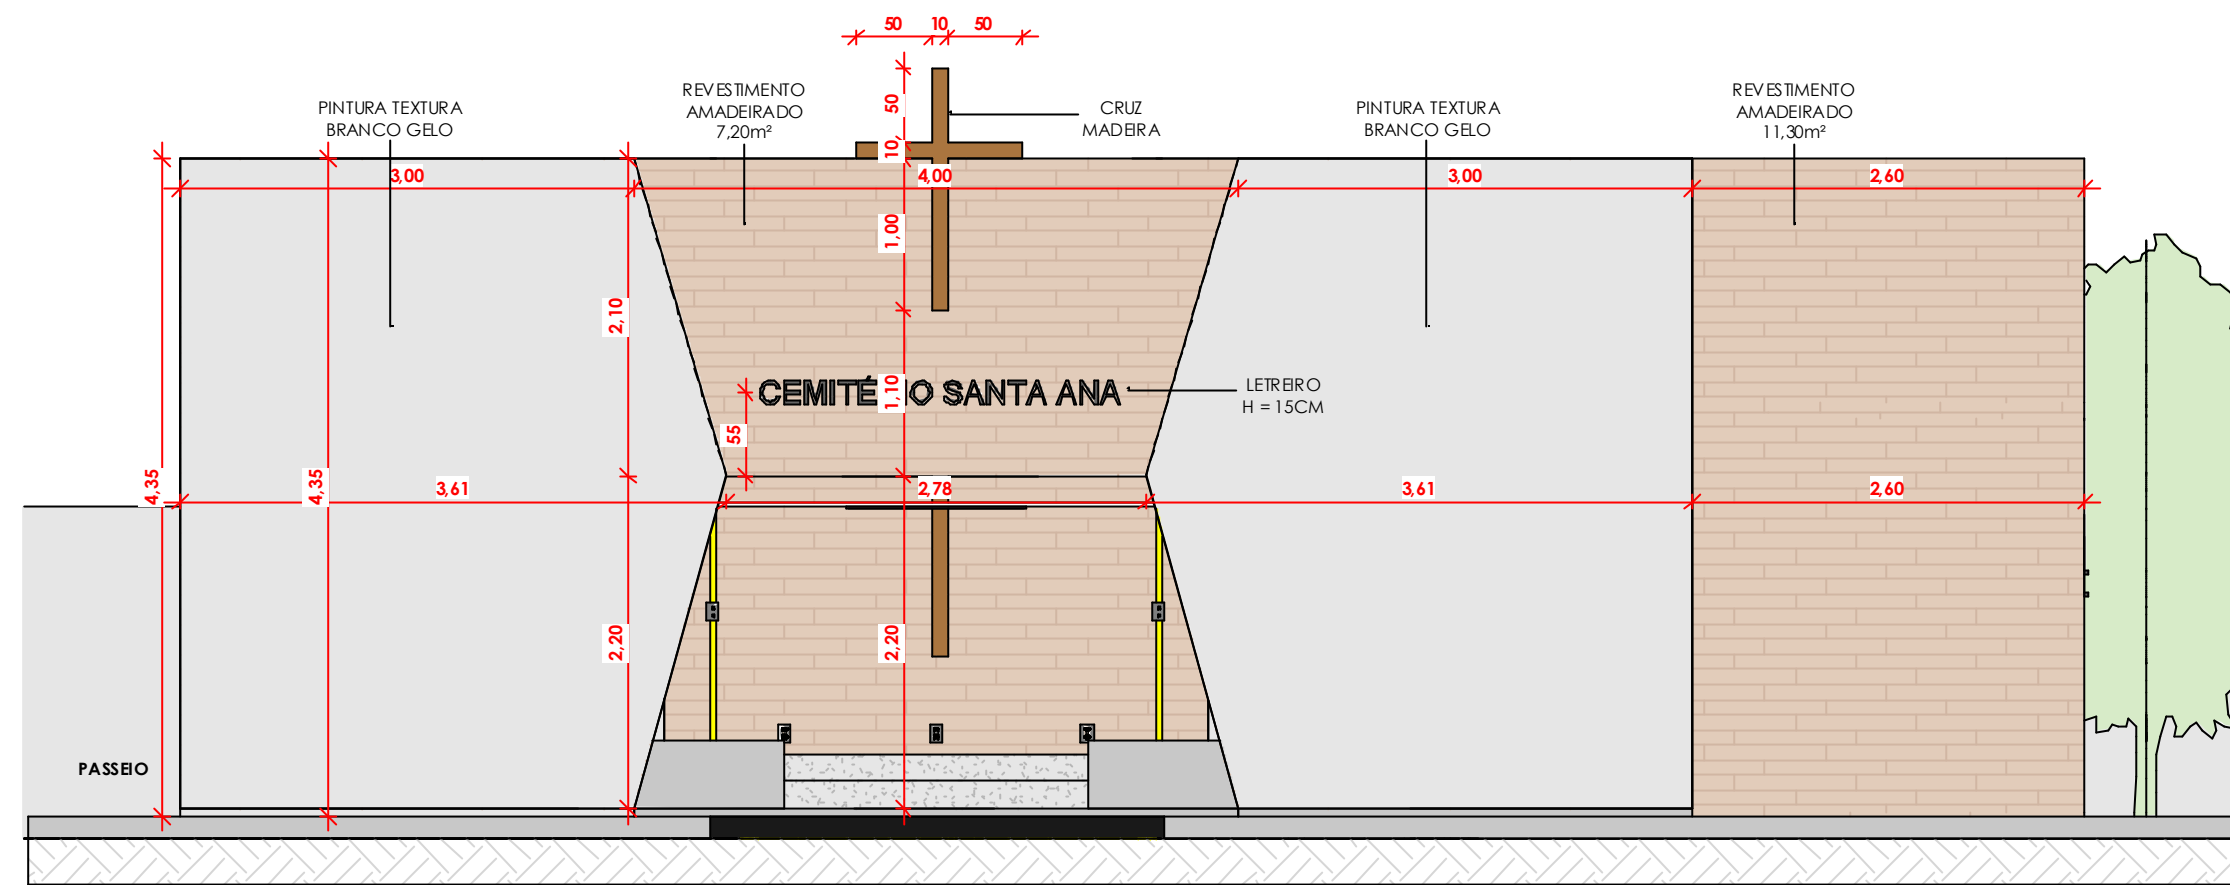

FACHADA
ESC: 1 : 50

	OBRA: ESPAÇO CELEBRAÇÃO CEM. SANTA ANA	
	CONTEÚDO: PROJETO ARQUITETÔNICO	
	CLIENTE: R DE M SOUSA E LEAL ENGENHARIA LTDA	
	ENDEREÇO: SANTANA DO PIAUI - PI, 64615-000	
ARQUITETO: HEITOR	DATA: 05/08/2023	FOLHA A0
CAU: A177496-4	ESCALA: 1 : 50	Nº DA PRANCHA 0002