



APÊNDICE X - PLANTA BAIXA AMBIENTES

SERVIÇO: Contratação de empresa especializada para o fornecimento e a instalação completa de equipamentos de ar condicionado do tipo Split Inverter, incluindo mão-de-obra, toda a infraestrutura frigorígena, elétrica e civil necessária, ferramentas e equipamentos.

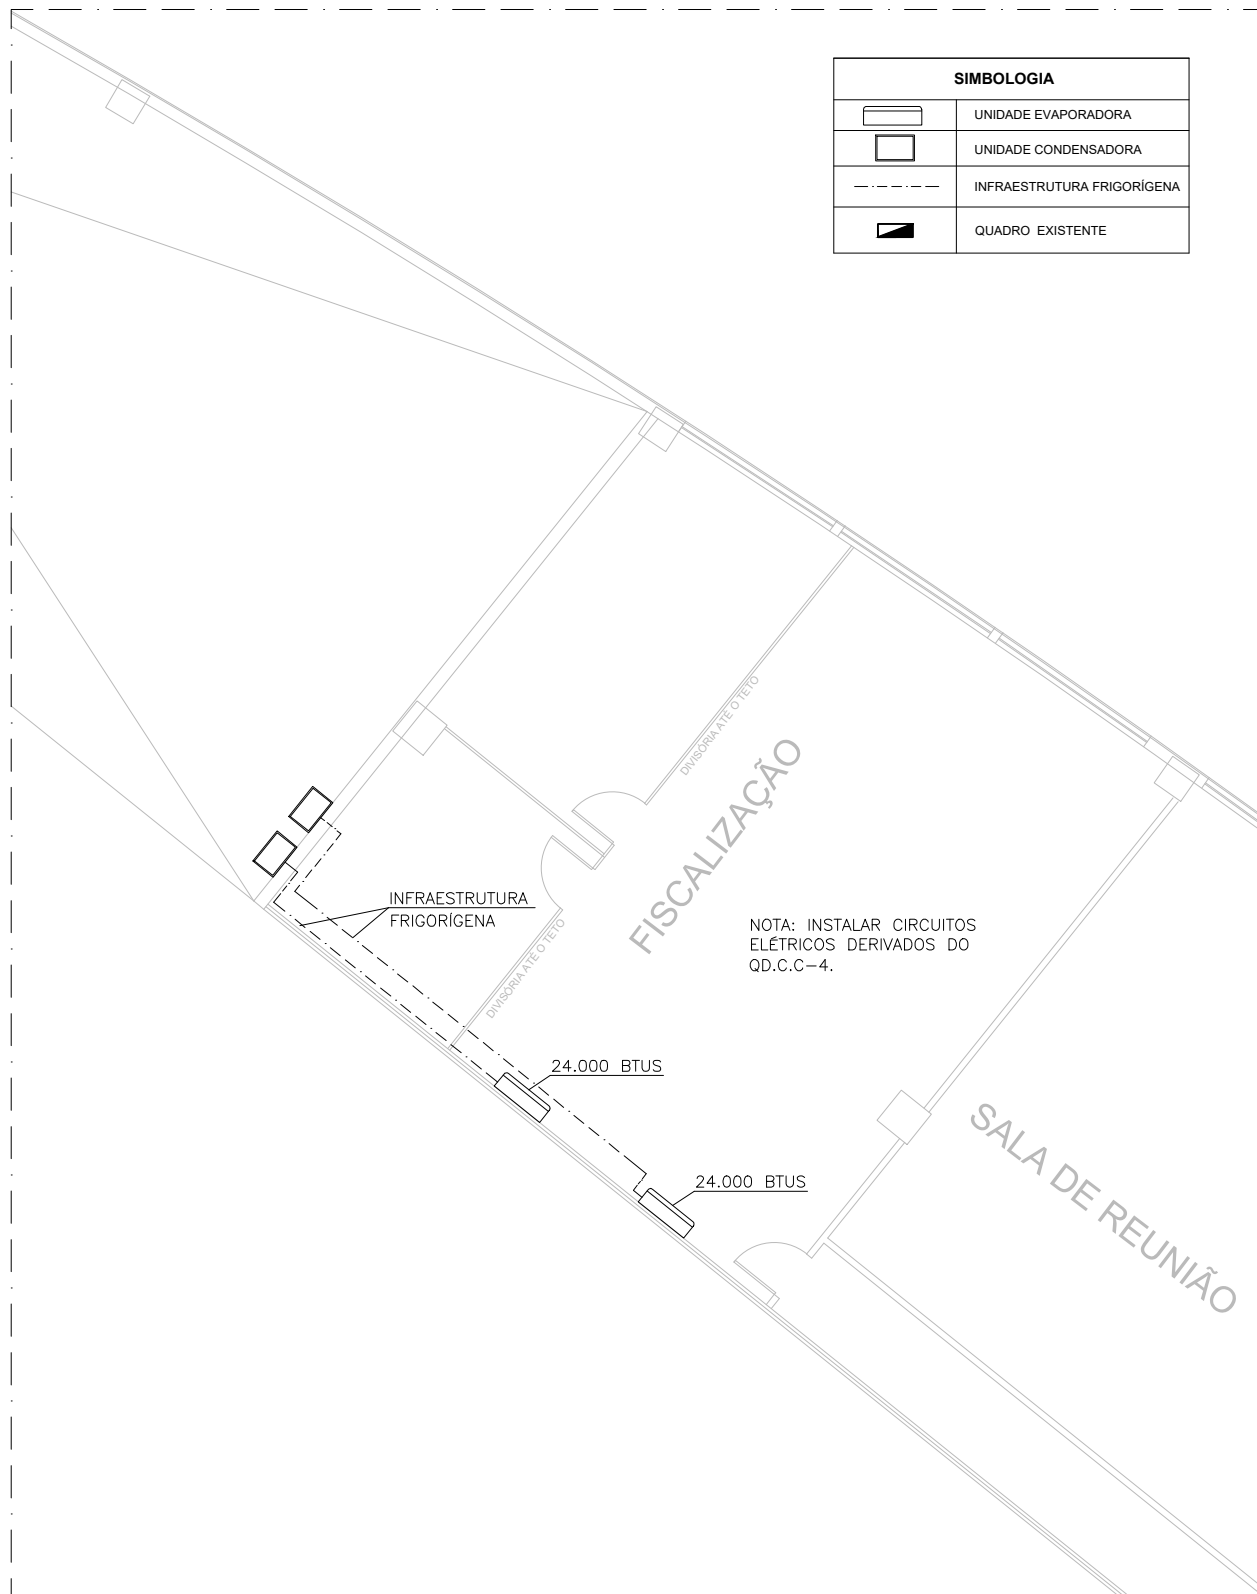


PAMPULHA – FISCALIZAÇÃO

ESCALA: 1:100

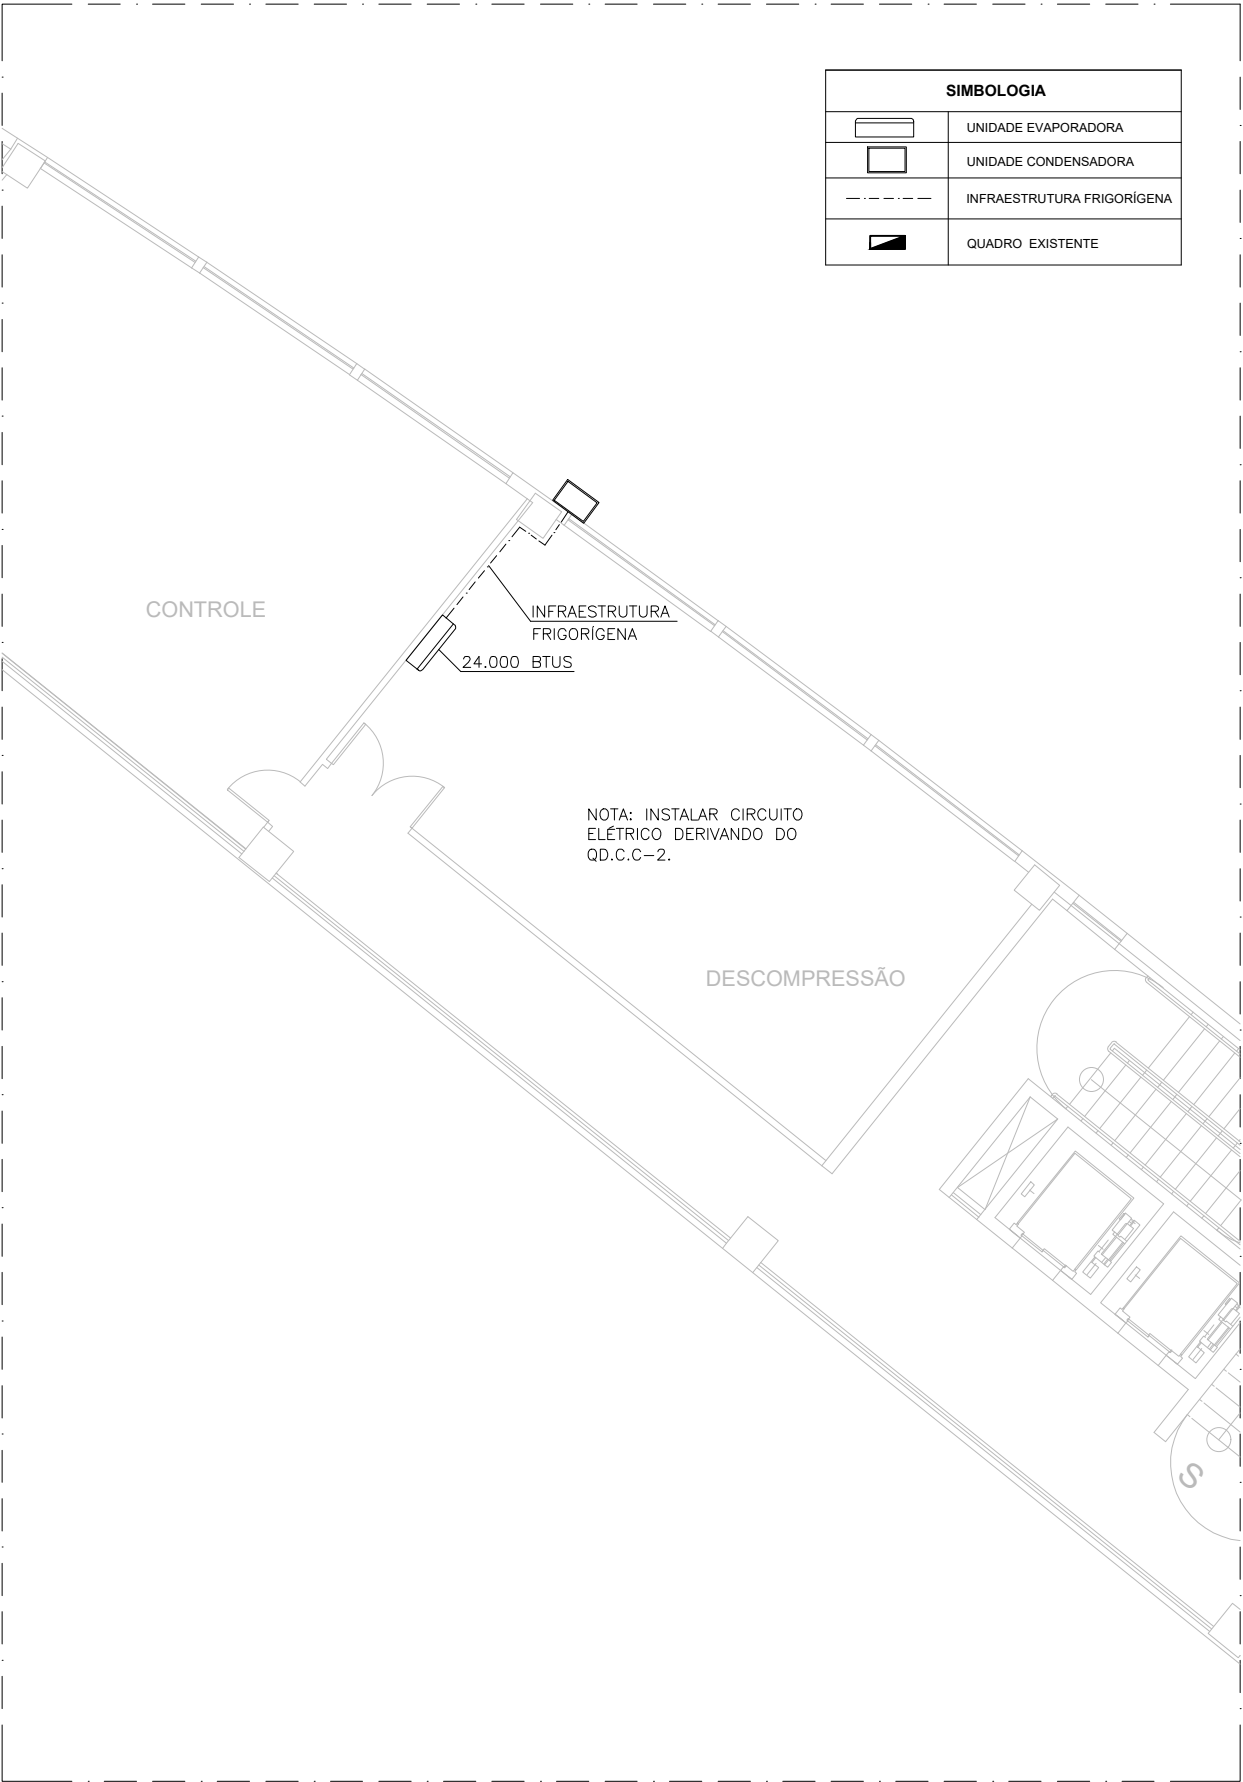


PAMPULHA — DESCOMPRESSÃO

ESCALA: 1:100

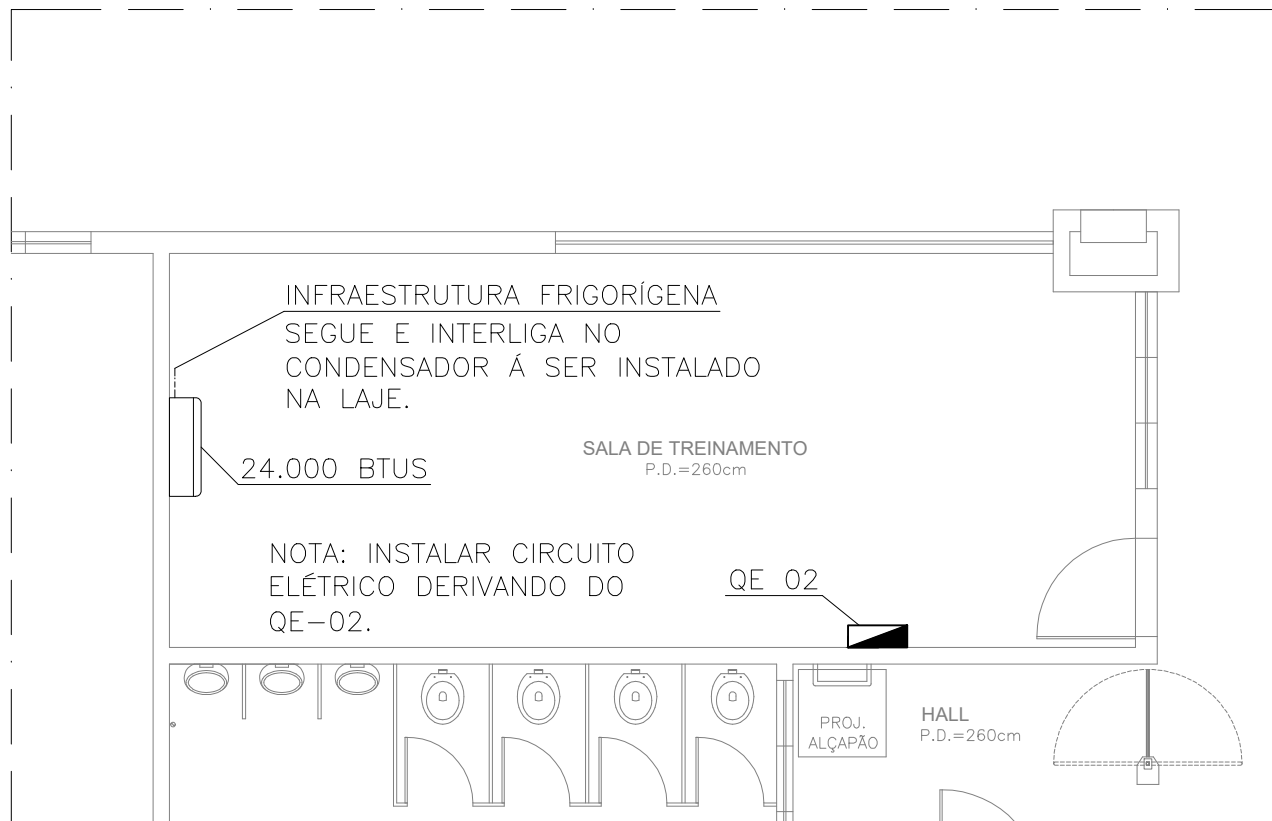

SÃO GABRIEL — TREINAMENTO

ESCALA: 1:100

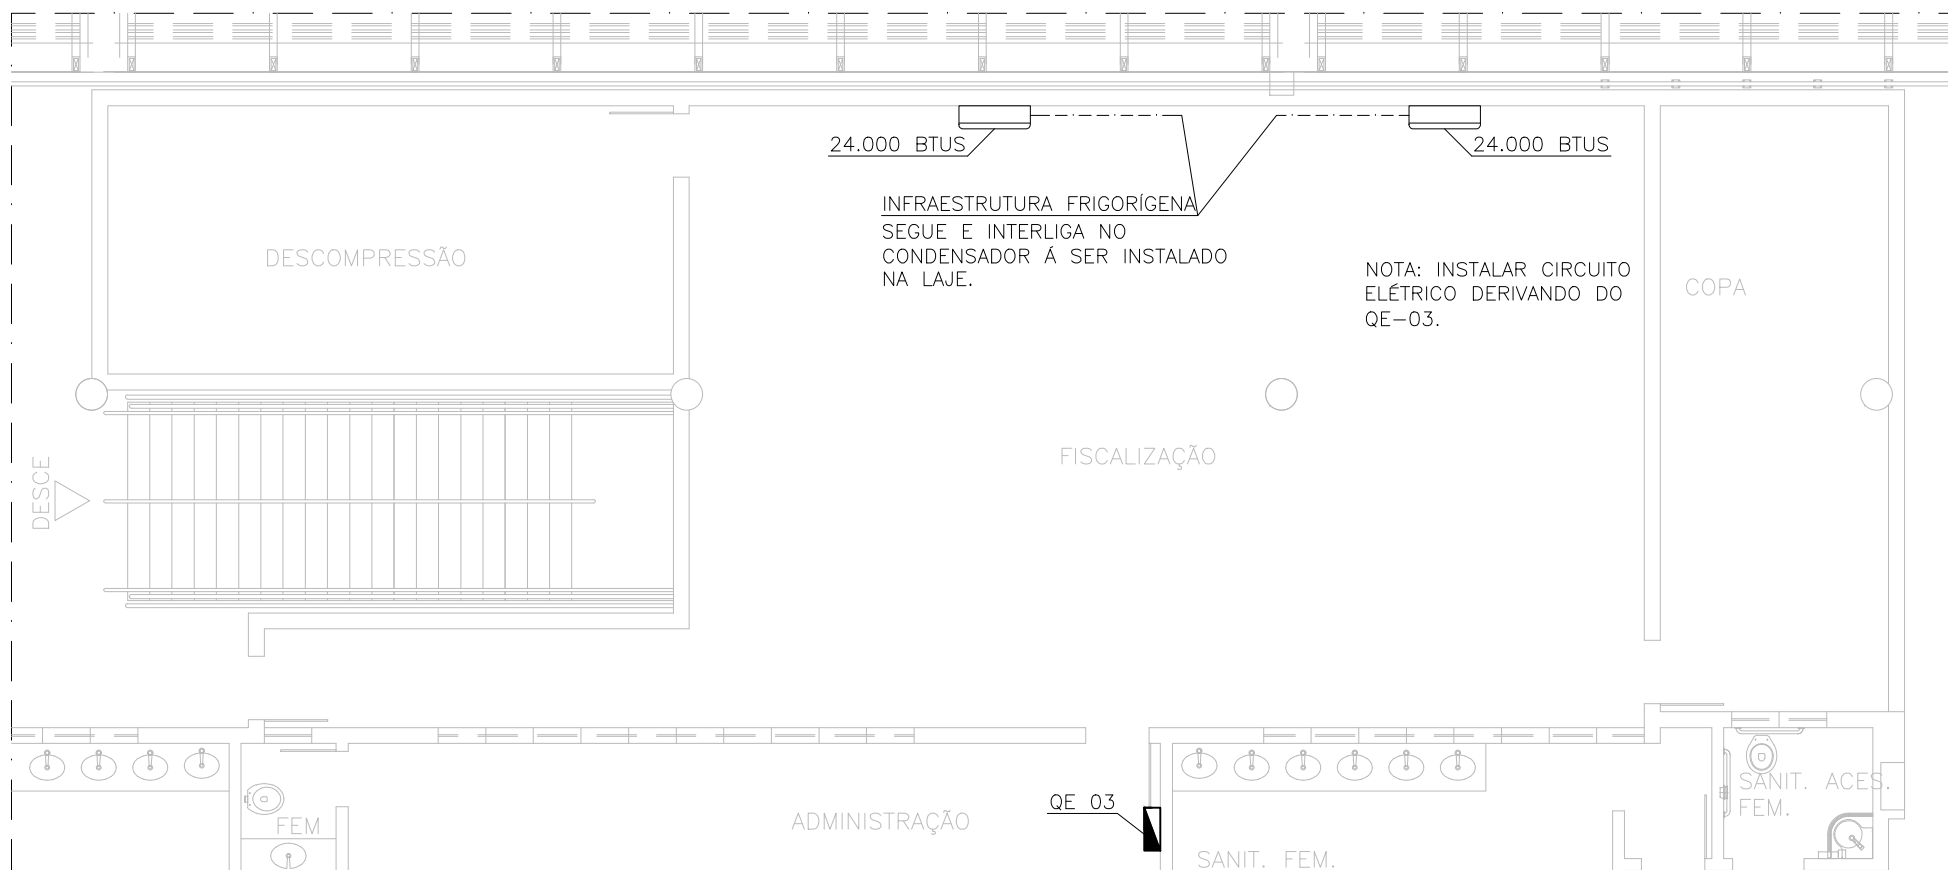


SÃO GABRIEL — FISCALIZAÇÃO

ESCALA: 1:100

SIMBOLOGIA

	UNIDADE EVAPORADORA
	UNIDADE CONDENSADORA
	INFRAESTRUTURA FRIGORÍGENA
	QUADRO EXISTENTE

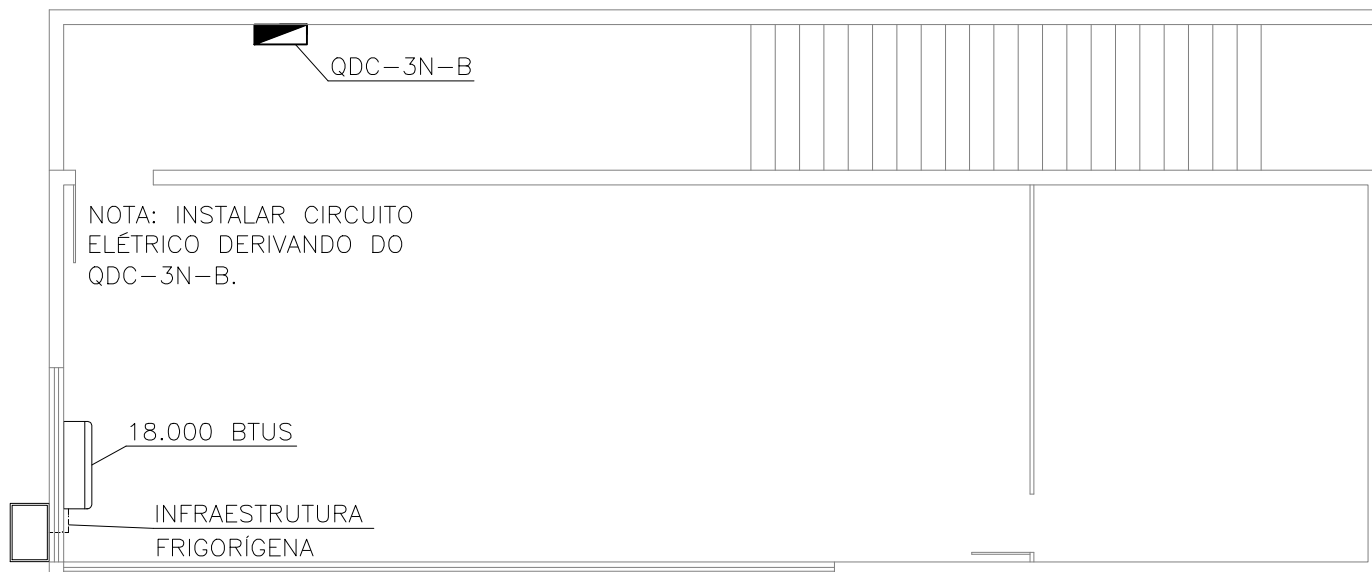

SIMBOLOGIA	
	UNIDADE EVAPORADORA
	UNIDADE CONDENSADORA
	INFRAESTRUTURA FRIGORÍGENA
	QUADRO EXISTENTE

VENDA NOVA — ADMINISTRAÇÃO

ESCALA: 1:100