
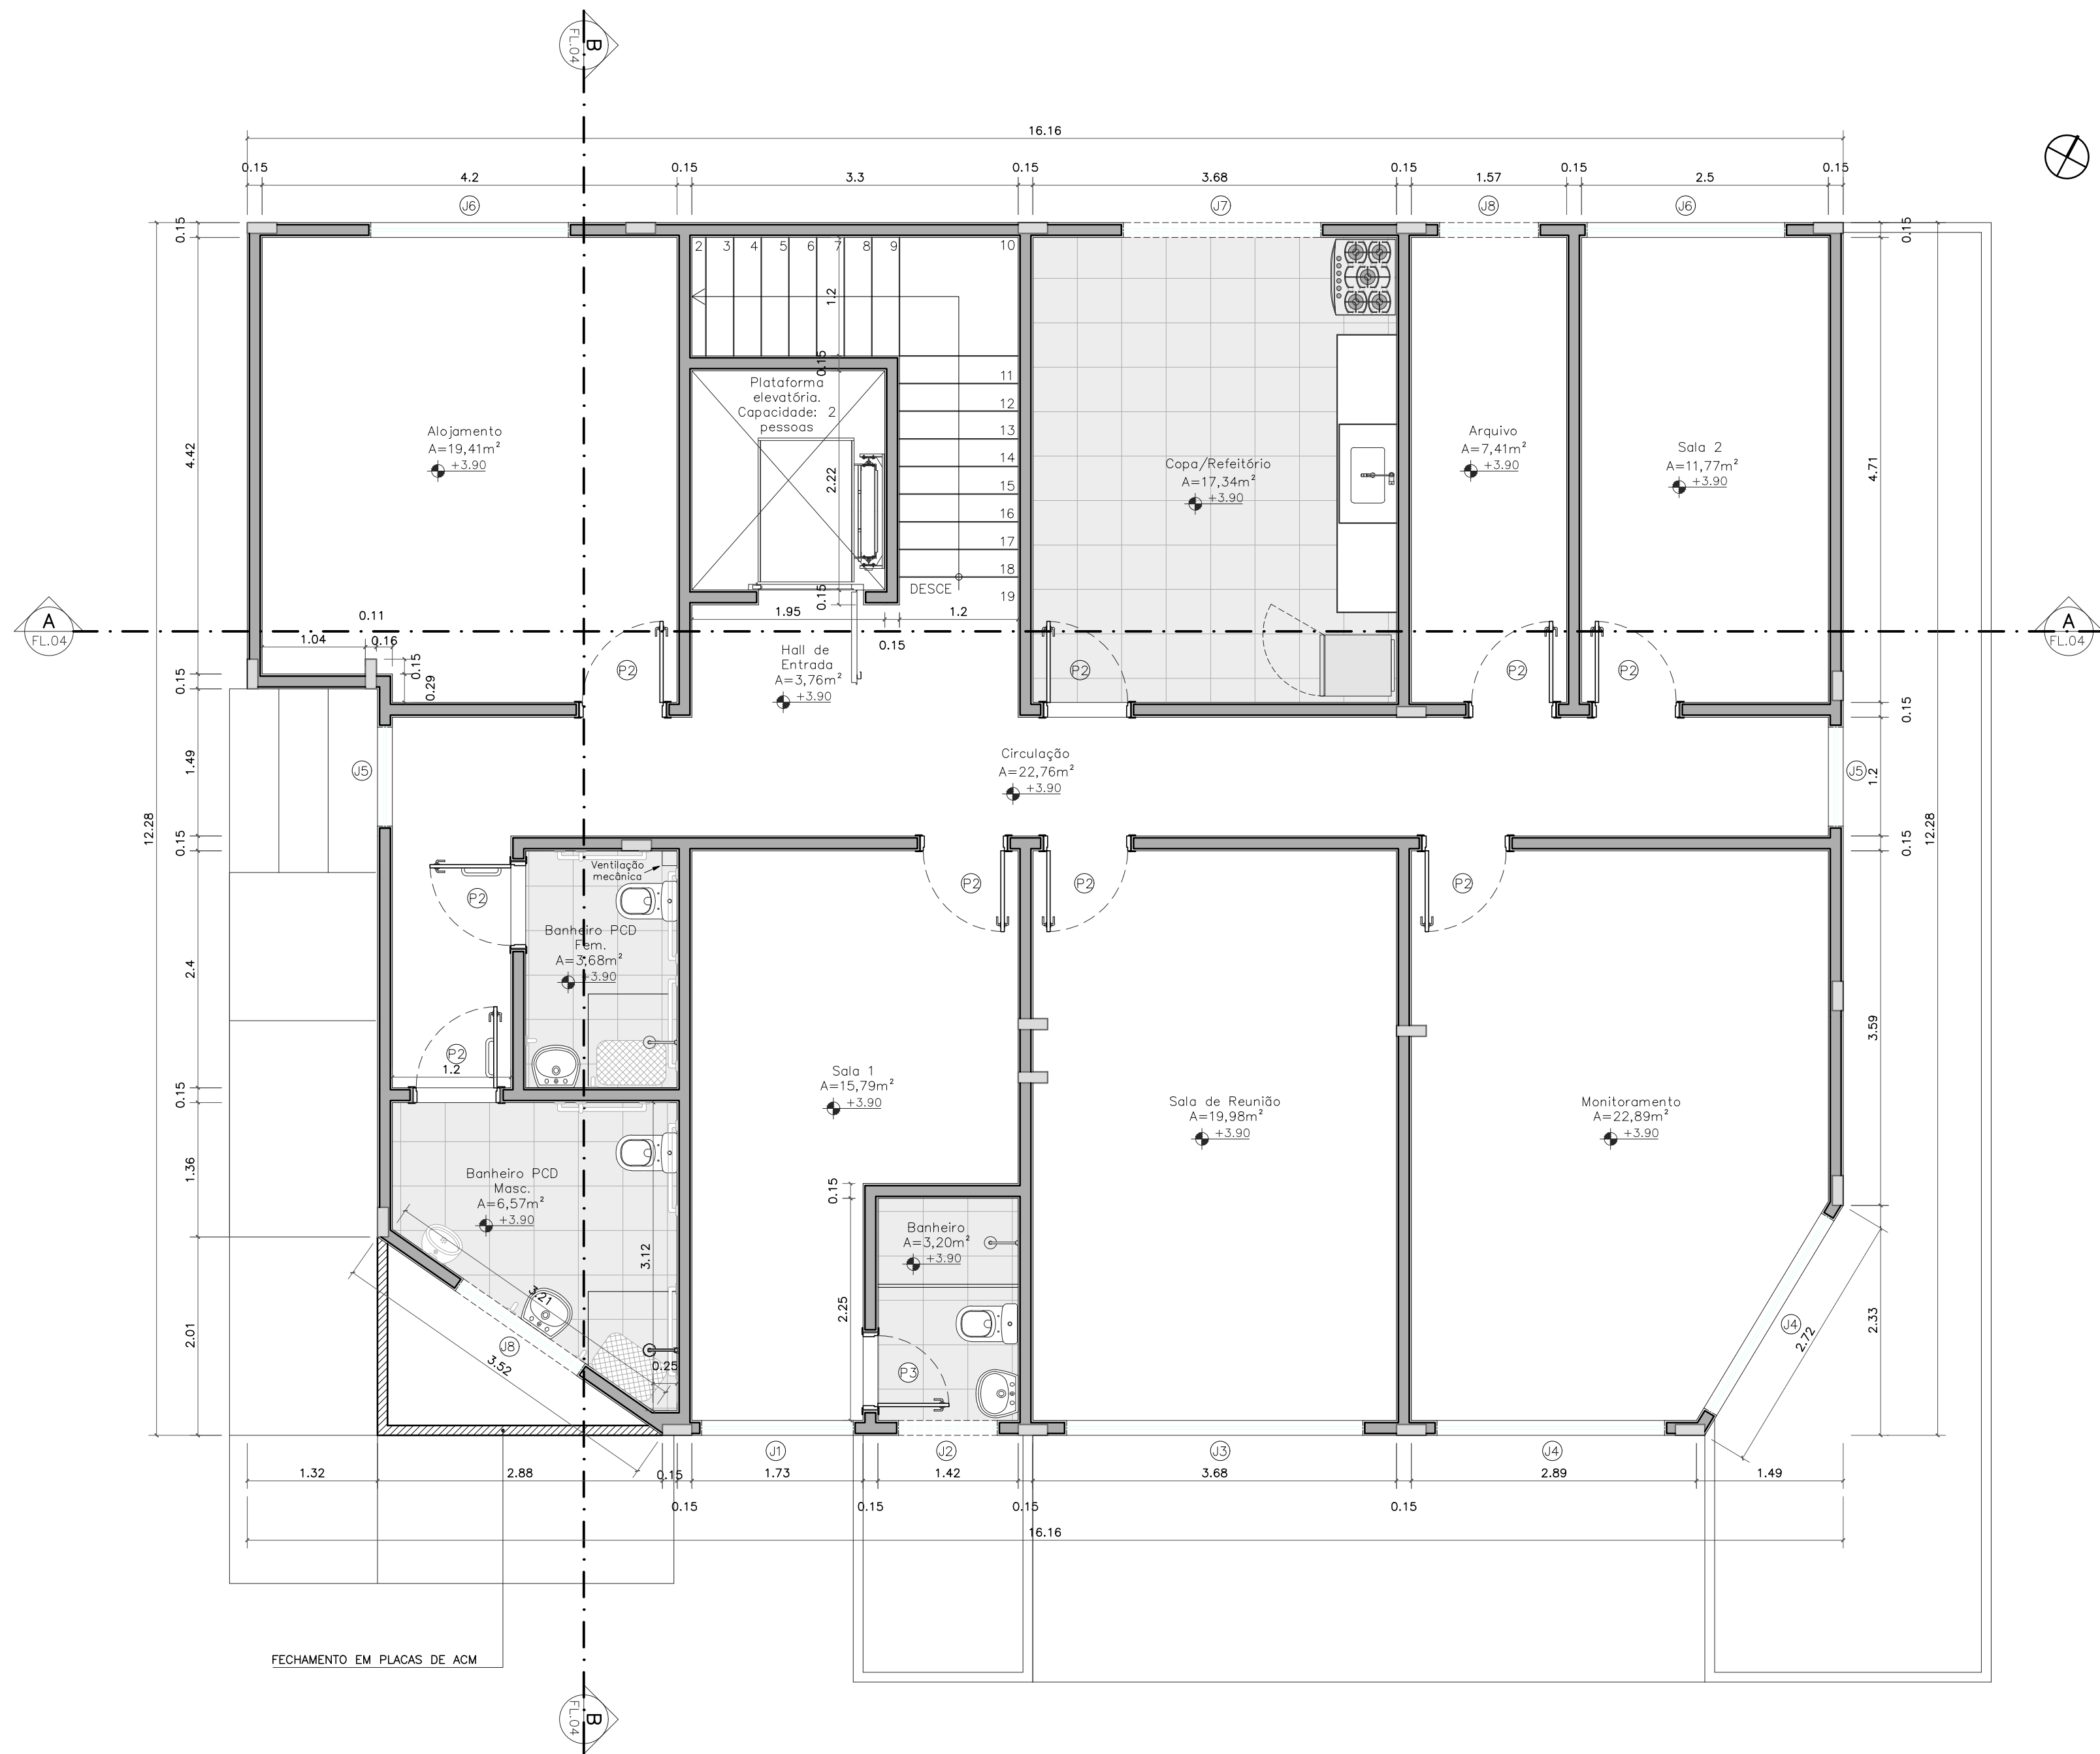


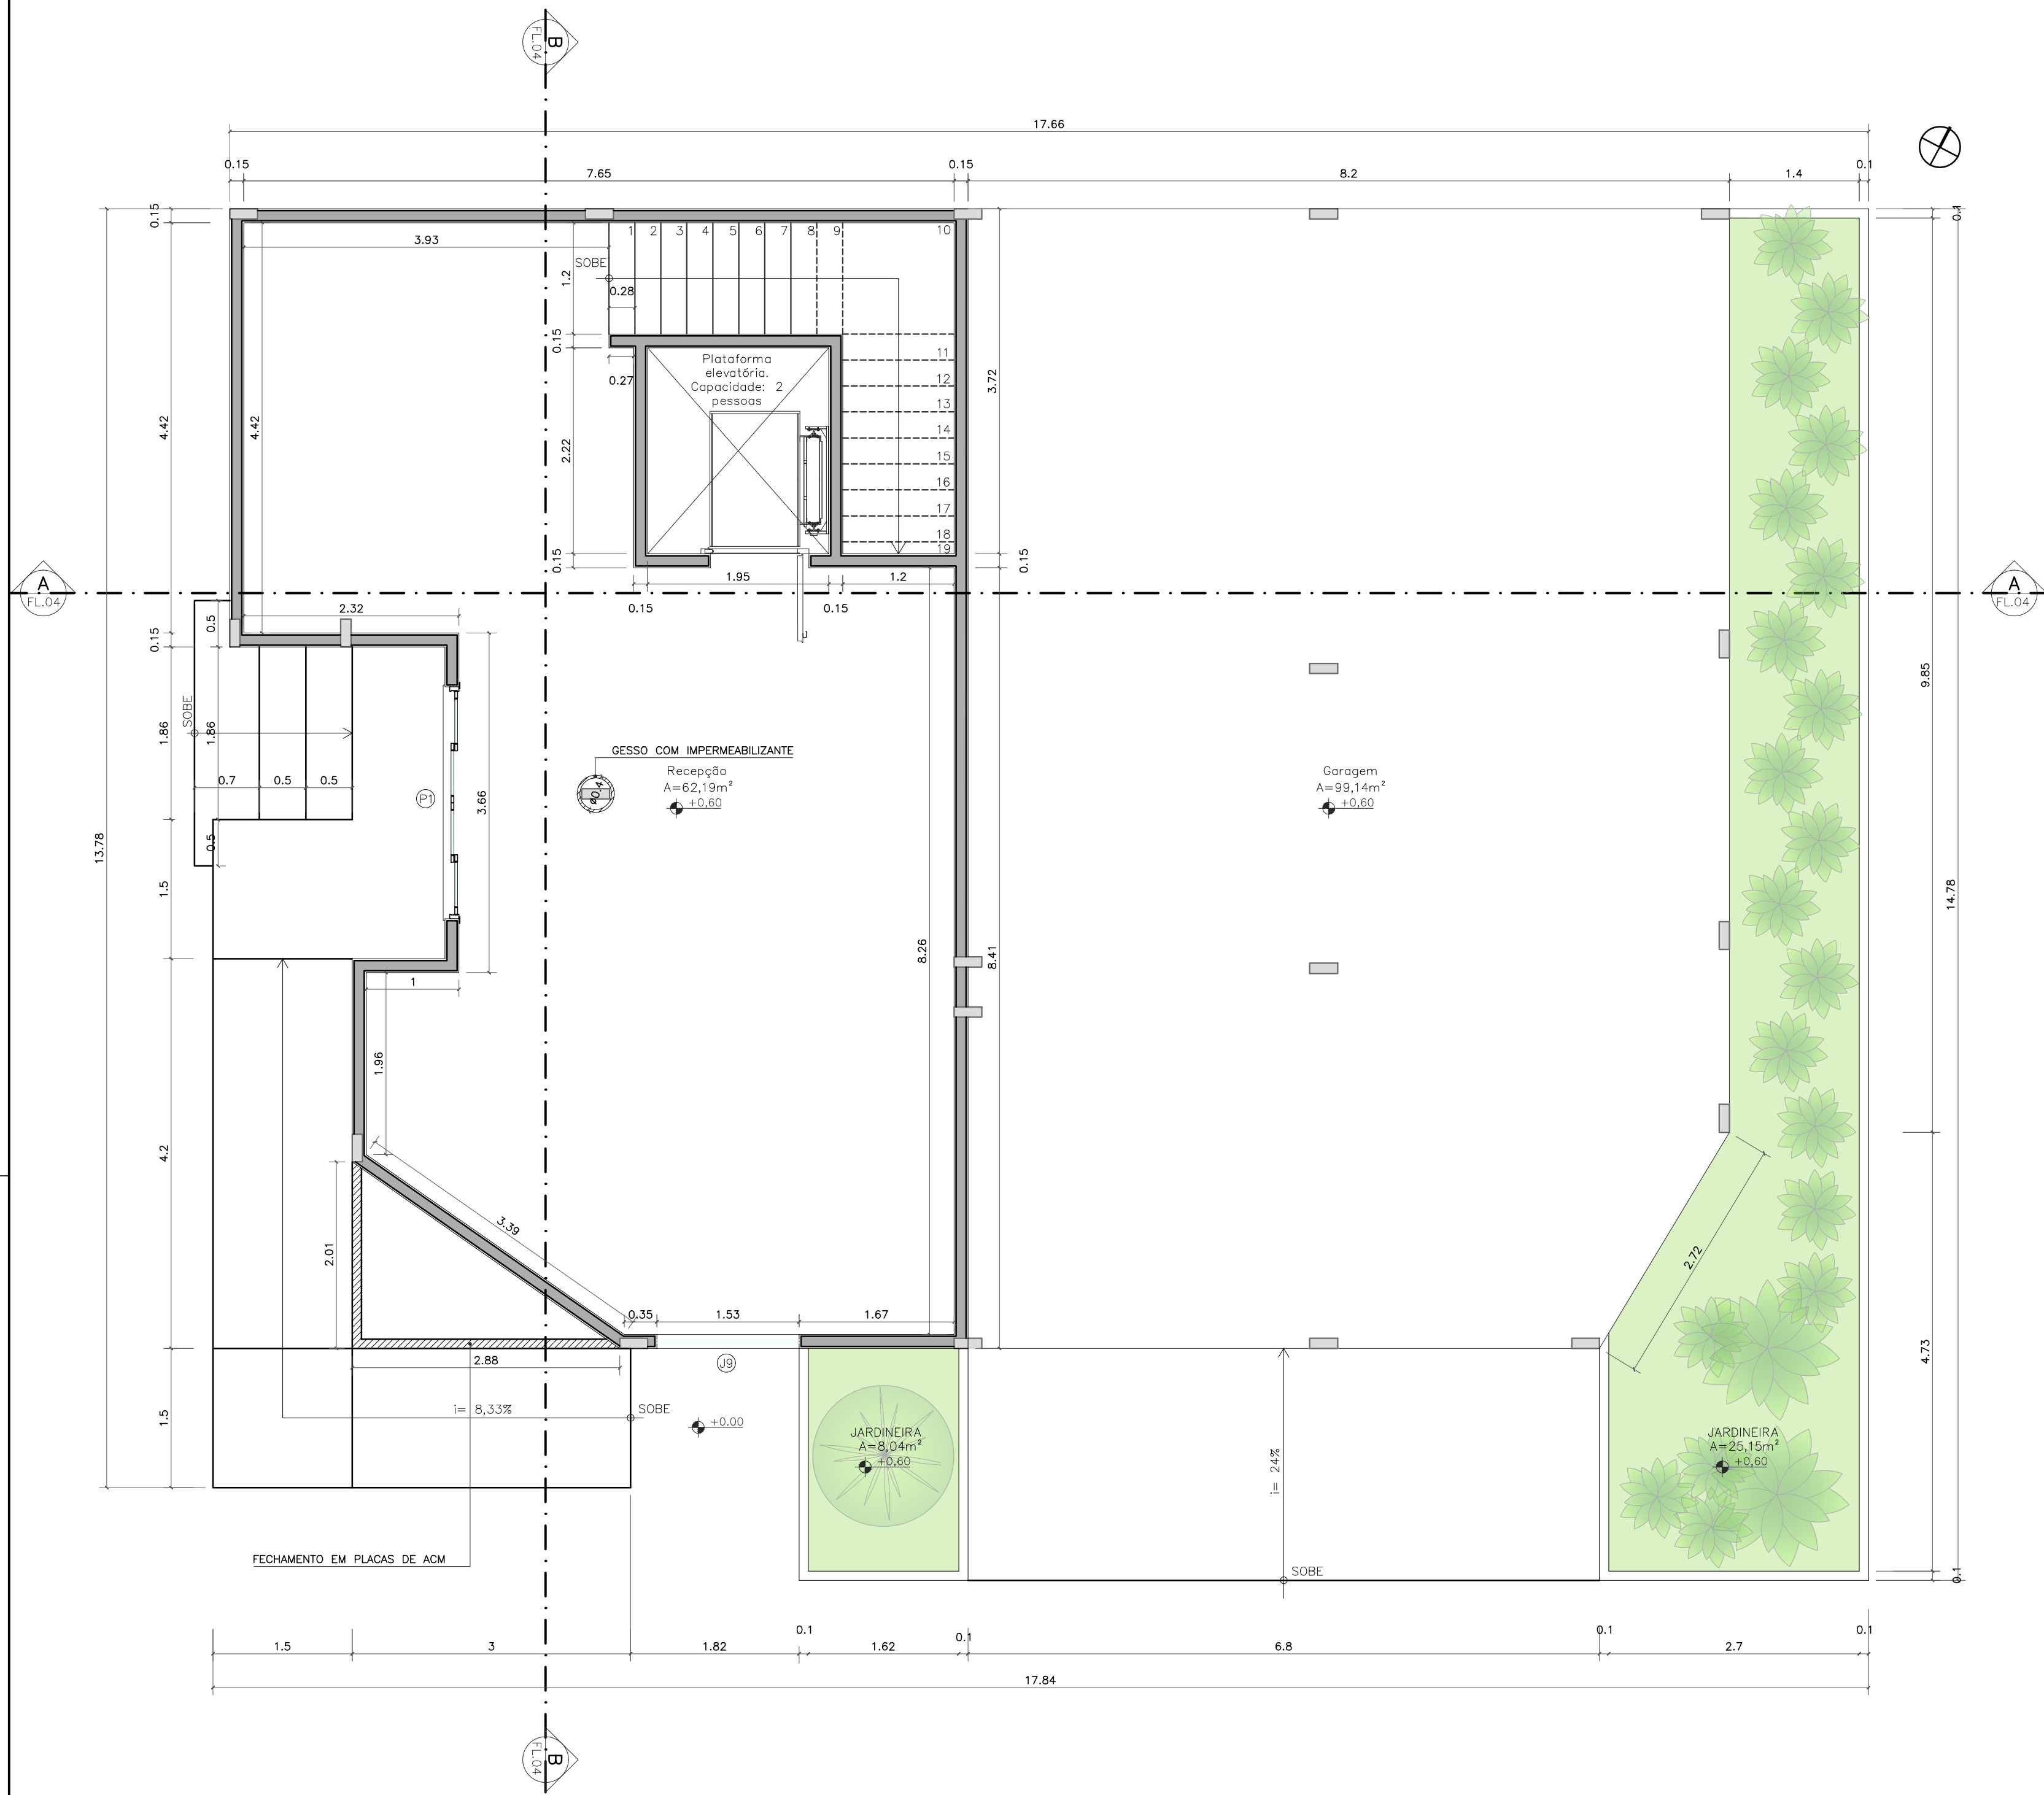

PLANTA BAIXA 1º PAVIMENTO
Escala: 1:50

QUADRO DE ESQUADRIAS						
REF.	ESPECIFICAÇÃO	TIPO	VÃO	FOLHAS	H. PEIT	QUANT.
P1	PORTA EM BLINDEX E ALUMÍNIO	CORRER COM BANDEIRA	2,50 X 2,70	04	-	01
P2	PORTA DE MADEIRA	GIRAR	0,90 X 2,10	01	-	09
P3	PORTA DE MADEIRA	GIRAR	0,70 X 2,10	01	-	01
J1	JANELA EM BLINDEX	MAXIM AR COM BANDEIRA E PEITORIL	1,50 X 2,30	01	0,30	01
J2	JANELA EM BLINDEX	MAXIM AR	1,00 X 1,00	01	1,60	01
J3	JANELA EM BLINDEX	MAXIM AR COM BANDEIRA E PEITORIL	3,00 X 2,30	01	0,30	01
J4	JANELA EM BLINDEX	CORRER COM BANDEIRA	2,30 X 1,50	04	1,10	02
J5	JANELA EM BLINDEX	FIXA	1,00 X 1,50	01	0,30	02
J6	JANELA EM BLINDEX	CORRER	2,00 X 1,00	04	1,10	02
J7	JANELA EM BLINDEX	MAXIM AR	2,00 X 0,50	04	1,60	01
J8	JANELA EM BLINDEX	MAXIM AR	1,50 X 0,50	02	1,60	01

QUADRO DE ÁREAS			
DESCRIÇÃO	ÁREA TOTAL	ÁREA A SER CONSTRUÍDA	TOTAL A CONSTRUIR
TÉRREO	221,97m²	41,36m²	235,85m²
1º PAVIMENTO	186,87m²	186,87m²	45.274,74m²
		T.O.	0,49%
		C.A.T.	0,01

Jean Rodrigo Fernandes
Engenheiro Civil
ID 51215195

Projeto:
Complexo Urbanístico Municipal, situado no Parque de Exposição 31 de Julho, na rua Alice Monção, S/N, Bairro Cachoeiro em Cardoso Moreira

Projeto de Arquitetura - Central de Monitoramento

Conteúdo da Prancha:

Planta baixa térreo;
Planta baixa 1º pavimento.

MARIA RAFAELLA
RIBEIRO DE
ALMEIDA:11910117
714
Diretora do Departamento de Projetos
Maria Rafaela R. de Almeida
CAU A247767-0

Anotado de forma digital por MARIA RAFAELLA RIBEIRO DE ALMEIDA:11910117714
DNE c-BR em CFP Brasil, out:32215713000169,
ou-Secretaria da Receita Federal do Brasil
RFB, ou-RECEITA CFP AS, ou-EMBRANCO,
ou-pf-pessoal, ou-MARIA RAFAELLA RIBEIRO DE ALMEIDA:11910117714
Dados: 2021.07.11 17:06:24 -0300'

Revisão: Desenho: Maria Lorrham

Escala: Folha:

Indicada


Data:

Abril / 2021



SECRETARIA DE PROJETOS E DESENVOLVIMENTO - P.M.C.M.
End.: Rua Sebastião Zaquieu nº84/92 - Catarino - Cardoso Moreira - RJ
Tel.: (22) 2785-1119 / E-mail: planejamento@cardosomoreira.rj.gov.br

02/05

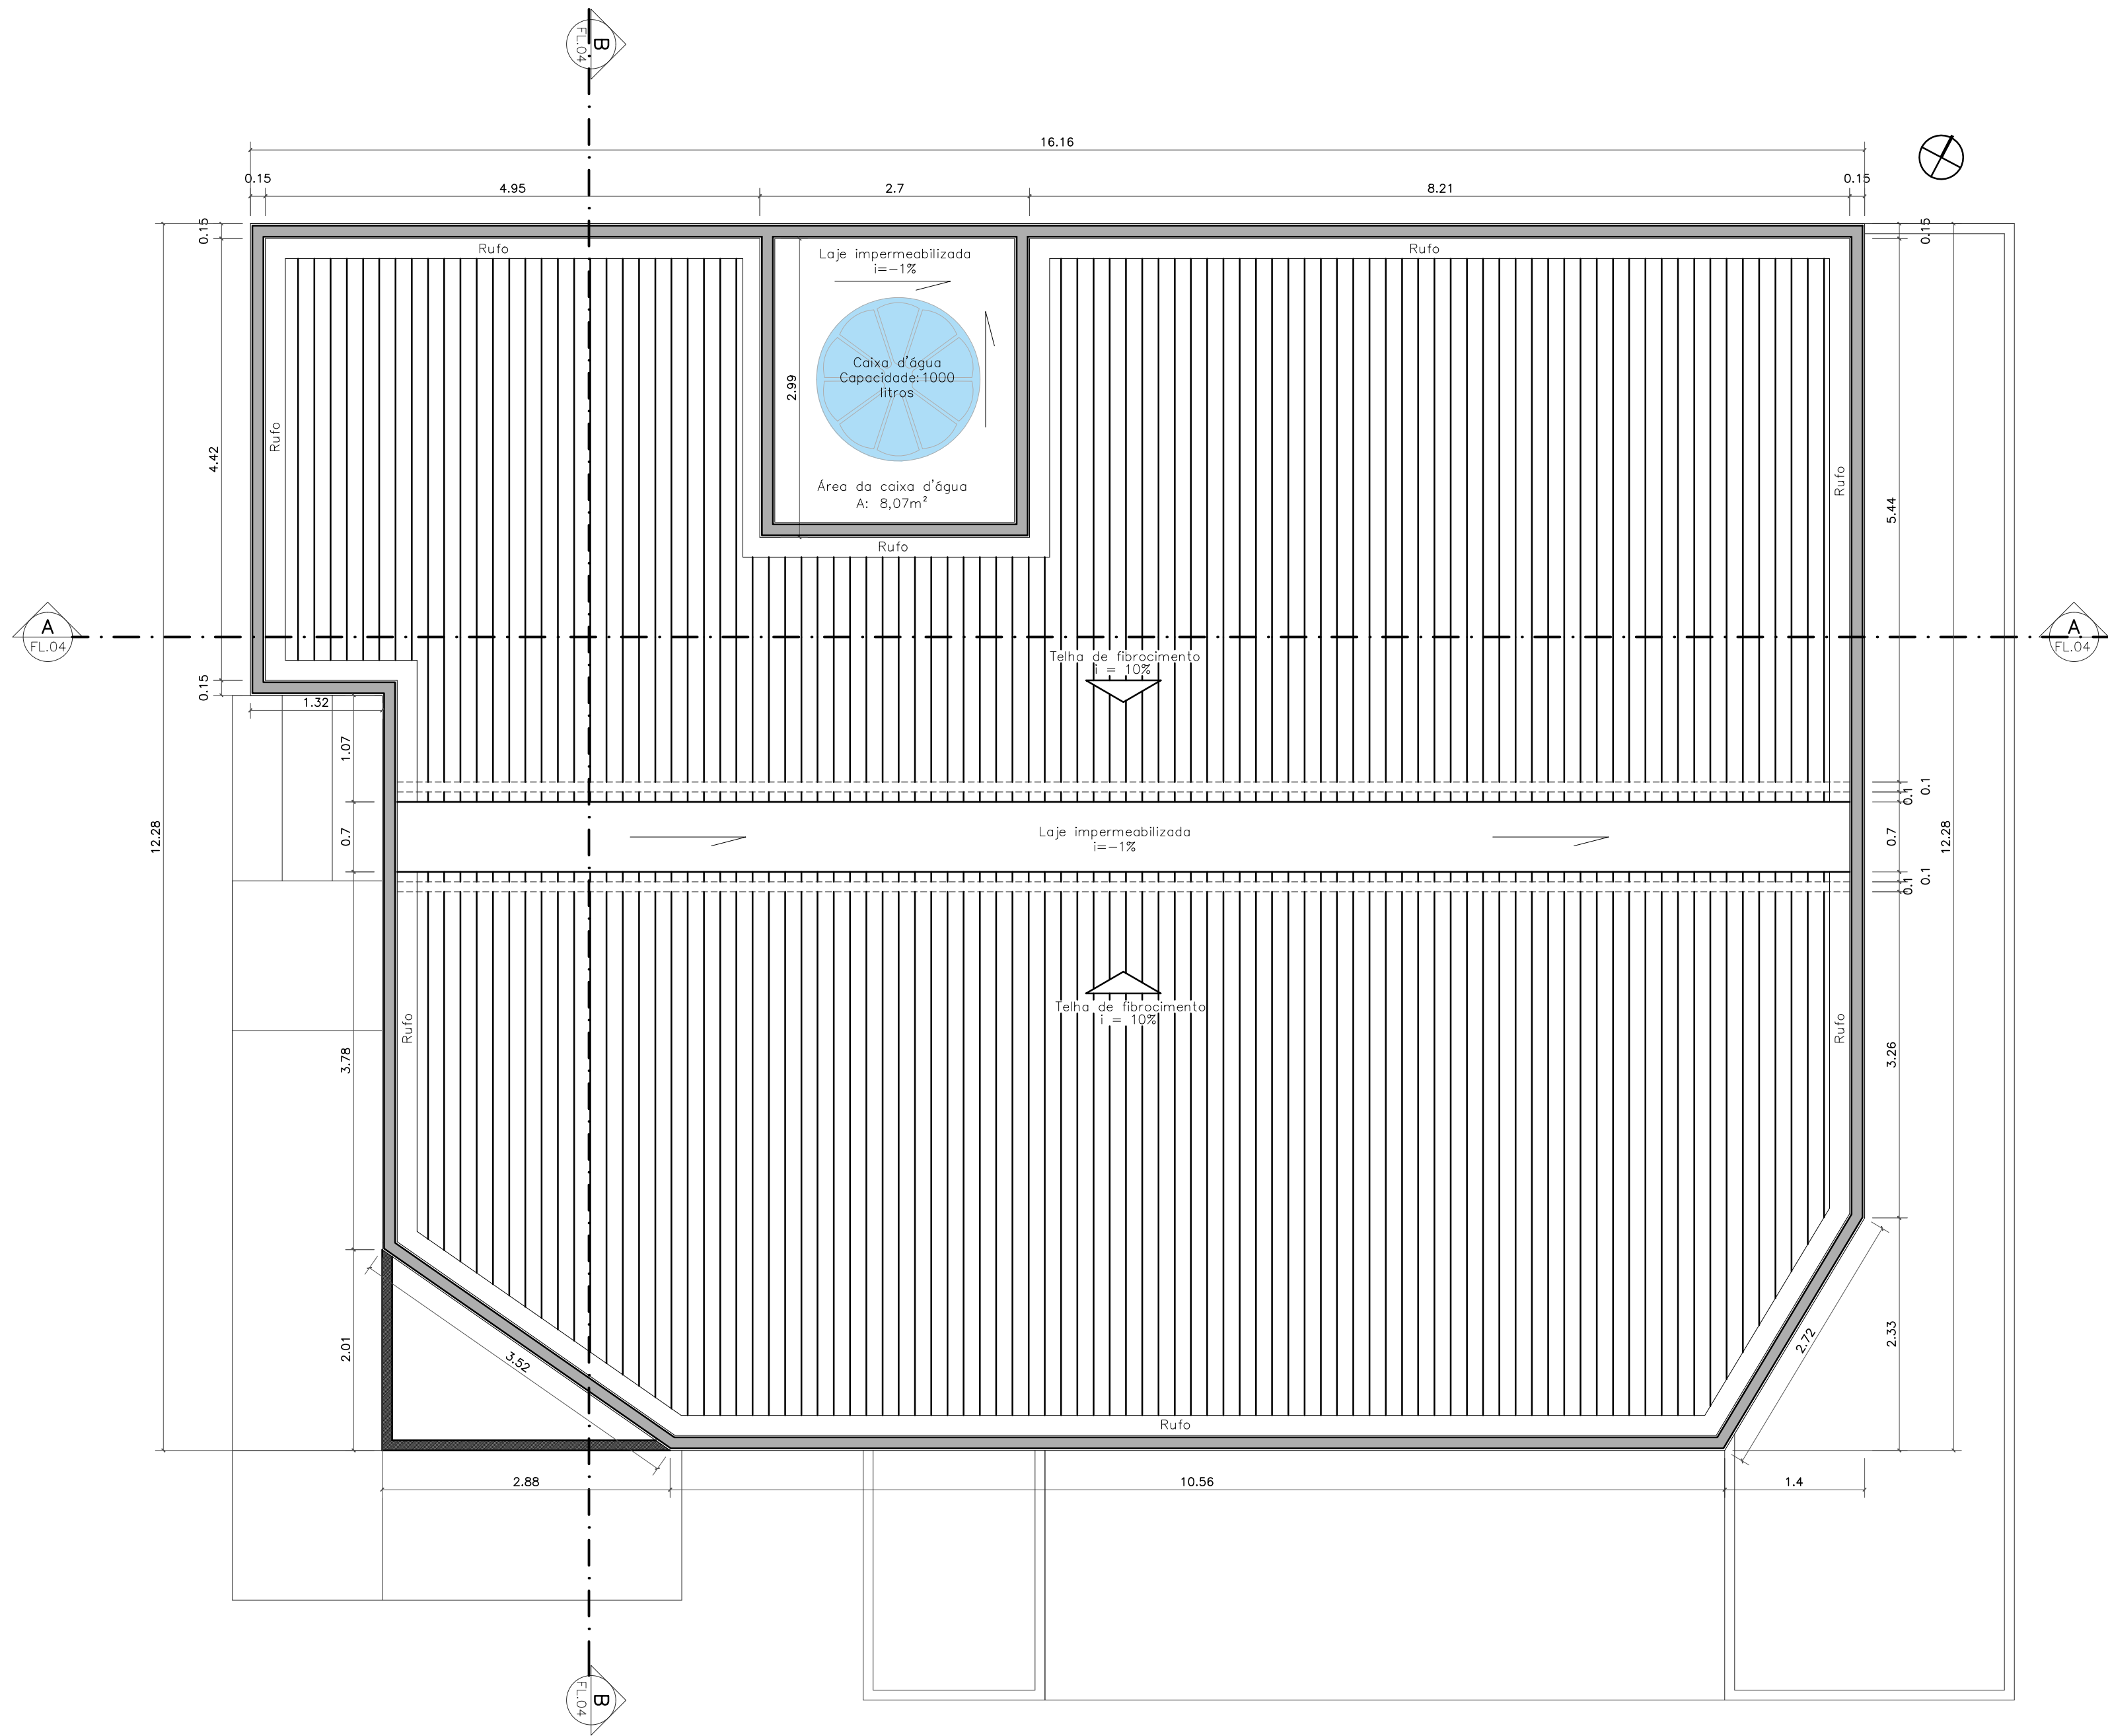

PLANTA DE COBERTURA
Esc. 1:50

Projeto:
Complexo Urbanístico Municipal, situado no Parque de Exposição 31 de Julho, na rua Alice Monção, S/N, Bairro Cachoeiro em Cardoso Moreira

Projeto de Arquitetura - Central de Monitoramento

Conteúdo da Prancha:

Planta de cobertura

MARIA RAFAELLA
RIBEIRO DE
ALMEIDA:1191011
7714

Diretora do Departamento de Projetos
Maria Rafaella R. de Almeida
CAU A247767-0

Revisão: Desenho: Maria Lorrham

Escala: Indicada

Data: Abril / 2021



Folha: 03/05



PREFEITURA DE
CARDOSO MOREIRA
Nossa Terra, Nossa Gente!

SECRETARIA DE
PROJETOS E DESENVOLVIMENTO

SECRETARIA DE PROJETOS E DESENVOLVIMENTO - P.M.C.M.
End.: Rua Sebastião Zaquieu nº84/92 - Catarino - Cardoso Moreira - RJ
Tel.: (22) 2785-1119 / E-mail: planejamento@cardosomoreira.rj.gov.br

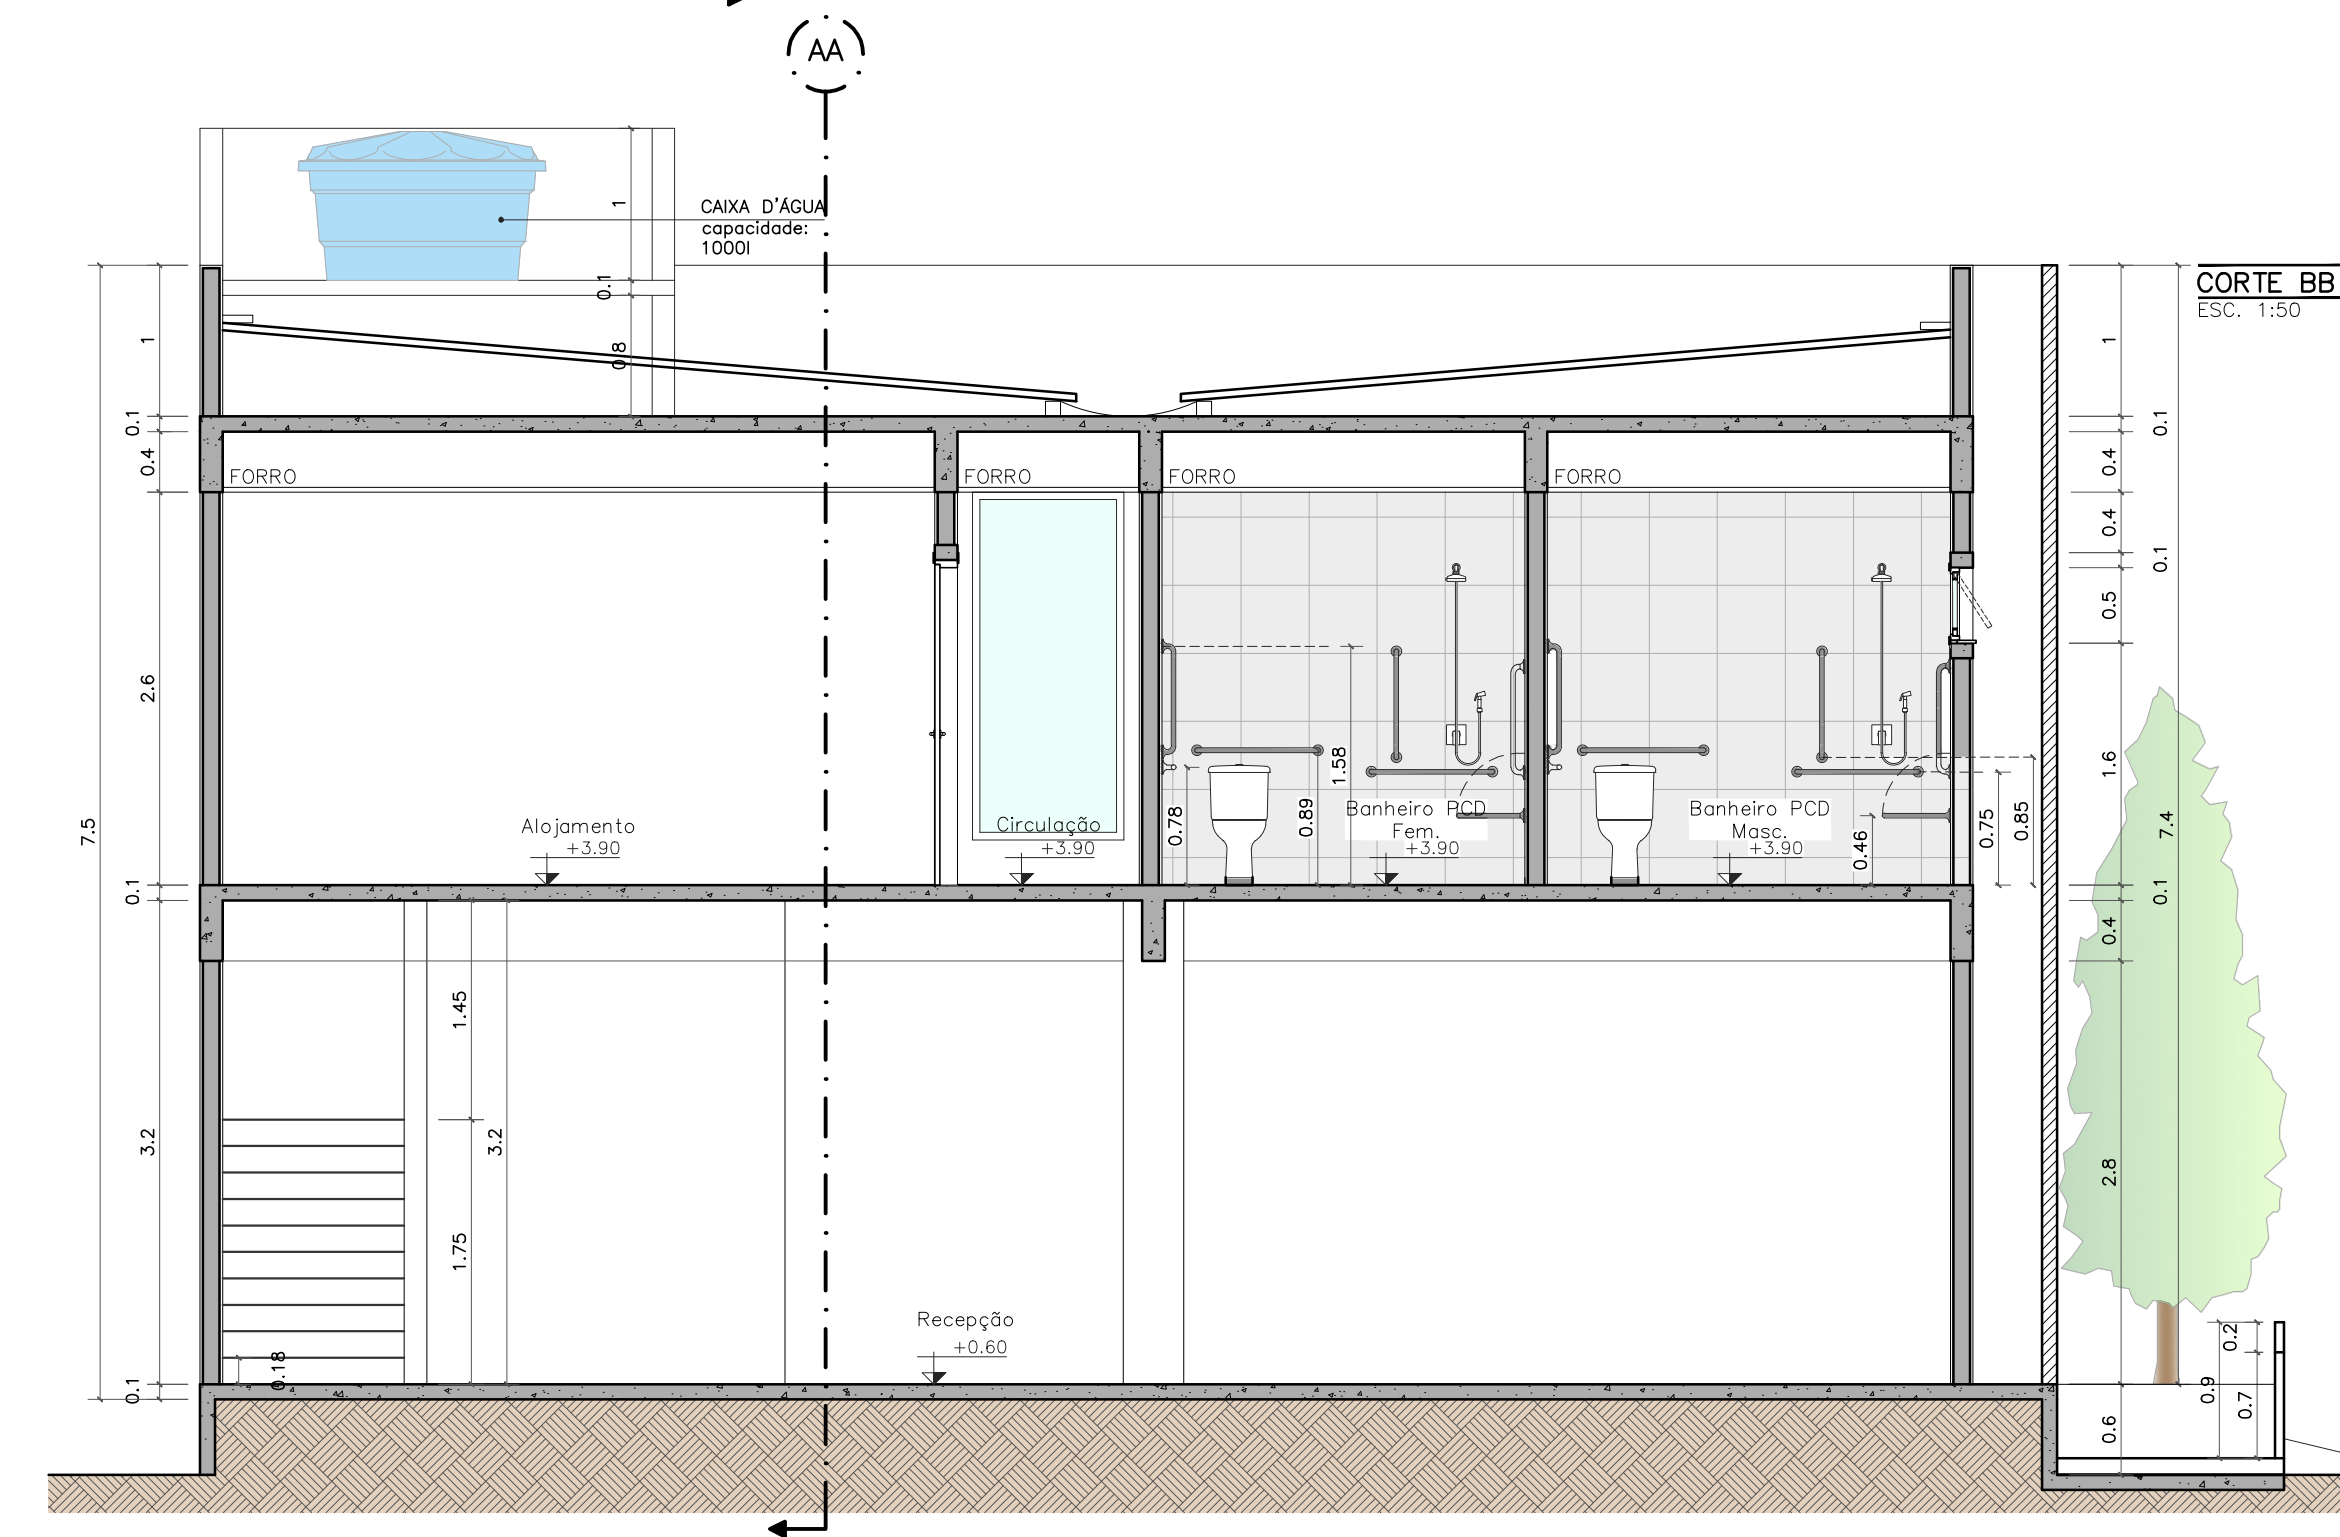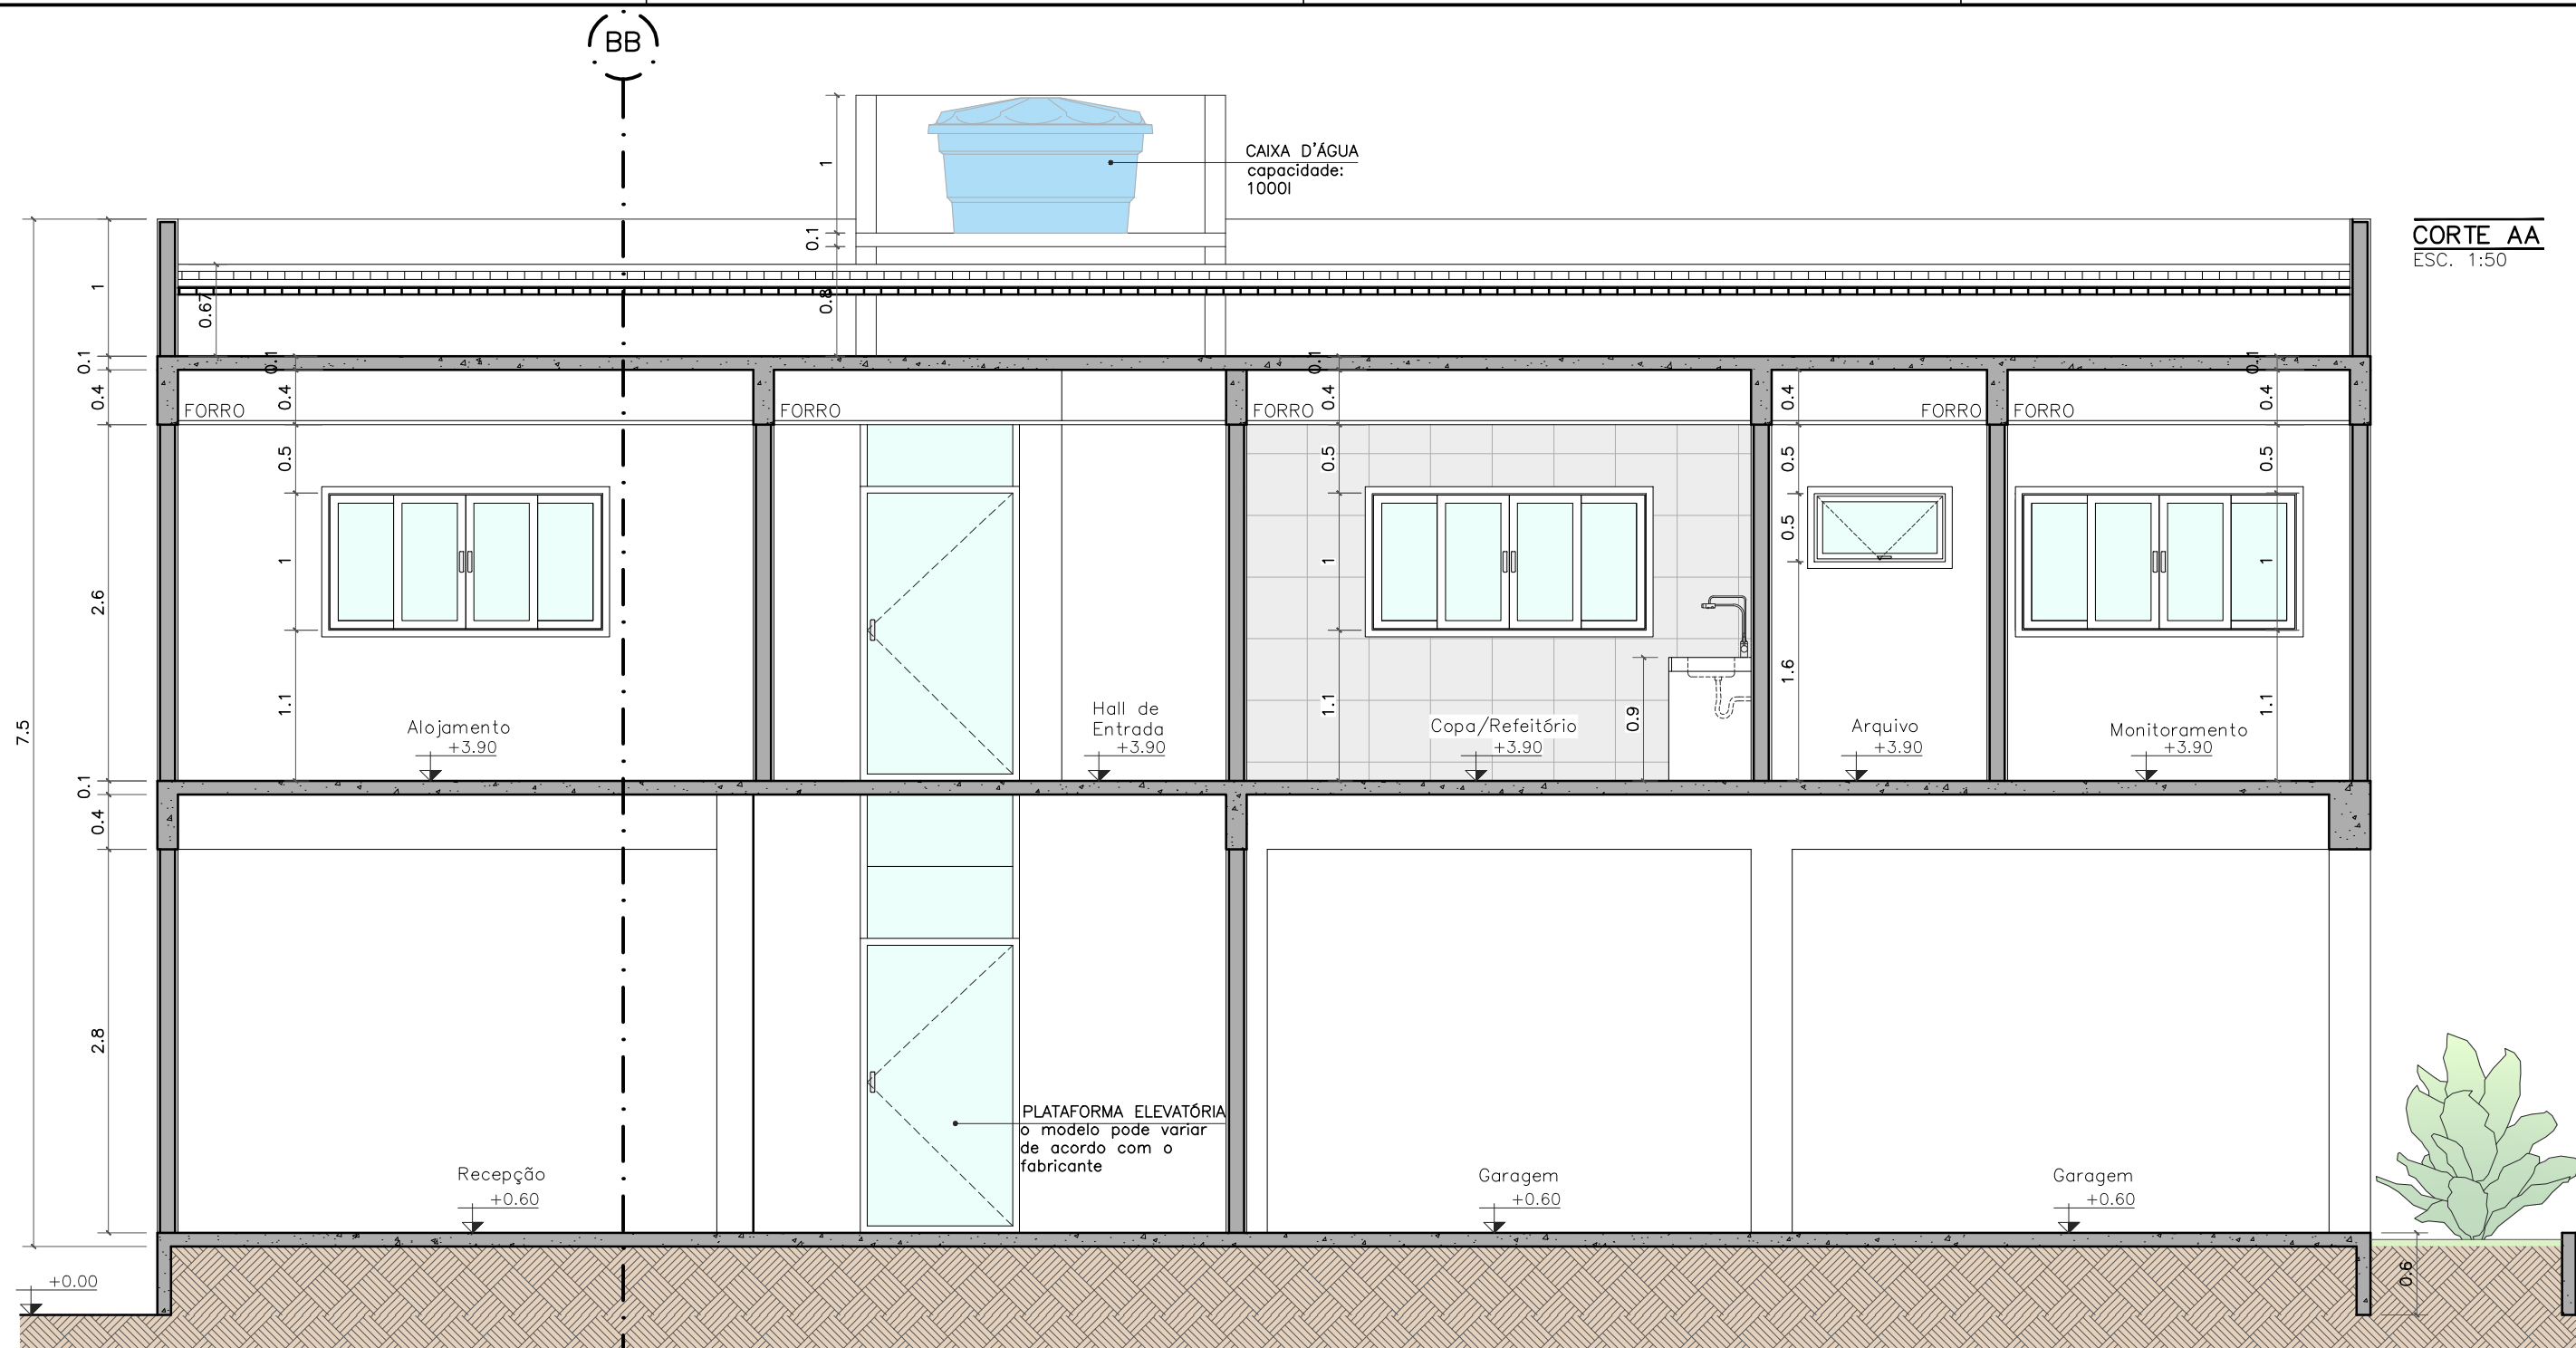

Projeto:
Complexo Urbanístico Municipal, situado no Parque de Exposição 31 de Julho, na rua Alice Monção, S/N, Bairro Cachoeiro em Cardoso Moreira

Projeto de Arquitetura - Central de Monitoramento

Engenheiro Civil
ID 51215195

Corte AA;
Corte BB.

MARIA RAFAELLA
RIBEIRO DE
ALMEIDA:11910117
714

Assinado de forma digital por MARIA RAFAELLA RIBEIRO DE ALMEIDA:11910117714
DN: cn=BR, ou=ICP-Brasil, ou=32215713000169, ou=Secretaria da Receita Federal do Brasil - RFB, ou=RFB e-CPF A3, ou=(EM BRANCO), ou=presencial, cn=MARIA RAFAELLA RIBEIRO DE ALMEIDA:11910117714
Dados: 2021.07.11 17:12:06 -03'00'

Diretora do Departamento de Projetos
Maria Rafaella R. de Almeida
CAU A247767-0


Revisão: _____ Desenho: Maria Lorrham

Escala: _____ Folha: 04/05

Data: _____

Indicada

Abril / 2021

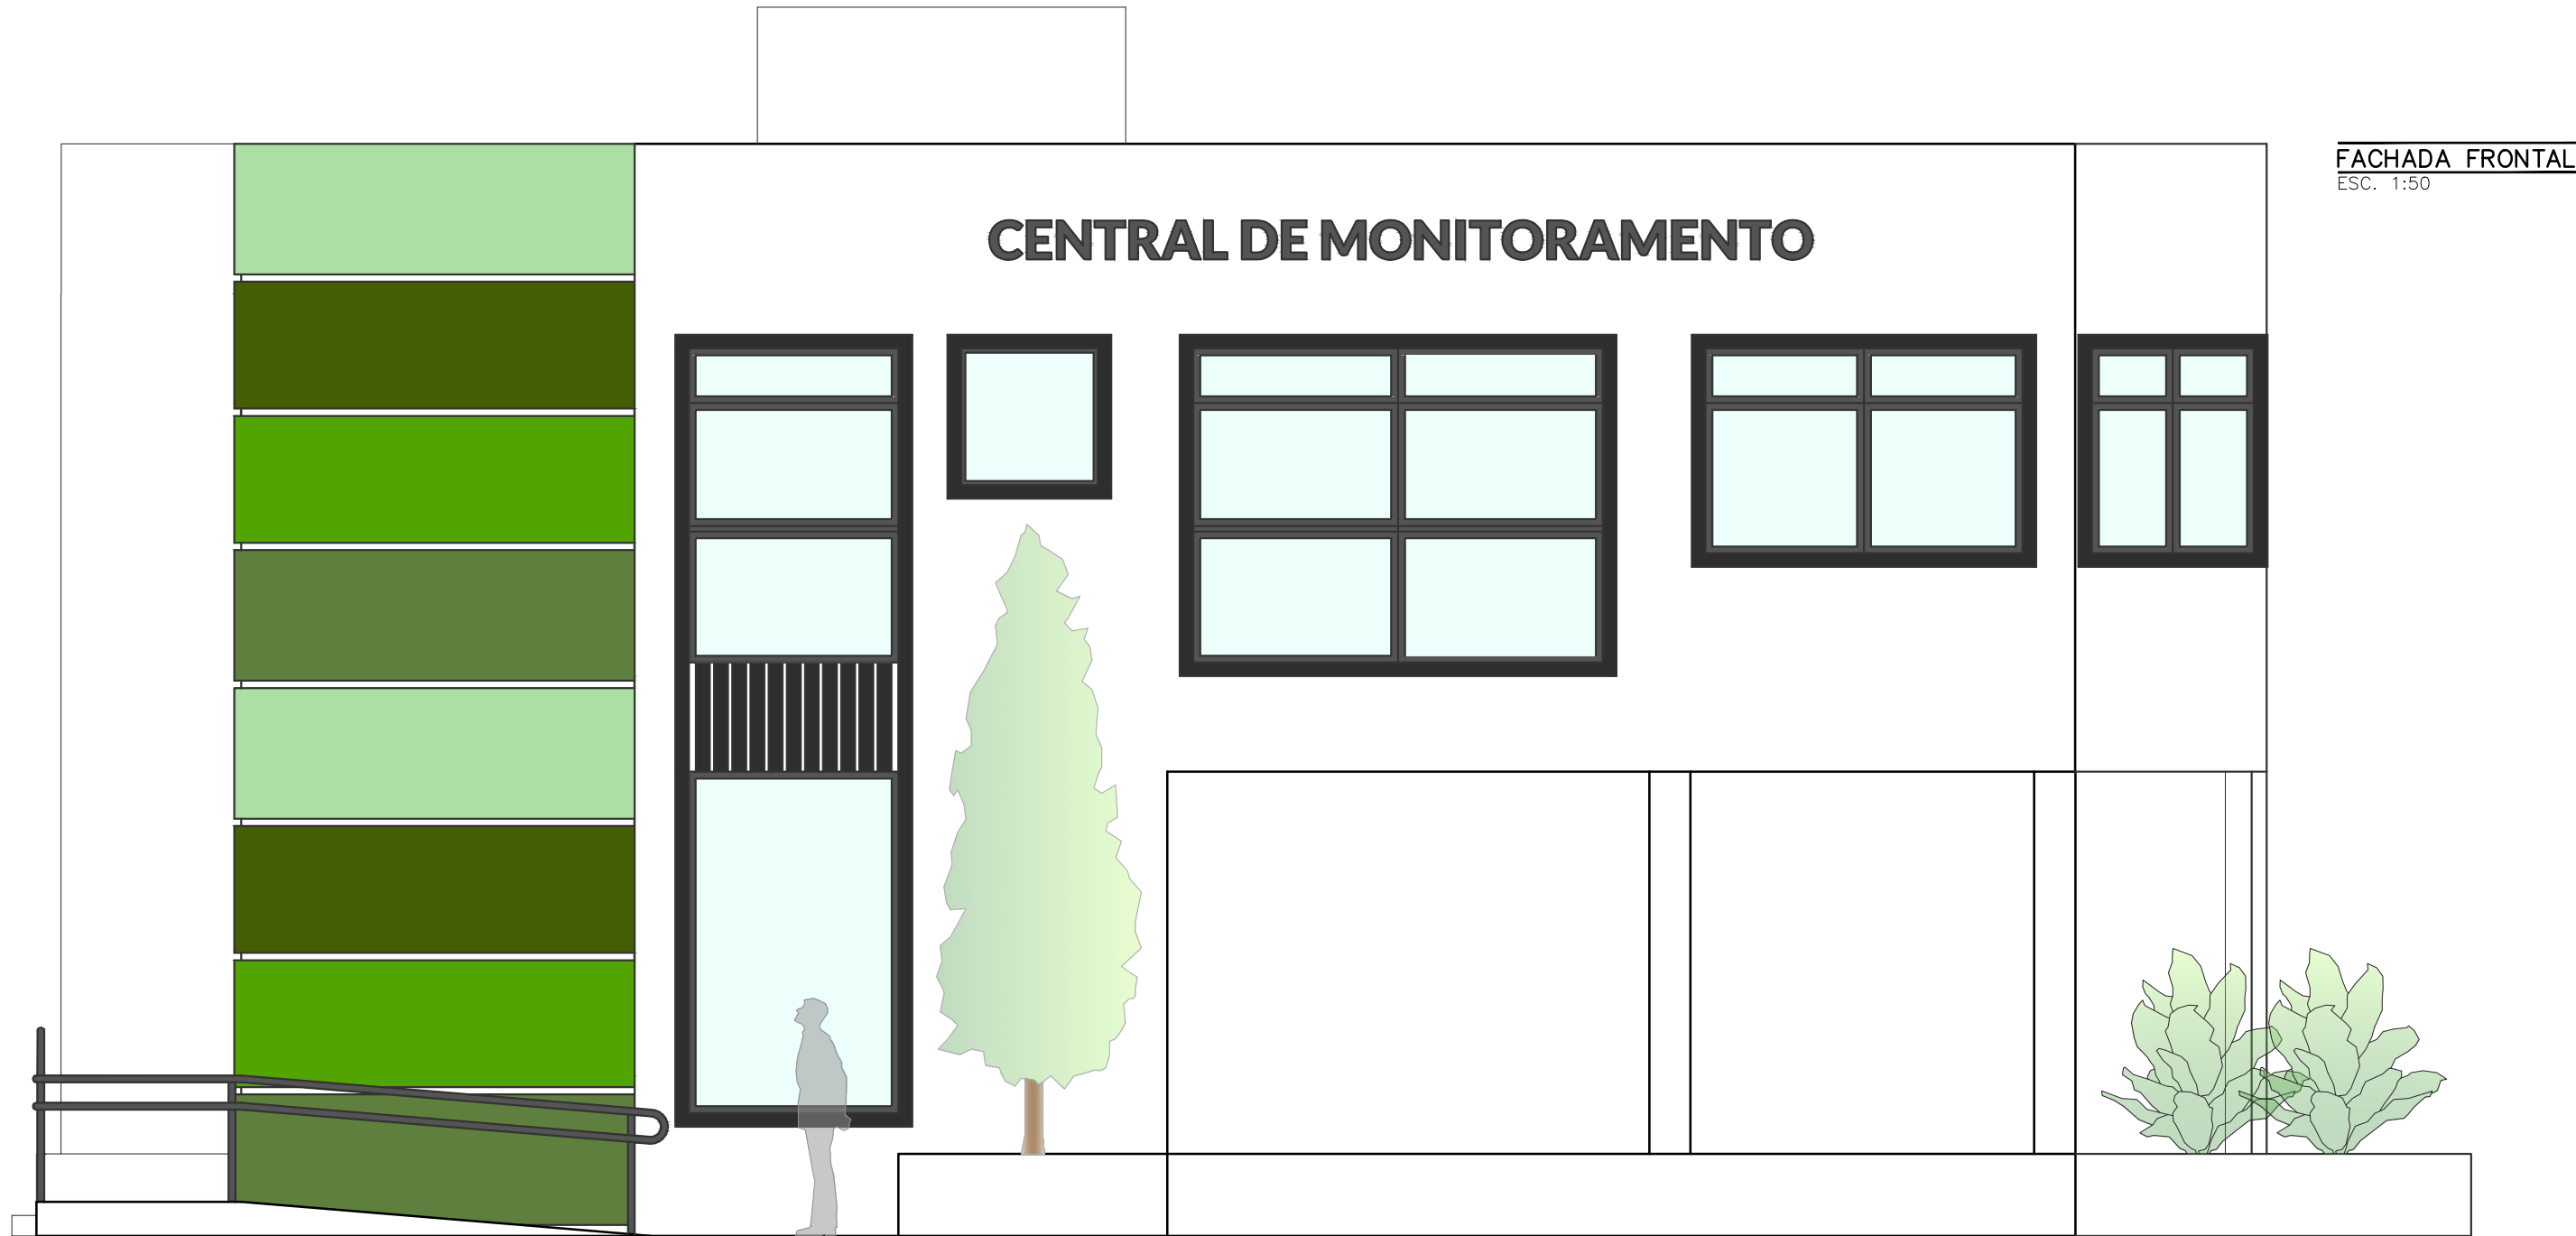

Projeto:
Complexo Urbanístico Municipal, situado no Parque de Exposição 31 de Julho, na rua Alice Monção, S/N, Bairro Cachoeiro em Cardoso Moreira

Projeto de Arquitetura - Central de Monitoramento

Conteúdo da Prancha:

Fachada frontal;
Fachada lateral.

MARIA RAFAELLA RIBEIRO
DE ALMEIDA:11910117714

Assinado de forma digital por MARIA RAFAELLA
RIBEIRO DE ALMEIDA:11910117714
DN: c=BR, o=CP-Brasil, ou=32215713000169,
ou=Secretaria da Receita Federal do Brasil - RFB,
ou=RFB e CPF A3, ou=(EM BRANCO),
ou=presencial, cn=MARIA RAFAELLA RIBEIRO
DE ALMEIDA:11910117714
Dados: 2021.07.11 17:17:11 -03'00'

Diretora do Departamento de Projetos
Maria Rafaella R. de Almeida
CAU A247767-0

Revisão:

Desenho:

Maria Lorrham

Escala:

Folha:

Indicada

Data:

Abril / 2021


05/05




PREFEITURA DE
**CARDOSO
MOREIRA**
Nossa Terra, Nossa Gente!

SECRETARIA DE
**PROJETOS E
DESENVOLVIMENTO**

SECRETARIA DE PROJETOS E DESENVOLVIMENTO - P.M.C.M.
End.: Rua Sebastião Zaquieu nº84/92 - Catarino - Cardoso Moreira - RJ
Tel.: (22) 2785-1119 / E-mail: planejamento@cardosomoreira.rj.gov.br

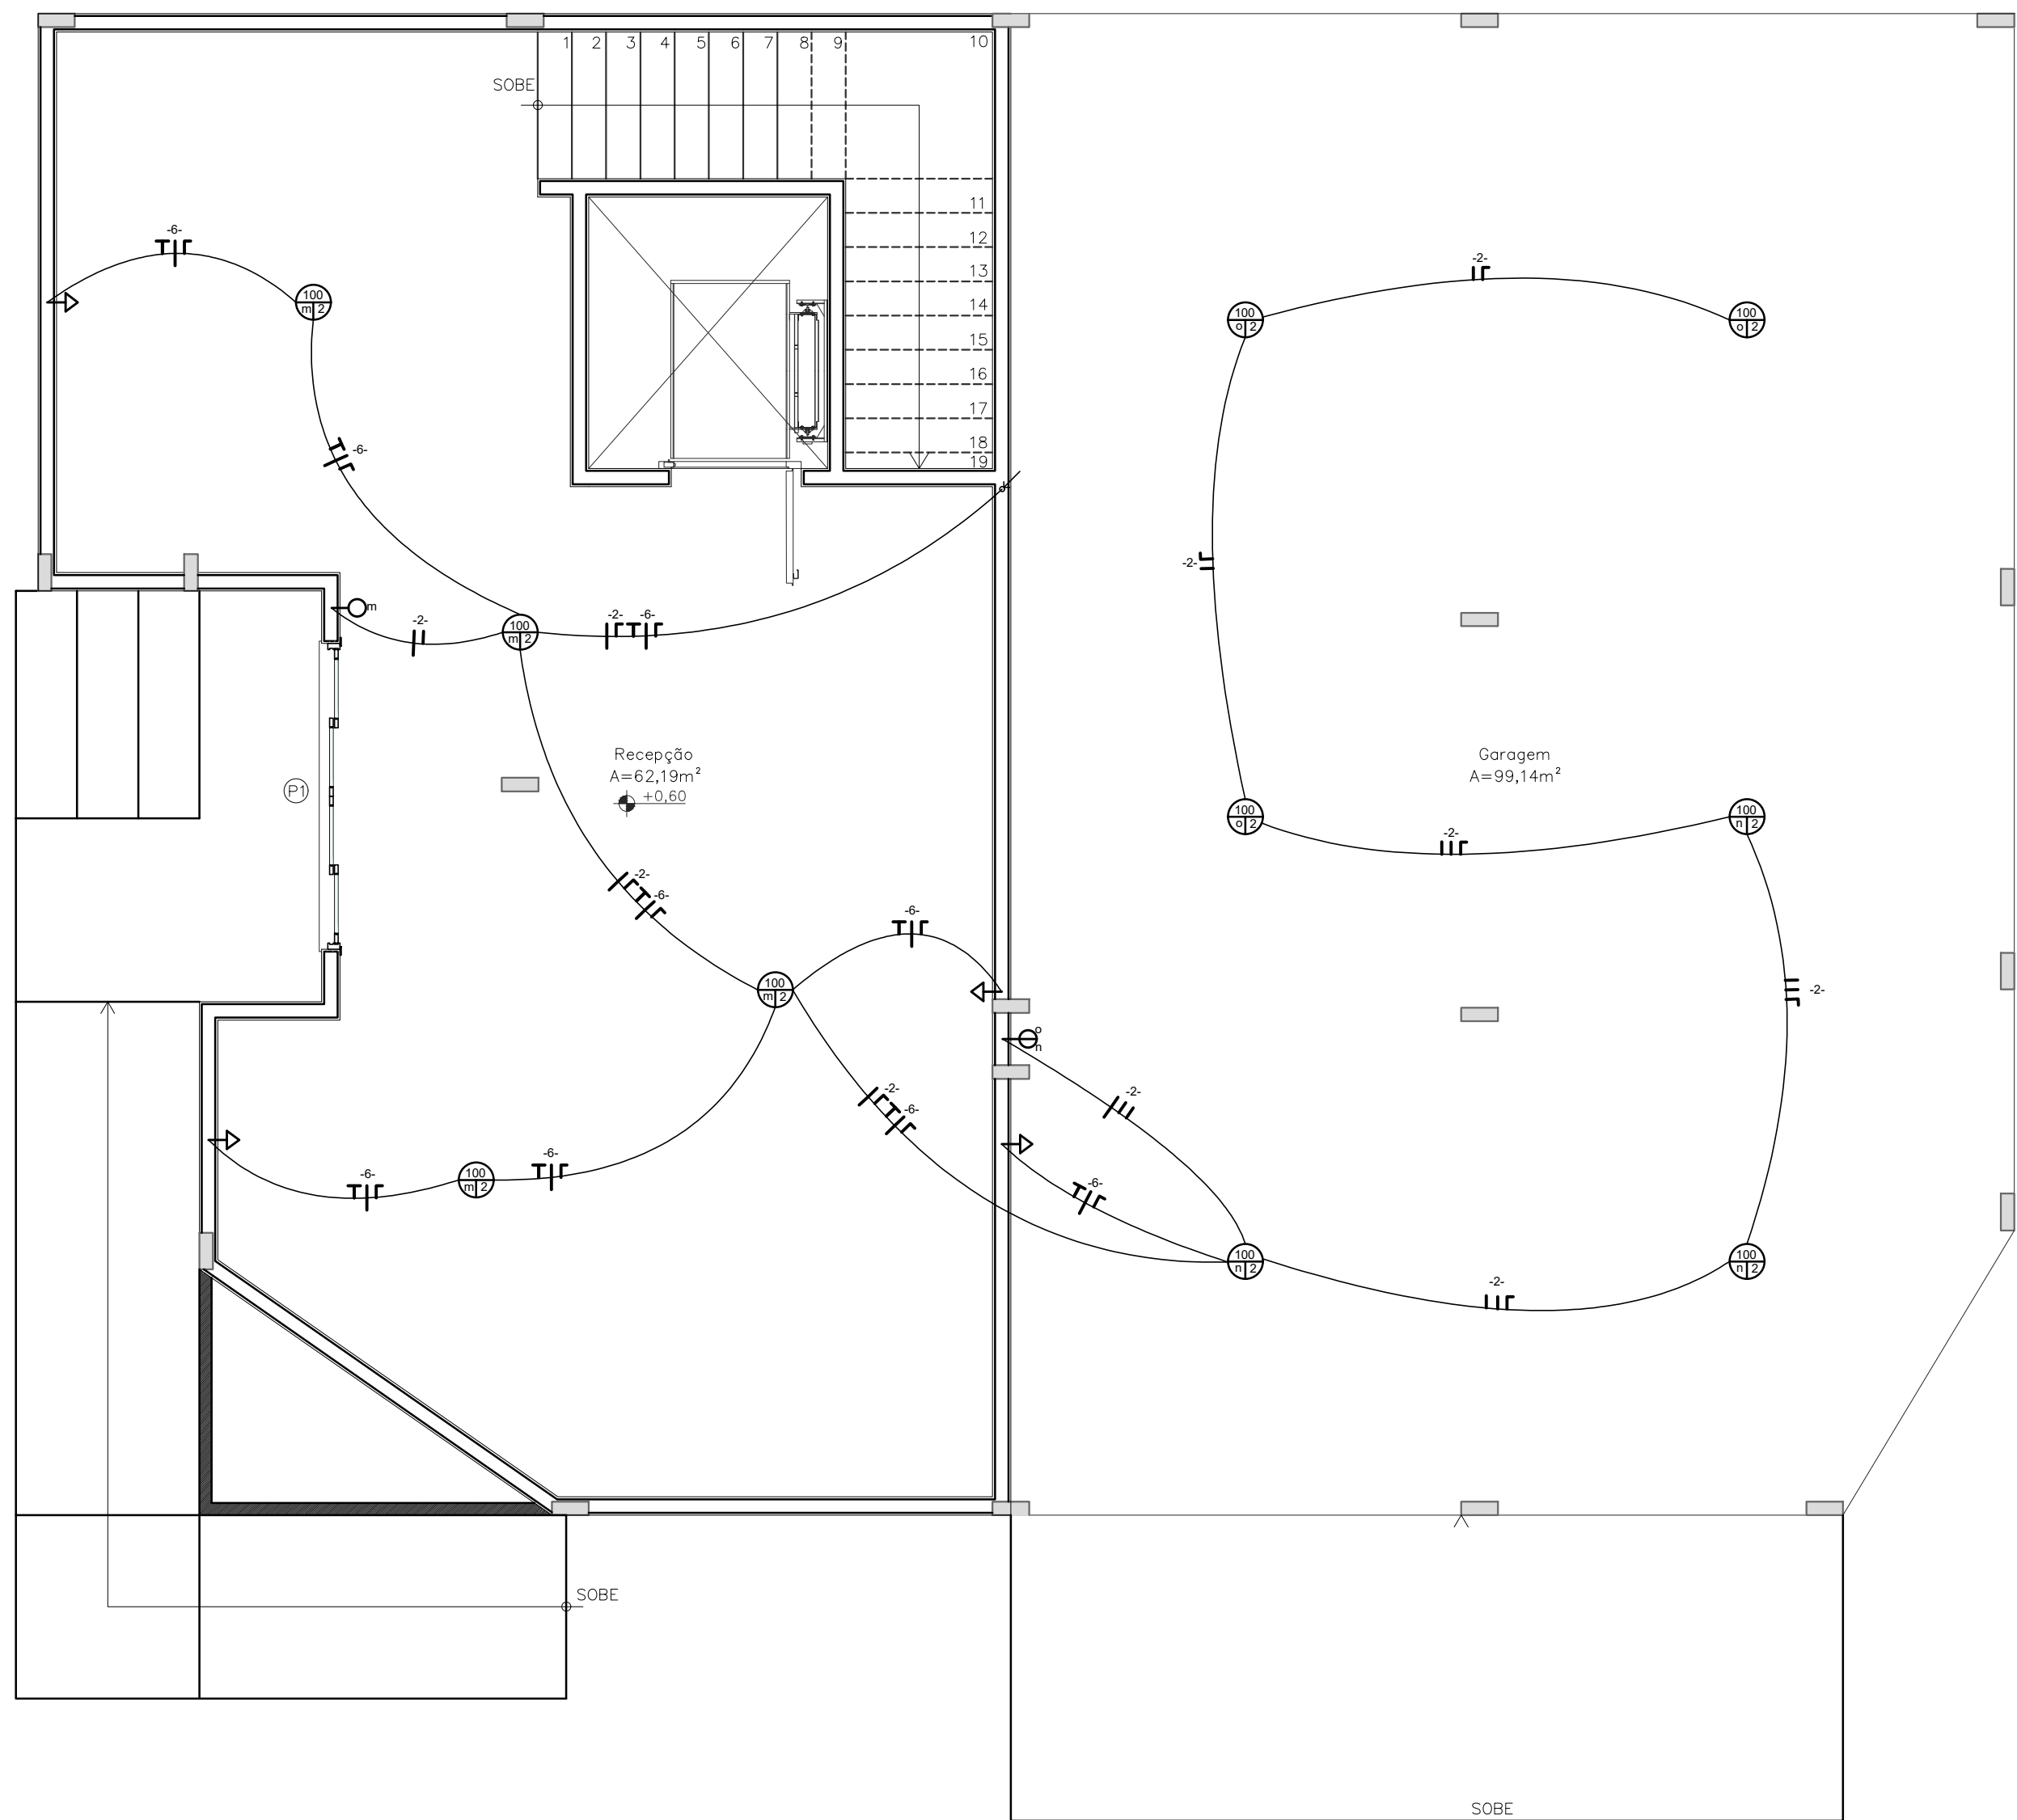


PLANTA BAIXA ELÉTRICA - TÉRREO
ESC. 1:50

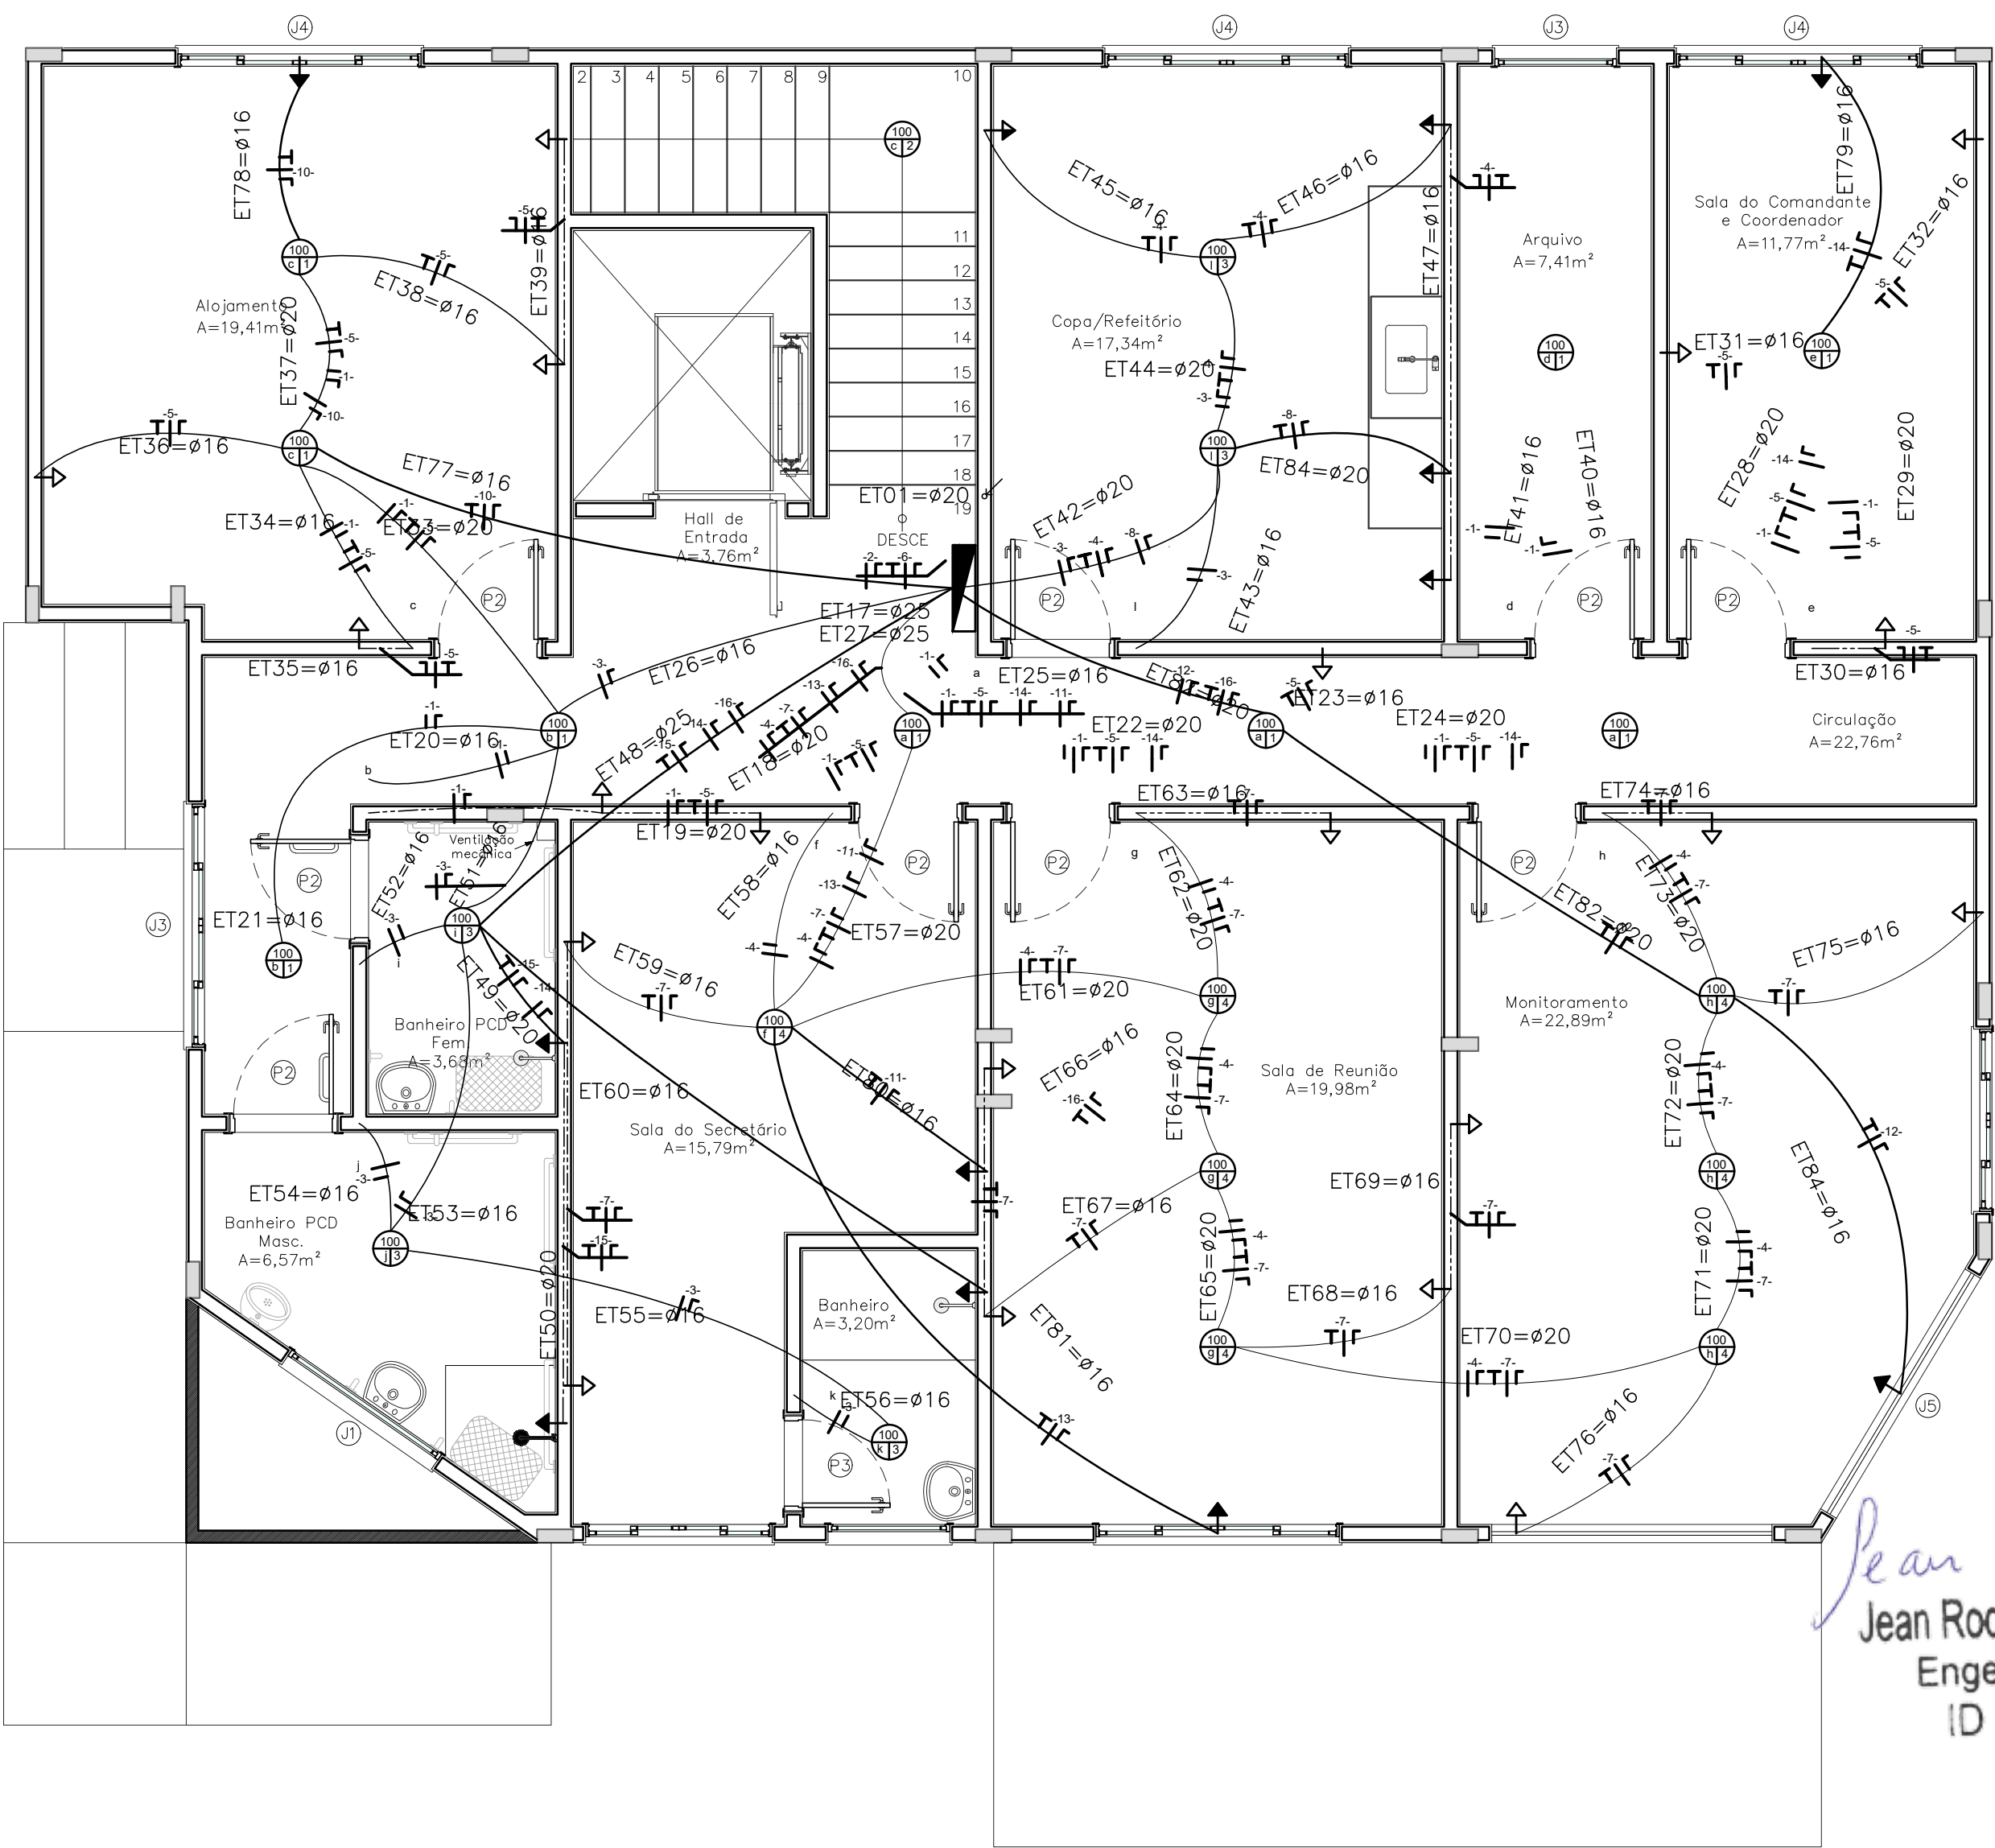

PLANTA BAIXA ELÉTRICA - 1º PAV.
ESC. 1:50

Jean Rodrigo Fernandes
Engenheiro Civil
ID 51215195

LEGENDA	
	Tomada de uso geral baixa, a 0,30m do piso acabado.
	Tomada de uso geral média, a 1,10m do piso acabado.
	Tomada de uso específico alta, a 2,30m do piso acabado.
	Interruptor de uma seção, a 1,10m do piso acabado.
	Interruptor de duas seções, a 1,10m do piso acabado.
	Eletroduto embutido na parede.
	Aterramento.
	Quadro de distribuição geral, a 1,30m do piso acabado.
	Eletroduto que desce.
	Floar: Fosa, Helder, Reforço e Terra.
Notas:	
1 - Eletrodutos não cotados serão de 20mm.	
2 - Tomadas não cotadas serão de 100v.	

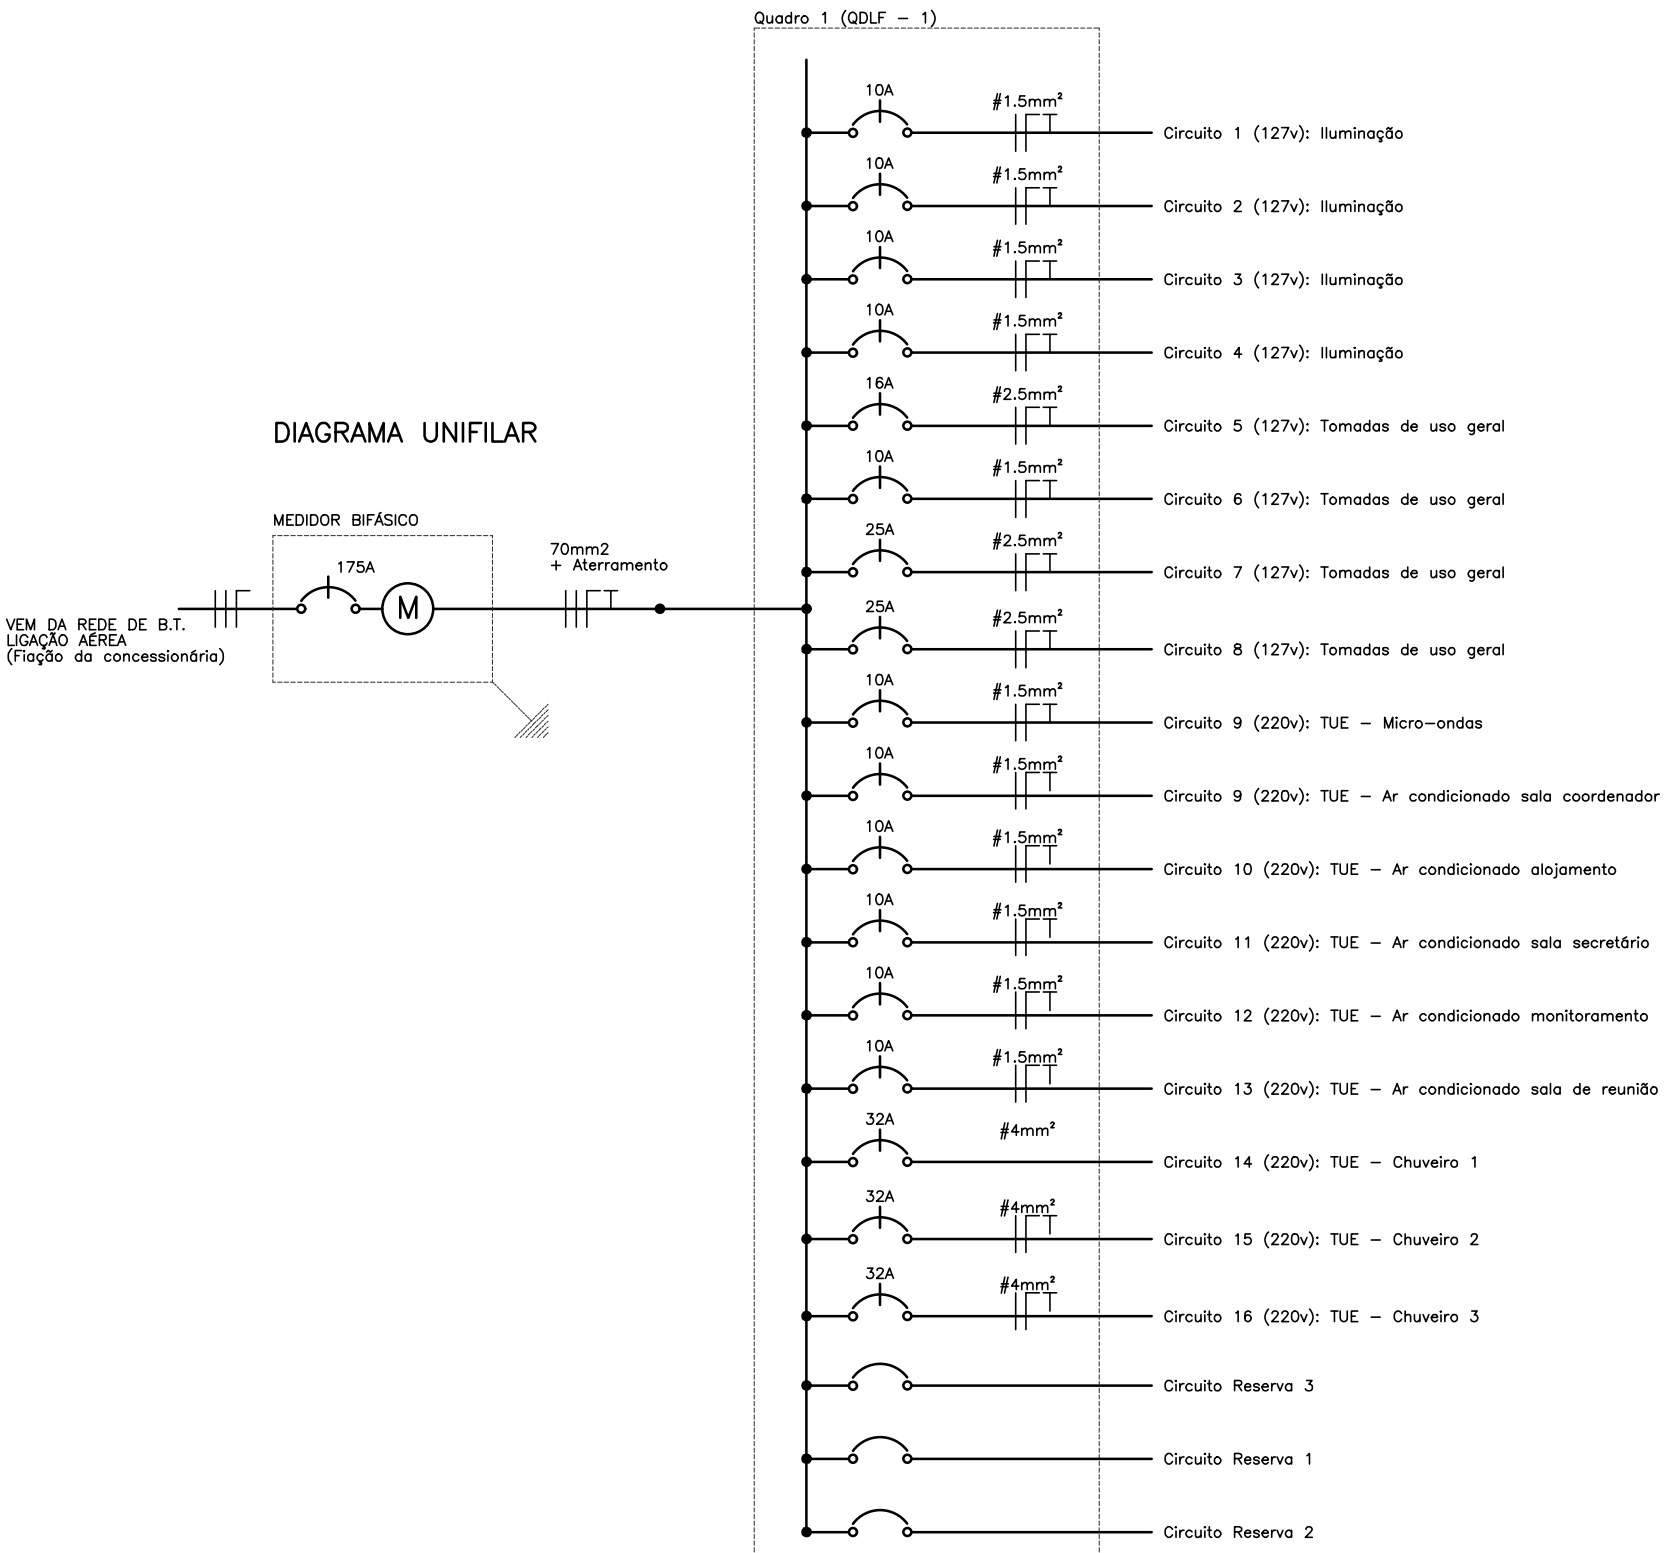

Projeto:
Complexo Urbanístico Municipal, situado no Parque de Exposição 31 de Julho, na rua Alice Monção, S/N, Bairro Cachoeira em Cardoso Moreira

Projeto Elétrico - Central de Monitoramento

Conteúdo da Prancha:
Plantas baixa elétrica - térreo;
Planta baixa elétrica - 1º pav.;
Diagrama unifilar.

JEFFERSON
GUILHERME
TEIXEIRA:13883495
743

Responsável Técnico
Jefferson Guilherme Teixeira
CREA-RJ 2016117817

Revisão: Desenho: Josué


Escala: Indicada

Data: Abril / 2021



SECRETARIA DE PROJETOS E DESENVOLVIMENTO - P.M.C.M.
End.: Rua Sebastião Zaquieu nº84/92 - Catarino - Cardoso Moreira - RJ
Tel.: (22) 2785-1119 / E-mail: planejamento@cardosomoreira.rj.gov.br


01/01

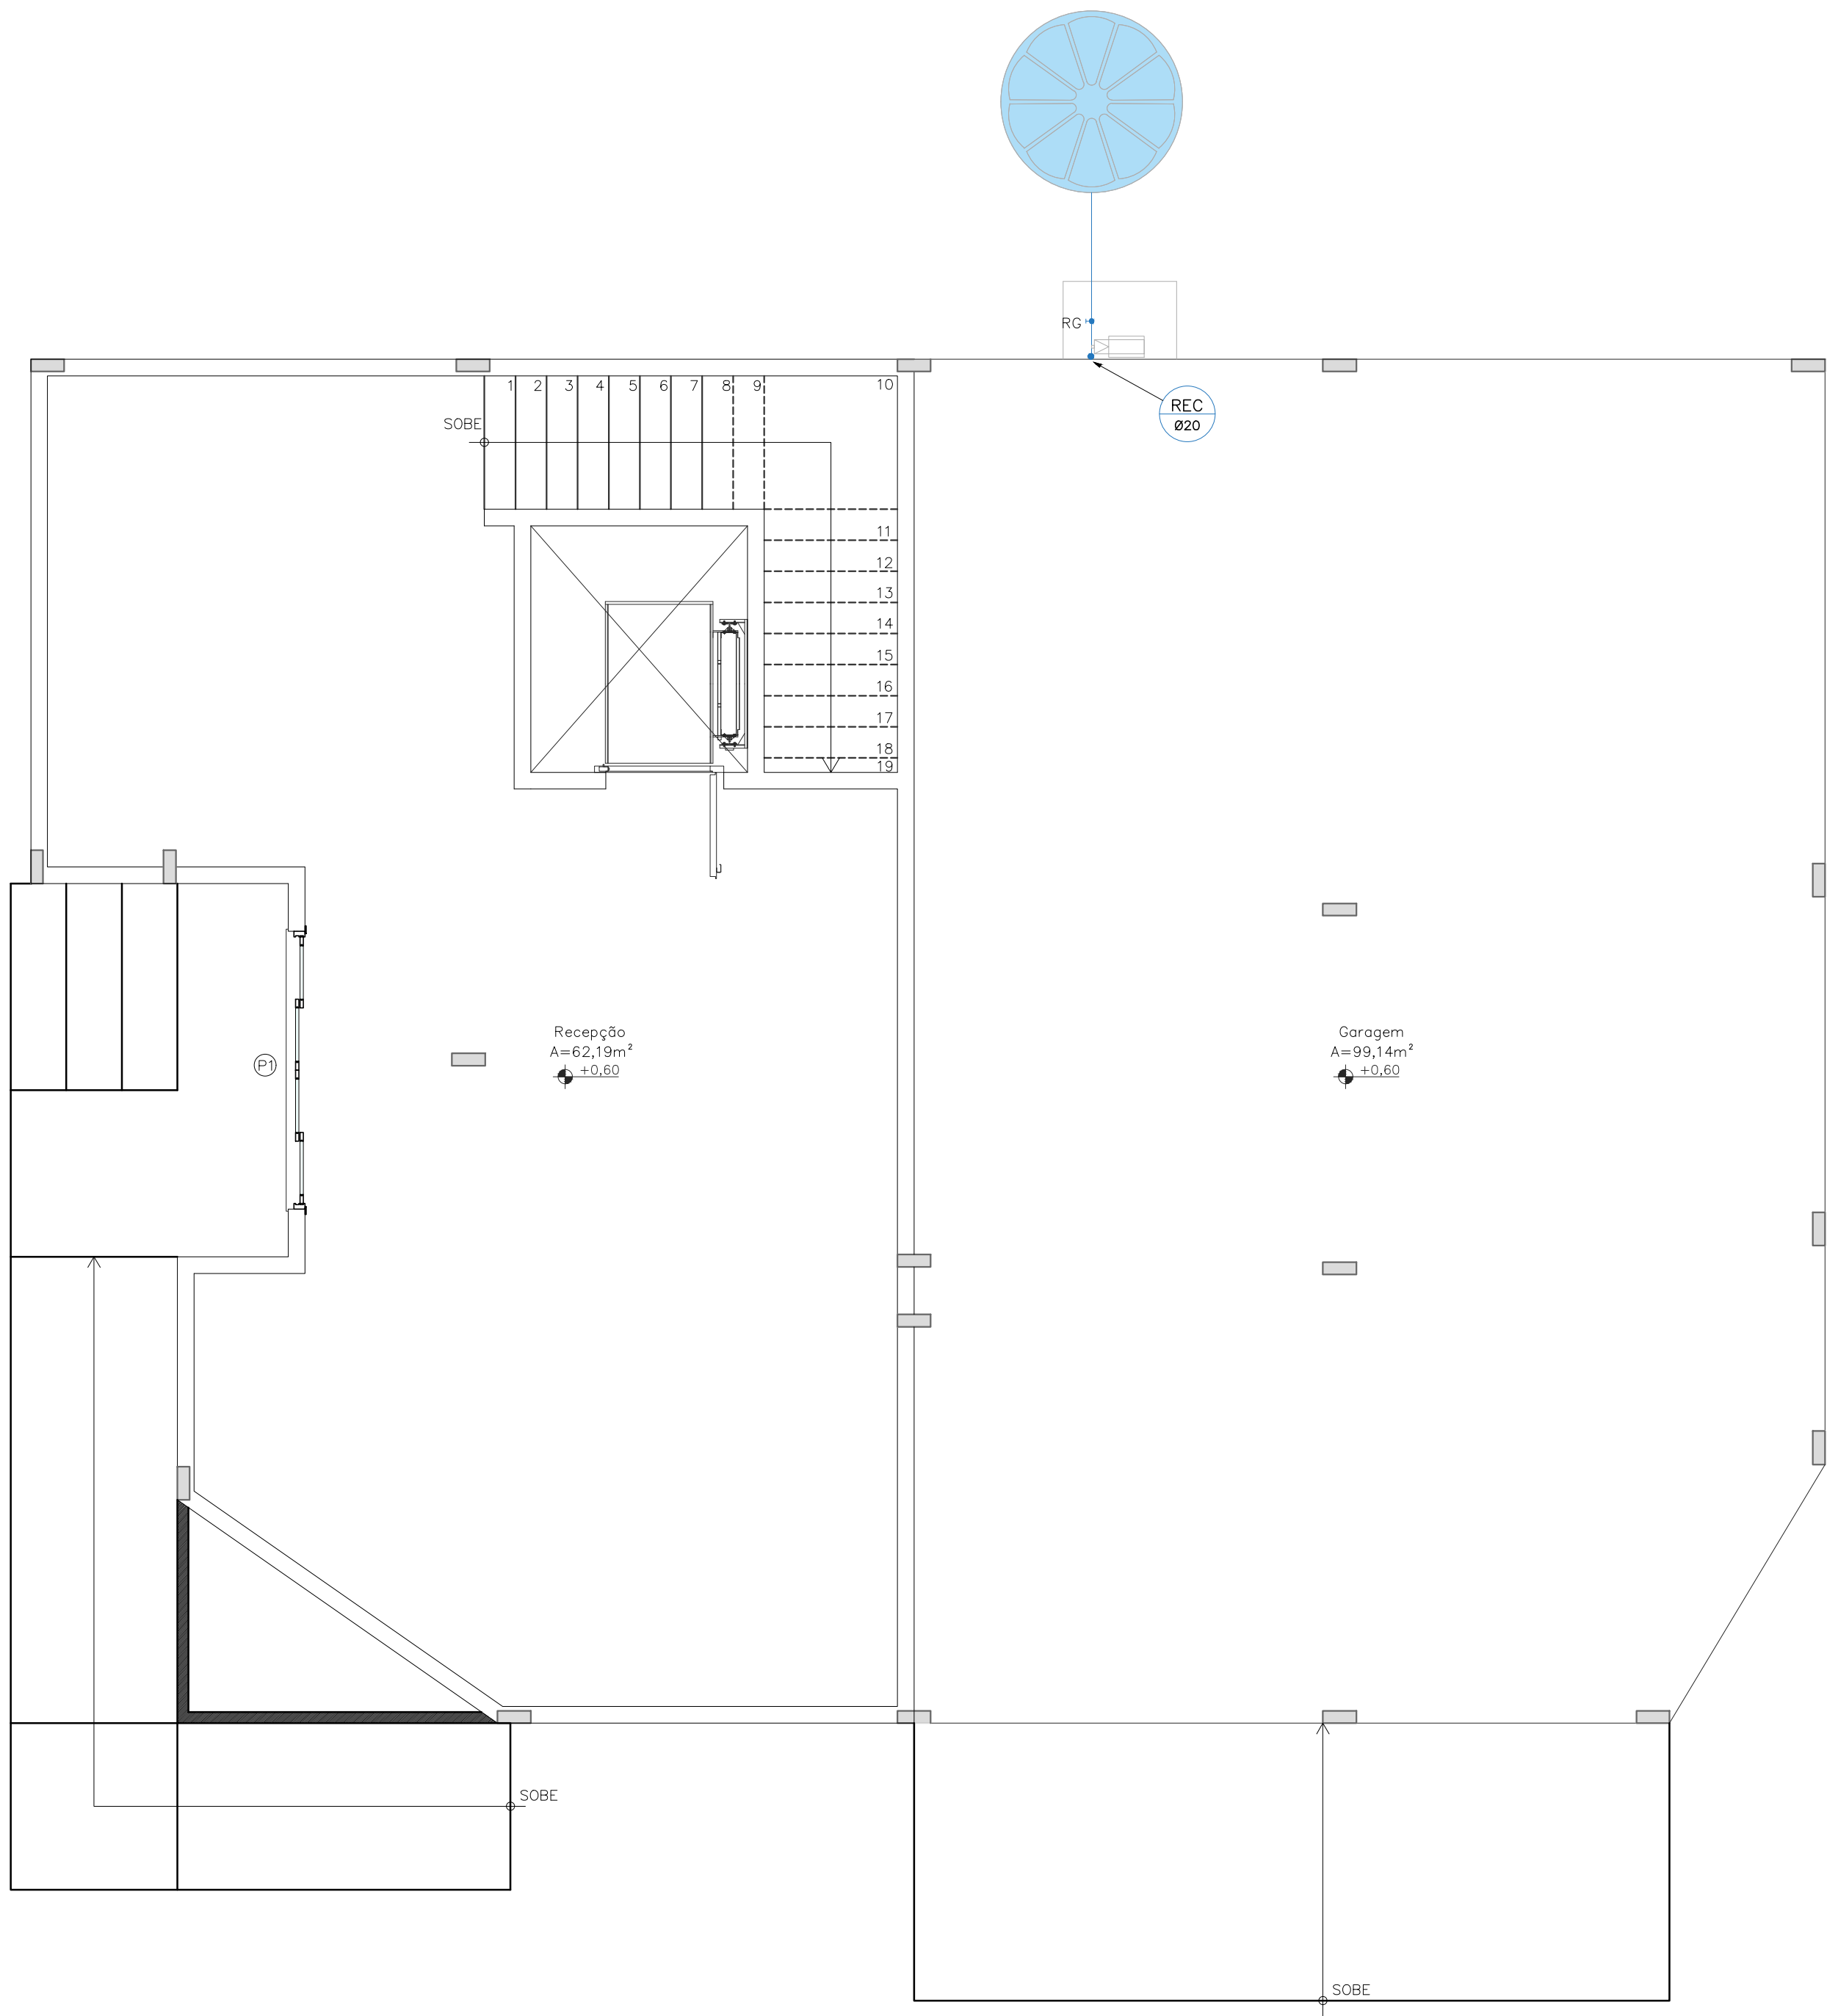

PLANTA BAIXA TERREO
ESC.: 1:50

DIÂMETRO DOS TUBOS	
TUBO ROSCÁVEL	TUBO SOLDÁVEL (DN)
1/2"	15mm ou 1/2"
3/4"	20mm ou 3/4"
1"	25mm ou 1"
1 1/4"	32mm ou 1 1/4"
1 1/2"	40mm ou 1 1/2"
2"	50mm ou 2"
2 1/2"	60mm ou 2 1/2"
3"	75mm ou 3"
4"	100mm ou 4"

LEGENDA	
CH	CHUVEIRO
VS	VASO SANITÁRIO
DH	DUCHA HIGIÊNICA
LV	LAVATÓRIO
P	PIA
RG	REGISTRO DE GAVETA
RP	REGISTRO DE PRESSÃO
AF	COLUNA DE ÁGUA FRIA
REC	COLUNA DE RECALQUE

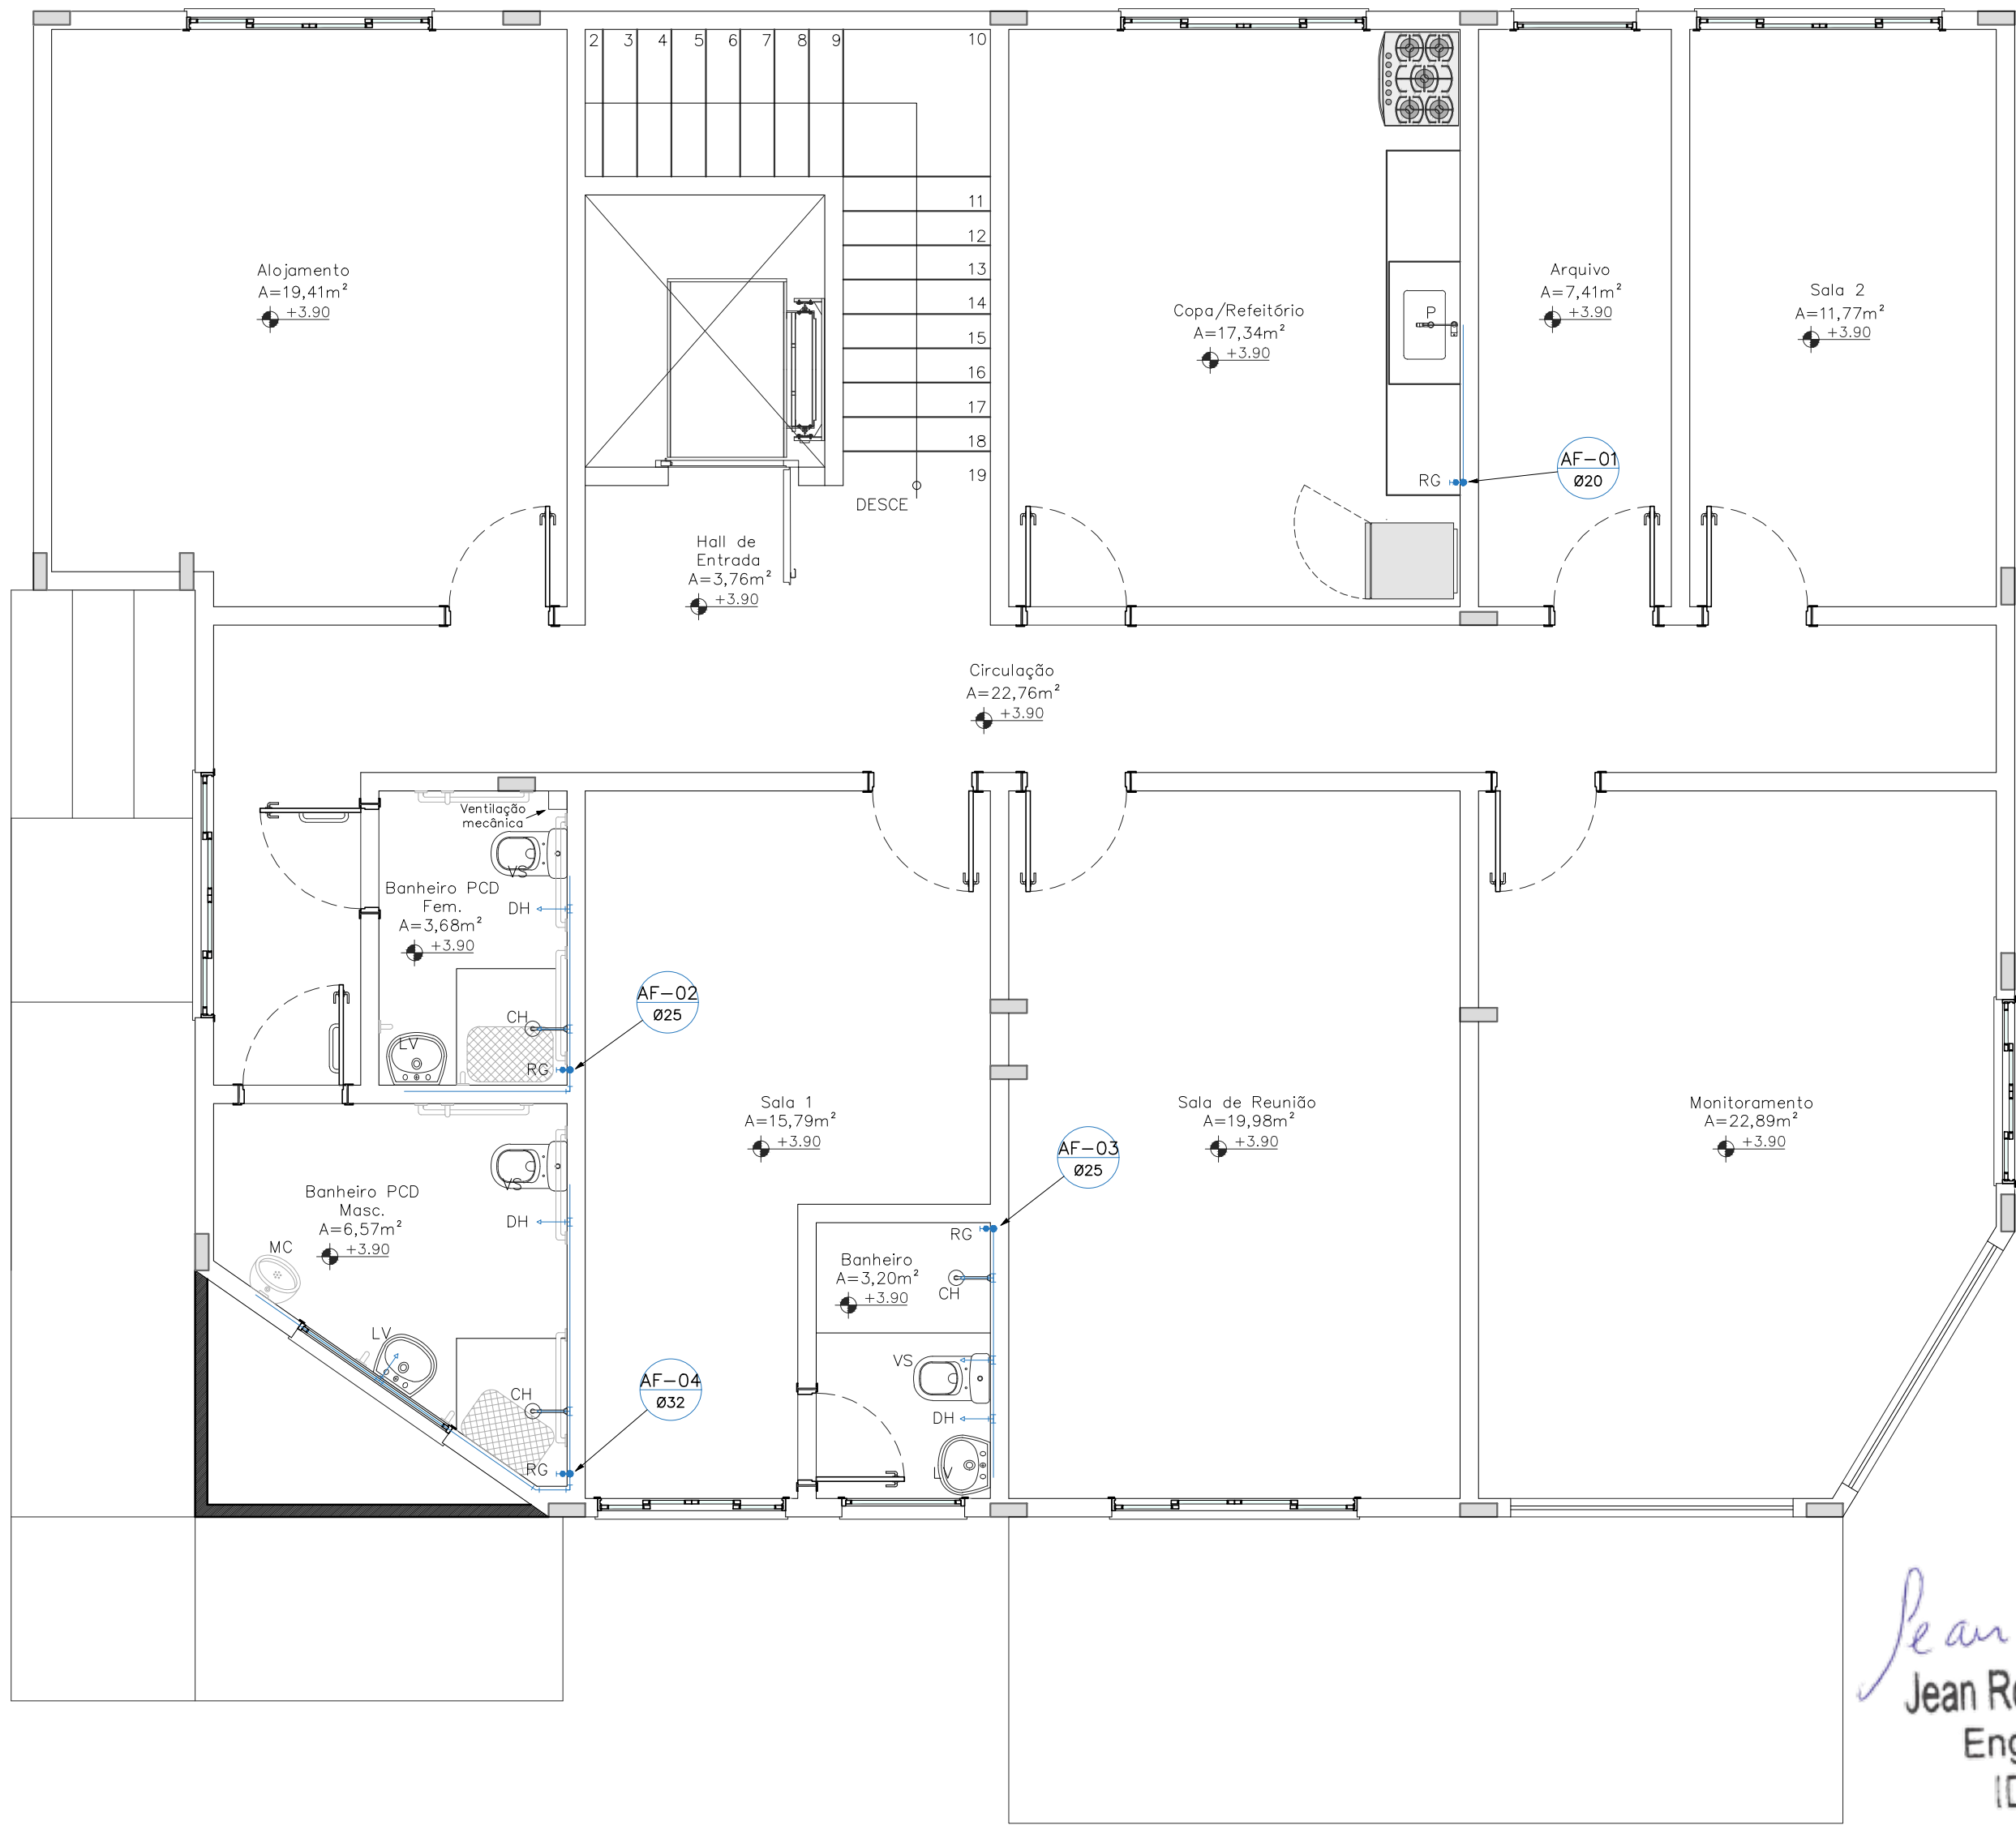

PLANTA BAIXA 1º PAVIMENTO
ESC.: 1:50

Jean Rodrigo Fernandes
Engenheiro Civil
ID 51215195

Projeto:
Complexo Urbanístico Municipal, situado no Parque de Exposição 31 de Julho, na rua Alice Monção, S/N, Bairro Cachoeiro em Cardoso Moreira

Projeto Água Fria - Central de Monitoramento

Conteúdo da Prancha:

Plantas Baixas; Quadro de Diâmetro dos Tubos; Quadro Legenda.

JEFFERSON
GUILHERME
TEIXEIRA:138834957
43

Assinado de forma digital por JEFFERSON GUILHERME TEIXEIRA:13883495743
DN: c=BR, ou=ICP-Brasil, ou=32215713000169, ou=Secretaria da Receita Federal do Brasil - RFB, ou=RFB e CPF A3, ou=SEM BRANCO, ou=pessoafisica, cn=JEFFERSON GUILHERME TEIXEIRA:13883495743
Dados: 2021.07.11 19:42:50 -03'00'

Responsável Técnico
Jefferson Guilherme Teixeira
CREA-RJ 2016117817

Revisão: Desenho: Maria Lorrham

Escala: Folha:

Indicada

Data: Abril / 2021


01/03



PREFEITURA DE
CARDOSO MOREIRA
Nossa Terra, Nossa Gente!

SECRETARIA DE
PROJETOS E DESENVOLVIMENTO


SECRETARIA DE PROJETOS E DESENVOLVIMENTO - P.M.C.M.
End.: Rua Sebastião Zaquieu nº84/92 - Catarina - Cardoso Moreira - RJ
Tel.: (22) 2785-1119 / E-mail: planejamento@cardosomoreira.rj.gov.br

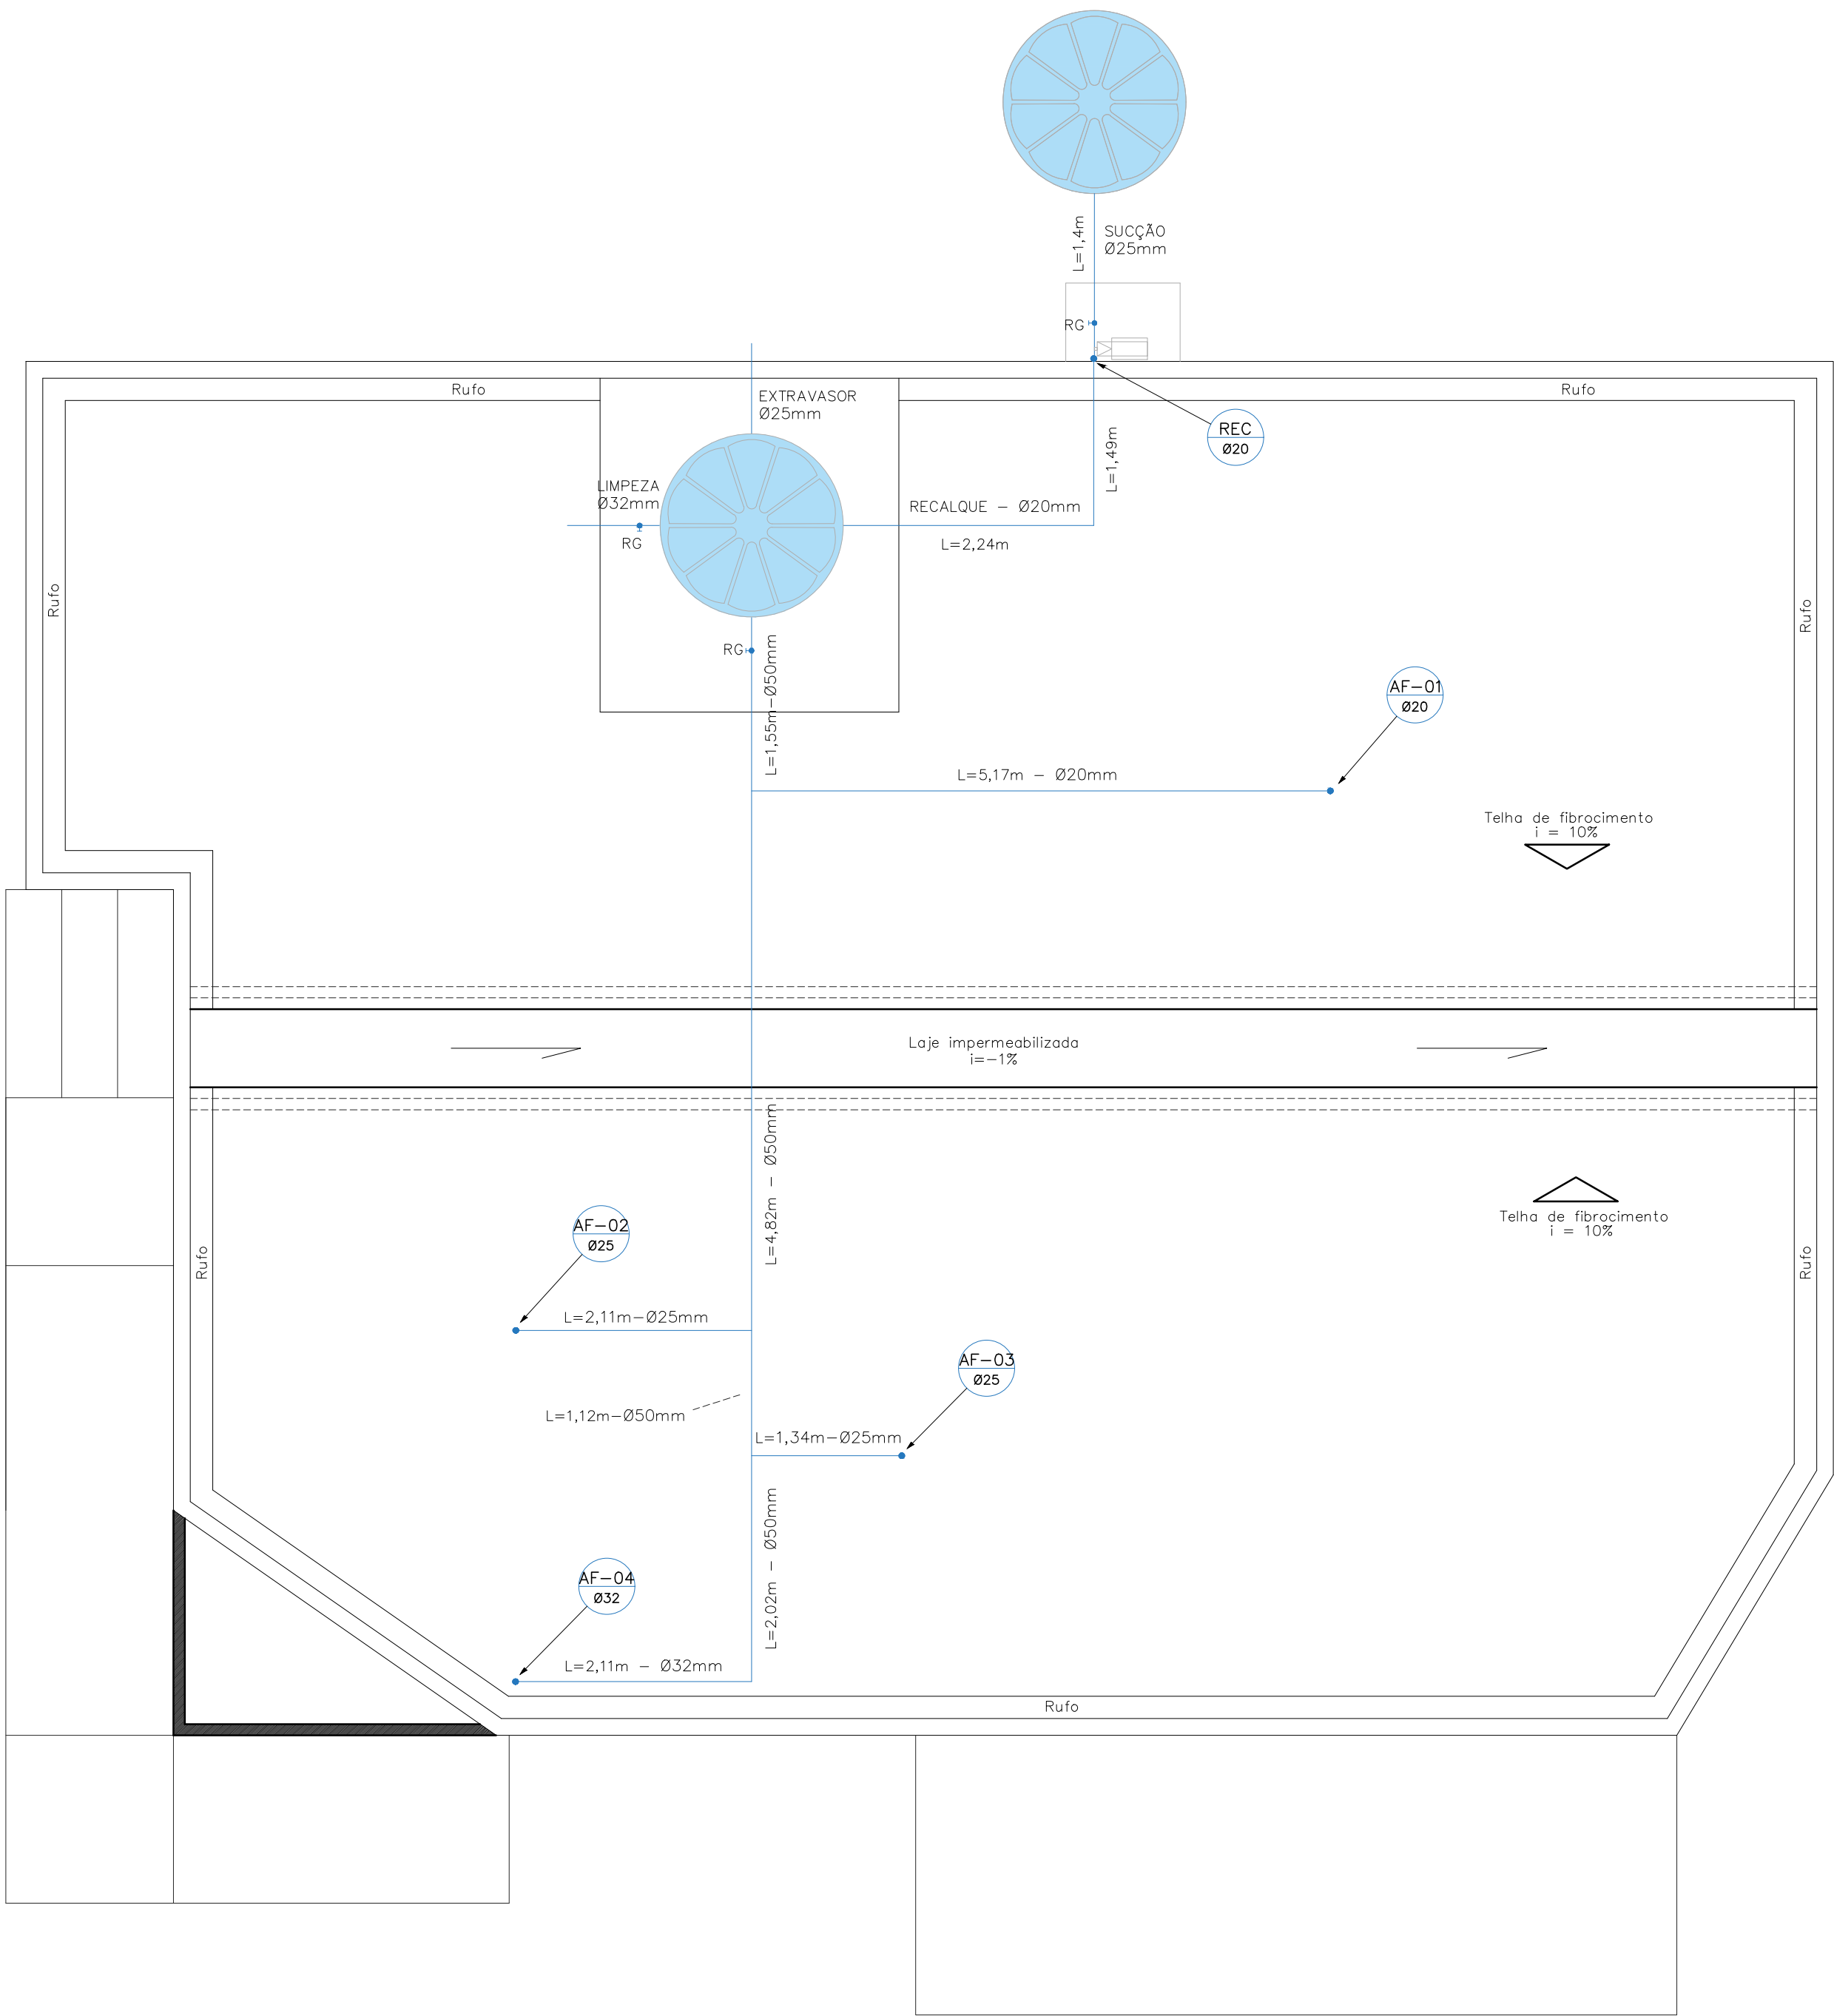


PLANTA DE COBERTURA
Esc.: 1:50

DIÂMETRO DOS TUBOS	
TUBO ROSCÁVEL	TUBO SOLDÁVEL (DN)
1/2"	15mm ou 1/2"
3/4"	20mm ou 3/4"
1"	25mm ou 1"
1 1/4"	32mm ou 1 1/4"
1 1/2"	40mm ou 1 1/2"
2"	50mm ou 2"
2 1/2"	60mm ou 2 1/2"
3"	75mm ou 3"
4"	100mm ou 4"





LEGENDA	
CH	CHUIVEIRO
VS	VASO SANITÁRIO
DH	DUCHA HIGIÊNICA
LV	LAVATÓRIO
P	PIA
RG	REGISTRO DE GAVETA
RP	REGISTRO DE PRESSÃO
AF	COLUNA DE ÁGUA FRIA
REC	COLUNA DE RECALQUE

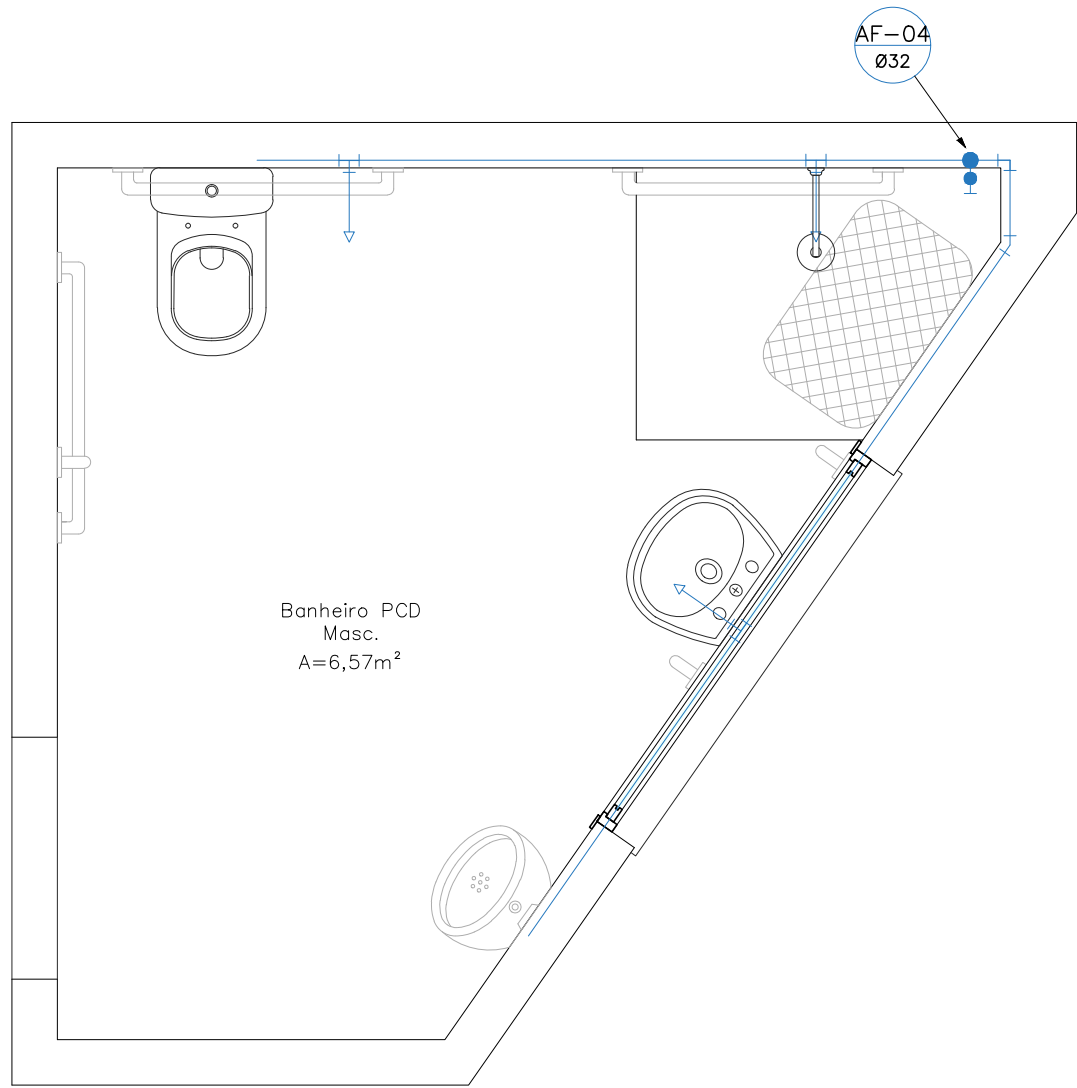

DETALHAMENTO DO BANHEIRO MASCULINO
Esc.: 1:25

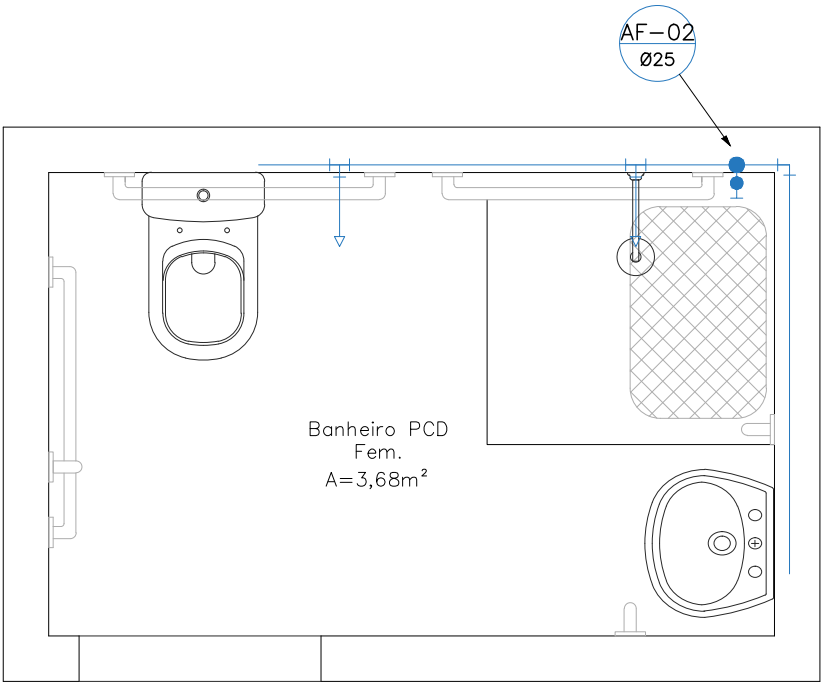

DETALHAMENTO DO BANHEIRO FEMININO
Esc.: 1:25

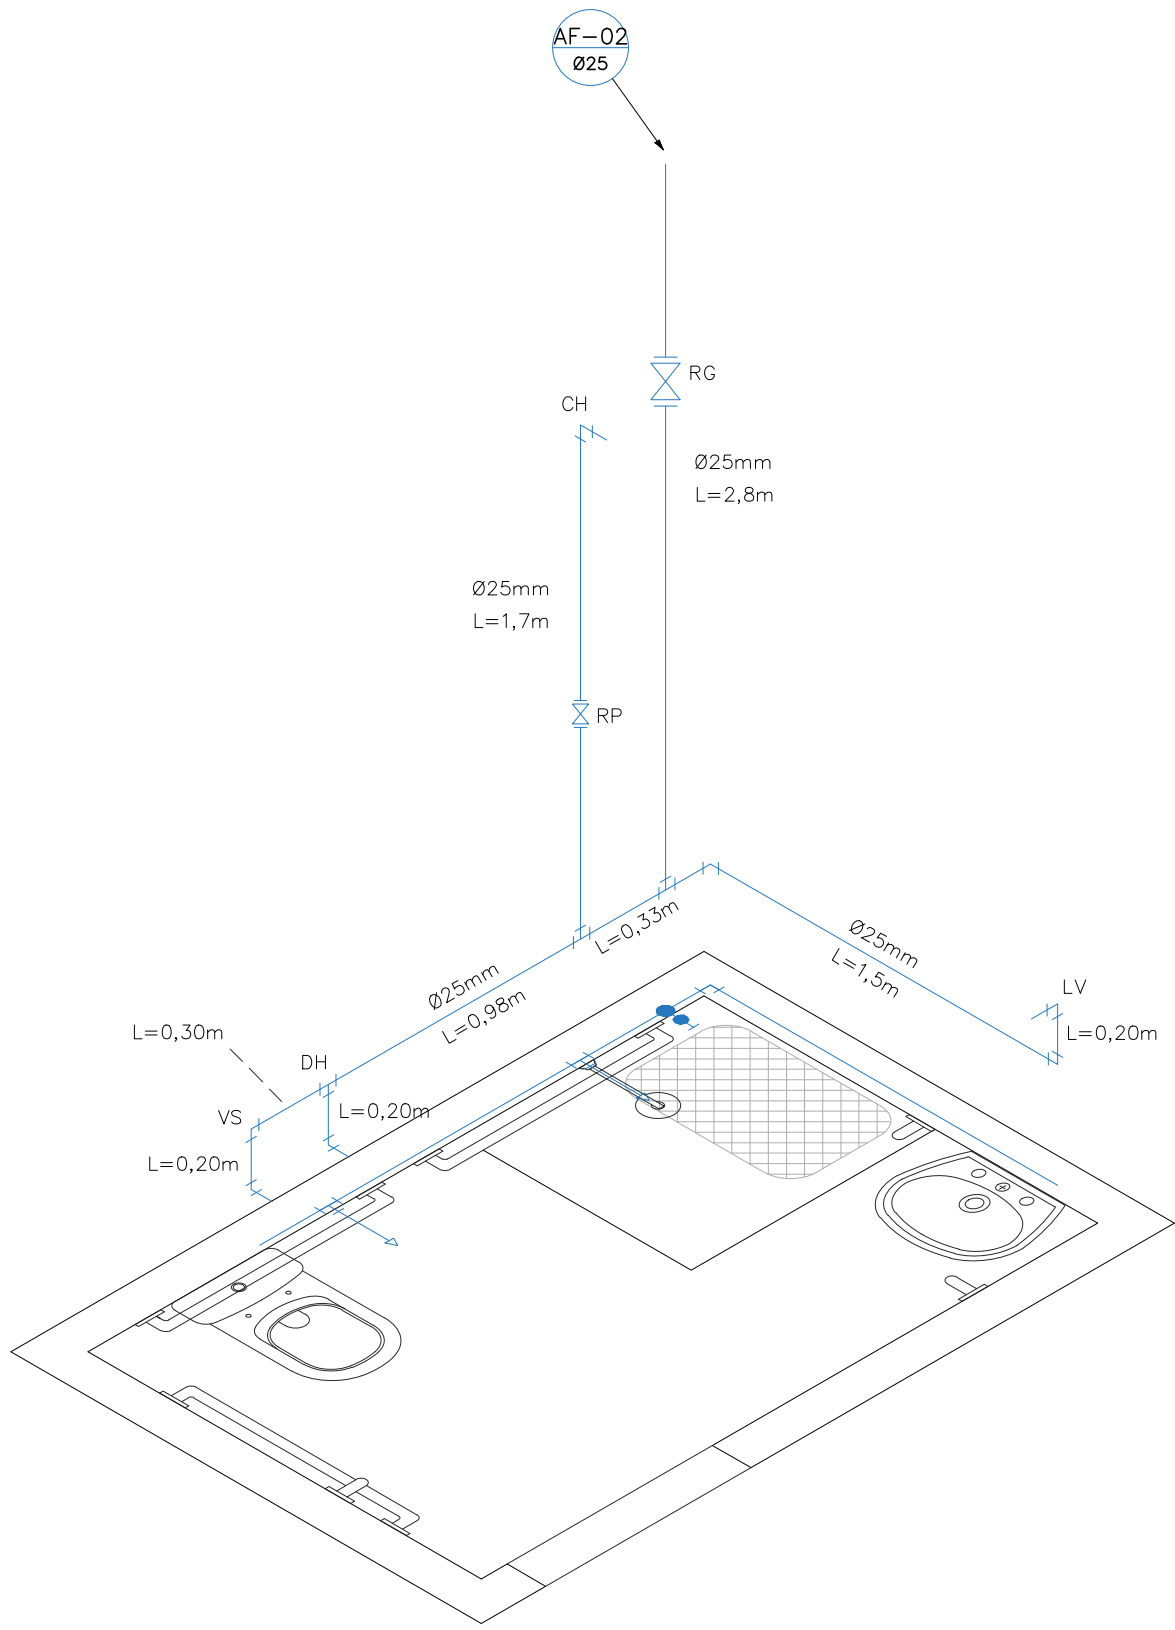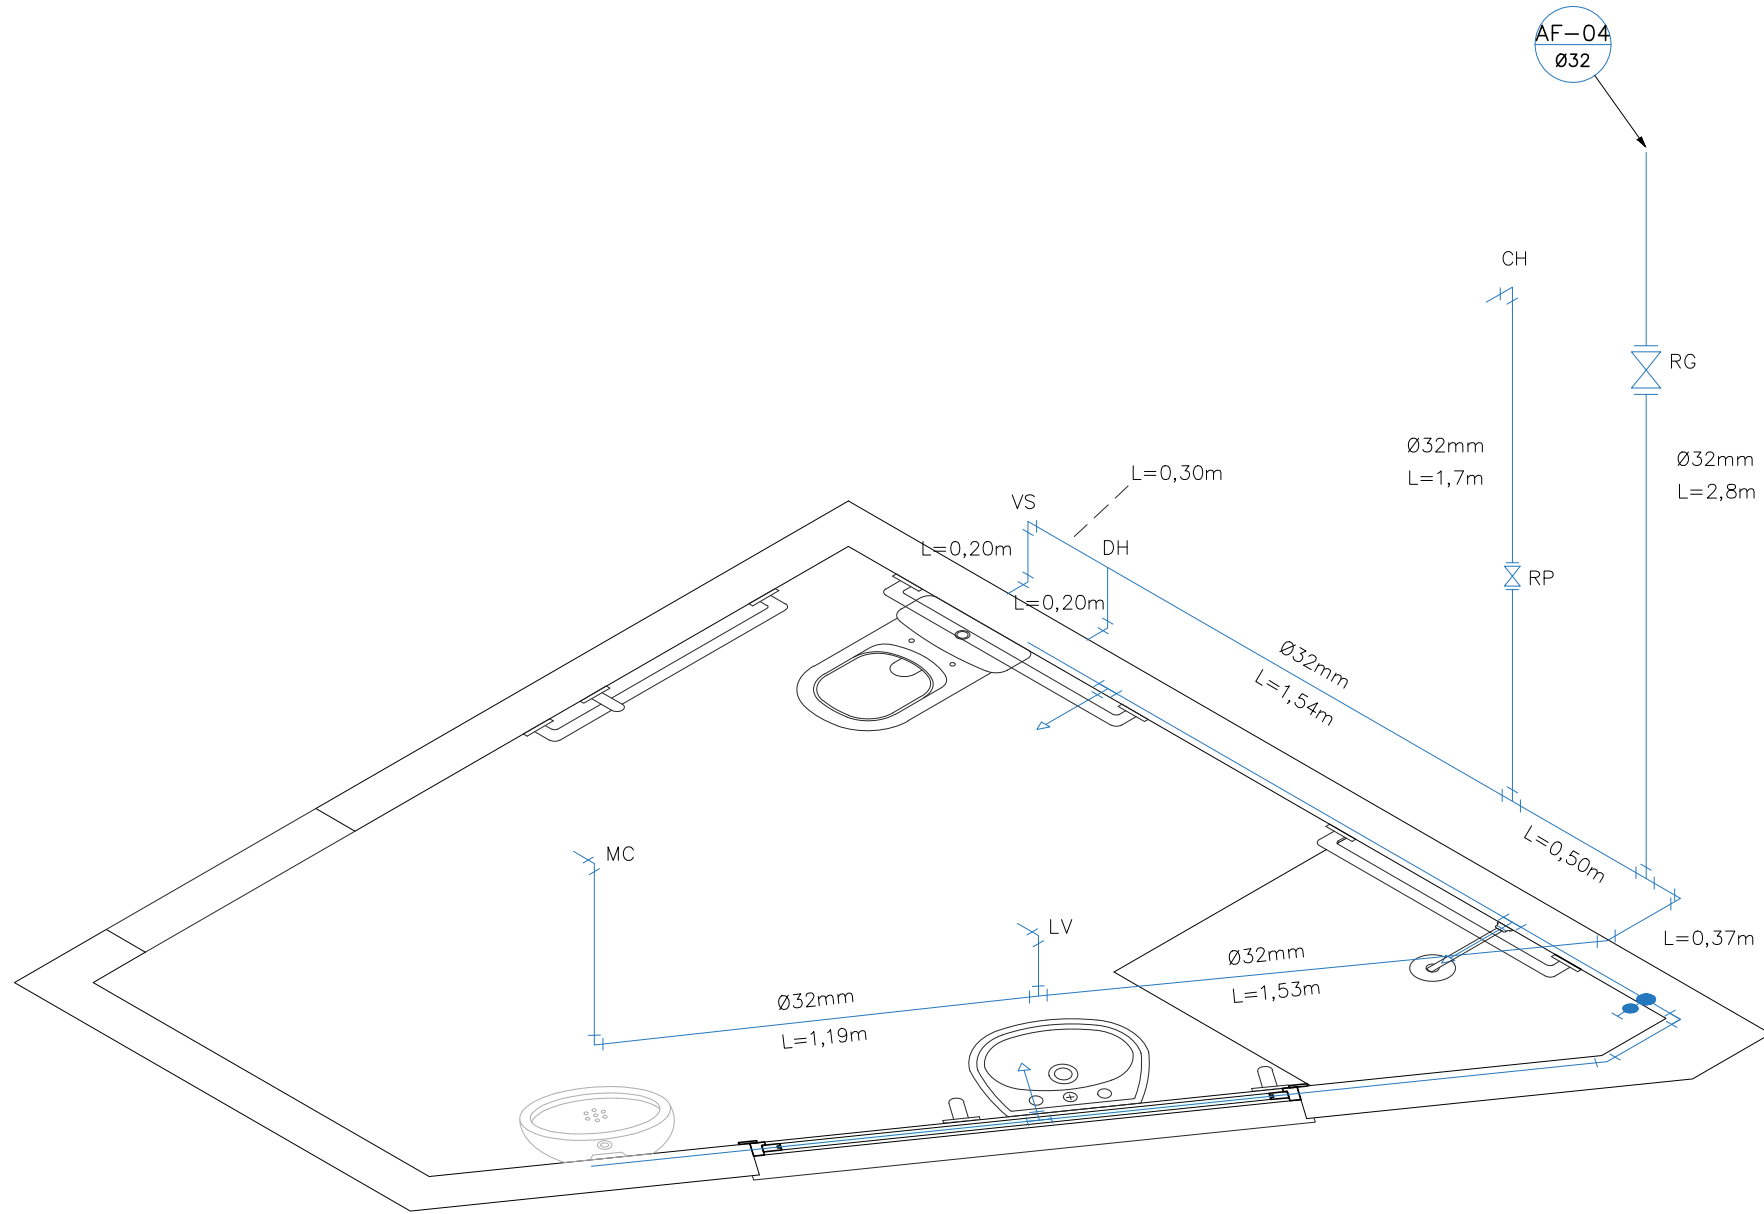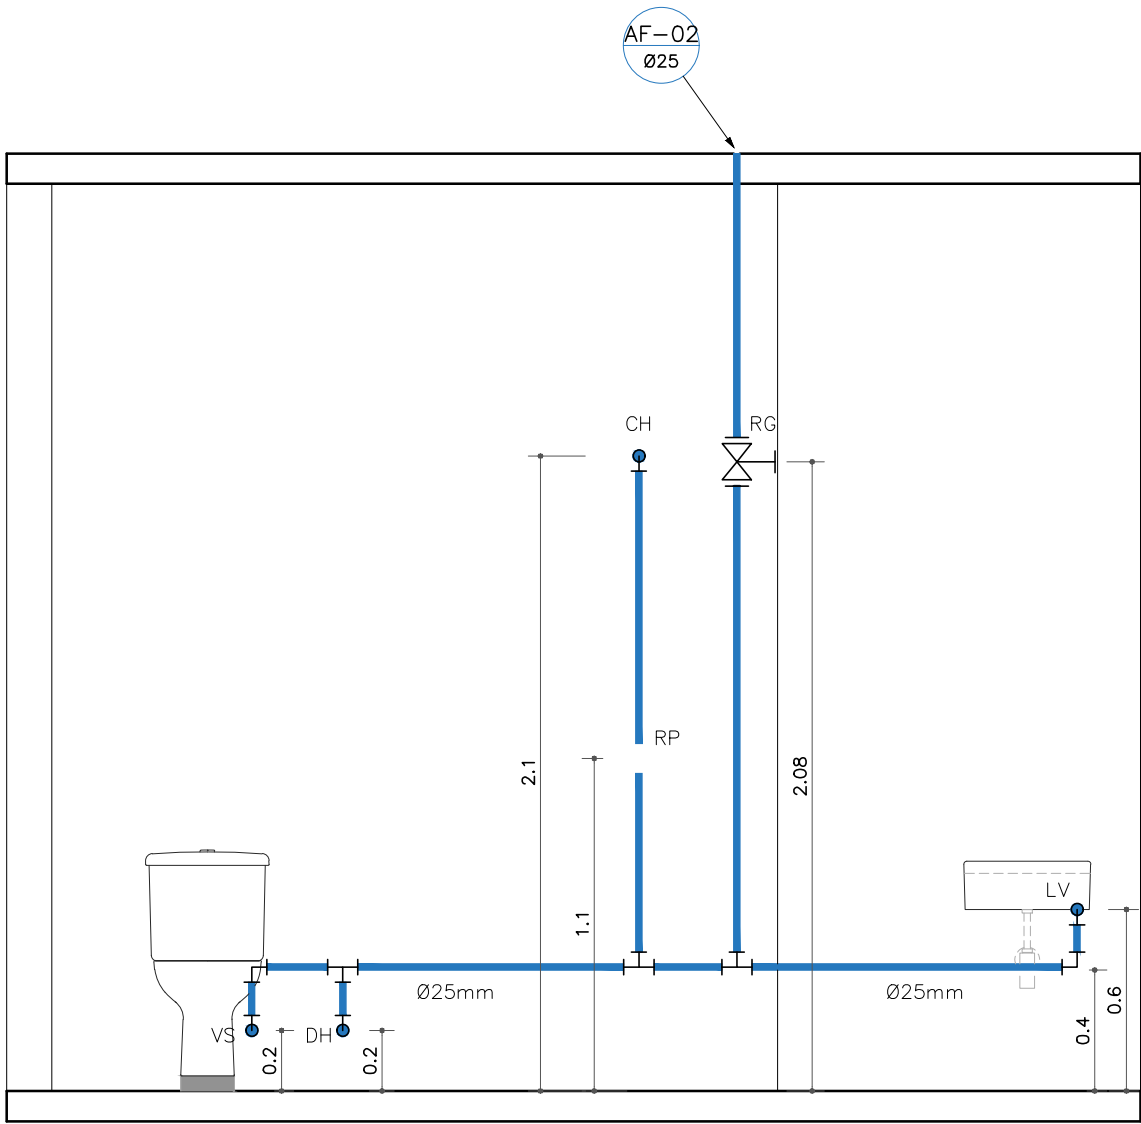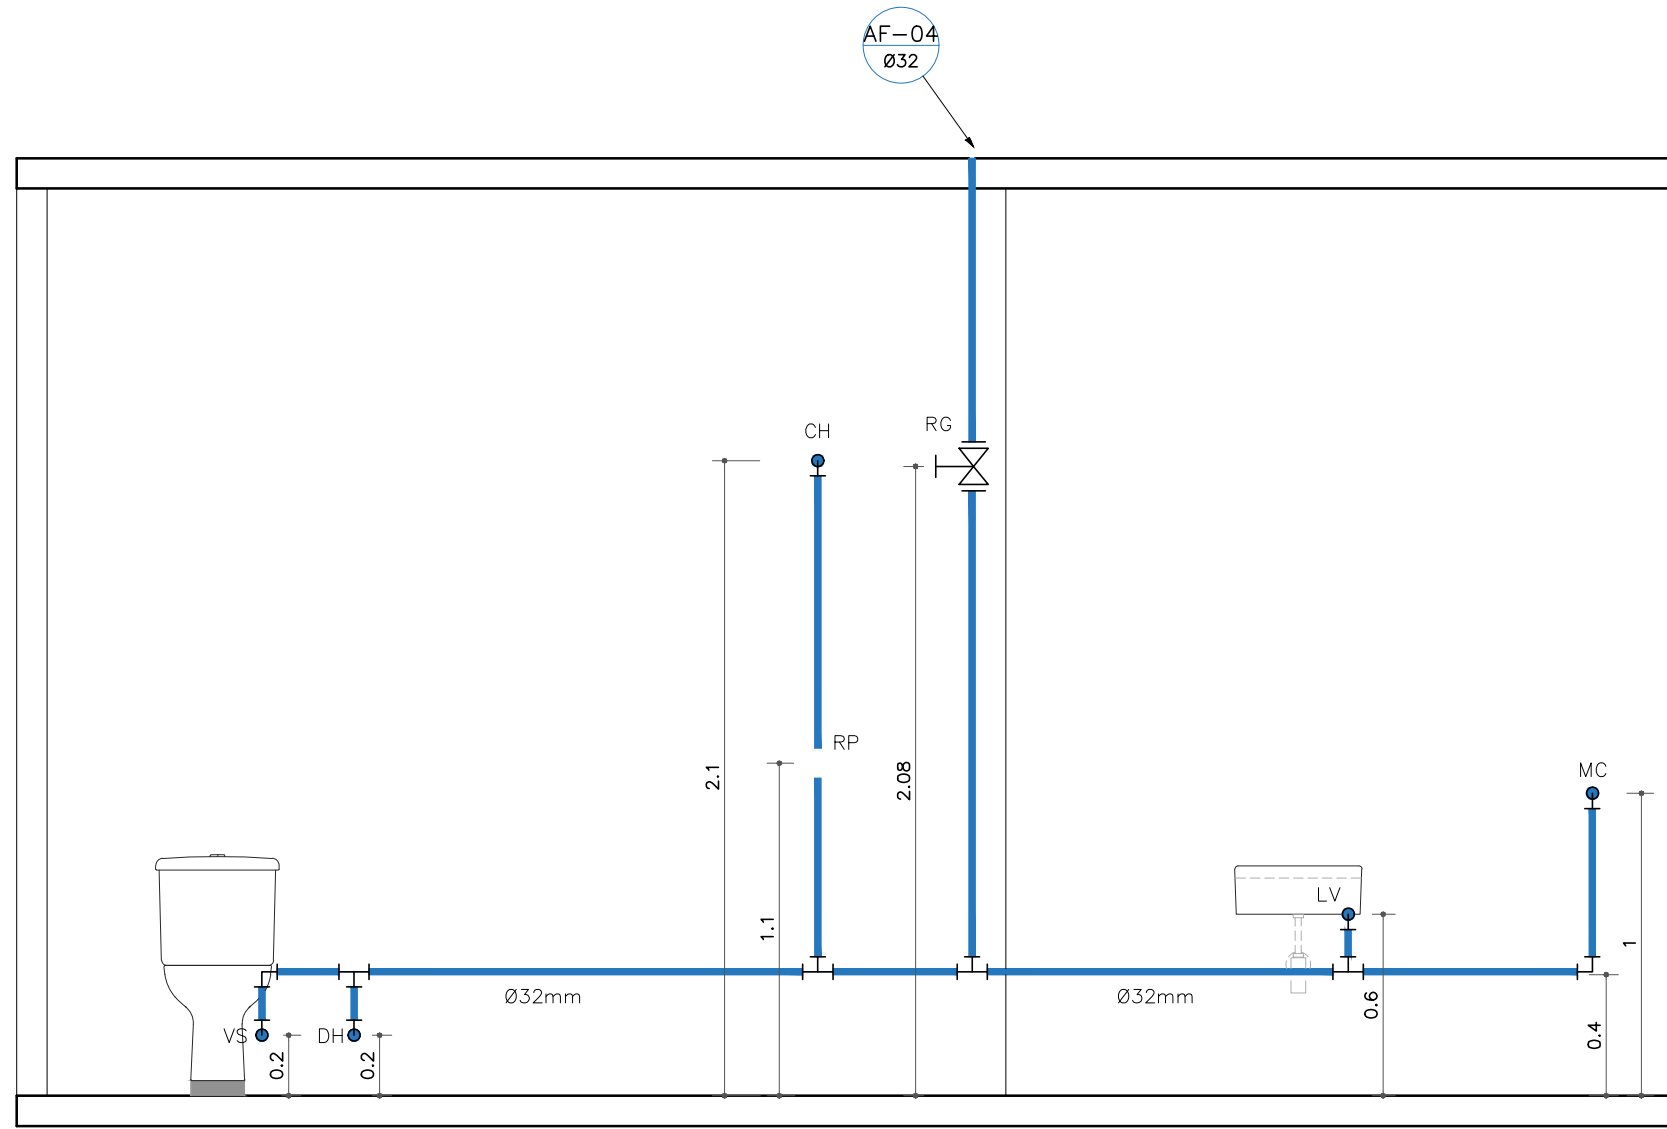

Jean Rodrigo Fernandes
Engenheiro Civil
ID 51215195

Projeto:
Complexo Urbanístico Municipal, situado no Parque de Exposição 31 de Julho, na rua Alice Monção, S/N, Bairro Cachoeira em Cardoso Moreira

Projeto Água Fria - Central de Monitoramento

Conteúdo da Prancha:
Planta de Cobertura; Detalhamento do Banheiro Masculino; Detalhamento do Banheiro Feminino; Quadro de Diâmetro dos Tubos; Quadro Legenda.

JEFFERSON
GUILHERME
TEIXEIRA:1388349574
3

Assinado de forma digital por JEFFERSON GUILHERME TEIXEIRA:13883495743
DN: cn=B, o=CP, Brasil, ou=20210711194407-0300169, ou=Secretaria da Receita Federal do Brasil - RFB, ou=RFB e-CPF A3, ou=SEM BRANCO, ou=presencial, c=JEFFERSON GUILHERME TEIXEIRA:13883495743
Dados: 2021.07.11 19:44:07 -03'00'

 
Responsável Técnico
Jefferson Guilherme Teixeira
CREA-RJ 2016117817

Revisão: Desenho: Maria Lorrham

Escala: Indicada

Data: Abril / 2021

02/03



LEGENDA	
CH	CHUVEIRO
VS	VASO SANITÁRIO
DH	DUCHA HIGIÊNICA
LV	LAVATÓRIO
P	PIA
RG	REGISTRO DE GAVETA
RP	REGISTRO DE PRESSÃO
AF	COLUNA DE ÁGUA FRIA
REC	COLUNA DE RECALQUE

Projeto:

Complexo Urbanístico Municipal, situado no Parque de Exposição 31 de Julho, na rua Alice Monção, S/N, Bairro Cachoeiro em Cardoso Moreira

Projeto Água Fria - Central de Monitoramento

Conteúdo da Prancha:

Detalhamento do Banheiro do Secretário; Detalhamento da Cozinha; Esquema Vertical; Quadro de Diâmetro dos Tubos; Quadro Legenda.

JEFFERSON
GUILHERME
TEIXEIRA:138834957
43

Assinado de forma digital por JEFFERSON
GUILHERME TEIXEIRA:13883495743
DN: cn=BRL, ou=ICP-Brasil, ou=32215713000169,
ou=Secretaria da Receita Federal do Brasil -
RFB, ou=RFB-e-CPF A3, ou=(EM BRANCO),
ou=presencial, cn=JEFFERSON GUILHERME
TEIXEIRA:13883495743
Dados: 2021.07.11 19:44:57 -03'00'

Responsável Técnico
Jefferson Guilherme Teixeira
CREA-RJ 2016117817

Revisão:

Desenho: Maria Lorrham

Escola:

Folha:

Indicada

Data:


Abril / 2021



PREFEITURA DE
**CARDOSO
MOREIRA**
Nossa Terra, Nossa Gente!

**SECRETARIA DE
PROJETOS E
DESENVOLVIMENTO**


SECRETARIA DE PROJETOS E DESENVOLVIMENTO - P.M.C.M.
End.: Rua Sebastião Zaquieu nº84/92 - Catarino - Cardoso Moreira - RJ
Tel.: (22) 2785-1119 / E-mail: planejamento@cardosomoreira.rj.gov.br

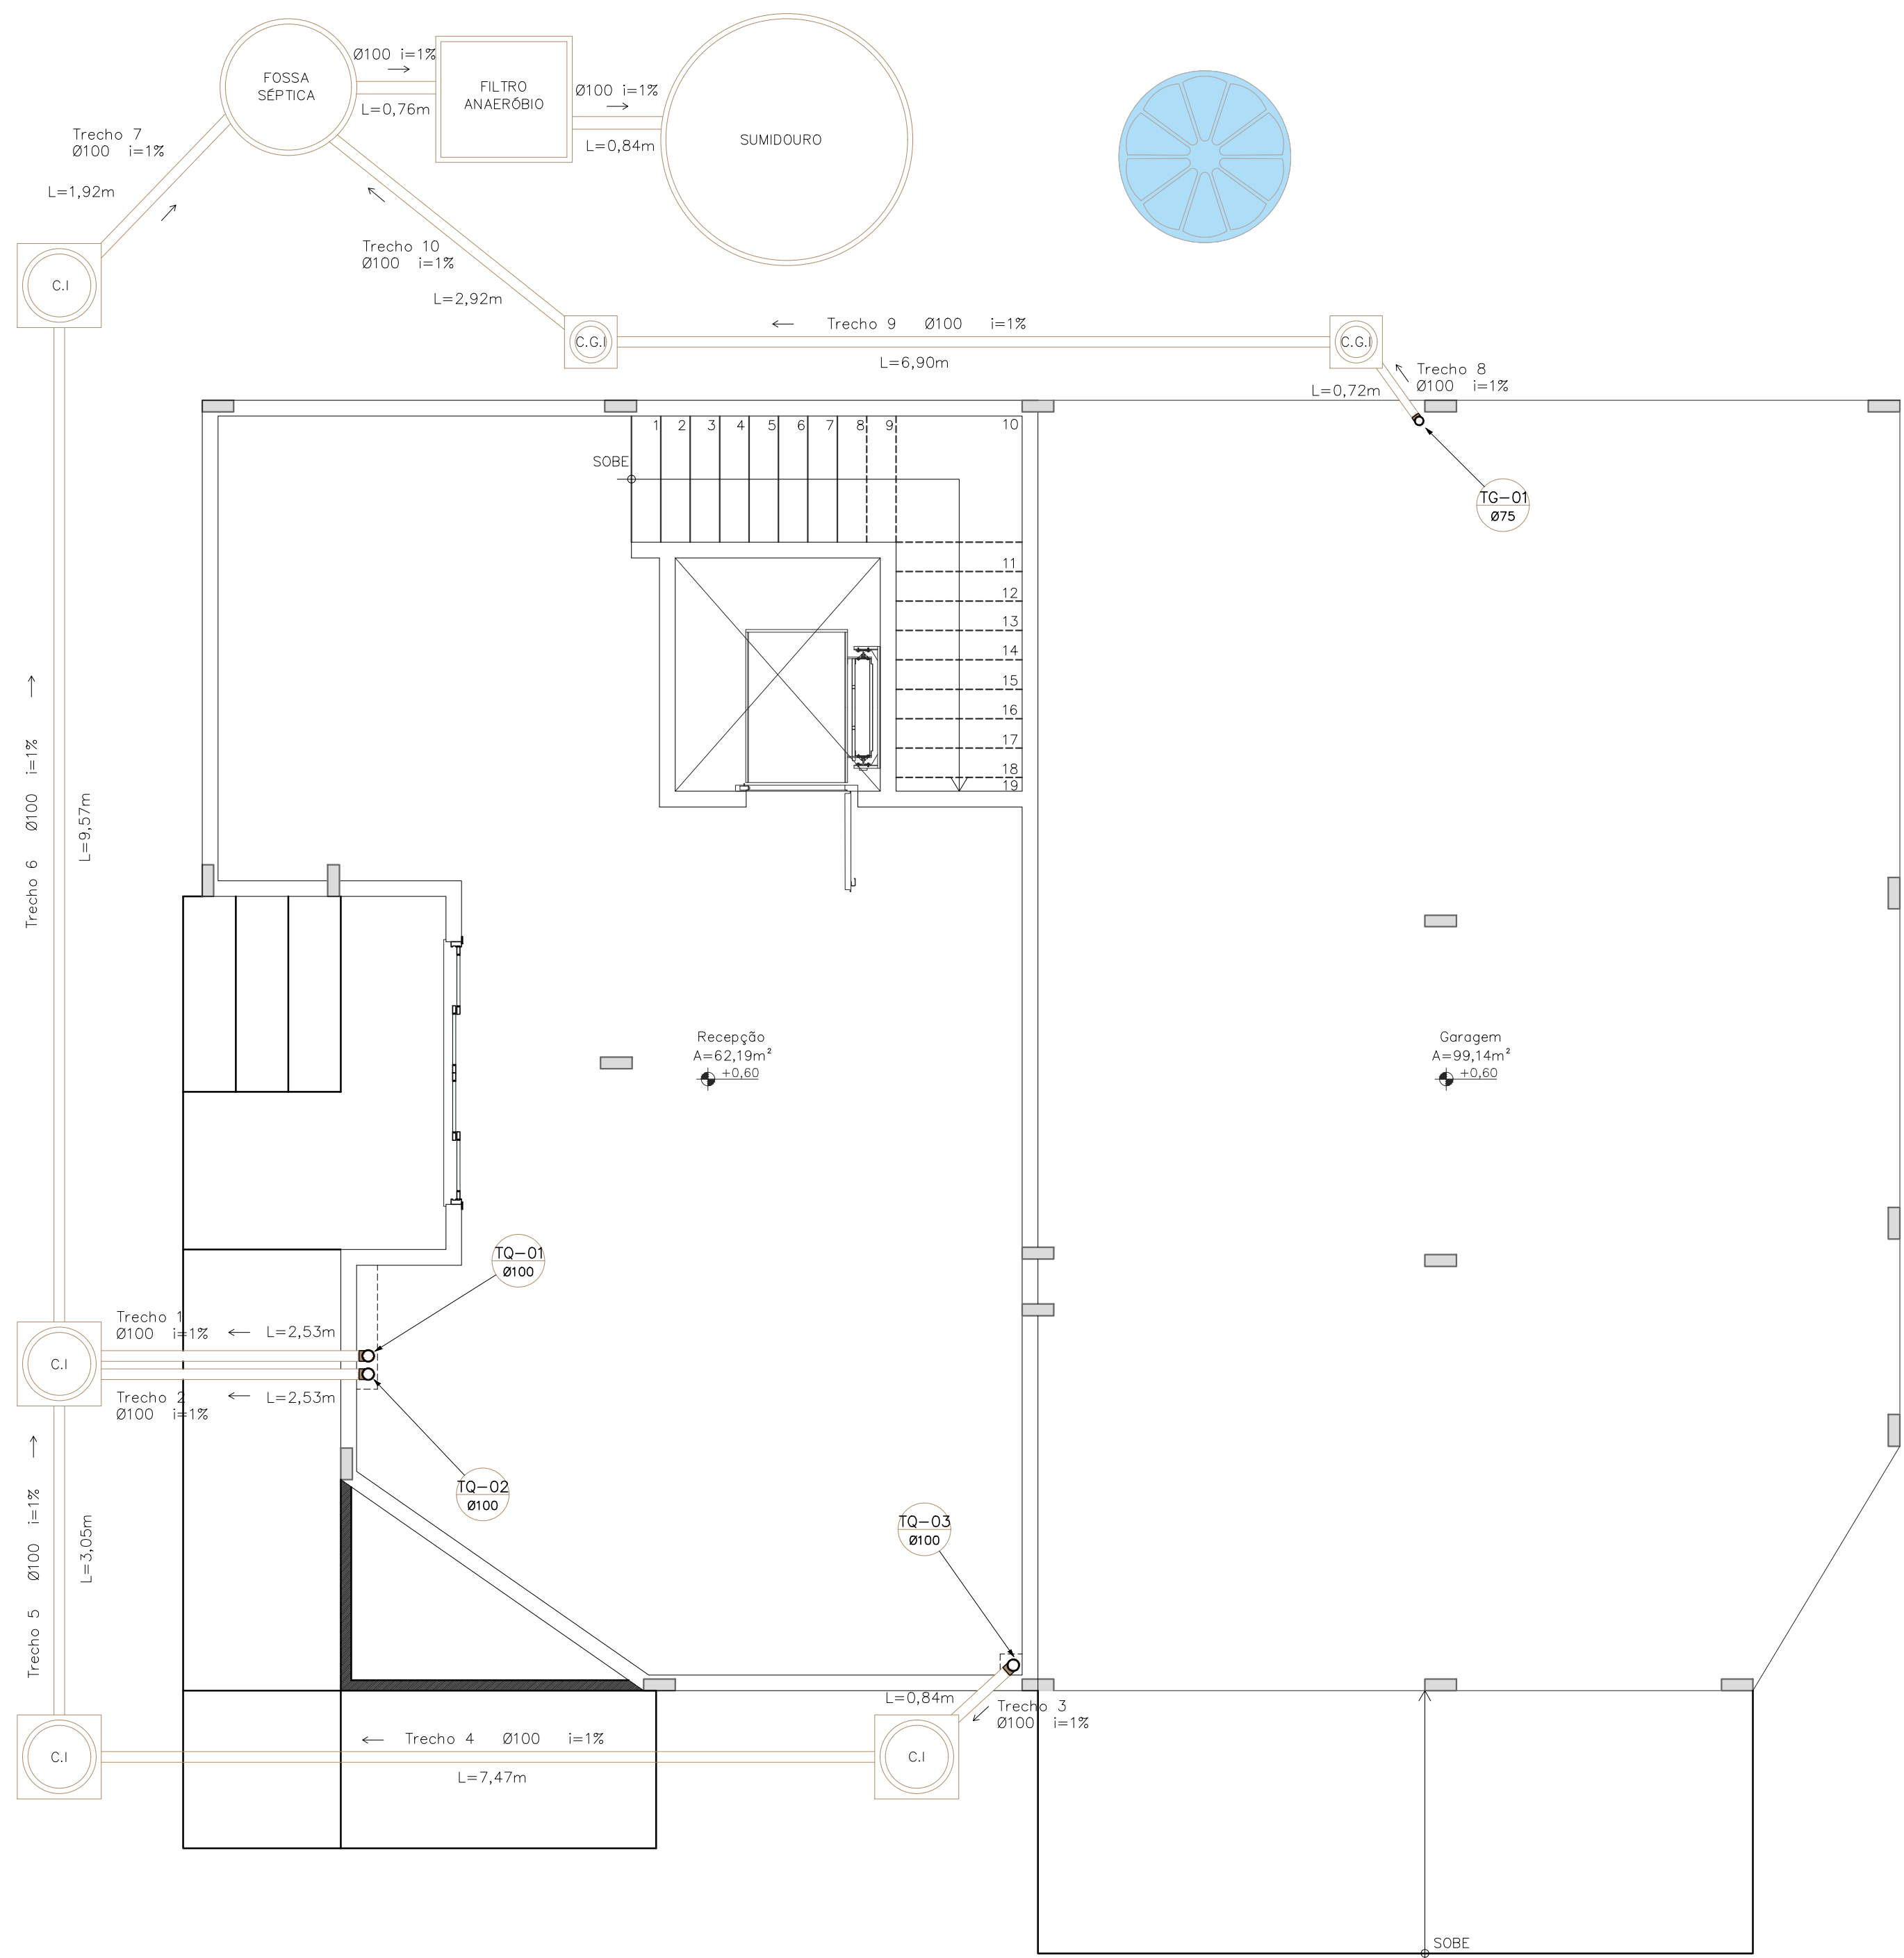


PLANTA BAIXA TÉRREO
Esc. 1:50

DIÂMETRO DOS TUBOS	
TUBO ROSCAVEL	TUBO SOLDÁVEL (DN)
1 1/2"	40mm ou 1 1/2"
2"	50mm ou 2"
2 1/2"	60mm ou 2 1/2"
3"	75mm ou 3"
4"	100mm ou 4"
5"	125mm ou 5"


LEGENDA	
TQ	TUBO DE QUEDA
TG	TUBO DE GORDURA
AP	COLUNA DE ÁGUAS PLUVIAIS
C.I.	CAIXA DE INSPEÇÃO
C.G.I.	CAIXA DE GORDURA INDIVIDUAL

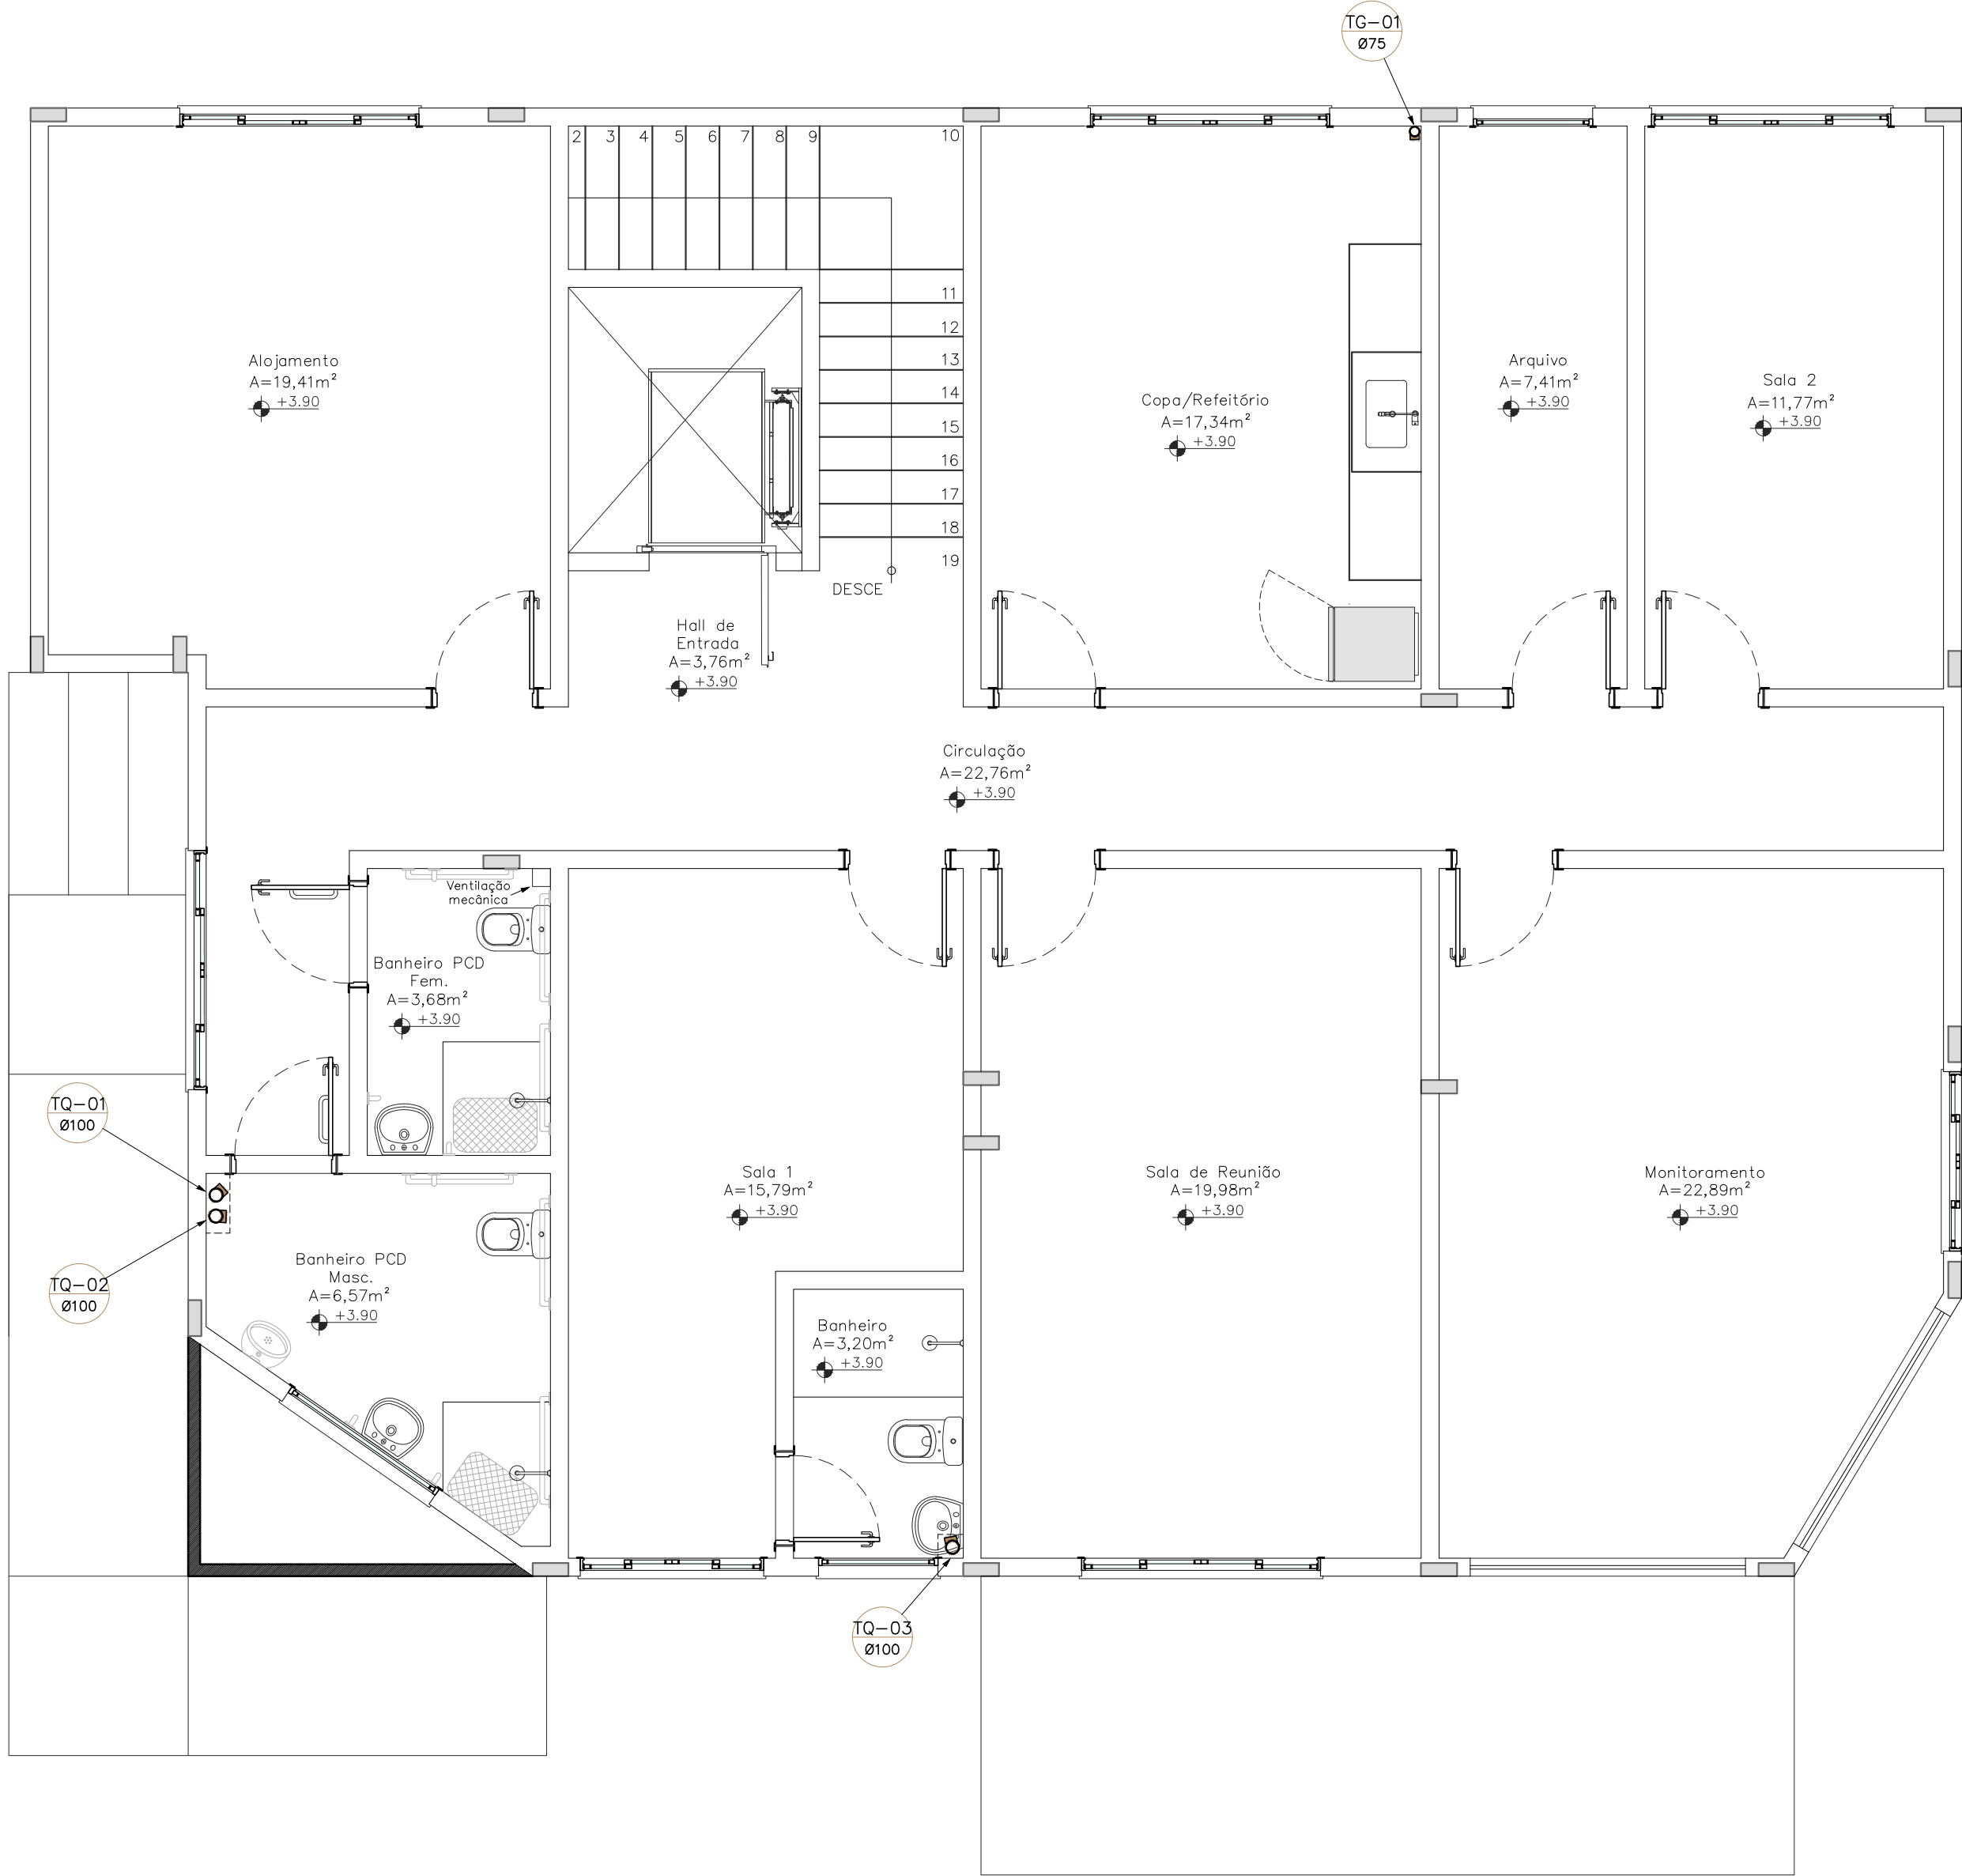


PLANTA BAIXA 1º PAVIMENTO
Esc. 1:50

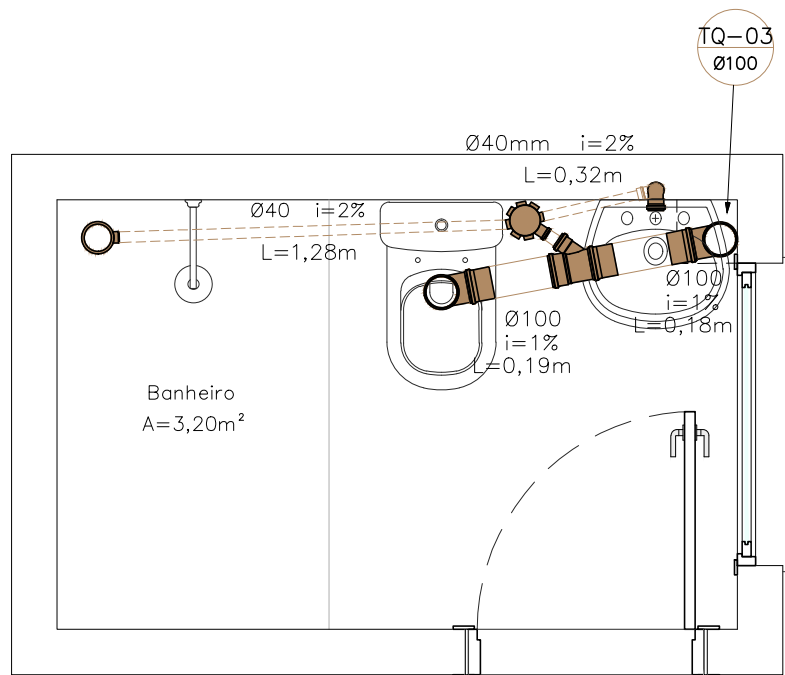

DETALHAMENTO DO BANHEIRO DA SALA 1
Esc. 1:25

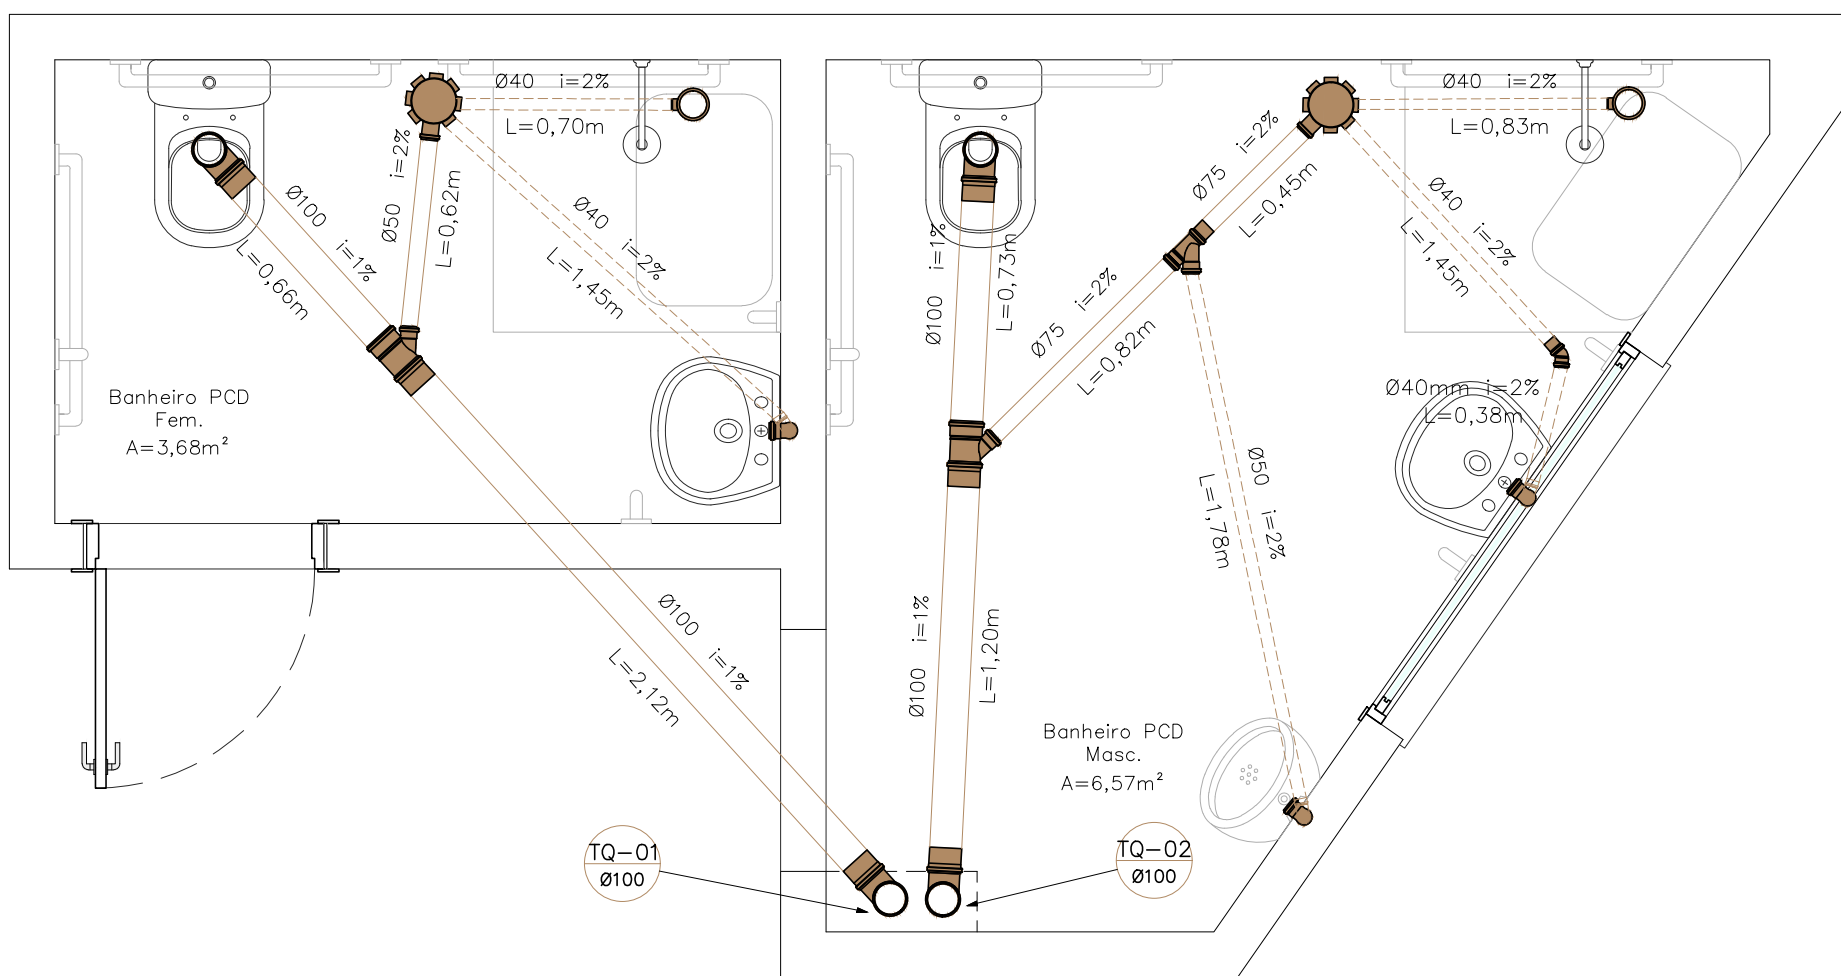

DETALHAMENTO DOS BANHEIROS FEMININO E MASCULINO
Esc. 1:25

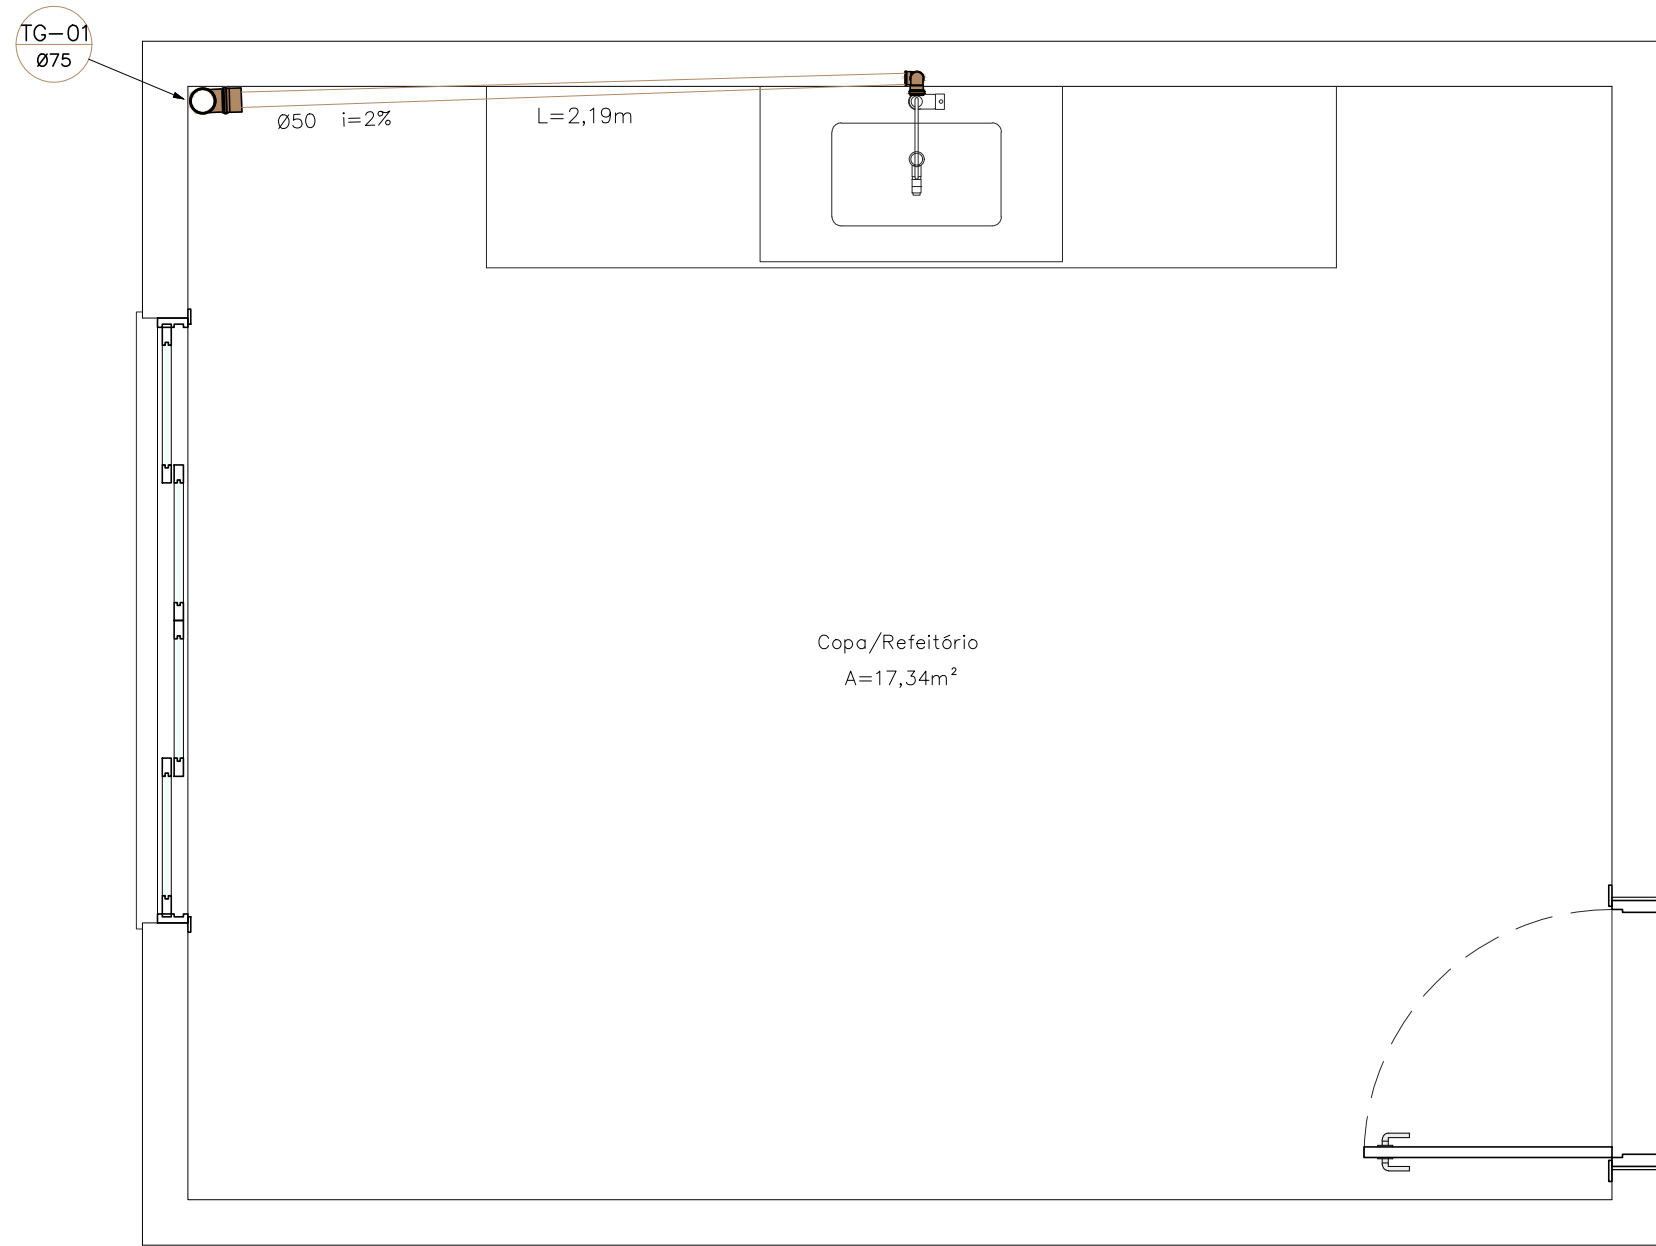

DETALHAMENTO DA COZINHA
Esc. 1:25

Jean no Fim
Jean Rodrigo Fernandes
Engenheiro Civil
ID 51215195

Projeto:

Complexo Urbanístico Municipal, situado no Parque de Exposição 31 de Julho, na rua Alice Monção, S/N, Bairro Cachoeiro em Cardoso Moreira

Projeto de Esgoto Sanitário e Águas Pluviais - Central de Monitoramento

Conteúdo da Prancha:

Plantas Baixas, Detalhamento do Banheiro do Secretário, Detalhamento dos Banheiros, Detalhamento da Cozinha, Quadro de Diâmetro dos Tubos e Quadro Legenda.

JEFFERSON
GUILHERME
TEIXEIRA:138834957
43

Assinado de forma digital por JEFFERSON
GUILHERME TEIXEIRA:13883495743
DN: cn=JEFFERSON, o=CDP-Brazil, ou=322151732000160,
ou=Secretaria da Receita Federal do Brasil,
REB, ou=PPB e CPF A3, ou=EM-BRANCO,
c=brasil, email=JEFFERSON.GUILHERME
TEIXEIRA@CARDOSOMOREIRA.RJ.GOV.BR,
serial=2021.07.11.195705-02107

Responsável Técnico
Jefferson Guilherme Teixeira
CREA-RJ 2016117817

Revisão:

Desenho:

Maria Lorrham

Escala:

Folha:

Indicada

Data:

Abril / 2021


01/02



PREFEITURA DE
**CARDOSO
MOREIRA**
Nossa Terra, Nossa Gente!

SECRETARIA DE
**PROJETOS E
DESENVOLVIMENTO**

SECRETARIA DE PROJETOS E DESENVOLVIMENTO - P.M.C.M.
End.: Rua Sebastião Zaquieu nº84/92 - Catarino - Cardoso Moreira - RJ
Tel.: (22) 2785-1119 / E-mail: planejamento@cardosomoreira.rj.gov.br

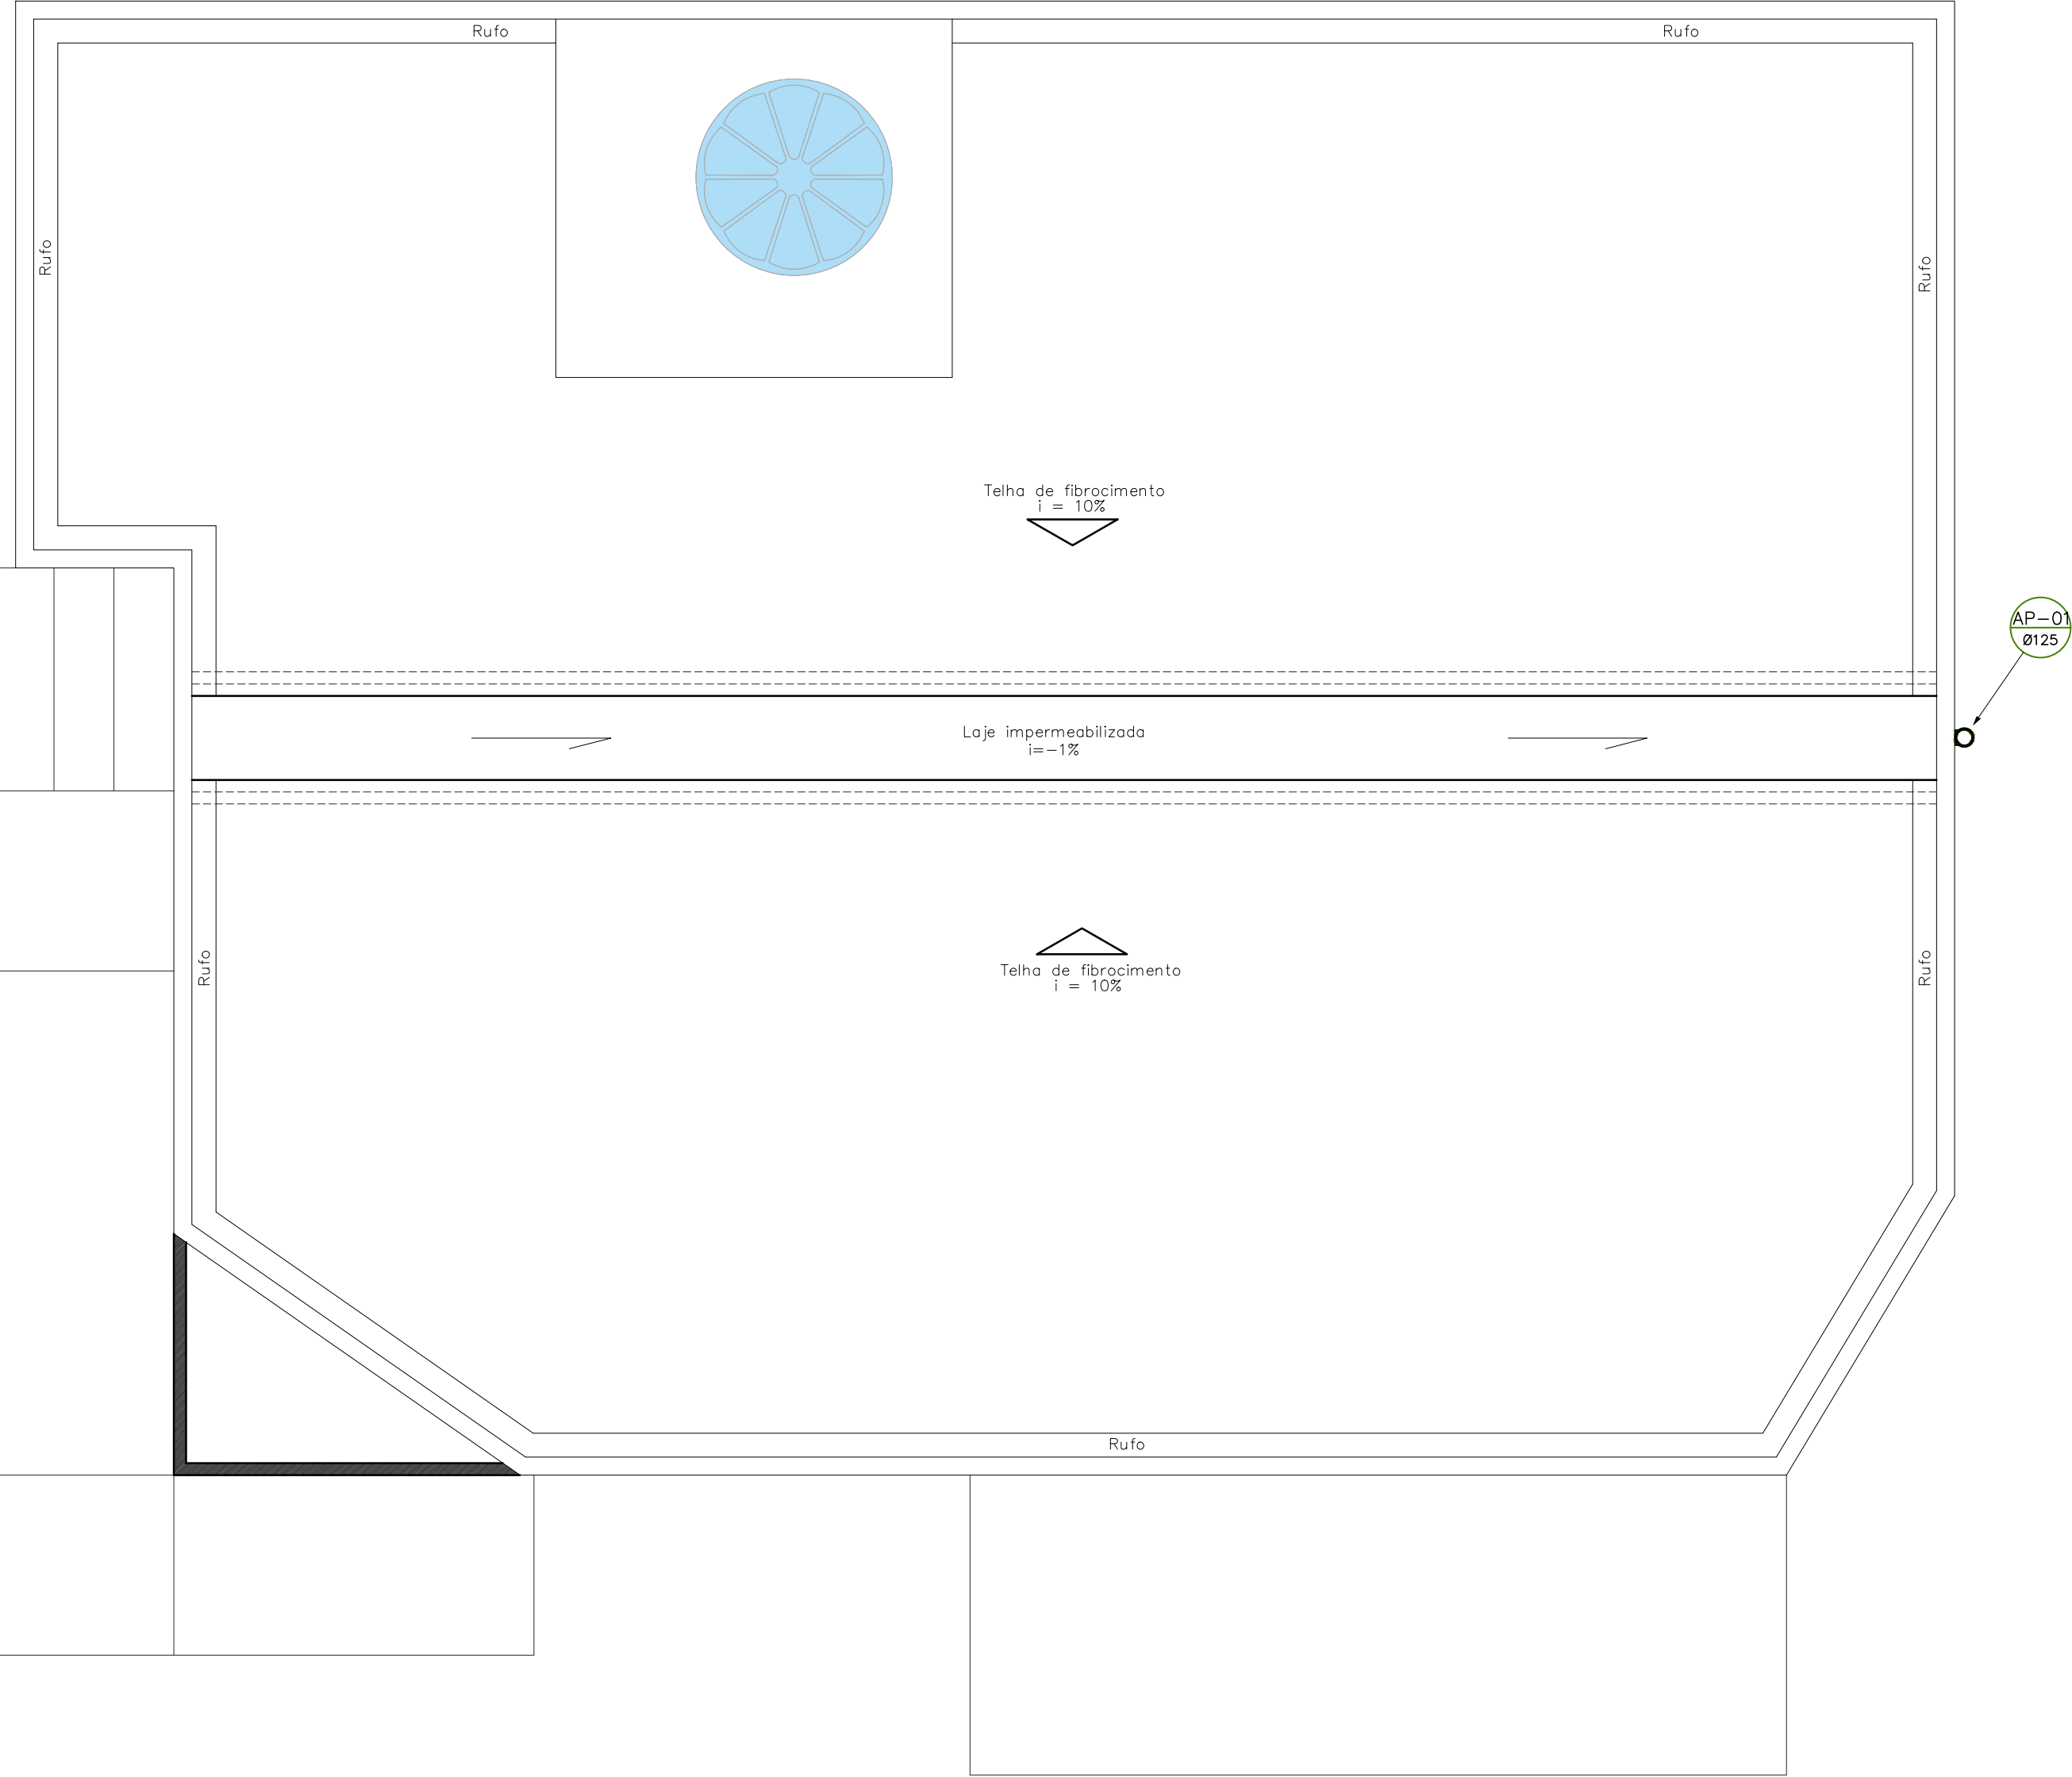

PLANTA DE COBERTURA
ESC. 1:50

DIÂMETRO DOS TUBOS	
TUBO ROSCÁVEL	TUBO SOLDÁVEL (DN)
1 1/2"	40mm ou 1 1/2"
2"	50mm ou 2"
2 1/2"	60mm ou 2 1/2"
3"	75mm ou 3"
4"	100mm ou 4"
5"	125mm ou 5"

LEGENDA	
TQ	TUBO DE QUEDA
TG	TUBO DE GORDURA
AP	COLUNA DE ÁGUAS PLUVIAIS
C.I	CAIXA DE INSPEÇÃO
C.G.I	CAIXA DE GORDURA INDIVIDUAL

Projeto:

Complexo Urbanístico Municipal, situado no Parque de Exposição 31 de Julho, na rua Alice Monção, S/N, Bairro Cachoeiro em Cardoso Moreira

Projeto de Esgoto Sanitário e Águas Pluviais - Central de Monitoramento

Conteúdo da Prancha:

Planta de Cobertura;
Quadro de Diâmetro dos Tubos;
Quadro Legenda.

JEFFERSON
GUILHERME
TEIXEIRA:138834957
43

Assinado de forma digital por JEFFERSON
GUILHERME TEIXEIRA:13883495743
DN: c=BR, o=ICP-Brasil, ou=32215713000169,
ou=Secretaria da Receita Federal do Brasil -
RFB, ou=RFB e CPF A3, ou=(EM BRANCO),
ou=presencial, cn=JEFFERSON GUILHERME
TEIXEIRA:13883495743
Dados: 2021.07.11 19:58:28 -03'00'

Responsável Técnico
Jefferson Guilherme Teixeira
CREA-RJ 2016117817

Revisão:

Desenho:

Maria Lorrham

Escala:

Folha:

Indicada

Data:

Abril / 2021

02/02



PREFEITURA DE
**CARDOSO
MOREIRA**
Nossa Terra, Nossa Gente!

SECRETARIA DE
**PROJETOS E
DESENVOLVIMENTO**

SECRETARIA DE PROJETOS E DESENVOLVIMENTO - P.M.C.M.
End.: Rua Sebastião Zaquieu nº84/92 - Catarino - Cardoso Moreira - RJ
Tel.: (22) 2785-1119 / E-mail: planejamento@cardosomoreira.rj.gov.br