


SETAGEN			
COR N°	COR	PENAL	
1	PRETO	0,1	
2	PRETO	0,2	
3	PRETO	0,2	
4	PRETO	0,2	
5	PRETO	0,2	
6	PRETO	0,2	
7	PRETO	0,1	
8	8	0,05	
9	PRETO	0,1	
10	10	0,2	
11	11	0,2	
20	20	0,2	
30	30	0,2	
40	40	0,2	
44	44	0,2	
77	77	0,2	
80	PRETO	0,2	
90	90	0,2	
130	4	0,2	
140	5	0,2	
152	PRETO	0,2	
220	220	0,2	

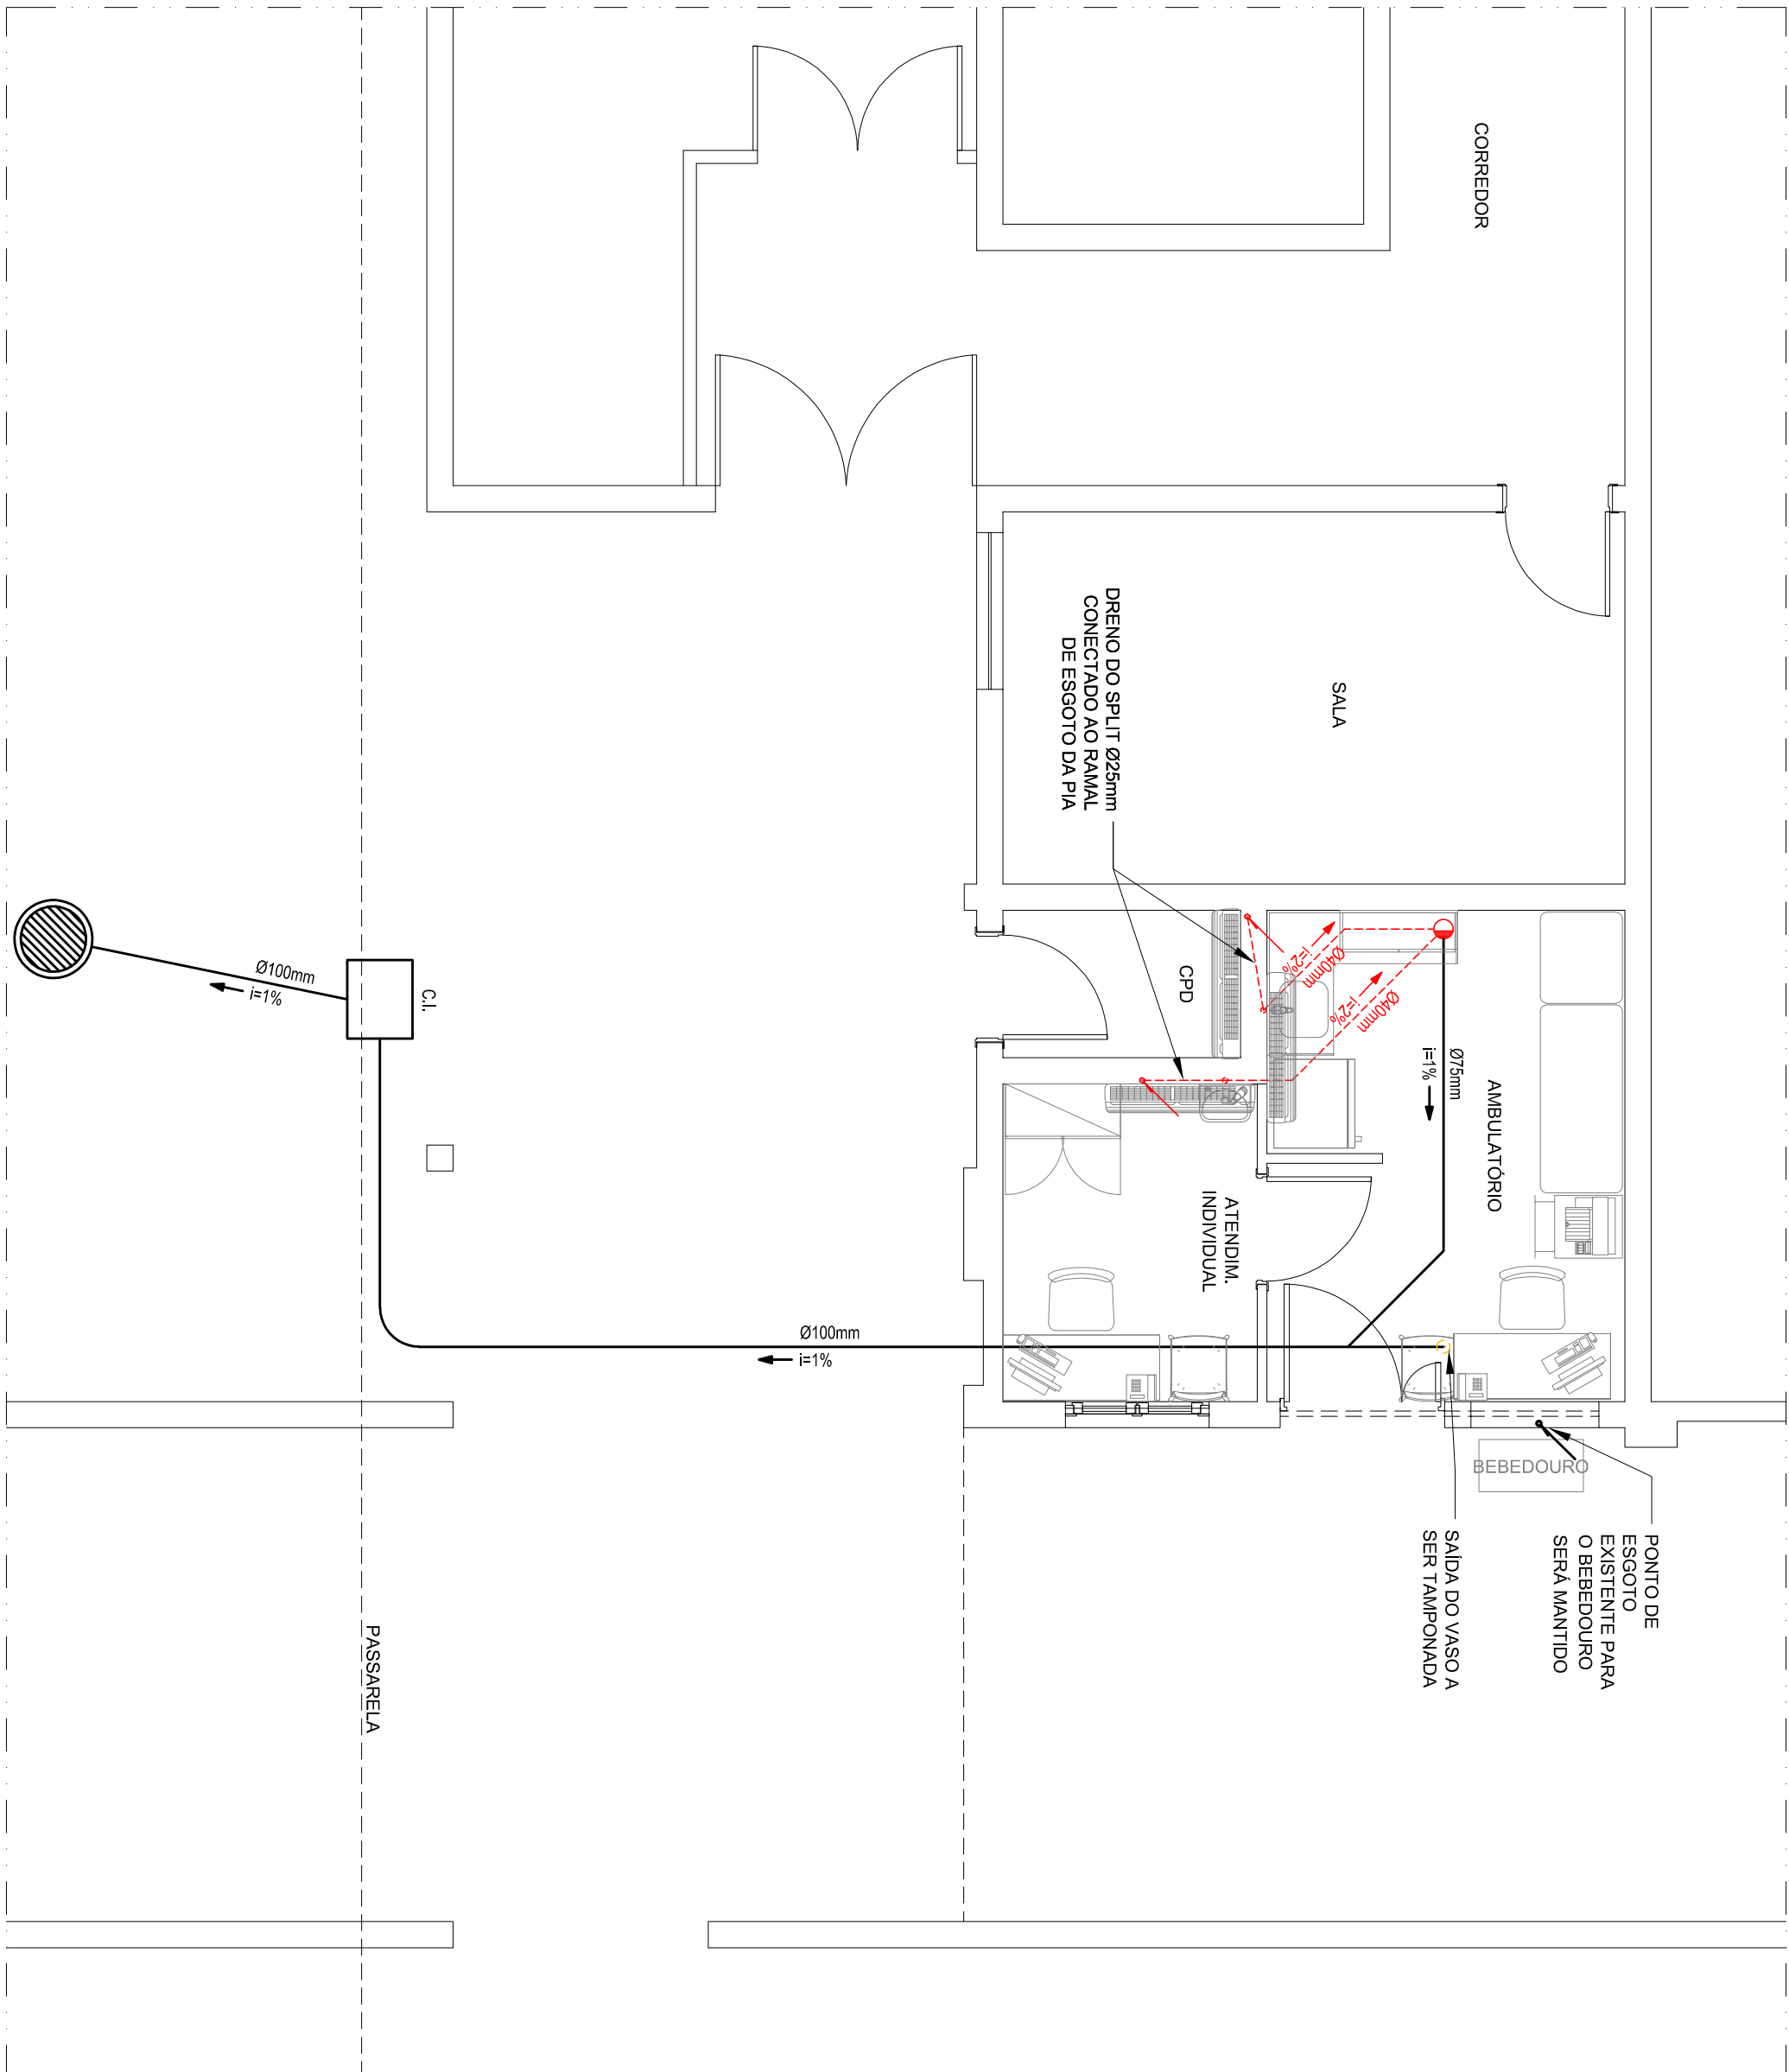

- 085:
1. OS DRENOS DOS SPLITS SERÃO DE PVC MARROM 22mm SE CONECTARÃO A SAÍDA DAS PIA-IMAS PRÓXIMAS, ATRAVÉS DE BUCHA DE REDUÇÃO LONGA 24x22mm;
 2. O DRENO DO SPLIT EXISTENTE NA SALA DO CPD DEVERÁ SER CONECTADO O RAMAL DA PIA;
 3. A SAÍDA DO VASO SANITÁRIO EXISTENTE SERÁ TAMPONADA;
 4. A DRENO DO FLUXO DO RALO SIFONADO EXISTENTE NÃO FOU IDENTIFICADA.

1 PLANTA BAIXA
ESCALA 1:50

LEGENDA DE ESGOTO			
TUBULAÇÕES		CAIXAS	
SÍMBOLO	DESCRIÇÃO	SÍMBOLO	DESCRIÇÃO
	ESGOTO PRIMÁRIO		RALO SIFONADO
	ESGOTO SECUNDÁRIO		RALO SIFONADO COM TAMPA CEGA
	VENTILAÇÃO		RALO SECO QUADRADO
	ÁGUAS PLUVIAIS		RALO SECO REDONDO
	TUBO DE QUEDA		CAVA DE INSPEÇÃO
	TUBO DE GORDURA		CAVA SIFONADA
	TUBO SECUNDÁRIO		CAVA DE GORDURA
	COLUNA DE VENTILAÇÃO		CAVA DE GORDURA ESPECIAL
	DESCIDA DE ÁGUA PLUVIAL		POÇO DE VISTA
	SOBE		CAVA DE ÁREA
	DESCE		GRELHA
	TUBO OPERCULADO		

ALTURA DOS PONTOS DE ESGOTO		
LEGENDA	DESCRIÇÃO	ALTURA
LAV	LAVATÓRIO	0,50 m
MIC	MIC TÓRIO	0,60 m
TO	TANQUE	0,60 m
PIA	PIA DE COZINHA OU COPA	0,50 m

Nº	MODIFICAÇÃO	DESENHO	DATA	VISTO

Revisões	
Aprovação do responsável pela unidade e/ caminho:	
	Data:

UNIVERSIDADE DO ESTADO DO RIO DE JANEIRO

PREFEITURA DOS CAMPI / DAENG

Obra:

FFP - BLOCO B - 1º PAVIMENTO

Unidade:

ESPAÇO SAÚDE

Projeto:

INSTALAÇÃO DE ESGOTO

Assintra:

PLANTA BAIXA

Projeto por:

DINST

Prancha:

01/01

Escala:

INDICADA

Data:

26/08/2025

Desenhista:

FABIO

FFP ESG 16