



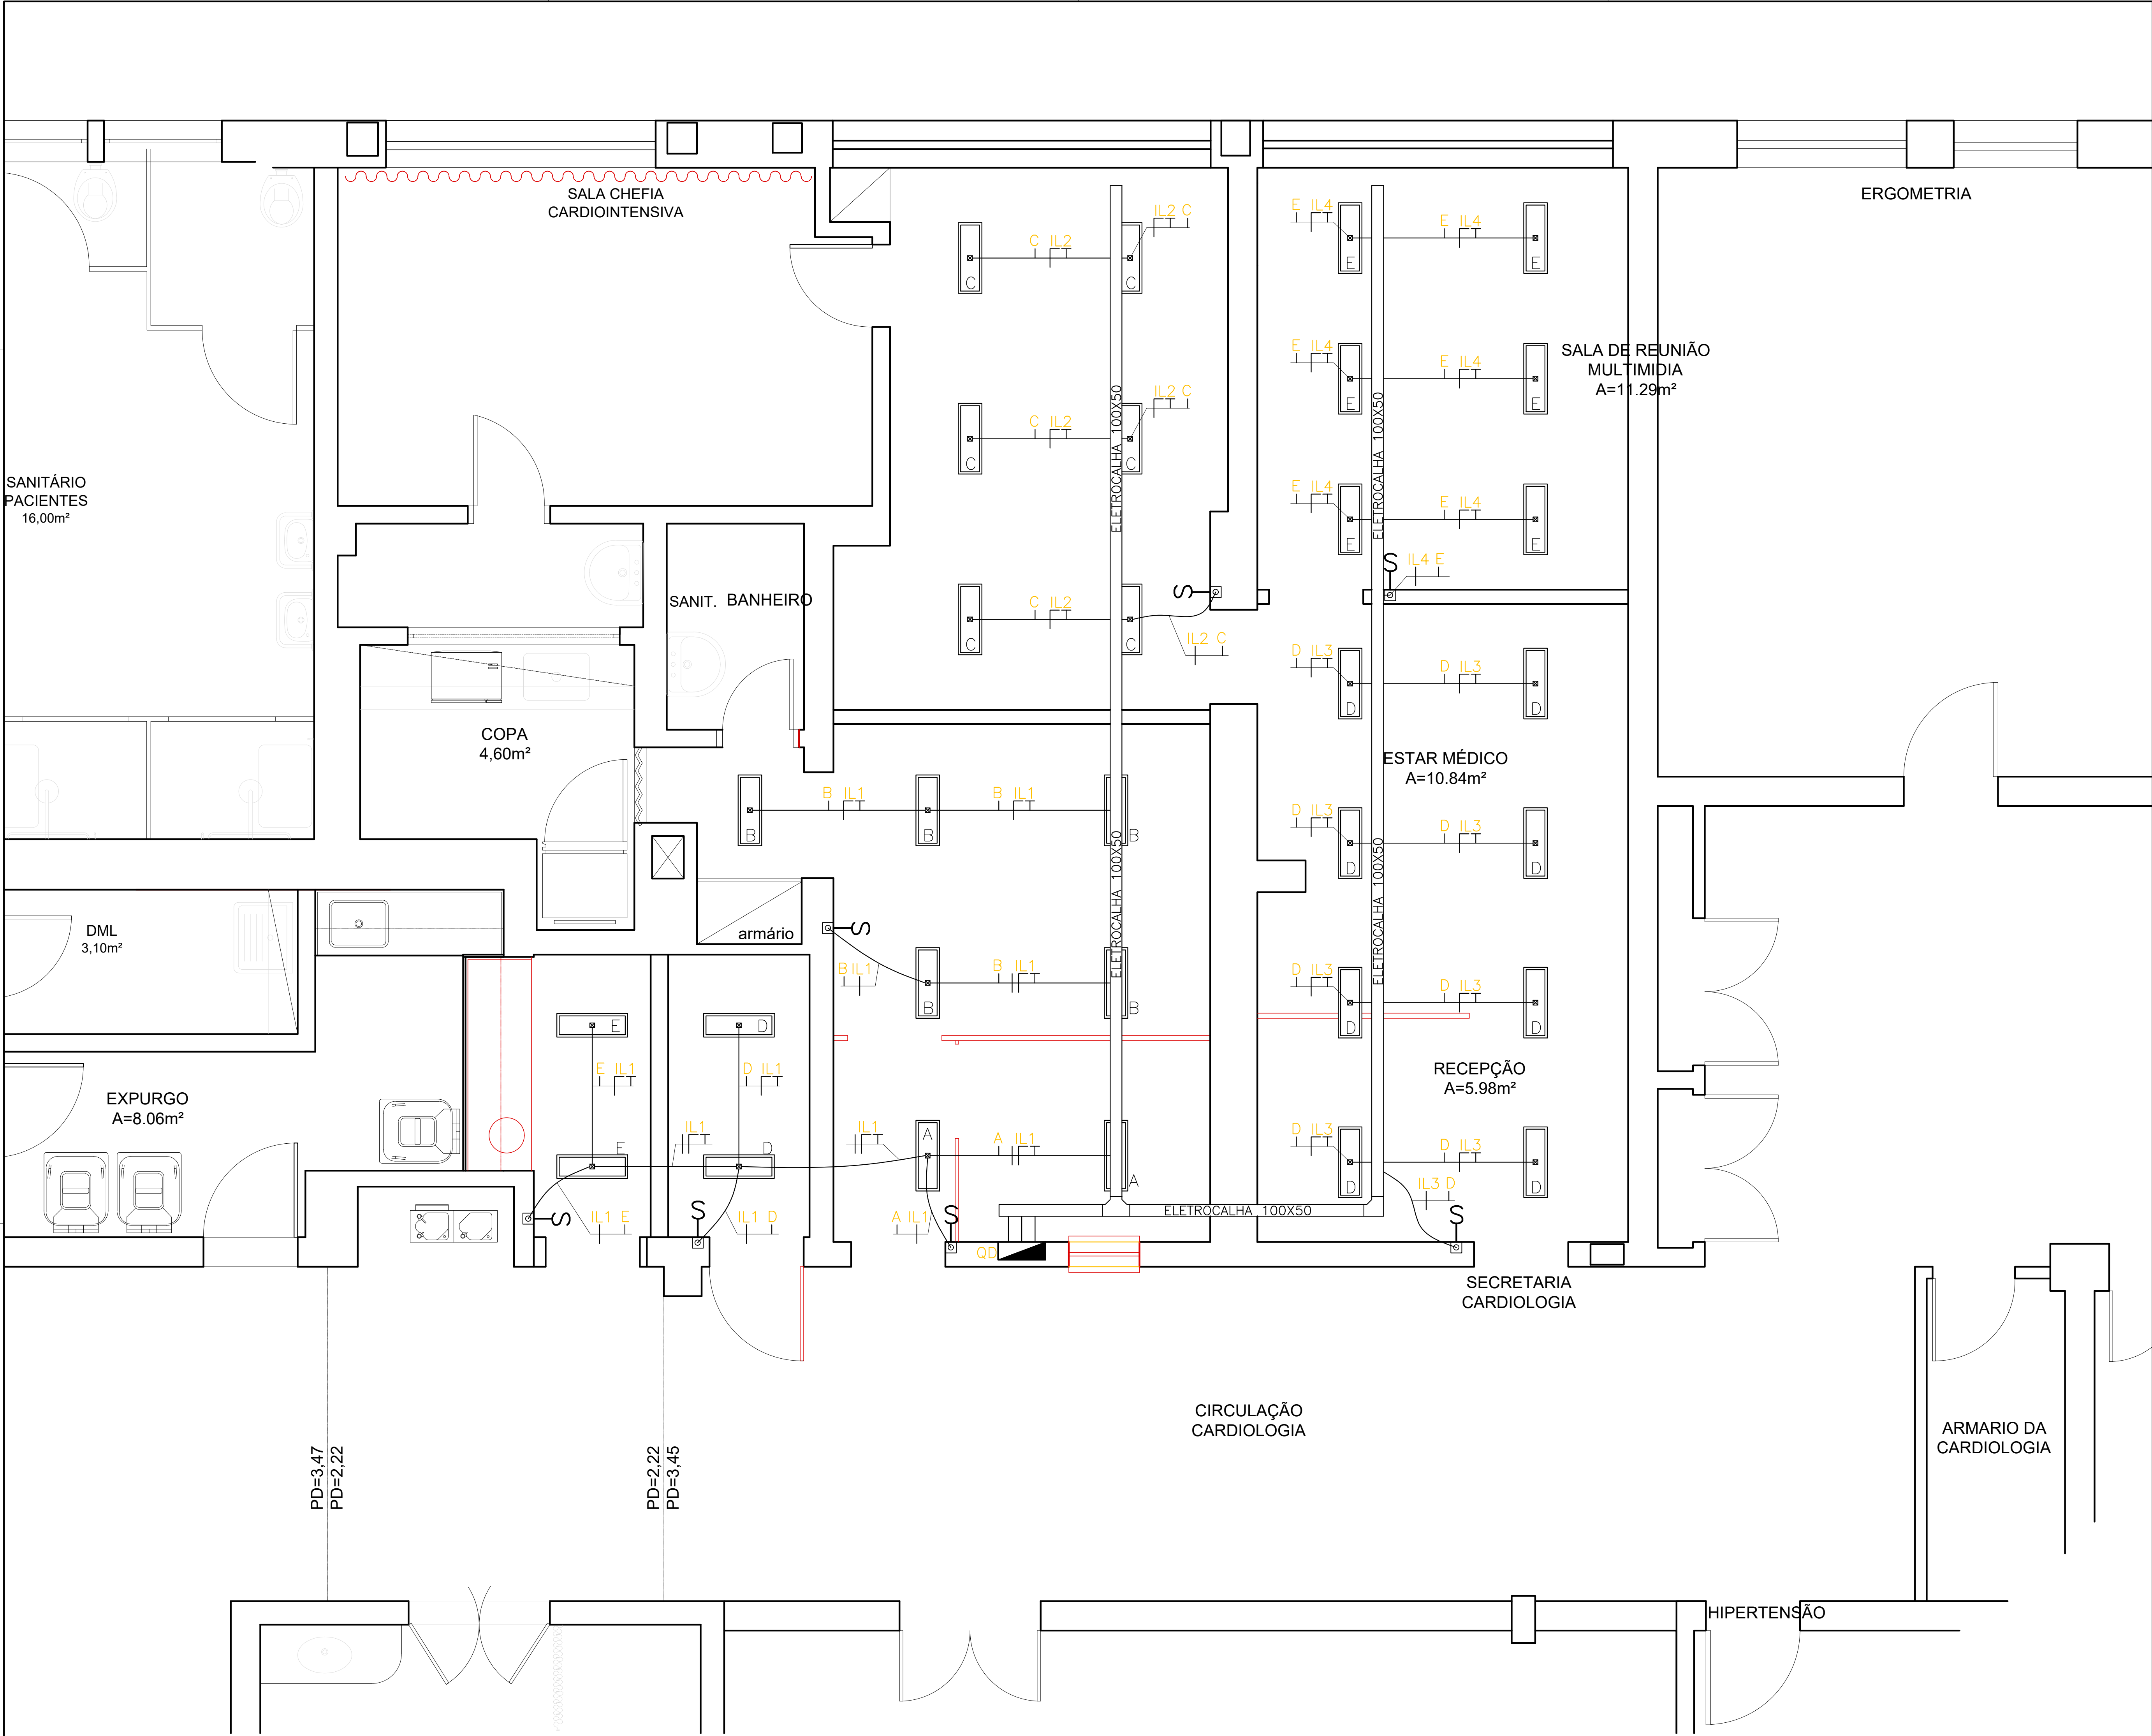

01 PLANTA BAIXA - ELÉTRICA
ESCALA: 1/25

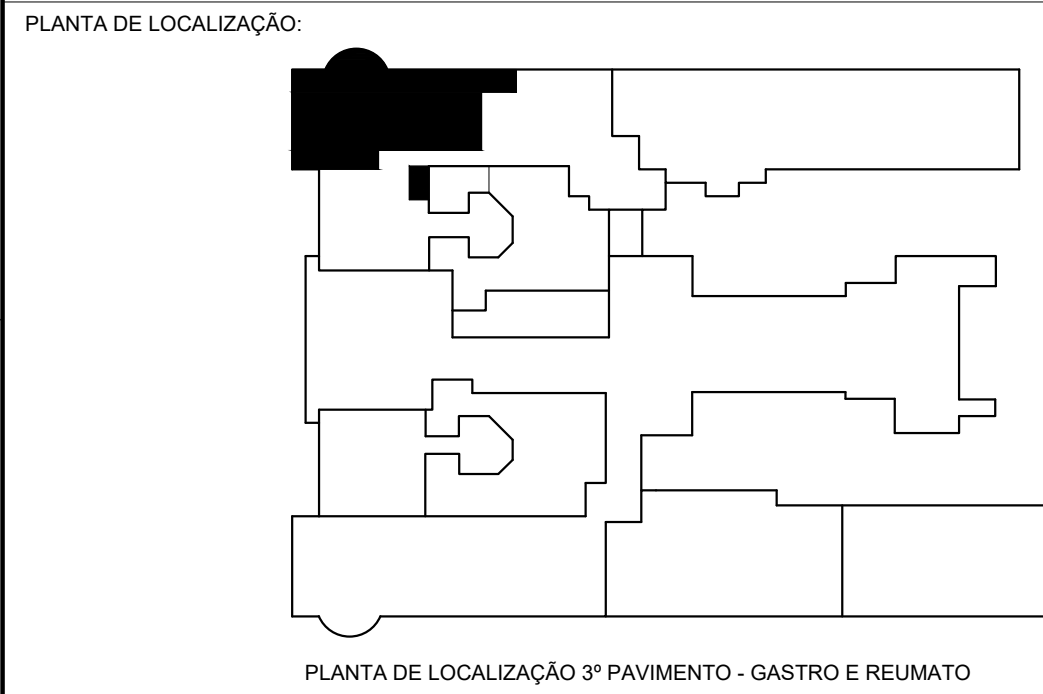

01				
02				
03				
04				
05				
06				
07				
08				
09				
10				
11				
12				
13				
14				
15				
16				
17				
18				
19				
20				
21				
22				
23				
24				

Revisões				
Aprovação do responsável pela Unidade e/ou cliente:		Data:		

UERJ-HUPE
HOSPITAL
UNIVERSITÁRIO
PEDRO ERNESTO

SEPAC
SECRETARIA CARDIOLOGIA

SERVIÇO DE ELABORAÇÃO DE PROJETOS
E ACOMPANHAMENTO DE CONTRATOS
Tel.: (21)2868-8209 - (21)2868-8252
e-mail: sepac@hupe.uerj.br

Av. 28 de setembro,
77 - Vila Isabel
Rio de Janeiro - RJ
Cep: 20.551-030

ESCALA: INDICADA


DESENHO:

APROVADO:


DATA: AGO/24

REVISÃO: XX

FRANCHA: 1/4


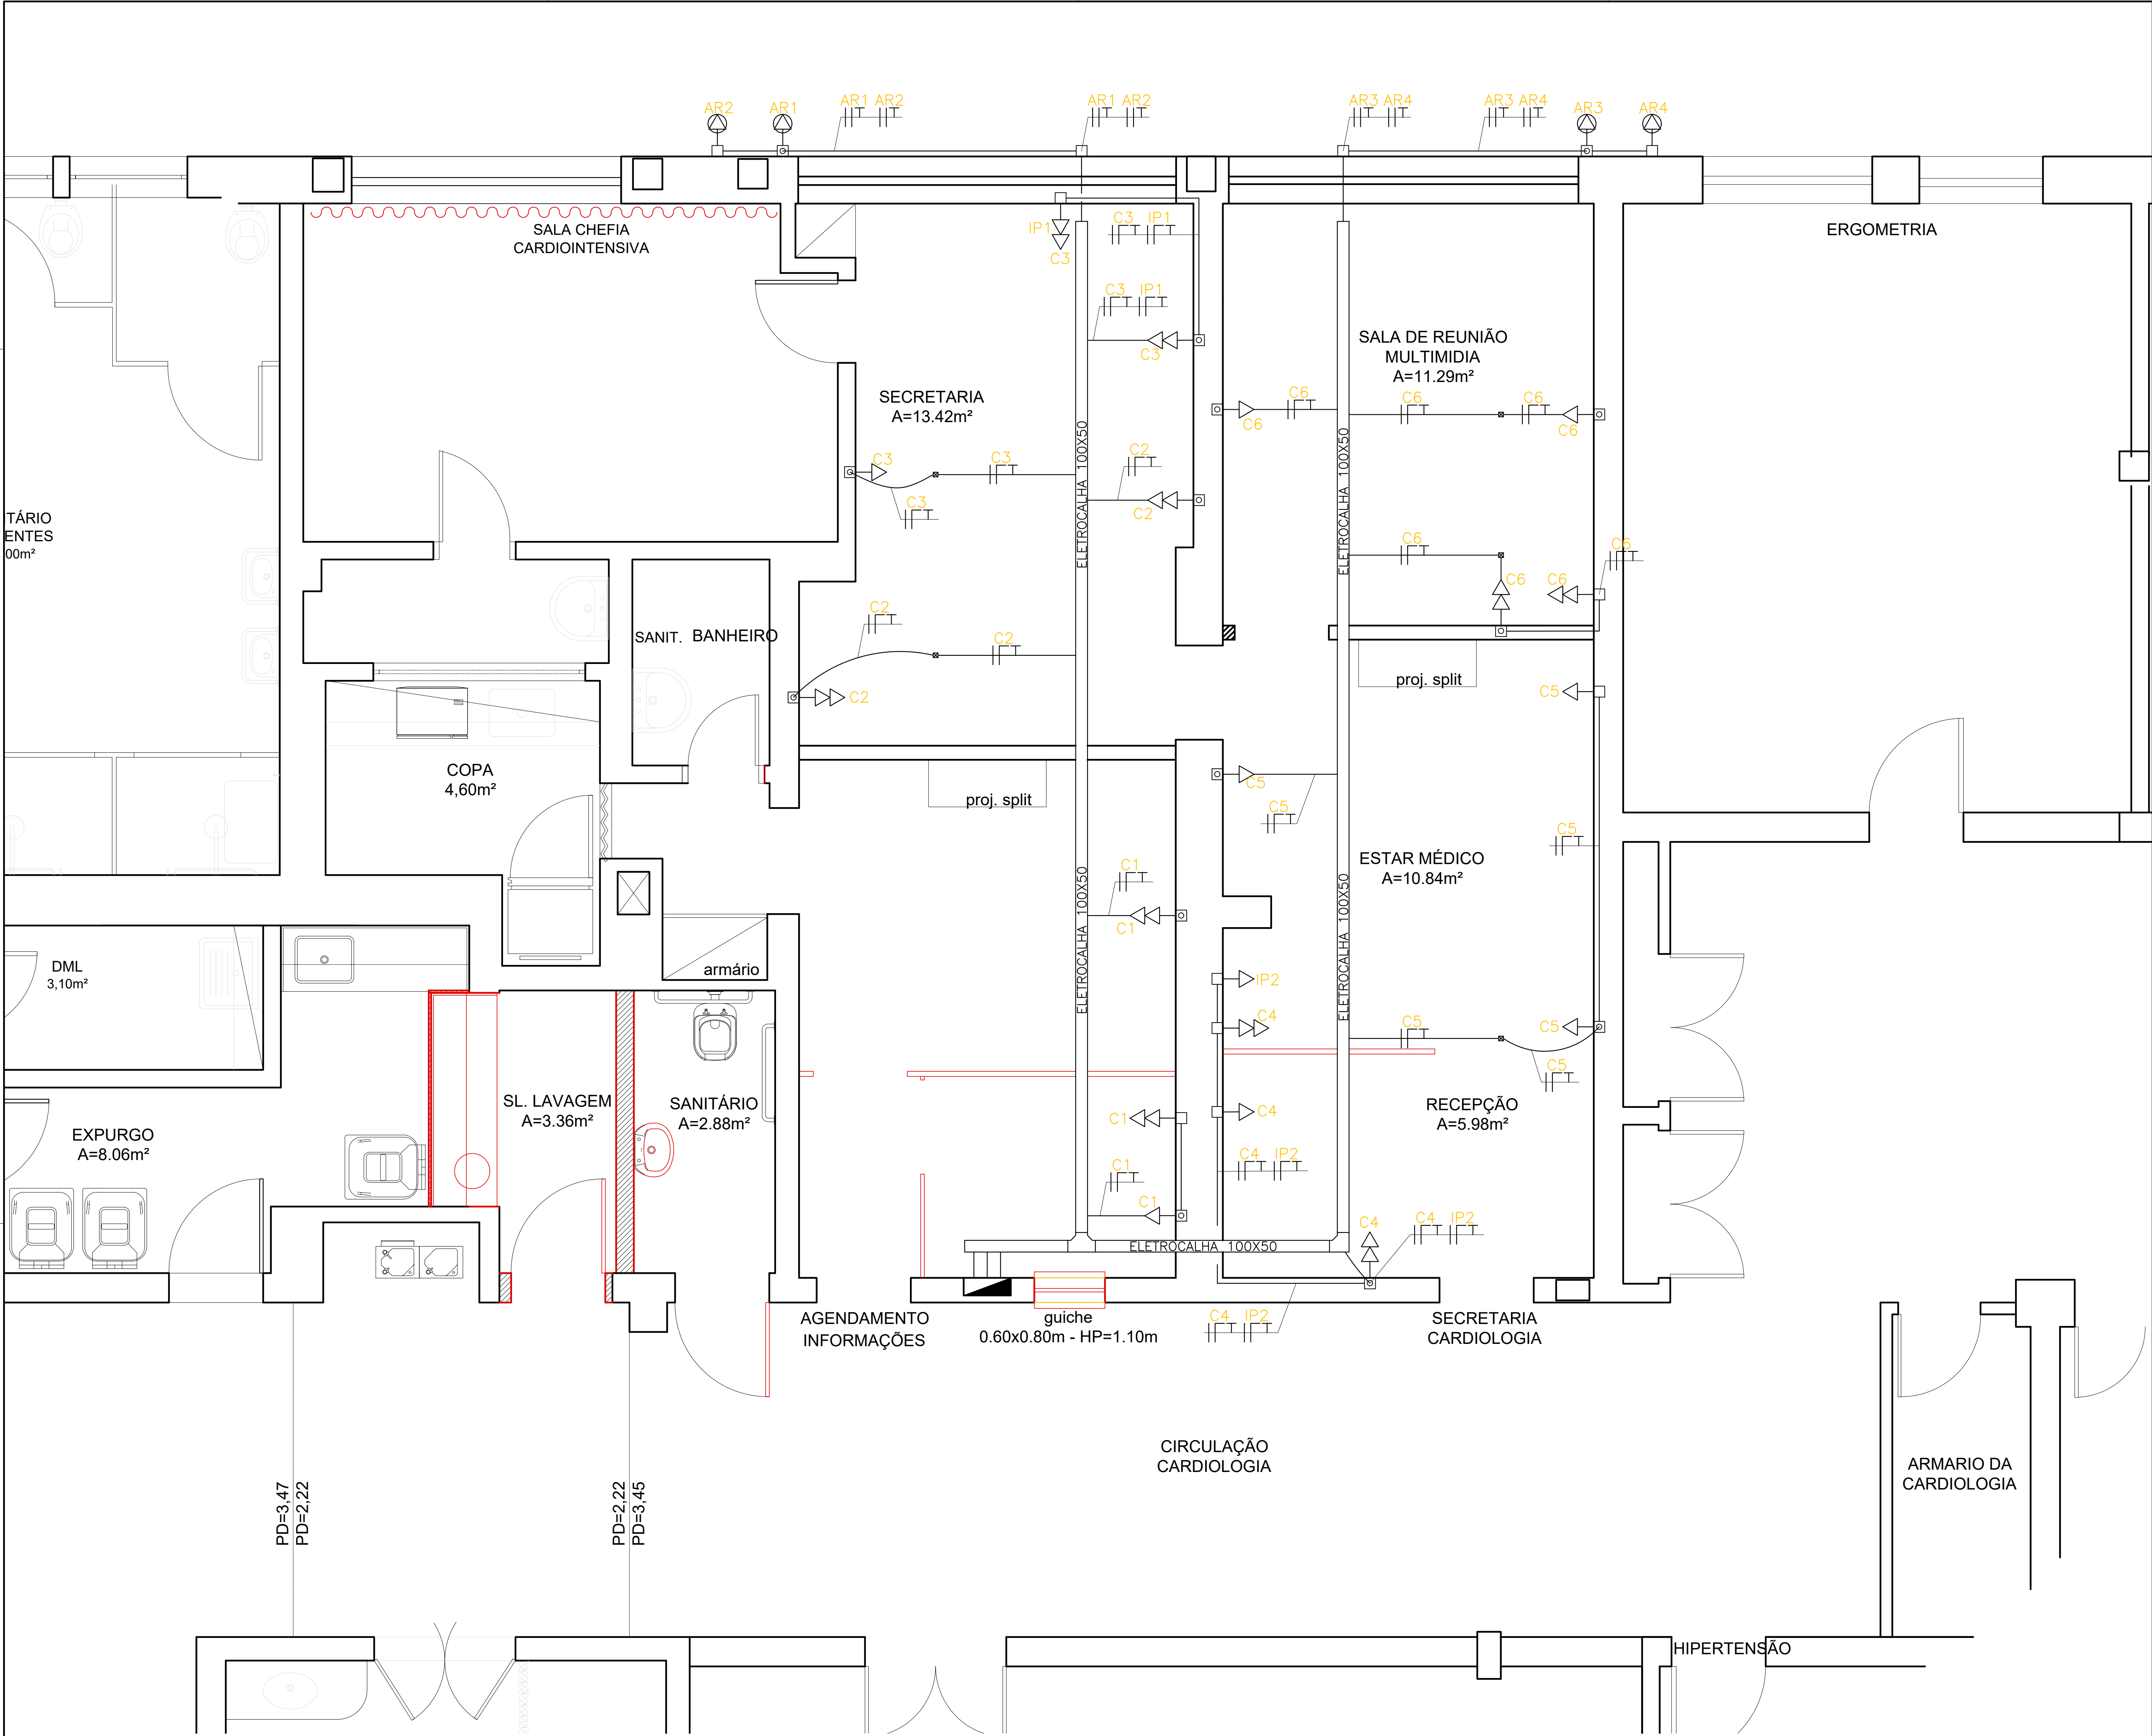


01 PLANTA BAIXA - ELÉTRICA
ESCALA: 1/25

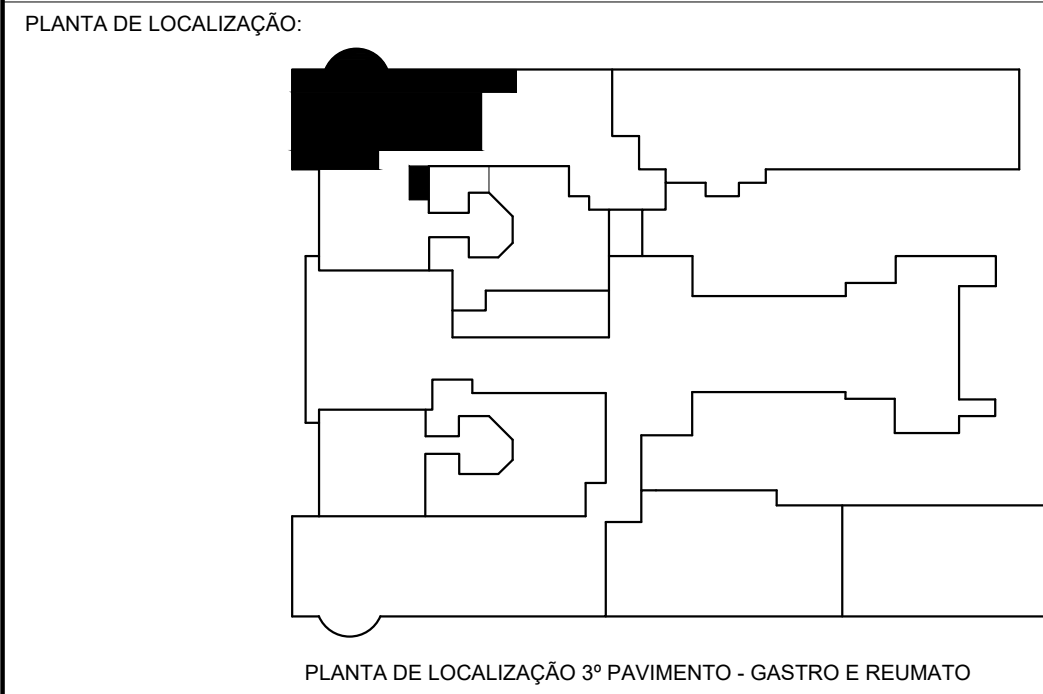

01				
02				
03				
04				
05				
06				
07				
08				
09				
10				
11				
12				
13				
14				
15				
16				
17				
18				
19				
20				
21				
22				
23				
24				

Revisões		Data:	
Aprovação do responsável pela Unidade e/ou cliente:			
HOSPITAL UNIVERSITÁRIO PEDRO ERNESTO		SERVIÇO DE ELABORAÇÃO DE PROJETOS E ACOMPANHAMENTO DE CONTRATOS	
Av. 28 de setembro, 77 - Vila Isabel, Rio de Janeiro - RJ		Tel.: (21) 2868-8209 - (21) 2868-8252	
Cep: 20.551-030		e-mail: sepac@hupar.ufrj.br	
ESCALA: INDICADA	DESENHO: INDICADA	APROVADO: AGO/24	REVISÃO: XX
FRANCA: 3/4			PROJETO Nº: 2024.01.001

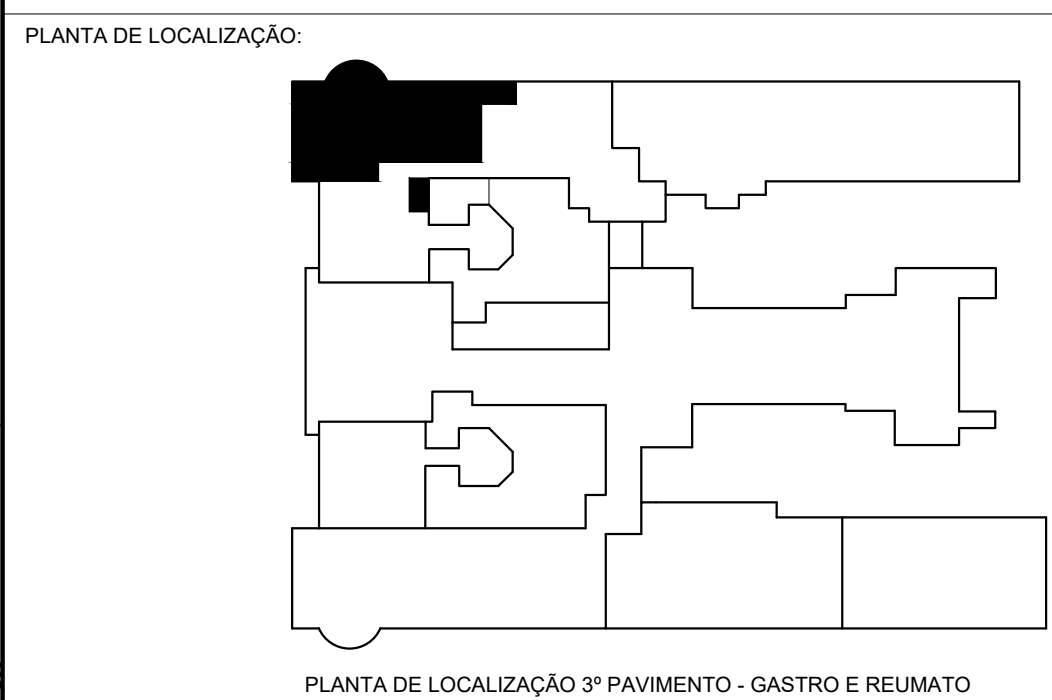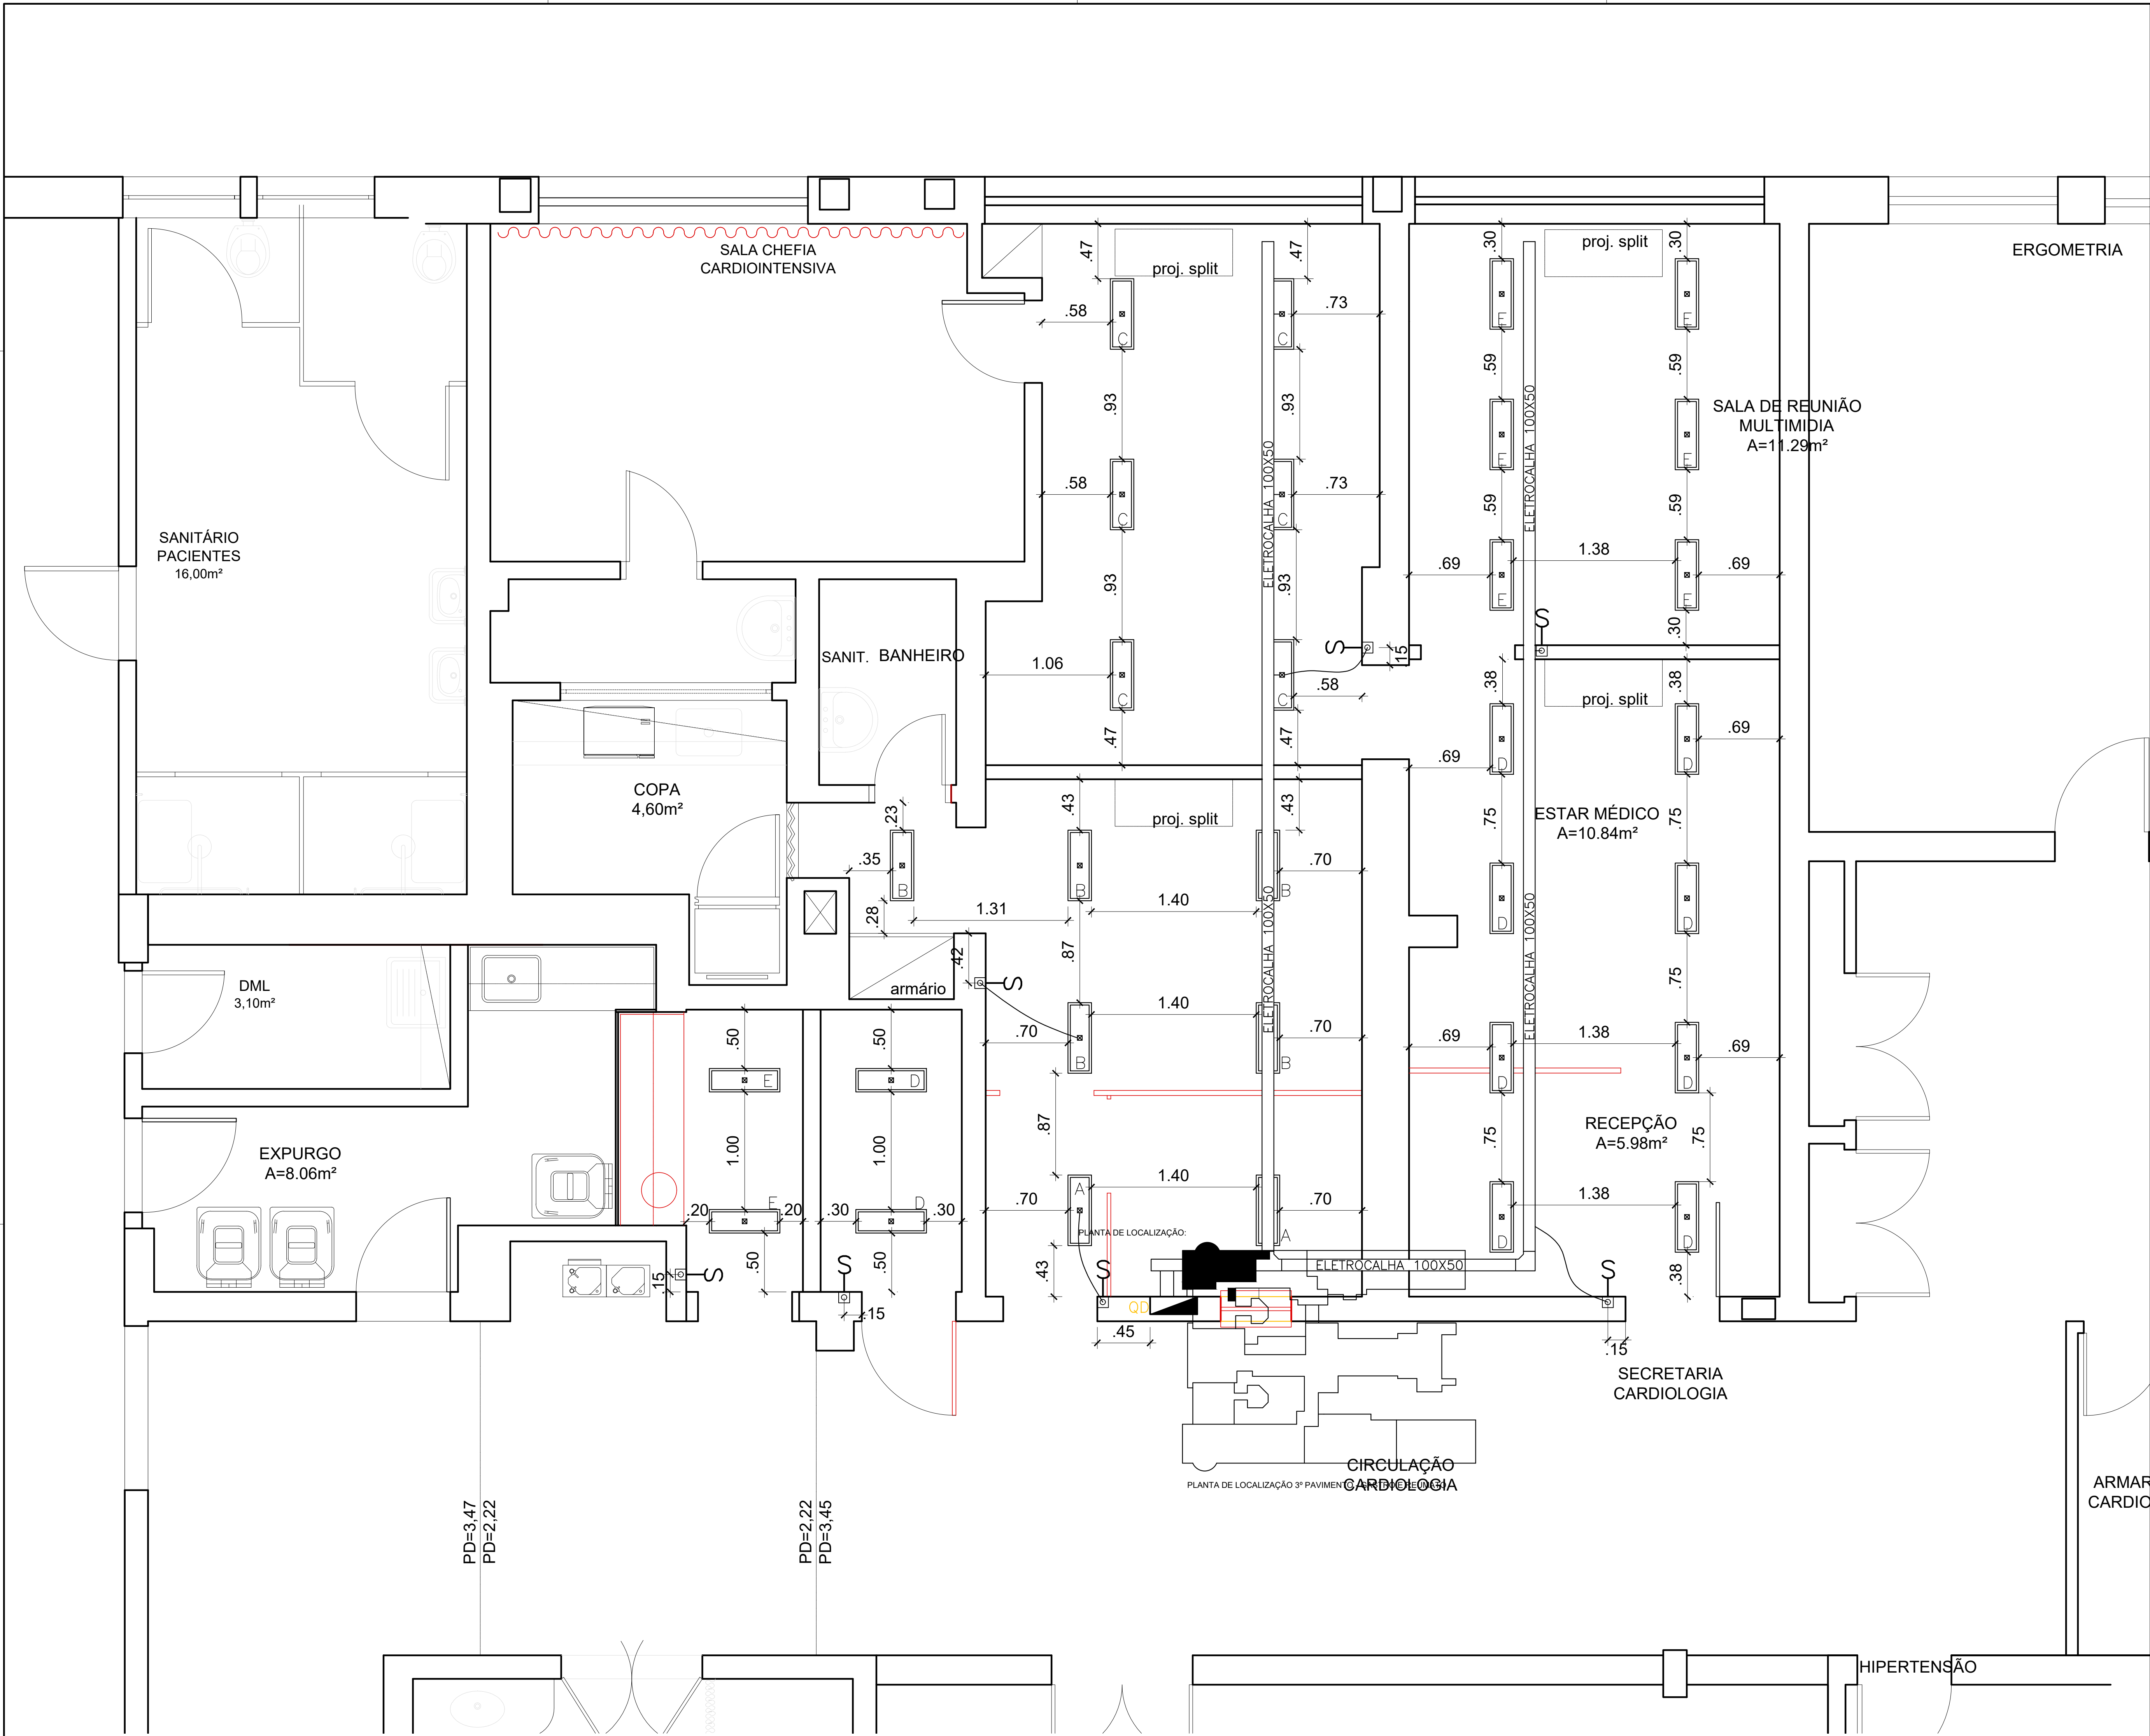

01 PALNTA BAIXA - ELÉTRICA
ESCALA: 1/25

03				
02				
01				
00	EMISSÃO INICIAL	YURI	29/08/2024	
Nº	Modificação:	Desenho:	Data	Visto

Revisões

Aprovação do responsável pela Unidade o/ cambio: _____ Data: _____

UERJ-HUPE
HOSPITAL
UNIVERSITÁRIO
PEDRO ERNESTO

SEPAC
SECRETARIA CARDIOLOGIA

SERVIÇO DE ELABORAÇÃO DE PROJETOS
E ACOMPANHAMENTO DE CONTRATOS
Tel.: (21)2868-8209 - (21)2868-8252
e-mail: sepac@hupe.uerj.br

Av. 28 de setembro,
77 - Vila Isabel
Rio de Janeiro - RJ
Cep: 20.551-030

PROJETO ELÉTRICA - ILUMINAÇÃO

FRANCHA:
2/4

ESCALA	DESENHO	APROVADO	DATA	REVISÃO
INDICADA			AGO/24	XX

Cores: Penas: Cor

01	0.10	7
02	0.30	7
03	0.30	7
04	0.10	7
05	0.80	12
06	0.60	7
07	0.10	7
08	0.05	7
09	0.10	7
10	0.10	7
11	0.05	7
12	0.20	12
30	0.30	40
40	0.40	40
50	0.10	7
84	0.10	84
254	0.05	254

Corez. Penaz. Cor		
01	0.10	7
02	0.20	7
03	0.30	7
04	0.10	7
05	0.60	12
06	0.60	7
07	0.10	7
08	0.05	7
09	0.10	7
10	0.10	7
11	0.05	7
12	0.20	12
30	0.30	40
40	0.40	40
50	0.10	7
84	0.10	84
254	0.05	254

	Corez.	Penas.	Cor
01	0.10	7	
02	0.20	7	
03	0.30	7	
04	0.10	7	
05	0.60	12	
06	0.60	7	
07	0.10	7	
08	0.05	7	
09	0.10	7	
10	0.10	7	
11	0.05	7	
12	0.20	12	
30	0.30	40	
40	0.40	40	
50	0.10	7	
84	0.10	84	
254	0.05	254	