


PROJETO DE INSTALAÇÃO DE CAMERAS

CAMERA DE SEGURANÇA E MONITORAMENTO
3 CAMERAS

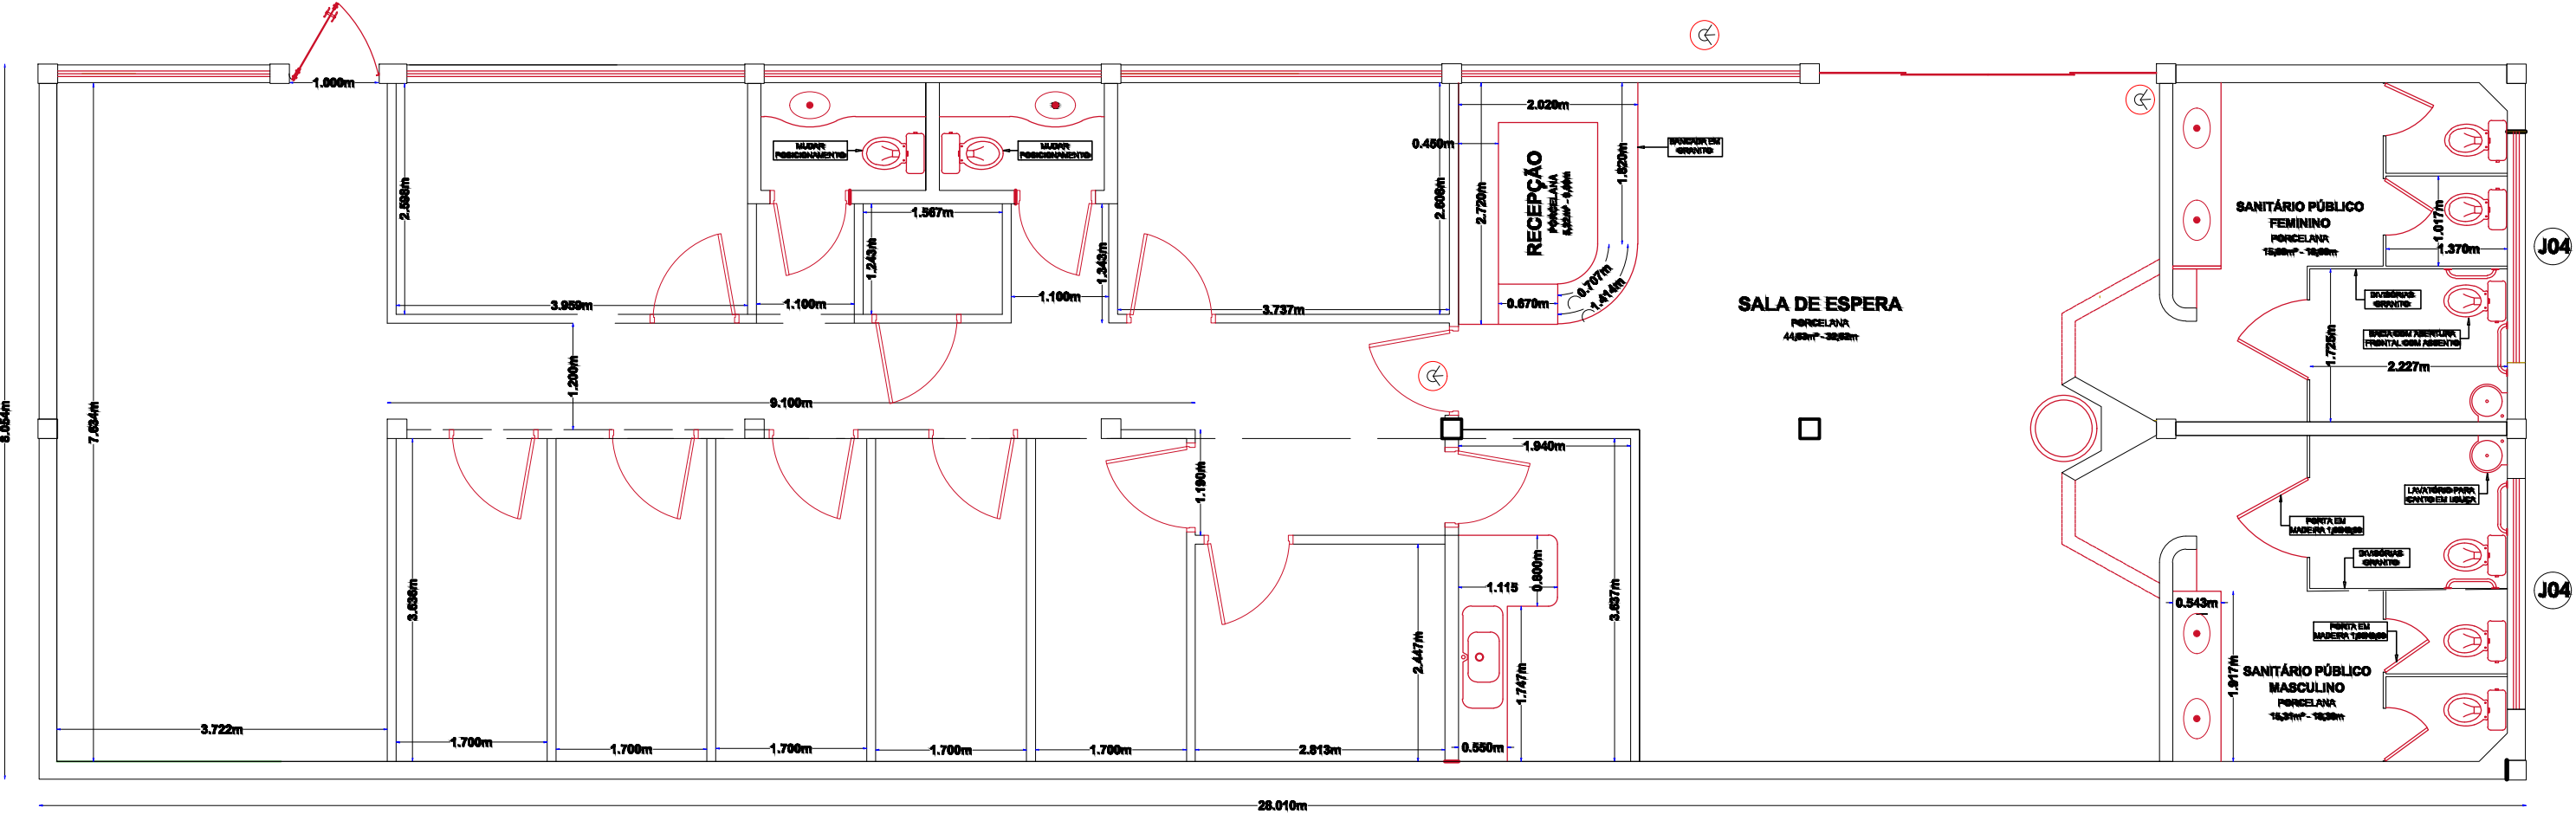

PLANTA BAIXA
ESCALA 1:50