

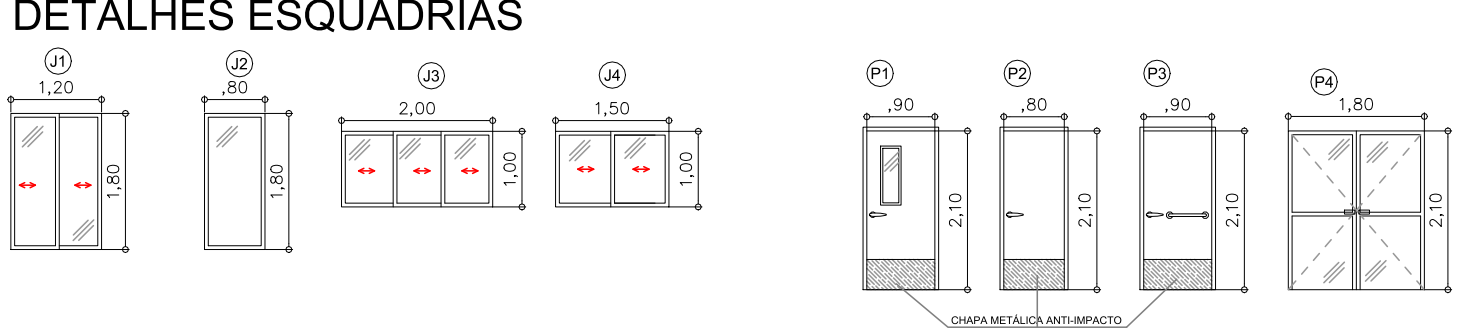
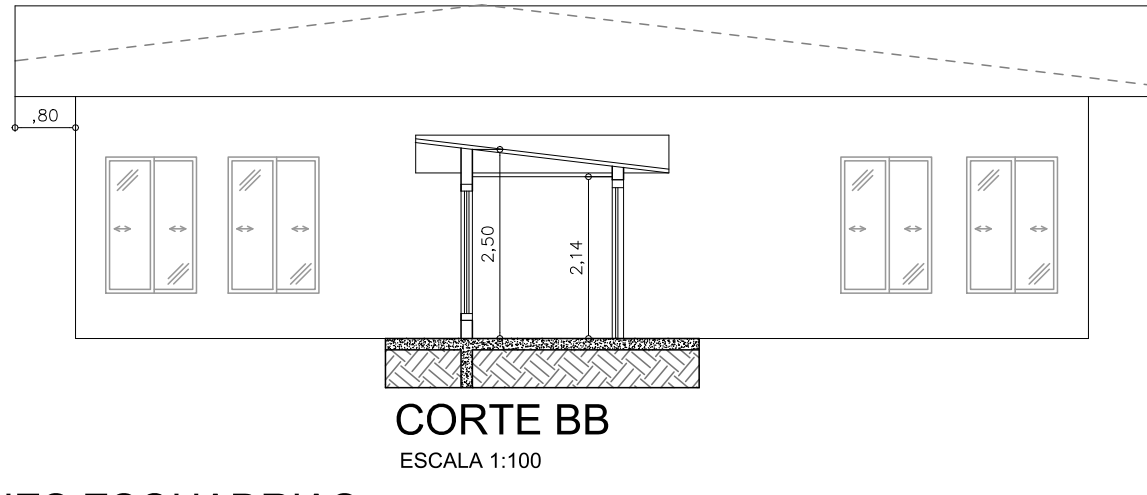


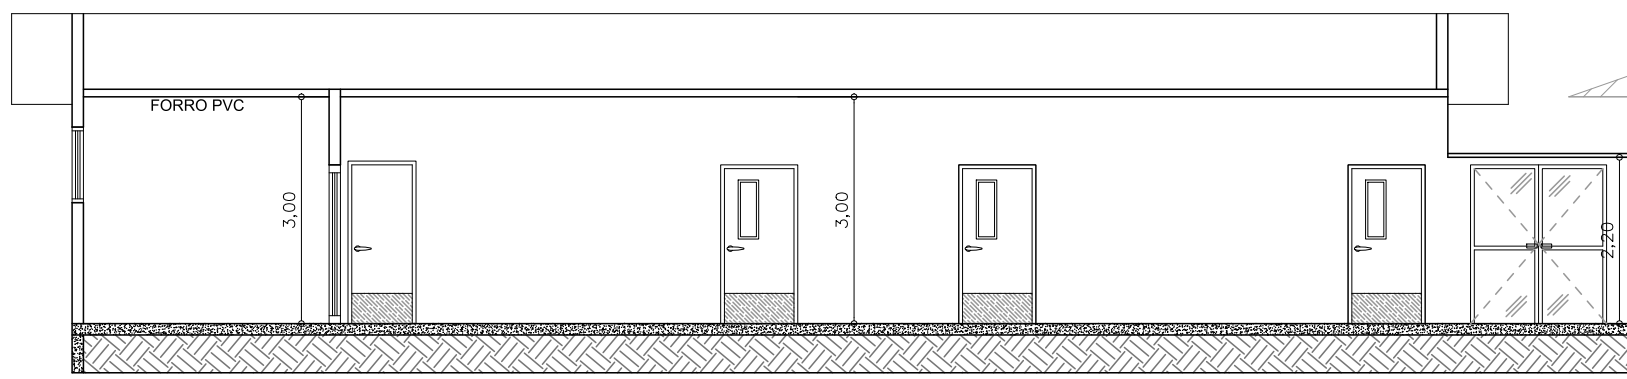

COD.	QTD.	LARGURA (CM)	ALTURA (CM)	PERFIL (CM)	MODELO	VIDRO
J1	22	120	180	60	CORRER 2 FOLHAS	TRANSLUCIDO
J2	3	80	180	60	VIDRO FIXO	JATEADO E TRANSLUCIDO
J3	2	200	180	180	CORRER 3 FOLHAS MÓVEIS	JATEADO
J4	1	150	180	180	CORRER 2 FOLHAS MÓVEIS	JATEADO
P1	5	90	210	-	PORTA DE ABRIR 1 FOLHA COM VISOR E CHAPA METÁLICA	TRANSLUCIDO
P2	3	80	210	-	PORTA DE ABRIR 1 FOLHA COM CHAPA METÁLICA	-
P3	1	90	210	-	PORTA DE ABRIR 1 FOLHA COM CHAPA METÁLICA E BARRA METÁLICA PARA PVC	-
P4	1	180	210	-	PORTA DE ABRIR 2 FOLHAS COM VIDRO	TRANSLUCIDO

IMPLANTAÇÃO ESC. 1:200 RUA ELISEU TADEU DE GODOI

FACHADA ESCALA 1:100

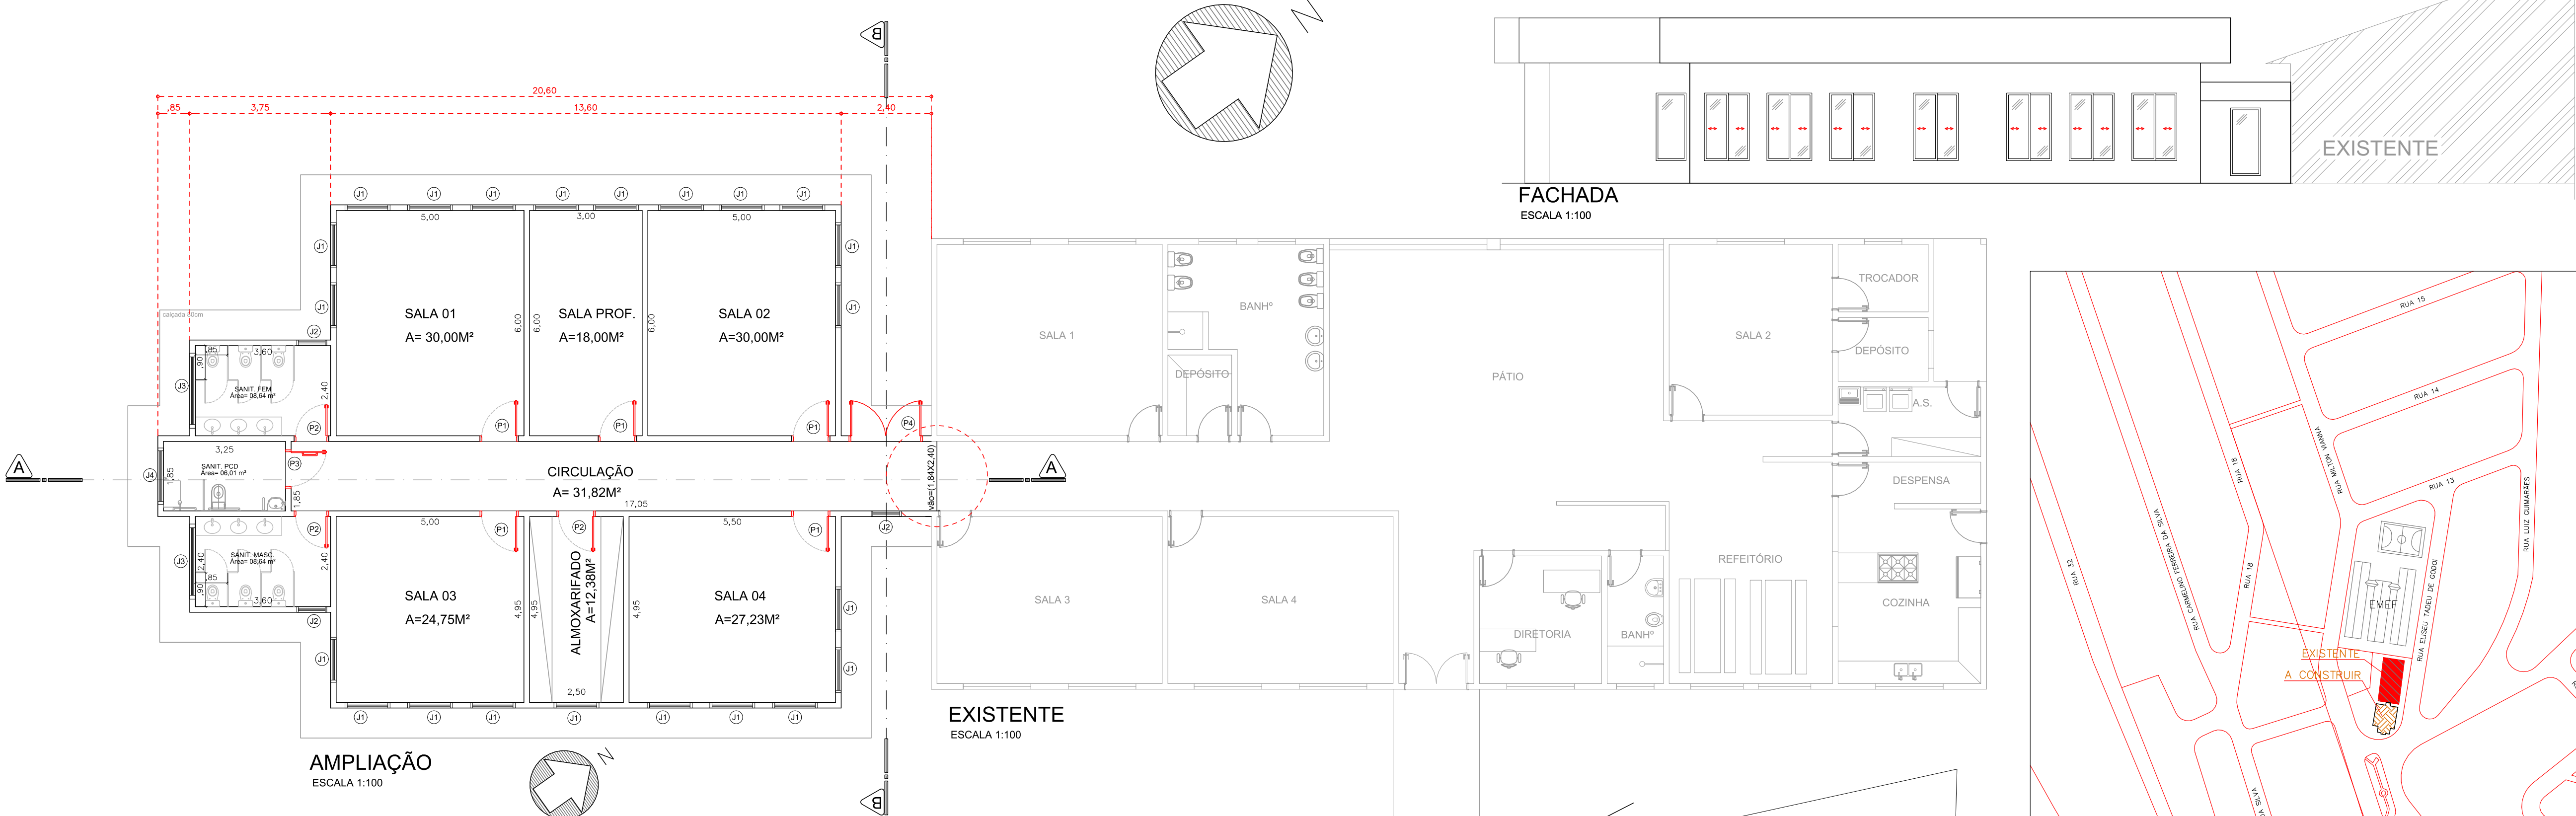

QUADRO DE QUANTITATIVOS -			
ITEM	UNIDADE	QUANTIDADE	DESCRIÇÃO
ÁREA AMPLIAÇÃO	m²	216,42	4 SALAS DE AULAS, SALA PROFESSORES, ALMOXARIFADO E SANITÁRIOS

NOTA
ESTE DOCUMENTO É DE PROPRIEDADE DA PREFEITURA MUNICIPAL E NÃO PODE SER REPRODUZIDO OU USADO PARA QUALQUER FINALIDADE DIFERENTE DAQUELA PARA A QUAL ESTÁ SENDO FORNECIDO.

ENG.ª ROSE REGINA NOVAES MINGOTTI
Secretária Municipal de Obras e Urbanismo

IDIVALDO CIRINO FRANCO
CREA Nº 5060435551
Responsável Técnico

PREFEITURA MUNICIPAL DE JARINU-SP

LOCAL: CRECHE ESCOLÁSTICA SOARES - RUA ELISEU TADEU DE GODOI S/Nº

BAIRRO: VILA PRIMAVERA CIDADE: JARINU

INTERVENÇÃO: AMPLIAÇÃO DE 04 SALAS, SALA PROFESSORES, ALMOXARIFADO E SANITÁRIOS

ETAPA: PROJETO EXECUTIVO DE EDIFICAÇÃO ESC.: 1/100 E 1/200

CONTEÚDO: PLANTA BAIXA - CORTES - DETALHES - COBERTURA - FACHADA E CROQUI DE LOCALIZAÇÃO

RESPONSÁVEL TÉCNICO: Idivaldo Cirino Franco CREA: 5060435551

DESENHO: Idivaldo Cirino Franco ESCALA: INDICADA DATA: 10/06/2024 ART RESPONSÁVEL TÉCNICO: 2620241316/052

01/01

Revisão 03

LEGENDA

LUMINÁRIA FLUORESCENTE 2X40W

ILUMINAÇÃO DE EMERGÊNCIA

INTERRUPTOR SIMPLES

TOMADA BAIXA 2P+T


TOMADA ALTA 2P+T (H=3,00M)

PONTO DE INFORMÁTICA

INTERRUPTOR PARALELO

QUADRO DE DISTRIBUIÇÃO

DISTRIBUIÇÃO DE PONTOS DE ILUMINAÇÃO, QUADRO DE DISTRIBUIÇÃO,
TOMADAS ELÉTRICAS, PONTOS DE REDE E INTERRUPTORES

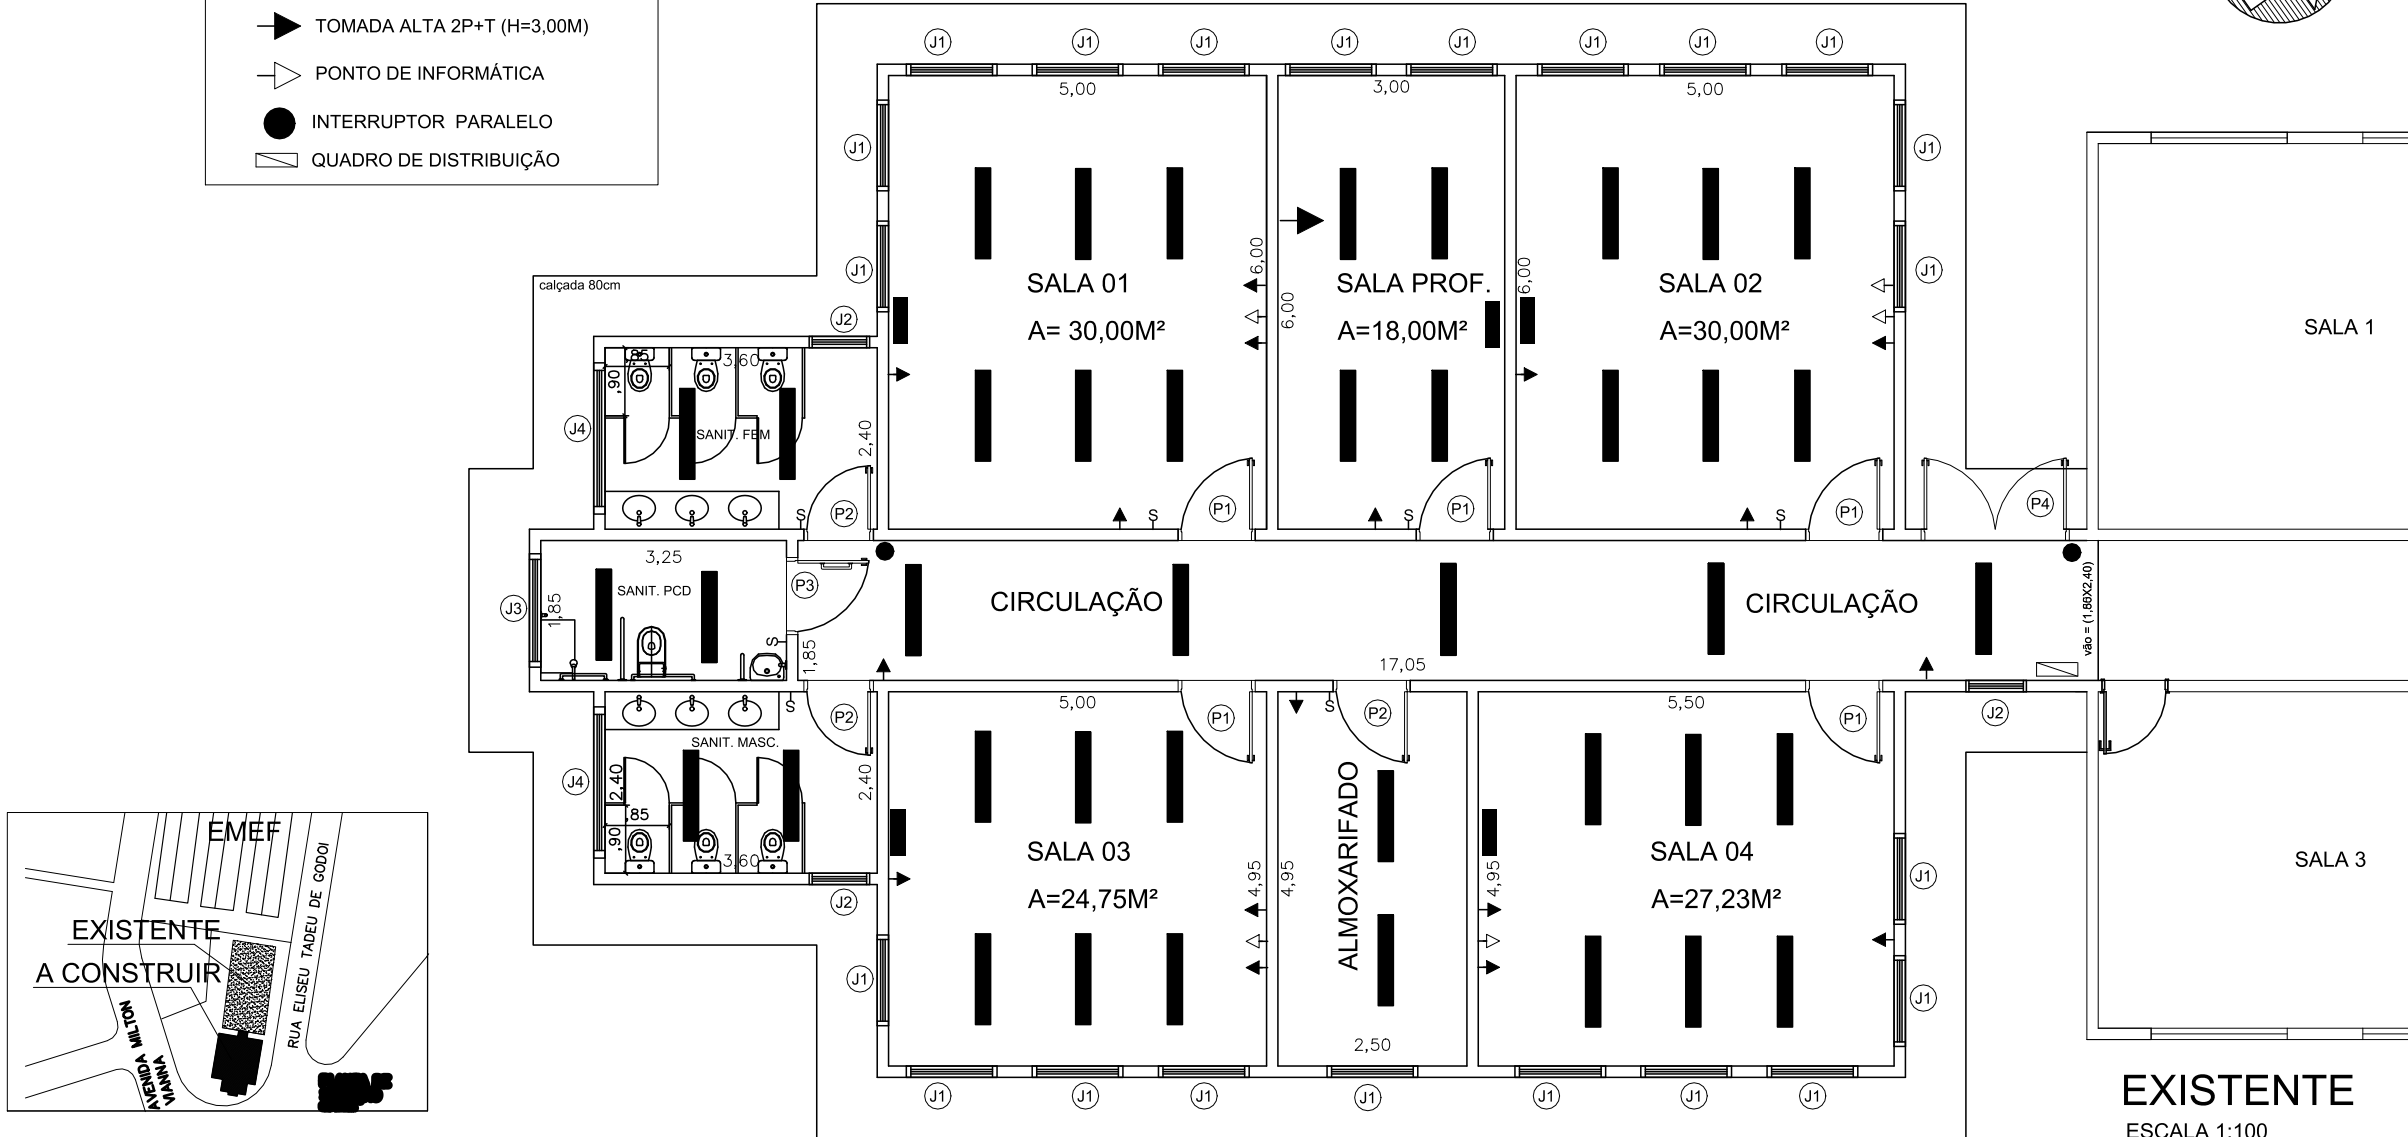

AMPLIAÇÃO
ESCALA 1:100

EXISTENTE
ESCALA 1:100

QUADRO DE QUANTITATIVOS			
ITEM	UNIDADE	QUANTIDADE	DESCRIÇÃO
LUMINÁRIA FLUORESCENTE 2X40W	PC	40	24 un. (4 SALAS) + 6 un. (SANIT.) + 04 PROF. + 02 ALMOX. e 4 un. CIRCULAÇÃO
INTERRUPTOR SIMPLES	PC	09	4 un. (4 SALAS) + 3 un. SANIT. + 1 SALA PROF. + 01 ALMOX.
TOMADA BAIXA 2P+T	PC	15	8 un. (4 SALAS) + 4 SALA PROF. + 01 ALMOX. + 2 un. CIRCULAÇÃO
TOMADA ALTA 2P+T (h=3,00m)	PC	09	2 un. (4 SALAS DE AULAS) + SALA PROFESSORES
PONTO DE INFORMÁTICA	PC	06	4 un. (4 SALAS) + 02 SALA PROFESSORES
PONTO DE INTERRUPTOR PARALELO	PC	02	2 un.(CIRCULAÇÃO)
ILUMINAÇÃO DE EMERGÊNCIA	PC	11	4 un. (4 SALAS) + 3 un. SANIT. + 1 SALA PROF. + 01 ALMOX. + 2un. CIRCULAÇÃO
QUADRO DE DISTRIBUIÇÃO	PC	01	1 un. (CIRCULAÇÃO)

ESTE DOCUMENTO É DE PROPRIEDADE DA PREFEITURA MUNICIPAL E NÃO PODE SER REPRODUZIDO OU
USADO PARA QUALQUER FINALIDADE DIFERENTE DAQUELA PARA A QUAL ESTÁ SENDO FORNECIDO.

ENG^a. ROSE REGINA NOVAES MINGOTTI
Secretária Municipal de Obras e Urbanismo

IDIVALDO CIRINO FRANCO
CREA Nº 5060435551
Responsável Técnico

PREFEITURA MUNICIPAL DE JARINU

LOCAL: CRECHE ESCOLÁSTICA SOARES - RUA ELISEU TADEU DE GODOI S/Nº

BAIRRO: VILA PRIMAVERA

CIDADE: JARINU



INTERVENÇÃO

AMPLIAÇÃO DE 04 SALAS, SALA PROFESSORES, ALMOXARIFADO E SANITÁRIOS

ETAPA

PROJETO EXECUTIVO DE ELÉTRICA

ESC.: 1/100

CONTEÚDO

PLANTA BAIXA PROJETO LUMINOTÉCNICO E CROQUI DE LOCALIZAÇÃO

RESPONSÁVEL TÉCNICO:

Idivaldo Cirino Franco

CREA:

5060435551

DESENHO

Idivaldo Cirino Franco

ESCALA

INDICADA

DATA







10/06/2024

ART RESPONSÁVEL TÉCNICO:

2620241316052

01/01

Revisão 03

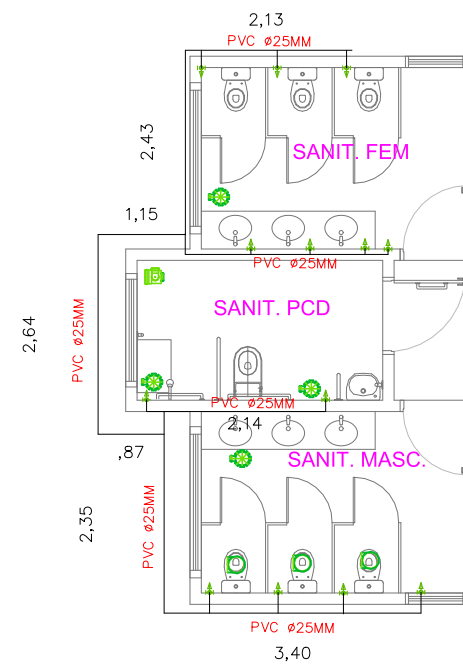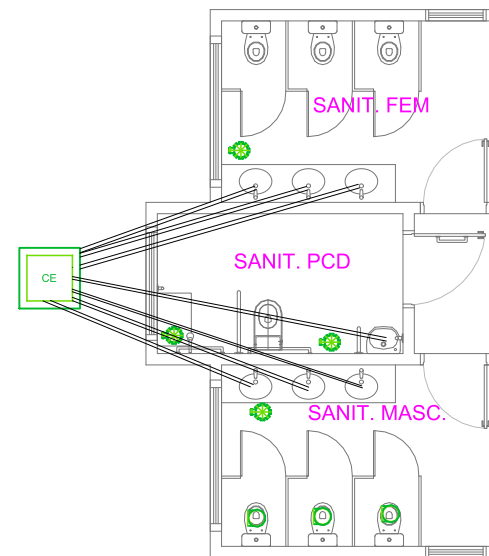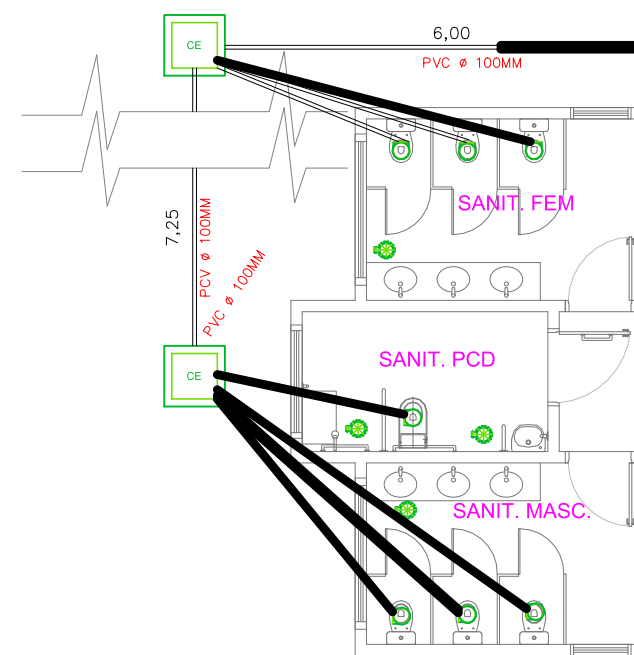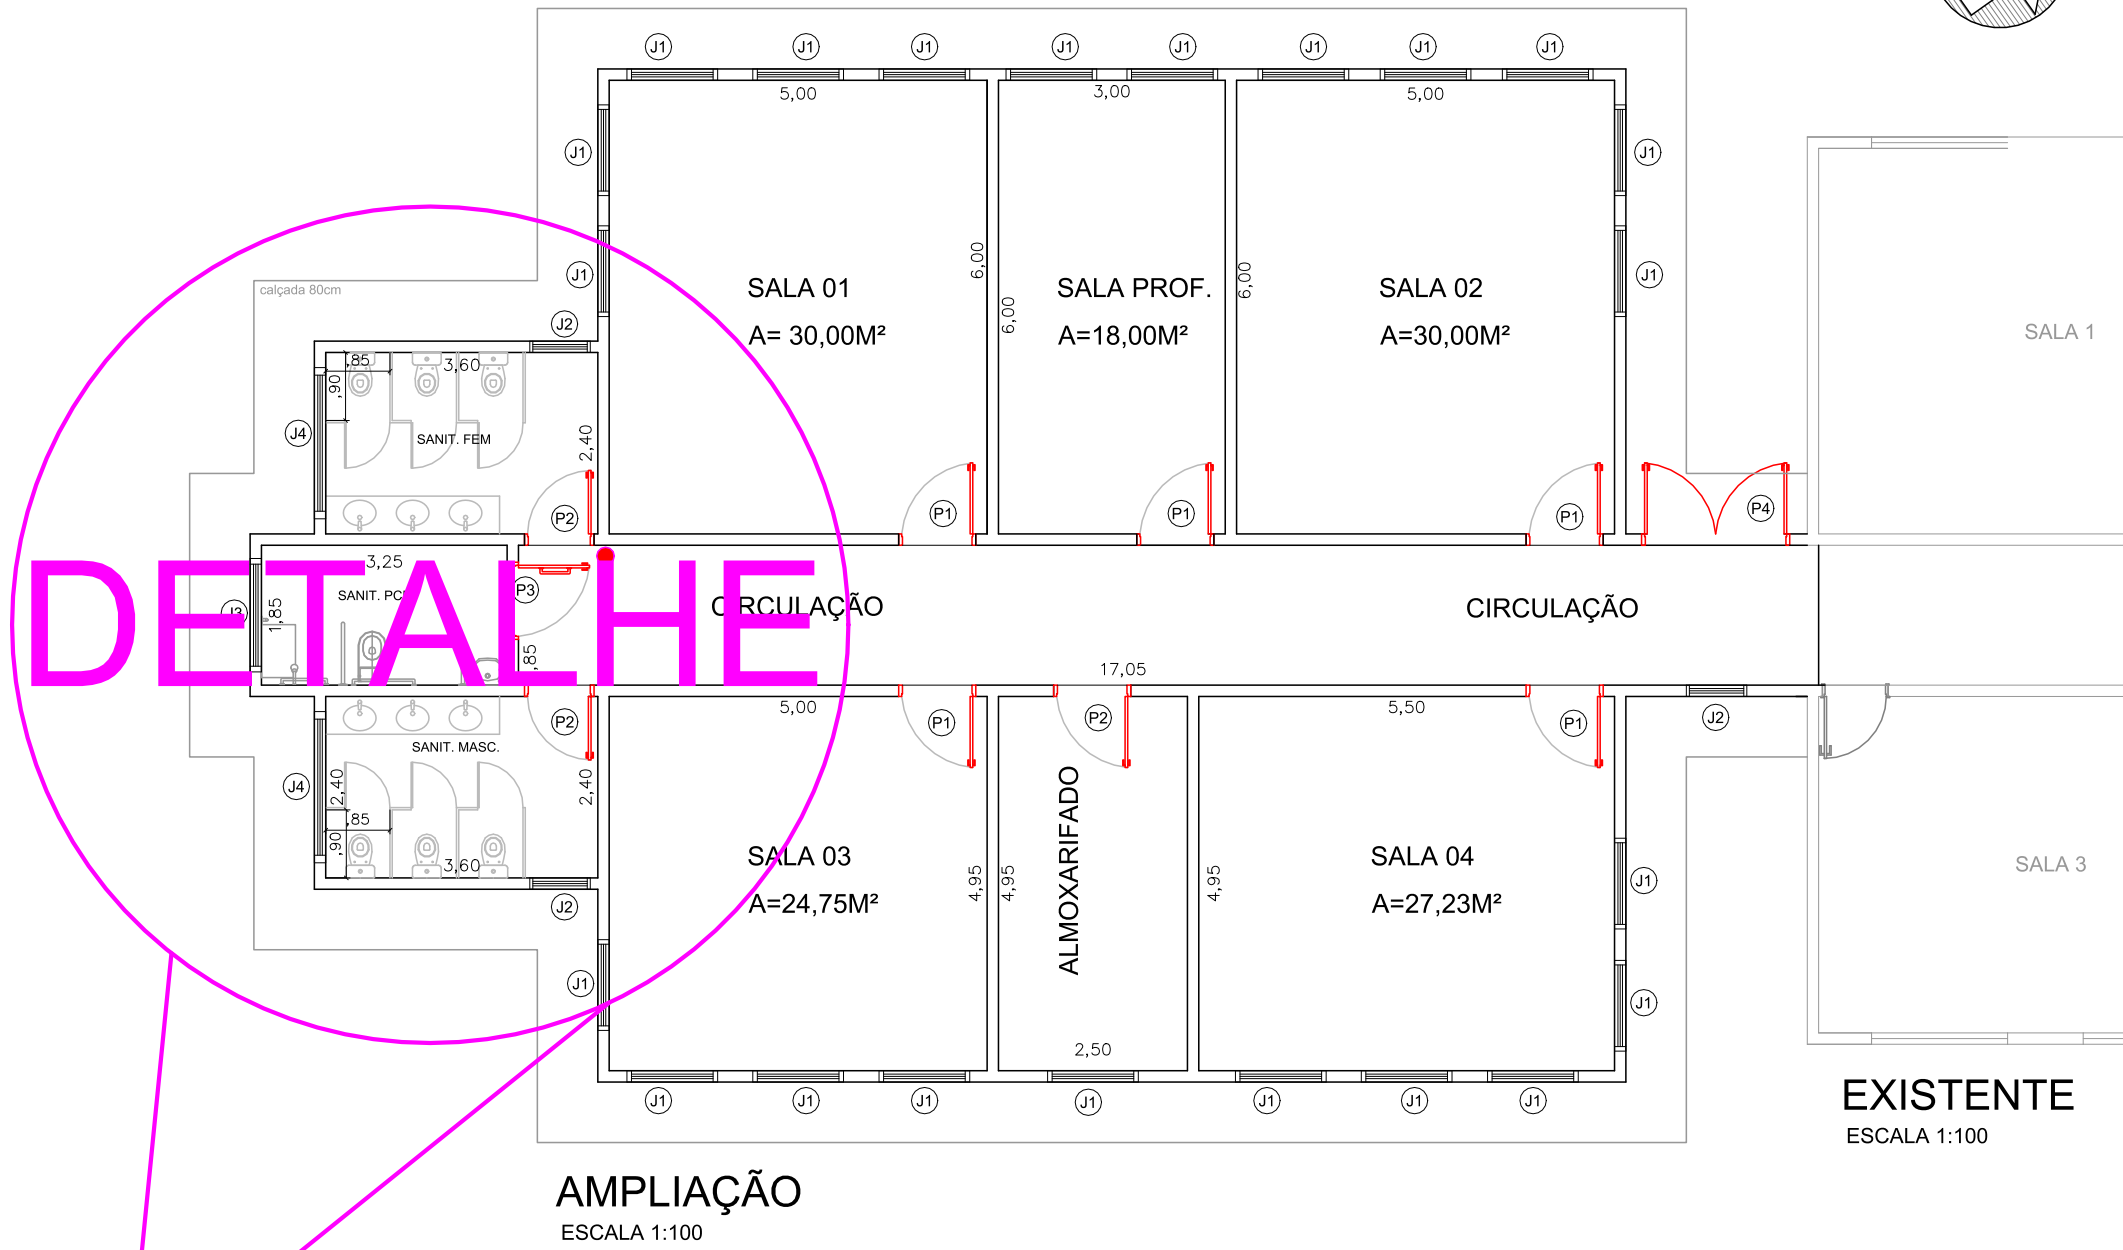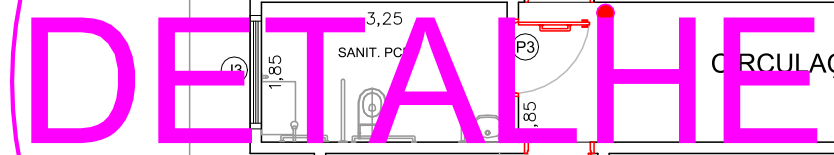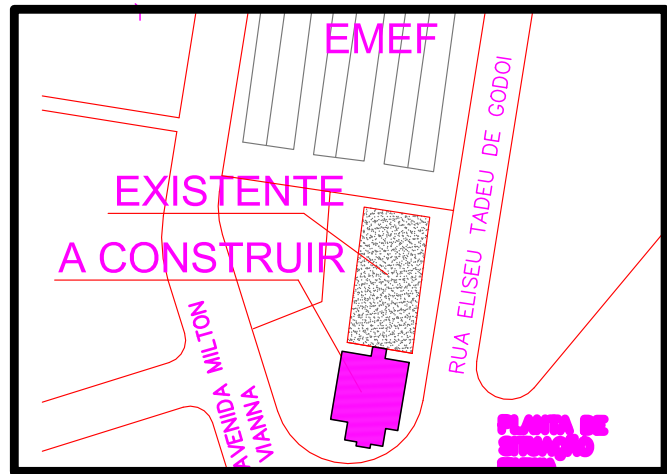

ITEM		UNIDADE		LISTA DE MATERIAIS		DESCRIÇÃO	
Canais de Plástico	PC	03					Canais de Imposição anéis simples - CE-80 x 80 cm
PVC Acessórios	PC	04					Raio de Imposição alfinado
PVC Acessórios	PC	07					Sifão de copo pr lavatório - 1" - 1.1/2"
PVC Acessórios	PC	07					Valvula pr lavatório c/ latido 1"
PVC Esgoto	PC	06					Cunha 90 cent
PVC Esgoto	PC	07					Joelho 45 - 50mm
PVC Esgoto	PC	07					Joelho 90° - 100mm
PVC Esgoto	M	24,00					Tubo PVC porta-bolha c/ vinola - 50 mm
PVC Esgoto	M	07					Tubo PVC porta-bolha c/ vinola - 100 mm
Junção simples	PC	06					100 mm - 50 mm
Junção simples	PC	08					100 mm - 100 mm
Ventilação	M	3,50					Tubo PVC porta-bolha c/ vinola - 50 mm
Ventilação	PC	03					Junção simples 50 mm - 50 mm
Ventilação	PC	01					Té sanitário
REDE ÁGUA FRIA	M	21,00					Tubo PVC porta-bolha - MARRON - SOLDADVEL - 25MM
REDE ÁGUA FRIA	PC	01					Registro de gaveta bruto ABNT
REDE ÁGUA FRIA	PC	01					Registro de esfera 3/4"
REDE ÁGUA FRIA	PC	09					Adut. sold curto chumbo-níquel p registro - 25 mm - 3/4"
REDE ÁGUA FRIA	PC	05					Tomera de Lavatório tipo ALAVANCA - 1/2"
REDE ÁGUA FRIA	PC	12					Joelho 90 soldável c/ rosca - Ø 25MM
REDE ÁGUA FRIA	PC	09					Uned sold c/ bucha latido
REDE ÁGUA FRIA	PC	05					Joelho 45 soldável c/ rosca
REDE ÁGUA FRIA	PC	02					Tomera de jardim - 1/2"
LOUÇAS	PC	07					Lavatório com joelho de 90° - 25-1/2"
LOUÇAS	PC	07					Vaso sanitário com caixa acoplada - 25-1/2" completo com o devedo anel de vedação (06 vasos infantis e 01 lavatório)

ESTE DOCUMENTO É DE PROPRIEDADE DA PREFEITURA MUNICIPAL E NÃO PODE SER REPRODUZIDO OU USADO PARA QUALQUER FINALIDADE DIFERENTE DAQUELA PARA A QUAL ESTÁ SENDO FORNECIDO.

ÁREA AMPLIAÇÃO	m²	216,42	4 SALAS DE AULAS, SALA PROFESSORES, ALMOXARIFADO E SANITÁRIOS
----------------	----	--------	---

NOTA

ESTE DOCUMENTO É DE PROPRIEDADE DA PREFEITURA MUNICIPAL E NÃO PODE SER REPRODUZIDO OU USADO PARA QUALQUER FINALIDADE DIFERENTE DAQUELA PARA A QUAL ESTÁ SENDO FORNECIDO.

ENG.ª ROSE REGINA NOVAES MINGOTTI

Secretária Municipal de Obras e Urbanismo

IDIVALDO CIRINO FRANCO

CREA Nº 5060435551

Responsável Técnico

PREFEITURA MUNICIPAL DE JARINU-SP

LOCAL: CRECHE ESCOLÁSTICA SOARES - RUA ELISEU TADEU DE GODOI S/Nº

BAIRRO: VILA PRIMAVERA

CIDADE: JARINU

INTERVENÇÃO

AMPLIAÇÃO DE 04 SALAS, SALA PROFESSORES, ALMOXARIFADO E SANITÁRIOS

ETAPA

PROJETO EXECUTIVO DE HIDRÁULICA

CONTEÚDO

PLANTA BAIXA - PROJETO DE HIDRÁULICA E CROQUI DE LOCALIZAÇÃO

ESC.: 1/100

RESPONSÁVEL TÉCNICO:

Idivaldo Cirino Franco

CREA:

5060435551

DESENHO

Idivaldo Cirino Franco

ESCALA

INDICADA

DATA

10/06/2024

ART RESPONSÁVEL TÉCNICO:

2620241316052

01/01

Revisão 03