



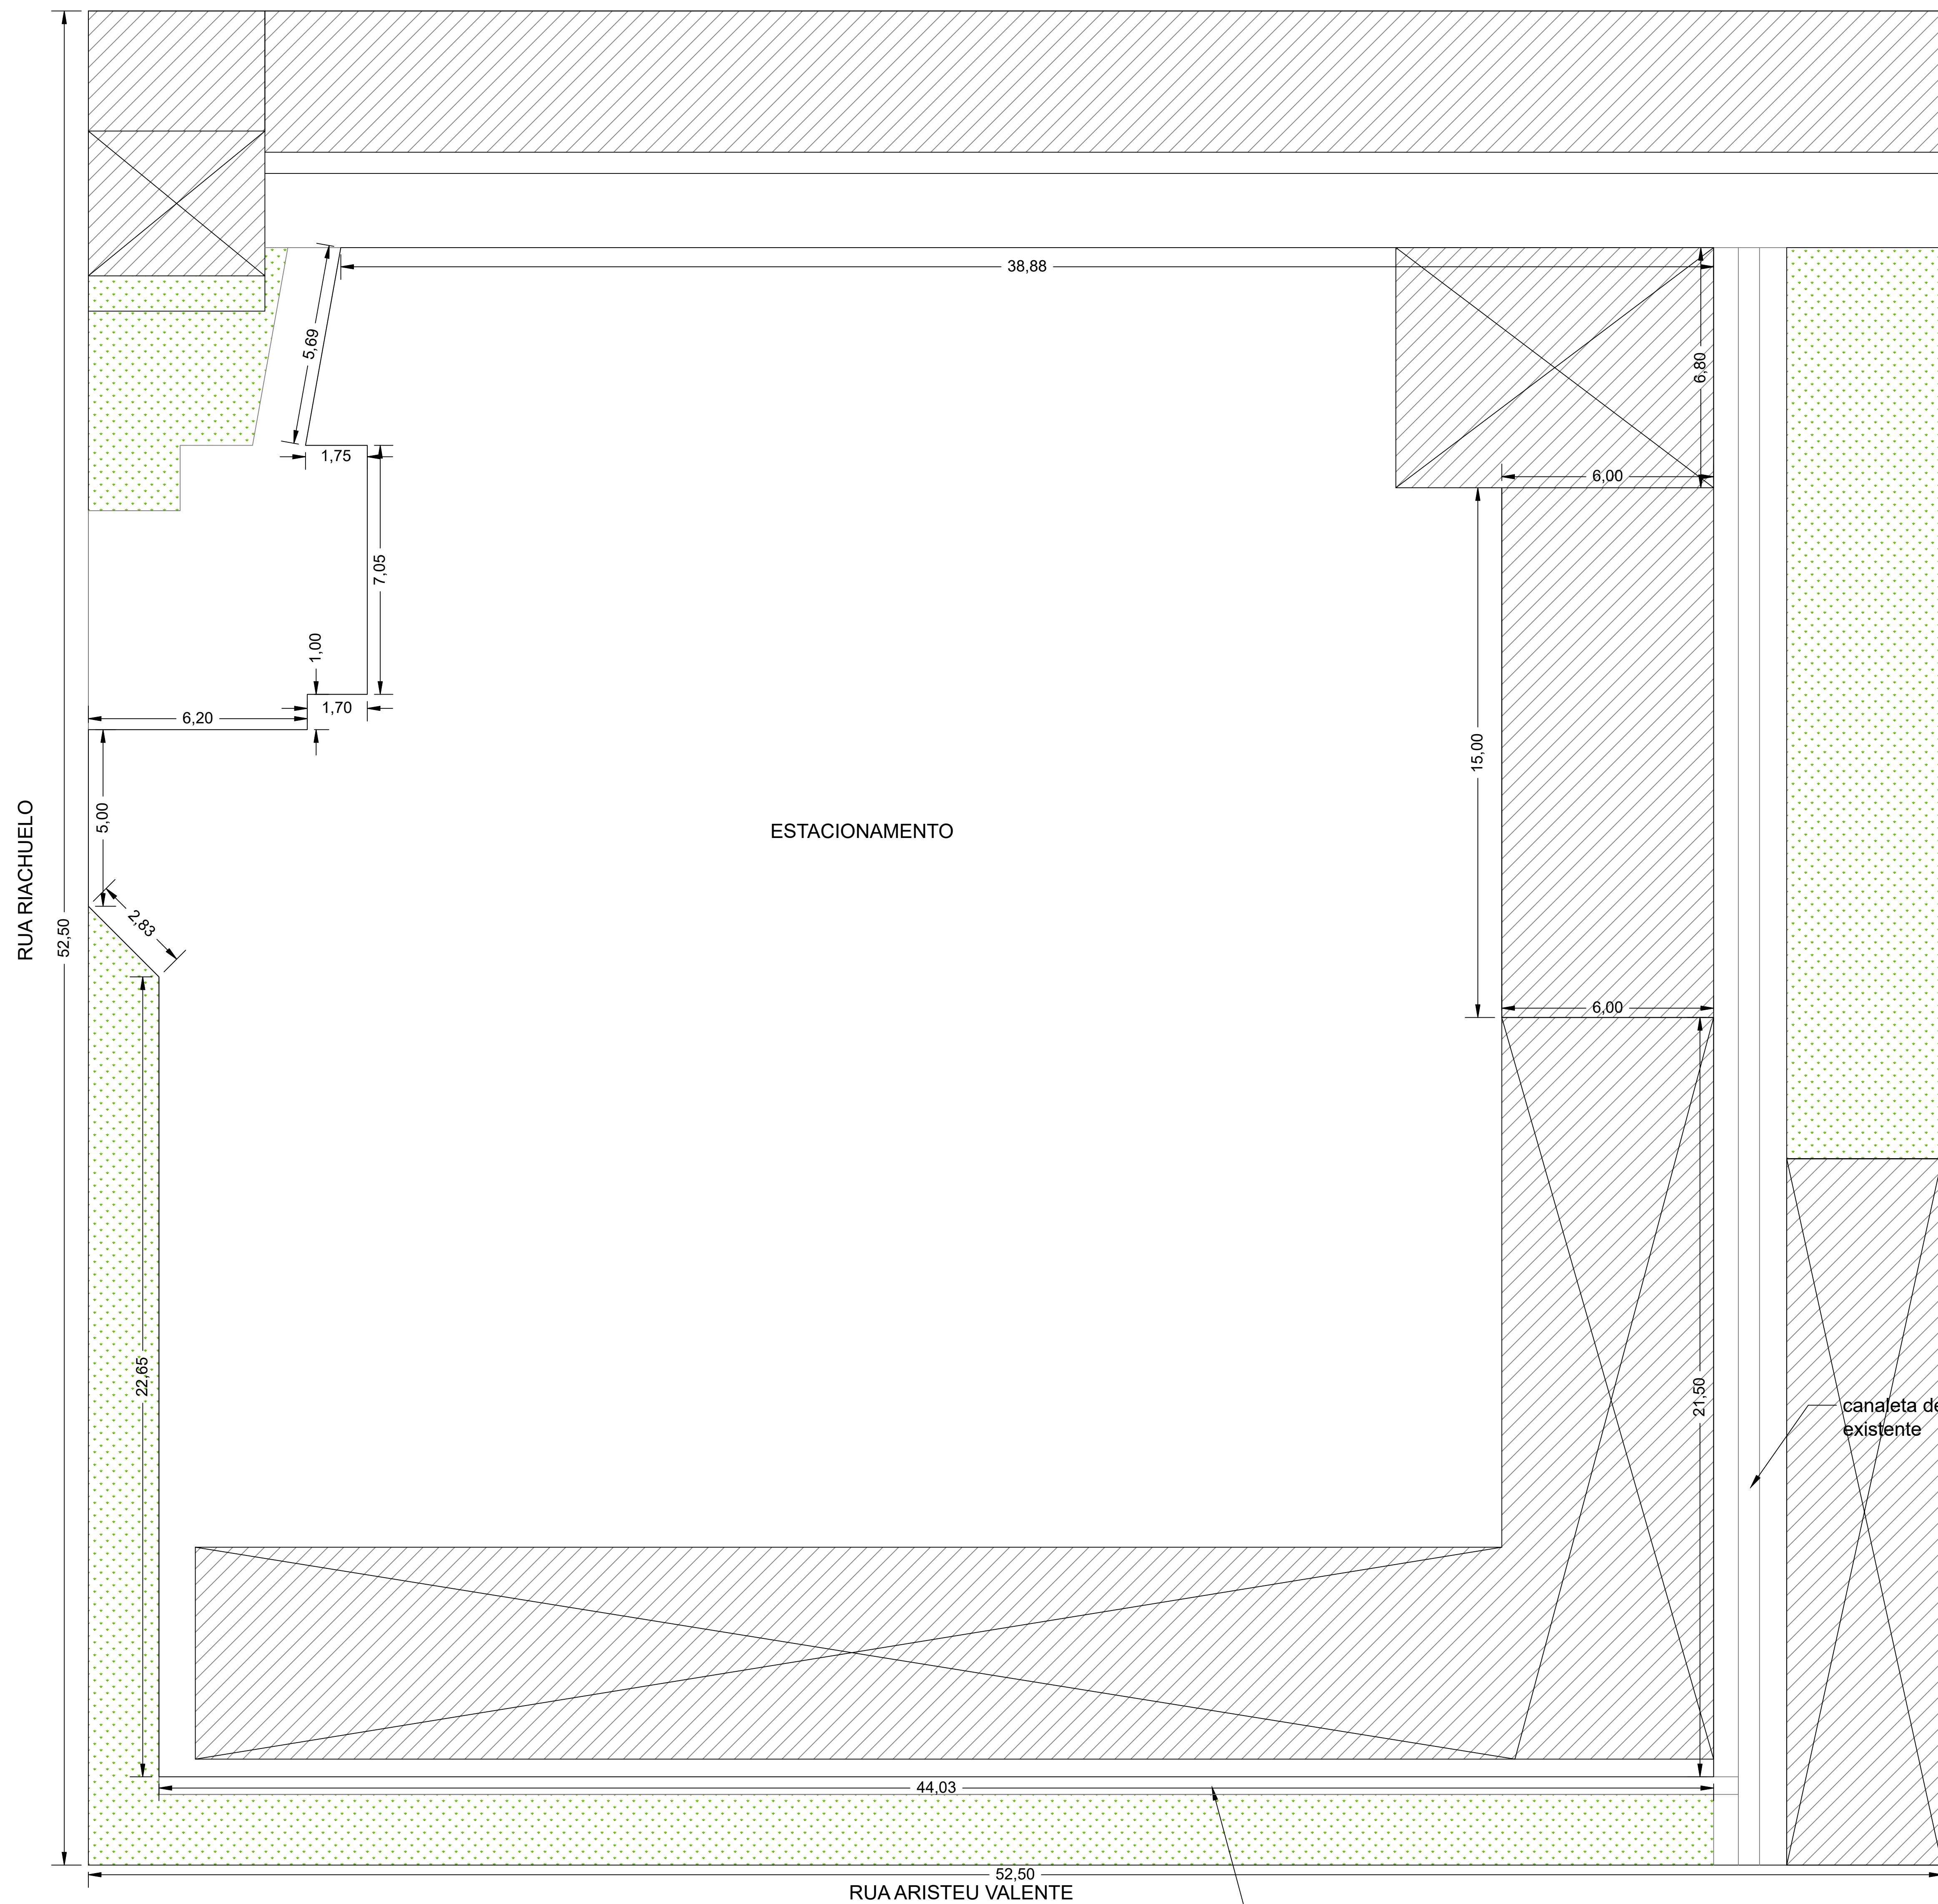

PLANTA BAIXA - ESTACIONAMENTO SETOR DE TRÂNSITO
ESCALA 1:250

Canaleta de águas pluviais
à executar 45,00 m

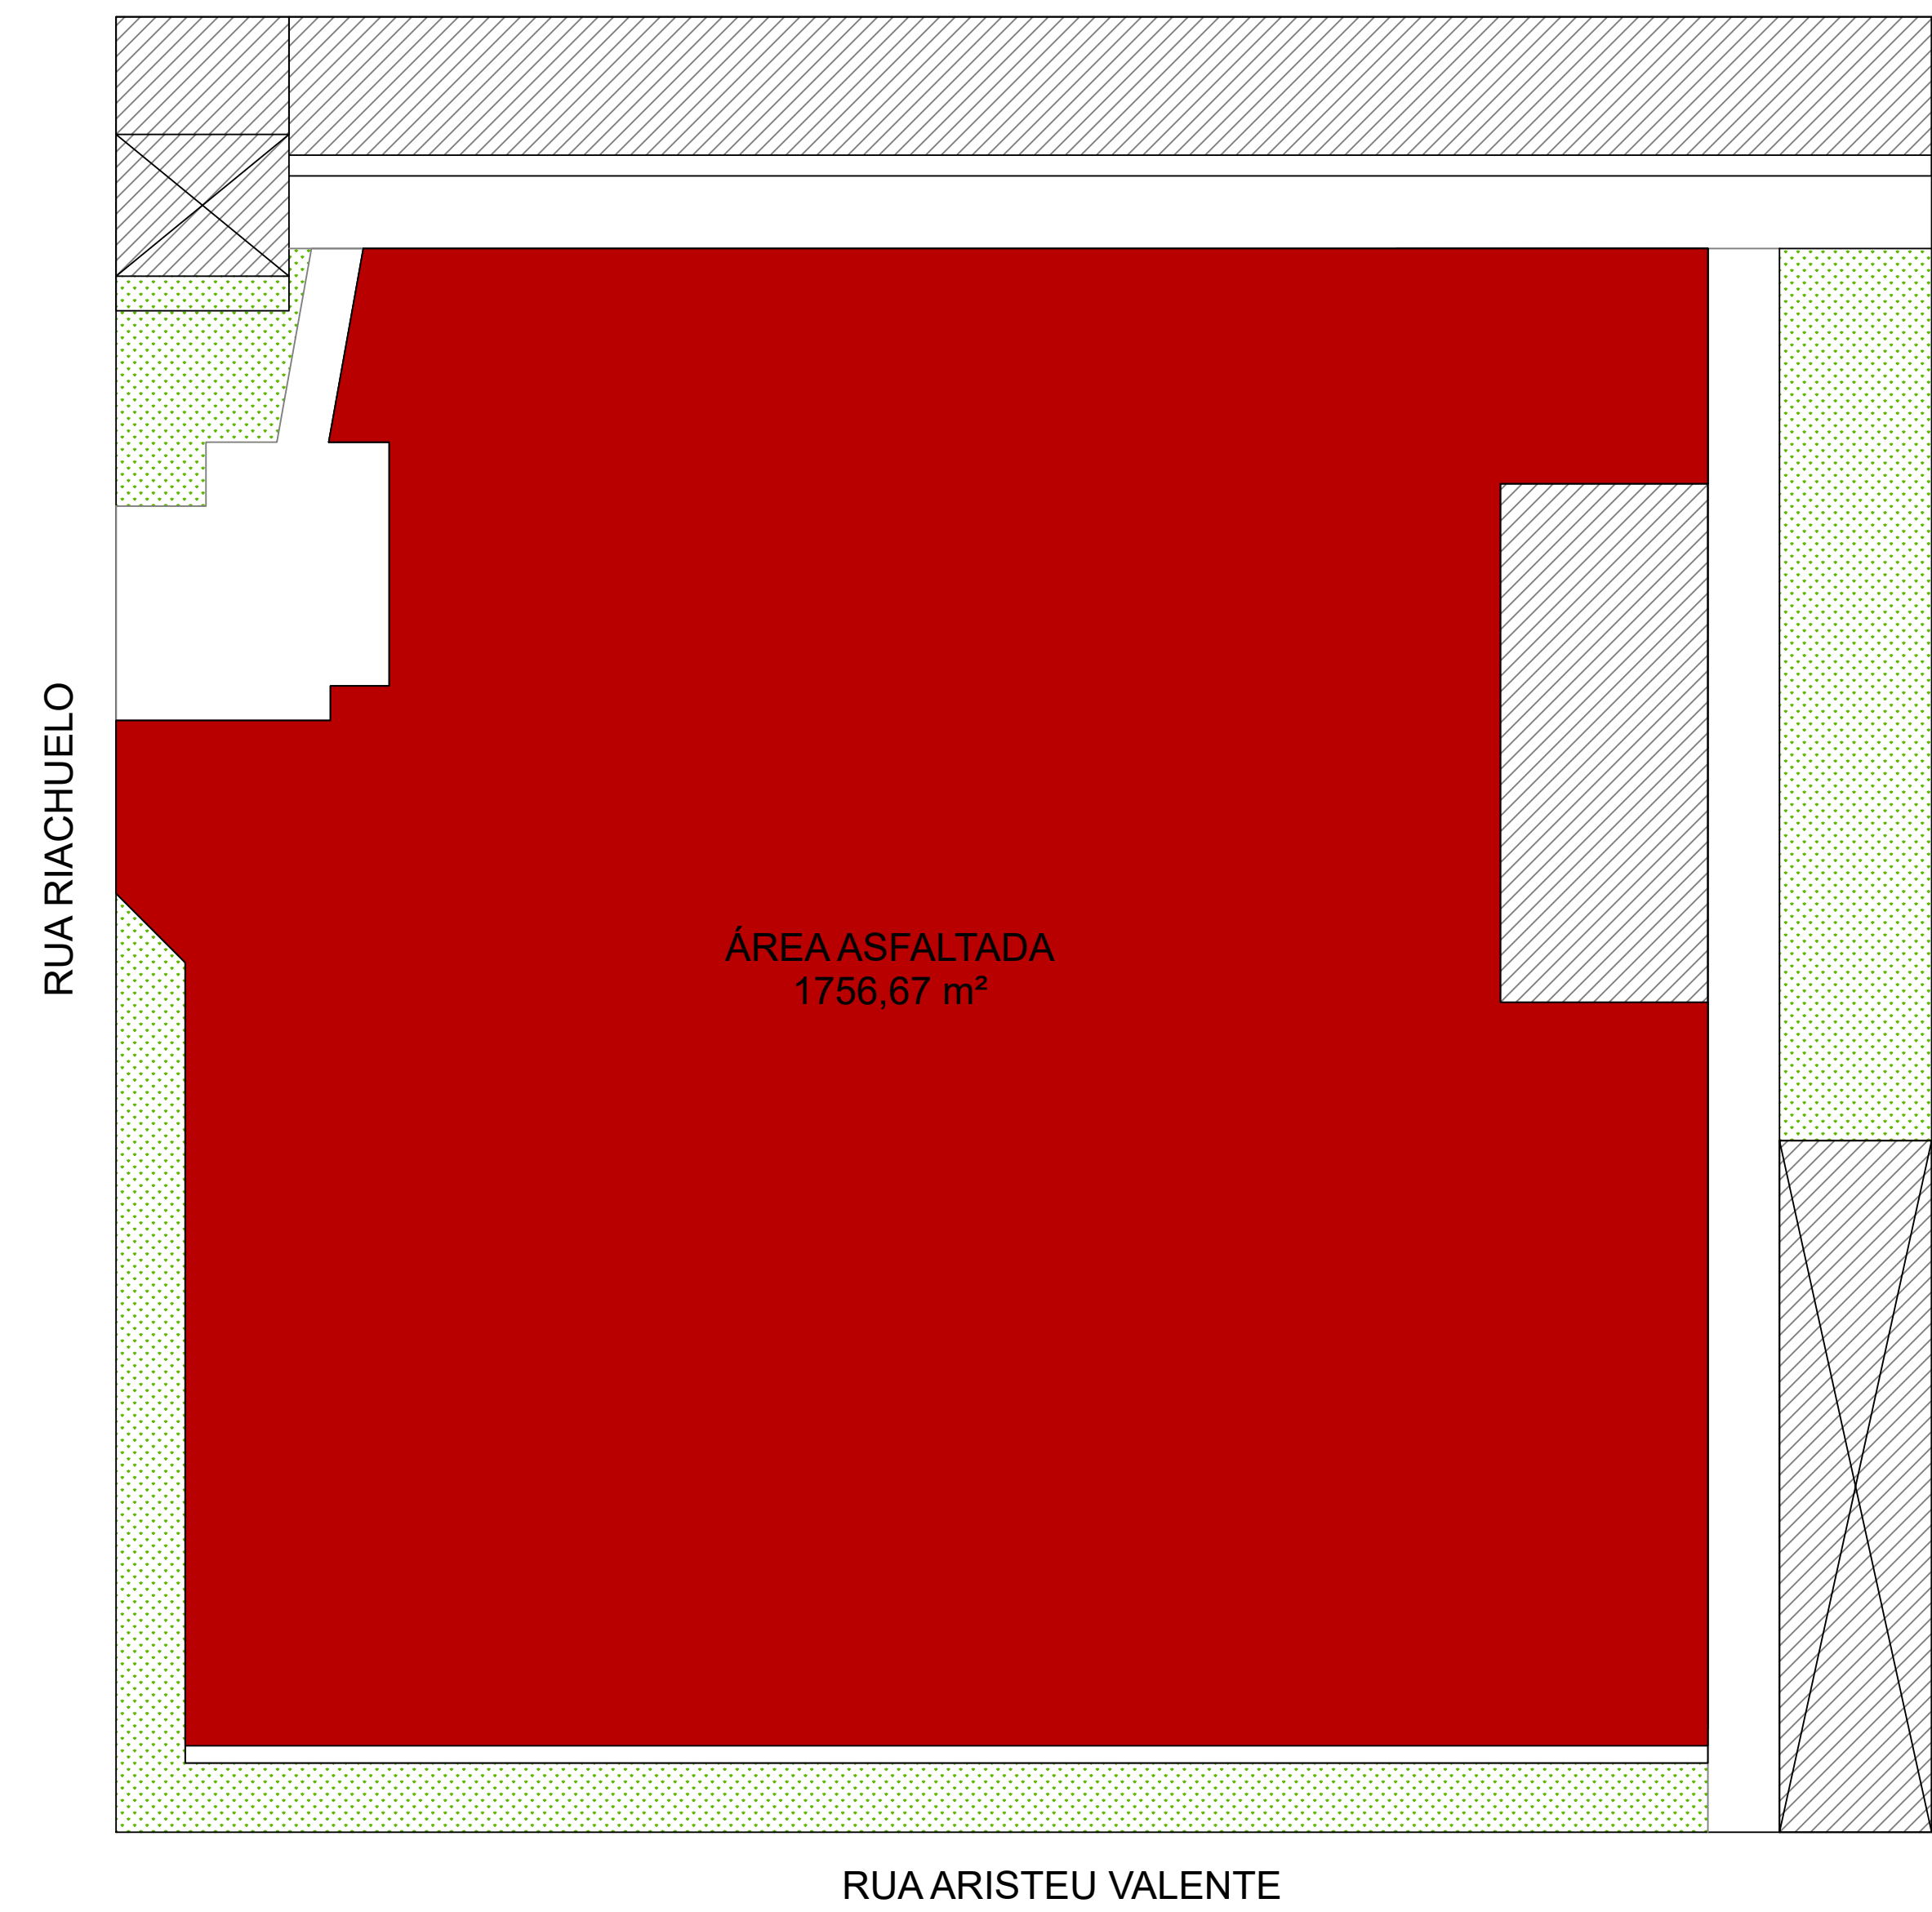

PLANTA BAIXA - INDICAÇÃO DA ÁREA ASFALTADA
ESCALA 1:500



OBS.:
- prever caimento em direção à canaleta de
águas pluviais;



Prefeitura Municipal de Nova Odessa
Secretaria de Obras, Projetos e Planejamento Urbano
Prefeito Cláudio José Schooder

Projeto: ESTACIONAMENTO - SETOR DE TRÂNSITO			Folha: 01/01
Endereço: AVENIDA BRASIL - NOVA ODESSA/SP	Secretário de obras, projetos e planejamento urbano: GUSTAVO DINIZ VALENTE	Secretário adjunto de obras, projetos e planejamento urbano: FÁBIO HENRIQUE S. DE SOUZA	Escala: INDICADA
Desenho: VICTOR MACEDO TEIXEIRA	Responsável técnico: VICTOR MACEDO TEIXEIRA	DATA: ABRIL/2025 CREA/CAU: 5070512553	ART: 0000000000