


RUA BATISTA BOLDRINI





RUA MAXIMILIANO DALMEDICO

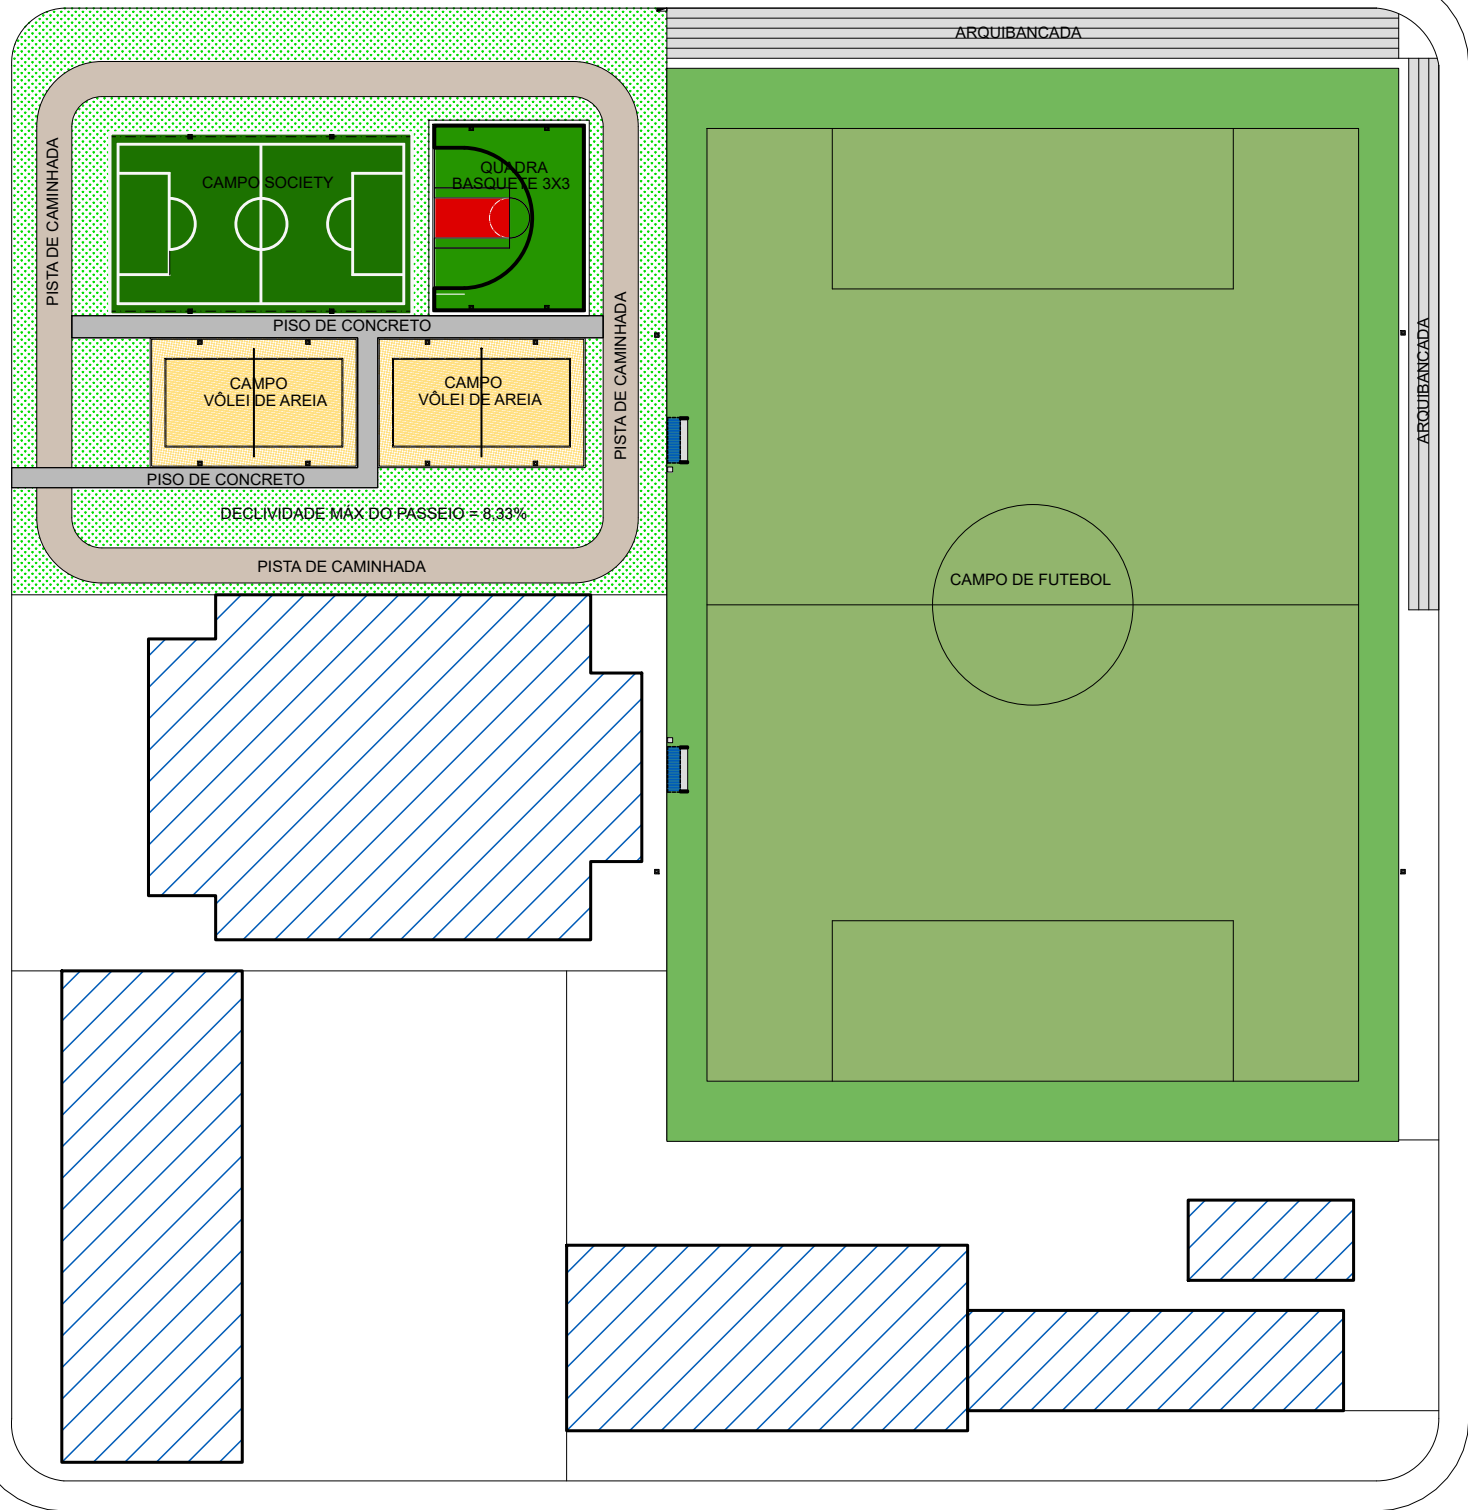

IMPLANTAÇÃO  
ESCALA 1:1000

RUA IRINEU JOSE BORDON

RUA ARMEZINDA DE OLIVEIRA ULTRAMAR

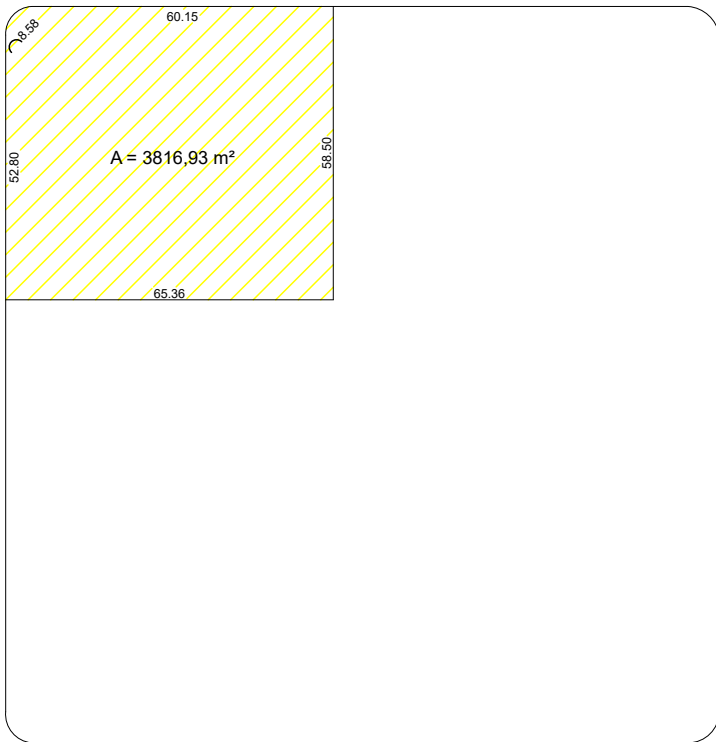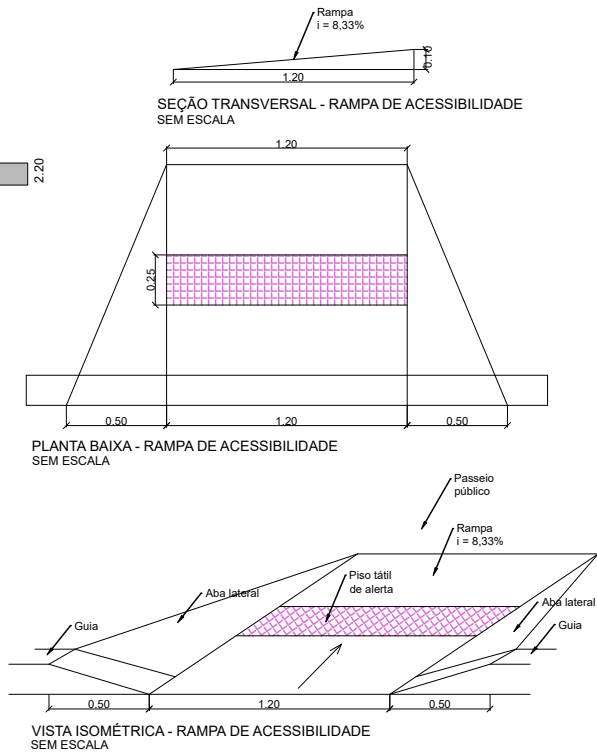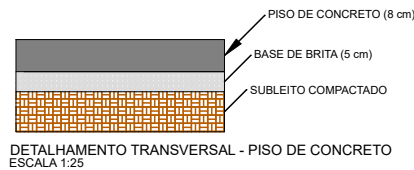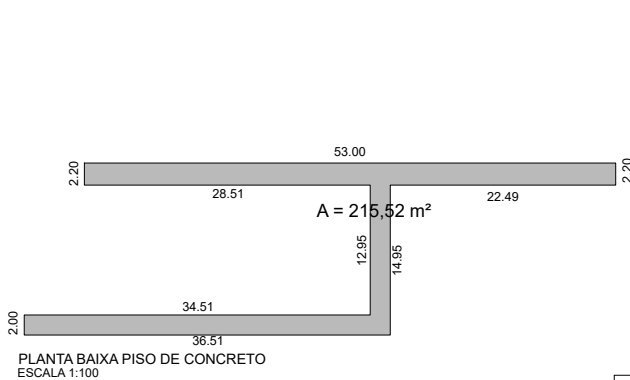


IMPLANTAÇÃO - LIMPEZA DO TERRENO  
ESCALA 1:2000




Prefeitura Municipal de Nova Odessa  
Secretaria de Obras, Projetos e Planejamento Urbano  
Prefeito Cláudio José Schooder

Projeto: Construção de 1 Campo de Futebol Society, 1 Quadra de Basquete 3x3 e 1 Minicampo de Areia


|                                                                                                |                                                                                    |
|------------------------------------------------------------------------------------------------|------------------------------------------------------------------------------------|
| Endereço: RUA BATISTA BOLDRINI esq. R: Maximiliano Dalmédico - JD SANTA LUÍZA – NOVA ODESSA/SP | Folha: 01/04                                                                       |
| Secretário de Obras, Projetos e Planejamento Urbano: VILSON RIBEIRO AMARAL                     | Secretário Adjunto de Obras, Projetos e Planejamento Urbano: GUSTAVO DINIZ VALENTE |
| Desenho: VICTOR MACEDO TEIXEIRA                                                                | Responsável técnico: VICTOR MACEDO TEIXEIRA                                        |
| DATA: AGOSTO/2024                                                                              | ESCALA: INDICADA                                                                   |
| CREA/CAU: 5070512553                                                                           | ART: 2620241409141                                                                 |

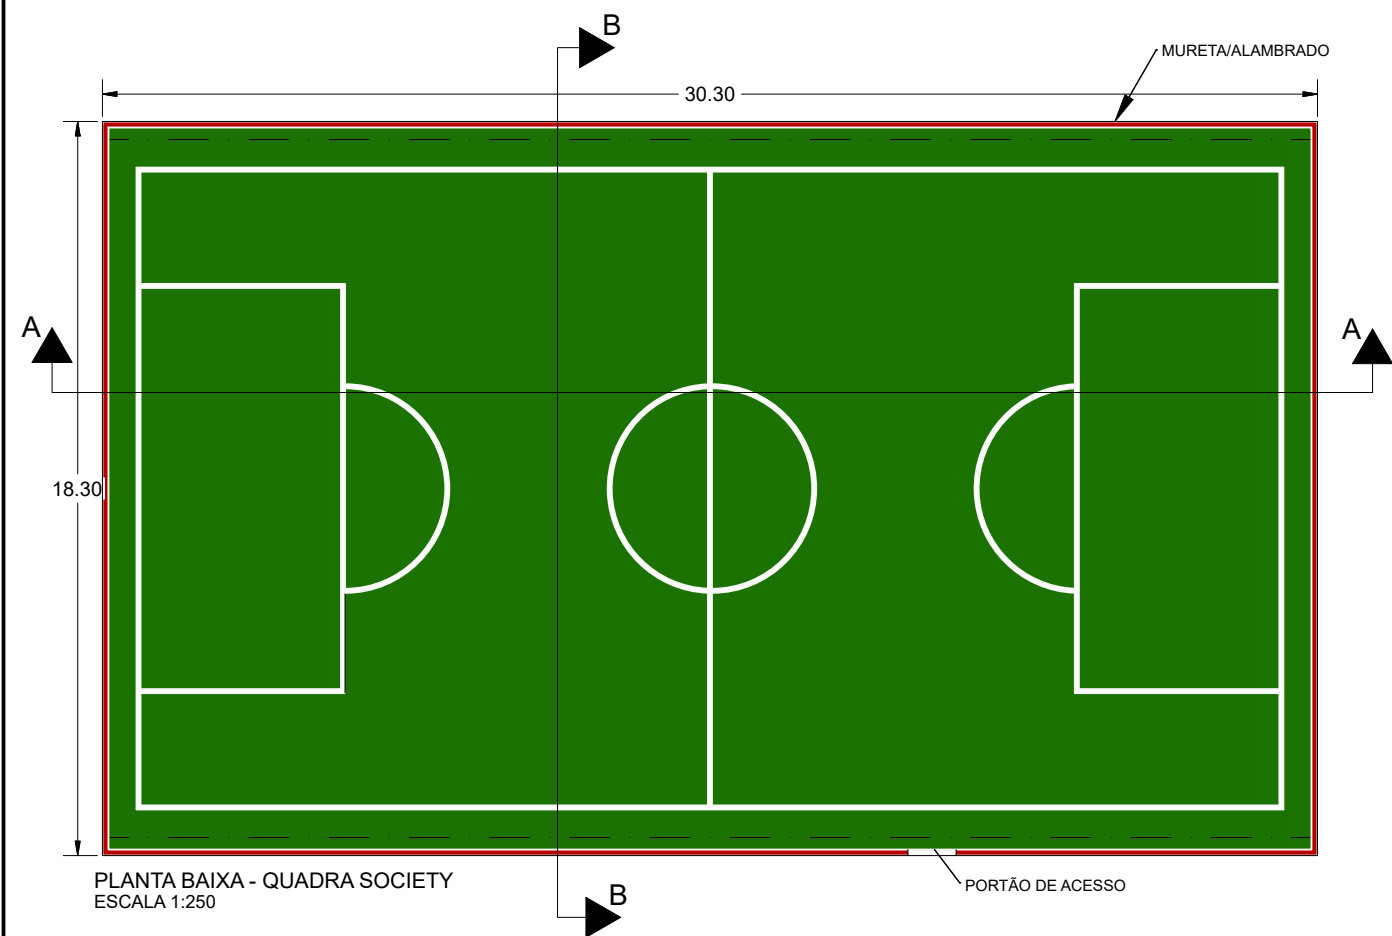


PLANTA BAIXA - QUADRA SOCIETY  
ESCALA 1:250

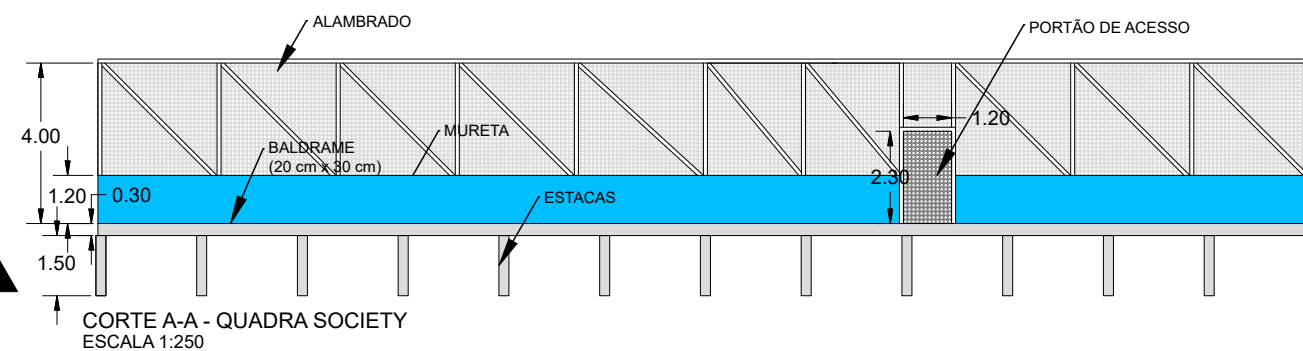


CORTE A-A - QUADRA SOCIETY  
ESCALA 1:250

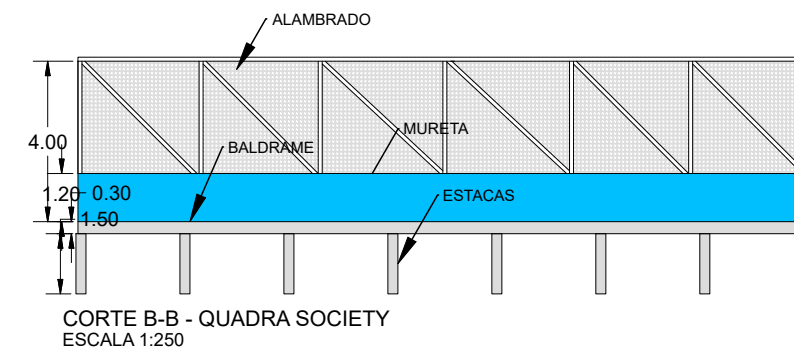

CORTE B-B - QUADRA SOCIETY  
ESCALA 1:250

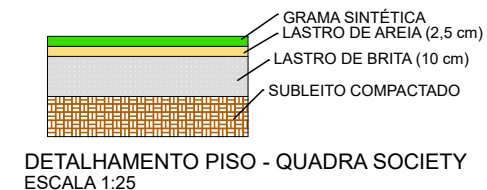


DETALHAMENTO PISO - QUADRA SOCIETY  
ESCALA 1:25

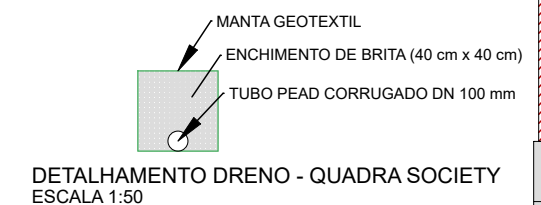


DETALHAMENTO DRENO - QUADRA SOCIETY  
ESCALA 1:50

SEÇÃO TRANSVERSAL  
DO FECHAMENTO  
ESCALA 1:25








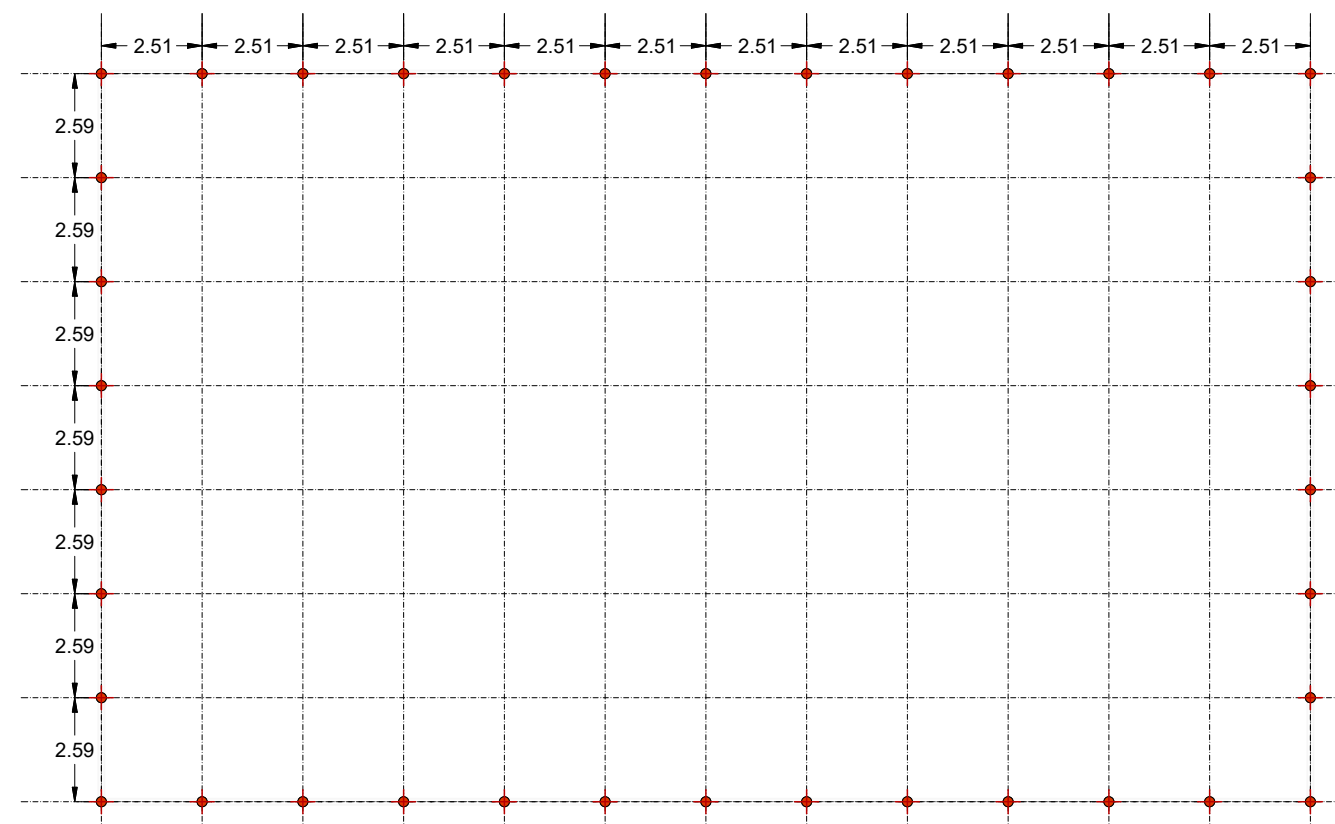


PLANTA DE LOCAÇÃO DAS ESTACAS - QUADRA SOCIETY  
ESCALA 1:250

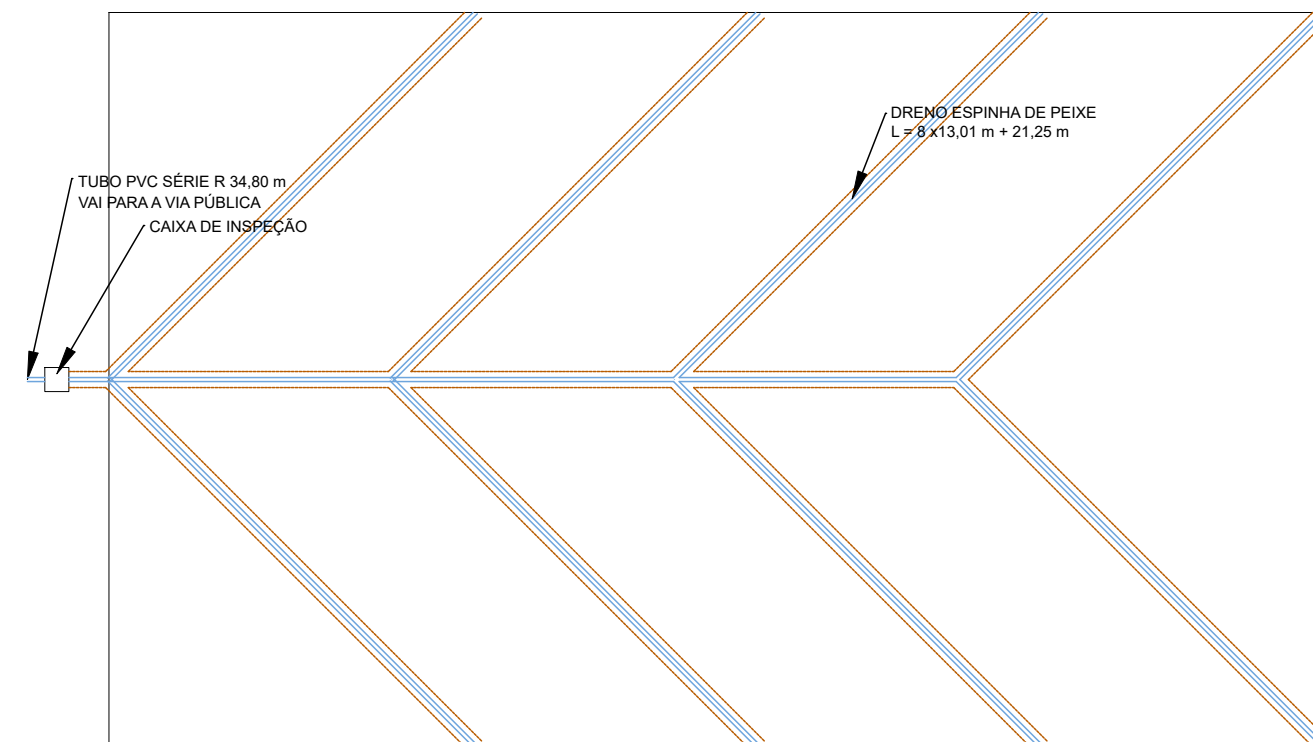

SISTEMA DE DRENAGEM - QUADRA SOCIETY  
ESCALA 1:250


|                                                                                                                                                                                                                           |                                                                                       |                                                                                                       |                       |
|---------------------------------------------------------------------------------------------------------------------------------------------------------------------------------------------------------------------------|---------------------------------------------------------------------------------------|-------------------------------------------------------------------------------------------------------|-----------------------|
|  <b>Prefeitura Municipal de Nova Odessa</b><br>Secretaria de Obras, Projetos e Planejamento Urbano<br>Prefeito Cláudio José Schooder |                                                                                       | Projeto:<br>Construção de 1 Campo de Futebol Society, 1 Quadra de Basquete 3x3 e 1 Minicampo de Areia |                       |
| Endereço:<br>RUA BATISTA BOLDRINI esq. R: Maximiliano Dalmédico - JD SANTA LUÍZA – NOVA ODESSA/SP                                                                                                                         |                                                                                       | Folha:<br>02/04                                                                                       |                       |
| Secretário de Obras, Projetos e Planejamento Urbano:<br>VILSON RIBEIRO AMARAL                                                                                                                                             | Secretário Adjunto de Obras, Projetos e Planejamento Urbano:<br>GUSTAVO DINIZ VALENTE | DATA:<br>AGOSTO/2024                                                                                  | Escala:<br>INDICADA   |
| Desenho:<br>VICTOR MACEDO TEIXEIRA                                                                                                                                                                                        | Responsável técnico:<br>VICTOR MACEDO TEIXEIRA                                        | CREA/CAU:<br>5070512553                                                                               | ART:<br>2620241409141 |

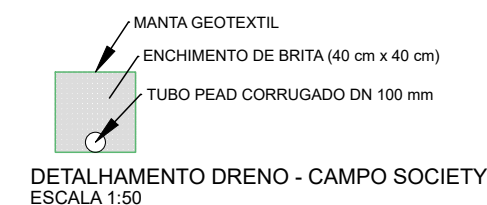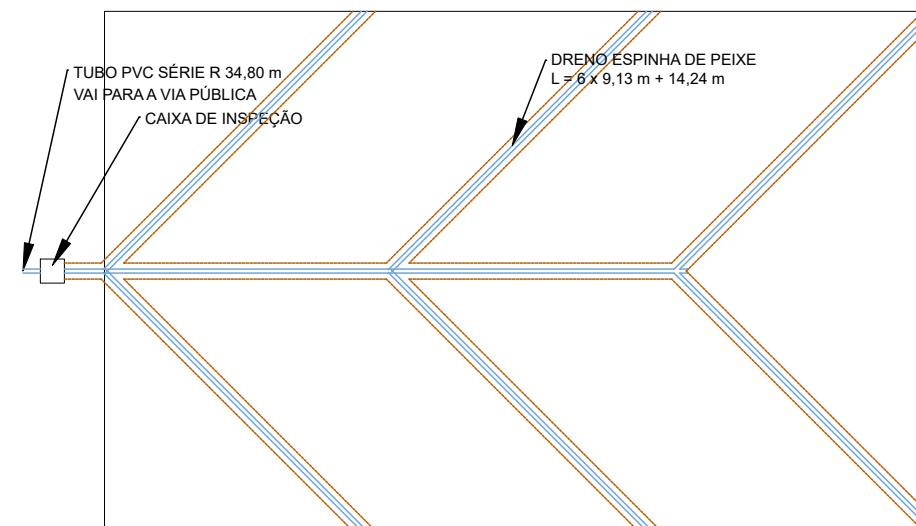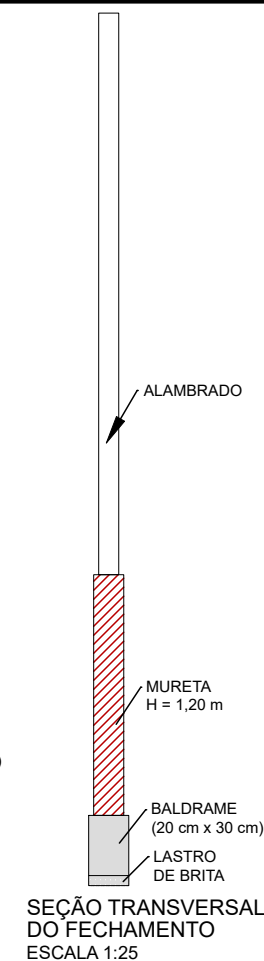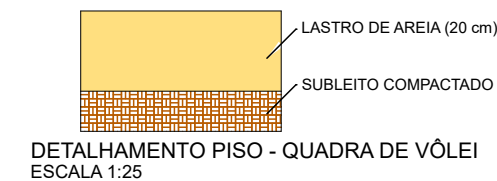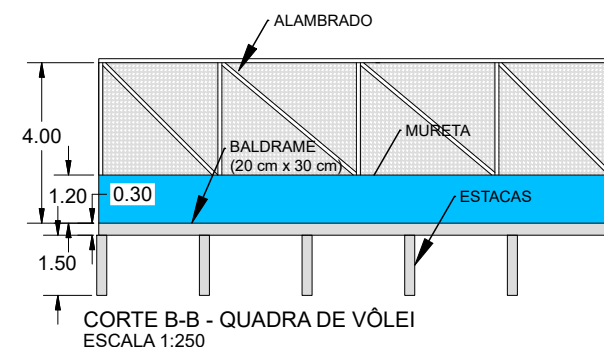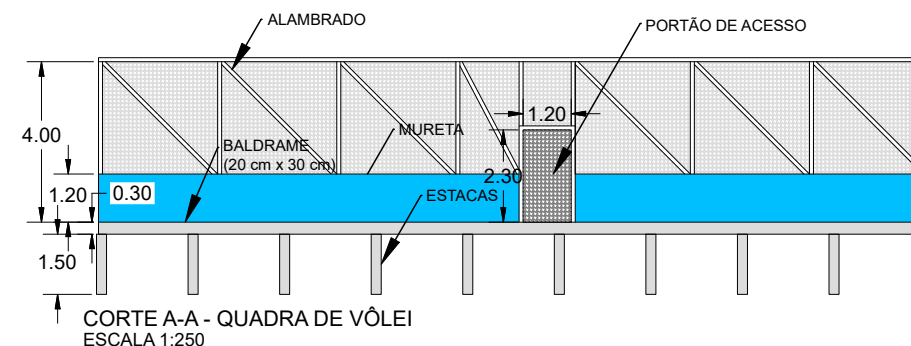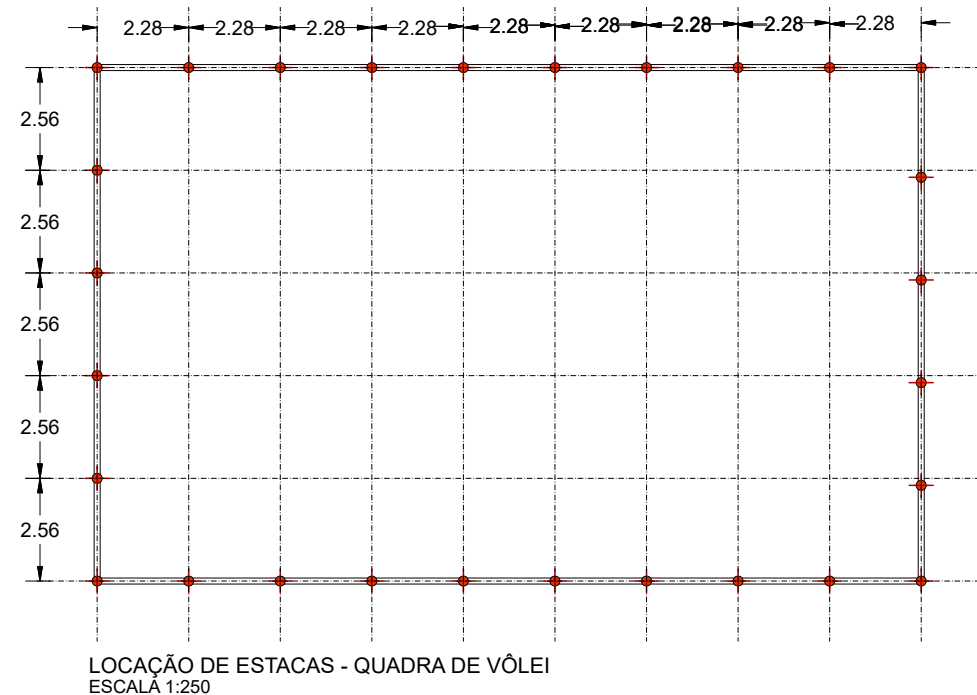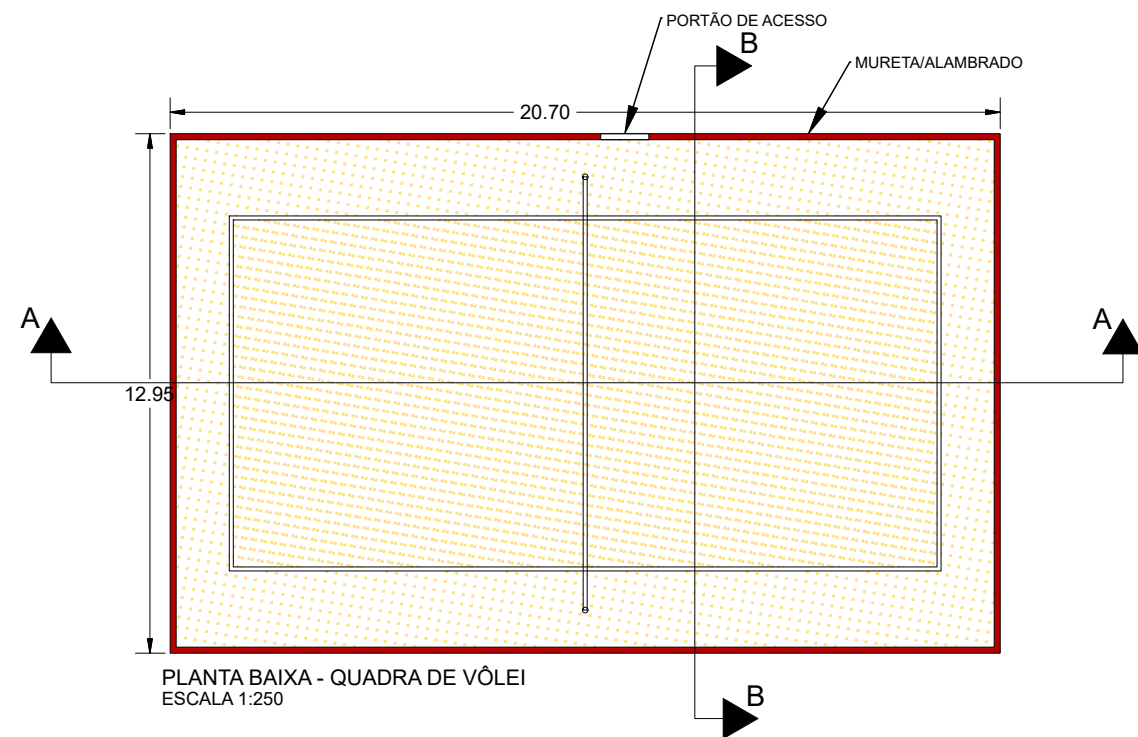


SISTEMA DE DRENAGEM - QUADRA DE VÔLEI

ESCALA 1:250


|                                                                                                                                                                                                                           |  |                                                                                       |                                                                                                       |                      |
|---------------------------------------------------------------------------------------------------------------------------------------------------------------------------------------------------------------------------|--|---------------------------------------------------------------------------------------|-------------------------------------------------------------------------------------------------------|----------------------|
|  <b>Prefeitura Municipal de Nova Odessa</b><br>Secretaria de Obras, Projetos e Planejamento Urbano<br>Prefeito Cláudio José Schooder |  |                                                                                       | Projeto:<br>Construção de 1 Campo de Futebol Society, 1 Quadra de Basquete 3x3 e 1 Minicampo de Areia |                      |
| Endereço:<br>RUA BATISTA BOLDRINI esq. R: Maximiliano Dalmédico - JD SANTA LUÍZA – NOVA ODESSA/SP                                                                                                                         |  |                                                                                       | Folha:<br>03/04                                                                                       |                      |
| Secretário de Obras, Projetos e Planejamento Urbano:<br>VILSON RIBEIRO AMARAL                                                                                                                                             |  | Secretário Adjunto de Obras, Projetos e Planejamento Urbano:<br>GUSTAVO DINIZ VALENTE |                                                                                                       | DATA:<br>AGOSTO/2024 |
| Desenho:<br>VICTOR MACEDO TEIXEIRA                                                                                                                                                                                        |  | Responsável técnico:<br>VICTOR MACEDO TEIXEIRA                                        |                                                                                                       | Escala:<br>INDICADA  |
| CREA/CAU:<br>5070512553                                                                                                                                                                                                   |  |                                                                                       | ART:<br>2620241409141                                                                                 |                      |

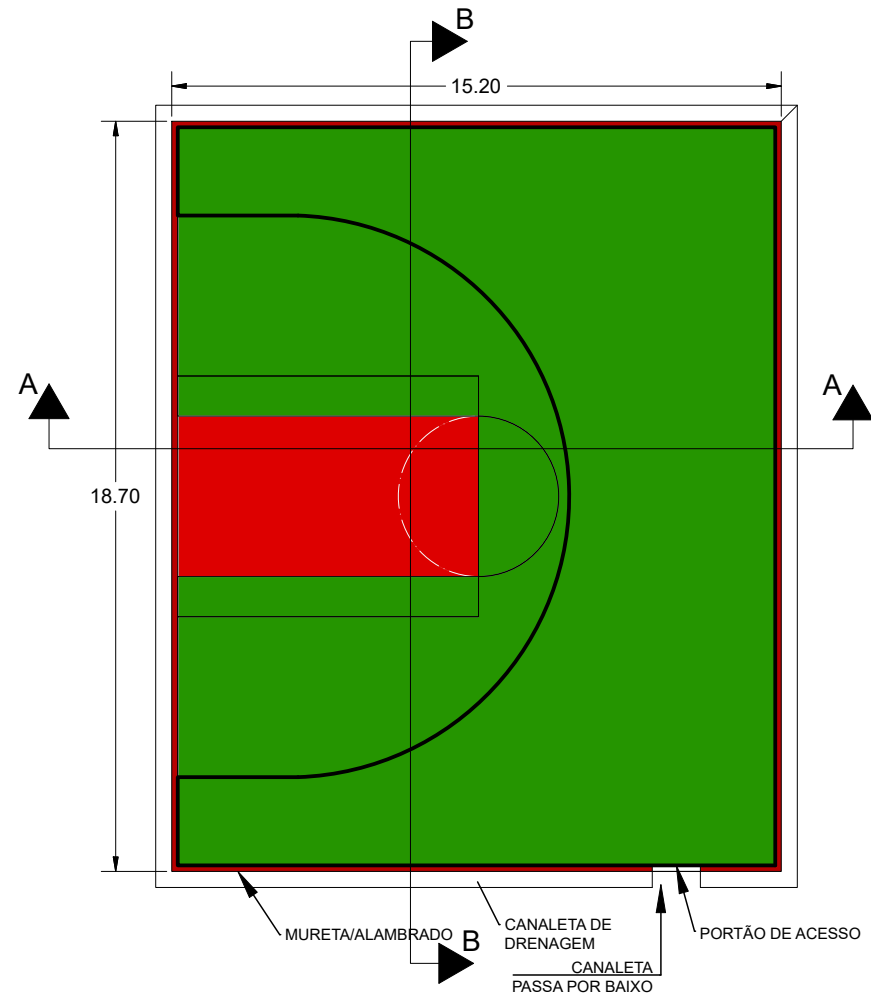


PLANTA BAIXA - QUADRA DE BASQUETE  
ESCALA 1:250

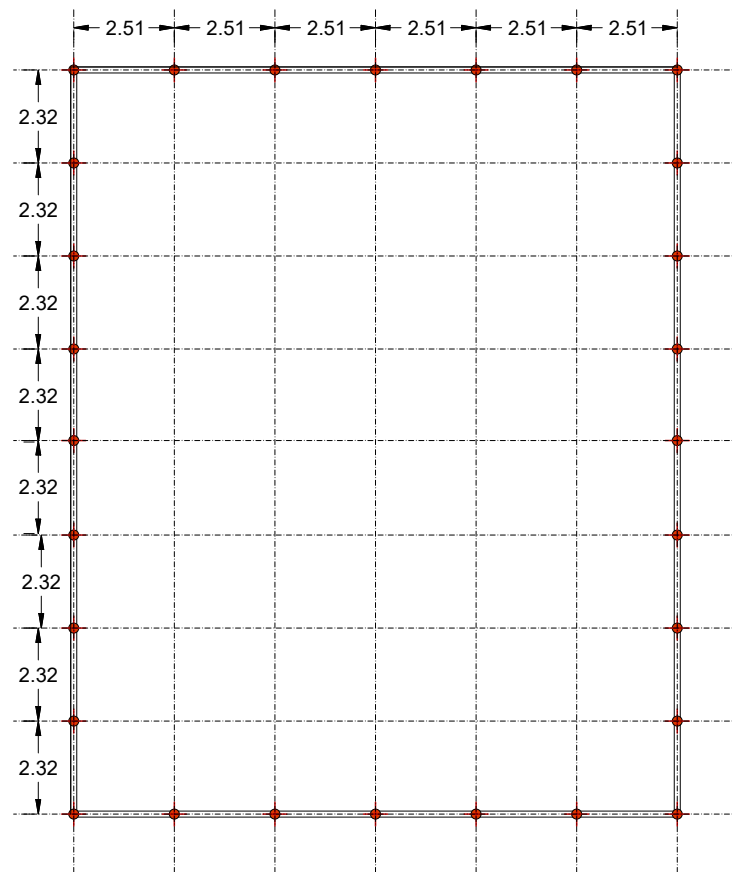


LOCAÇÃO DE ESTACAS - QUADRA DE BASQUETE  
ESCALA 1:250

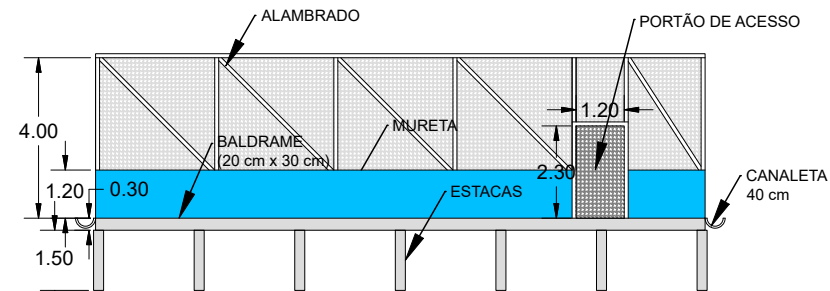


CORTE A-A - QUADRA DE BASQUETE  
ESCALA 1:250

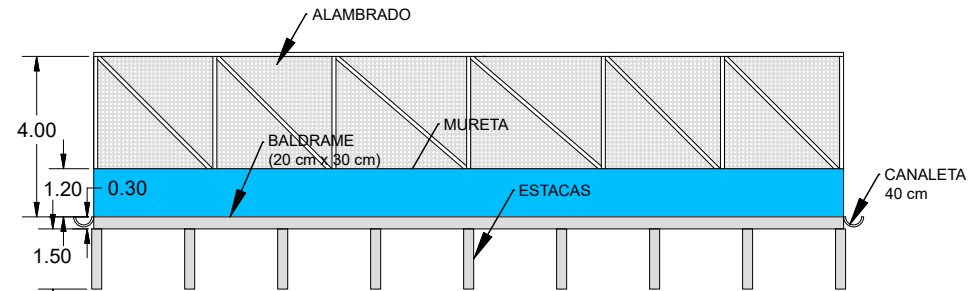


CORTE B-B - QUADRA DE BASQUETE  
ESCALA 1:250

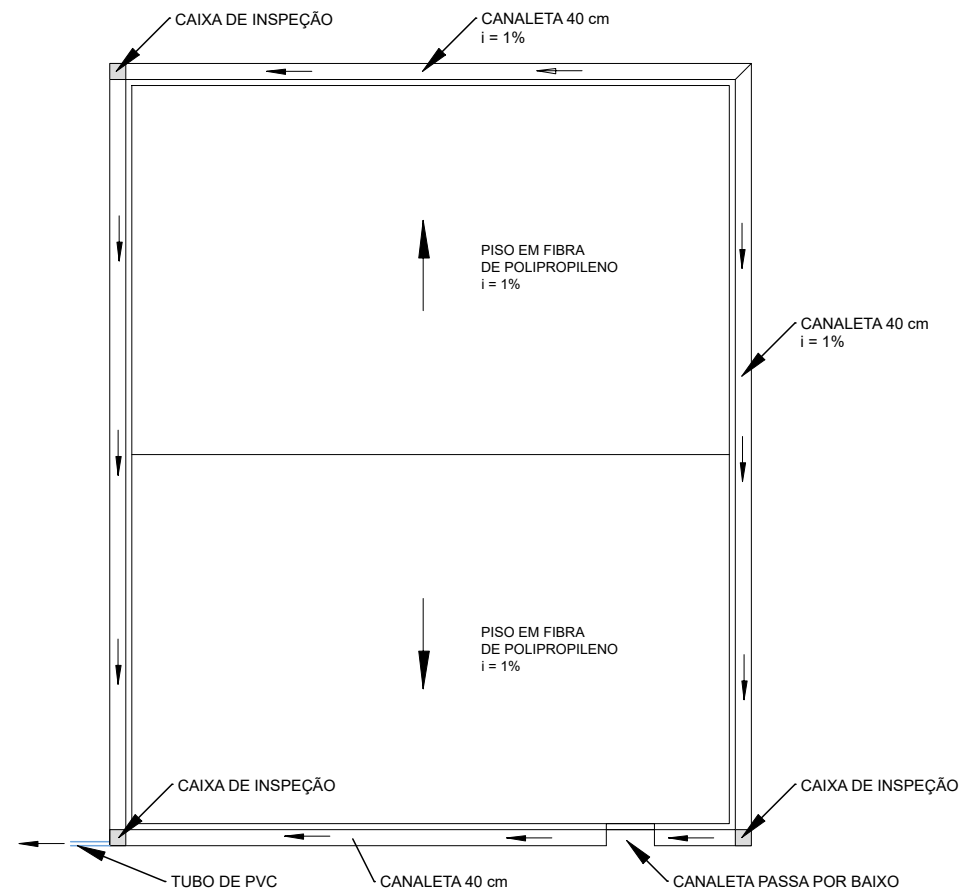

SISTEMA DE DRENAGEM - QUADRA DE BASQUETE  
ESCALA 1:250

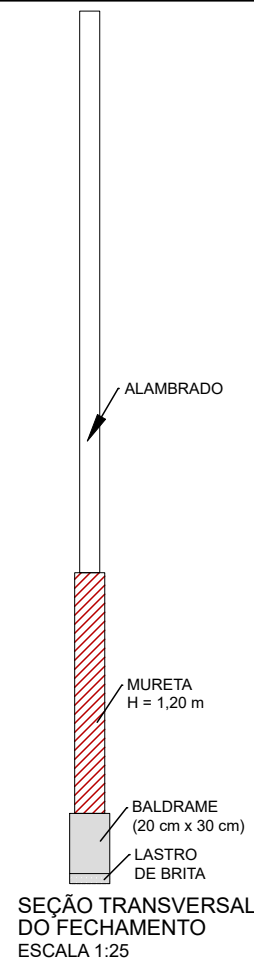

SEÇÃO TRANSVERSAL  
DO FECHAMENTO  
ESCALA 1:25

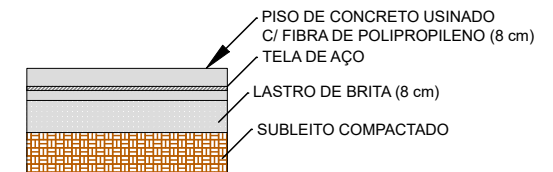

DETALHAMENTO PISO - QUADRA DE BASQUETE  
ESCALA 1:25

|                                                                                                                                                                                                                           |                                                                                       |                                                                                                       |                       |
|---------------------------------------------------------------------------------------------------------------------------------------------------------------------------------------------------------------------------|---------------------------------------------------------------------------------------|-------------------------------------------------------------------------------------------------------|-----------------------|
|  <b>Prefeitura Municipal de Nova Odessa</b><br>Secretaria de Obras, Projetos e Planejamento Urbano<br>Prefeito Cláudio José Schooder |                                                                                       | Projeto:<br>Construção de 1 Campo de Futebol Society, 1 Quadra de Basquete 3x3 e 1 Minicampo de Areia |                       |
| Endereço:<br>RUA BATISTA BOLDRINI esq. R: Maximiniano Dalmédico - JD SANTA LUÍZA – NOVA ODESSA/SP                                                                                                                         |                                                                                       | Folha:<br>04/04                                                                                       |                       |
| Secretário de Obras, Projetos e Planejamento Urbano:<br>VILSON RIBEIRO AMARAL                                                                                                                                             | Secretário Adjunto de Obras, Projetos e Planejamento Urbano:<br>GUSTAVO DINIZ VALENTE | DATA:<br>AGOSTO/2024                                                                                  | Escala:<br>INDICADA   |
| Desenho:<br>VICTOR MACEDO TEIXEIRA                                                                                                                                                                                        | Responsável técnico:<br>VICTOR MACEDO TEIXEIRA                                        | CREA/CAU:<br>5070512553                                                                               | ART:<br>2620241409141 |