


# DIAGRAMA UNIFILAR TRAF0 225 KVA

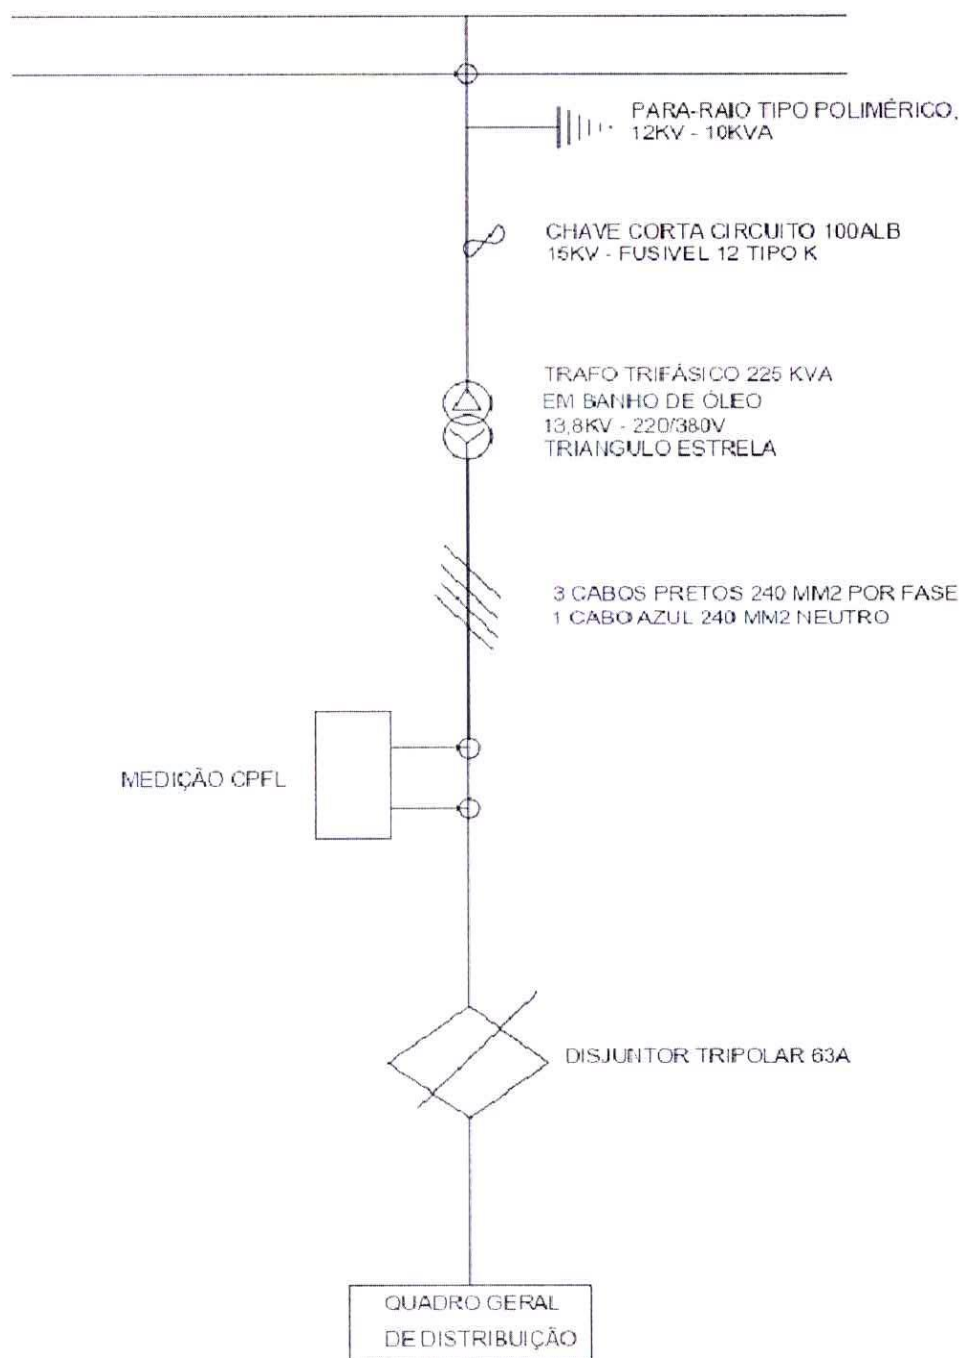

ASSUNTO: LIGAÇÃO CLIENTE MEDIA TENSÃO		FOLHA: 02 DE 09	ESCALA: 1:1000
PROPRIETARIO: PREFEITURA MUN.DA ESTANCIA TUR DE BARRA BONITA			
TIPO DE OBRA: LIGAÇÃO CLIENTE MEDIA TENSÃO		DESENHO: MURELO	MUNICIPIO: BARRA BONITA
RESP. MANOEL FABIANO FERREIRA FILHO		ART: 2620250840592	DATA: MARÇO 2025
PREFEITO MUNICIPAL		RESP. TEC. JOSE LUIS PARIZOTTO	
		CREA - SP 0.60.154.427-0	