




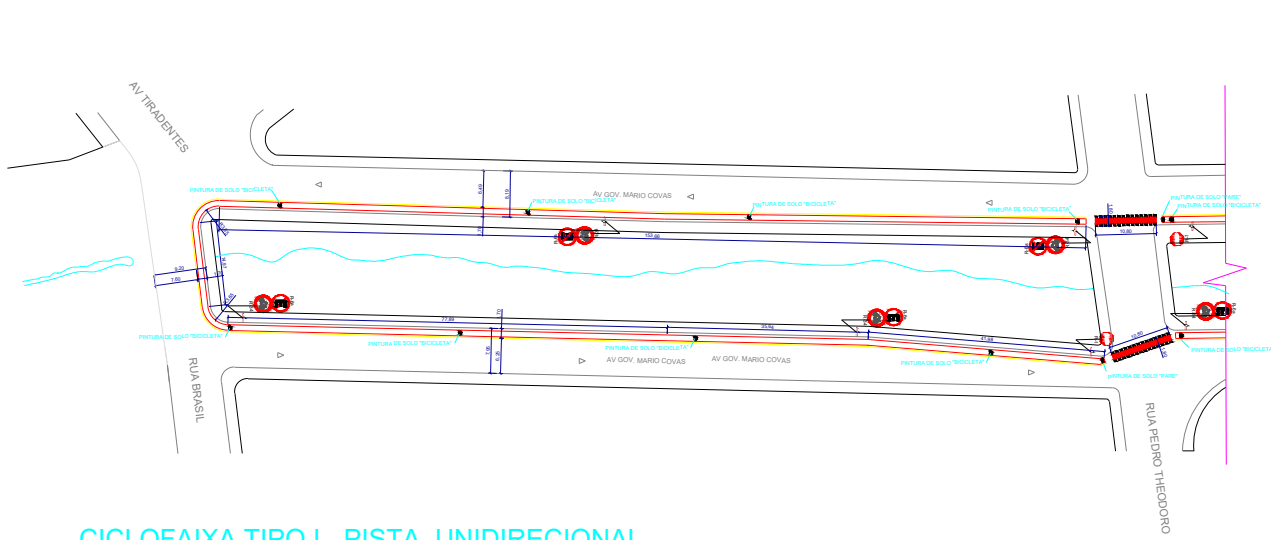

CICLOFAIXA TIPO I - PISTA UNIDIRECIONAL
AVENIDA GOV. MARIO COVAS - TRECHO A
ESCALA 1: 400

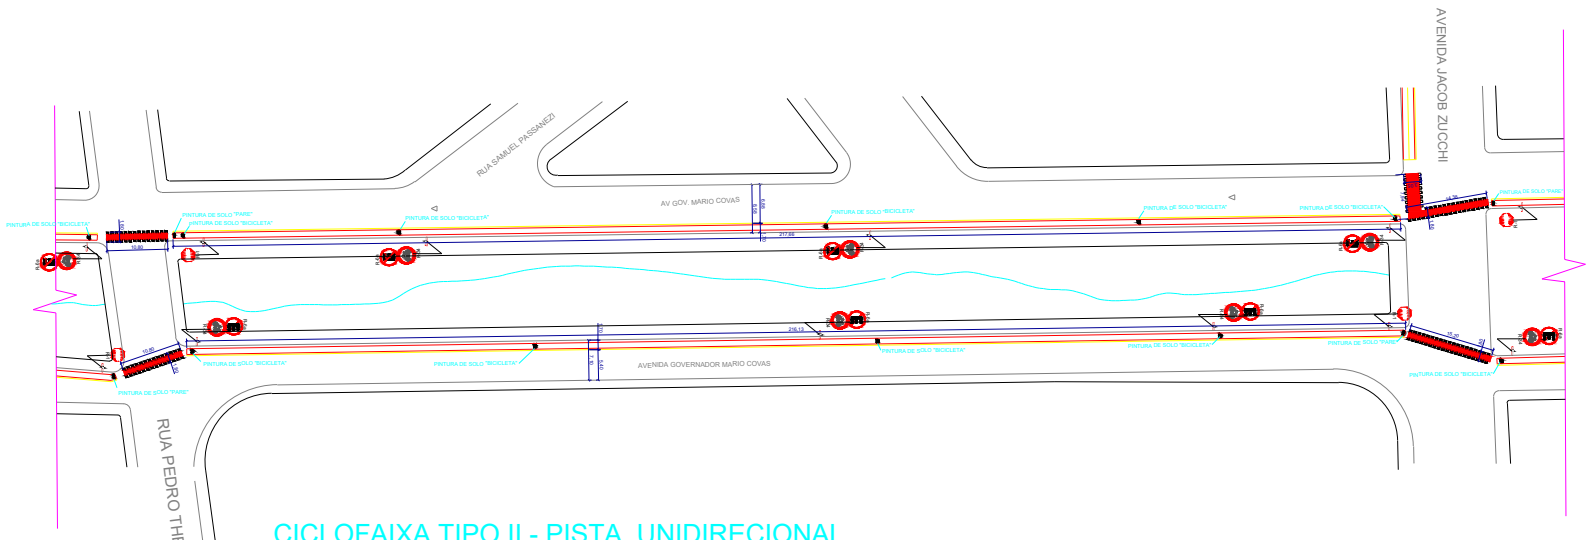

CICLOFAIXA TIPO II - PISTA UNIDIRECIONAL
AVENIDA GOV. MARIO COVAS - TRECHO B
ESCALA 1: 400

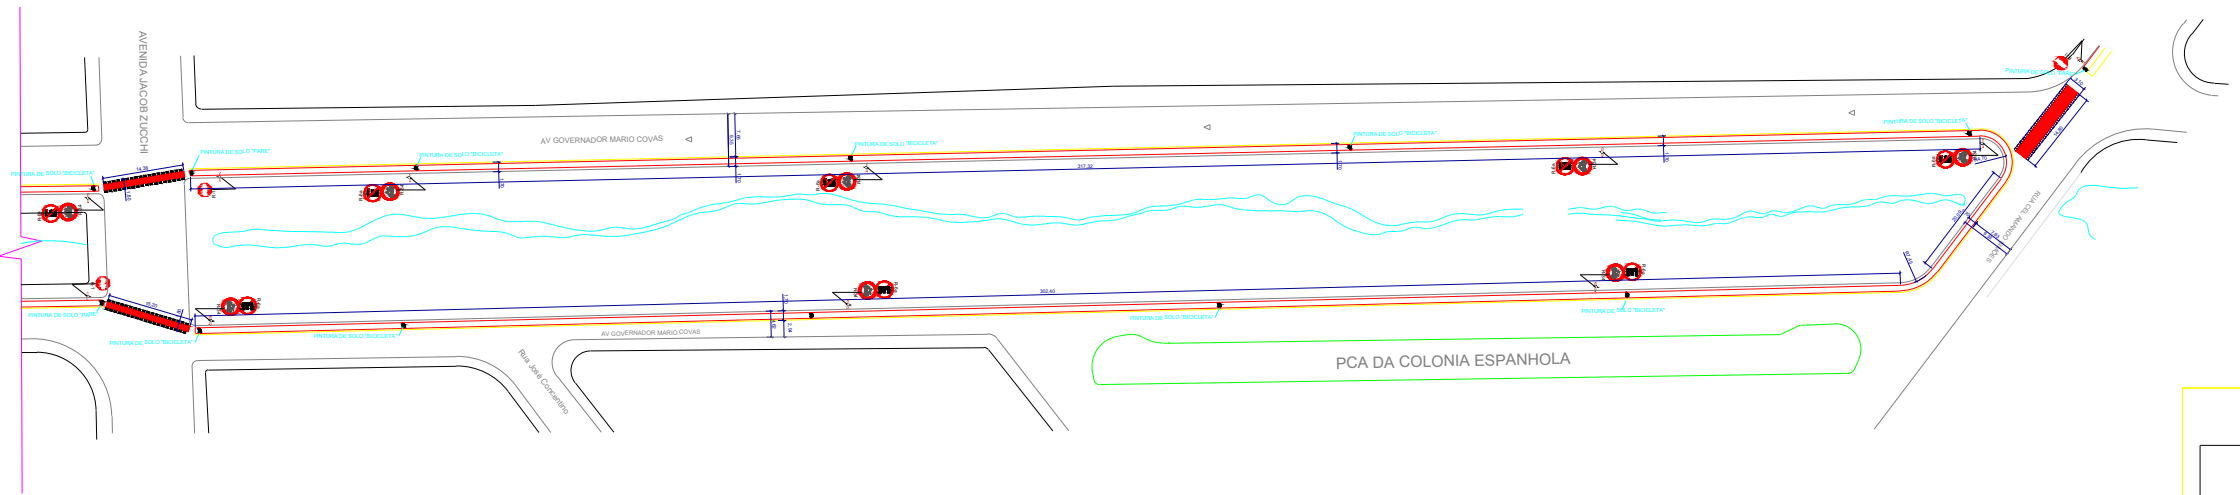

CICLOFAIXA TIPO I - PISTA UNIDIRECIONAL
AVENIDA GOV. MARIO COVAS - TRECHO C
ESCALA 1: 400


DIZERES	CÓDIGO E DIMENSÃO	DIMENSÃO (m)	QUANT.	CORES			
				FUNDO	LEGENDA	ORLA	LETRAS
	R-1	L = 0,60	04	VERMEL	BRANCA	VERMEL	BRANCA
	R-34	Ø=0,50	17	BRANCA	-	VERMEL	-
	R-6a	Ø=0,50	17	BRANCO	PRETA	VERMEL	PRETA

QUADRO DE ÁREAS

COMPRIMENTO1.426,43 m

CRUZAMENTO RODOVICLOVIÁRIO:92,12 m²

TIPO I - PISTA UNIDIRECIONAL

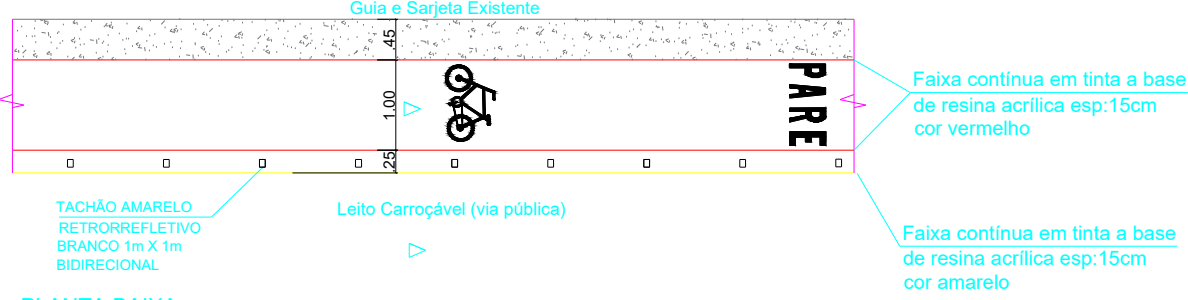

PLANTA BAIXA
ESCALA 1:20

PROPRIETÁRIO
PREFEITURA MUNICIPAL DE CAFELÂNDIA
CNPJ 46.186.375/0001-99

BRUNO DA SILVA RAMOS
ENGENHEIRO ELÉTRICISTA
CREA: 5069331922-SP

BRUNO DA SILVA RAMOS SERVIÇOS ELÉTRICOS - ME
RAMOS ENGENHARIA
CNPJ: 26.850.965/0001-67
AV. DR ALBERTO SALLES Nº 801
CEP 16680-000 AVAÍ - SP
FONE (14) 3287-1230 / 99788-7616
EMAIL: projetosbsr@hotmail.com

TÍTULO:
IMPLANTAÇÃO DE ILUMINAÇÃO LED NA CICLOFAIXA

RESPONSÁVEL TÉCNICO:
BRUNO DA SILVA RAMOS

CLIENTE:
PREFEITURA MUNICIPAL DE CAFELÂNDIA

LOCAL:
AVENIDA GOVERNADOR MARIO COVAS

REVISOR:
BRUNO

FOLHA:
02

ESCALA:
INDICADA

DATA:
28/01/2022