



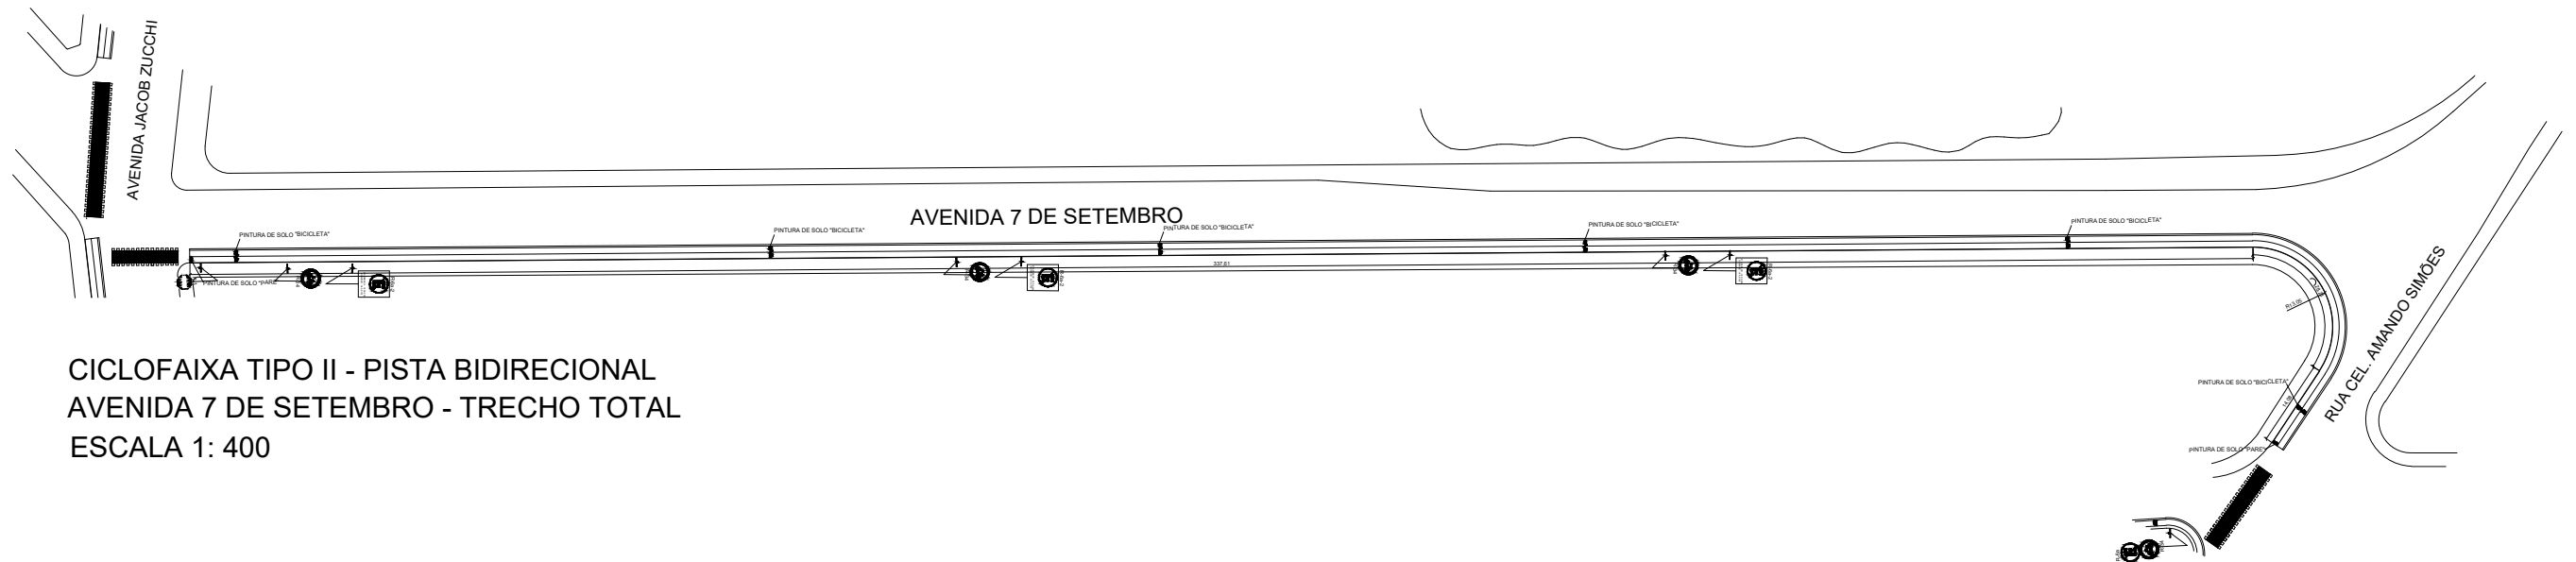

CICLOFAIXA TIPO II - PISTA BIDIRECIONAL  
AVENIDA 7 DE SETEMBRO - TRECHO TOTAL  
ESCALA 1: 400

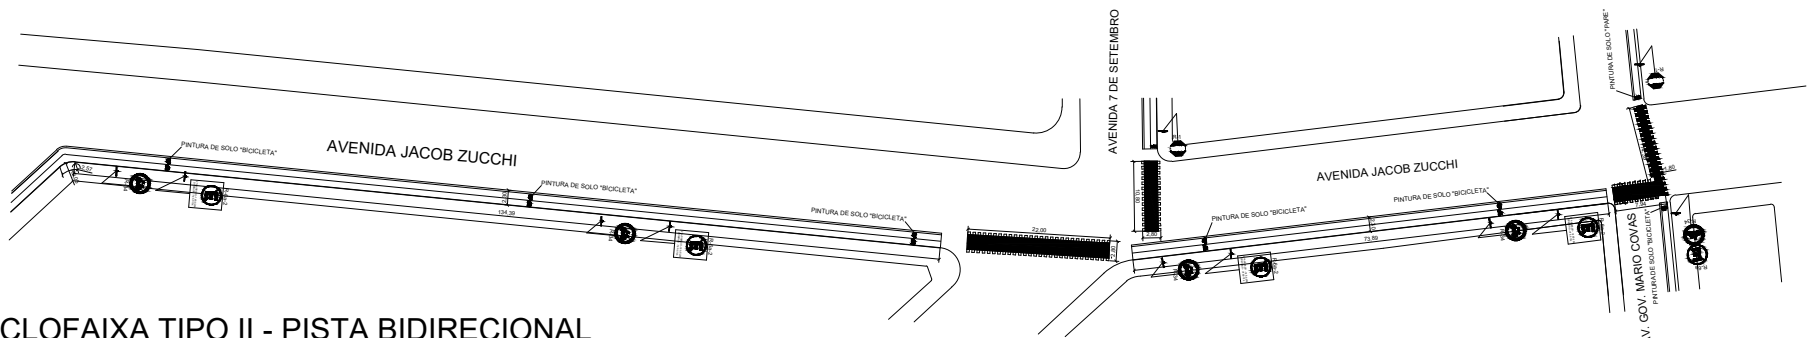

CICLOFAIXA TIPO II - PISTA BIDIRECIONAL  
RUA JACOB ZUCCHI - TRECHO TOTAL  
ESCALA 1: 400


QUADRO DE ÁREAS

COMPRIMENTO \_\_\_\_\_ 590,77 m

CRUZAMENTO RODOVICLOVIÁRIO: \_\_\_\_\_ 116,06 m²

| DIZERES                                                                               | CÓDIGO E DIMENSÃO | DIMENSÃO (m) | QUANT. | CORES  |         |        |        |
|---------------------------------------------------------------------------------------|-------------------|--------------|--------|--------|---------|--------|--------|
|                                                                                       |                   |              |        | FUNDO  | LEGENDA | ORLA   | LETRAS |
|  | R-1               | L = 0,60     | 02     | VERMEL | BRANCA  | VERMEL | BRANCA |
|  | R-34              | Ø=0,50       | 07     | BRANCA | -       | VERMEL | -      |
|  | R-6a-2            | 0,50X0,75    | 07     | BRANCO | PRETA   | VERMEL | PRETA  |

TIPO II - PISTA BIDIRECIONAL

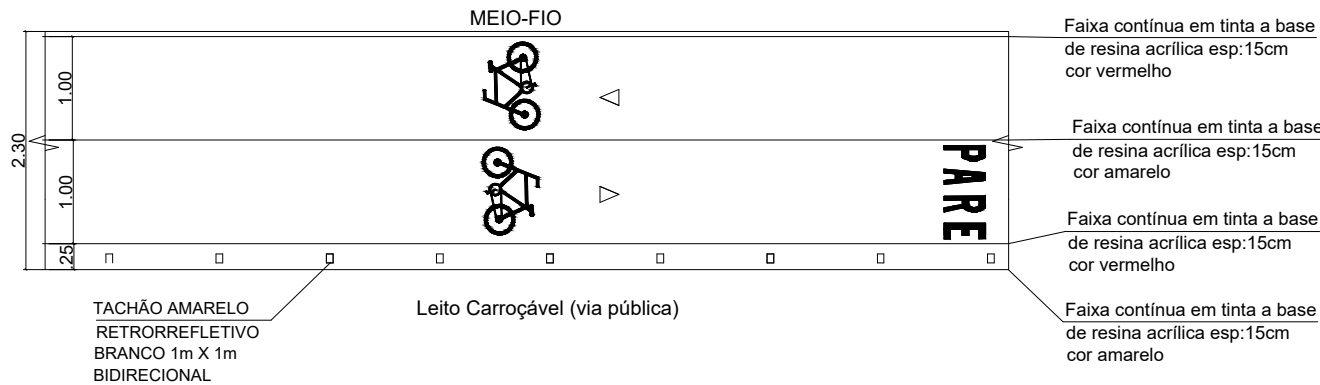

PLANTA BAIXA  
ESCALA 1:25

|                                                                               |                                                                       |
|-------------------------------------------------------------------------------|-----------------------------------------------------------------------|
| PROPRIETÁRIO<br>PREFEITURA MUNICIPAL DE CAFELÂNDIA<br>CNPJ 46.186.375/0001-99 | BRUNO DA SILVA RAMOS<br>ENGENHEIRO ELETRICISTA<br>CREA: 5069331922-SP |
| BRUNO DA SILVA RAMOS SERVIÇOS ELÉTRICOS - ME                                  |                                                                       |
| RAMOS ENGENHARIA                                                              |                                                                       |
| CNPJ: 26.850.965/0001-67                                                      |                                                                       |
| AV. DR ALBERTO SALLES N° 801                                                  |                                                                       |
| CEP 16680-000 AVAÍ - SP                                                       |                                                                       |
| FONE (14) 3287-1230 / 99788-7616                                              |                                                                       |
| EMAIL: projetosbsr@hotmail.com                                                |                                                                       |
| TÍTULO: IMPLANTAÇÃO DE ILUMINAÇÃO LED NA CICLOFAIXA                           |                                                                       |
| RESPONSÁVEL TÉCNICO: BRUNO DA SILVA RAMOS                                     |                                                                       |
| CLIENTE: PREFEITURA MUNICIPAL DE CAFELÂNDIA                                   |                                                                       |
| FOLHA: 02                                                                     |                                                                       |
| LOCAL: AVENIDA GOVERNADOR MARIO COVAS                                         | DATA: 28/01/2022                                                      |
| REVISOR: BRUNO                                                                | ESCALA: INDICADA                                                      |