



CICLOFAIXA TIPO II - PISTA BIDIRECIONAL
AVENIDA DO CAFÉ - TRECHO A
ESCALA 1: 400

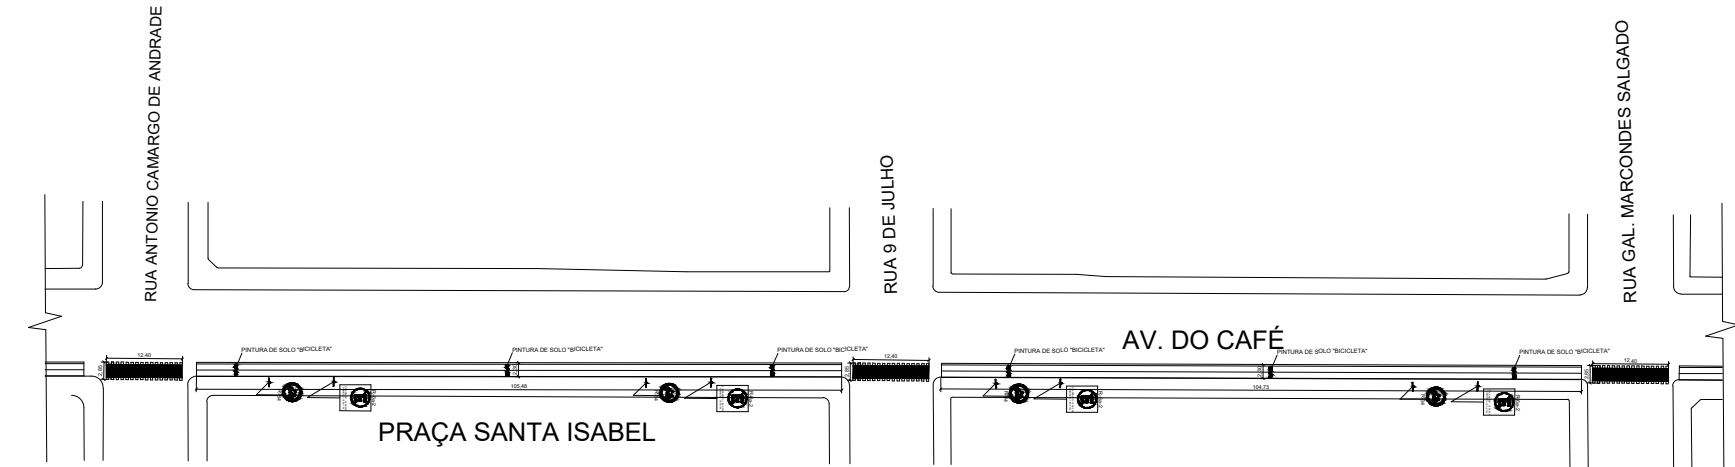

CICLOFAIXA TIPO II - PISTA BIDIRECIONAL
AVENIDA DO CAFÉ - TRECHO B
ESCALA 1: 400

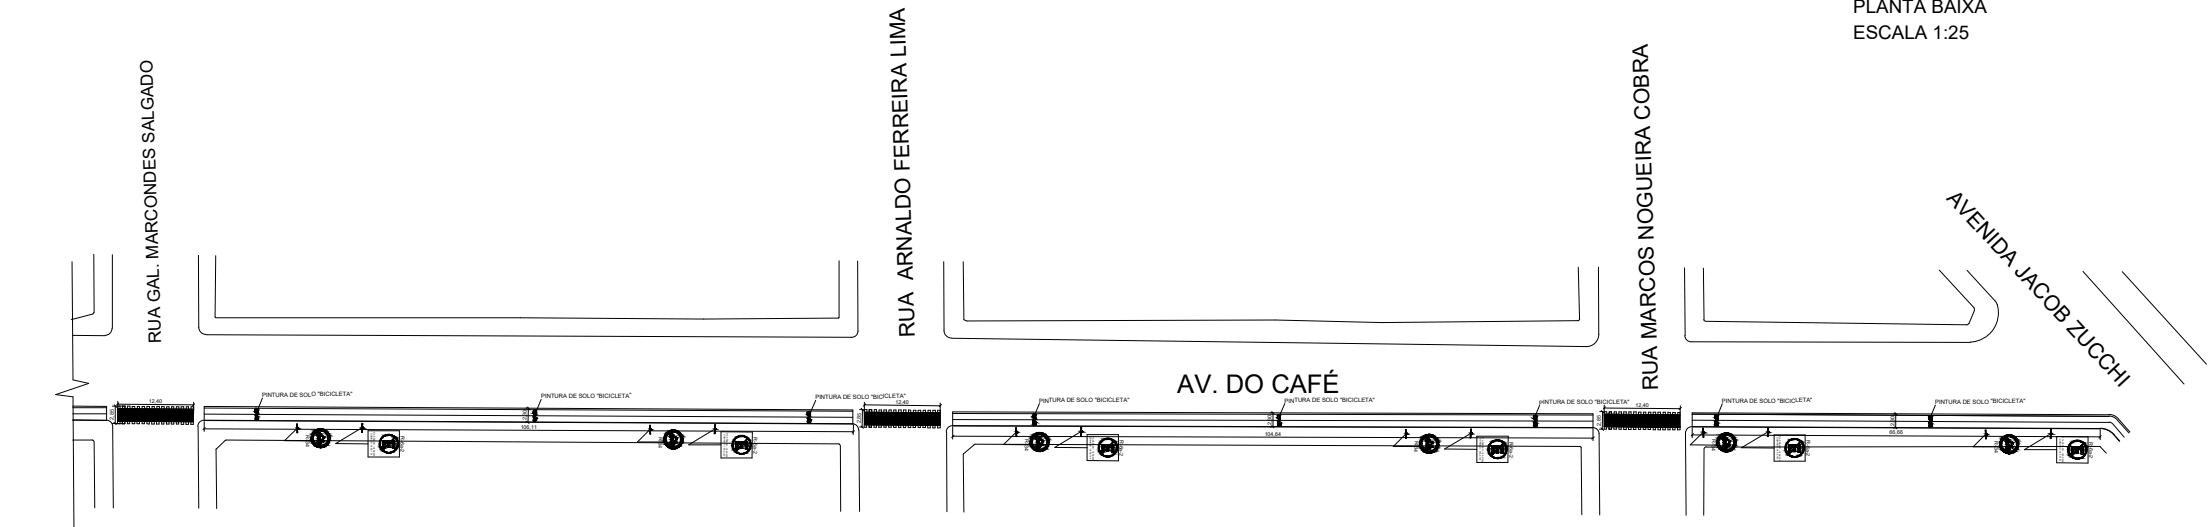


CICLOFAIXA TIPO II - PISTA BIDIRECIONAL
AVENIDA DO CAFÉ - TRECHO C
ESCALA 1: 400

DIZERES	CÓDIGO E DIMENSÃO	DIMENSÃO (m)	QUANT.	CORES			
				FUNDO	LEGENDA	ORLA	LETRAS
	R-1	L = 0,80	-	VERMEL	BRANCA	VERMEL	BRANCA
	R-34	Ø=0,50	16	BRANCA	-	VERMEL	-
	R-6a-2	0,50X075	16	BRANCO	PRETA	VERMEL	PRETA

QUADRO DE ÁREAS	
COMPRIMENTO	793,87 m
CRUZAMENTO RODOVICLOVIÁRIO:	249,66 m²

TIPO II - PISTA BIDIRECIONAL

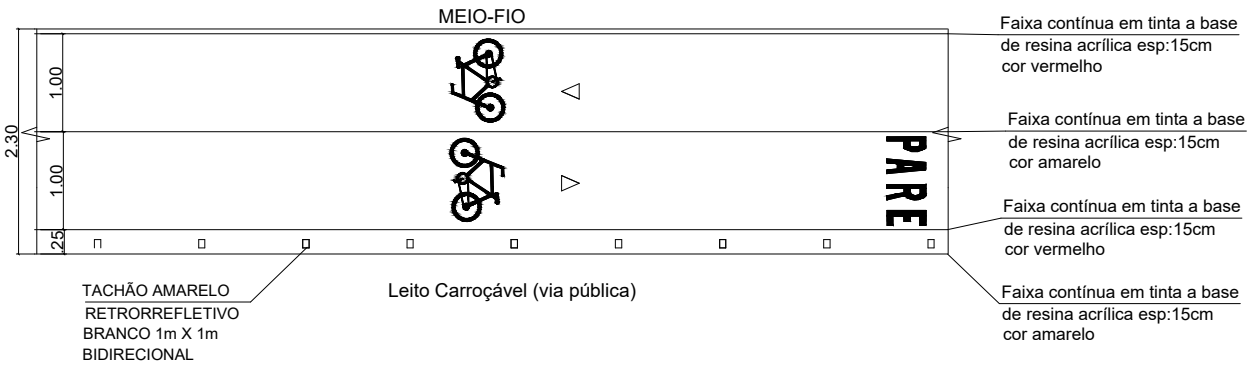

PLANTA BAIXA
ESCALA 1:25

PROPRIETÁRIO
PREFEITURA MUNICIPAL DE CAFELÂNDIA
CNPJ 46.186.375/0001-99

BRUNO DA SILVA RAMOS
ENGENHEIRO ELETRICISTA
CREA: 5069331922-SP

BRUNO DA SILVA RAMOS SERVIÇOS ELÉTRICOS - ME

RAMOS ENGENHARIA

CNPJ: 26.850.965/0001-67

AV. DR ALBERTO SALLES N° 801

CEP 16680-000 AVAÍ - SP

FONE (14) 3287-1230 / 99788-7616

EMAIL: projetosbsr@hotmail.com

TÍTULO: IMPLANTAÇÃO DE ILUMINAÇÃO LED NA CICLOFAIXA

RESPONSÁVEL TÉCNICO: BRUNO DA SILVA RAMOS

CLIENTE: PREFEITURA MUNICIPAL DE CAFELÂNDIA

LOCAL: AVENIDA GOVERNADOR MARIO COVAS

REVISOR: BRUNO

FOLHA: 02

ESCALA: INDICADA

DATA: 28/01/2022