


IMPLANTAÇÃO DE ILUMINAÇÃO DE LED NO PARQUE AIRTON SENA DA SILVA

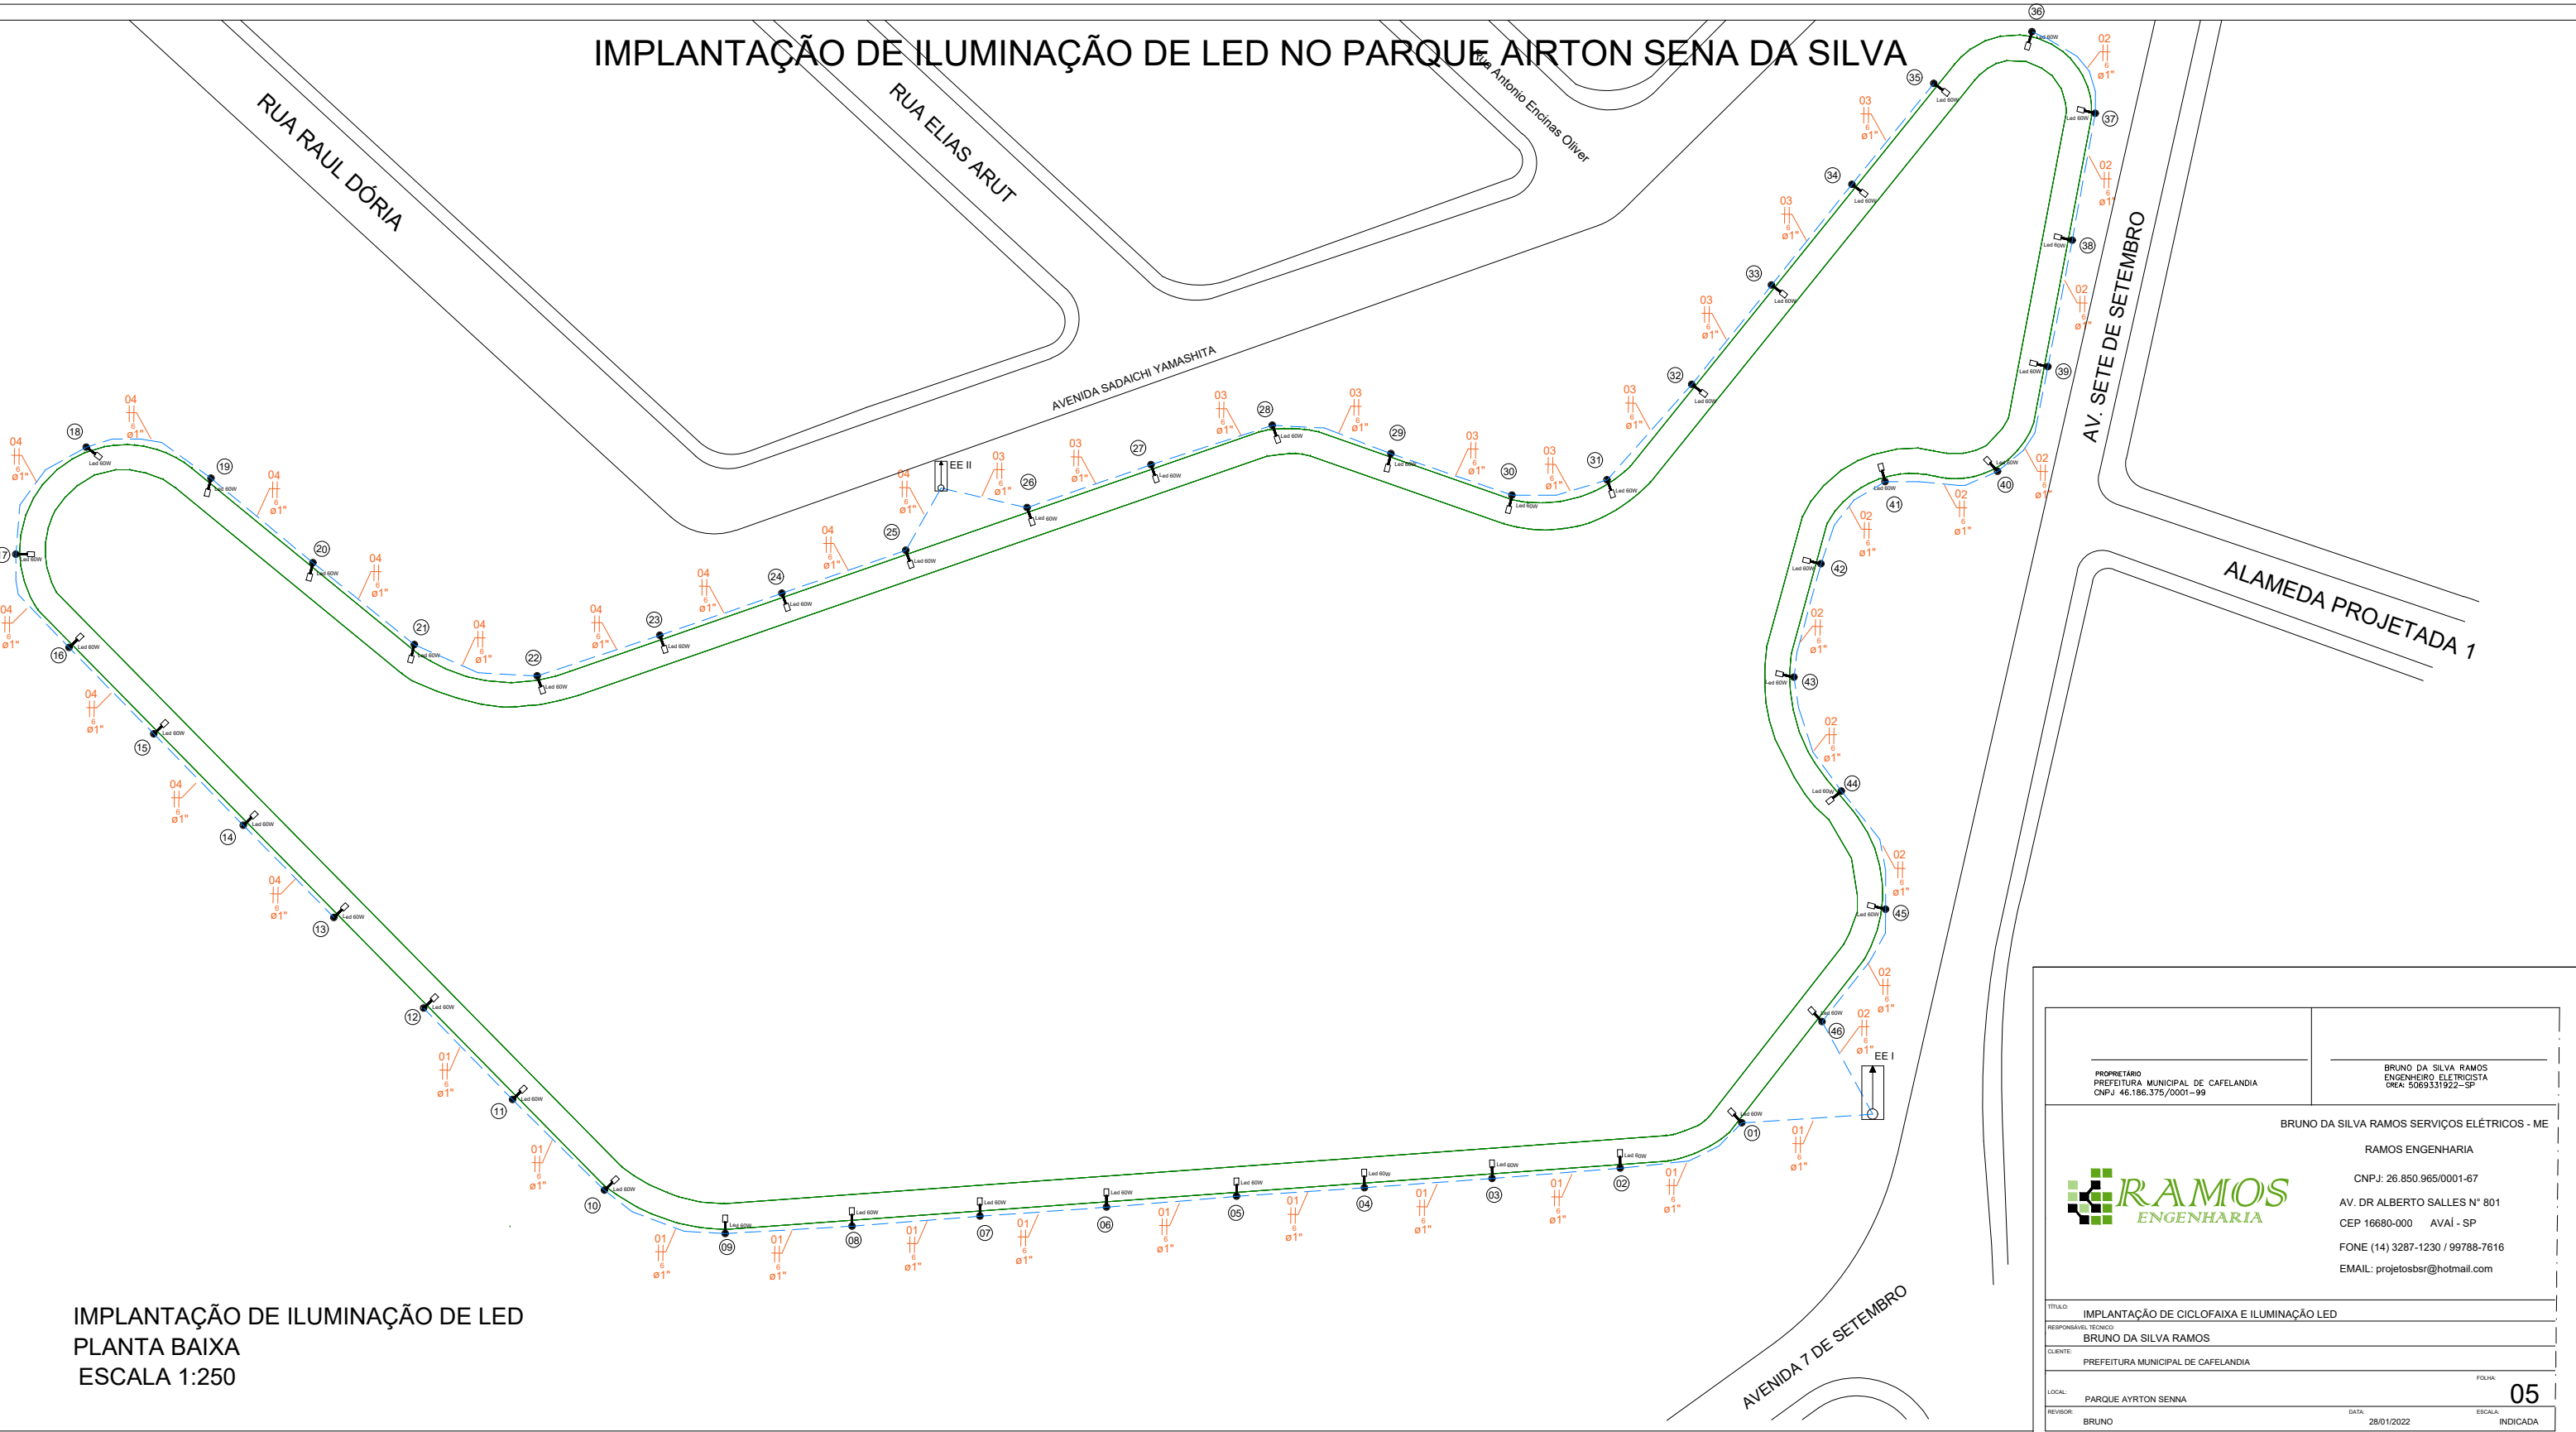

IMPLANTAÇÃO DE ILUMINAÇÃO DE LED
PLANTA BAIXA
ESCALA 1:250

PROPRIETÁRIO PREFEITURA MUNICIPAL DE CAFELÂNDIA CNPJ 46.186.375/0001-99		BRUNO DA SILVA RAMOS ENGENHEIRO ELETRICISTA CREA: 5069331922-SP	
BRUNO DA SILVA RAMOS SERVIÇOS ELÉTRICOS - ME			
		RAMOS ENGENHARIA	
		CNPJ: 26.850.965/0001-67	
		AV. DR ALBERTO SALLES N° 801	
		CEP 16680-000 AVAI - SP	
FONE (14) 3287-1230 / 99788-7616		EMAIL: projetosbsr@hotmail.com	
TÍTULO: IMPLANTAÇÃO DE CICLOFAIXA E ILUMINAÇÃO LED			
RESPONSÁVEL TÉCNICO: BRUNO DA SILVA RAMOS			
CLIENTE: PREFEITURA MUNICIPAL DE CAFELÂNDIA			
LOCAL: PARQUE AIRTON SENNA		FOLHA: 05	
REVISOR: BRUNO	DATA: 28/01/2022	ESCALA: INDICADA	