



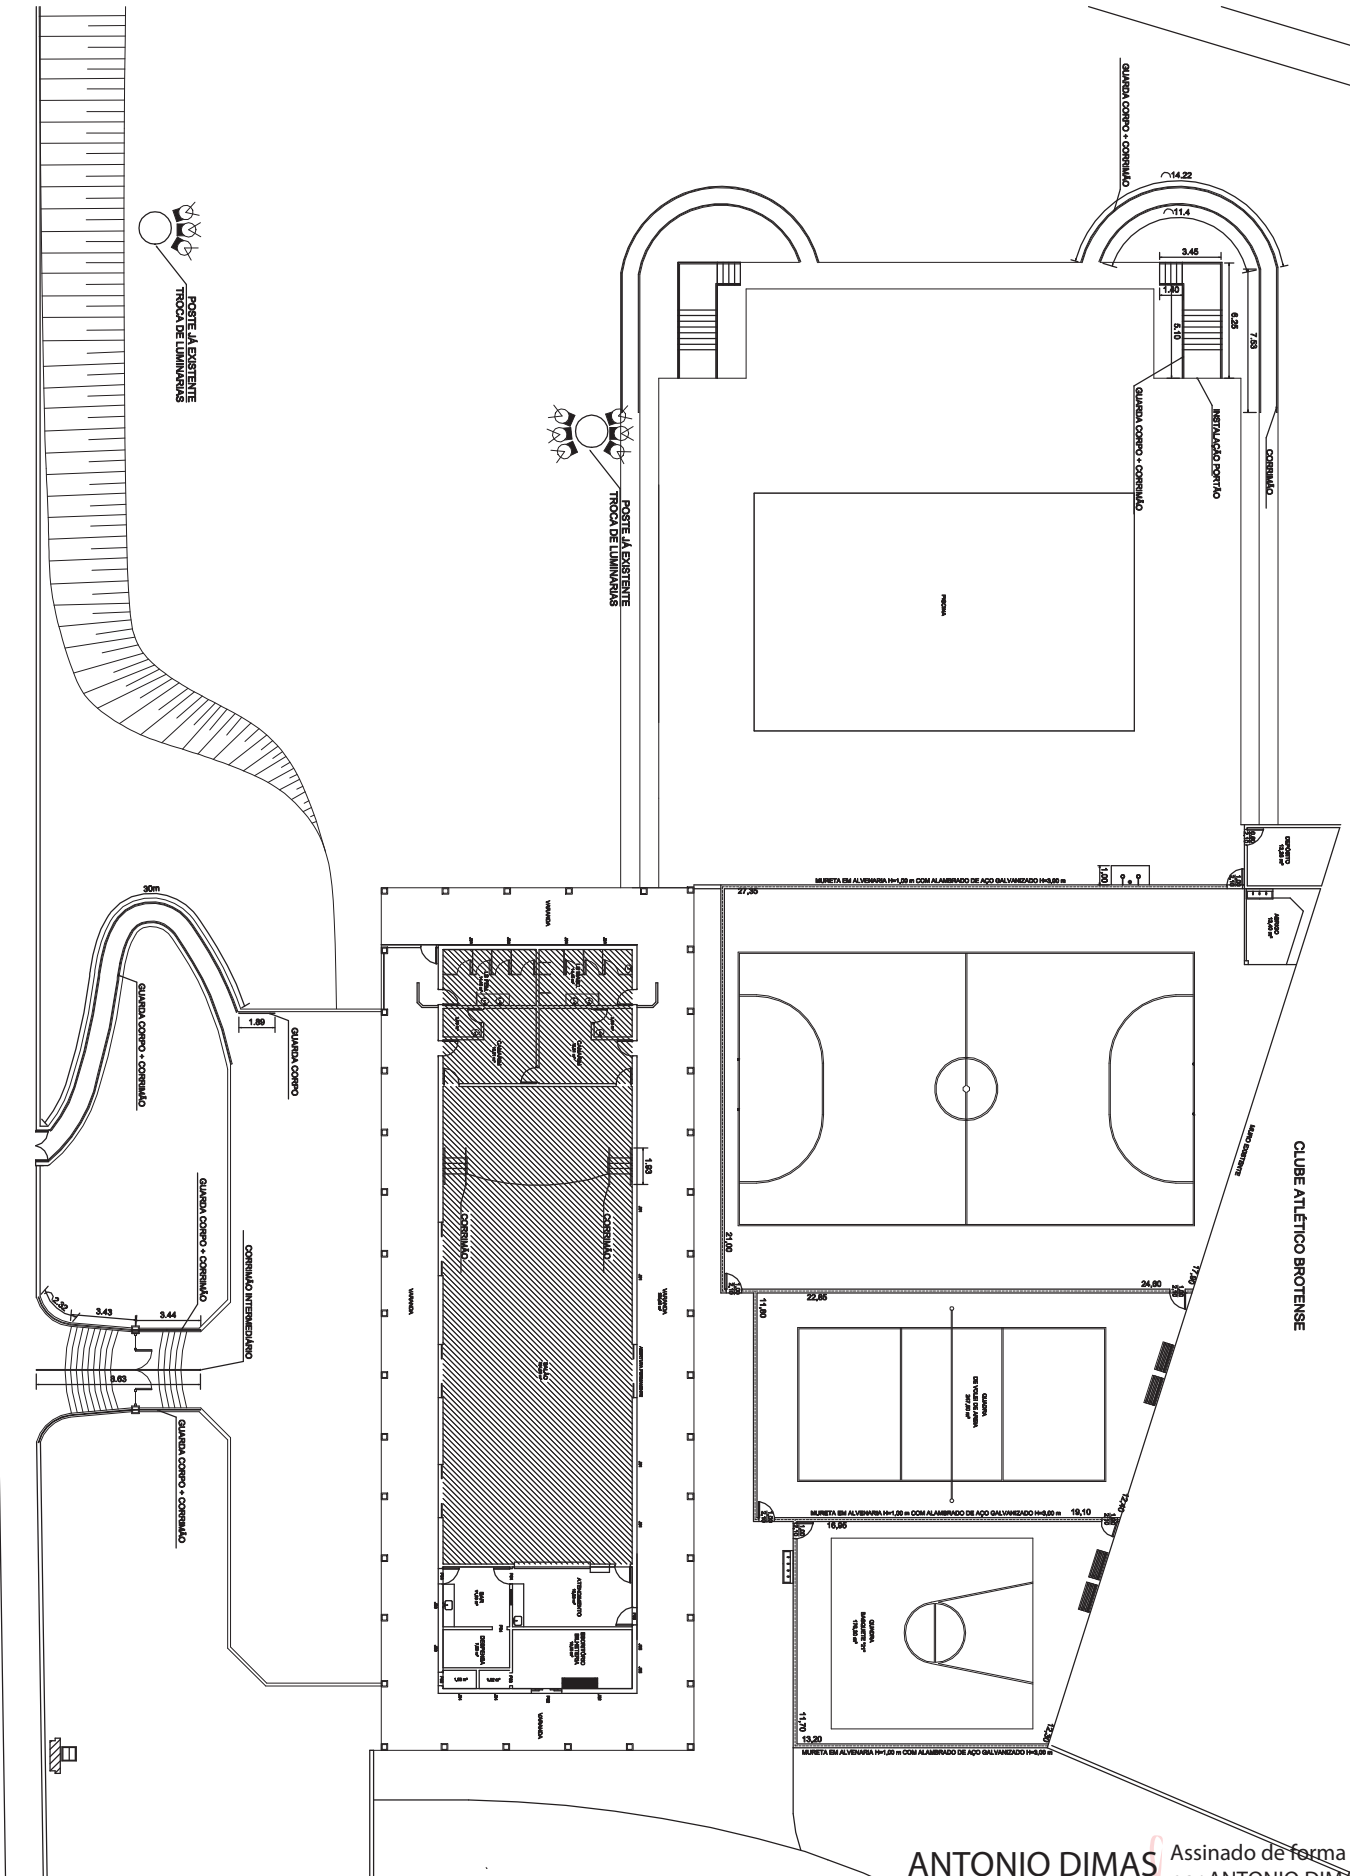

ANTONIO DIMAS
MORENO:136787
07807

RUA JOSÉ VÍCTOR MARQUESIN

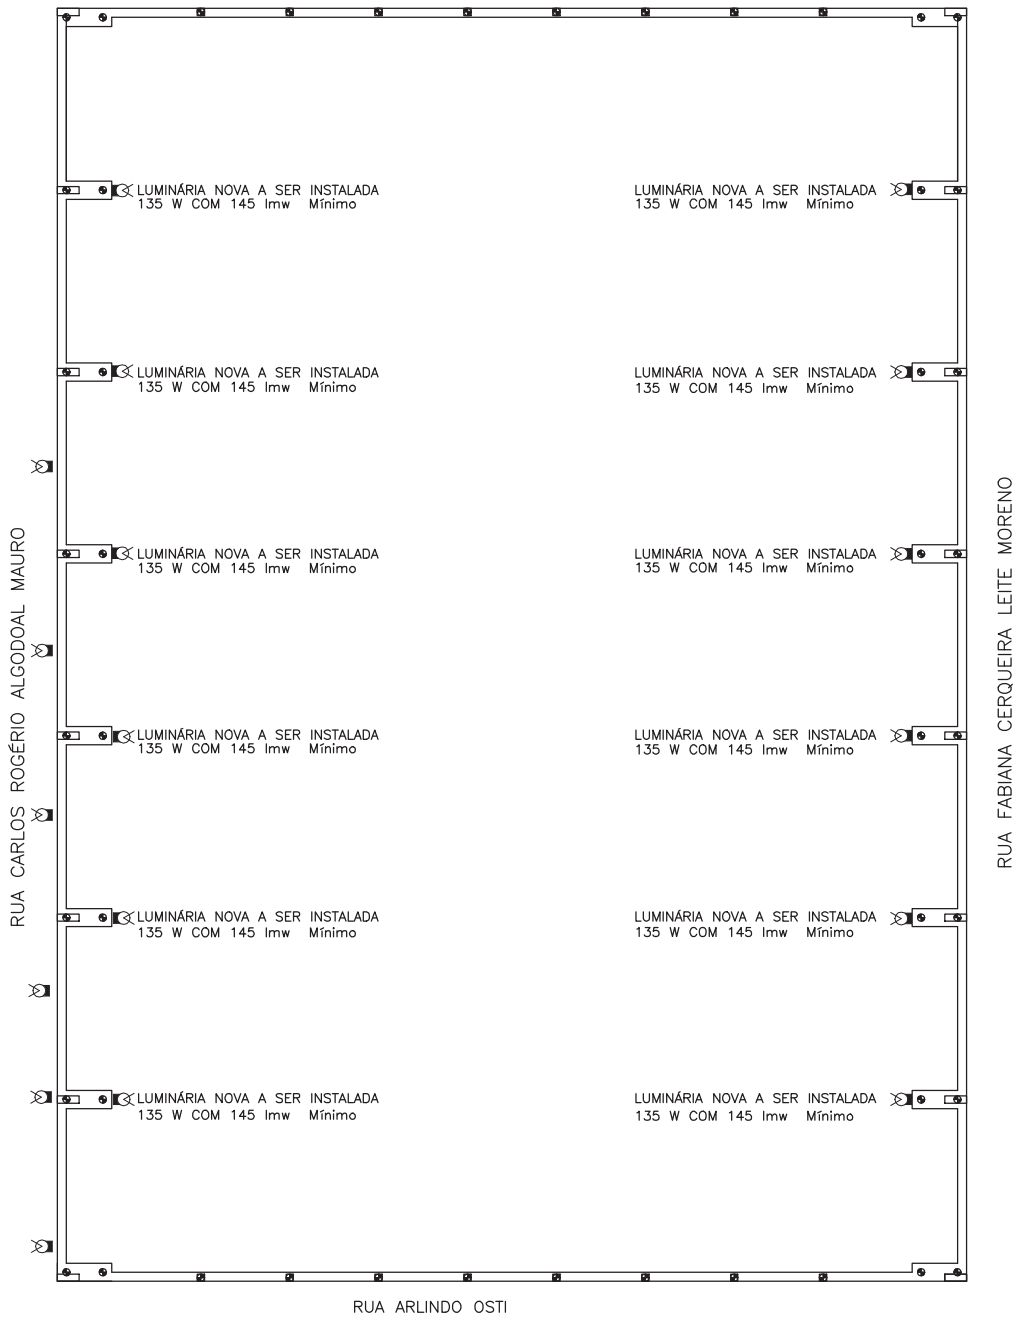

PLANTA BAIXA – ESTRUTURA
ESCALA: 1:100



LEGENDA:	
	– LUMINÁRIA PROJETO RETANGULAR–LED 135W 145 LW MÍNIMO



PREFEITURA MUNICIPAL DE BROTAS
DEPARTAMENTO DE PLANEJAMENTO

REORDENAÇÃO DE ILUMINAÇÃO DA QUADRA COBERTA DA DO CENTRO DE ESPORTES DO CDHU

REFERÊNCIA: PROJETO REORDENAÇÃO LUMINOTÉCNICA	FOLHA 01	
LOCAL: QUADRA DO CENTRO DE ESPORTES DO CDHU	ÁREA QUADRA COBERTA: 875,00 m2	
Alexsandra Berto Brandão PREFEITA MUNICIPAL	ANTONIO DIMAS MORENO:13678707807 Assinado de forma digital por ANTONIO DIMAS MORENO:13678707807 Data: 2025.02.10 10:03:00 ELE/ROT/2025-03/00 CFT 5061474007	
ESCALA: 1:100	DATA: janeiro 2025	DESENHO: ANTONIO DIMAS MORENO

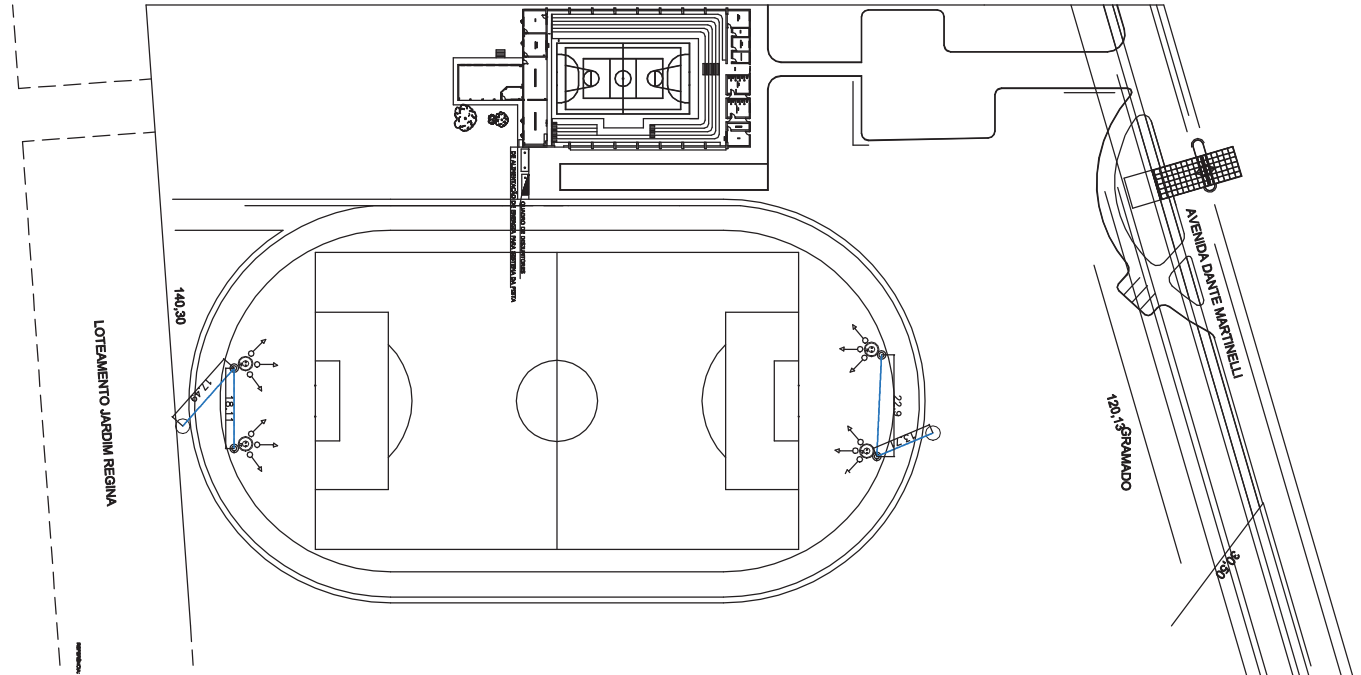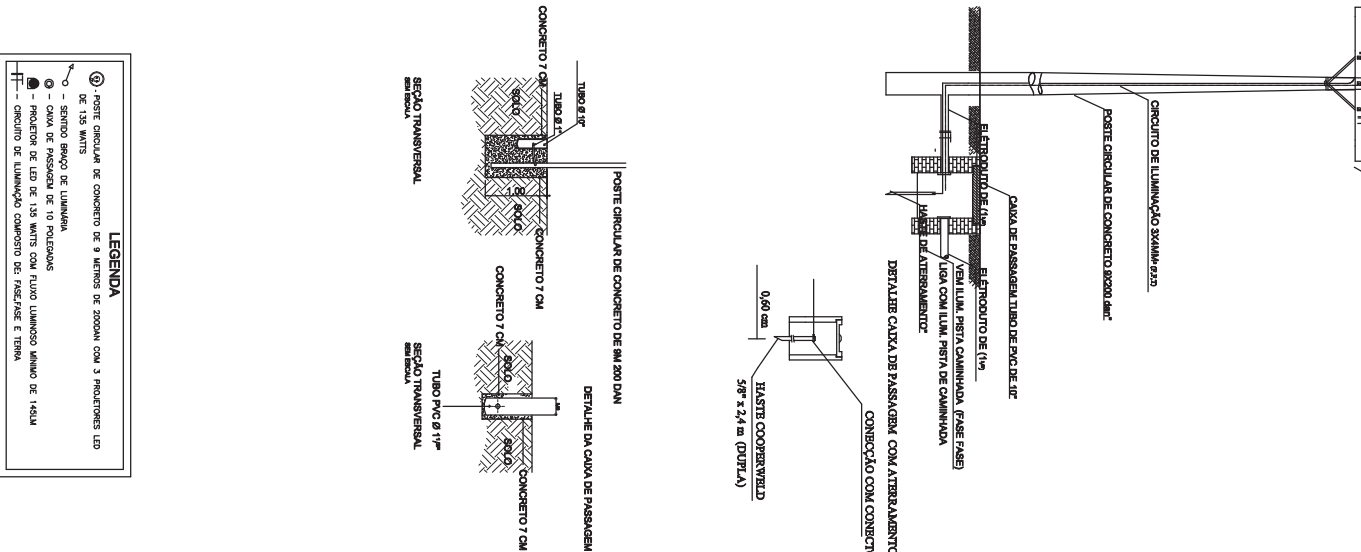

JORGE RUDNEY ATALLA

ANTONIO DIMAS MORENO:13678707807

Assinado de forma digital por ANTONIO DIMAS MORENO:13678707807
Dados: 2025.02.10 16:08:26 -03'00'

PREFEITURA MUNICIPAL DE BROTAS
DEPARTAMENTO DE PLANEJAMENTO

MELHORIA DA ILUMINAÇÃO DO CAMPO DO BROTÃO
ESTÁDIO MUNICIPAL "JORGE ATALLA"
MÓDULO ESPORTIVO BROTÃO

AVENIDA DANTE MARTINELLI, 891, SAPORO SÃO JOÃO

UNICA

PROJETO	REVISÃO	DATA	PROJETO	REVISÃO	DATA
PROJETO DE ILUMINAÇÃO	01	2025.02.10	PROJETO DE ILUMINAÇÃO	01	2025.02.10