





PLANTA BAIXA

ESCALA: 1/75

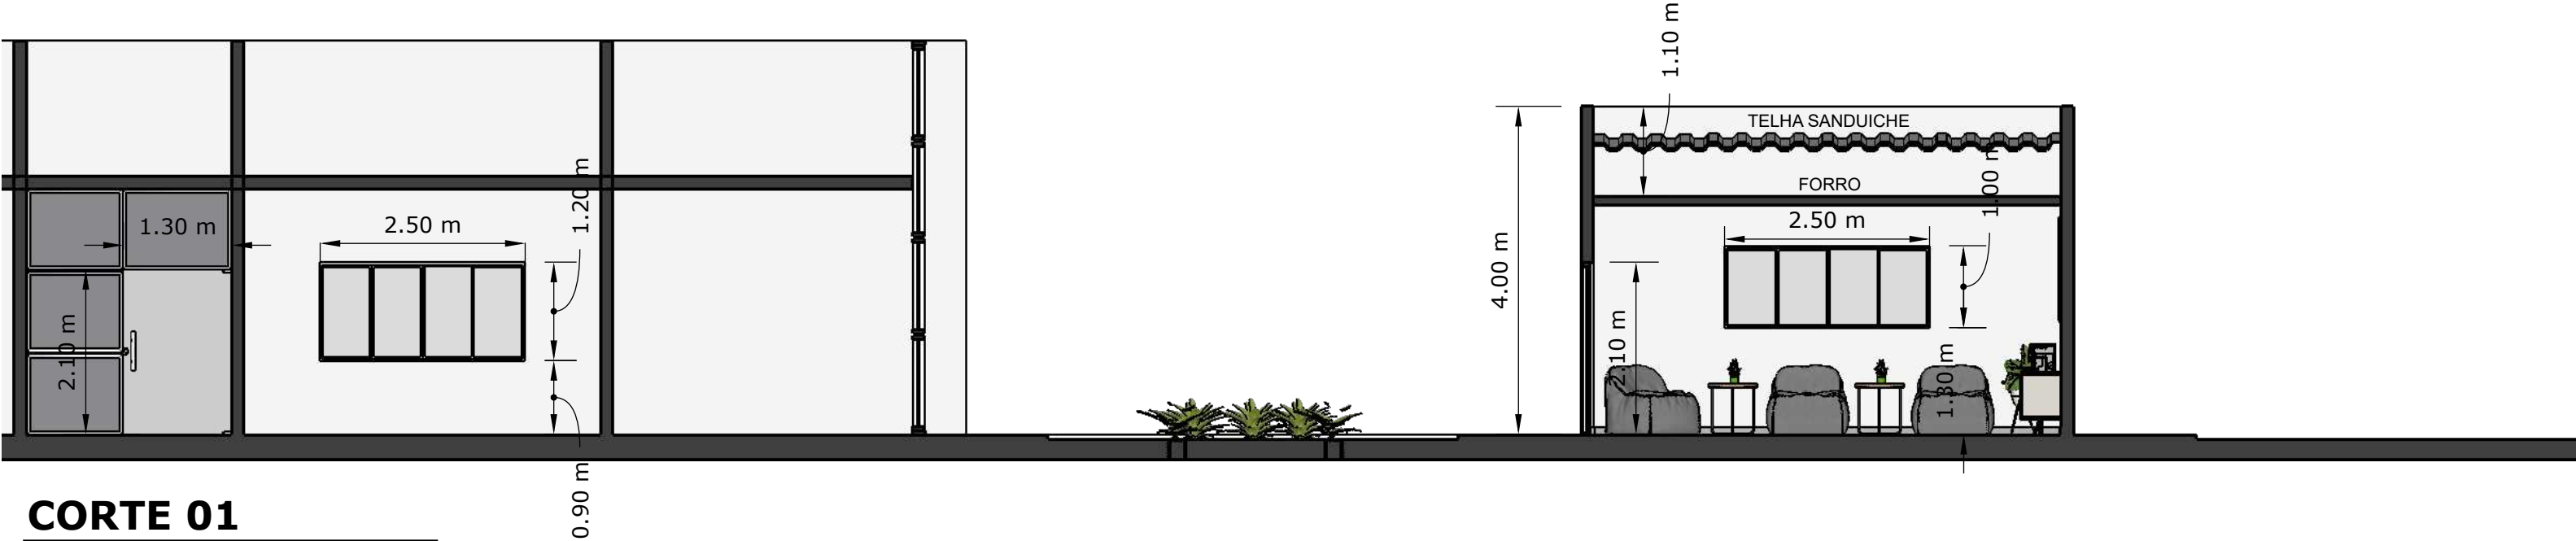


CORTE 01

ESCALA: 1/75

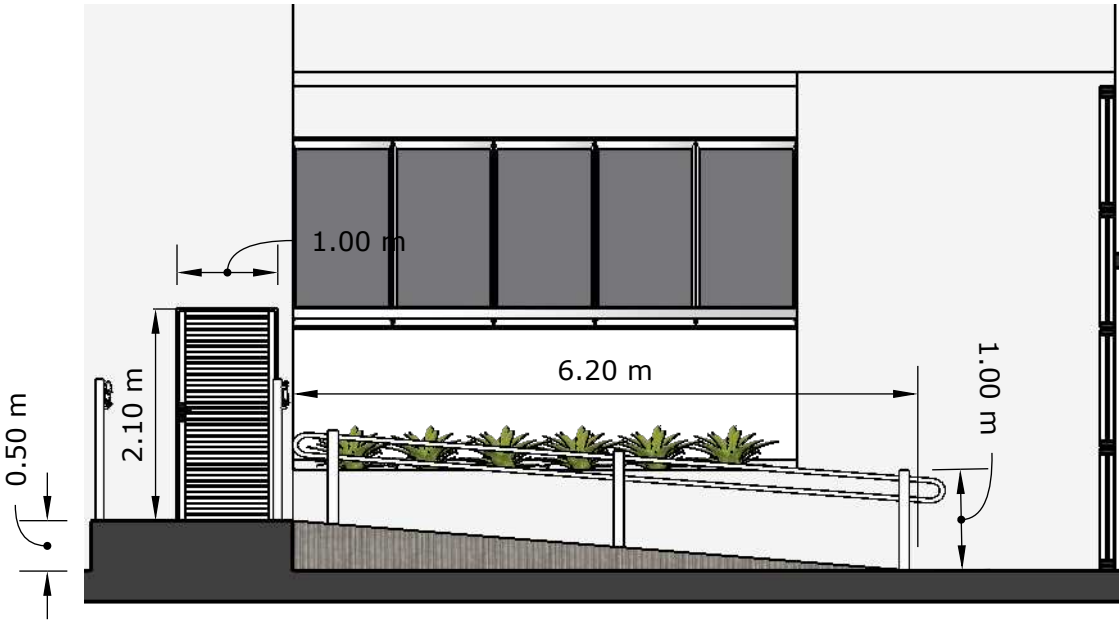

CORTE 02

ESCALA: 1/75

CLIENTE: PARQUE TECNOLÓGICO VANDA KARINA SIMIE BOLÇONE		 FOLHA: 01
ENDEREÇO: RUA JOAQUIM RODRIGUES Nº 1085 - DISTRITO DO PARQUE CEP: 15092-607 - SÃO JOSÉ DO RIO PRETO - SP		
TÍTULO: PROJETO ARQUITETÔNICO		ESCALA: 1:75
ARQ. RESPONSÁVEL: MILTON FARIA DE ASSIS		DATA: OUTUBRO 2025