


PLANTA BAIXA - SITUAÇÃO PRETENDIDA
Escala 1:125

DETALHES

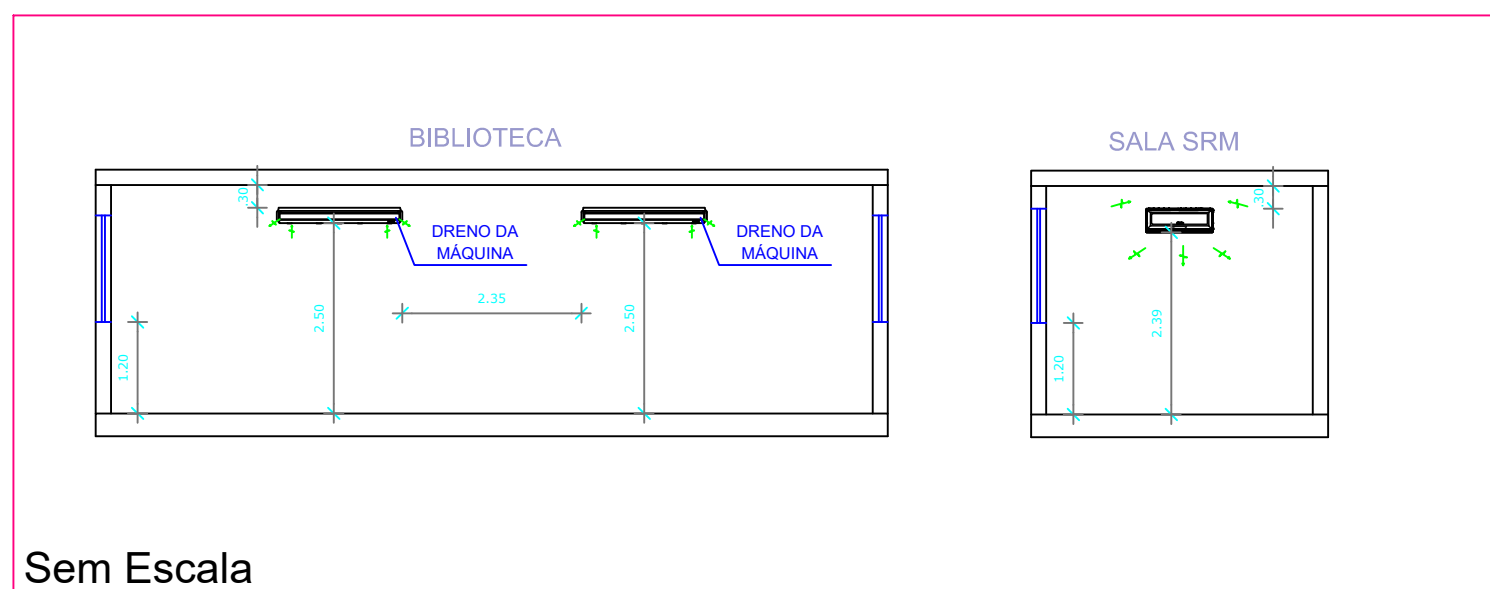

Sem Escala

NOTAS

1. ANTES DO INÍCIO DA OBRA, A EMPRESA RESPONSÁVEL PELA EXECUÇÃO DEVERÁ REALIZAR UM LEVANTAMENTO NO LOCAL, VERIFICANDO AS INFORMAÇÕES APRESENTADAS NO PROJETO E INTERFERÊNCIAS NA OBRA. QUALQUER ALTERAÇÃO QUE SE FAÇA NECESSÁRIO NA EXECUÇÃO DA OBRA O PROJETISTA DA CONTRATE DEVERÁ SER COMUNICADO ANTES DA EXECUÇÃO DO SERVIÇO, E A INSTALADORA DEVERÁ ENTREGAR AS-BUILT NO TÉRMINO DA OBRA;
2. DIMENSÕES EM MILÍMETRO, EXCETO QUANDO INDICADO DE OUTRA FORMA;
3. TODOS OS FUROS PARA PASSAGEM DE DUTOS, TUBULAÇÕES E / OU ELETRODUTOS, DEVERÃO SER VEDADOS VEDADOS APÓS A INSTALAÇÃO DOS MESMOS;
4. CONFERIR MEDIDAS NO LOCAL;
5. PROJETO DESENVOLVIDO SEGUNDO ORIENTAÇÕES DA ABNT 16401-1/2/3, NBR5410 E ANVISA RE 9;
6. EFETUAR AS DEVIDAS ADEQUAÇÕES E RECOMPOSIÇÕES DE ALVENARIA/FORRO: (FURROS, CONSTRUÇÃO PAREDES, ETC.);
7. O INSTALADOR DEVERÁ VERIFICAR A TENSÃO ELÉTRICA DO LOCAL ANTES DA COMPRA DOS EQUIPAMENTOS.
8. AS TUBULAÇÕES DEVERÃO SER ISOLADAS TERMICAMENTE COM BORRACHA ELASTOMÉRICA E PROTEÇÃO MECÂNICA EM CALHA DE ALUMÍNIO LISO 0,8 MM, ONDE EXPOSTAS AO TEMPO.
9. ATENTAR PARA OS PONTOS DE CAPTAÇÃO DE DRENAGEM DE CONDENSADO P/ CADA EVAPORADORA NO LOCAL DE SUA INSTALAÇÃO COM DIÂMETRO DE 3/4";
10. O DRENO DO AR CONDICIONADO DEVE SER ISOLADO TERMICAMENTE COM BORRACHA ELASTOMÉRICA.
11. TODAS AS ABERTURAS REALIZADAS PARA PASSAGEM DE TUBULAÇÃO DEVERÃO SER VEDADAS COM FIRE STOP-FIRE STOP;
12. A SUPORTAÇÃO DAS TUBULAÇÕES DE COBRE DEVERÁ SER REALIZADA COM ELETROCALHA LISA E BARRA ROS-SCADA PRESOS NA LAJE.
13. AS TUBULAÇÕES DEVERÃO SER ARMAZENADAS COM TAMPORES NAS EXTREMIDADES E DURANTE A INSTALAÇÃO E DEVERÃO SER MANTIDAS FECHADAS PARA EVITAR ENTRADA DE POEIRA E UMIDADE.
14. DEVERÃO SER RESPEITADAS DURANTE A INSTALAÇÃO DE START UP TODAS AS RECOMENDAÇÕES DO FABRICANTE, QUANTO A PRESSURIZAÇÃO, VÁCUO E GARGA DE GÁS.
15. AS SOLDAS DA TUBULAÇÃO DE COBRE DEVERÃO SER REALIZADAS COM INJEÇÃO DE NITROGÊNIO NA LINHA.
16. AS SOLDAS DA TUBULAÇÃO DE COBRE DEVERÃO SER REALIZADAS COM INJEÇÃO DE NITROGÊNIO NA LINHA.

LEGENDA

-
- Tubulação de baixa pressão
-
- Tubulação de alta pressão
-
- Dreno Ø25
-
- Descida



PREFEITURA MUNICIPAL DA ESTÂNCIA TURÍSTICA DE TREMEMBÉ

38.870

REFORMA E MANUTENÇÃO DE PRÉDIO ESCOLAR
EMEF JERONIMO DE SOUZA FILHO

LOCAL

RUA DR. MIGUEL VIEIRA FERREIRA, N° 315, PARQUE VERA CRUZ,
TREMEMBÉ, SP.

ASSUNTO: PROJETO DE AR CONDICIONADO

FOLHA:

AR COND 01/01

DATA:

ABRIL/2025

ESCALA:

INDICADA

DESENHO:

R00

CLEMENTE ANTONIO DE LIMA NETO
PROJETO FUNDAÇÃOALEXANDRE MARCUS ALVES DOS SANTOS
ENGENHEIRO ELETRICISTA
CREA/SP 50020903