




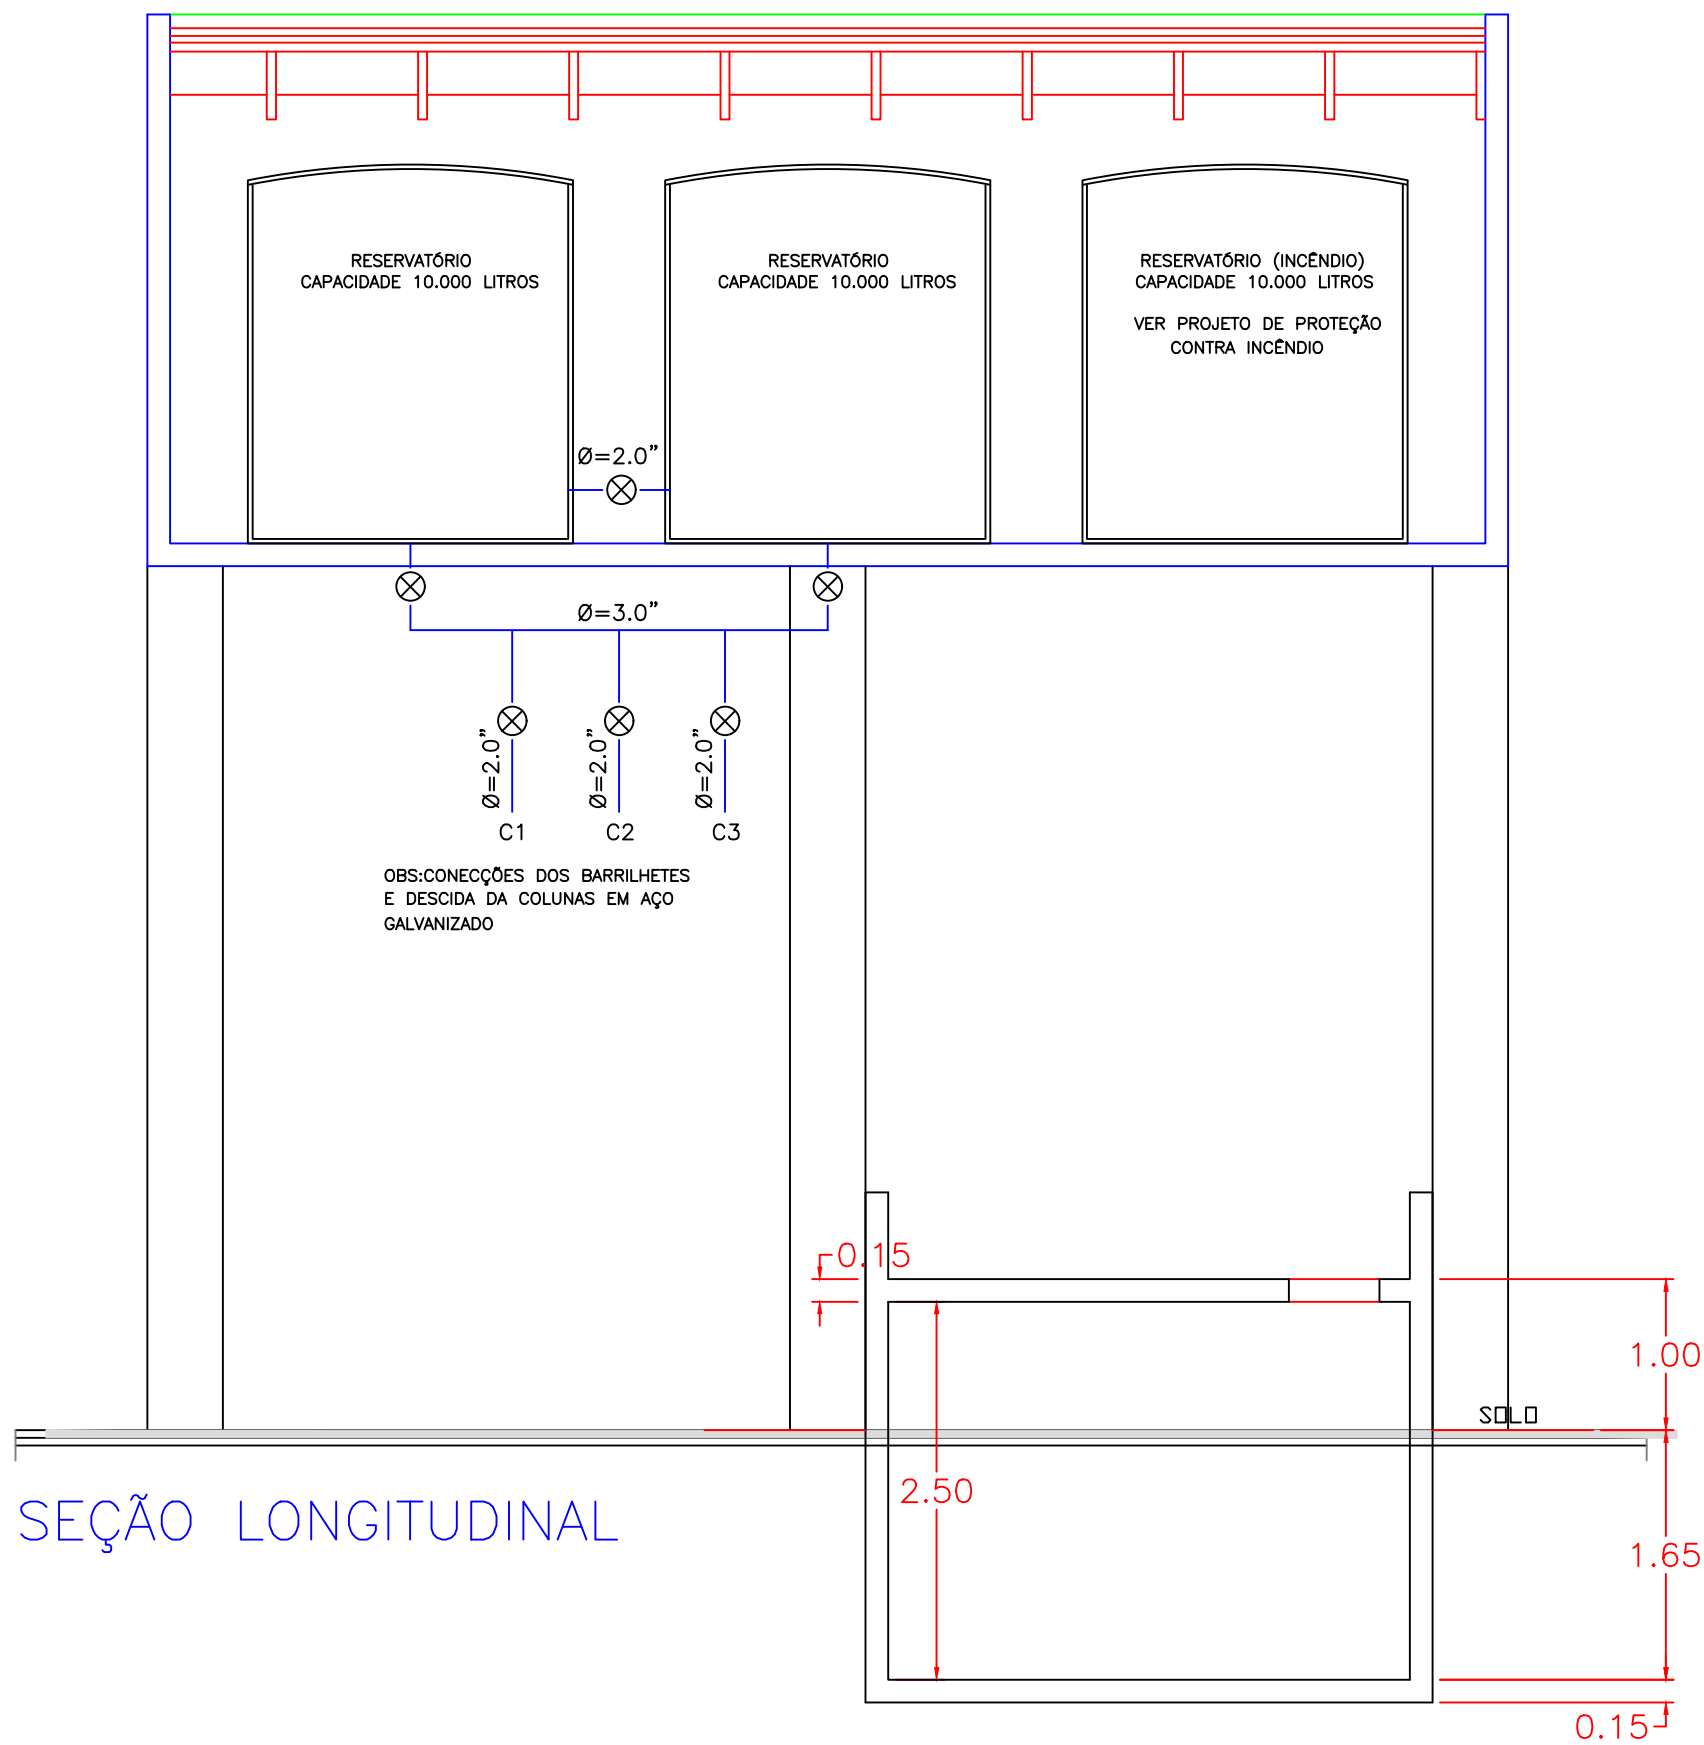

SEÇÃO LONGITUDINAL

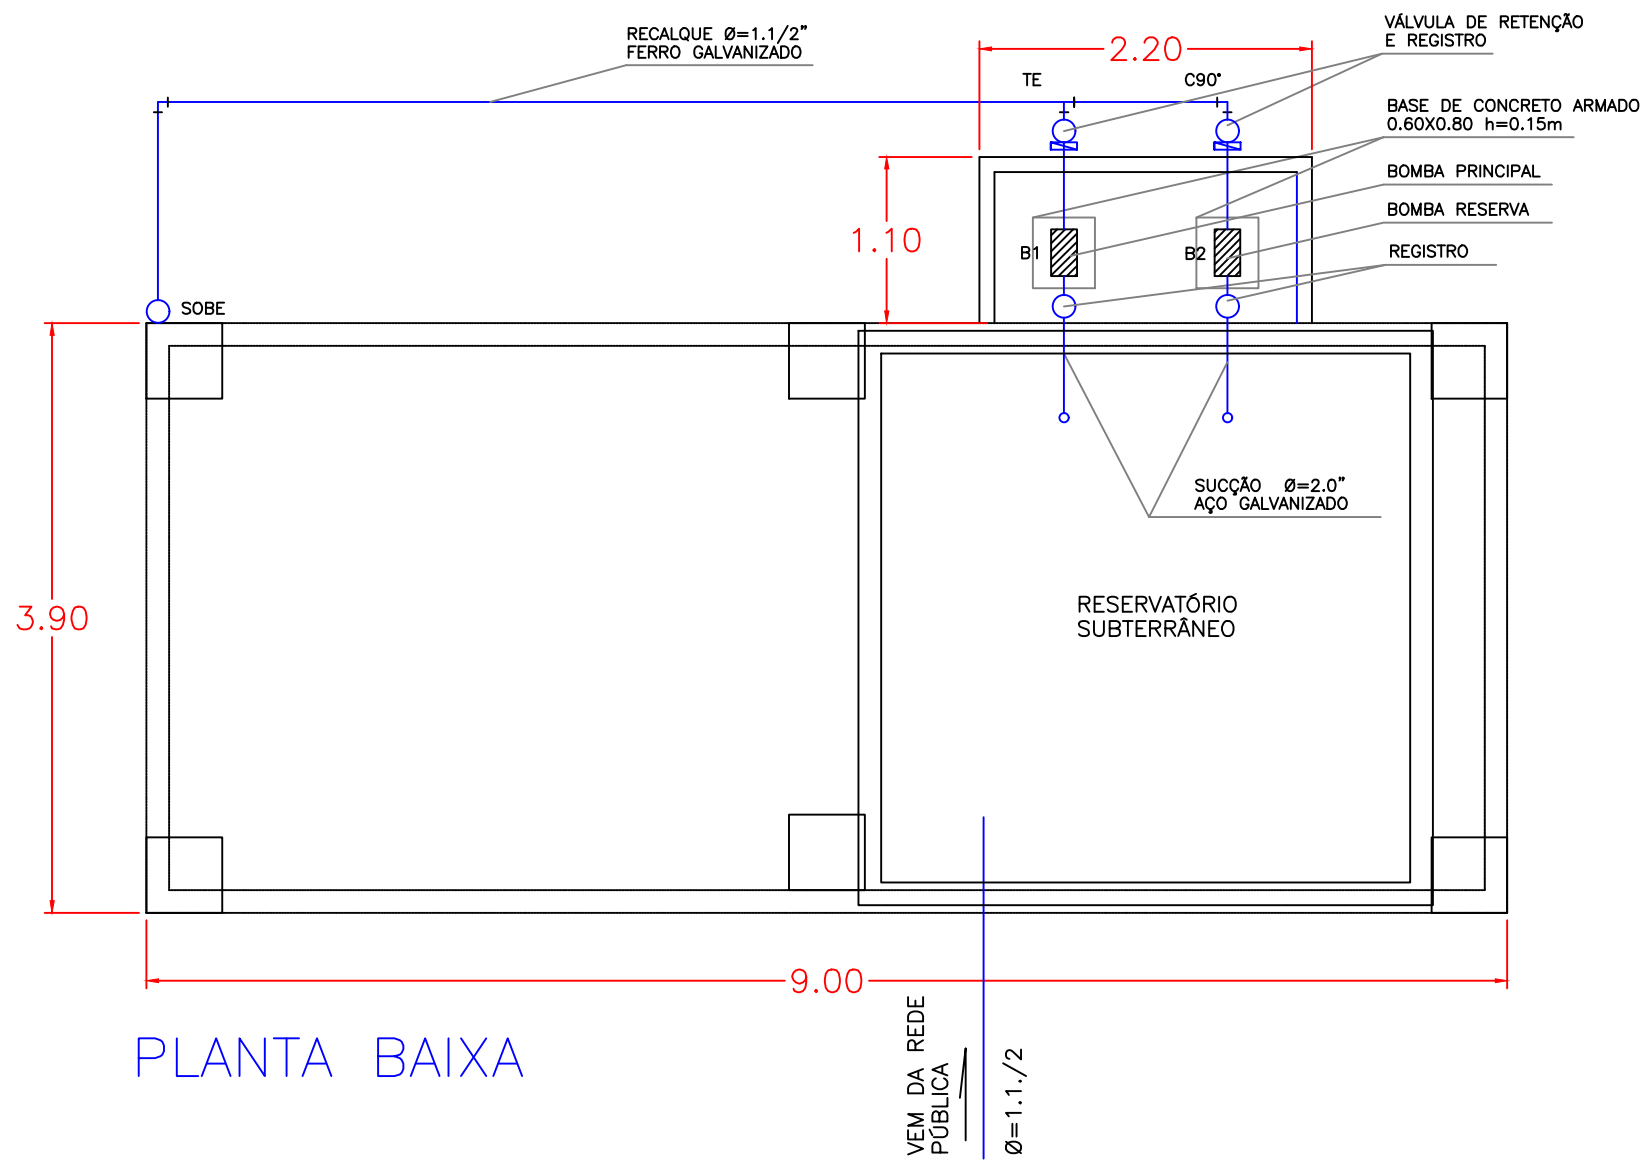

PLANTA BAIXA

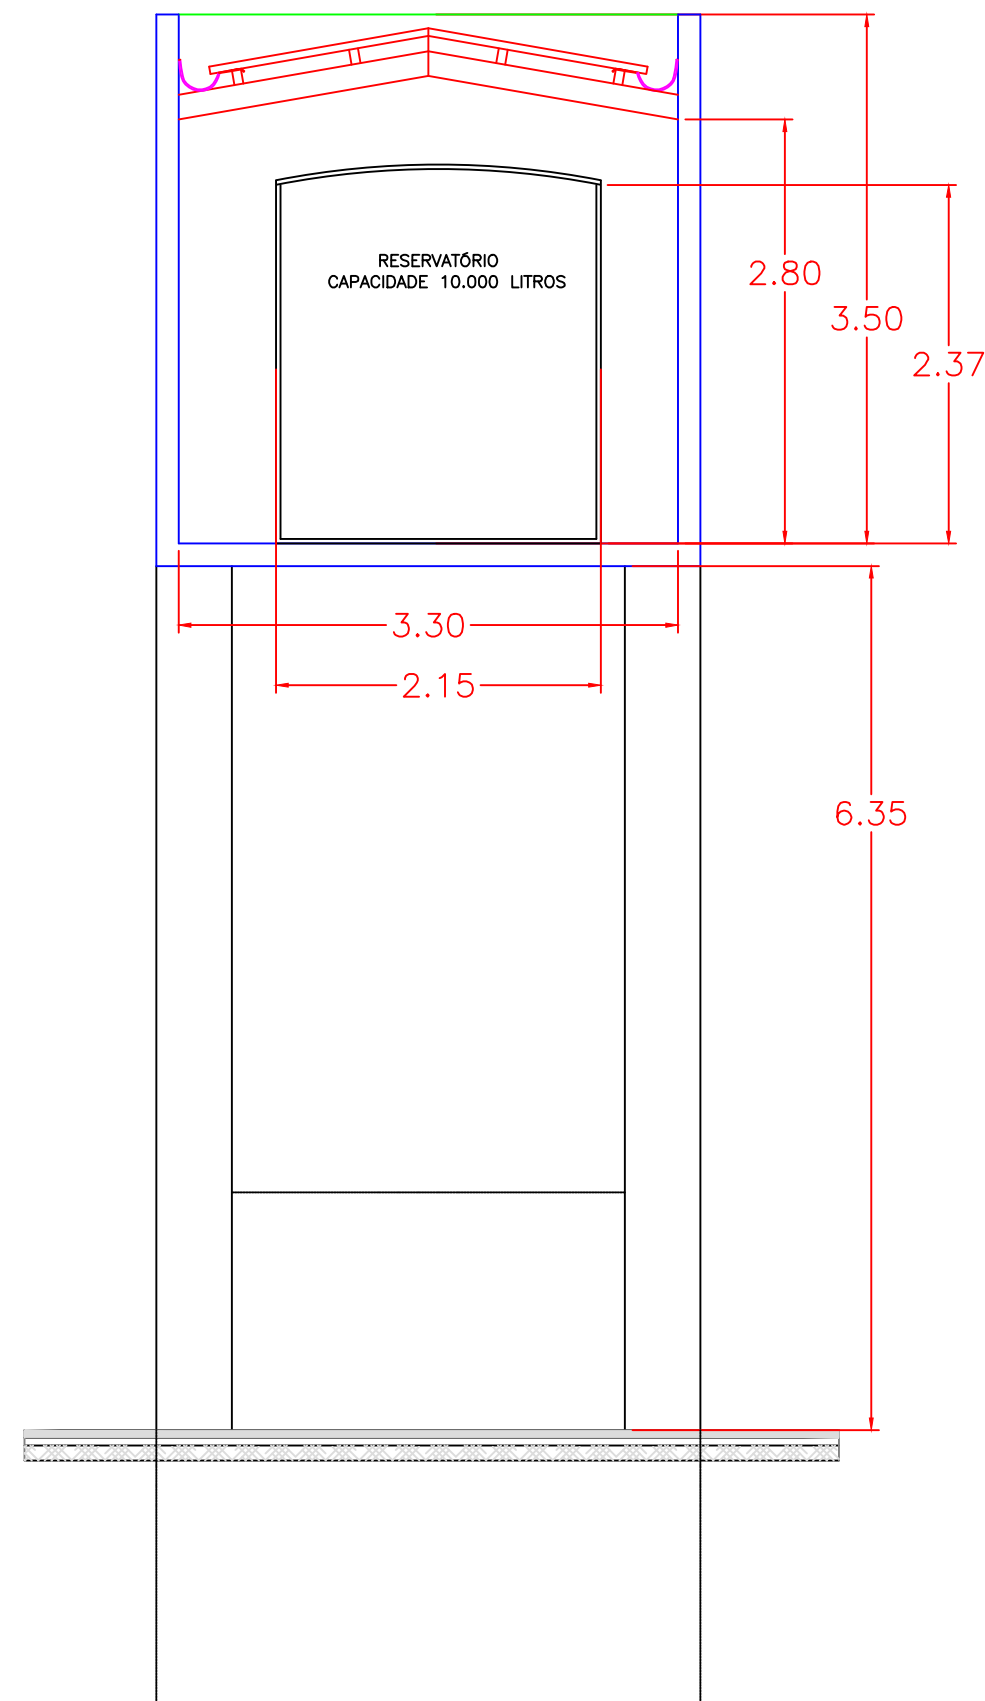

SEÇÃO TRANSVERSAL

PREFEITURA MUNICIPAL DE SÃO JOSÉ DOS CAMPOS SECRETARIA DE OBRAS E HABITAÇÃO			
Título/Assunto PROJETO EXECUTIVO PARA IMPLANTAÇÃO DE UMA CRECHE PLANTA, CORTE E DETALHES			PROJETO CAIXA D`AGUA
Local Rua Simão Ferreira da Mata - Campo dos Alemães - São José dos Campos - SP			
Levantamento Caderneta		Processo/Expediente	Folha ÚNICA
Projeto Eng. Resp. Norberto Luis Vieira Lima		Arquivocad HCXAG_CrecheCA_FL01.dwg	Arquivo
Escala 1 : 50	Data 20/03/2003	Desenho José Antonio	
Secretária de Obras e Habitação ENGª Maria Rita de Cássia Singulano CREA 0605012855/SP		Diretor de Obras Públicas ENGº Mauro Manoel Pinto CREA 060151693-2/SP	