


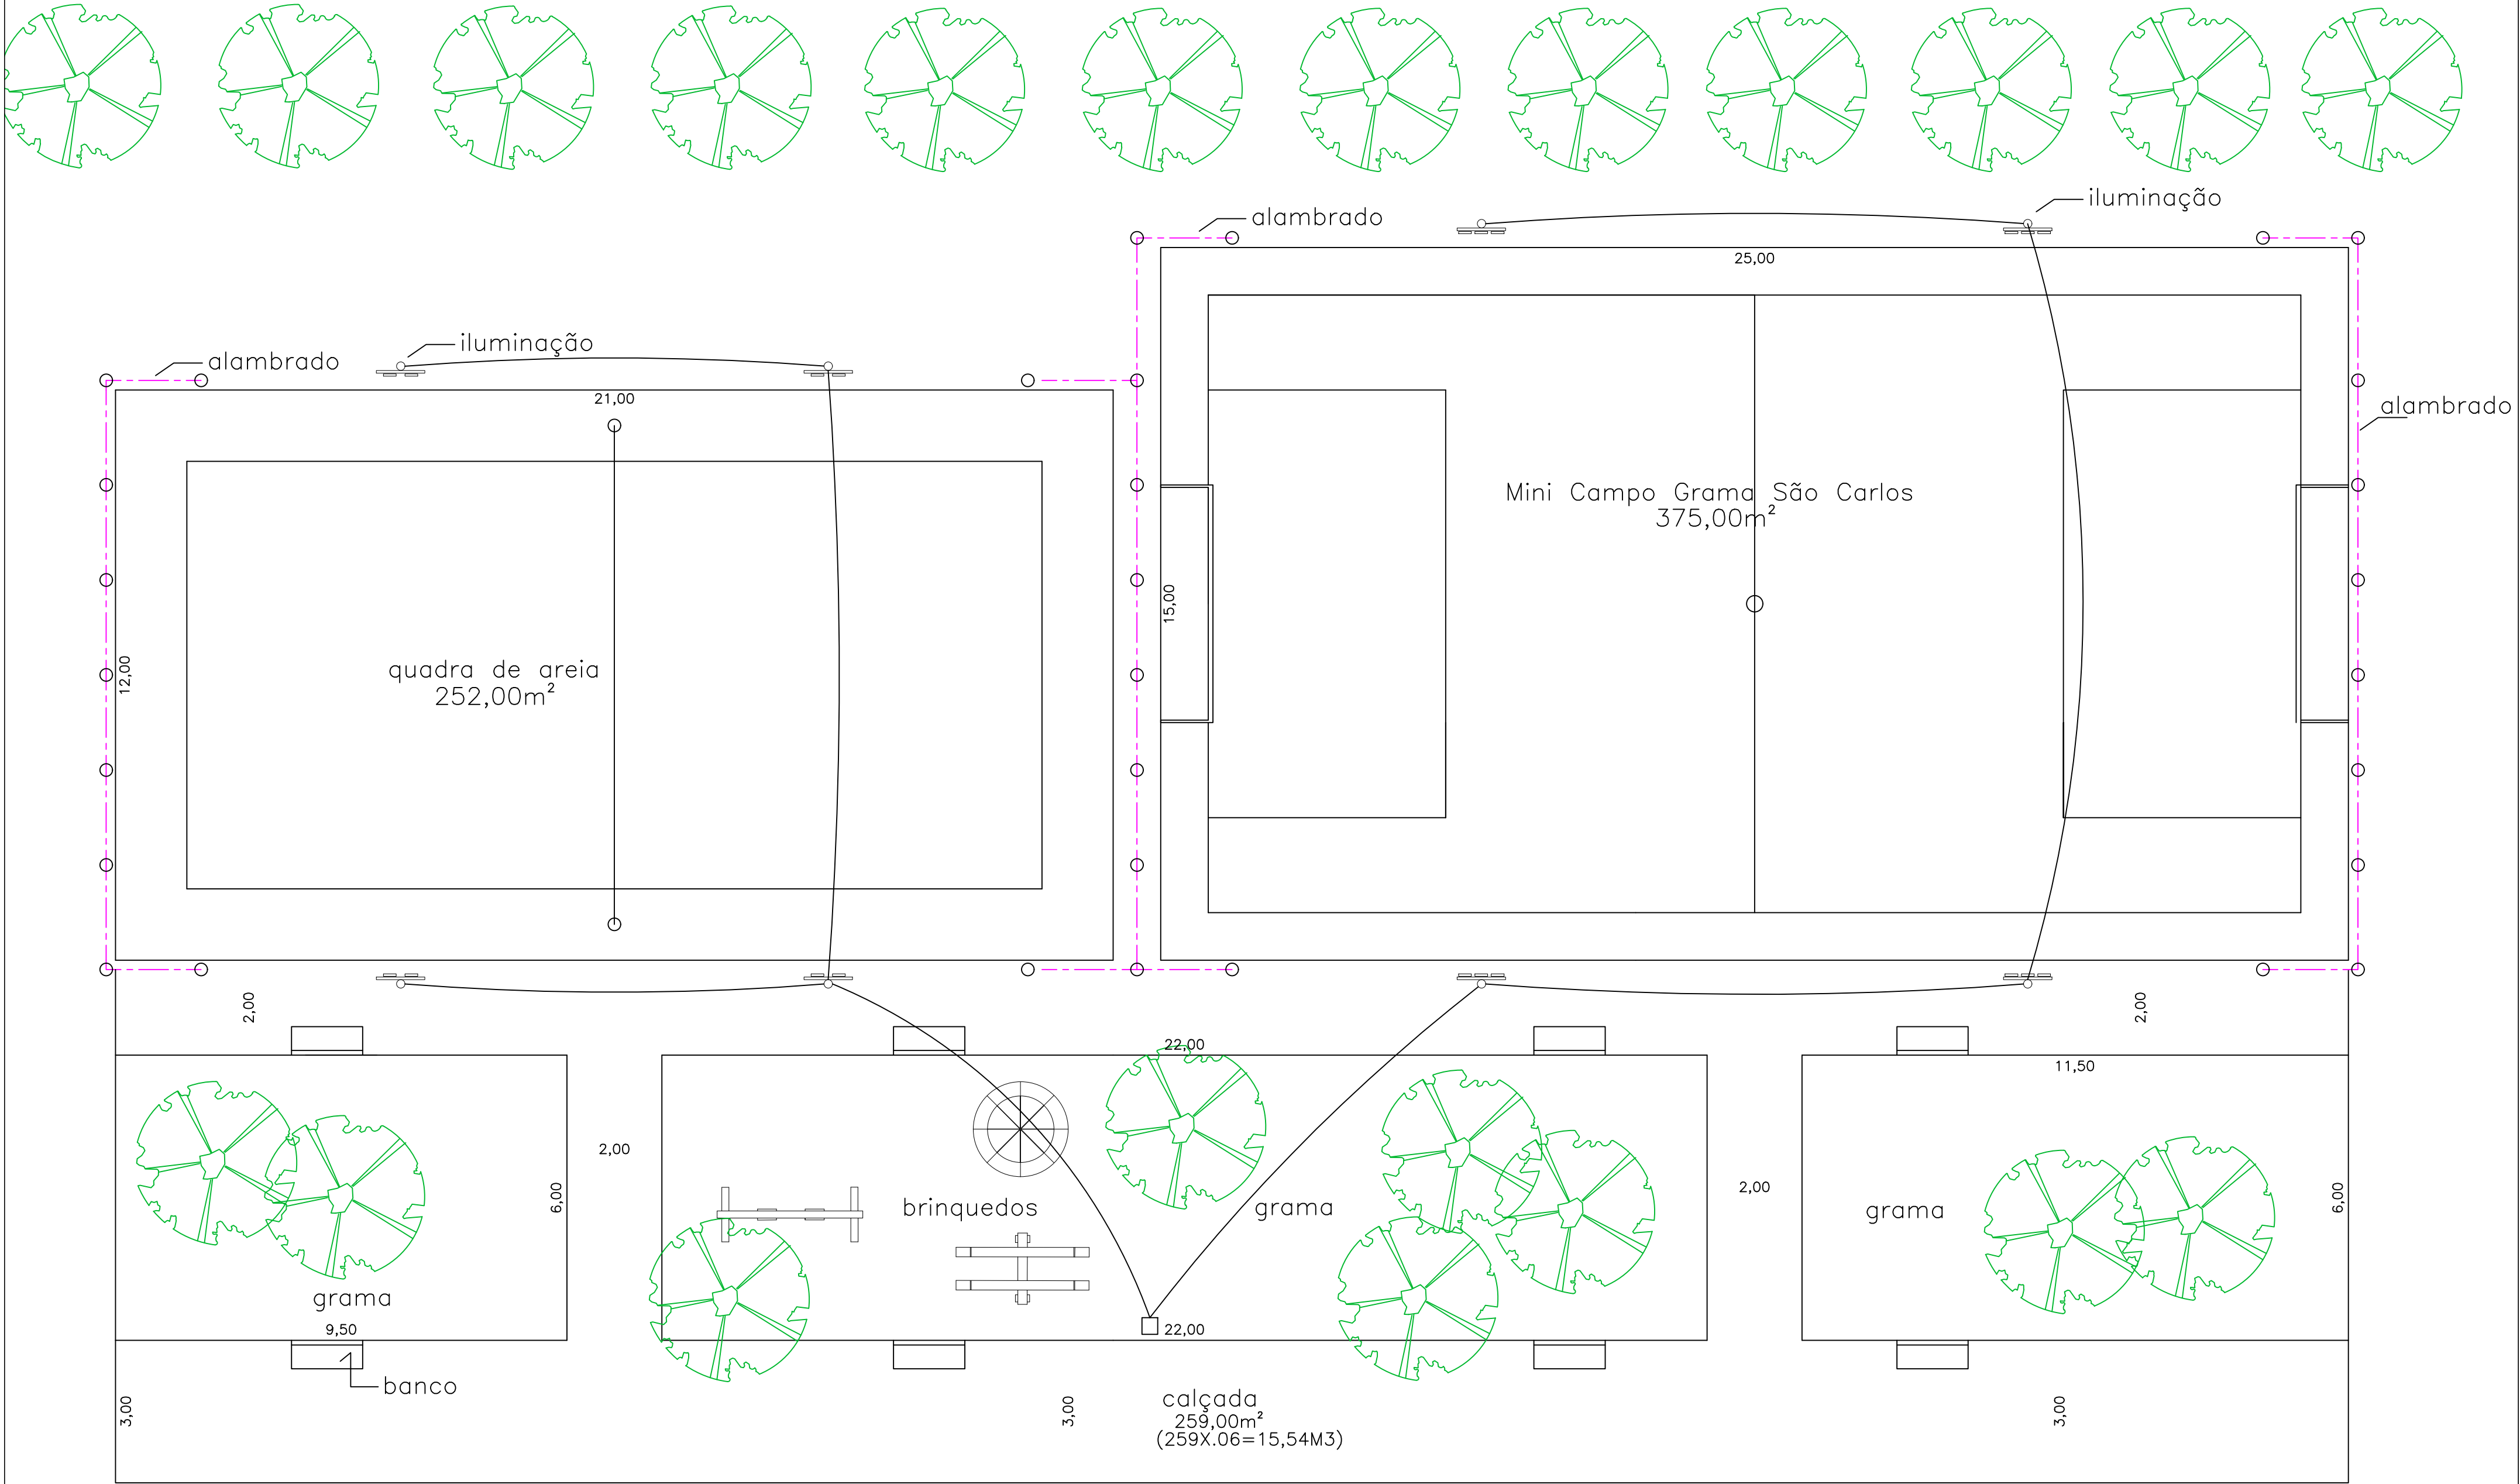

PLANTA BAIXA

ESCALA 1:100

 PREFEITURA MUNICIPAL DE PRADÓPOLIS ESTADO DE SÃO PAULO CNPJ 48.664.296/0001-71 Rua Tiradentes, 956 - Centro - CEP 14850-000 - PRADÓPOLIS-S.P. FONE: (16) 3961-9900 / FAX: (16) 3961-9909 - pmpradopolis@yahoo.com.br		
OBJETO: CONSTRUÇÃO DE QUADRAS DE AREIA E GRAMA NO BAIRRO NOVA PRADÓPOLIS		
PROJETO: PLANTA BAIXA -		
RESPONSÁVEL TÉCNICO: Anderson Odair Rossi Arquiteto e Urbanista CAU A32756-5 Diretor de Planejamento, Obras, San. e Defesa	TOMADOR: Silvio Martins Prefeito Municipal	FOLHA 1/5