



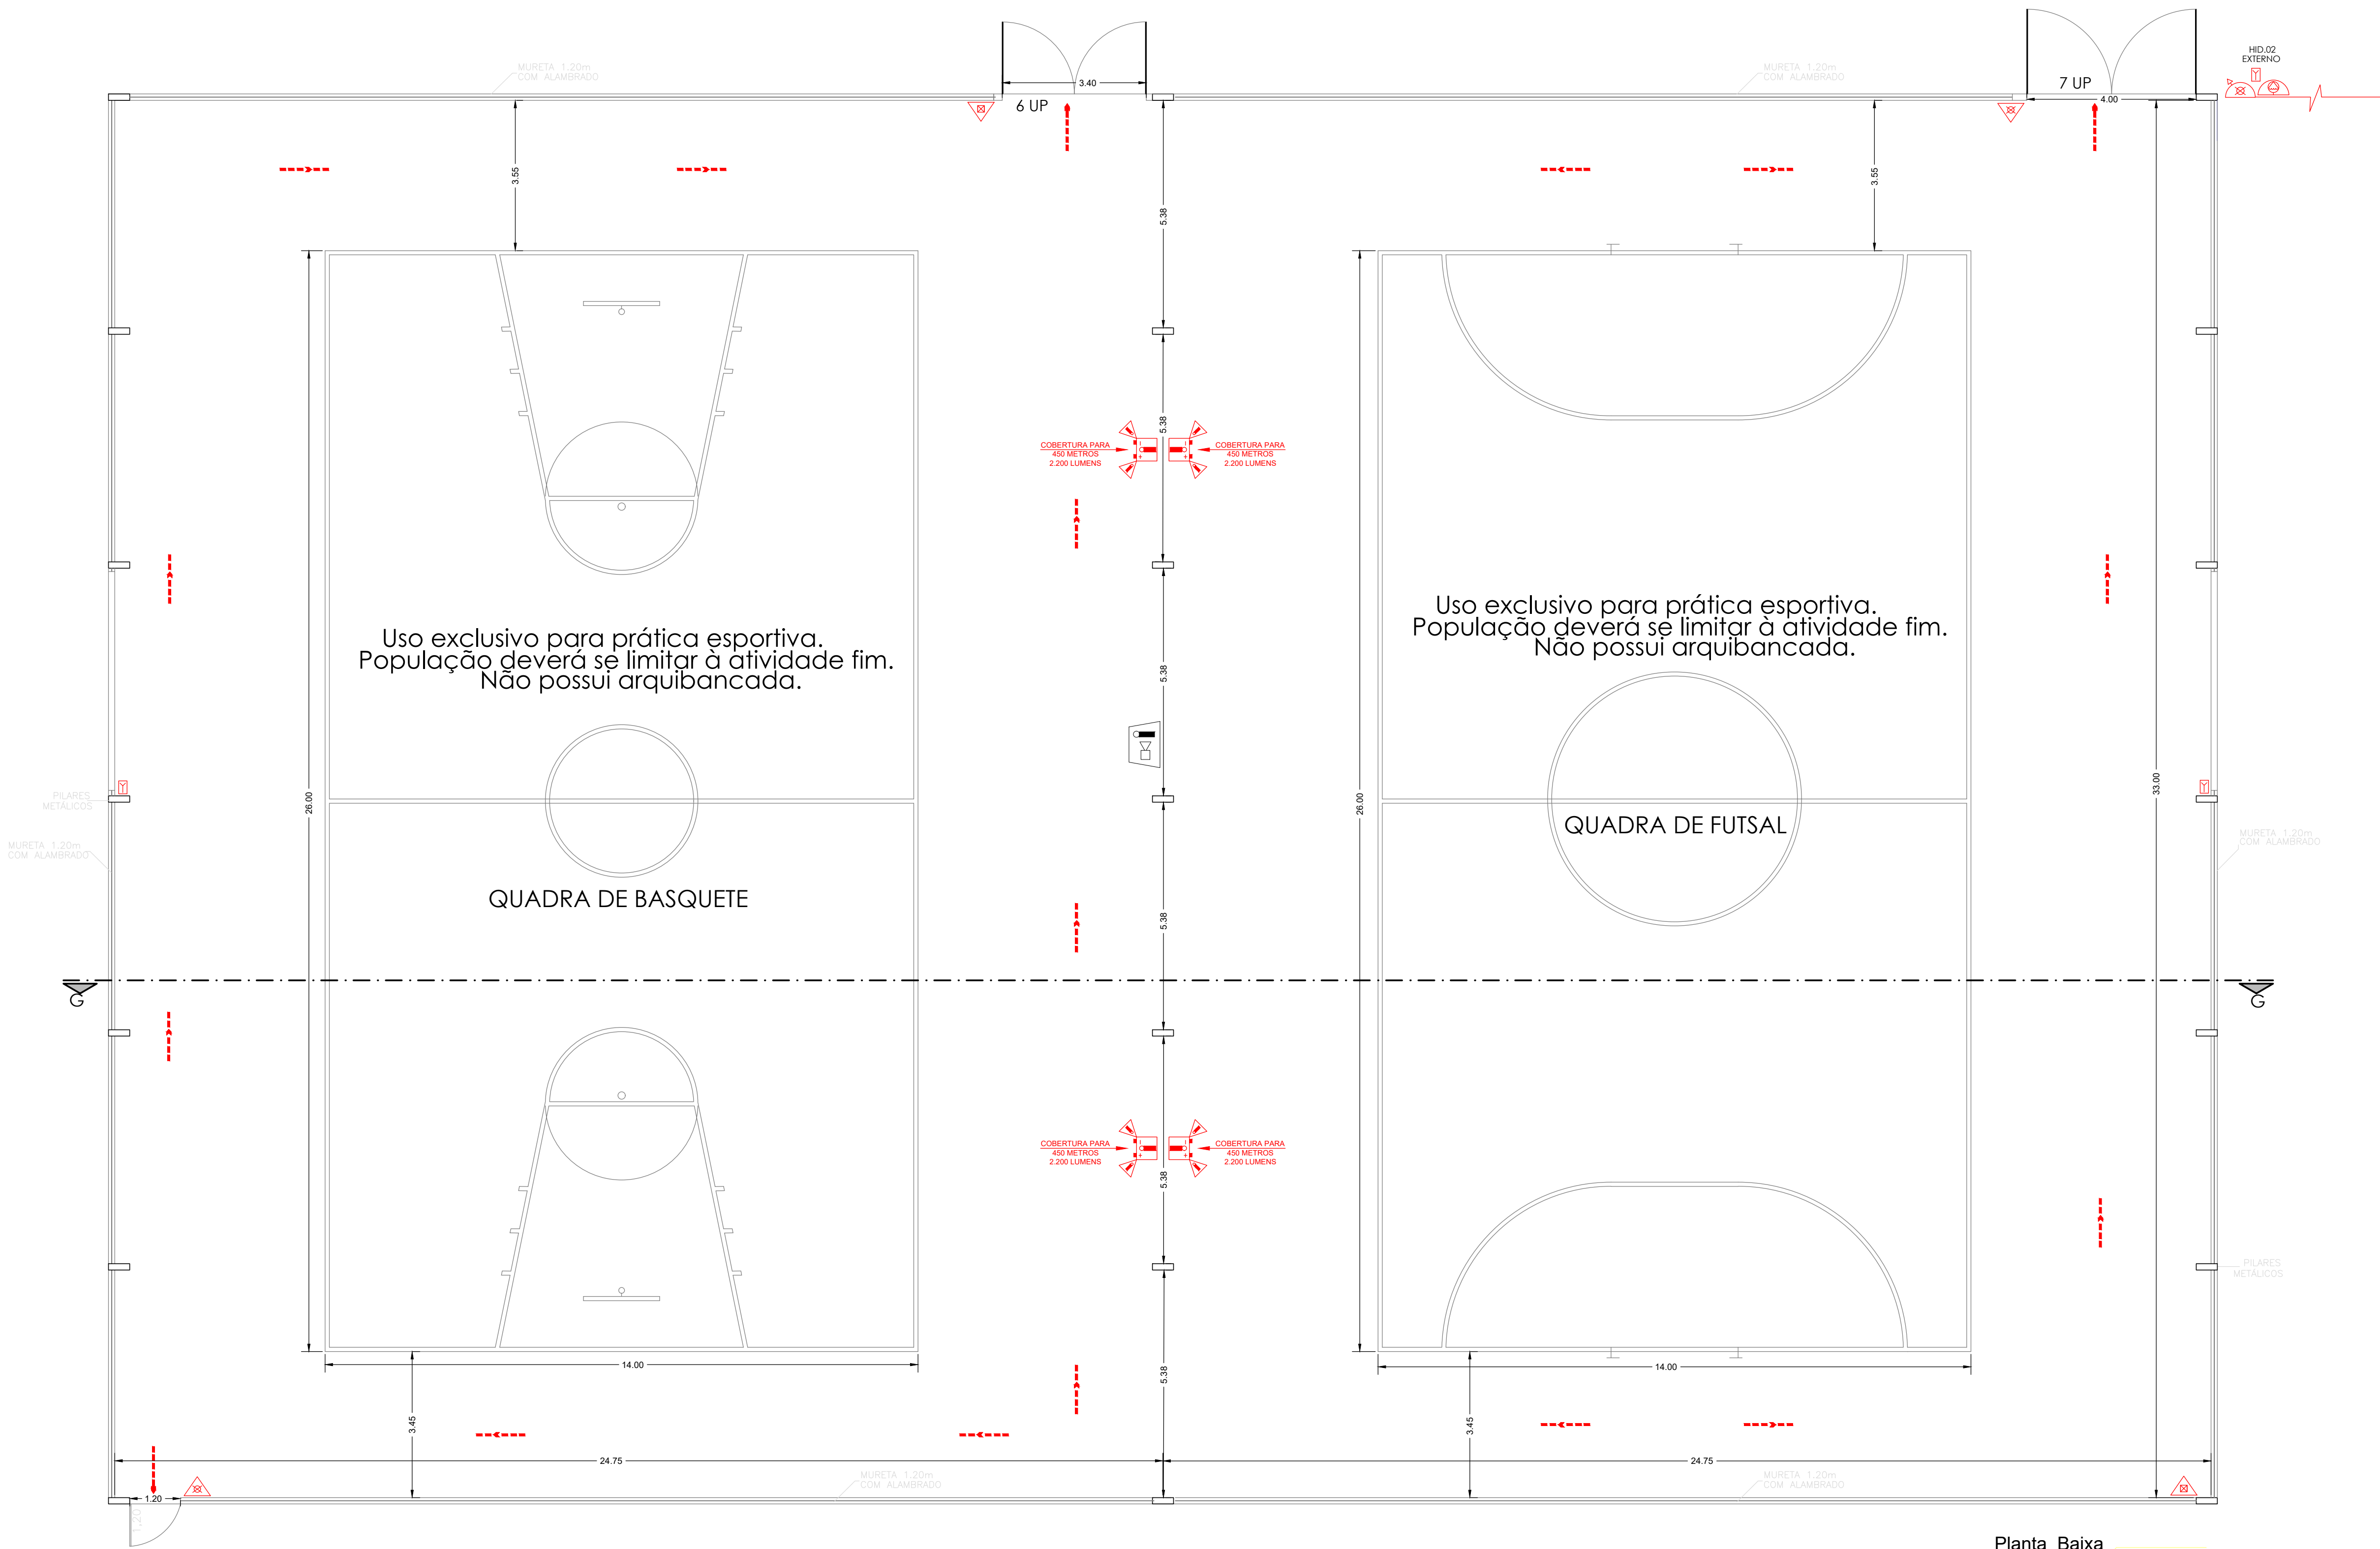

LEGENDA DO SISTEMA DE SEGURANÇA	
EXTINTORES	ACIONADOR DE BOMBA DE INCÊNDIO (BOTOEIRA TIPO LIGA DESLIGA)
	HIDRANTE SIMPLES
	BOMBA DE INCÊNDIO
	REGISTRO DE RECALQUE COM VÁLVULA DE RETENÇÃO
	ACIONADOR DO ALARME DE EMERGÊNCIA
	CARGA DE PÓ 20 - B-C
	CARGA D'ÁGUA 2 - A
	CARGA CO2 S - C
	CARGA DE PÓ ABC 20 - B-C
	RESERVA DE INCÊNDIO
	PONTO DE ILUMINAÇÃO DE EMERGÊNCIA
	PONTO ILUMINAÇÃO EMERGÊNCIA TIPO ACLARAMENTO
	ILUMINAÇÃO EMERGÊNCIA TIPO CILIBRIM C/ 2 PROJETOR
	SIRENE DO ALARME DE EMERGÊNCIA
	AVISADOR SONORO E VISUAL TIPO SIRENE
ROTAS DE FUGA	BATERIA DO SISTEMA DE ALARME DE EMERGÊNCIA
	CENTRAL DO ALARME DE EMERGÊNCIA
	DETECTOR DE FUMAÇA PONTUAL
	ACESSO PARA VIATURA DO CORPO DE BOMBEIROS
	CENTRAL PREDIAL DE GLP
	É EXPRESSAMENTE PROIBIDO O USO DE FOGO OU DE QUAISQUER INSTRUMENTOS QUE PRODUZAM FAÍSCAS
	BARRA ANTI-PÂNICO
	CHAVE ELÉTRICA PRINCIPAL
	TUBULACAO DESCE
	TUBULACAO SOBE

Planta Baixa
Quadras cobertas Escala 1:100

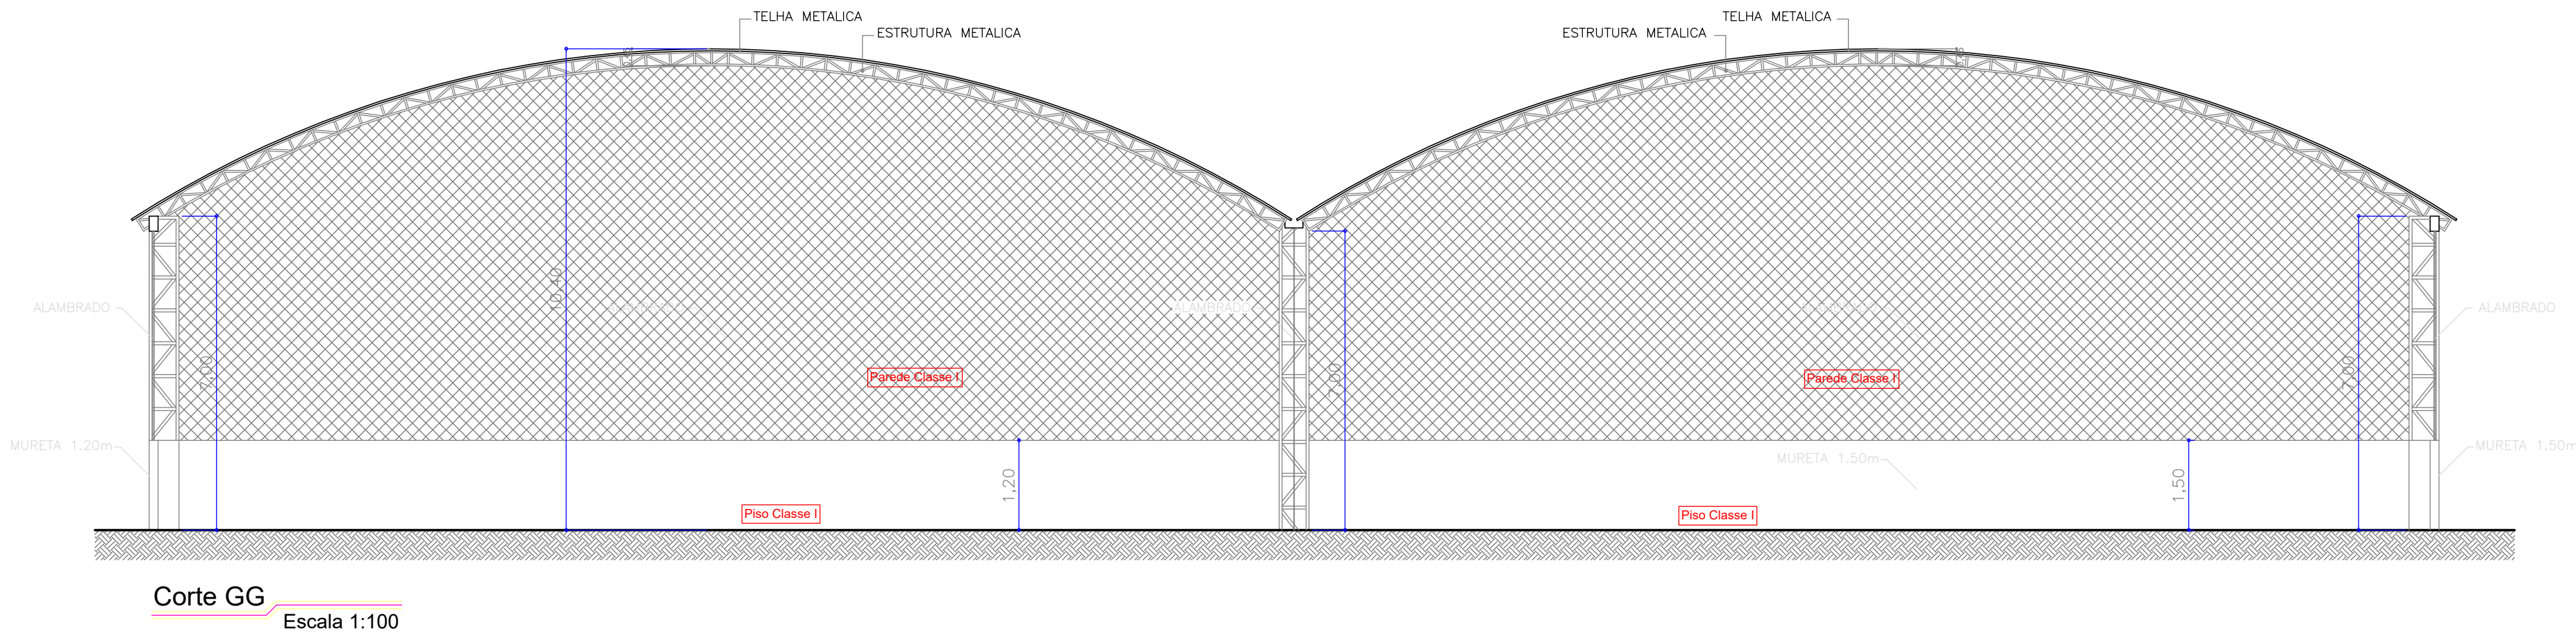

Proprietário e ou Responsável pelo uso
PREFEITURA MUNICIPAL DE GUARIBA

Resp. Técnico Crea: 5060714531
DANIELA DO CARMO MELO PINHEIRO

PROJETO DOS SISTEMAS DE PREVENÇÃO E COMBATE A INCÊNDIO
PLANTA BAIXA, CORTES E DETALHES

03/04



OCUPAÇÃO: CENTRO POLIESPORTIVO
LOCAL: RUA JOAQUIM CARLOS DE MATTOS, 1141 - JD. BOA VISTA - GUARIBA - SP
PROPRIETÁRIO: PREFEITURA MUNICIPAL DE GUARIBA
RESP. PELO USO: PREFEITURA MUNICIPAL DE GUARIBA
RESP. TÉCNICO: DANIELA DO CARMO MELO PINHEIRO RRT: 2620241336972 ESCALA: INDICADAS
ÁREA DO TERRENO: 34.507,34 m² ÁREA CONSTRUÍDA: 3.995,07 m² DATA: OUT. / 2024